




18 PLANTA BAIXA
ESCALA 1/100

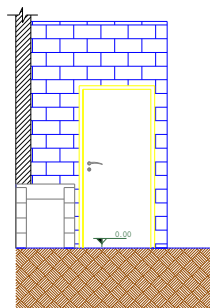


19 FACHADA FRONTAL
ESCALA 1/100

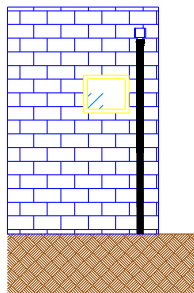


20 FACHADA POSTERIOR
ESCALA 1/100

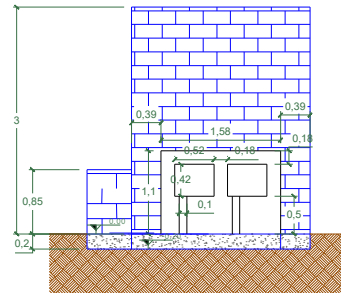


21 FACHADA LATERAL
ESCALA 1/100

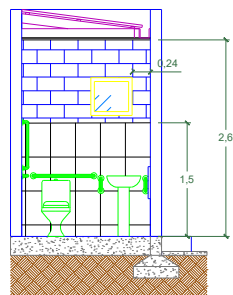


22 CORTE E-E
ESCALA 1/100

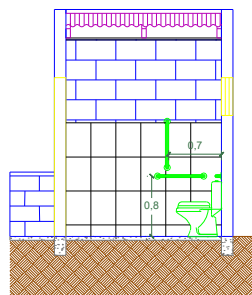


23 CORTE F-F
ESCALA 1/100

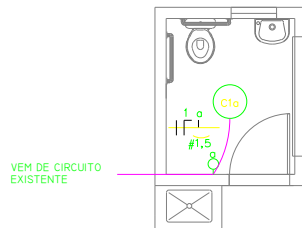




24 PLANTA PROJ. ELÉTRICO
ESCALA 1/100

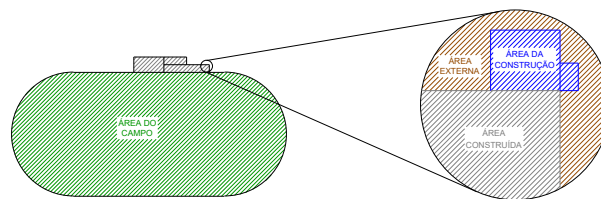


25 PLANTA DE SITUAÇÃO
ESCALA 1/500

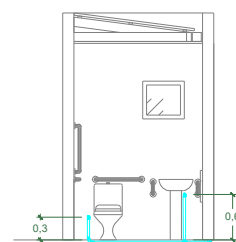

26 PLANTAS HIDRÁULICO
ESCALA 1/100

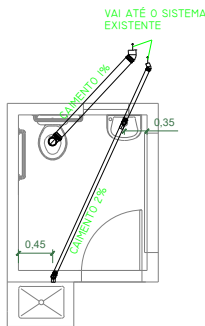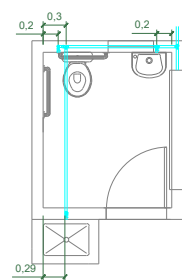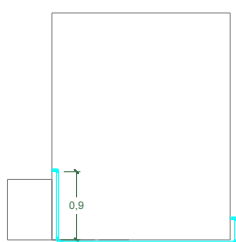

27 PLANTAS SANITÁRIO
ESCALA 1/100

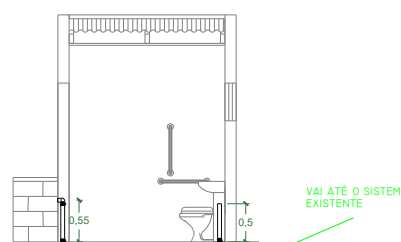

ESPECIFICAÇÕES			
	PAREDES E PILARES PREEXISTENTES		
	PAREDES À CONSTRUIR		
	CONCRETO		
	SOLO		
	PLAFON SOBREPOSTO A LAJE OU FORRO, CIRCUITO INDICADO		
	INTERRUPTOR I TECLA, 10A.		
	ELETRODUTO DE ENERGIA, EMBUTIDO NA LAJE OU PAREDE		
	FASE, NEUTRO, RETORNO E TERRA, RESPECTIVAMENTE.		
REVESTIMENTO		ESQUADRIAS	
	PISO: I-PISO CERÂMICO	PORTAS: PI- 0.80x2.10	TIPO: ABRIR MATERIAL: ALUMÍNIO
	PAREDE: I-REVESTIMENTO CERÂMICO ATÉ 1,5M DE ALTURA 2-PINTURA DE 1,5M ATÉ 2,6M	JANELAS: JI- 0.6x0.5	ABRIR VIDRO E ALUMÍNIO
			TETO: I-FORRO EM PVC
OBSERVAÇÕES / ANÁLISE			
PROJETO DE BANHEIRO COMPLETO			
DESCRIÇÃO DA PRANCHA PLANTA BAIXA, LOCALIZAÇÃO, CORTES, FACHADAS, HIDROSSANITÁRIO E ELÉTRICO			
ENDEREÇO: LINHA PONTE DE PEDRAS			
PROPRIETÁRIA: PREFEITURA DE CAIBI			
RESP. TÉC. ENGENHARIA CIVIL: BRUNO BUGS CREA-SC: 220158-3			
ASSINATURA			PRANCHA 05/05
			ESCALA PLOTAGEM 1/100
			ESCALA DESENHO INDICADA
			DATA EMISSÃO 13/04/2026