



10 VISTA EXTERNA SANITÁRIO

ESCALA 1/100

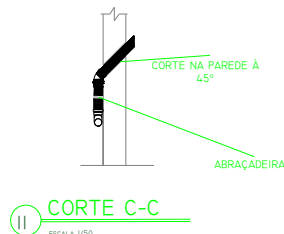


11 CORTE C-C

ESCALA 1/50

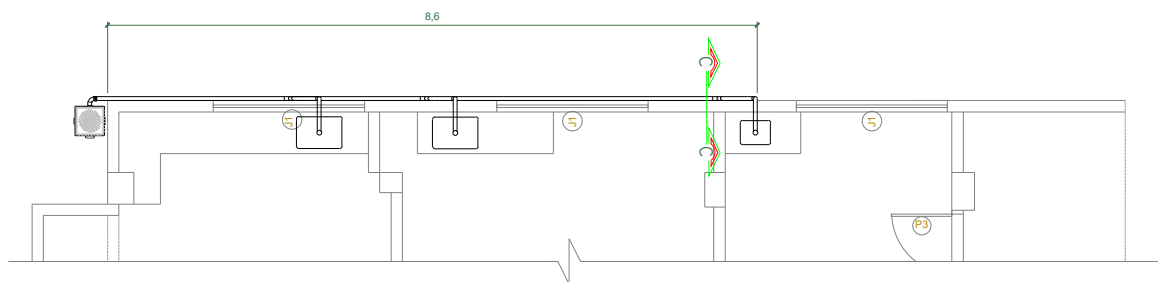


12 PLANTA BAIXA SANITÁRIO

ESCALA 1/100

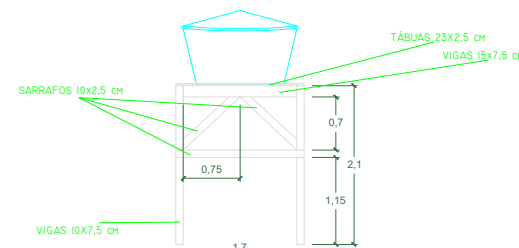


13 SUPORTE P/ CAIXA D'ÁGUA

ESCALA 1/100

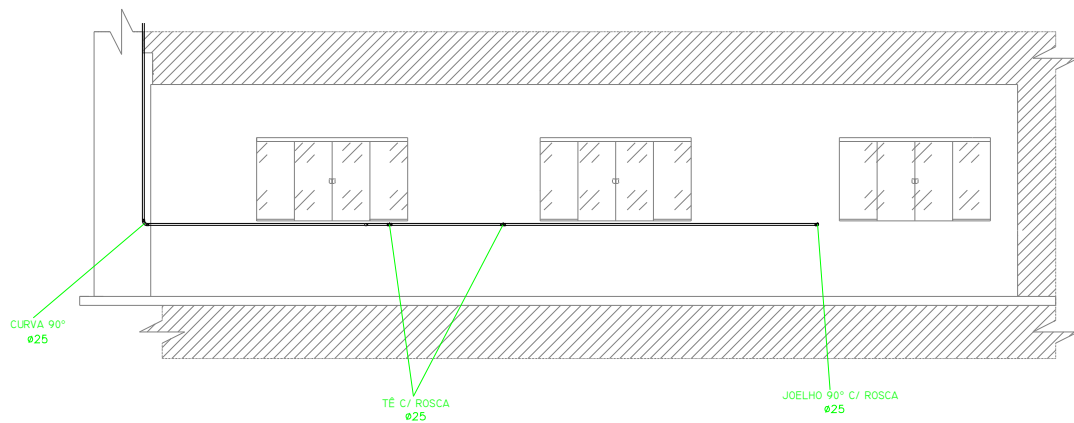


14 VISTA EXTERNA SANITÁRIO

ESCALA 1/100

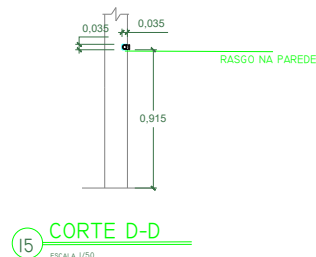


15 CORTE D-D

ESCALA 1/50

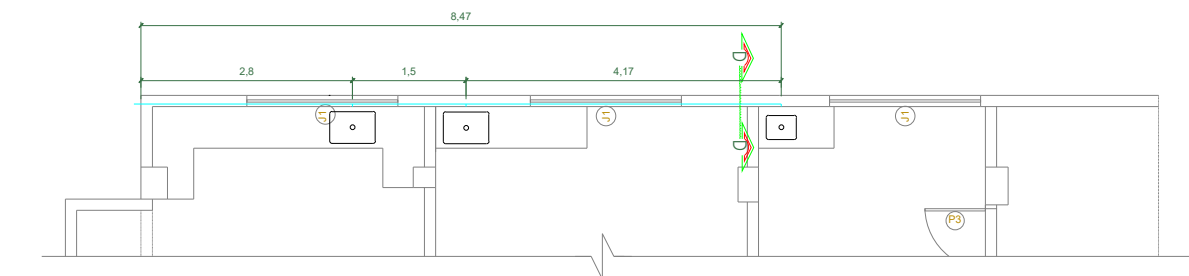

16 PLANTA BAIXA SANITÁRIO

ESCALA 1/100

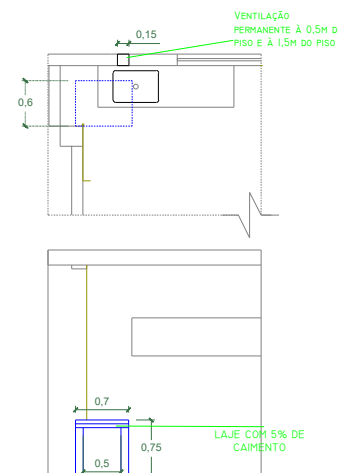

17 CABINE DE GÁS

ESCALA 1/100

ESPECIFICAÇÕES

OBSERVAÇÕES / ANÁLISE

PROJETO HIDROSSANITÁRIO

DESCRIÇÃO DA PRANCHA
HIDROSSANITÁRIO E GÁS

ENDEREÇO: LINHA PONTE DE PEDRAS

PROPRIETÁRIA: PREFEITURA DE CAIBI

RESP. TÉCN. ENGENHARIA CIVIL: BRUNO BUGS CREA-SC: 220158-3

ASSINATURA

PRANCHA
03/05

ESCALA PLOTAGEM 1/100

ESCALA DESENHO INDICADA

DATA EMISSÃO 13/04/2026