



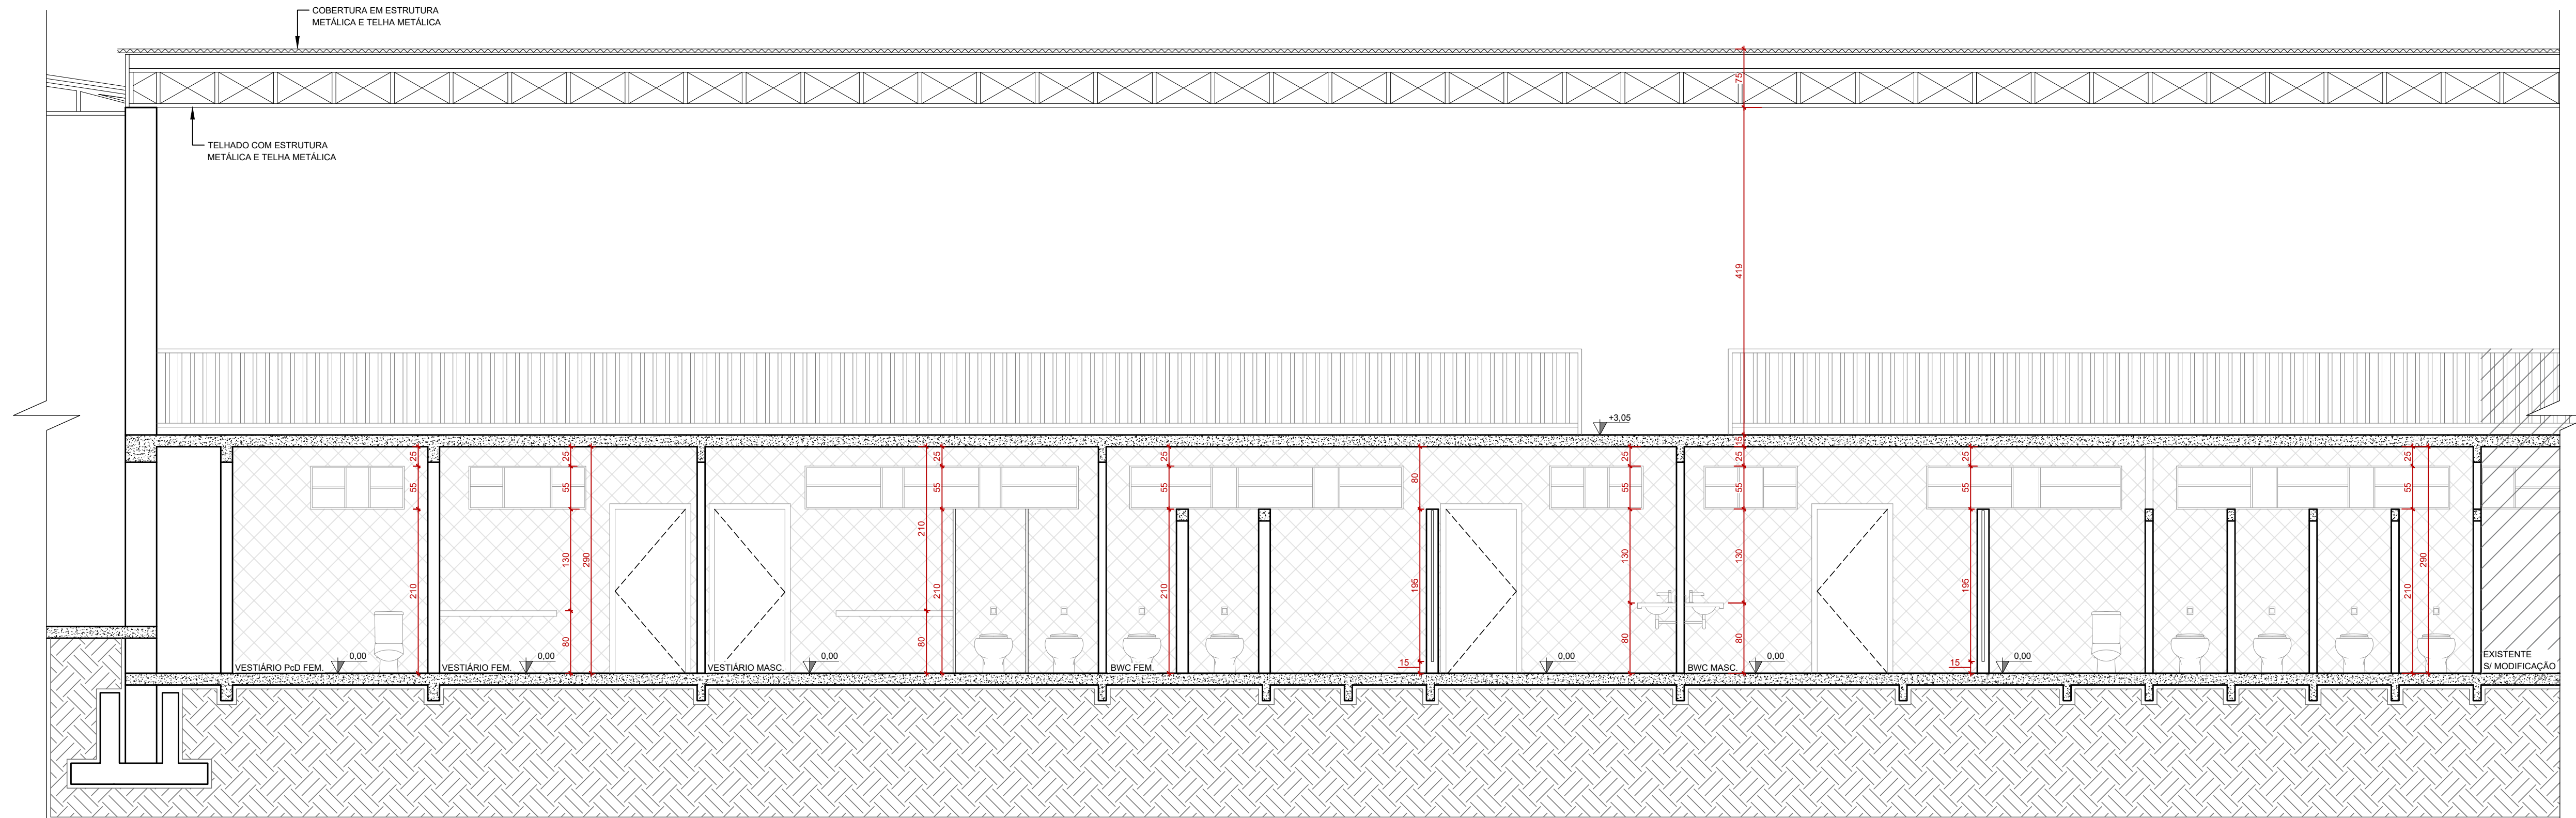

CORTE A-A
ESCALA: 1:50

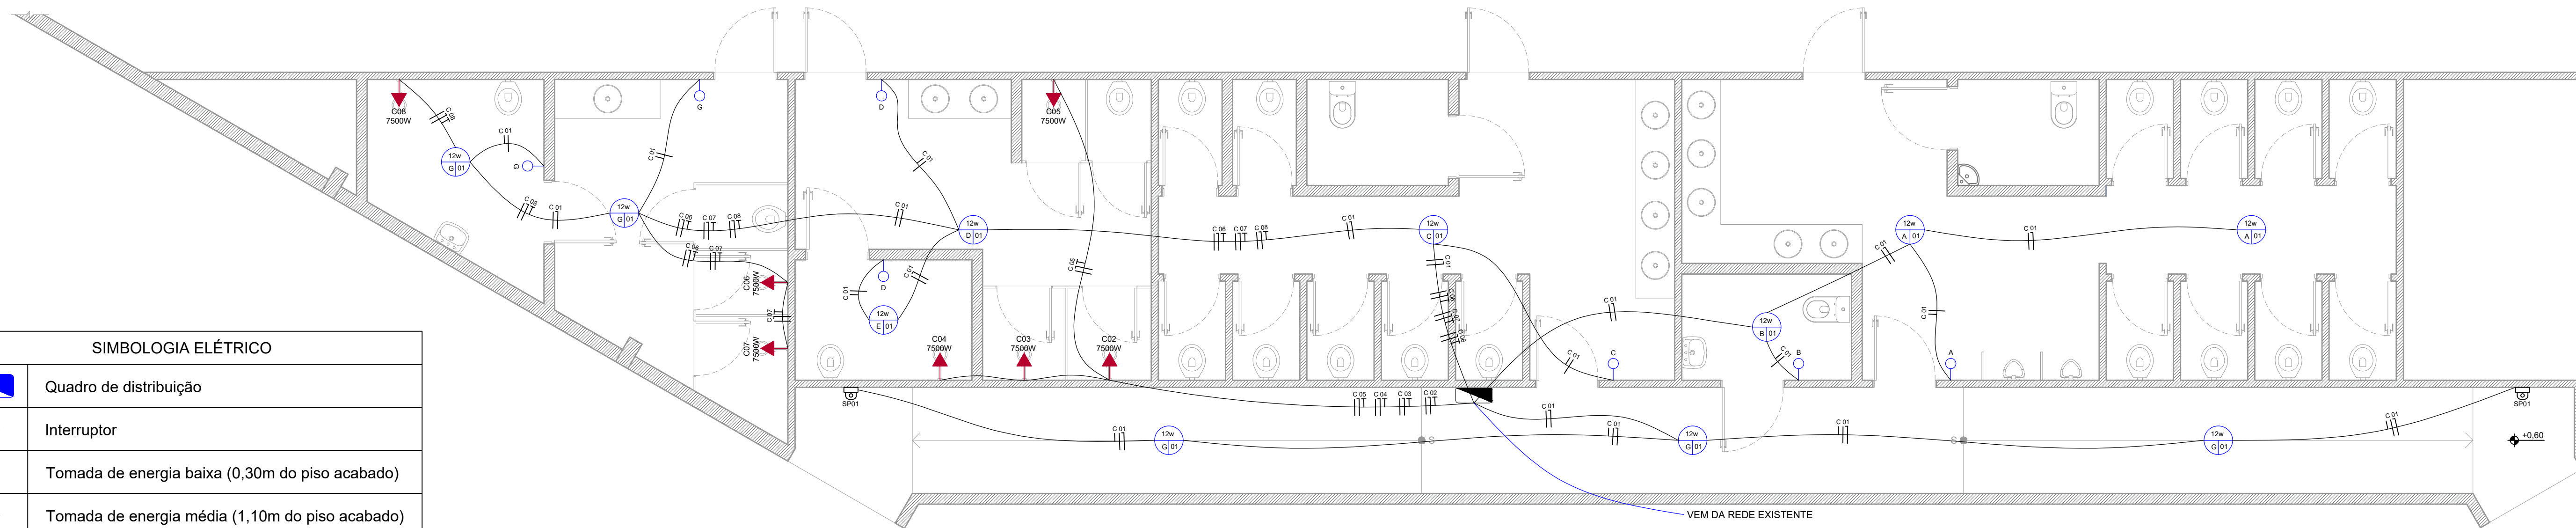

SIMBOLOGIA ELÉTRICO	
	Quadro de distribuição
	Interruptor
	Tomada de energia baixa (0,30m do piso acabado)
	Tomada de energia média (1,10m do piso acabado)
	Tomada de energia alta (2,00m do piso acabado)
	Tomada de energia alta (2,20m do piso acabado)
	Lâmpada LED 12w
	Sensor de presença

PLANTA BAIXA - ELÉTRICO
ESCALA: 1:50

				MUNICÍPIO DE FRAIBURGO	
				DIREITOS AUTORAIS RESERVADOS	
				ALTERAÇÕES DO PROJETO SOMENTE PODERÃO SER EFETUADAS MEDIANTE AUTORIZAÇÃO DO PROJETISTA	
TÍTULO				PRANCHA	
REFERÊNCIA				06/08	
REFORMA - BANHEIROS PARQUE DA MAÇÃ					
PROPRIETÁRIO				ASSINATURA	
MUNICÍPIO DE FRAIBURGO					
RESPONSÁVEL TÉCNICO				ASSINATURA	
Gabriel Dal'Maso Decesaro					
ENGENHEIRO CIVIL					
CREA/SC 14835-6					
DESENHO	ESCALA	LOTE	BAIRRO		
Sabrina Solonynska	Indicada	01	Liberata		
ÁREA TOTAL	DATA	QUADRA			
169,60 m²	Fevereiro/2025	295			