




1 PLANTA BAIXA
Escala: 1:50

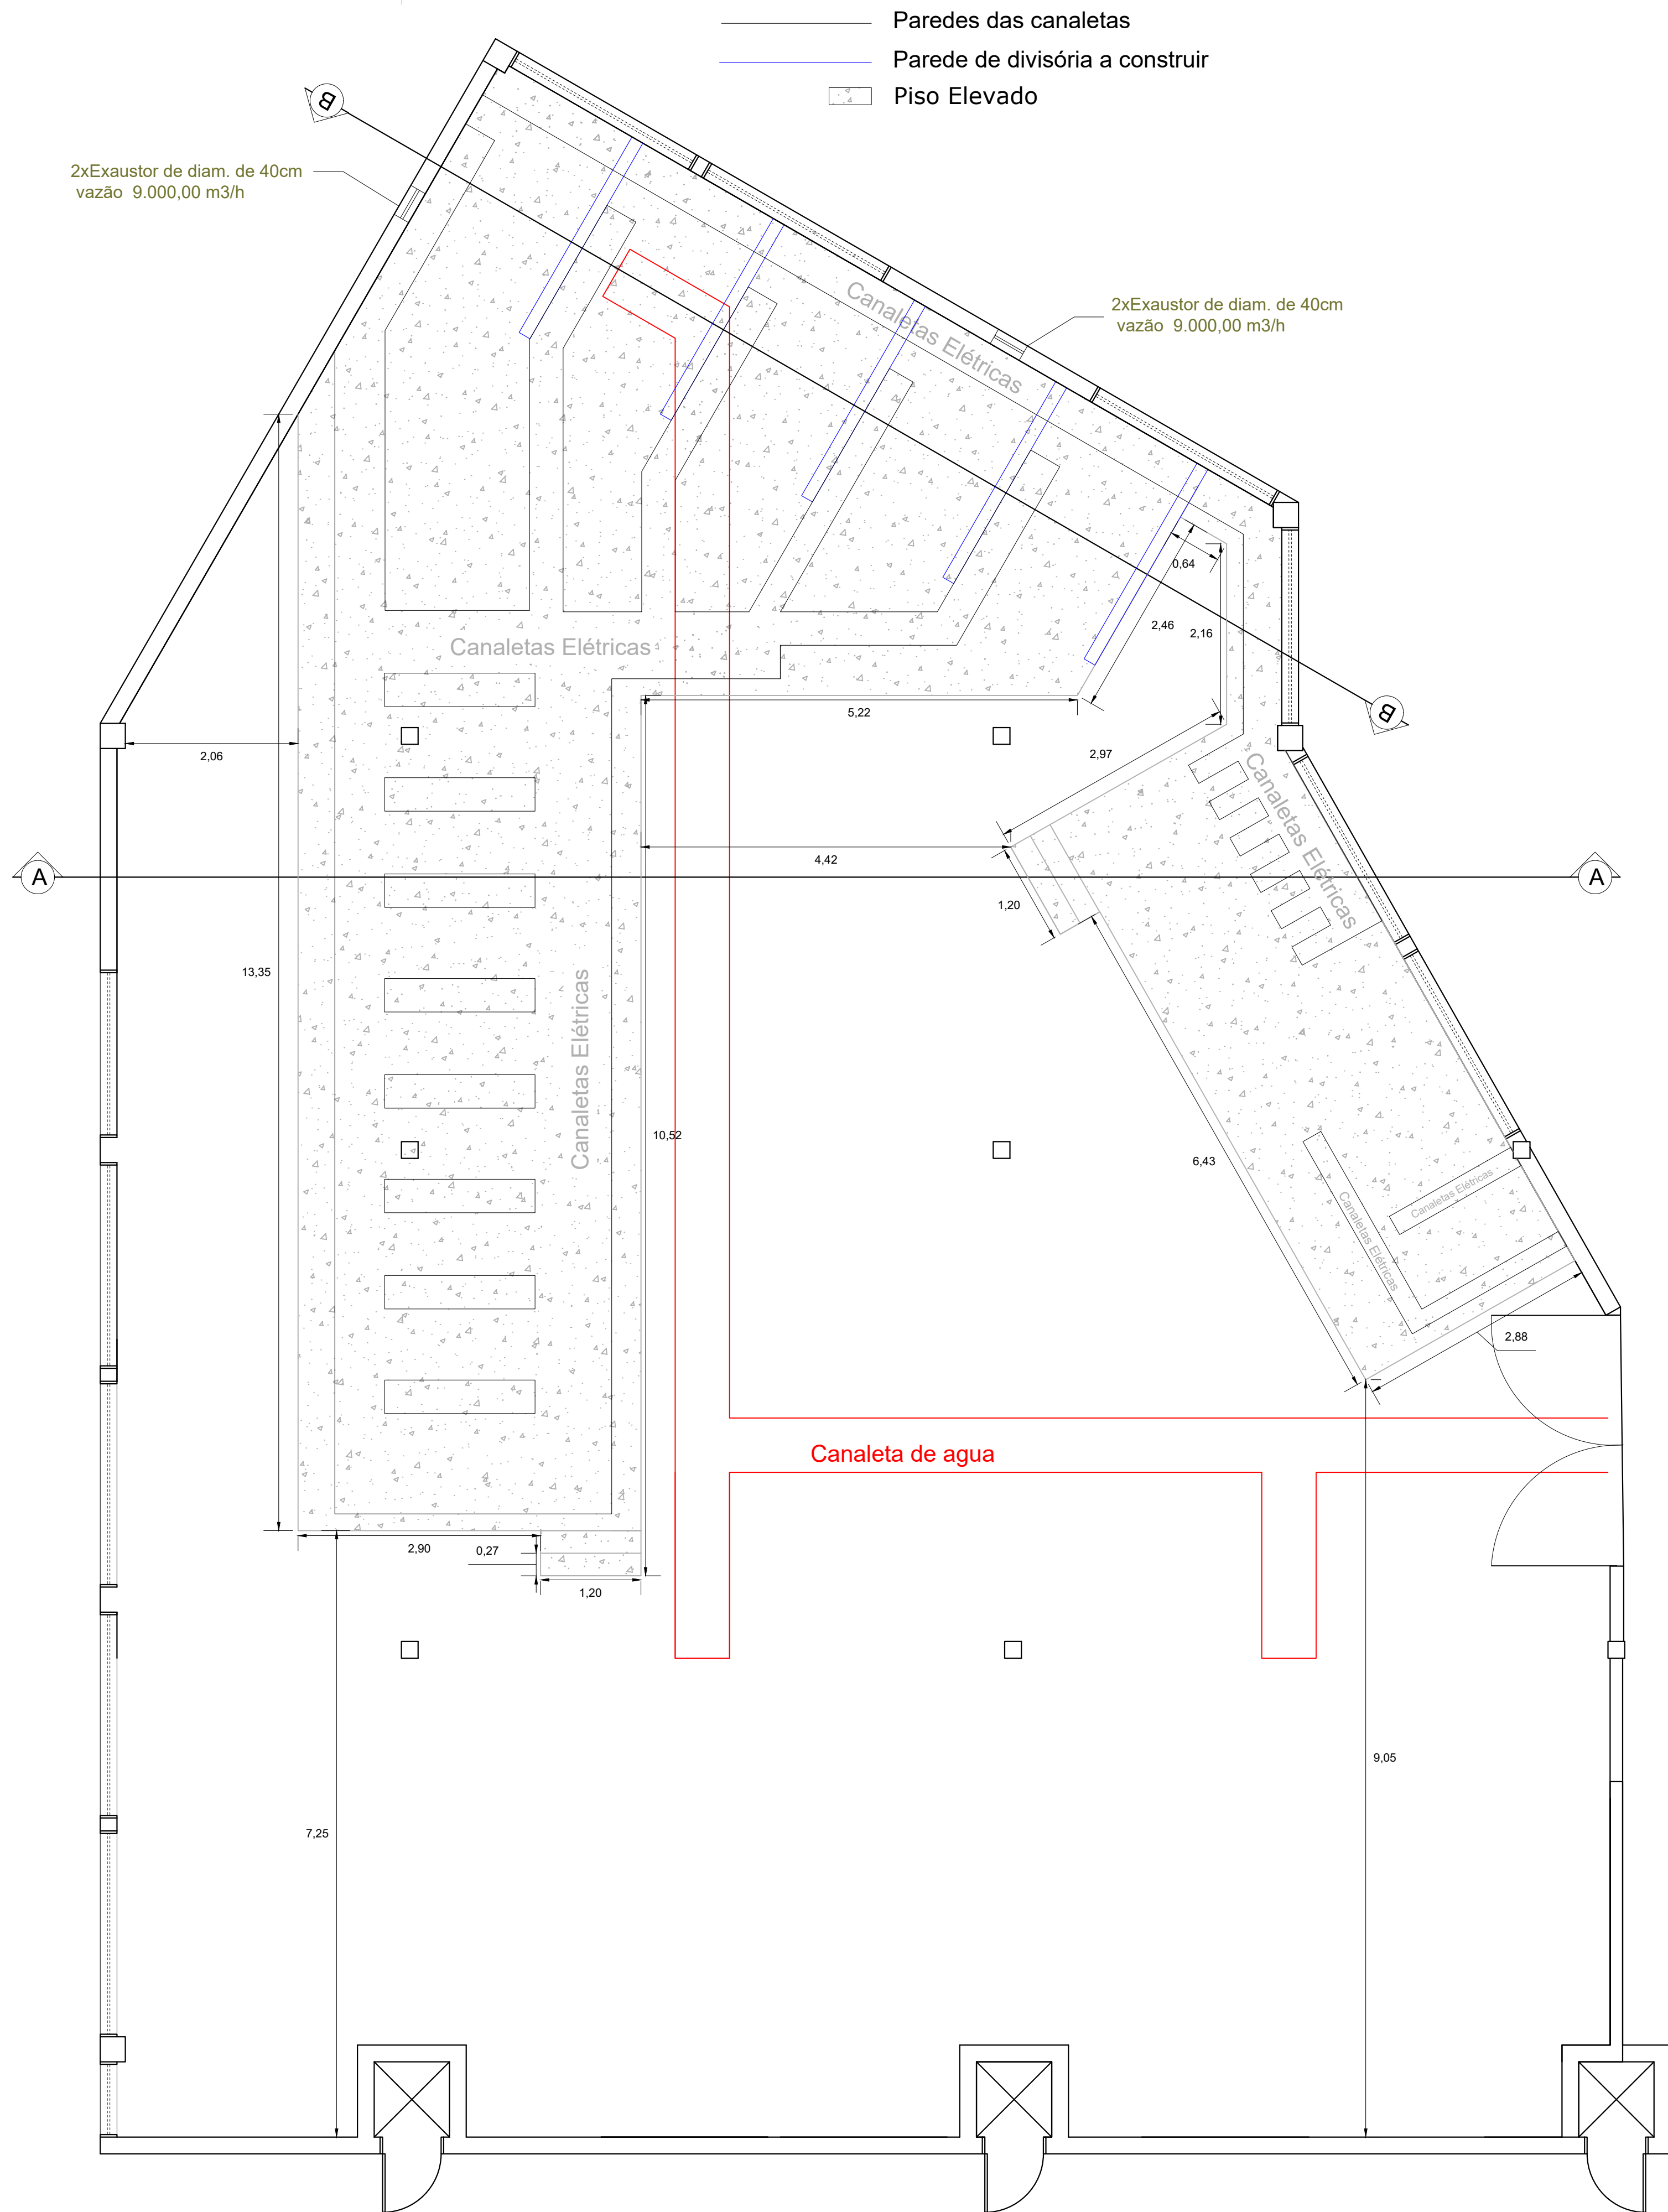


8 PLANTA DE DETALHAMENTO CANALETAS
Escala: 1:50

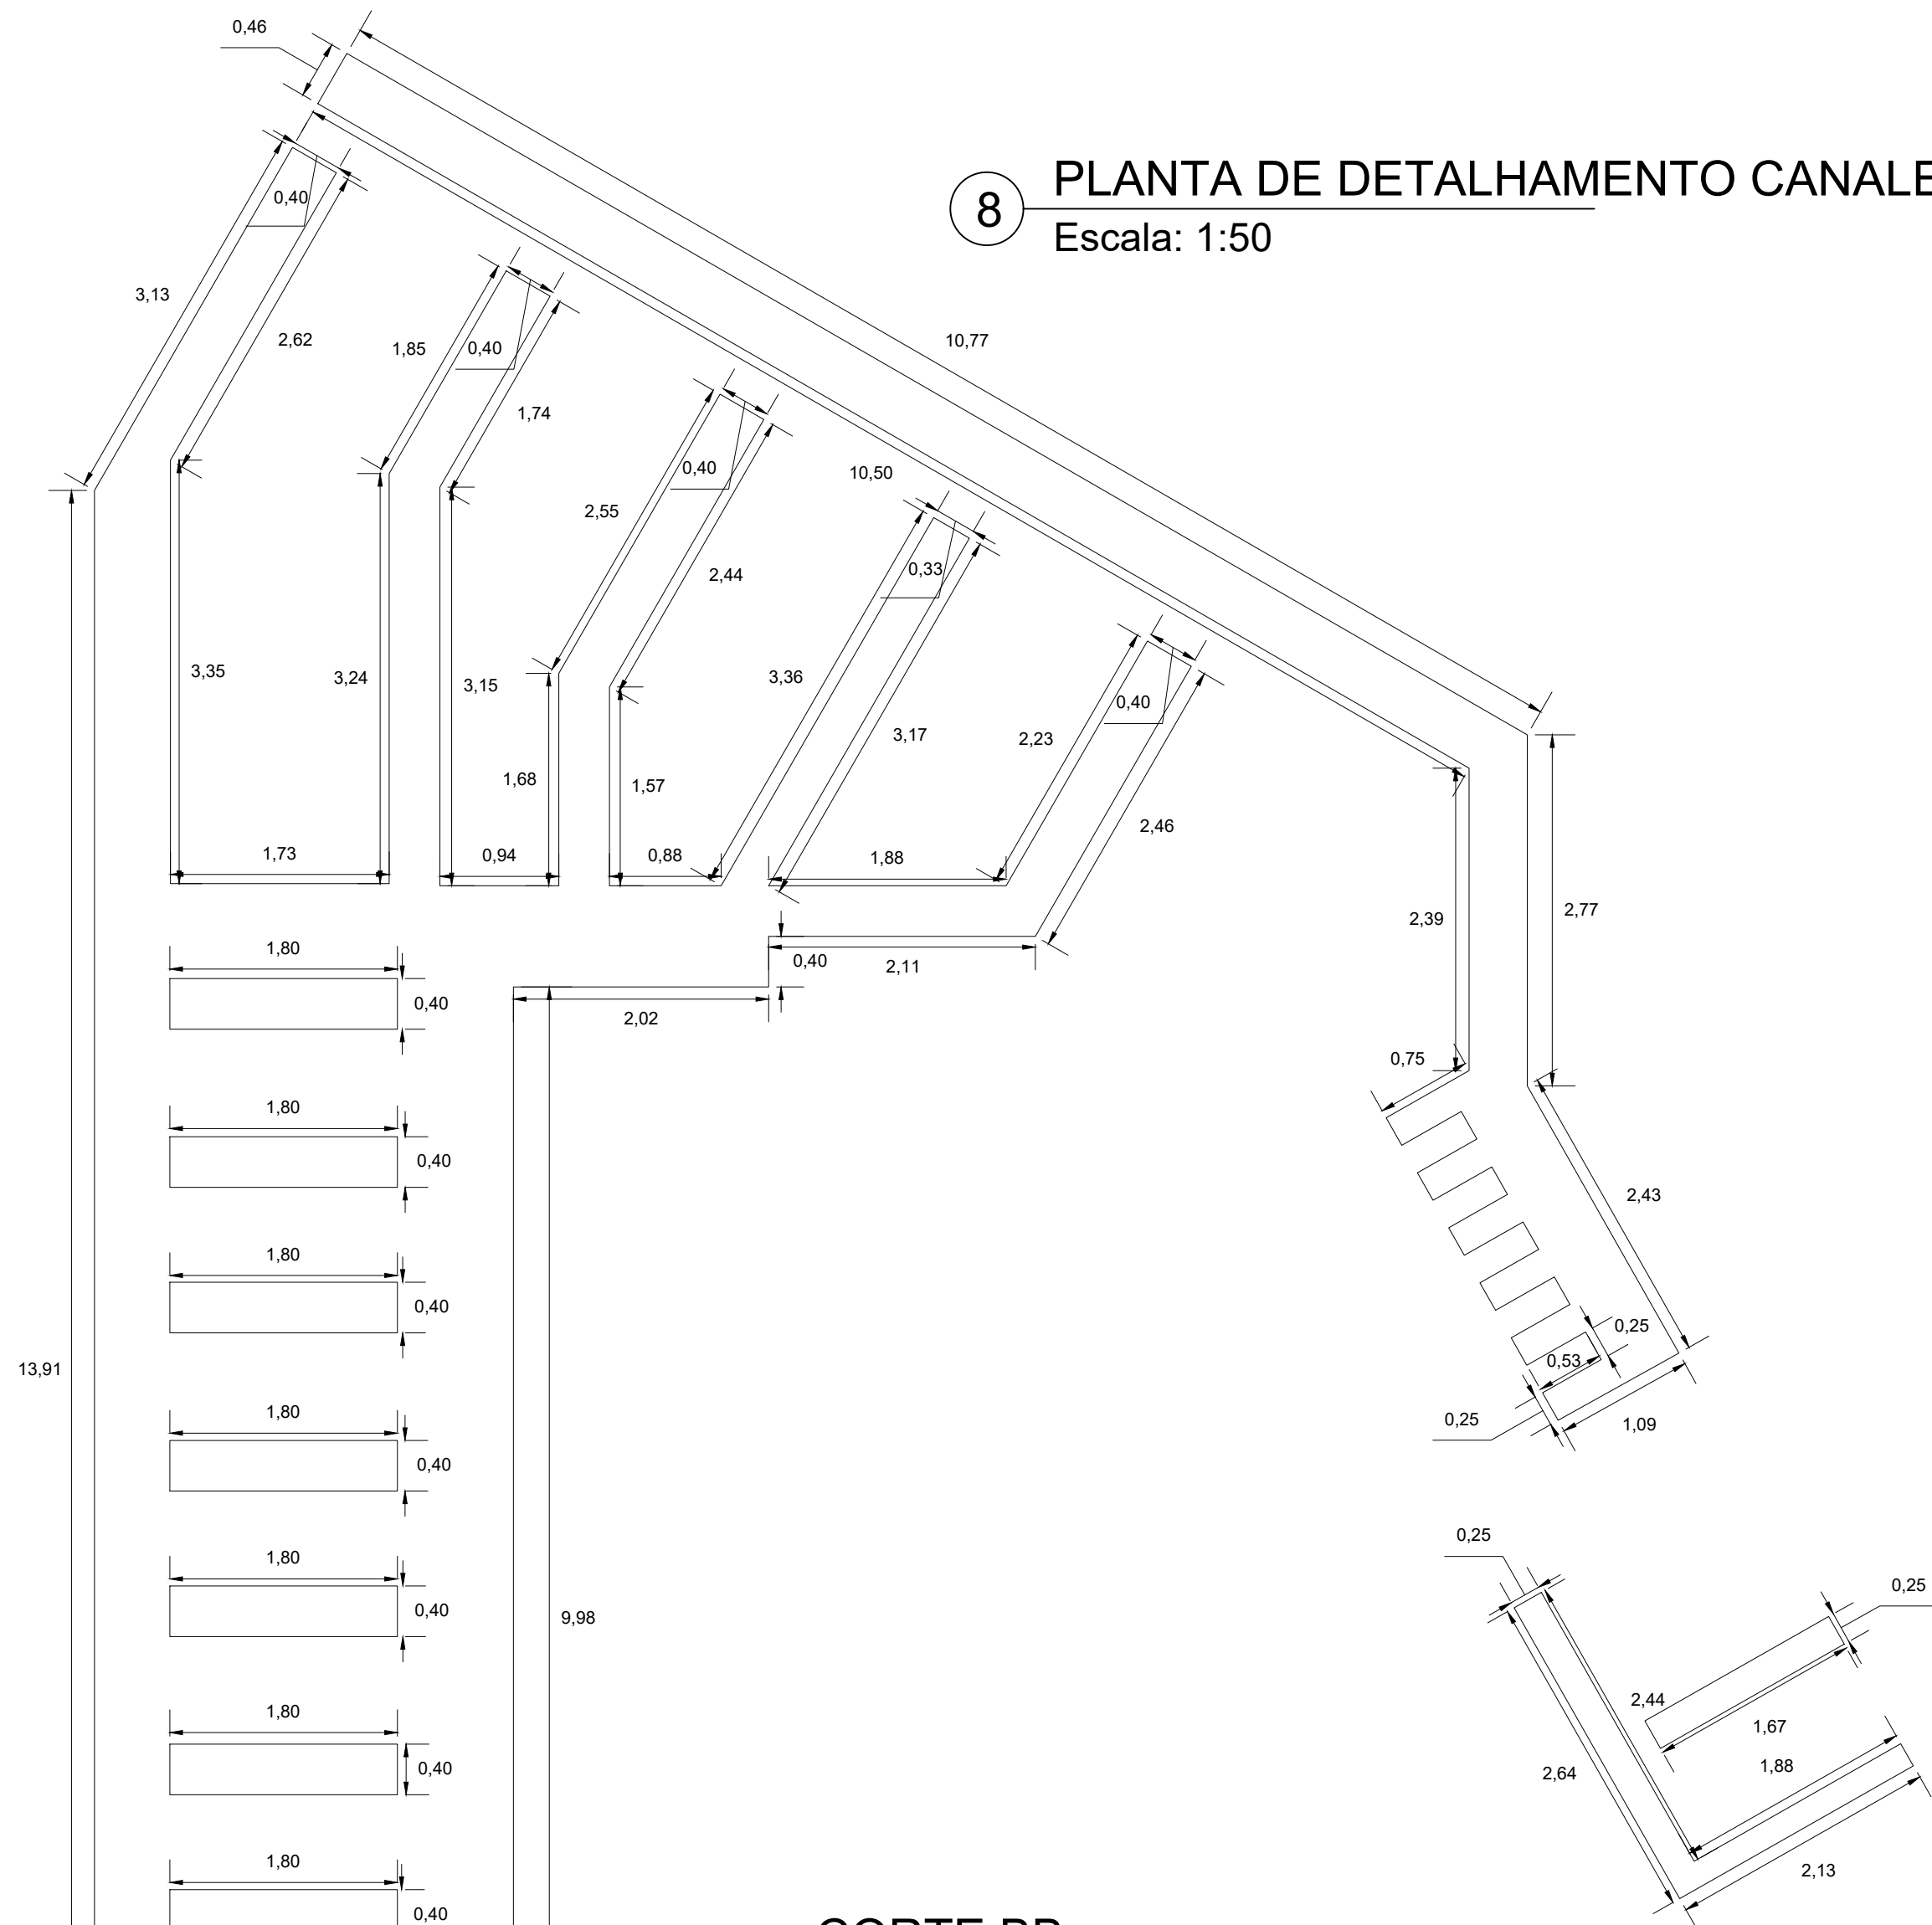

2 CORTE BB
Escala: 1:50

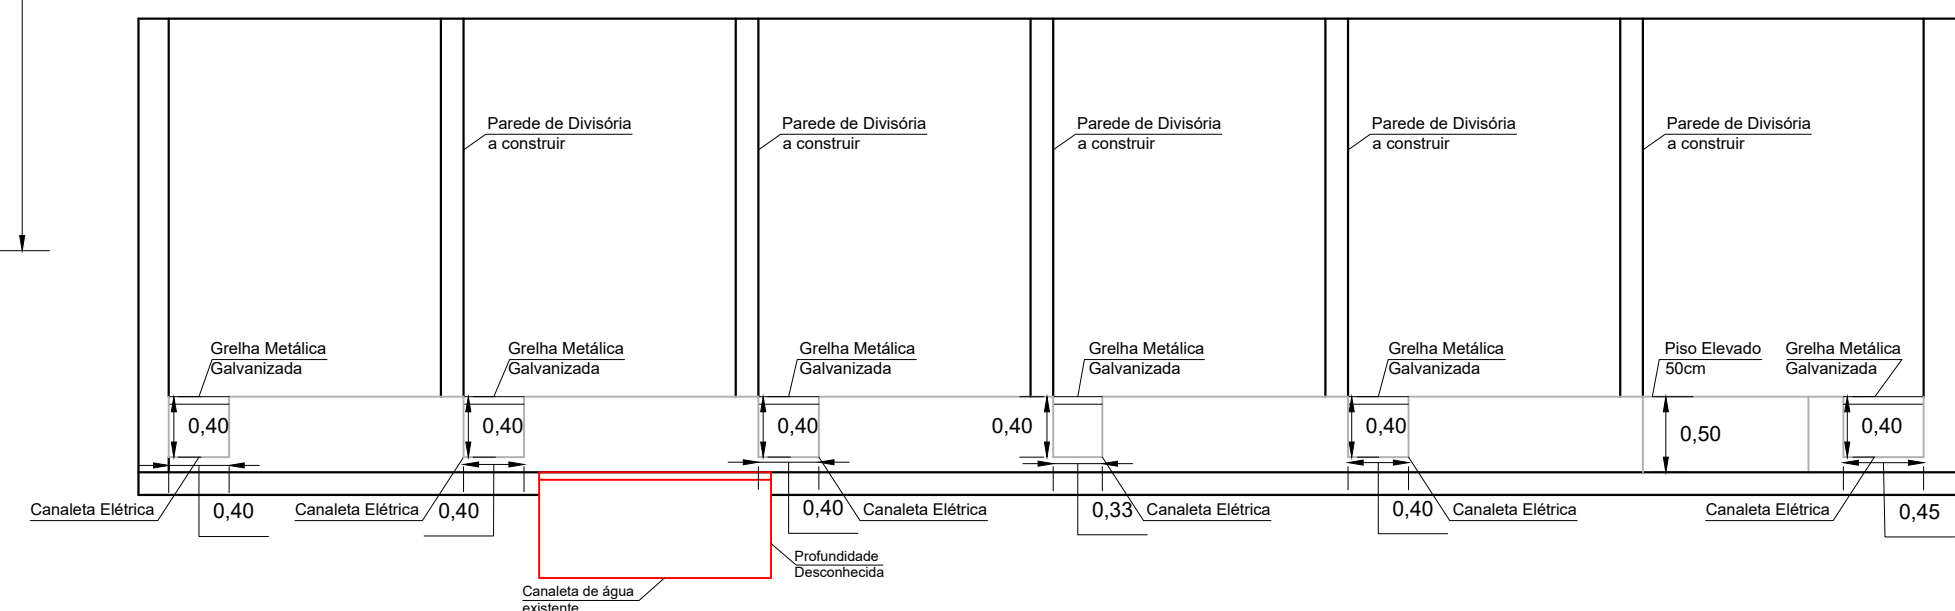

3 CORTE AA
Escala: 1:50

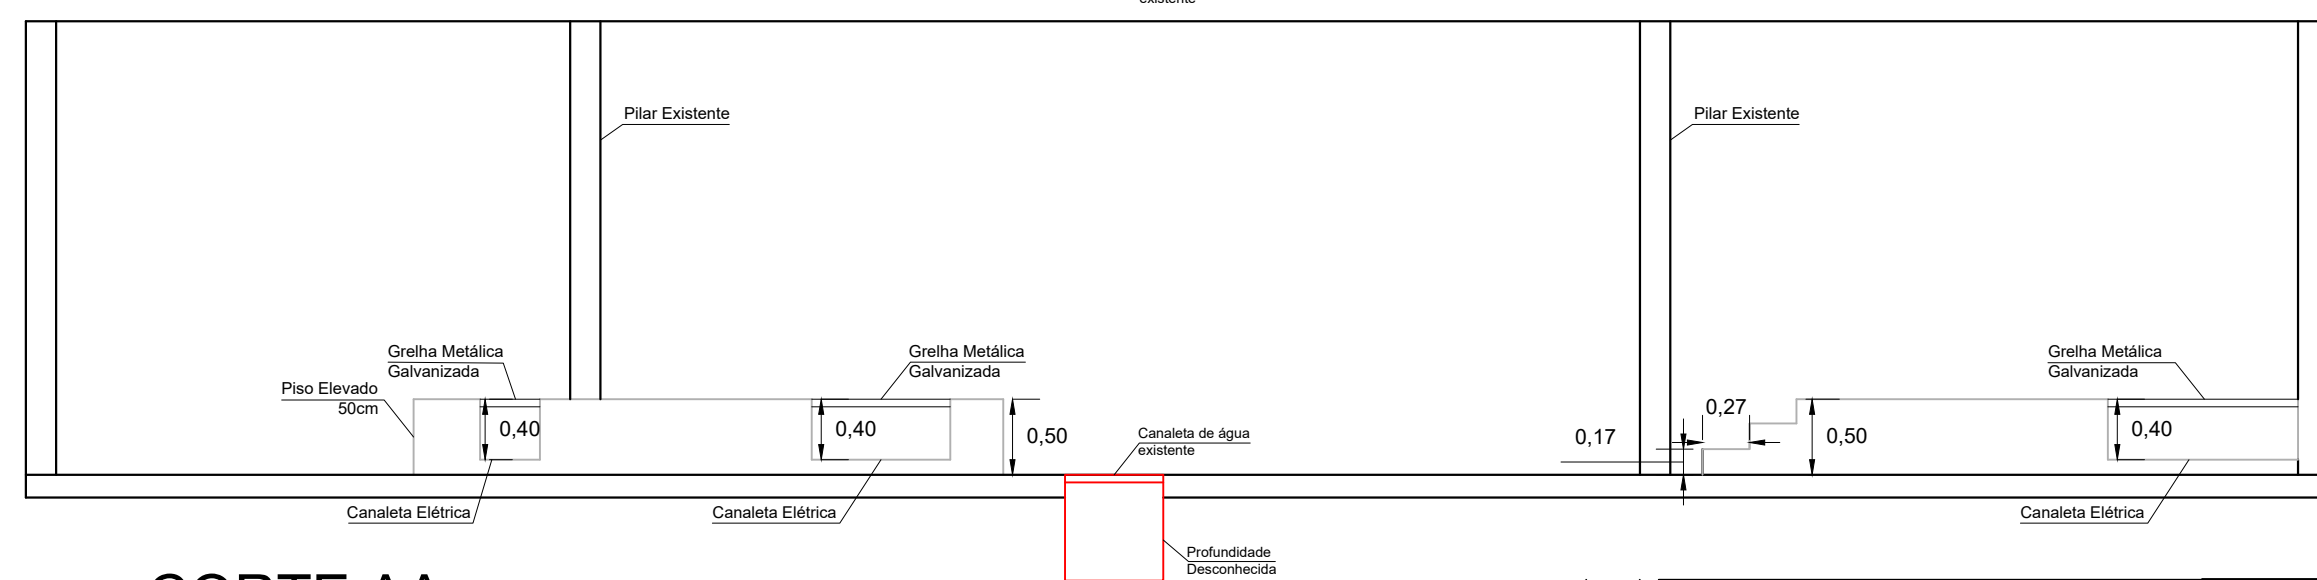

PROJETO	 MÜLLER ENGENHARIA		MÜLLER ENGENHARIA LTDA CREA-SC 178394-1 CNPJ: 38.660.331/0001-20 annabinner.engenharia@gmail.com - (47) 9.9252-8063		
	PROJETO SUBESTAÇÃO HGCR				
	Endereço: HGCR- Hospital Governador Celso Ramos - Rua Irmã Bernwarda, s/n - Centro				
IDENTIFICAÇÕES	PROPRIETÁRIO:		RESPONSÁVEIS TÉCNICAS - PROJETO:		
	Sec. de Estado da Saúde/Fundo Estadual Saúde CNPJ: 80.673.411/0001-87		Anna M° Binner Duffeck Heilmann - Engenharia Civil CREA/SC 163775-2		
PRANCHA	INFORMAÇÕES		CONTEÚDO DA PRANCHA		NÚMERO PR.
	GERADO: Gabryeli D. Lovatberg LOCAL: PORTO ALEGRE DATA: 21/11/2024		PROJETO ARQUITETONICO - SUBSOLO		