

PLANO DIRETOR DE FLORIANÓPOLIS


ZONAMENTO	ÁREA MÍNIMA	TESTADA MÍNIMA	GABARITO MÁX.	I.A.	T.O.
ACI	600 m ²	16 m	4	1	50%

ÁREAS TERRENO	
ÁREA DO TERRENO	9.977,83 m ²
ÁREA ATINGIDA PELO SISTEMA VIÁRIO	-
ÁREA TOTAL DO TERRENO	9.977,83 m ²

QUADRO DE ÁREAS	
PAVIMENTO	EXISTENTE
SUBSOLO - NÍVEL 11,44	1.310,58 m ²
INTERMEDIÁRIO - NÍVEL 13,44	1.055,92 m ²
TERREO - NÍVEL 14,85	946,79 m ²
DEP. RESÍDUOS	31,32 m ²
SUBESTAÇÃO	30,25 m ²
CISTERNA	118,75 m ²
TOTAL	3.493,61 m²

LEGENDA

- BLOCO AUTÔNOMO ILUMINAÇÃO DE EMERGÊNCIA
- SINALIZAÇÃO FOTOLUMINESCENTE DE ABANDONO DE LOCAL
- EXTINTOR DE PÓ QUÍMICO 20B C - 4Kg - NOVO
- EXTINTOR DE GÁS CARBÔNICO 5B C - 4Kg - NOVO
- EXTINTOR DE ÁGUA 2A - 10L - NOVO
- EXTINTOR DE PÓ QUÍMICO 20B C - 4Kg - EXISTENTE
- EXTINTOR DE GÁS CARBÔNICO 5B C - 4Kg - EXISTENTE
- EXTINTOR DE ÁGUA 2A - 10L - EXISTENTE

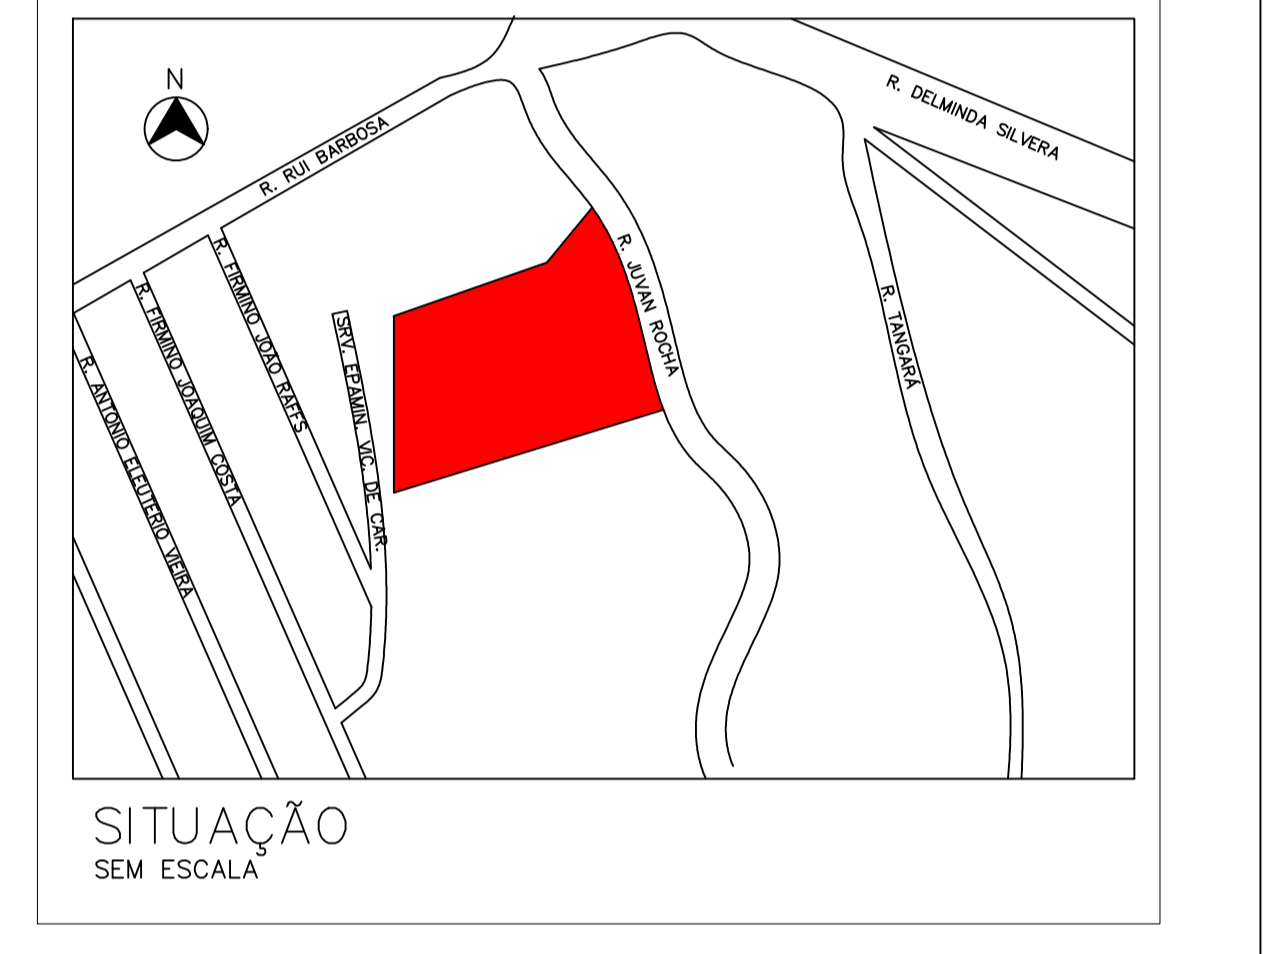

PLANTA BAIXA NÍVEL 0,00 E 0,20
ESCALA 1/100

GOVERNO DO ESTADO DE SANTA CATARINA
SECRETARIA DO ESTADO DE SAÚDE
GERÊNCIA DE ACOMPANHAMENTO DE OBRAS E MANUTENÇÕES

PROJETAR: SECRETARIA DO ESTADO DE SAÚDE - SC
LOCAL: CENTRO-CATARENSE DE REABILITAÇÃO
CDDA: CENTRO CATARENSE DE REABILITAÇÃO
MUNICÍPIO: FLORIANÓPOLIS
PROJ: GERÊNCIA DE ACOMPANHAMENTO DE OBRAS E MANUTENÇÕES

AUTOR DO PROJETO: REGISTRO PROF: ANO: JEAN CARLOS BERRANTE
PROJETO: PREVENTIVO CONTRA INCÊNDIO
RESPONSÁVEL TÉCNICO: REGISTRO PROF: ANO: JEAN CARLOS BERRANTE
REFERÊNCIA: PLANTA BAIXA NÍVEL 0,00 E 0,20

PPCI 01 02