

COD.	ESTATÍSTICA	
01	P/ LOTE RURAL	13
02	SECÇÃO SÃO LOURENÇO, POLIGONO	05
03	MATRÍCULA Nº	5.133
04	RUA	ESTRADA MUNICIPAL RURAL
05	DISTRITO	FREDERICO WASTNER
06	MUNICÍPIO	SÃO LOURENÇO DO OESTE - SC
07	ÁREA LOTE	2.500,00m²
08	ÁREA EXISTENTE	820,74 m²
09	ÁREA A AMPLIAR	213,56 m²
10	ÁREA TOTAL DE CONSTRUÇÃO	1.034,30 m²
11	PROJEÇÃO DA EDIFICAÇÃO	1.034,30 m²
12	TAXA DE OCUPAÇÃO	(COD. 11 + COD.07) X 10041,37%
13	COEFICIENTE DE APROVEITAMENTO	(COD. 10 + COD.07)0,414
14	TAXA DE PERMEABILIDADE	(100% - COD. 12)58,63%
15	FINALIDADE	SALÃO DE FESTAS
16	☒ ALVENARIA	☐ MADEIRA
		☐ MISTA

QUADRO DE DISTRIBUIÇÃO - AMPLIAÇÃO										
CIRC.	LÂMPADAS (W)			TOMADAS (W)			TOTAL (W)	FIO (mm²)	DISJUNTOR (amperes)	TENSÃO (volts)
	2X18	2X45	25	100	Cozinha 600	Ar cond. 2.500				
01	02	06					612	1.5	10	220
02				07			700	2.5	20	220
TOTAL	02	06		07			1.312W			


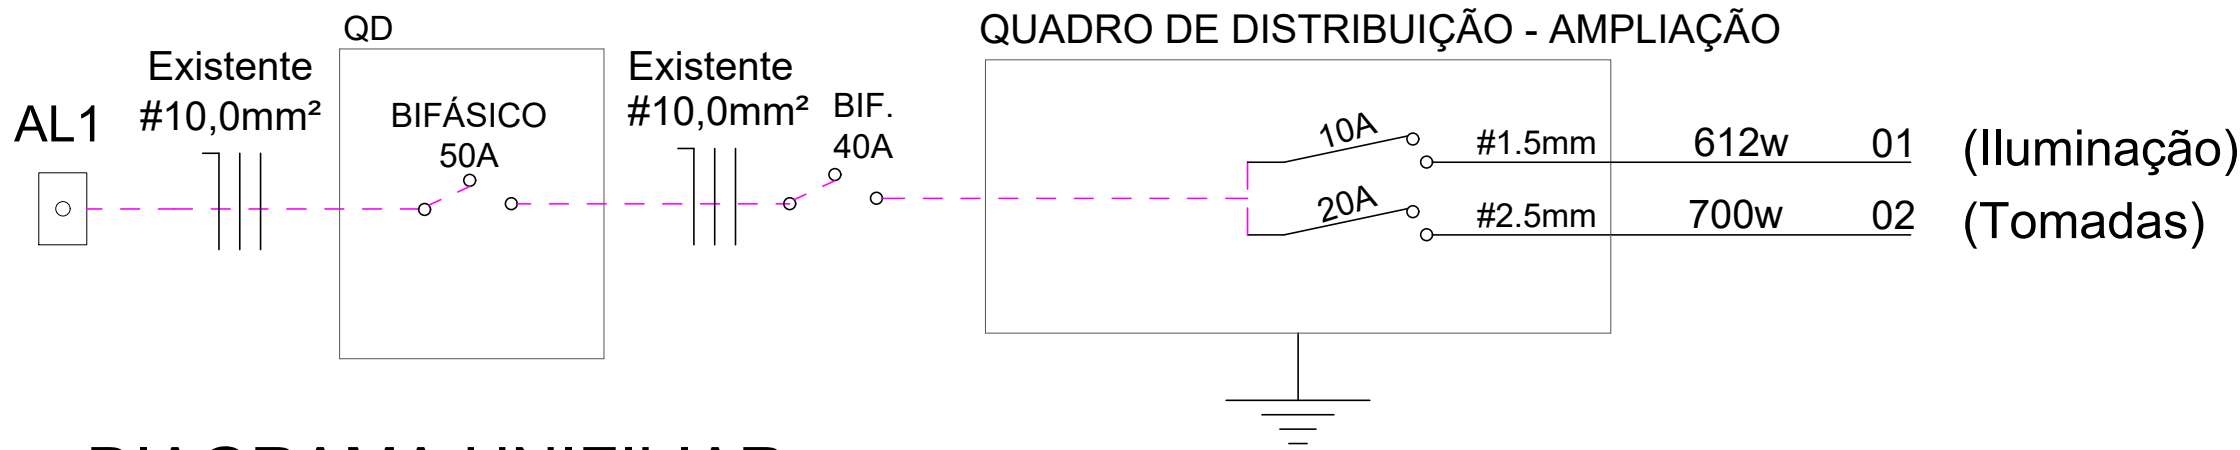


DIAGRAMA UNIFILIAR
Escala Não Indicada

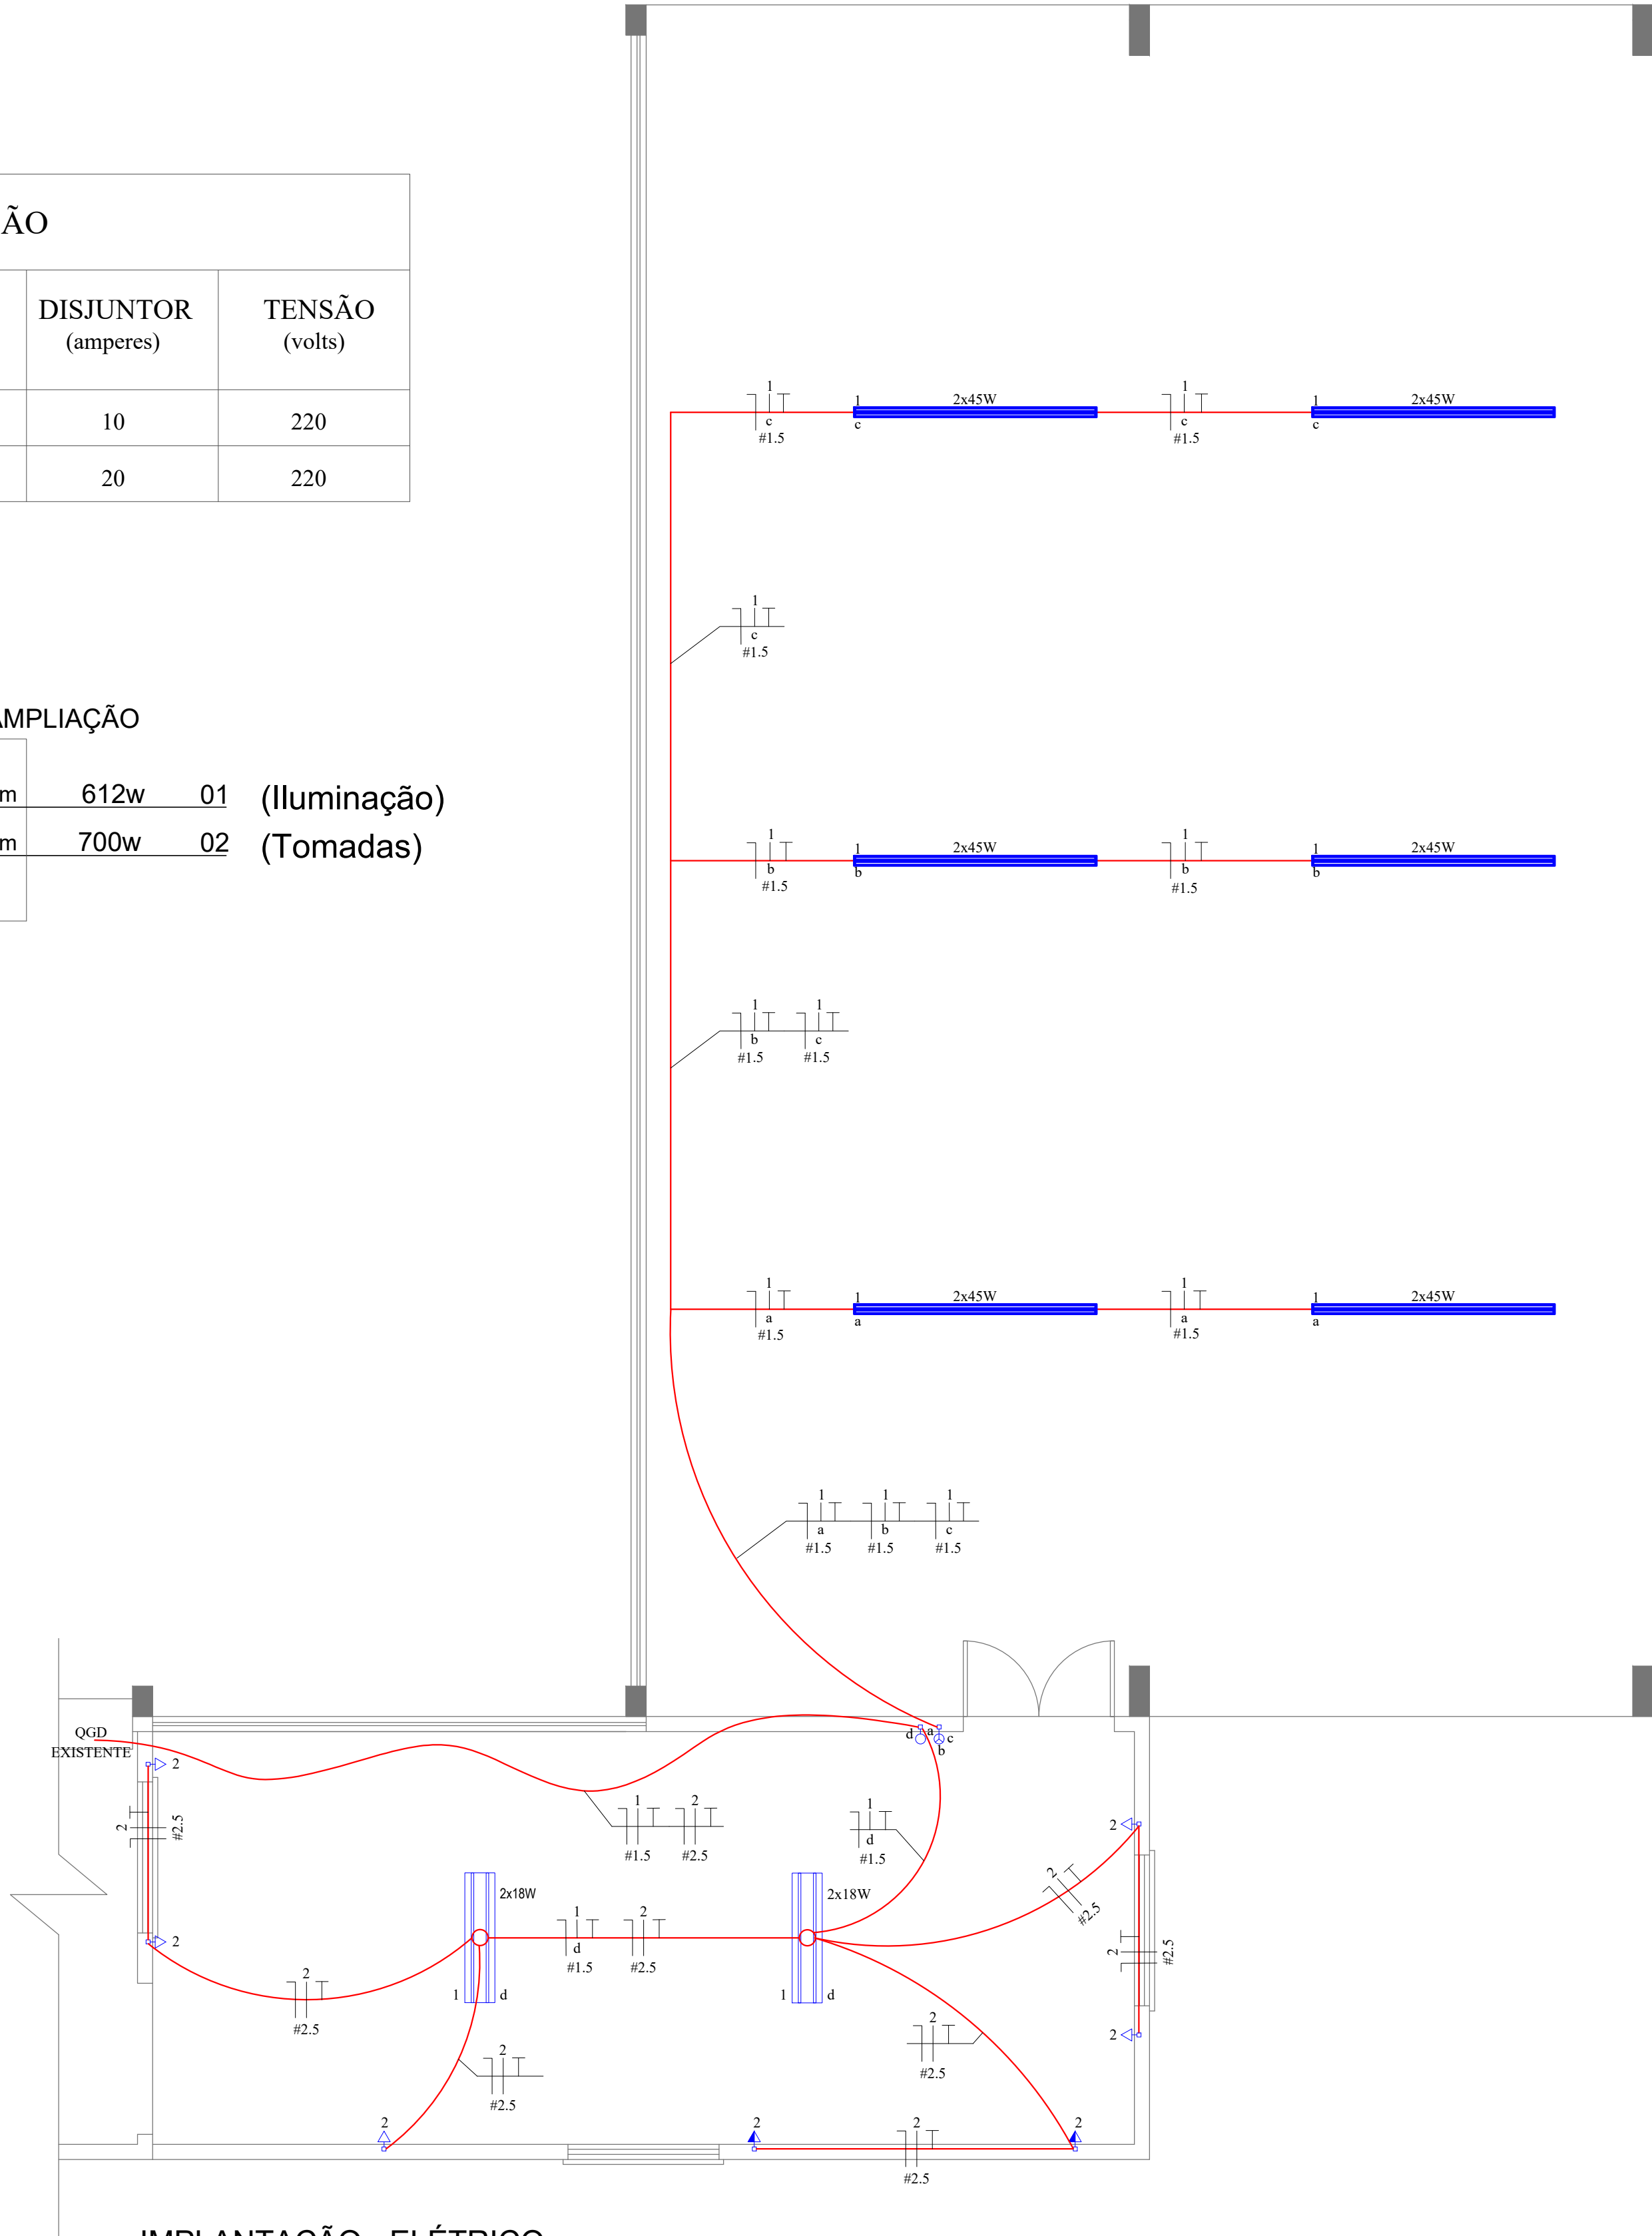

IMPLANTAÇÃO - ELÉTRICO
Escala 1/50

Legenda

- Luminária de embutir com lâmpada tubular T8 LED 2x18W
- Luminária de embutir com lâmpada tubular T8 LED 2x45W
- Condutores Fase, Neutro, Retorno, Terra, respectivamente
- Interruptor simples 1 tecla - 1,10m do piso
- Interruptor simples 3 teclas - 1,10m do piso
- Tomada baixa a 0,30m do piso
- Tomada média a 1,10m do piso
- Tomada alta a 2,30m do piso
- Eletroduto PVC flexível corrugado embutido em laje ou parede (tubulações não cotadas utilizar Ø3/4")

PREFEITURA (APROVAÇÃO)

PROPRIETÁRIO: MUNICÍPIO DE SÃO LOURENÇO DO OESTE CNPJ 03.021.873/0001-08	ASS. PROP.: MUNICÍPIO DE SÃO LOURENÇO DO OESTE	DATA: JULHO / 2026
PROJETO: ELÉTRICO	ESCALA: INDICADA	FOLHA: 01/02
ESPÉCIE: PLANTA ELÉTRICA DIAGRAMA UNIFILAR QUADRO DE CARGAS.	FINALIDADE: MELHORIAS GINÁSIO MUNICIPAL COMUNIDADE LAGEADO RAUL 2ª ETAPA	ÁREA TOTAL A CONSTRUIR 213,56m²
RESPONSÁVEL TÉCNICO: AMARILDO MARTINS RIBEIRO ENGº. CIVIL CREA/SC - 156004-7	DESENHO / CAD: ELIVELTRO JESUS PASSINI Registro CFT - 01901295907	
END. DA OBRA: COMUNIDADE LINHA LAGEADO RAUL SÃO LOURENÇO DO OESTE - SC		