



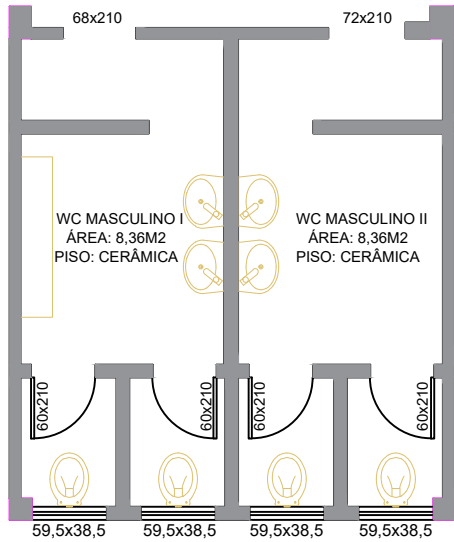


Planta baixa existente
Escala: 1/50

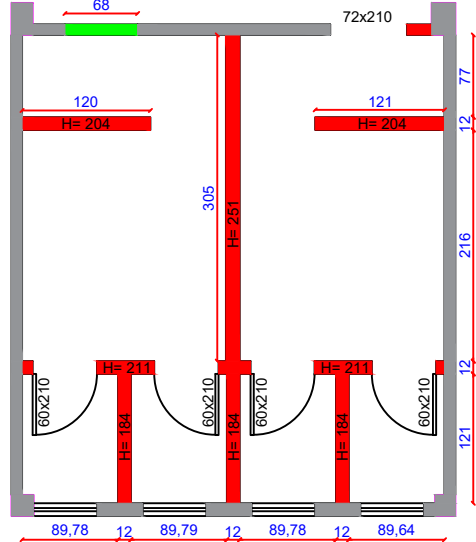


Planta baixa a demolir / a construir
Escala: 1/50


Legenda
Parede a demolir
Parede a construir

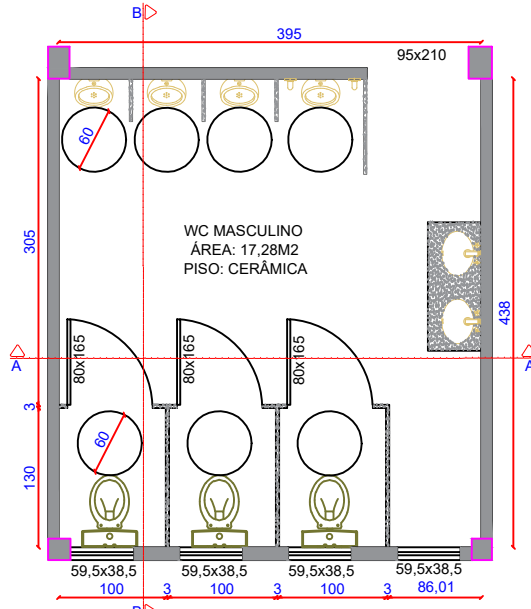


Planta baixa arquitetônica
Escala: 1/50

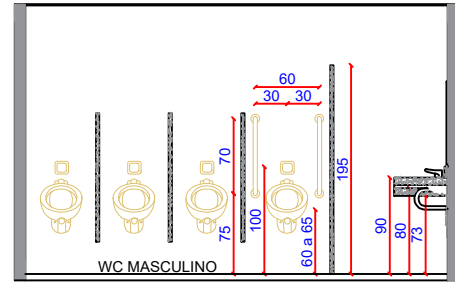


Corte A-A
Escala: 1/50

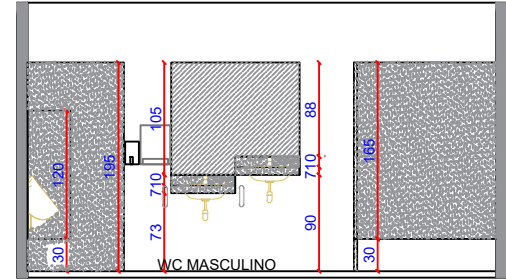


Corte B-B
Escala: 1/50

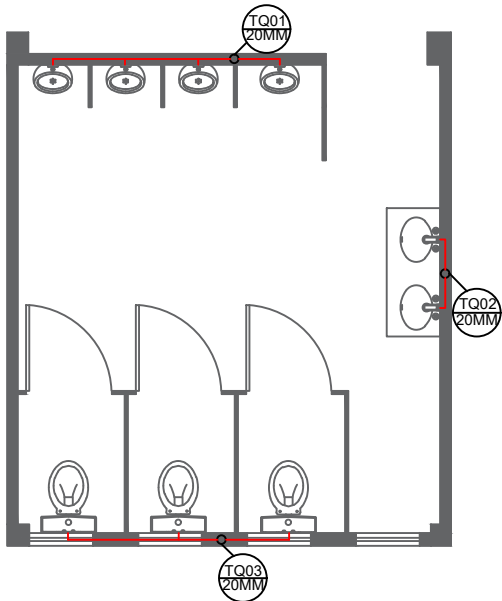

Esquema hidráulico
Escala: 1/50

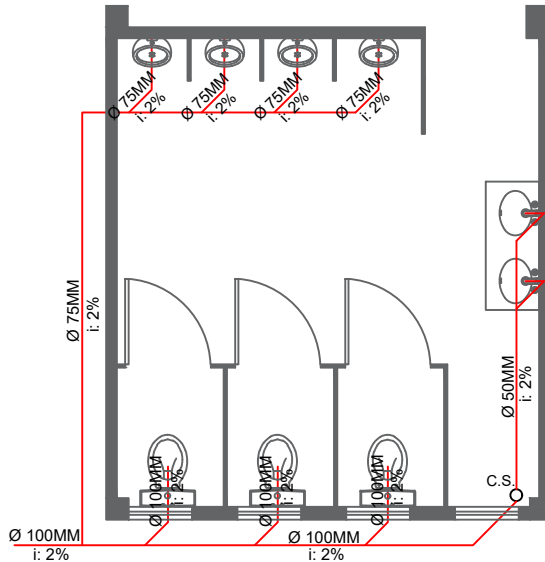

Esquema sanitário
Escala: 1/50

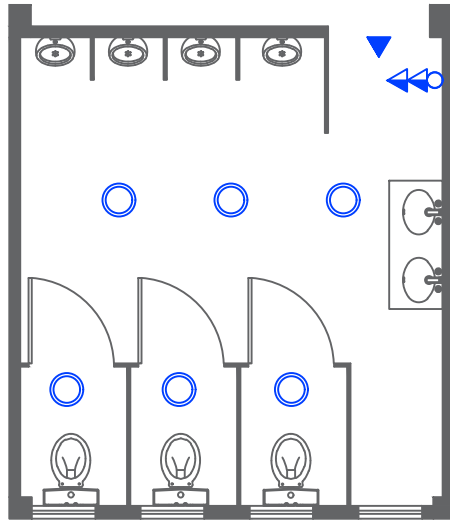

Pontos Elétricos
Escala: 1/50

LEGENDA ELÉTRICO	
	Luminária Led - Plafon - 13W
	Tomada dupla e interruptor simples
	Tomada média (1,10 m)
	Tomada alta (2,20 m)

- OBS:
- DEMOLIR O PISO EXISTENTE;
 - DEMOLIR AS PAREDES INTERNAS EXISTENTES;
 - REFAZER UM NOVO PISO SOBRE SOLO A SER COMPACTADO, SOBRE LASTRO DE BRITA DE 5CM, COM ESPESSURA DE 6CM, ARMADO COM MALHA 5MM 10X10CM;
 - REMOVER FORRO EXISTENTE;
 - INSTALAR FORRO DE PVC, LISO, NA MENOR DIREÇÃO;
 - RETIRAR AS CERÂMICAS DAS PAREDES E INSTALAR NOVO REVESTIMENTO, COR BRANCO, LISO, INSTALADOS NA HORIZONTAL;
 - UTILIZAR ARGAMASSA ACIII PARA INSTALAÇÃO DE CERÂMICA NAS PAREDES;
 - TODAS AS INTALAÇÕES ELÉTRICAS E HIDROSSANITÁRIAS DEVERÃO SER REALIZADAS EMBUTIDAS NO PISO E PAREDE;
 - A INSTALAÇÃO HIDRÁULICA DEVERÁ SER ORIUNDA DA CAIXA EXISTENTE;
 - A INSTALAÇÃO SANITÁRIA TERÁ COMO DESTINAÇÃO FINAL O TRATAMENTO EXISTENTE;

	RESPONSÁVEL TÉCNICO:	PROPRIETÁRIO:
	PREFEITURA MUNICIPAL DE ITÁ	
PROJETO ARQUITETÔNICO/HIDROSSANITÁRIO		
LINHA AURORA - INTERIOR - ITÁ - SANTA CATARINA		
OBRA:		
REFORMA SANITÁRIO MASCULINO PAVILHÃO LINHA AURORA		
DISCRIMINAÇÃO:		PRANCHA:
- PLANTA BAIXA EXISTENTE - PLANTA BAIXA ARQUITETÔNICO - CORTE A-A		- CORTE B-B - ESQUEMA SANITÁRIO - ESQUEMA HIDRÁULICO
01/01		
ESCALA: INDICADA		DATA: Fevereiro/2024
DIREITOS AUTORAIS RESERVADOS - PROIBIDA A REPRODUÇÃO TOTAL OU PARCIAL		