

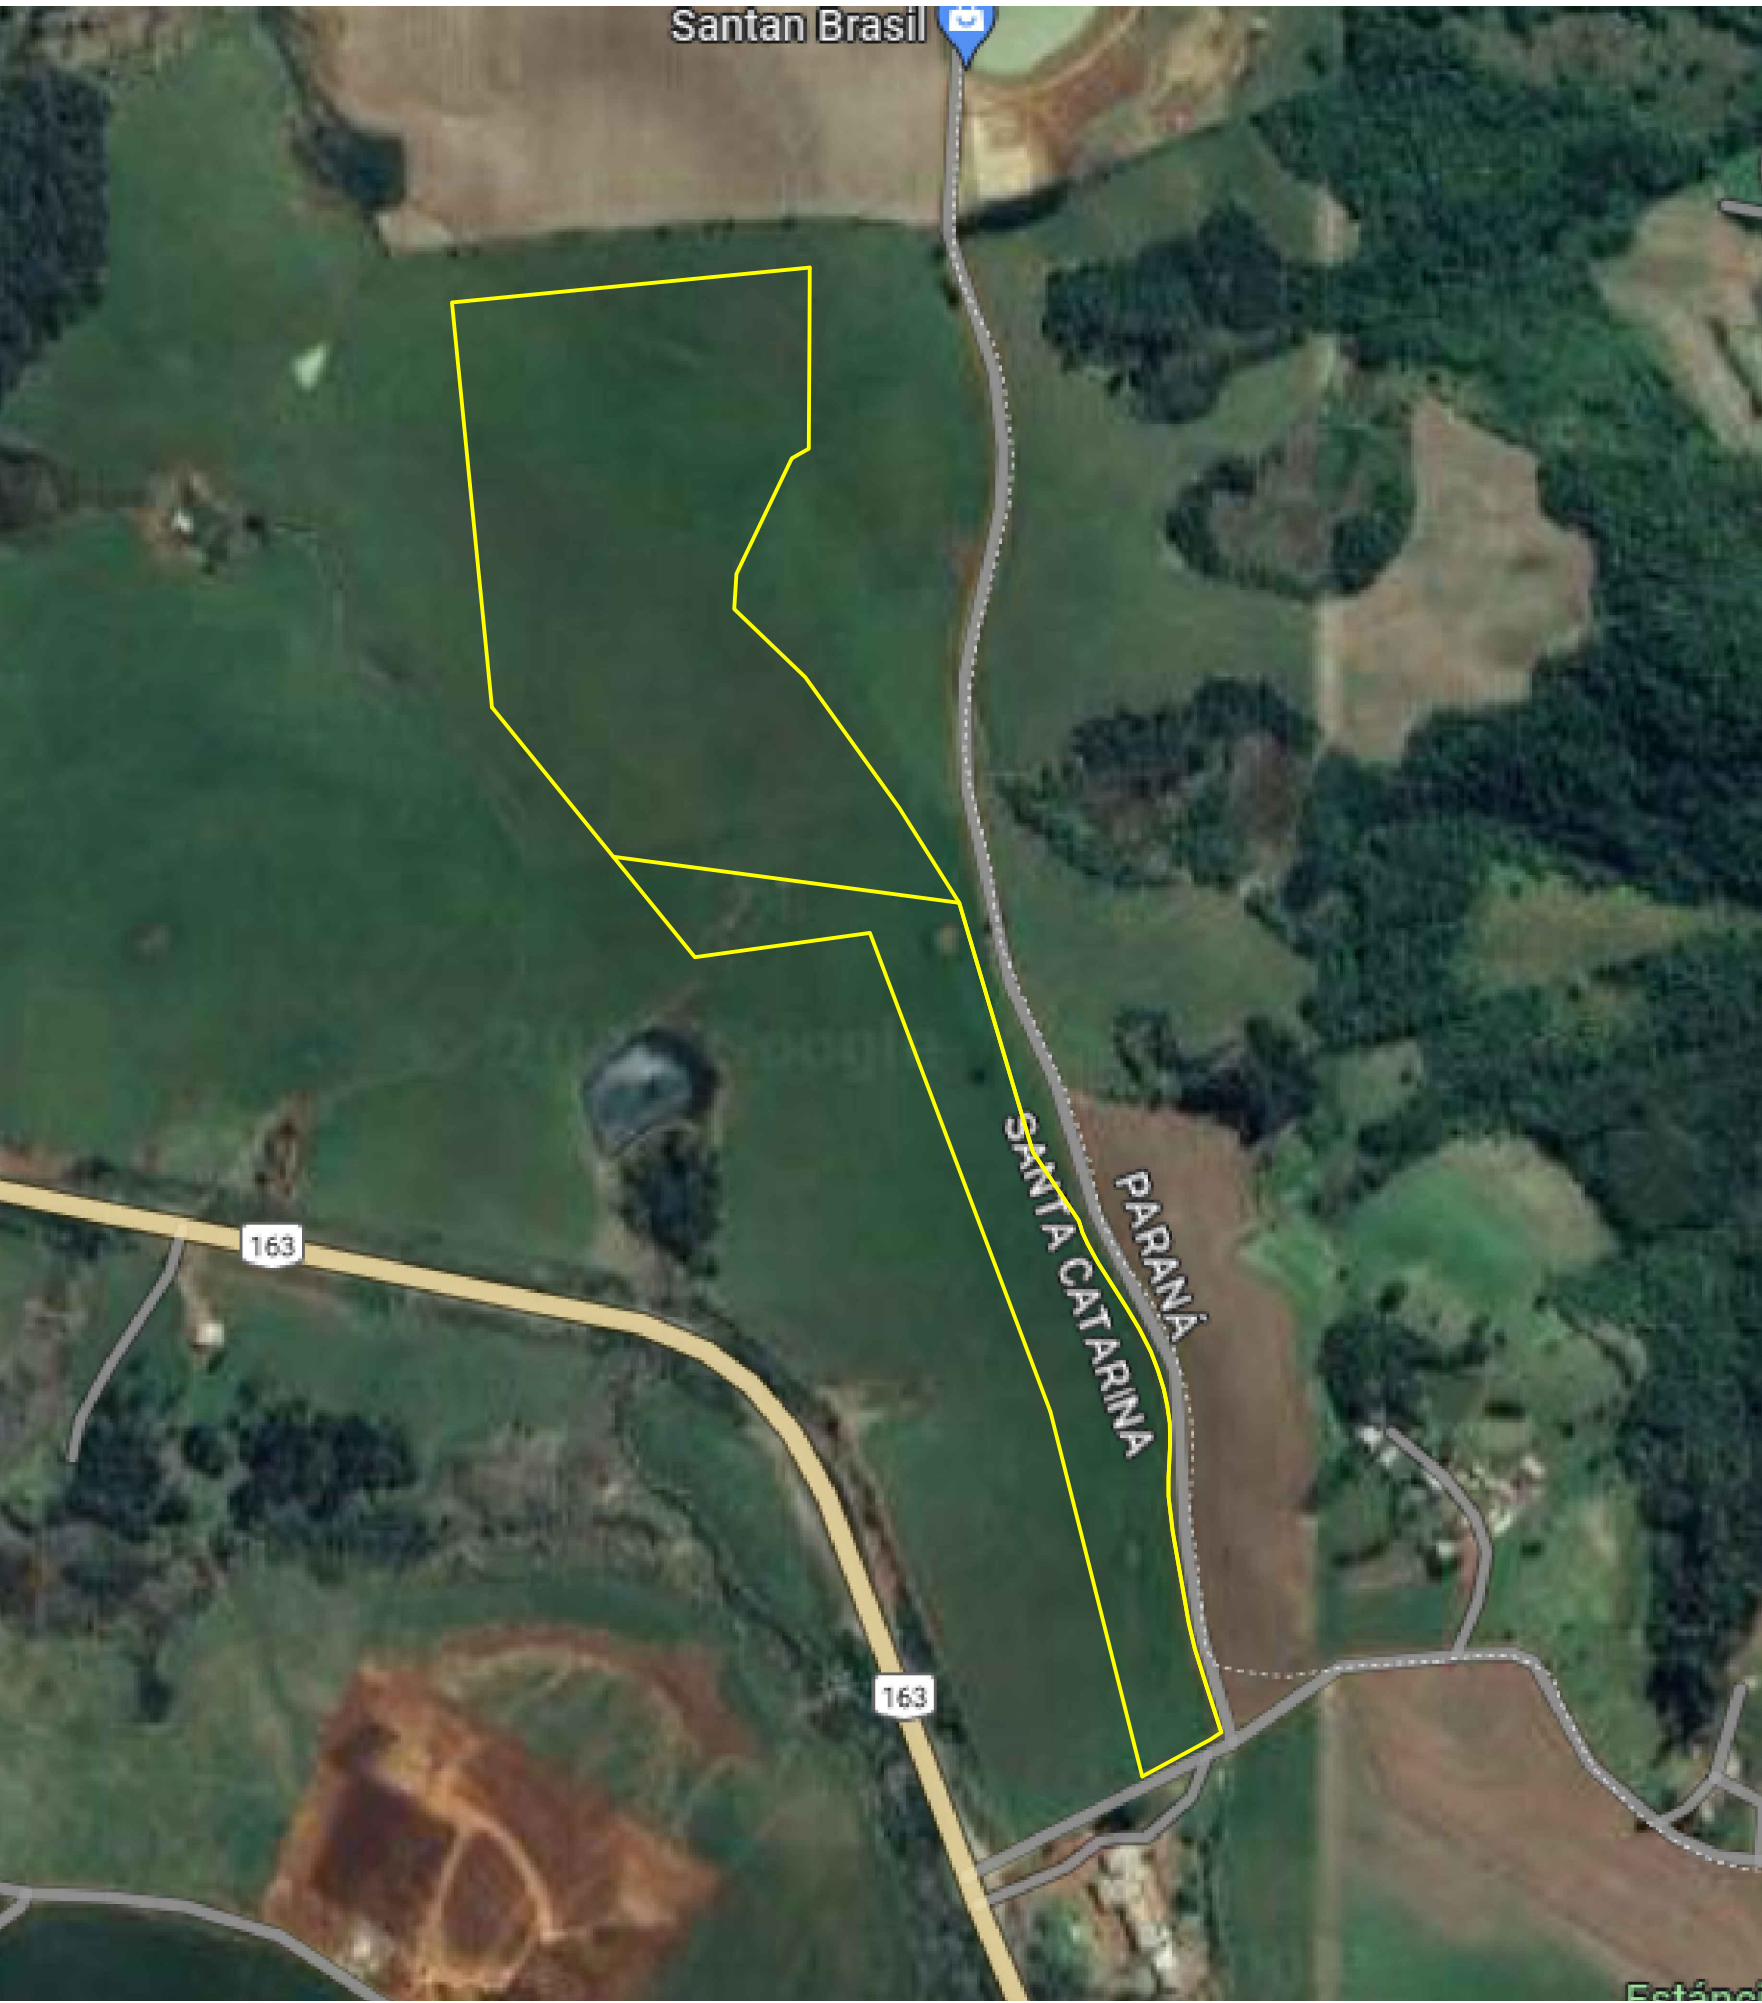


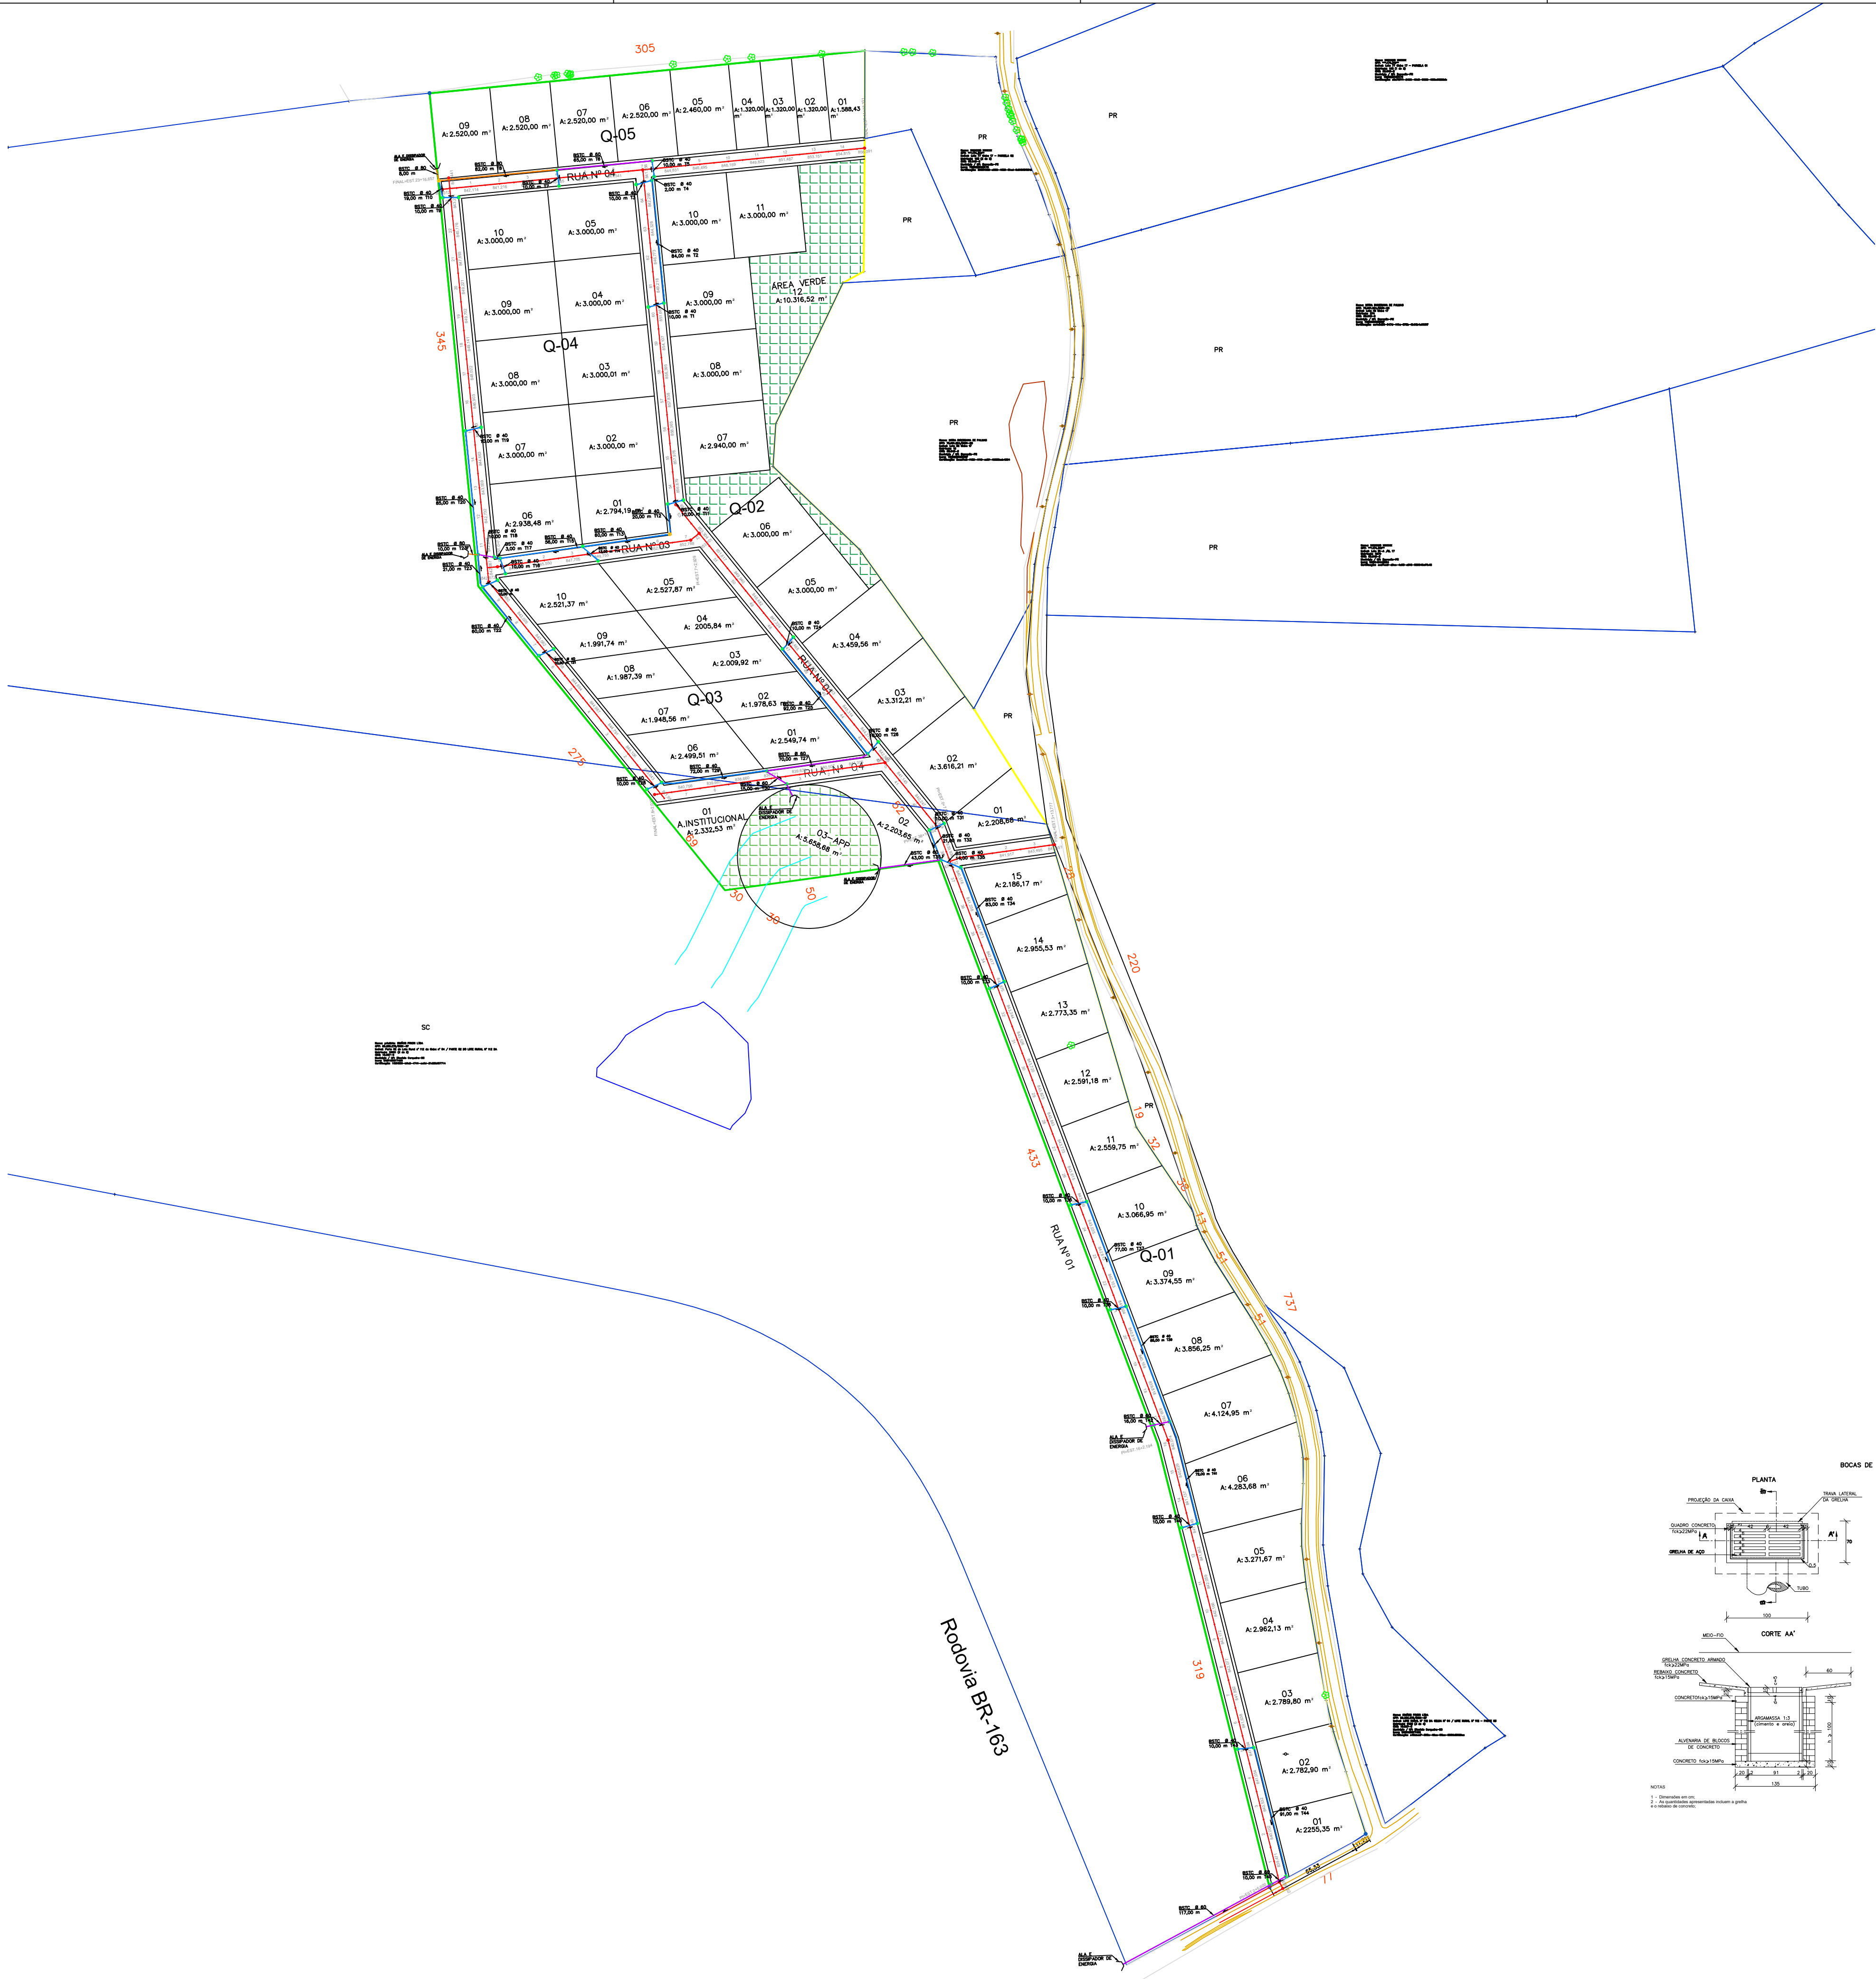

LEGENDA:

- Caixa coletora c/ boca de lobo (à executar) = 50 un
- Caixa de passagem a executar= 2 un
- Direcionamento das águas pluviais
- Tubulação em concreto – BSTC 40cm (à executar)
Tubulação em concreto – BSTC 40cm = 1.156,00 ml
- Tubulação em concreto – BSTC 60cm (à executar)
Tubulação em concreto – BSTC 60cm = 346,00 ml
- Tubulação em concreto – BSTC 80cm (à executar)
Tubulação em concreto – BSTC 80cm = 100,00 ml

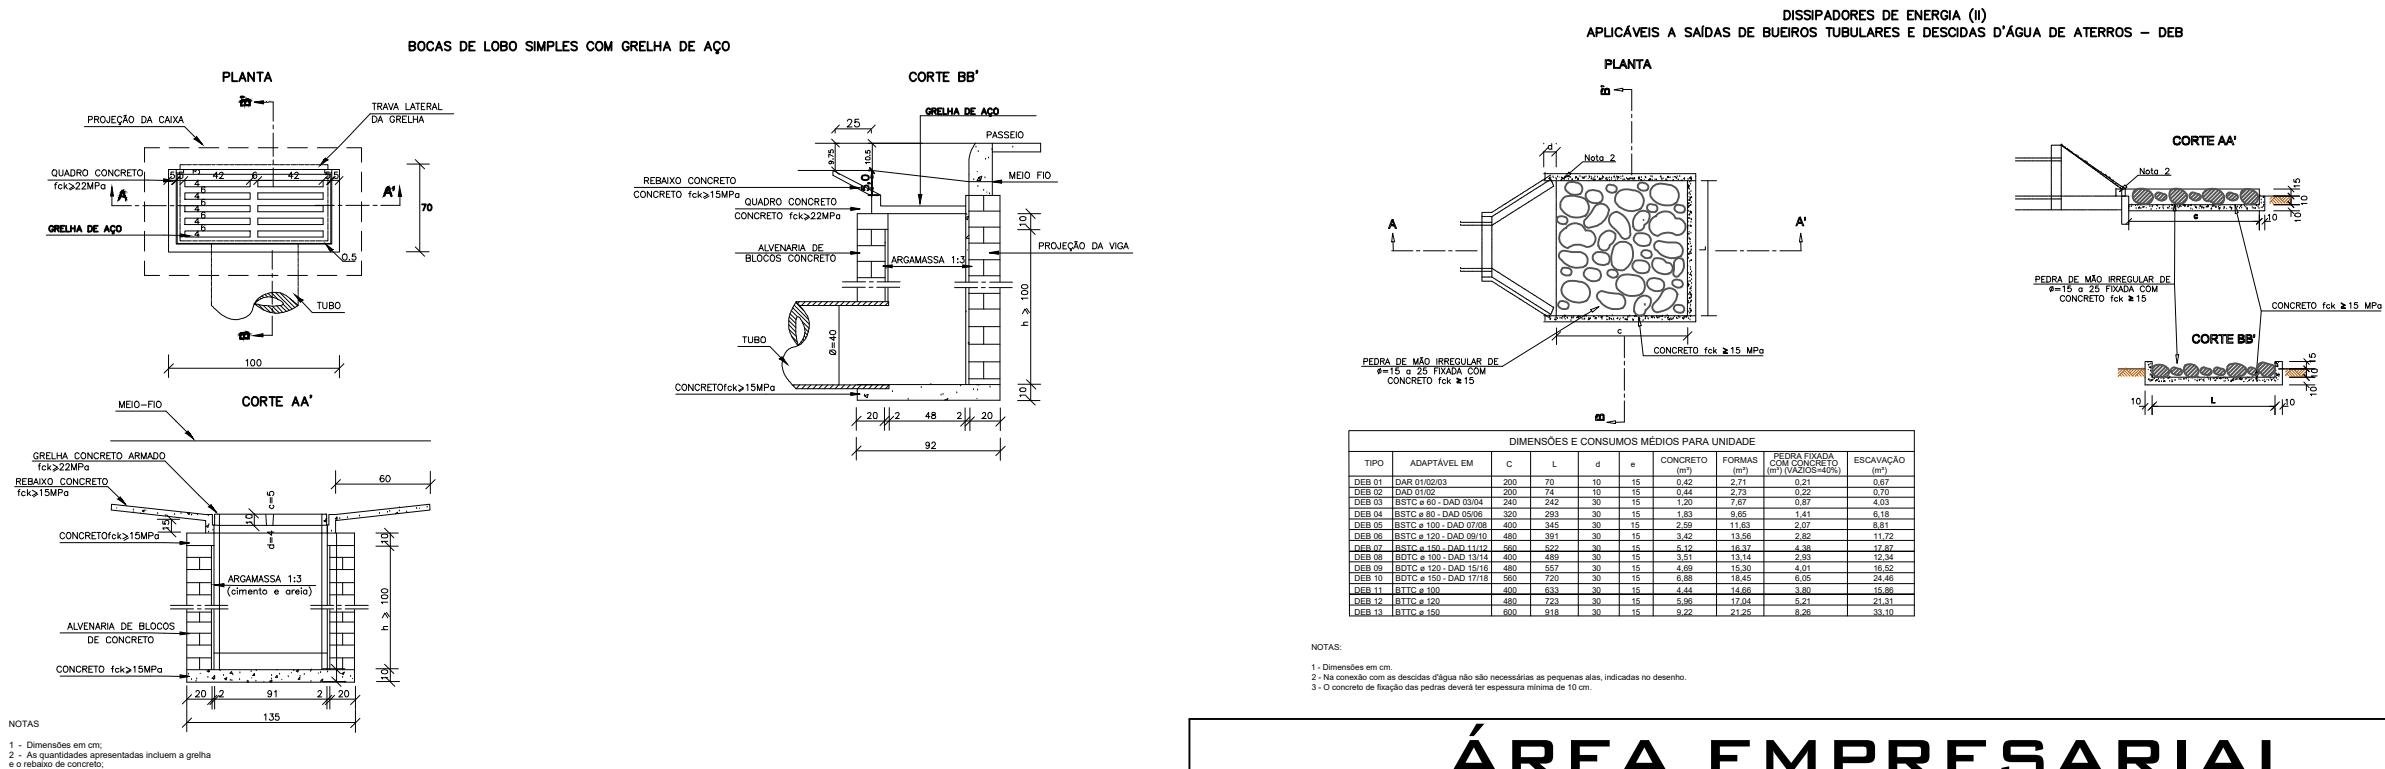

ÁREA EMPRESARIAL

PROJETO DE DRENAGEM

Dionísio Cerqueira – SC

Fone:(49) 3644–6700

Rua Santos Dumont, nº413

OBRA= LOTEAMENTO EMPRESARIAL

LOCAL= ESTRADA MUNICIPAL, LINHA SEPARAÇÃO INTERIOR – DIONÍSIO CERQUEIRA – SC

PROP.= PREFEITURA MUNICIPAL

CONTEÚDO

PLANTA BAIXA

LEGENDA

5/5

RESPONSÁVEL TÉCNICO

ENG. CIVIL GUILHERME H. M. LIBARDONI

CREA/SC 120441–2

PROPRIETÁRIO

PREFEITURA MUNICIPAL DE DIONÍSIO CERQUEIRA

CNPJ: 83.026.773/0001–74

DESENHO

EDUARDO DALLO

DATA

08/2024

ESCALA

1/2500