



**ESGOTO - SUBSOLO**  
ESCALA 1/50

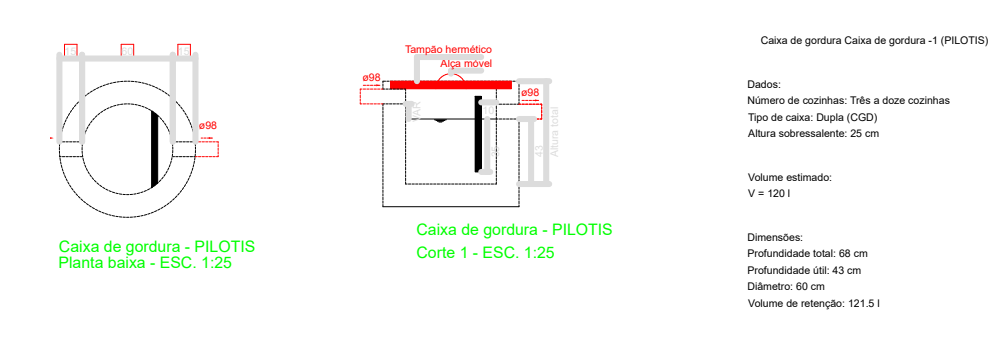


Caixa de gordura - PLOTTIS  
Planta baixa - ESC. 1,25

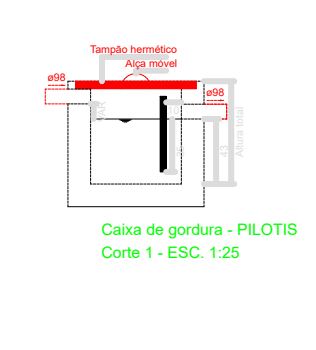


Caixa de gordura - PLOTTIS  
Cota 1 - ESC. 1,25


Caixa de gordura Caixa 1 - PLOTTIS  
 Modelo: Caixa 1 - PLOTTIS  
 Material: PVC  
 Diâmetro: 1000 mm  
 Altura: 1000 mm  
 Peso: 100 kg  
 Observações:  
 - Caixa de gordura para instalação em subsolo.  
 - Caixa de gordura para instalação em subsolo.  
 - Caixa de gordura para instalação em subsolo.

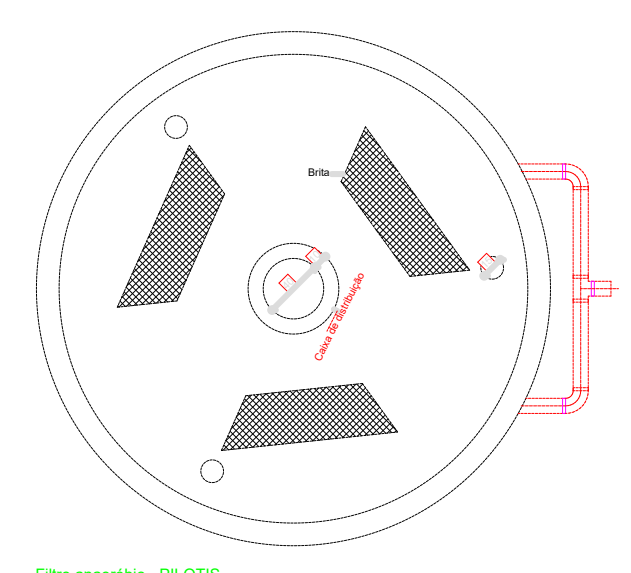

Filtro areia - PLOTTIS  
Planta baixa - ESC. 1,25

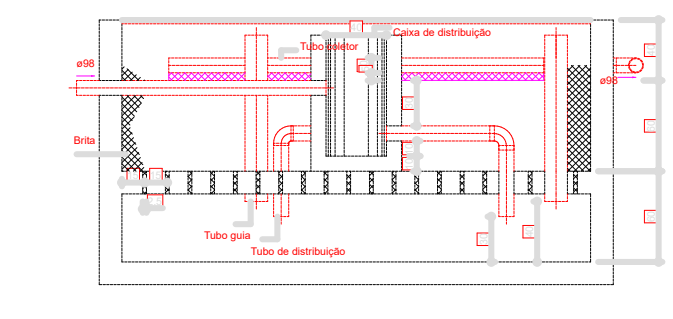

Filtro areia - PLOTTIS  
Cota 1 - ESC. 1,25

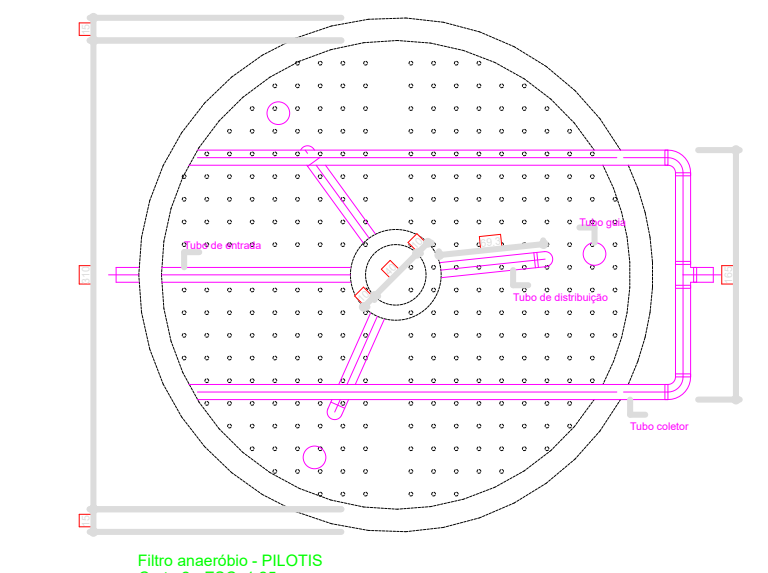


Filtro areia - PLOTTIS  
Cota 2 - ESC. 1,25


Filtro areia - PLOTTIS

Item	Quantidade	Descrição	Valor Unitário (R\$)	Valor Total (R\$)
1	1	Filtro areia - PLOTTIS	1000,00	1000,00
2	1	Filtro areia - PLOTTIS	1000,00	1000,00
<b>Total</b>	<b>2</b>			<b>2000,00</b>


Modelo: Caixa 1 - PLOTTIS  
 Material: PVC  
 Diâmetro: 1000 mm  
 Altura: 1000 mm  
 Peso: 100 kg  
 Observações:  
 - Caixa de gordura para instalação em subsolo.  
 - Caixa de gordura para instalação em subsolo.  
 - Caixa de gordura para instalação em subsolo.

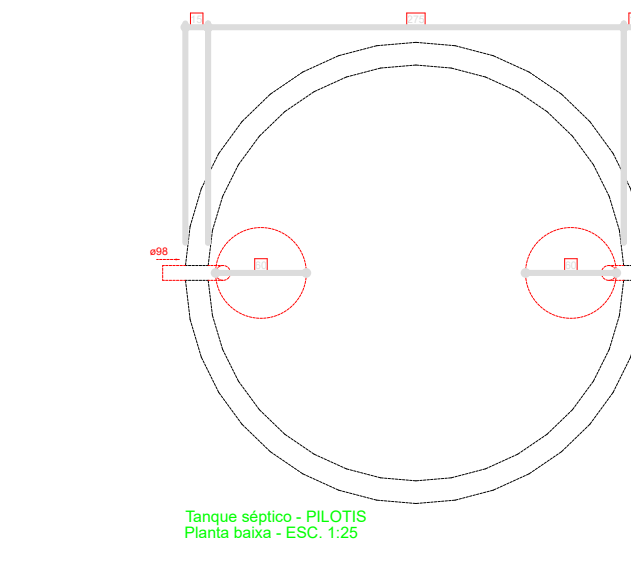

Tanque médio - PLOTTIS  
Planta baixa - ESC. 1,25

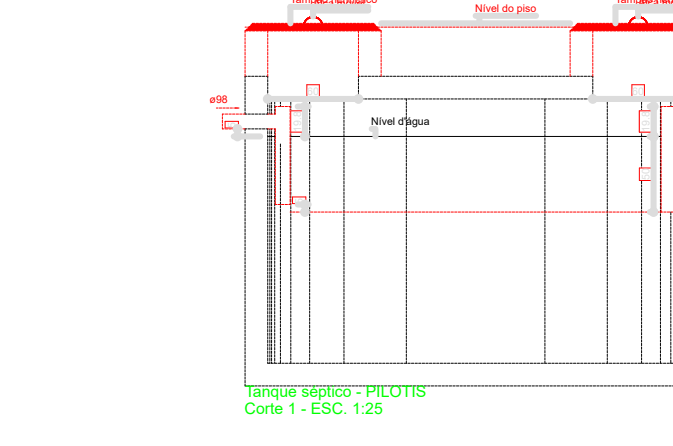

Tanque médio - PLOTTIS  
Cota 1 - ESC. 1,25

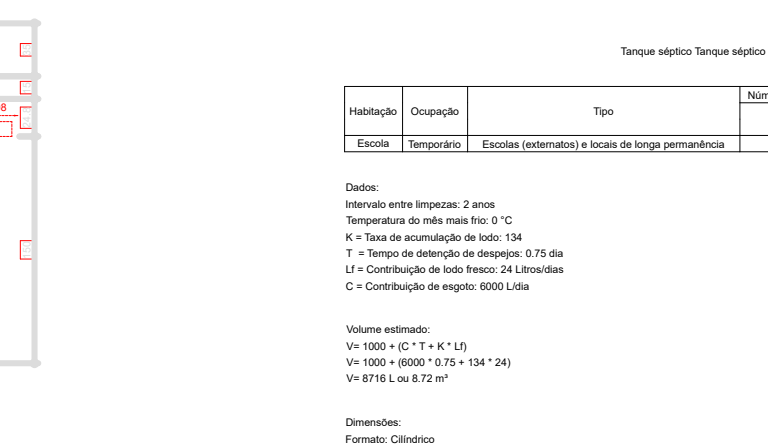


Tanque médio - PLOTTIS  
Cota 2 - ESC. 1,25


Tanque médio - PLOTTIS

Item	Quantidade	Descrição	Valor Unitário (R\$)	Valor Total (R\$)
1	1	Tanque médio - PLOTTIS	1000,00	1000,00
2	1	Tanque médio - PLOTTIS	1000,00	1000,00
<b>Total</b>	<b>2</b>			<b>2000,00</b>

Modelo: Caixa 1 - PLOTTIS  
 Material: PVC  
 Diâmetro: 1000 mm  
 Altura: 1000 mm  
 Peso: 100 kg  
 Observações:  
 - Caixa de gordura para instalação em subsolo.  
 - Caixa de gordura para instalação em subsolo.  
 - Caixa de gordura para instalação em subsolo.

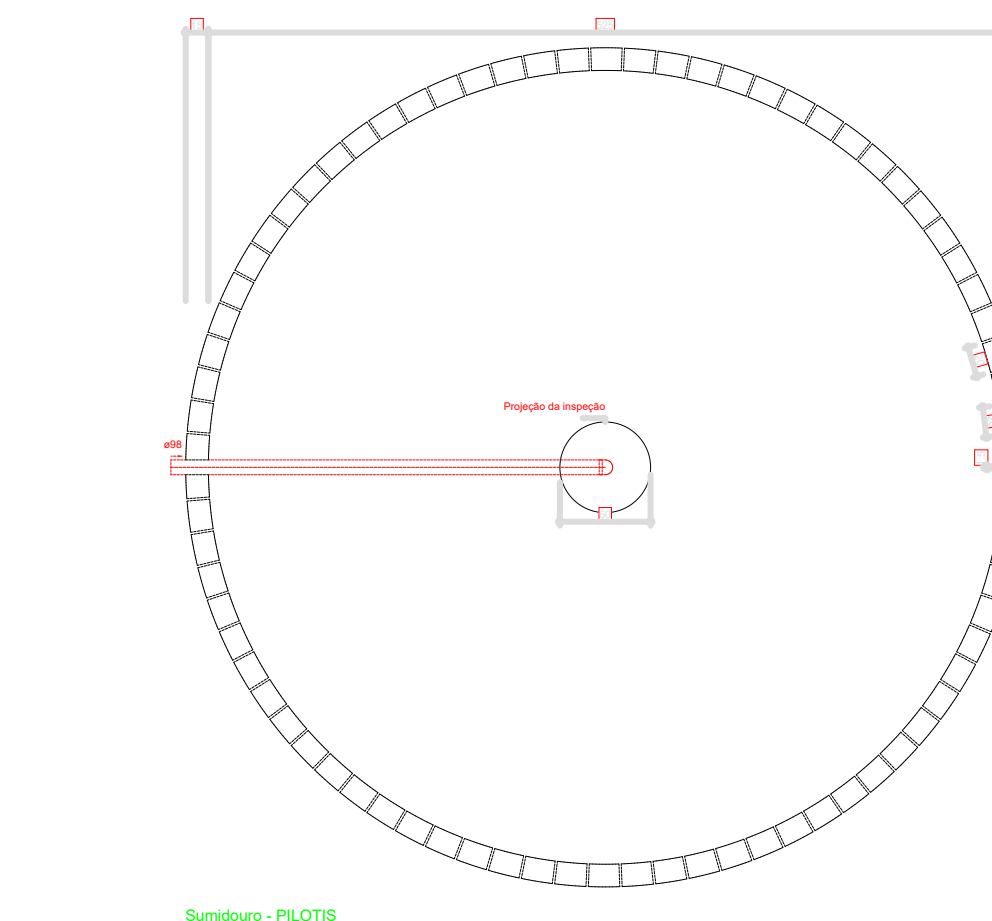

Reservatório - PLOTTIS  
Planta baixa - ESC. 1,25

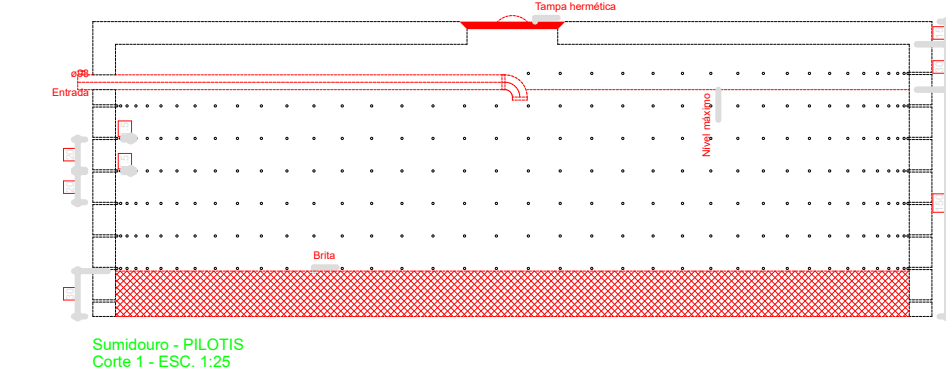

Reservatório - PLOTTIS  
Cota 1 - ESC. 1,25

Reservatório - PLOTTIS

Item	Quantidade	Descrição	Valor Unitário (R\$)	Valor Total (R\$)
1	1	Reservatório - PLOTTIS	1000,00	1000,00
2	1	Reservatório - PLOTTIS	1000,00	1000,00
<b>Total</b>	<b>2</b>			<b>2000,00</b>

Modelo: Caixa 1 - PLOTTIS  
 Material: PVC  
 Diâmetro: 1000 mm  
 Altura: 1000 mm  
 Peso: 100 kg  
 Observações:  
 - Caixa de gordura para instalação em subsolo.  
 - Caixa de gordura para instalação em subsolo.  
 - Caixa de gordura para instalação em subsolo.



NATUREZA DA OBRA:		PROJETO: <b>HIDROSSANITÁRIO</b>	
LOCAL: <b>RUA FULGÊNCIO FERLIN SANTA TERESA</b>	RESPONSÁVEL TÉCNICO: <b>ROBERTO FELPE GUGELMIN CAUSCARI/RS/48</b>	REVISÃO: <b>ESGOTO - PLANTA SUBSOLO ESGOTO - DETALHES</b>	PRIMEIRA: <b>01</b>
DATA: <b>25/11/2025</b>	LEGENDA: <b>INDICADA</b>	ORÇAMENTO: <b>ROBERTO</b>	ÁREA: <b>1.671,95 m²</b>