


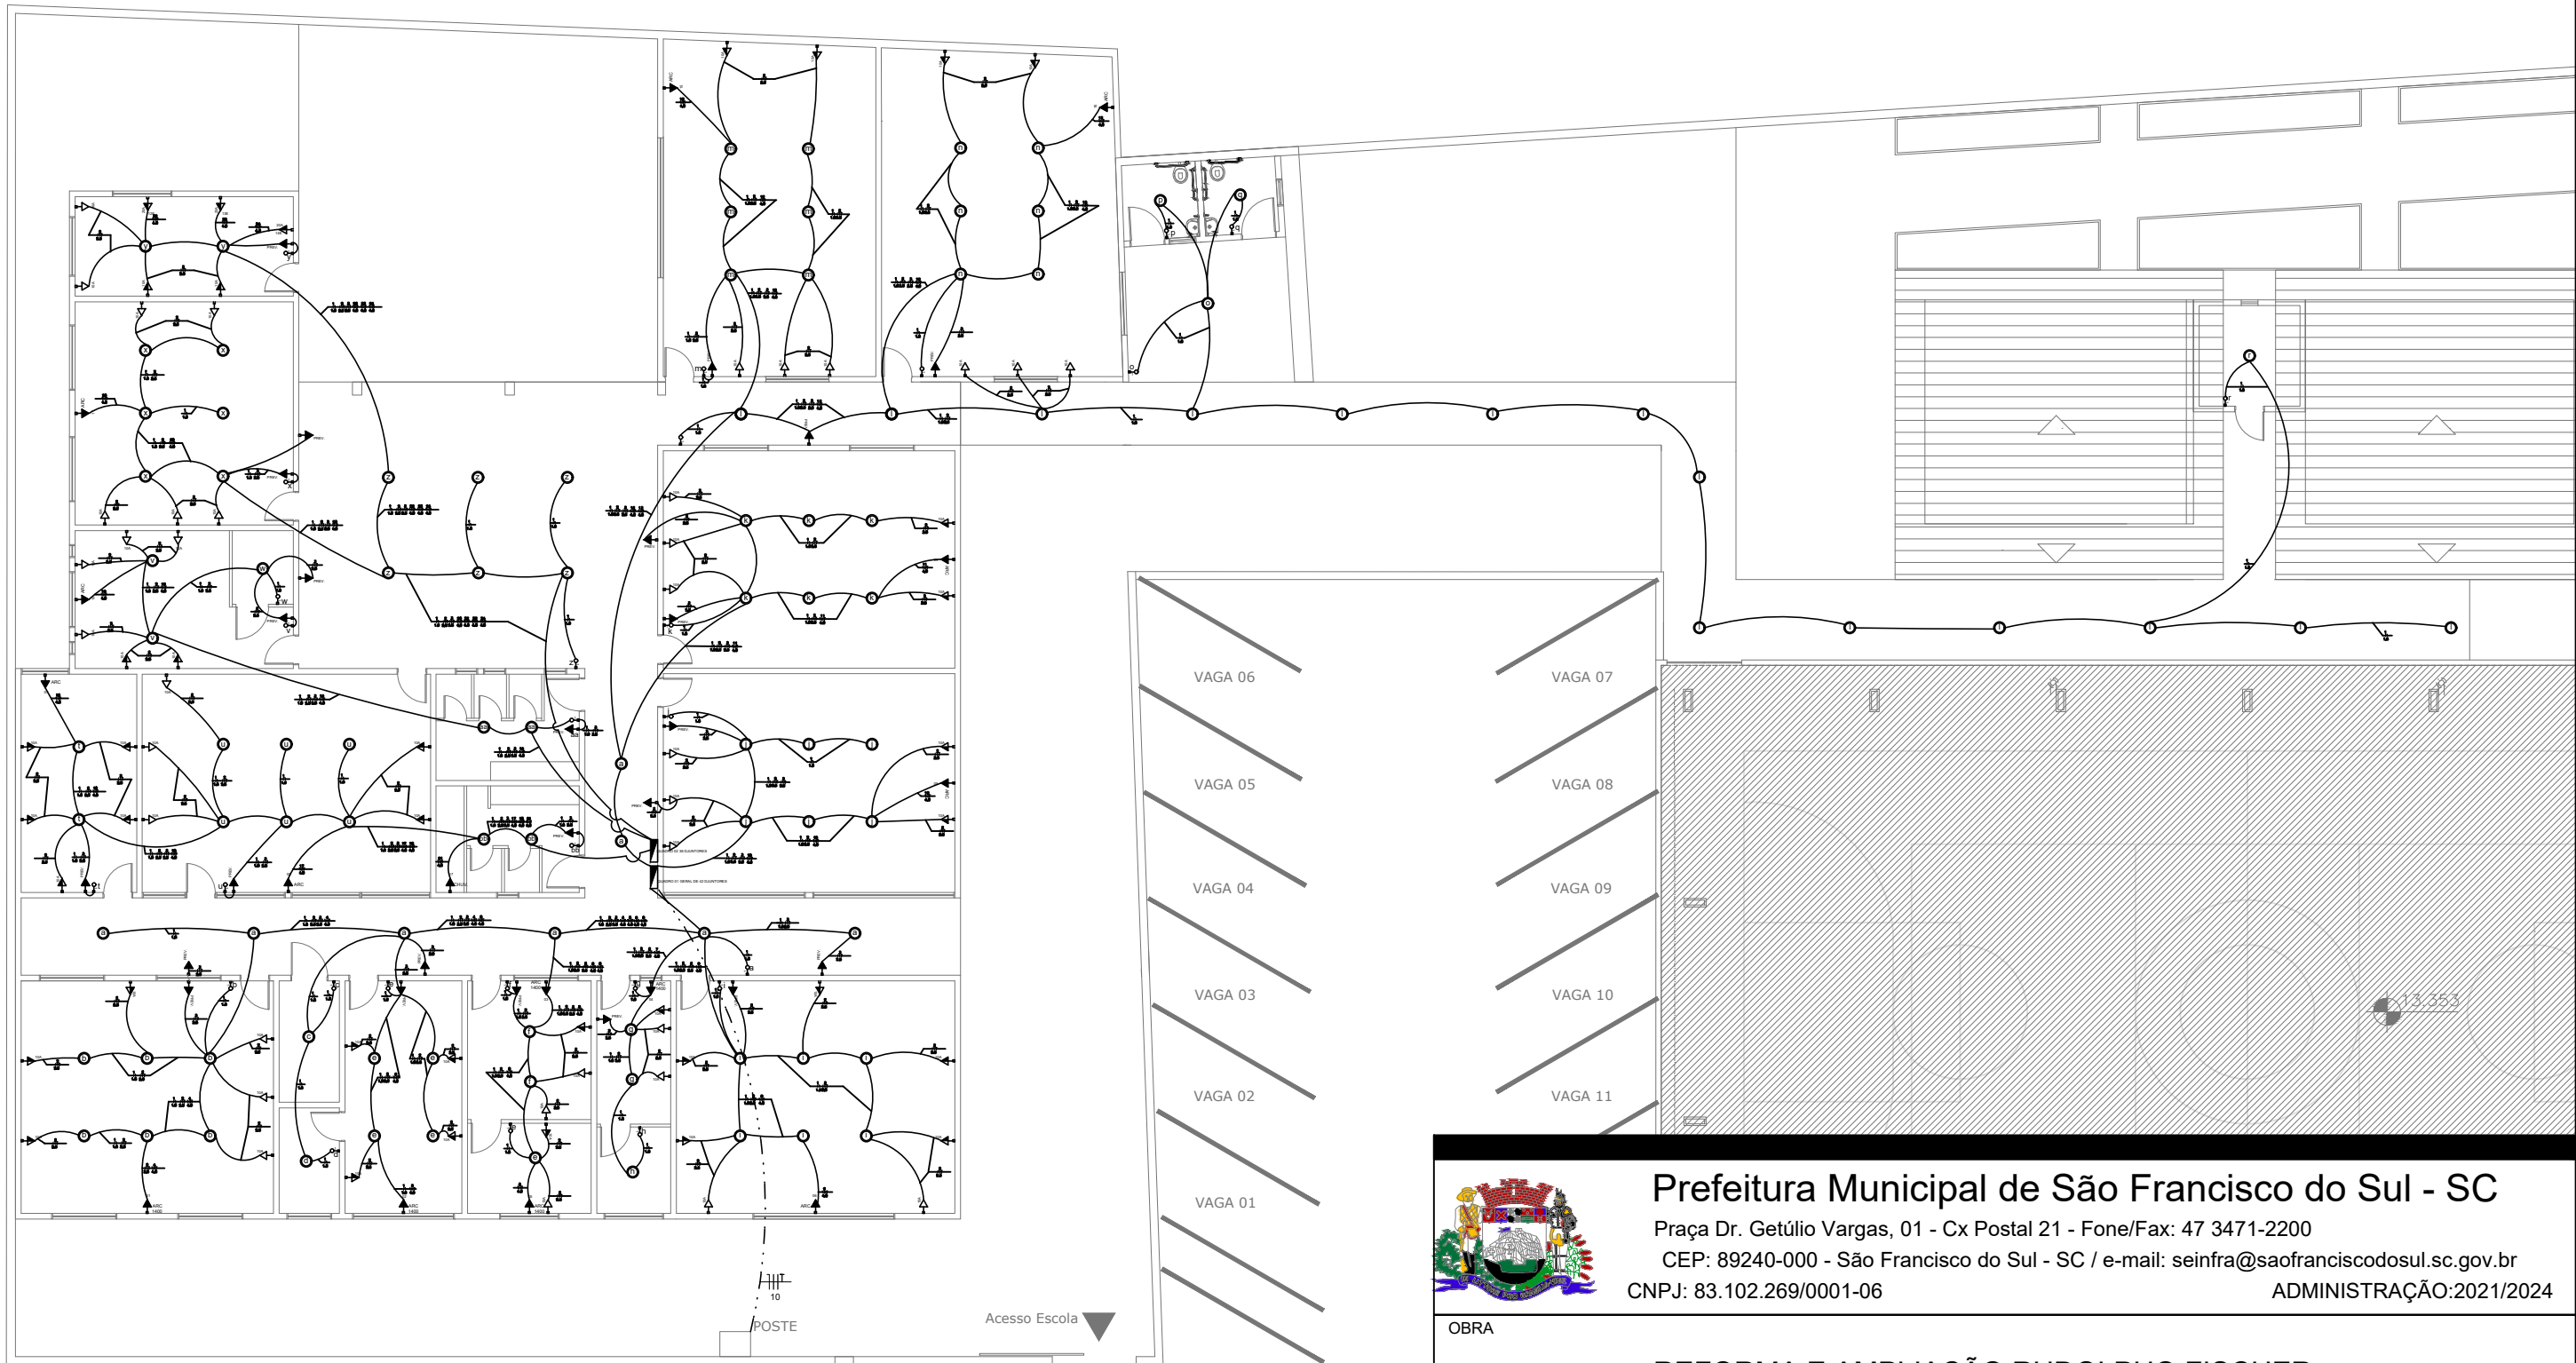

PLANTA BAIXA ELÉTRICA
ESCALA 1/100

- INTERRUPTOR SIMPLES (1 MÓDULO)
- TOMADA BAIXA DE EMBUTIR (1 MÓDULO) 2P+T 10A
- TOMADA MÉDIA DE EMBUTIR (1 MÓDULO) 2P+T 10A
- TOMADA ALTA DE EMBUTIR (1 MÓDULO) 2P+T 20A
- TOMADA ALTA DE EMBUTIR (1 MÓDULO) 2P+T 10A
- LÂMPADA COMPACTA FLUORESCENTE DE 20W
- QUADRO DE DISTRIBUIÇÃO COM BARRAMENTO TRIFÁSICO
- ELETRODUTO FLEXÍVEL 20MM INSTALADO EM FORRO/LAJE



Prefeitura Municipal de São Francisco do Sul - SC
Praça Dr. Getúlio Vargas, 01 - Cx Postal 21 - Fone/Fax: 47 3471-2200
CEP: 89240-000 - São Francisco do Sul - SC / e-mail: seinfra@saofranciscodosul.sc.gov.br
CNPJ: 83.102.269/0001-06
ADMINISTRAÇÃO:2021/2024

OBRA			
REFORMA E AMPLIAÇÃO RUDOLPHO FISCHER			
ENDEREÇO			
Morro Grande, São Francisco do Sul - SC			
CONTEÚDO	ASSINATURA		
Planta Elétrica			
RESPONSÁVEL	PRANCHAS		
Arq. Joice Piroli			
COORDENAÇÃO DO PROJETO			
Eng. Simone de Oliveira Pais			
DATA	Área de Total	ESCALA	DESENHO TÉCNICO
Agosto/2023	1700,43 m²	INDICADA	WESLEY MELO

E

01
02