



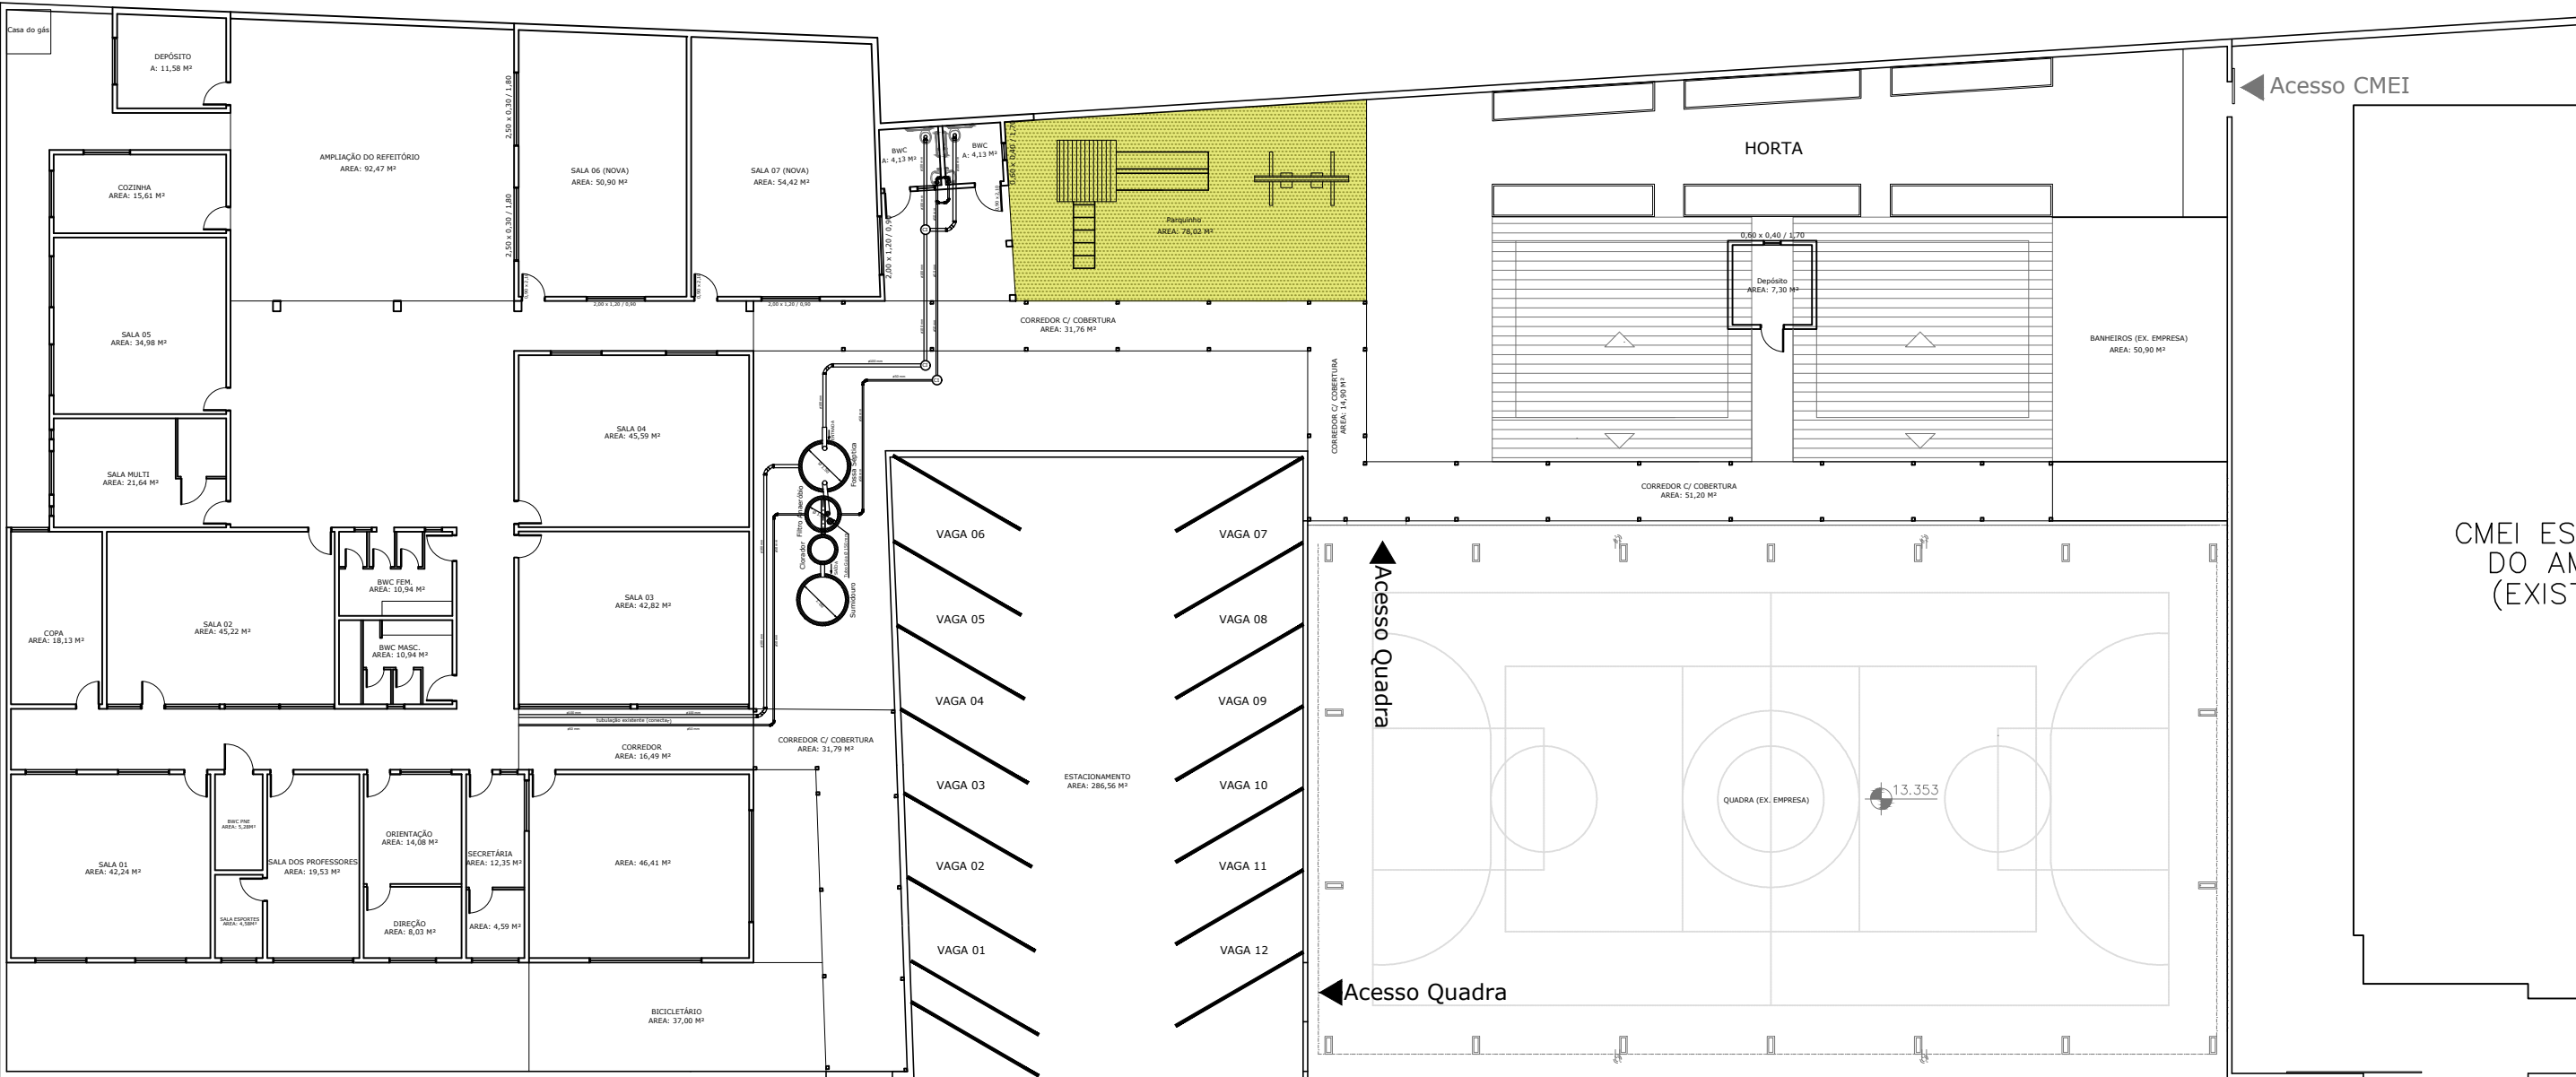

PLANTA BAIXA HIDROSSANITÁRIO
ESCALA 1/100

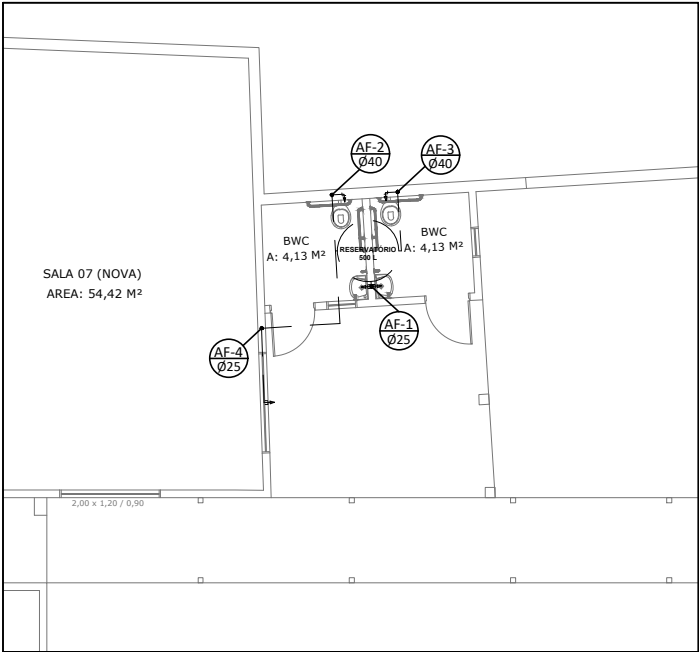

			
Prefeitura Municipal de São Francisco do Sul - SC			
Praça Dr. Getúlio Vargas, 01 - Cx Postal 21 - Fone/Fax: 47 3471-2200			
CEP: 89240-000 - São Francisco do Sul - SC / e-mail: seinfra@saofranciscodosul.sc.gov.br			
CNPJ: 83.102.269/0001-06			
ADMINISTRAÇÃO:2021/2024			
OBRA			
REFORMA E AMPLIAÇÃO RUDOLPHO FISCHER			
ENDEREÇO			
Morro Grande, São Francisco do Sul - SC			
CONTEÚDO			ASSINATURA
Planta Hidrossanitário			
RESPONSÁVEL			PRANCHAS
Arq. Joice Piroli			
COORDENAÇÃO DO PROJETO			H01 H01
Eng. Simone de Oliveira Pais			
DATA	Área de Total	ESCALA	DESENHO TÉCNICO
Agosto/2023	1700,43 m²	INDICADA	JOICE PIROLI