



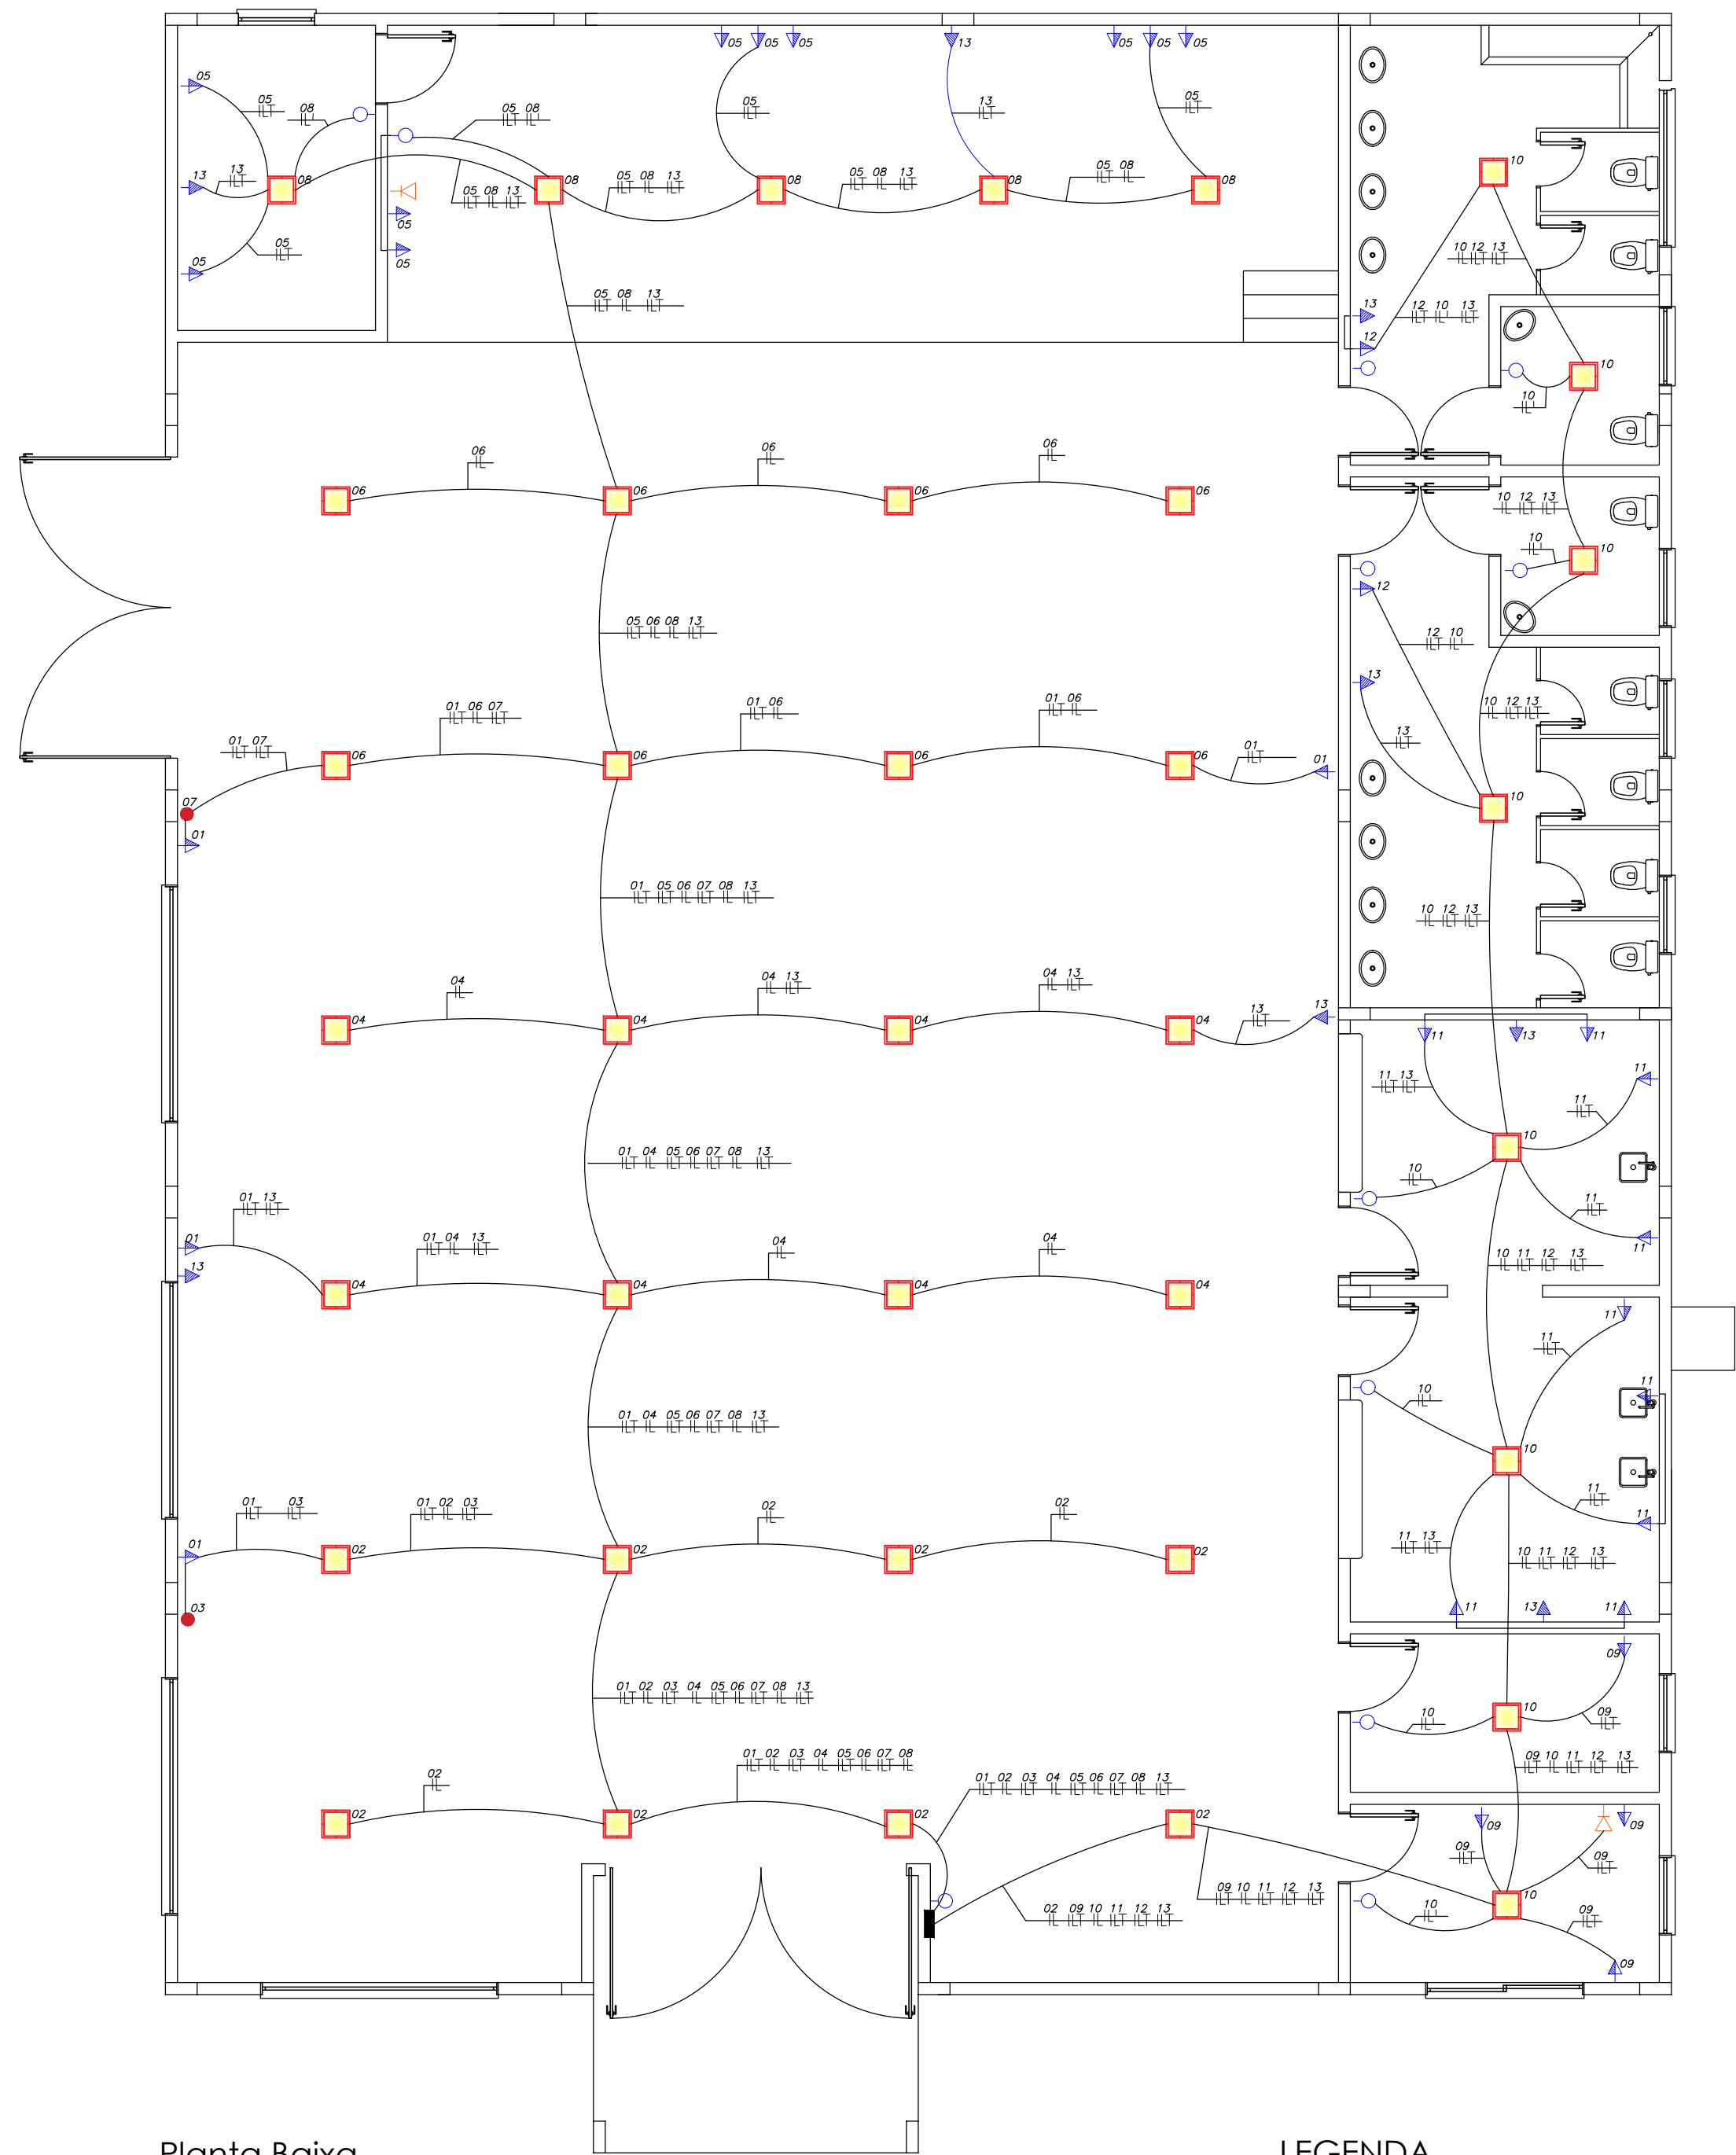

Planta Baixa
Área: 489,35m²
Escala: 1/75

LEGENDA	
	INTERRUPTOR EMBUTIDO A 1,10m DO PISO ACABADO
	TOMADA 2P+T UNIVERSAL, 20A/250V, INSTALADA EM CAIXA 2X4", EMBUTIDA A 1,10m DO PISO ACABADO
	TOMADA 2P+T UNIVERSAL, 10A/250V, INSTALADA EM CAIXA 2X4", EMBUTIDA A 2,20m DO PISO ACABADO
	TOMADA PARA AR CONDICIONADO SPLIT
	TOMADA PARA CHUVEIRO OU AR CONDICIONADO A 2,20m
	TOMADA E FIAÇÃO PARA TV, INSTALADOS A 1,45m DO PISO ACABADO
	ARANDELA CONFORME PROJETO ARQUITETÔNICO
	LUMINÁRIA LED REFLETOR RETANGULAR BIVOLT, LUZ BRANCA, 50 W
	QUADRO DE DISTRIBUIÇÃO
	INDICAÇÃO DE FIAÇÃO NO ELETRODUTO: FASE, NEUTRO, TERRA E RETORNO DE FASE

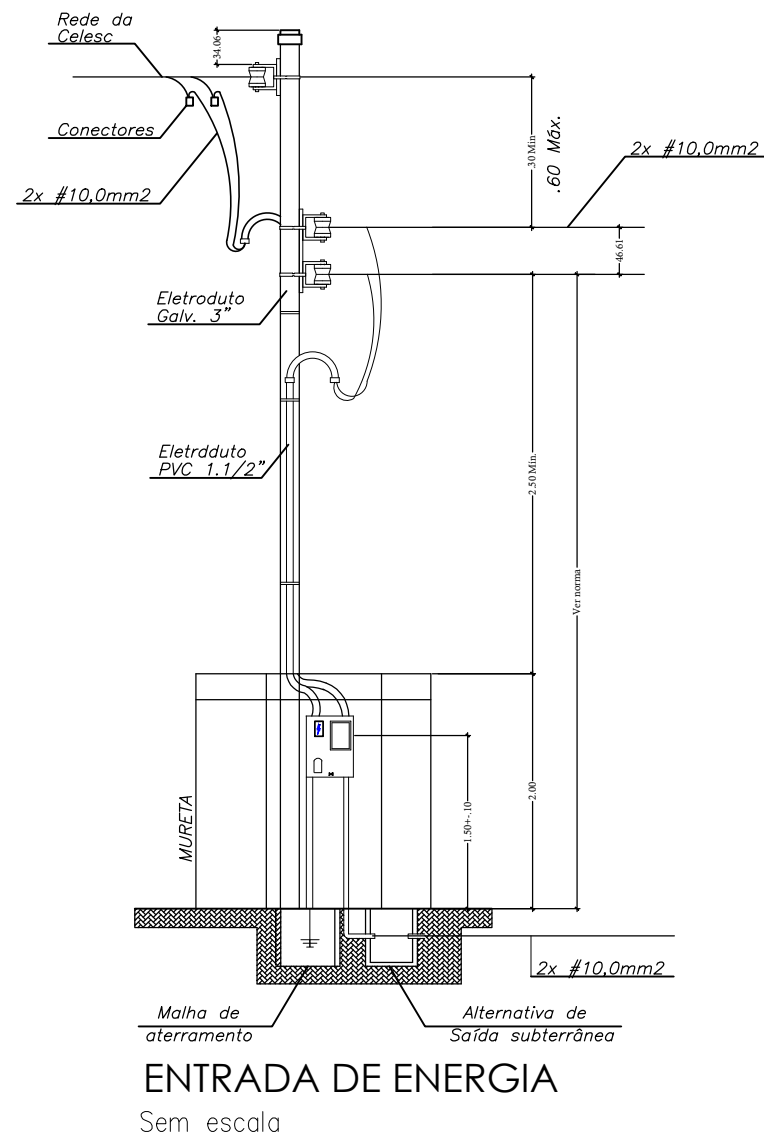

QUADRO DE DIMENSIONES	
2x #10,0mm²	20A/1φ #2,5 1 TOMADAS
	10A/1φ #1,5 2 LÂMPADAS
	20A/1φ #4,0 3 AR CONDICIONADO
	10A/1φ #1,5 4 LÂMPADAS
	32A/1φ #2,5 5 TOMADAS PÁLCO
	10A/1φ #1,5 6 LÂMPADAS
	20A/1φ #4,0 7 AR CONDICIONADO
	10A/1φ #1,5 8 LÂMPADAS
	20A/1φ #2,5 9 TOMADAS
	10A/1φ #1,5 10 LÂMPADAS
	32A/1φ #2,5 11 TOMADAS COZINHA
	20A/1φ #2,5 12 TOMADAS
	20A/1φ #2,5 13 ILUMINAÇÃO DE EMERGÊNCIA
BAR, 3X(15X2) CU	

RESPONSÁVEL TÉCNICO
Engº NELSON LUIS MELIM

PROPRIETÁRIO
PREFEITURA MUNICIPAL DE VIDAL RAMOS

Eng.º Civil Nelson Luis Melim
CREA/SC - 052.036-9

MELIM Engenharia

OBRA: CENTRO DE IDOSOS

PROPRIETÁRIO: PREFEITURA MUNICIPAL DE VIDAL RAMOS
CNPJ: 83.102.376/0001-34

LOCALIZAÇÃO: RODOVIA SC 110 - VIDAL RAMOS

Projeto: ELÉTRICO
Conteúdo: Planta Baixa - detalhes

PRANCHA
01/01

DATA: Dezembro/2025

ÁREA: 489,35m²

DESENHO: Tarcísio

ESCALAS: Indicadas