



LEGENDA DRENAGEM	
ITEM	DESCRIÇÃO
	TUBO DE ÁGUA PLUVIAL DE CONCRETO Ø300mm
	TUBO DE ÁGUA PLUVIAL DE CONCRETO Ø200mm
	TUBO DE DRENAGEM PERFURADO PVC 100mm
	CAIXA DE INSPEÇÃO DE CONCRETO 60x60xh(variable)cm
	CAIXA DE AREIA DE CONCRETO COM BUEIRO 60x60xh(variable)cm

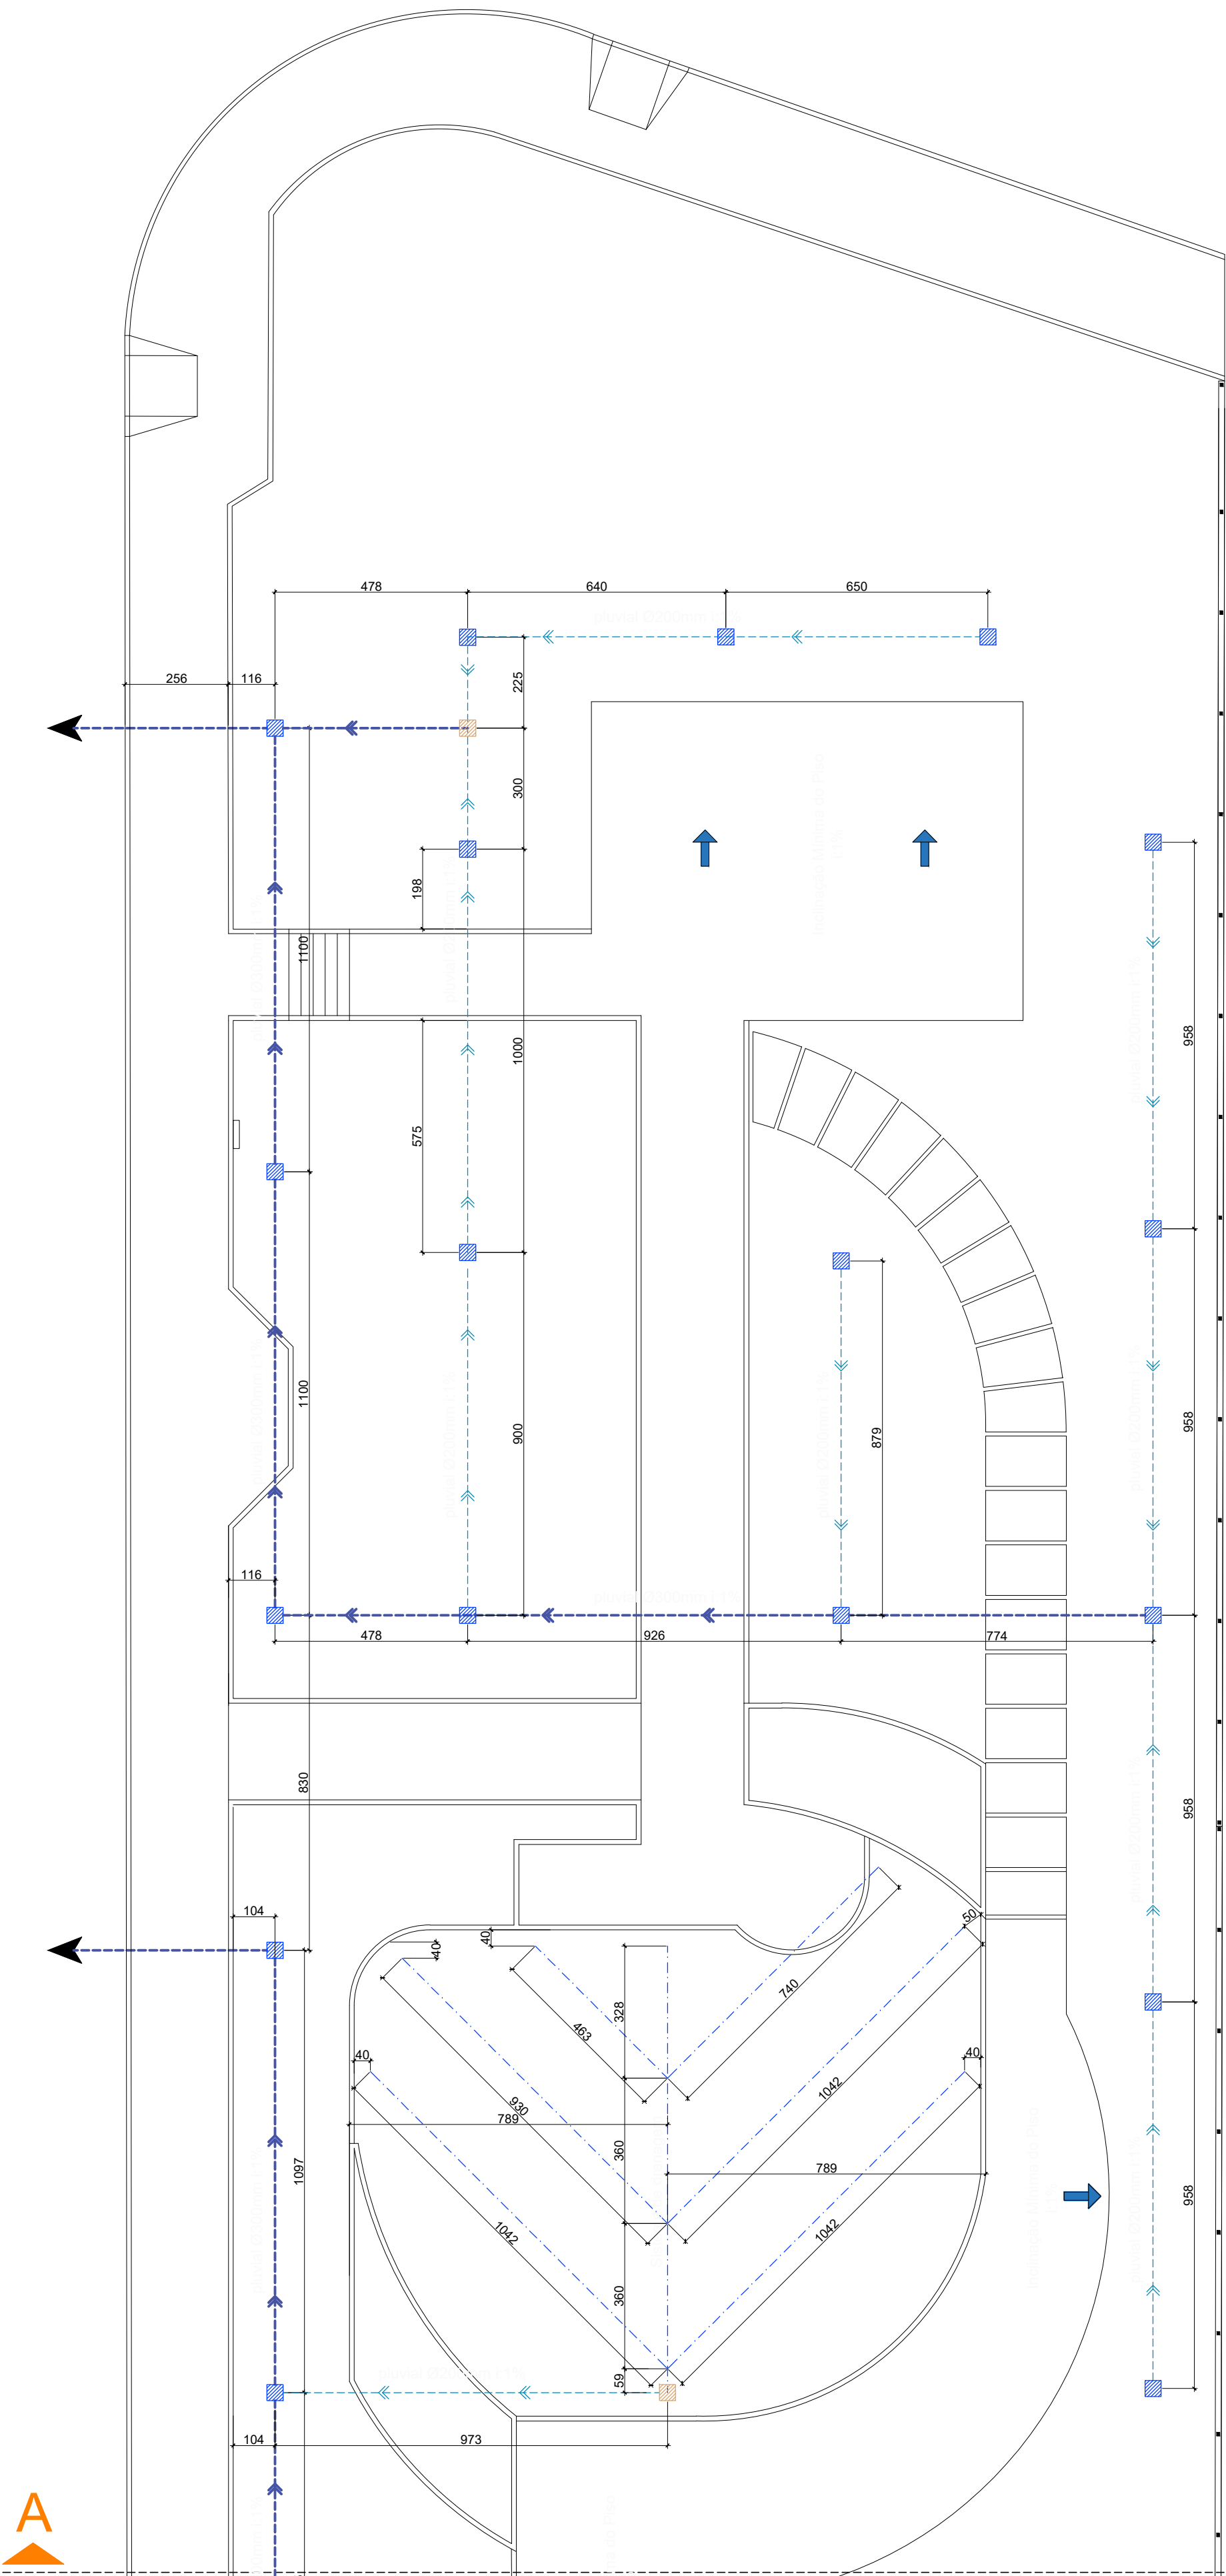


IMPLANTAÇÃO - TRECHO A

ESCALA: 1/125

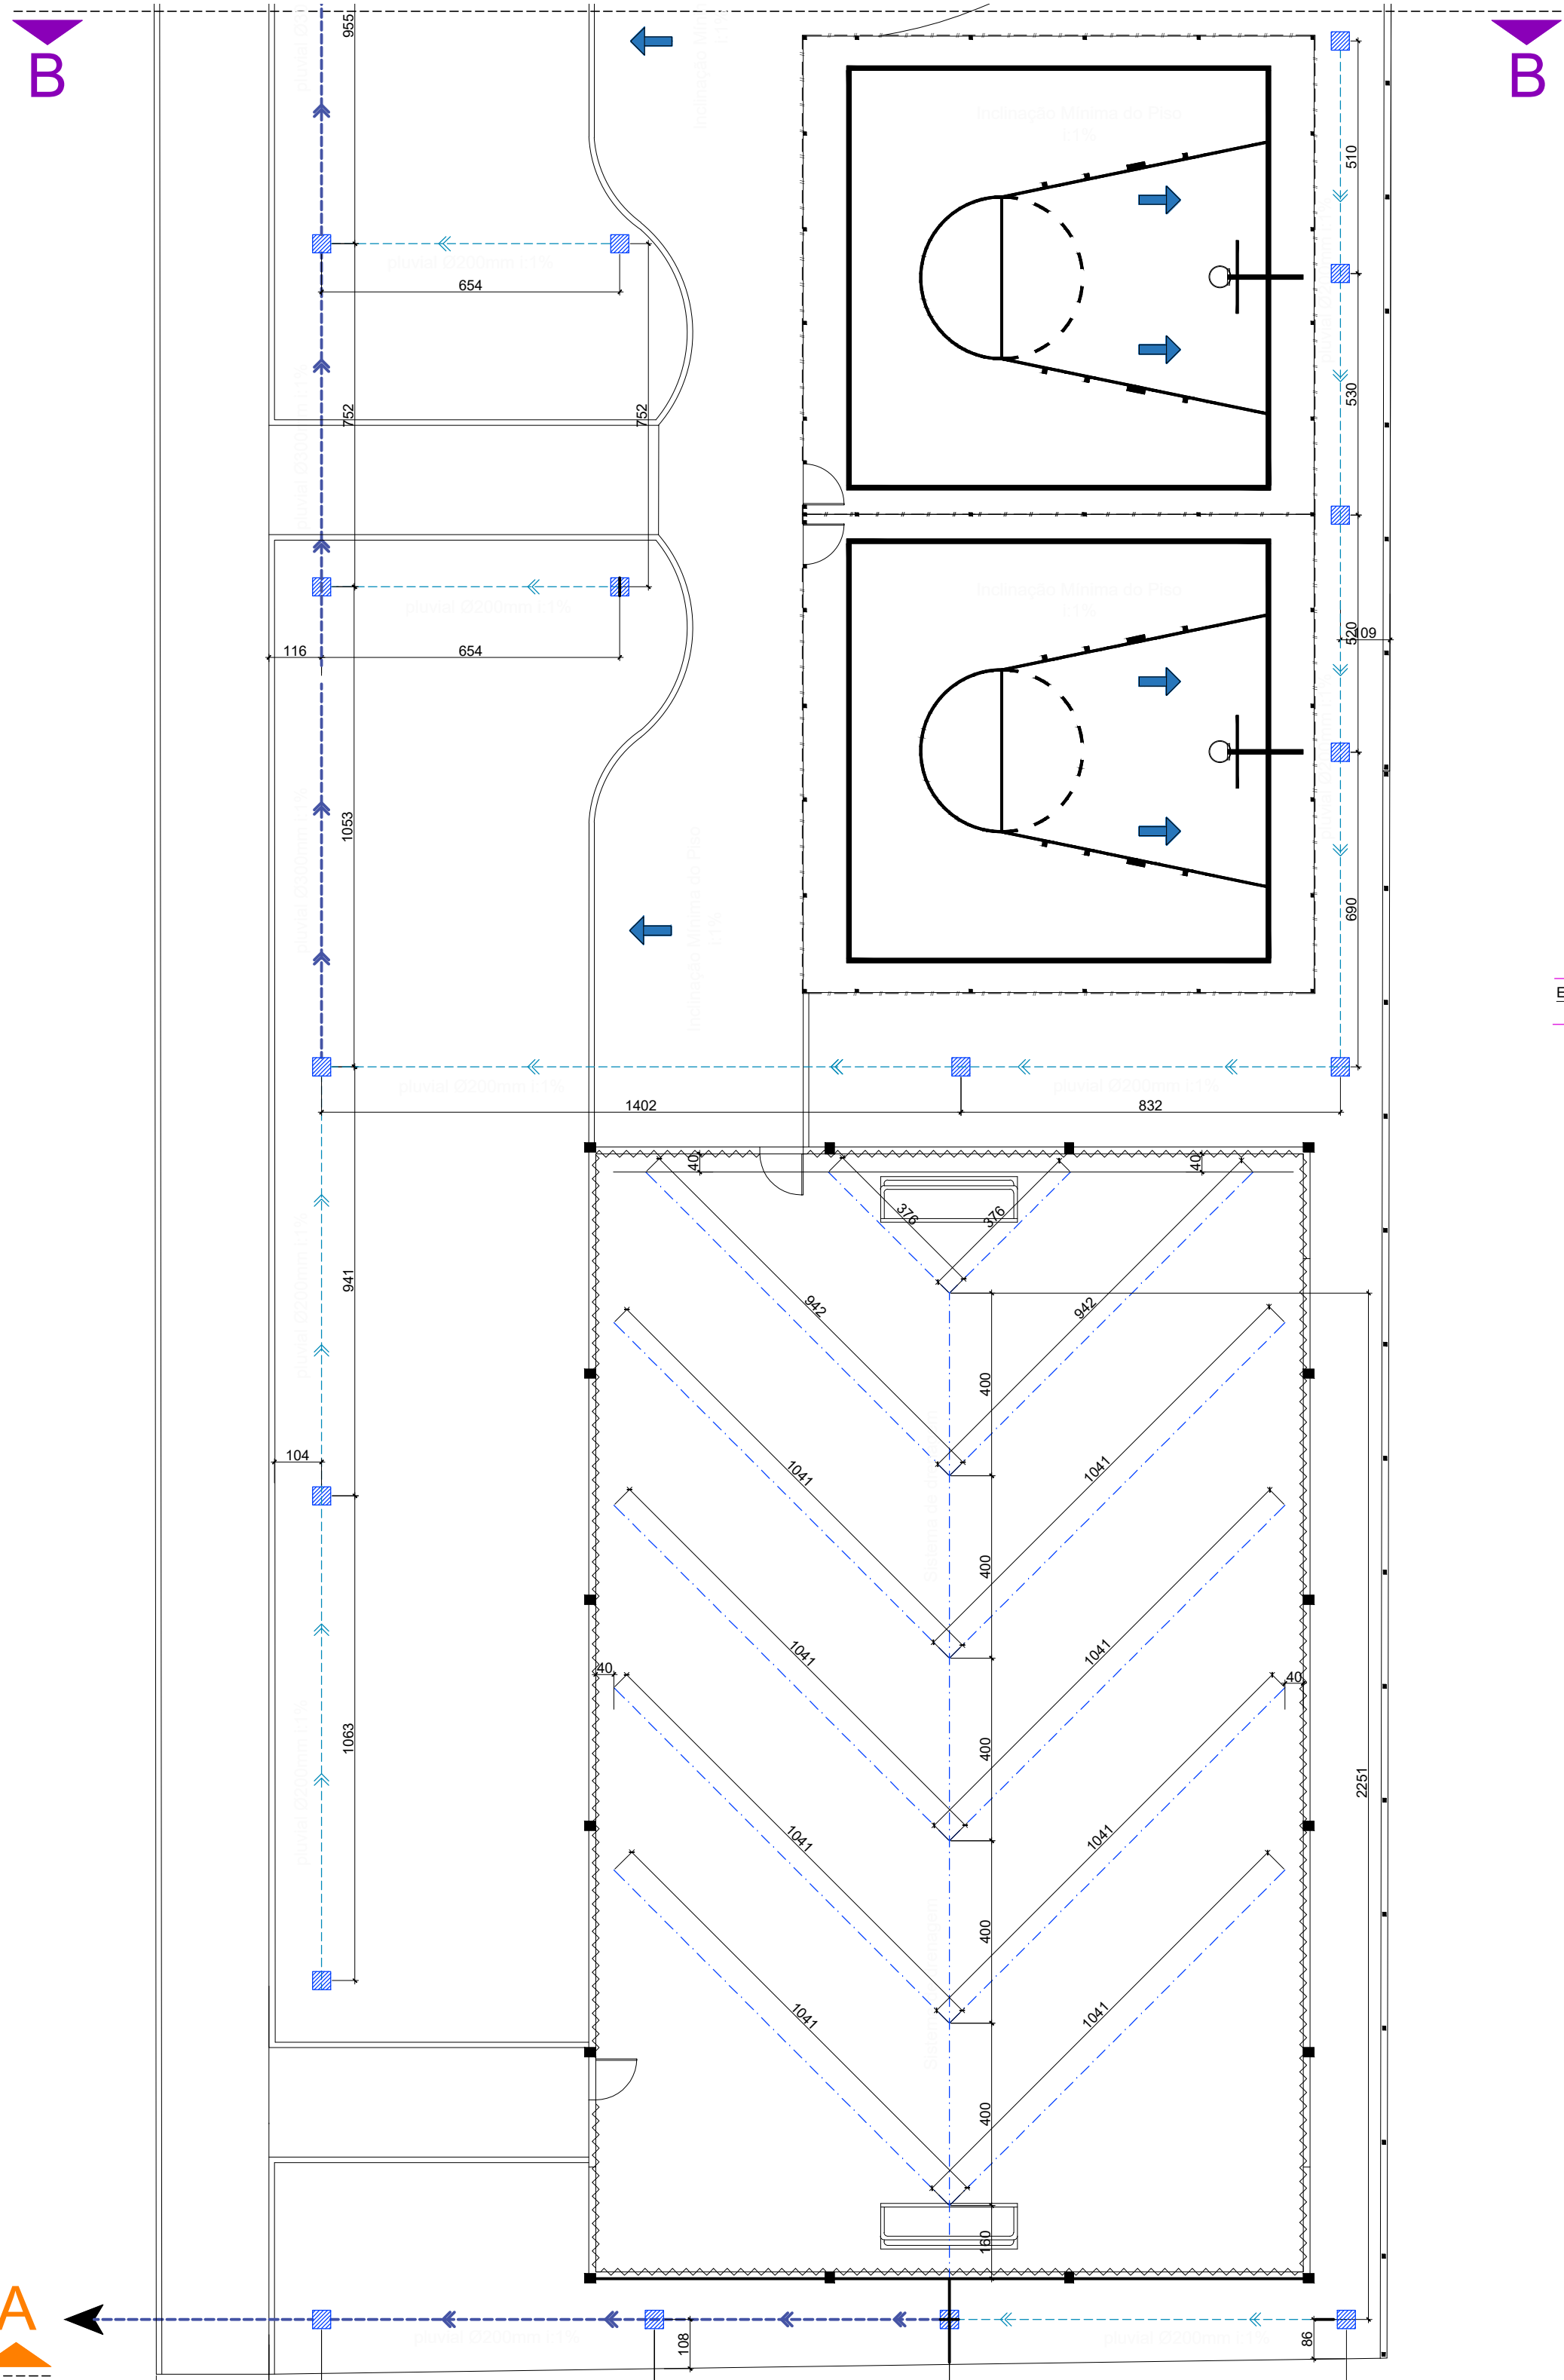

IMPLANTAÇÃO - TRECHO B


ESCALA: 1/125

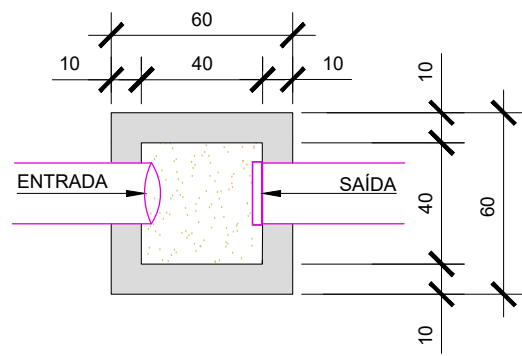

PLANTA BAIXA

DETALHE - CAIXA DE AREIA

ESCALA: 1/25

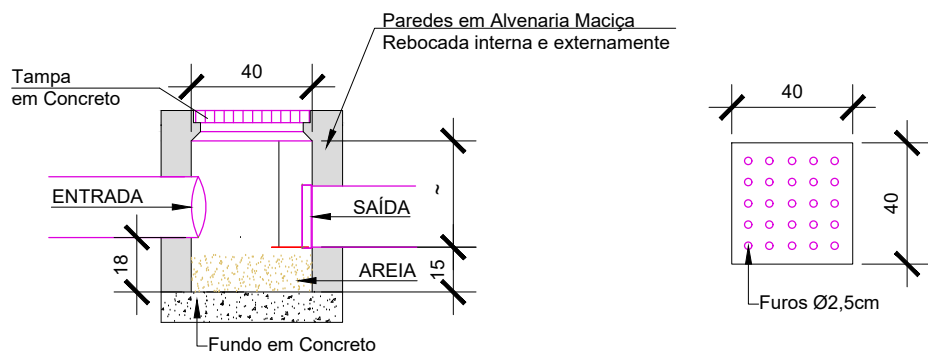

CORTE

TAMPA EM CONCRETO

OBS.: HAVENDO DIVERGÊNCIAS ENTRE COTA E ESCALA, PREVALECE A COTA.

APROVAÇÕES	PROPRIETÁRIO
	MUNICÍPIO DE JARAGUÁ DO SUL CNPJ 83.102.459/0001-23
	RESPONSÁVEL TÉCNICO PROJETO
	JACKELINE VANESSA GONZAGA ARQUITETA E URBANISTA CAUA643939

SECRETARIA MUNICIPAL DE PLANEJAMENTO E URBANISMO

JARAGUÁ DO SUL
PREFEITURA

PROJETO URBANÍSTICO DE ÁREA DE LAZER

TÍTULO	ÁREA DE LAZER BAIRRO TRÊS RIOS DO SUL	
CONTEÚDO	IMPLANTAÇÃO - REDE DE DRENAGEM	
PROPRIETÁRIO	MUNICÍPIO DE JARAGUÁ DO SUL	
LOGRADOURO	RUA 445 - ENGENHEIRO THOMAZ CESAR FRUET	BAIRRO TRÊS RIOS DO SUL
DATA	DEZENBRO 2024	DESENHO VICTOR HUGO C.
	ARQUIVO ARQ_ÁREA DE LAZER RIO DA LUZ_REV03	ESCALA INDICADA

PRANCHA N°

ARQ
03

07

N° DE PRANCHAS

