




PLANTA BAIXA BANHEIRO MASCULINO
ESCALA 1:25

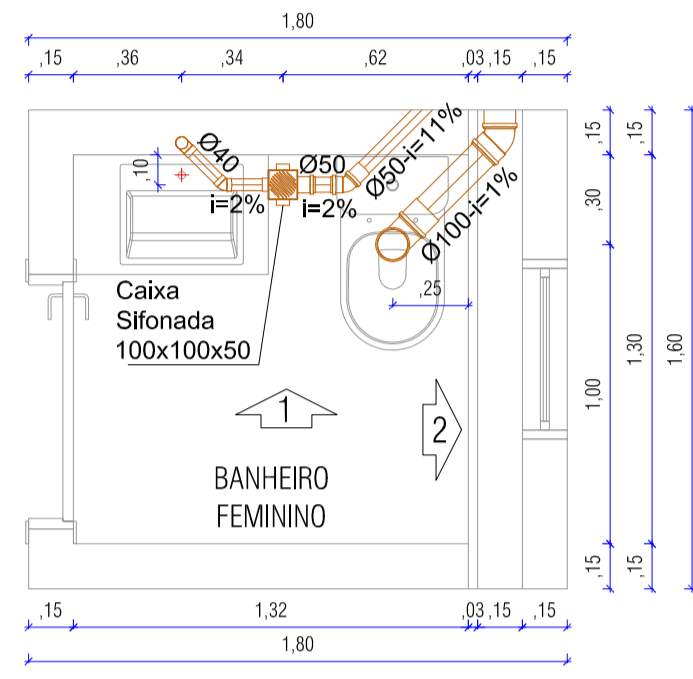


PLANTA BAIXA BANHEIRO FEMININO
ESCALA 1:25

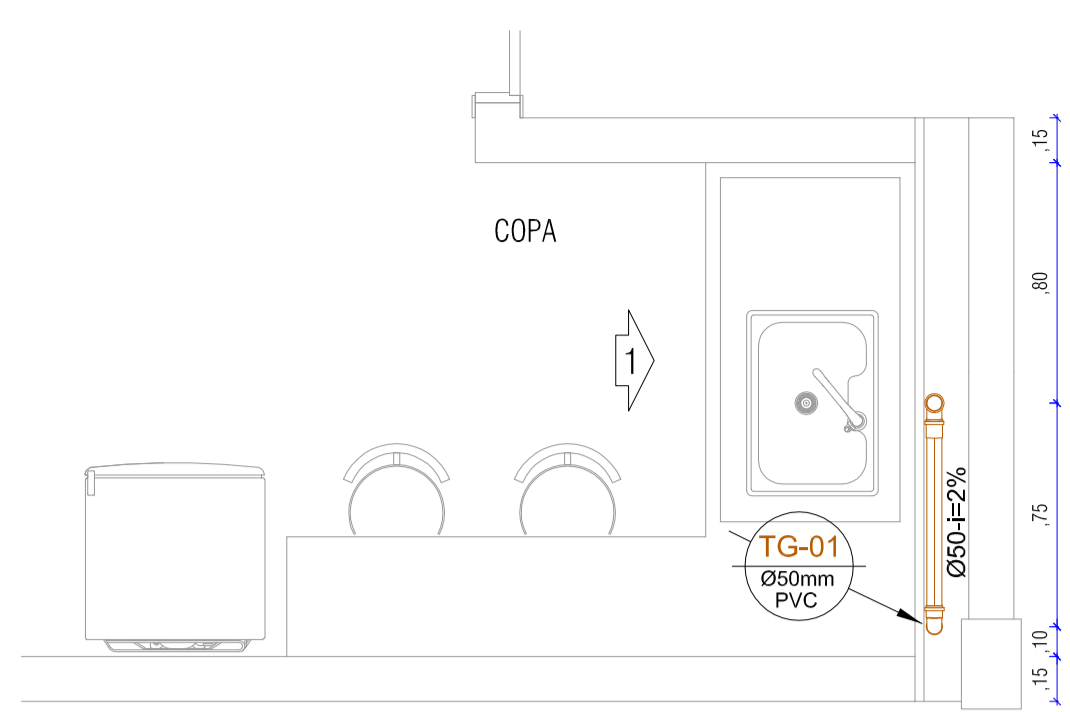


PLANTA BAIXA COPA
ESCALA 1:25

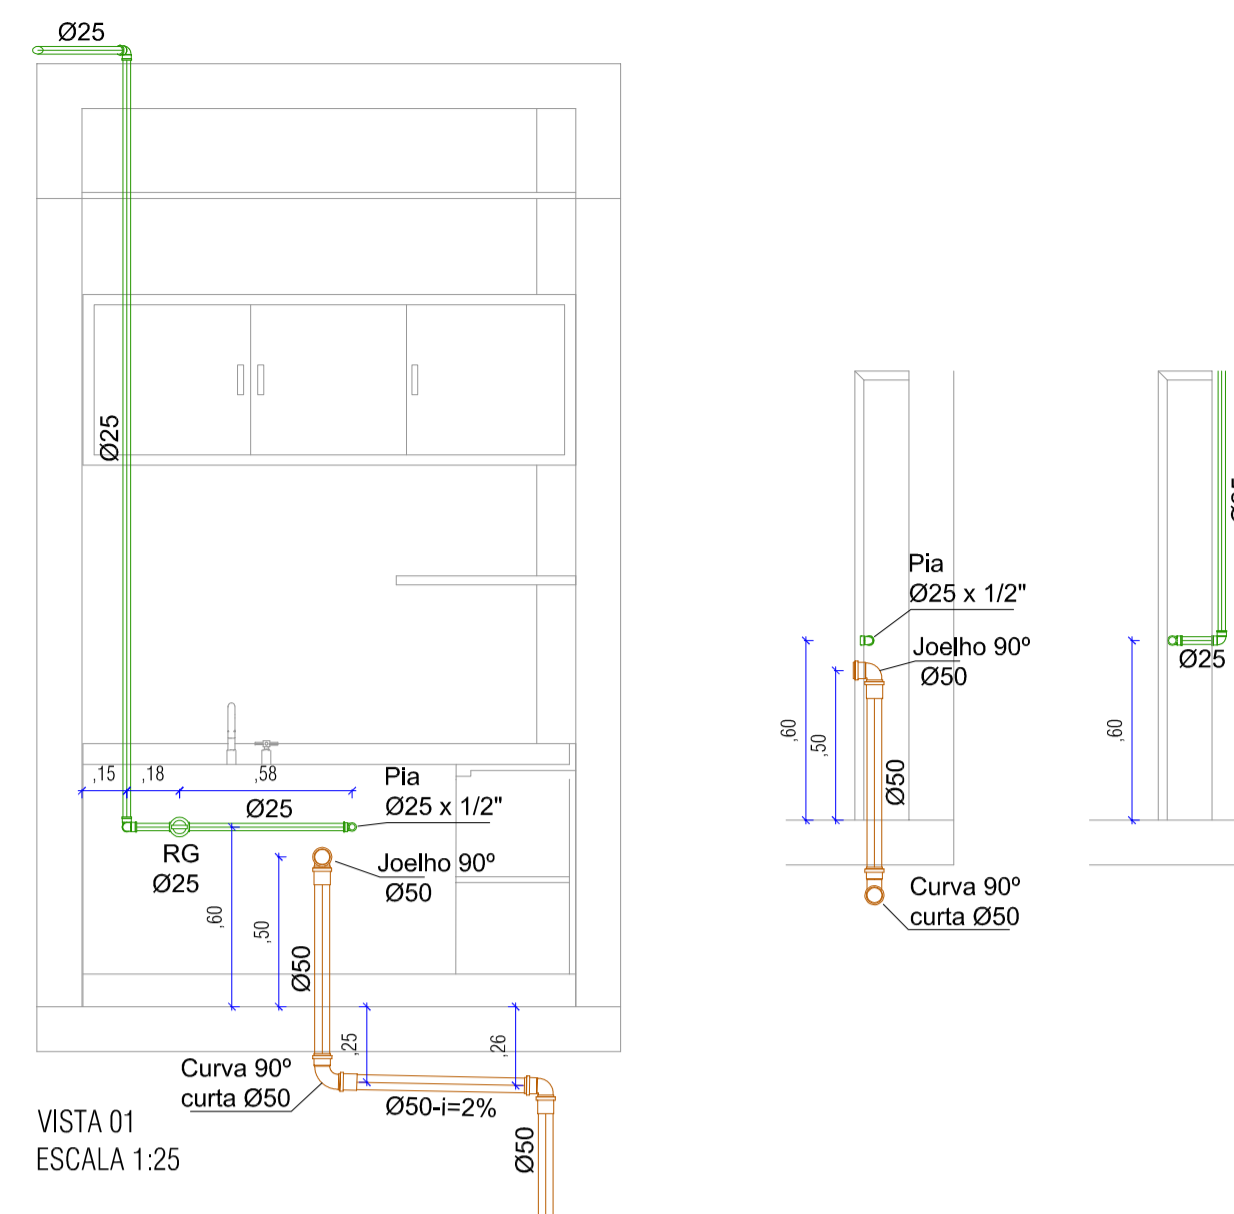


VISTA 01
ESCALA 1:25

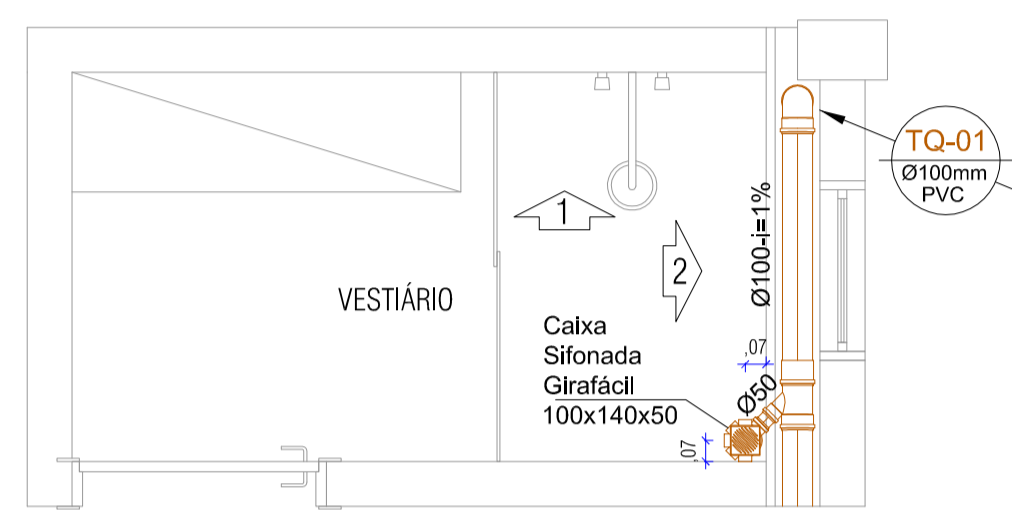


PLANTA BAIXA VESTIÁRIO
ESCALA 1:25

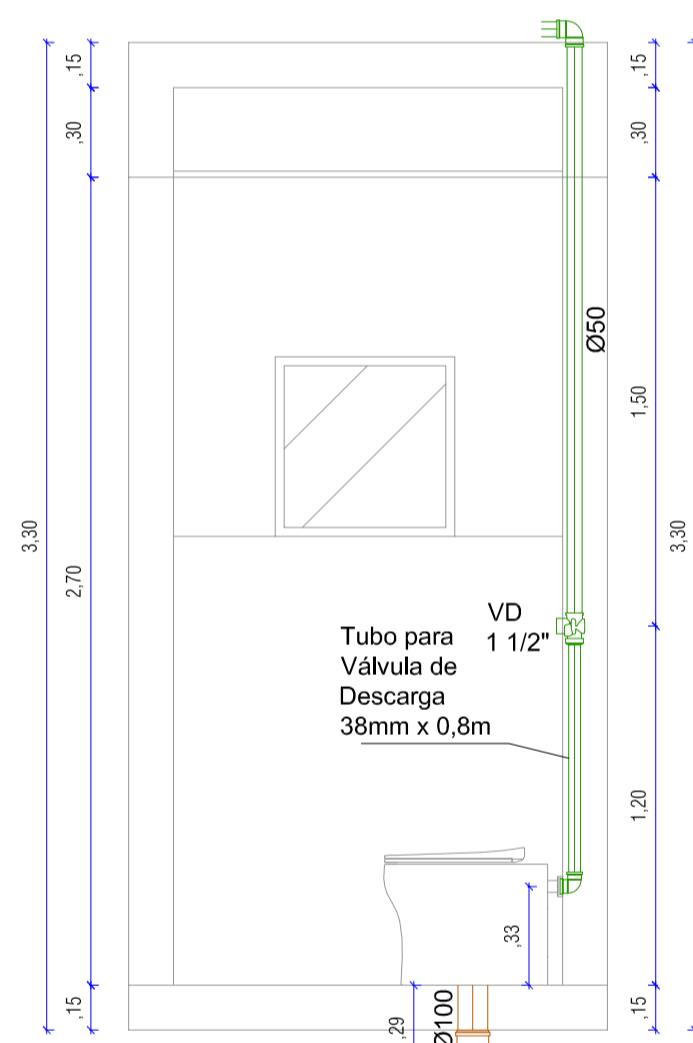


VISTA 02
ESCALA 1:25

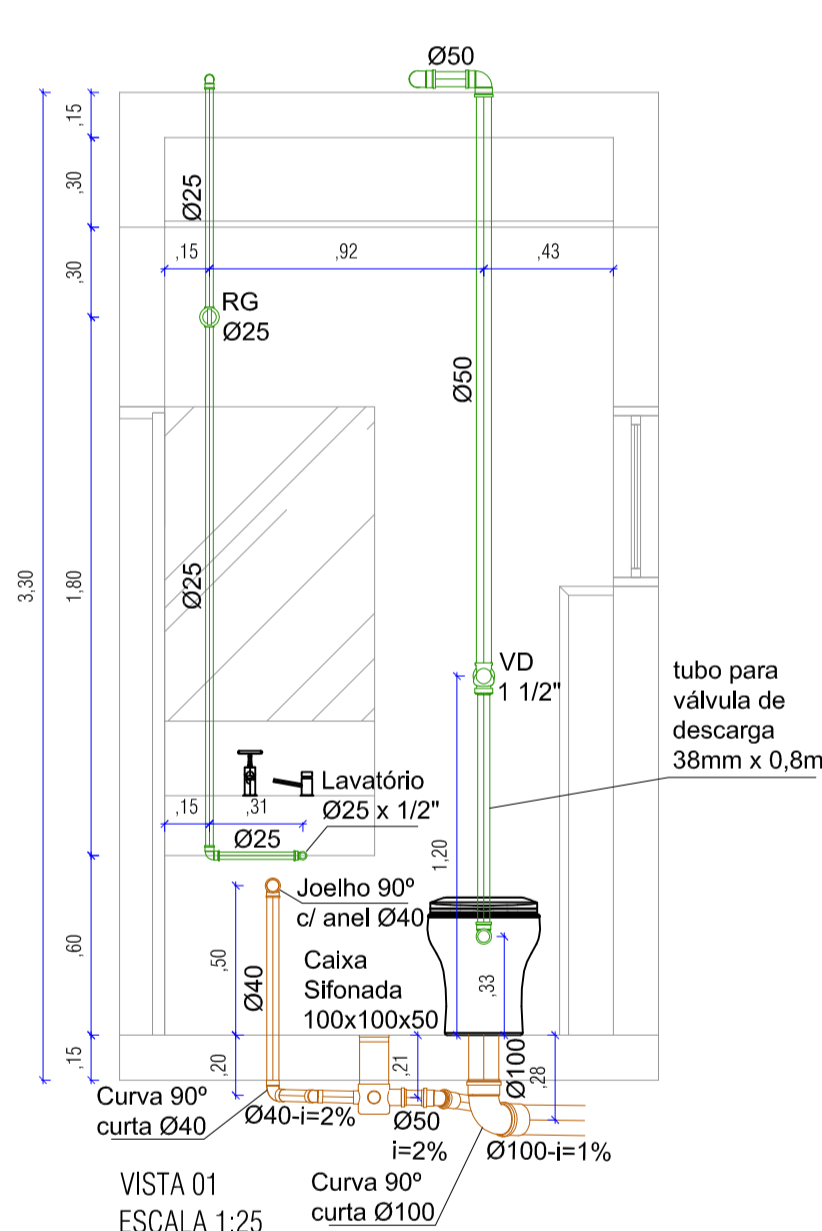


VISTA 01
ESCALA 1:25

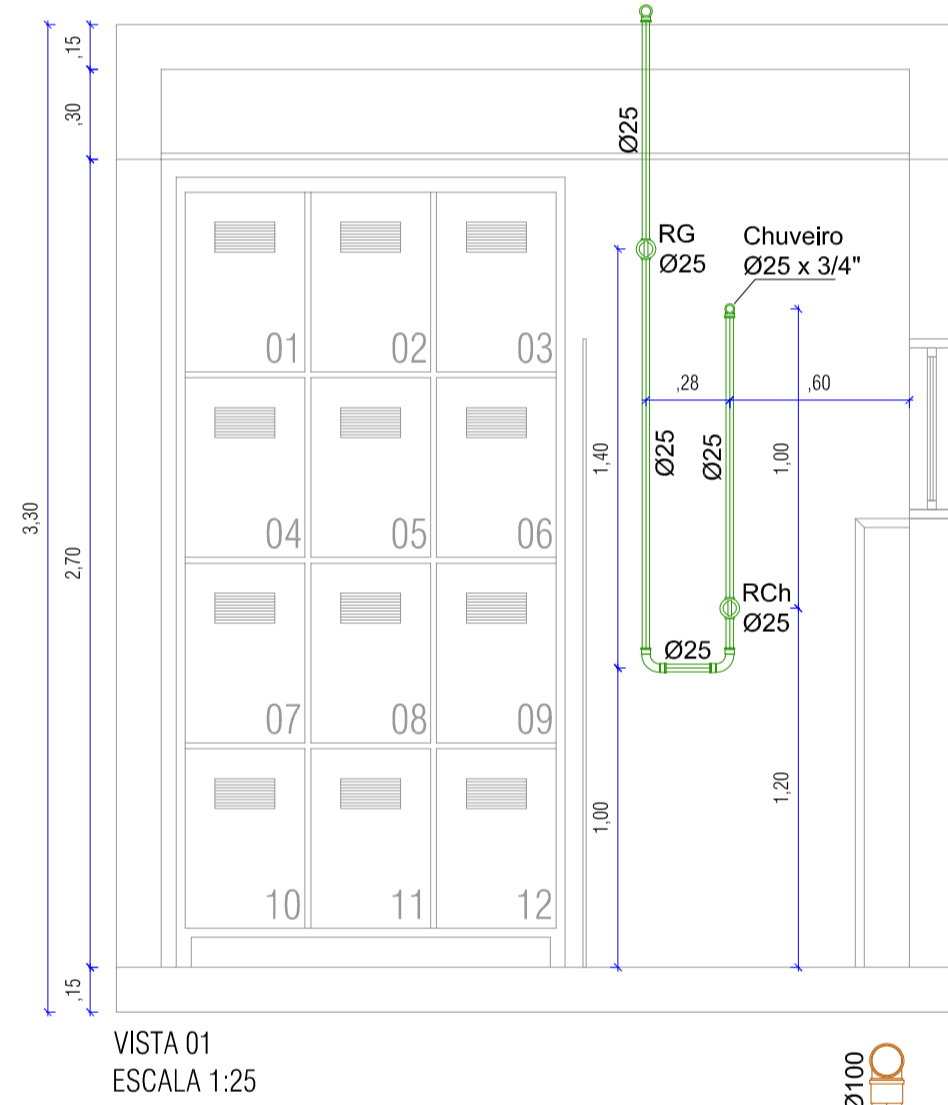


VISTA 01
ESCALA 1:25

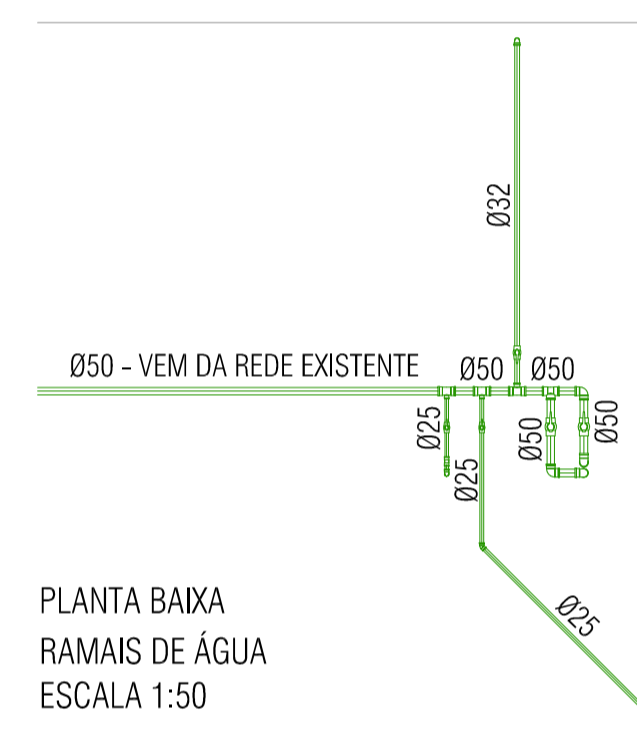


PLANTA BAIXA
RAMAIS DE ÁGUA
ESCALA 1:50

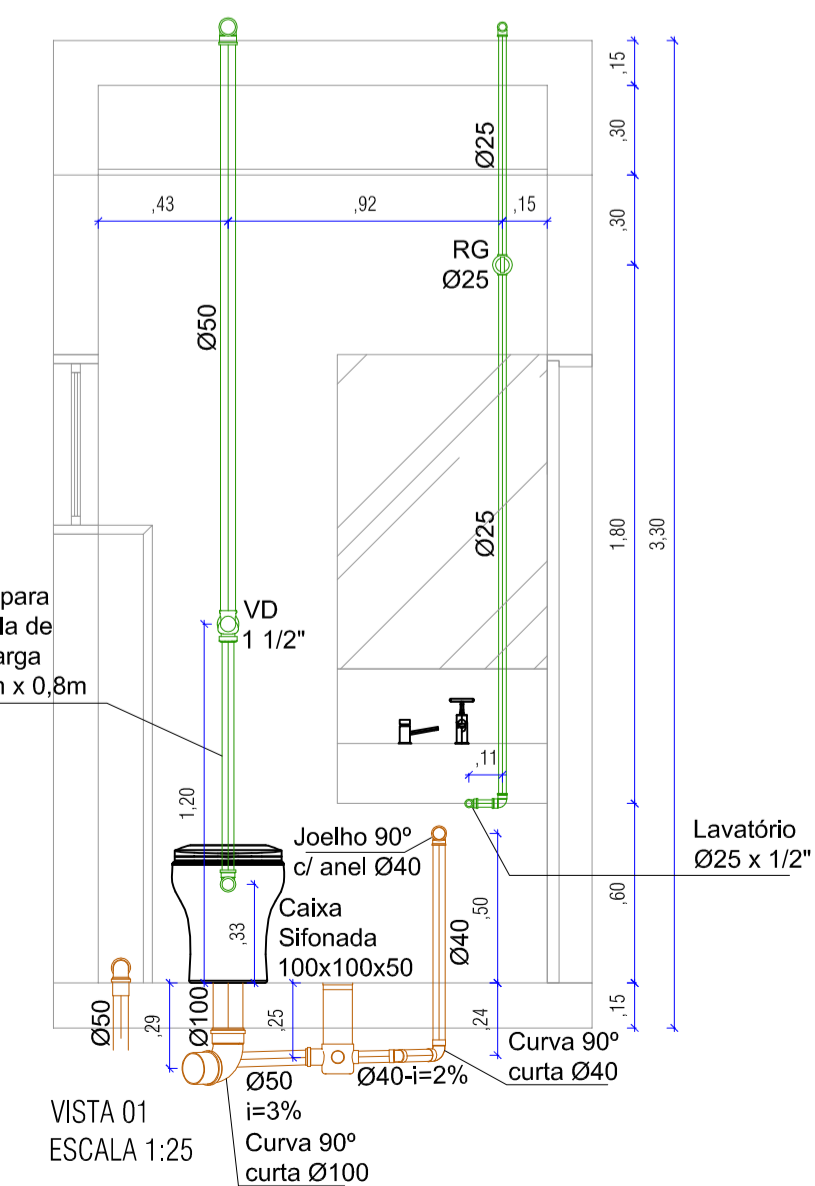


VISTA 01
ESCALA 1:25

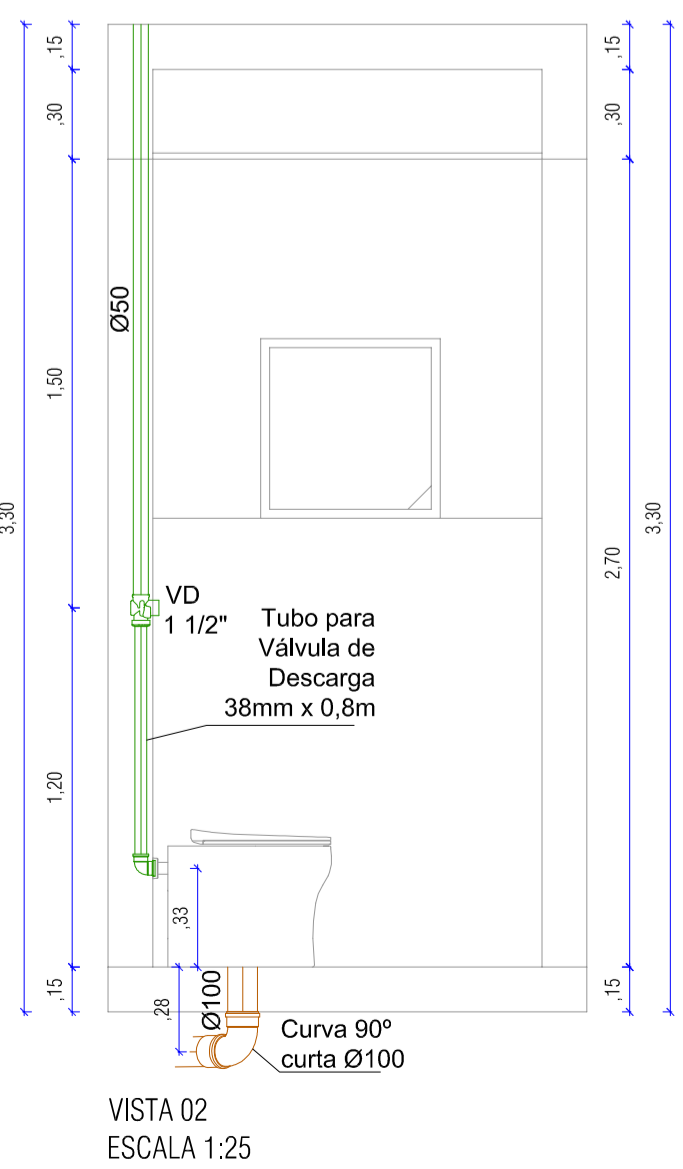

VISTA 02
ESCALA 1:25

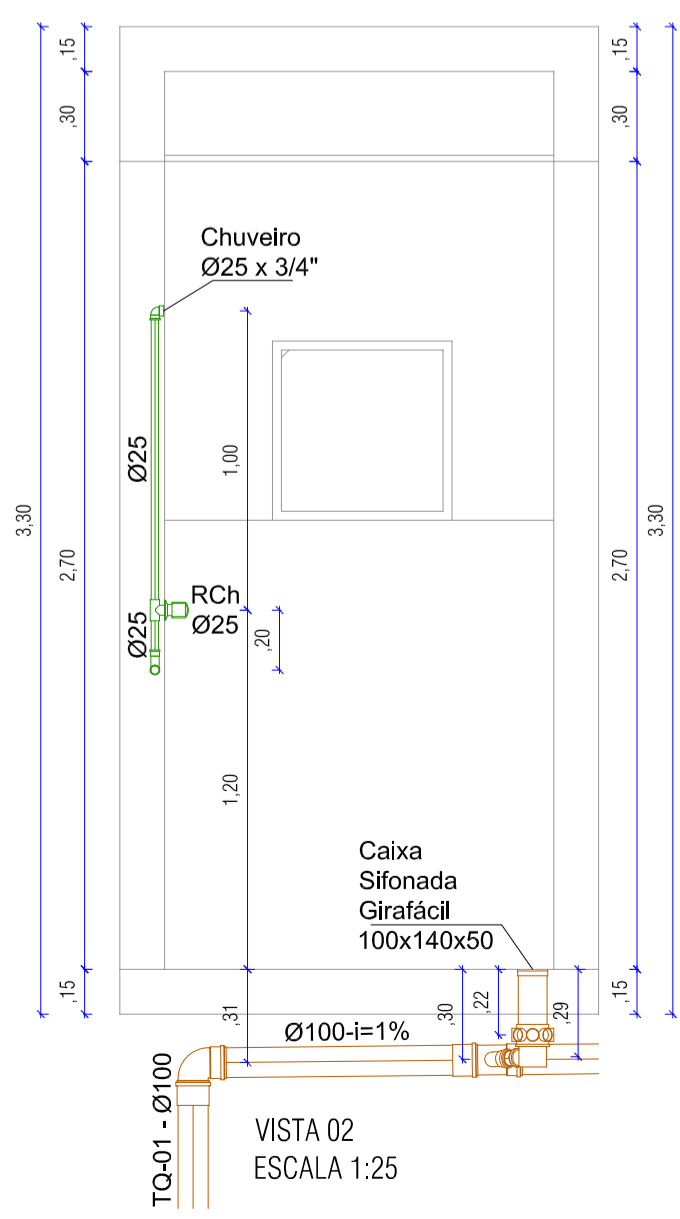

VISTA 02
ESCALA 1:25

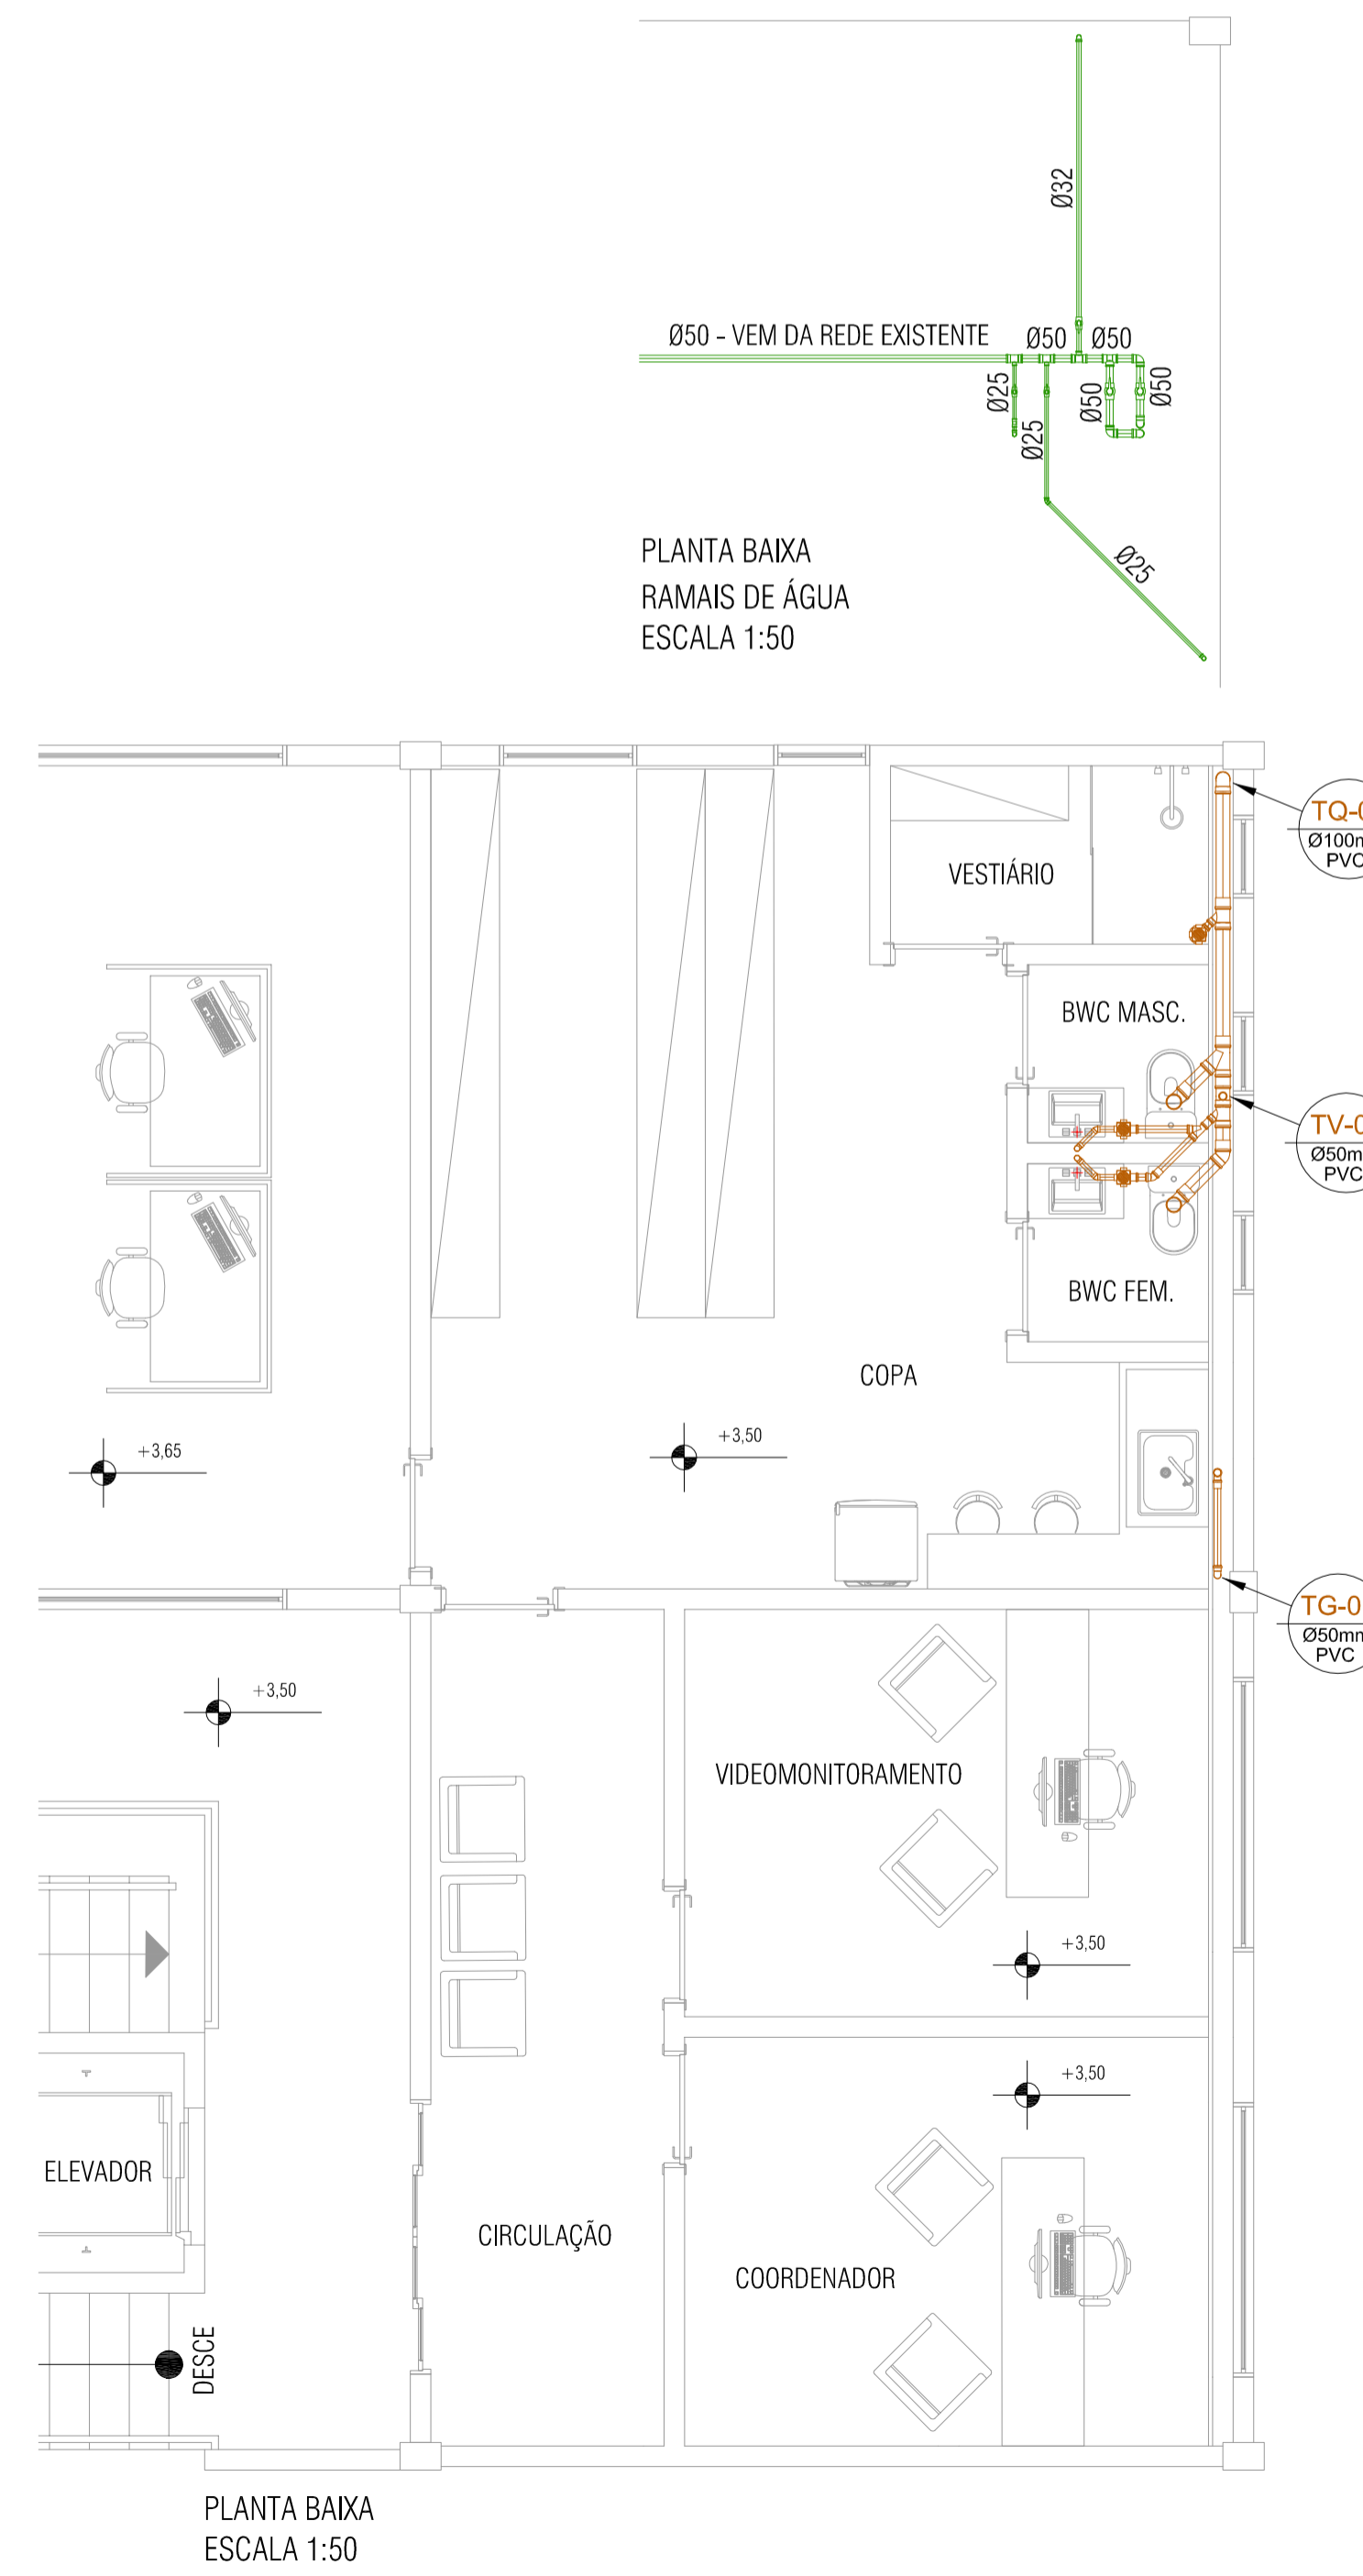

PLANTA BAIXA
ESCALA 1:50

| | | | |
|--|--|--|---------|
| | | JARDA ENGENHARIA E ARQUITETURA LTDA RUA 01 DE MARÇO, 1379 - BARRIO NAJARA CEP 81220-340 CURITIBA - PARANÁ CNPJ: 080732910001-50 E-MAIL: projetos@renatoescobar.com.br | |
| CLIENTE | | PROJETO EXECUTIVO | |
| POLÍCIA MILITAR DE JARAGUÁ DO SUL | | HIDROSSANITÁRIO | |
| CONTEÚDO | | | |
| PLANTAS BAIXA; CORTES; VISTAS; DETALHES. | | | |
| FRANCHA Nº | RESPONSÁVELS TÉCNICOS | PROPRIETÁRIO | |
| 01/01 | RENATO ESCOBAR DE SOUZA CAU: A28997-3 | POLÍCIA MILITAR DE JARAGUÁ DO SUL | |
| AUTOR DO PROJETO | ÁREA A CONSTRUIR | DATA | REVISÃO |
| RENATO ESCOBAR | 228,20 m² | 07/12/2023 | 00 |
| ESCALA | | ESCALA | |
| INDICADA | | INDICADA | |



Assinaturas do documento



Código para verificação: **QW3E02B3**

Este documento foi assinado digitalmente pelos seguintes signatários nas datas indicadas:

- ✓ **RENATO ESCOBAR DE SOUZA** (CPF: 446.XXX.400-XX) em 25/04/2024 às 12:00:54
Emitido por: "AC CNDL RFB v3", emitido em 13/04/2023 - 09:11:46 e válido até 13/04/2026 - 09:11:46.
(Assinatura ICP-Brasil)

- ✓ **GILDO MARTINS DE ANDRADE FILHO** (CPF: 614.XXX.199-XX) em 20/08/2024 às 10:41:20
Emitido por: "AC CNDL RFB v3", emitido em 19/09/2022 - 14:06:31 e válido até 19/09/2025 - 14:06:31.
(Assinatura ICP-Brasil)

- ✓ **JOÃO CARLOS BENASSI BORGES KUZE** (CPF: 028.XXX.859-XX) em 23/08/2024 às 17:57:43
Emitido por: "SGP-e", emitido em 15/06/2018 - 09:41:36 e válido até 15/06/2118 - 09:41:36.
(Assinatura do sistema)

- ✓ **EDSON JESUS DA SILVA** (CPF: 557.XXX.879-XX) em 26/08/2024 às 13:59:56
Emitido por: "SGP-e", emitido em 15/06/2018 - 09:38:12 e válido até 15/06/2118 - 09:38:12.
(Assinatura do sistema)

Para verificar a autenticidade desta cópia, acesse o link <https://portal.sgpe.sea.sc.gov.br/portal-externo/conferencia-documento/UE1TQ182MTQxXzAwMDM2NjgxXzM2NzQ4XzlwMjRfUVczRTAyQjM=> ou o site <https://portal.sgpe.sea.sc.gov.br/portal-externo> e informe o processo **PMSC 00036681/2024** e o código **QW3E02B3** ou aponte a câmera para o QR Code presente nesta página para realizar a conferência.