


PLANTA LOCAÇÃO CAMPO SANTO ANTÔNIO  
ESCALA 1/500

**LEGENDA**

- DRENAGEM - TUBO DE Ø40
- CANALETA TRAPEZOIDAL - VPA04
- BOCA DE LOBO - BLSG (VERIFICAR ALTURA)
- CAIXA DE PASSAGEM - CLP (VERIFICAR ALTURA)

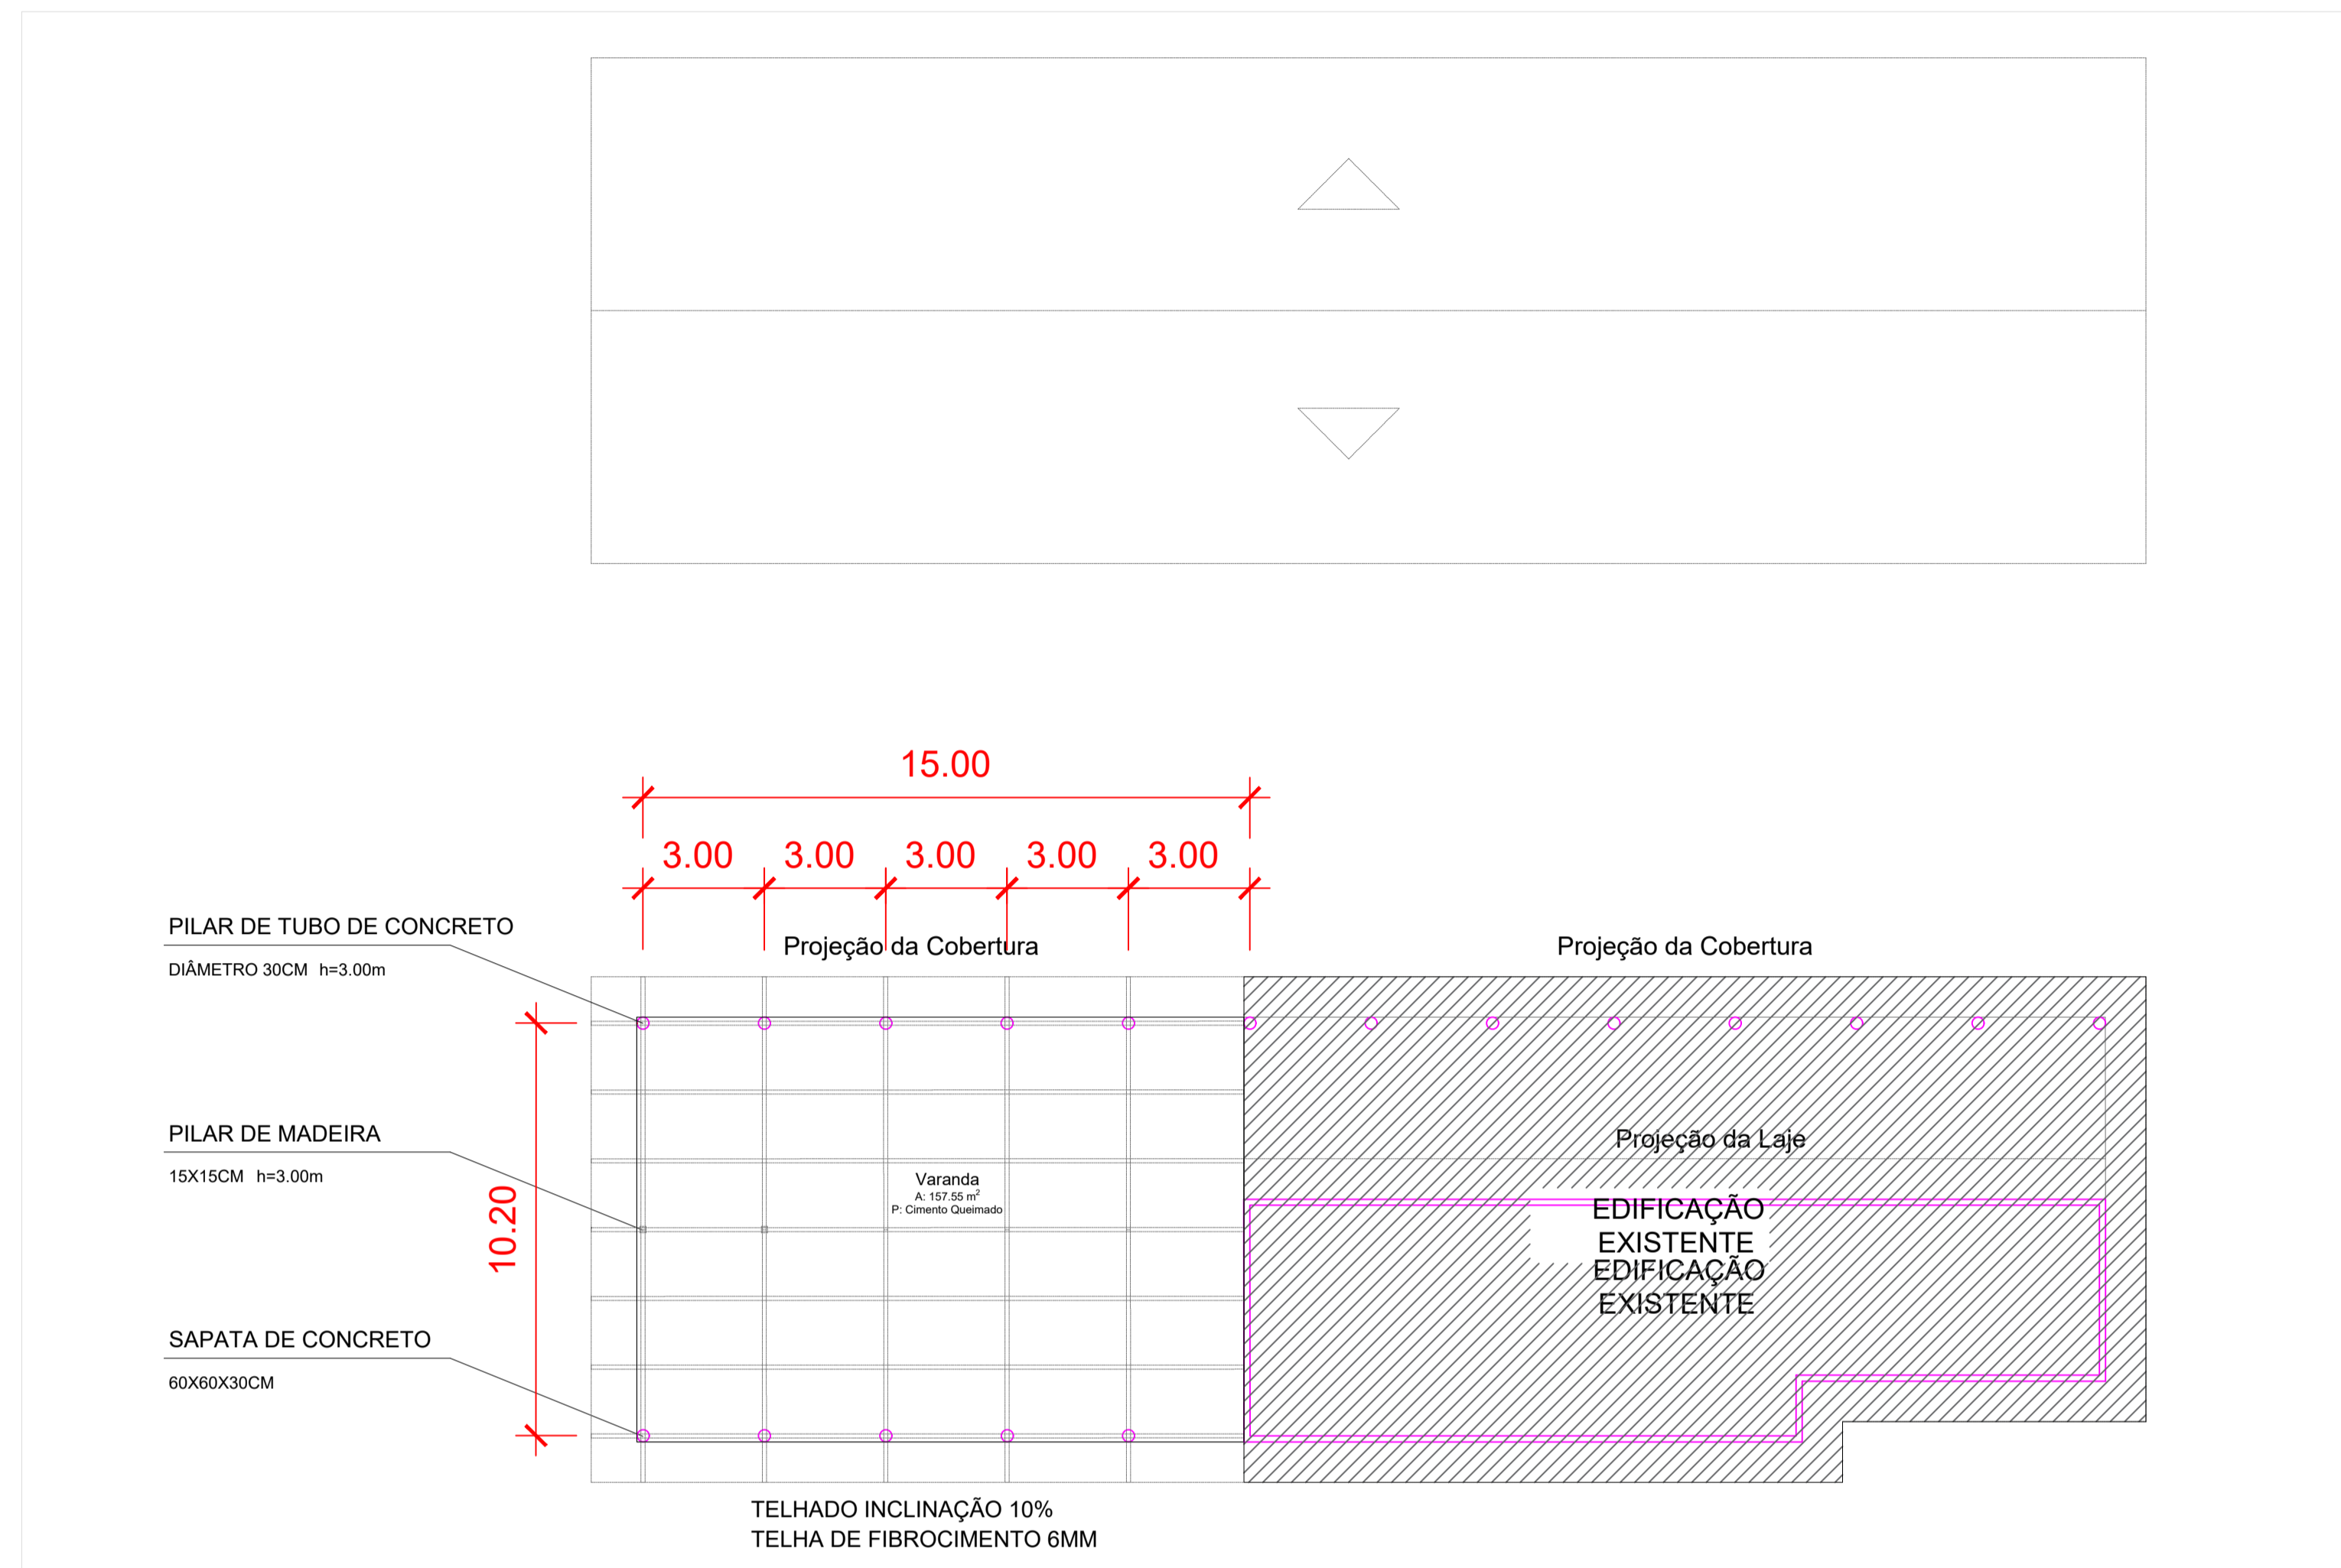

PLANTA BAIXA ÁREA AMPLIAÇÃO  
ESCALA 1/500



PERSPECTIVA ÁREA DE AMPLIAÇÃO  
ESCALA 1/500



| REV                 | DATA | RESPONSÁVEL | MODIFICAÇÃO    | VERIFICAÇÃO |
|---------------------|------|-------------|----------------|-------------|
| 01                  |      | RODRIGO     | ORIGEM         |             |
| OBSERVAÇÕES         |      |             |                |             |
| PROJETO:            |      |             |                |             |
| DESCRIÇÃO:          |      |             |                |             |
| ENDEREÇO:           |      |             |                |             |
| DESENHISTA: RODRIGO |      |             |                |             |
| CODIFICAÇÃO:        |      |             |                |             |
| ESCALA: INDICADA    |      |             | CONTRATANTE:   |             |
| ZONA:               |      |             | RESPONSÁVEL:   |             |
| ESTACAS: INDICADA   |      |             | REGISTRO: RESP |             |
| FOLHA: 02/03        |      |             |                |             |

SECRETARIA MUNICIPAL DE OBRAS E SERVIÇOS PÚBLICOS  
JARAGUÁ DO SUL  
TÍTULO: **ARQUITETÔNICO**