



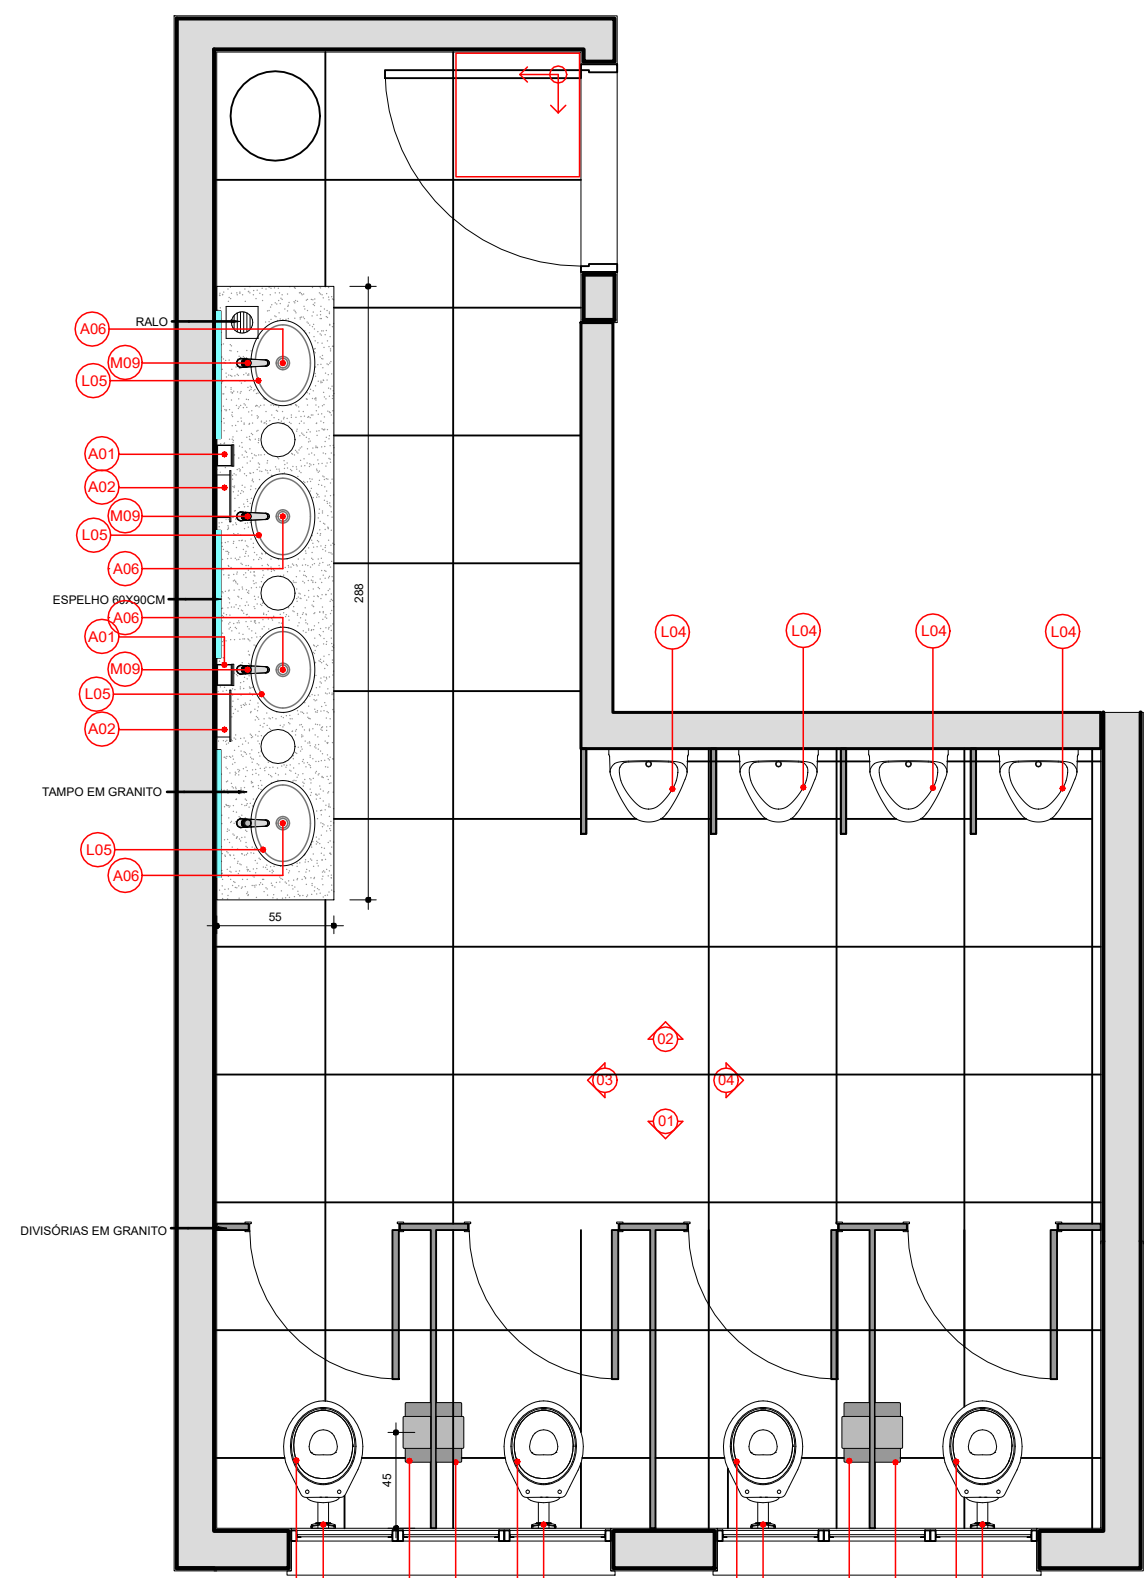


PLANTA BAIXA
Escala 1:25

CÓDIGO	DESCRIÇÃO	AMBIENTE	QUANTIDADE	REPRESENTAÇÃO GRÁFICA
L02	Bacia Sanitária Convencional com assessorio, louça branca. DECA - Ref. Bacia Izy Branco, Código P11.17 + Assento Sanitário Plástico com Microban Izy Branco - Deca - Código AP01.17	SANITÁRIO	04	
L04	Módulo com sifão integrado branco com válvula de fechamento automático formado. Ref. DECA KM F15.17	SANITÁRIO	04	
L05	Cuba Oval na cor branca. Ref. Cuba de embutir, Código L.59.17 DECA	SANITÁRIO	04	
M09	Torneira em latão, acabamento cromado, de mesa, acionamento hidromecânico e fechamento automático. DOCCOL - Ref. Pressmatic 110 1/2 Chrome, Código 90171580006	SANITÁRIO	04	
M12	Válvula de descarga completa em latão fundido, acionamento hidráulico, registro integrado, acabamento cromado. DOCCOL - Ref. Válvula de descarga 1 1/2 com Acabamento Salva Água Clássica (dois estágios), código 01021506	SANITÁRIO	04	
A01	Dispenser Saboneteira em ABS com reservatório. JSN - Ref.: J8	SANITÁRIO	02	
A02	Dispenser para Papel Toalha. JSN - Ref.: N15B	SANITÁRIO	02	
A03	Dispenser para Papel Higiênico em ABS, rolo de 300 a 400m, JSN - modelo Start ABS. Ref.: S13	SANITÁRIO	04	
A06	Sifão universal com copo em ABS. FURUSI - Ref.: 1680	SANITÁRIO COZINHA	04	

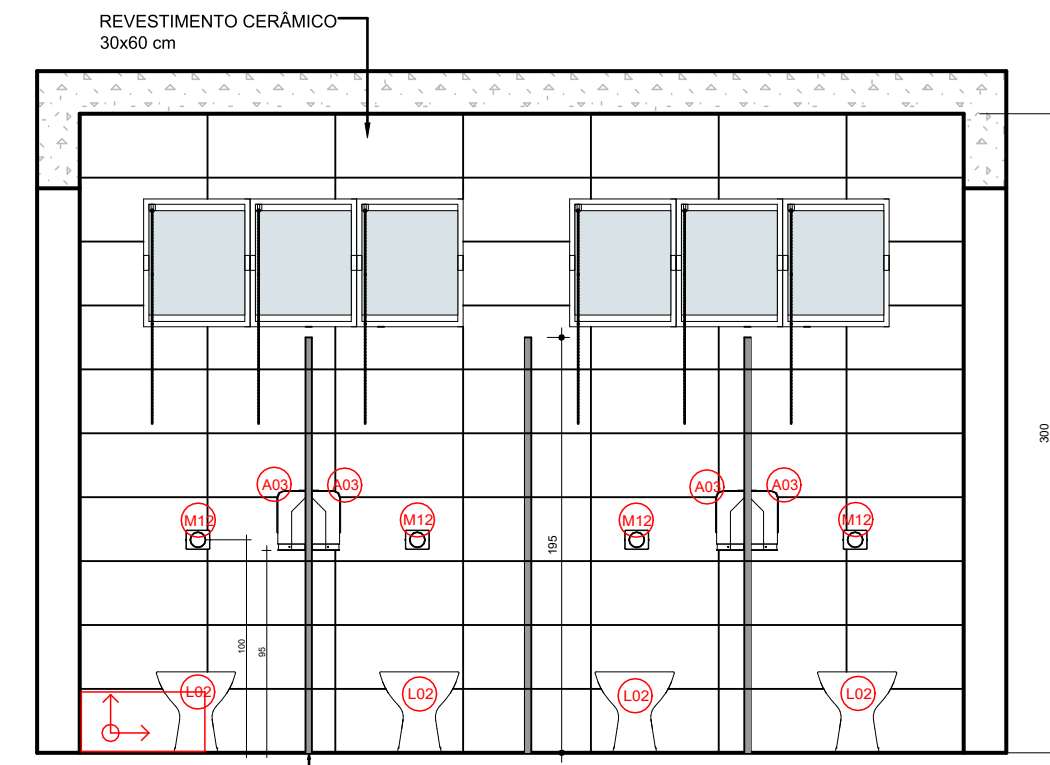


ELEVÇÃO 1
Escala 1:25

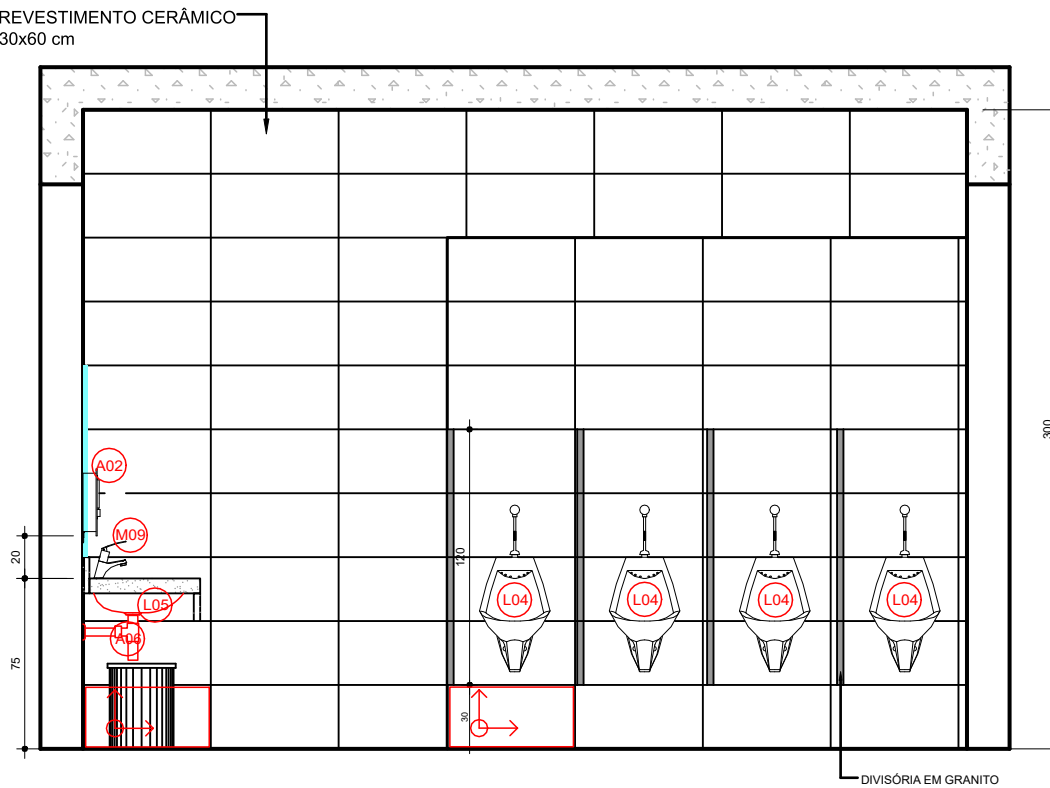


ELEVÇÃO 2
Escala 1:25



ESPECIFICAÇÃO DE REVESTIMENTO DE PAREDE			
AMBIENTE	PISO	TIPO	ÁREA (m²)
SANIT. INFANTIL	TERREJO	REVESTIMENTO CERÂMICO 30x60 cm	62,79
SANIT. INFANTIL	SUPERIOR	REVESTIMENTO CERÂMICO 30x60 cm	62,79

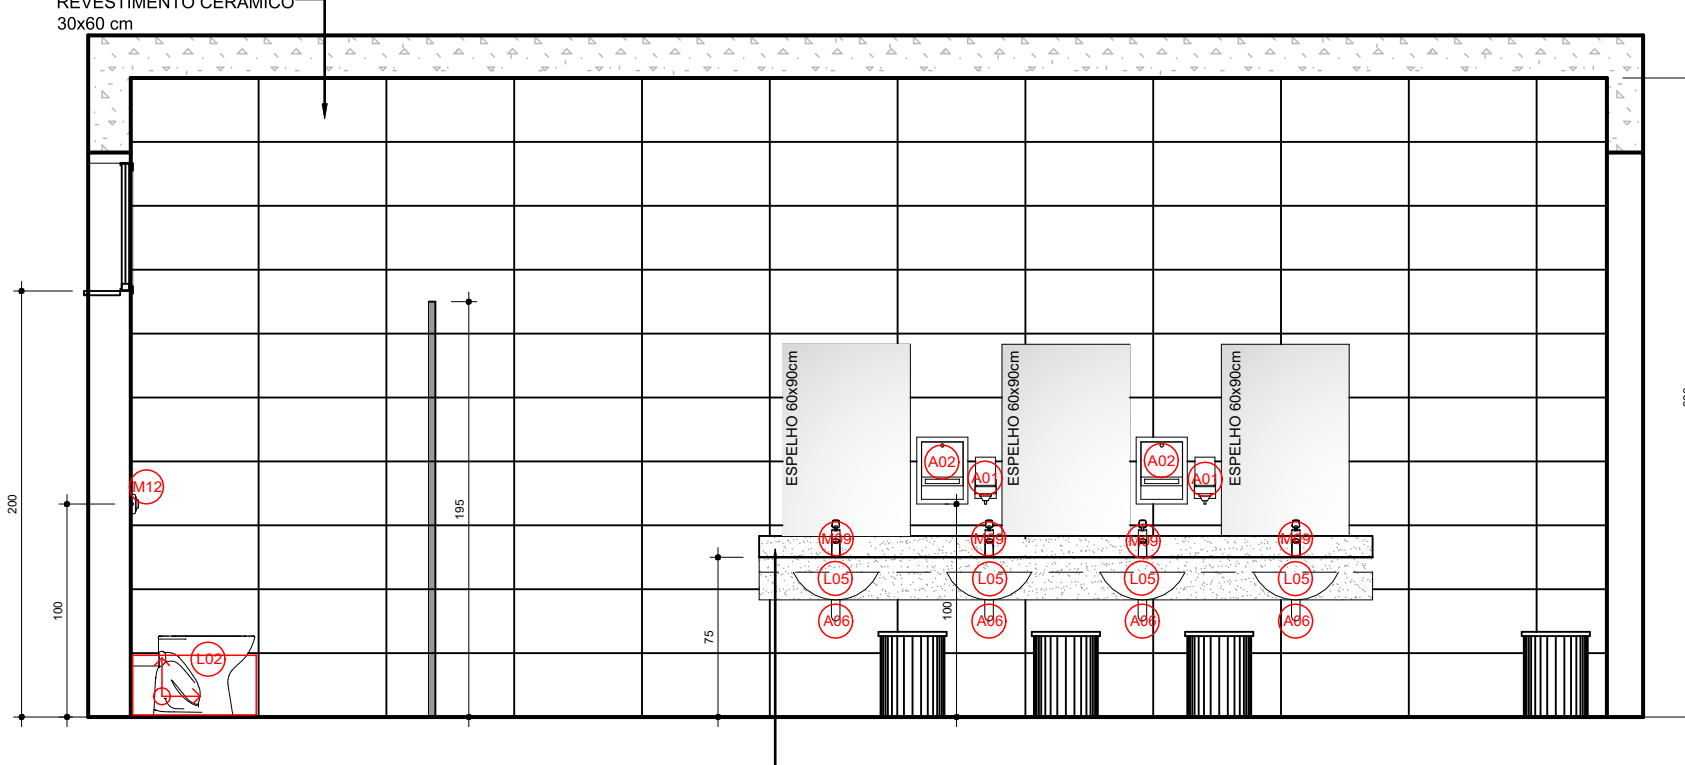

ELEVÇÃO 3
Escala 1:25

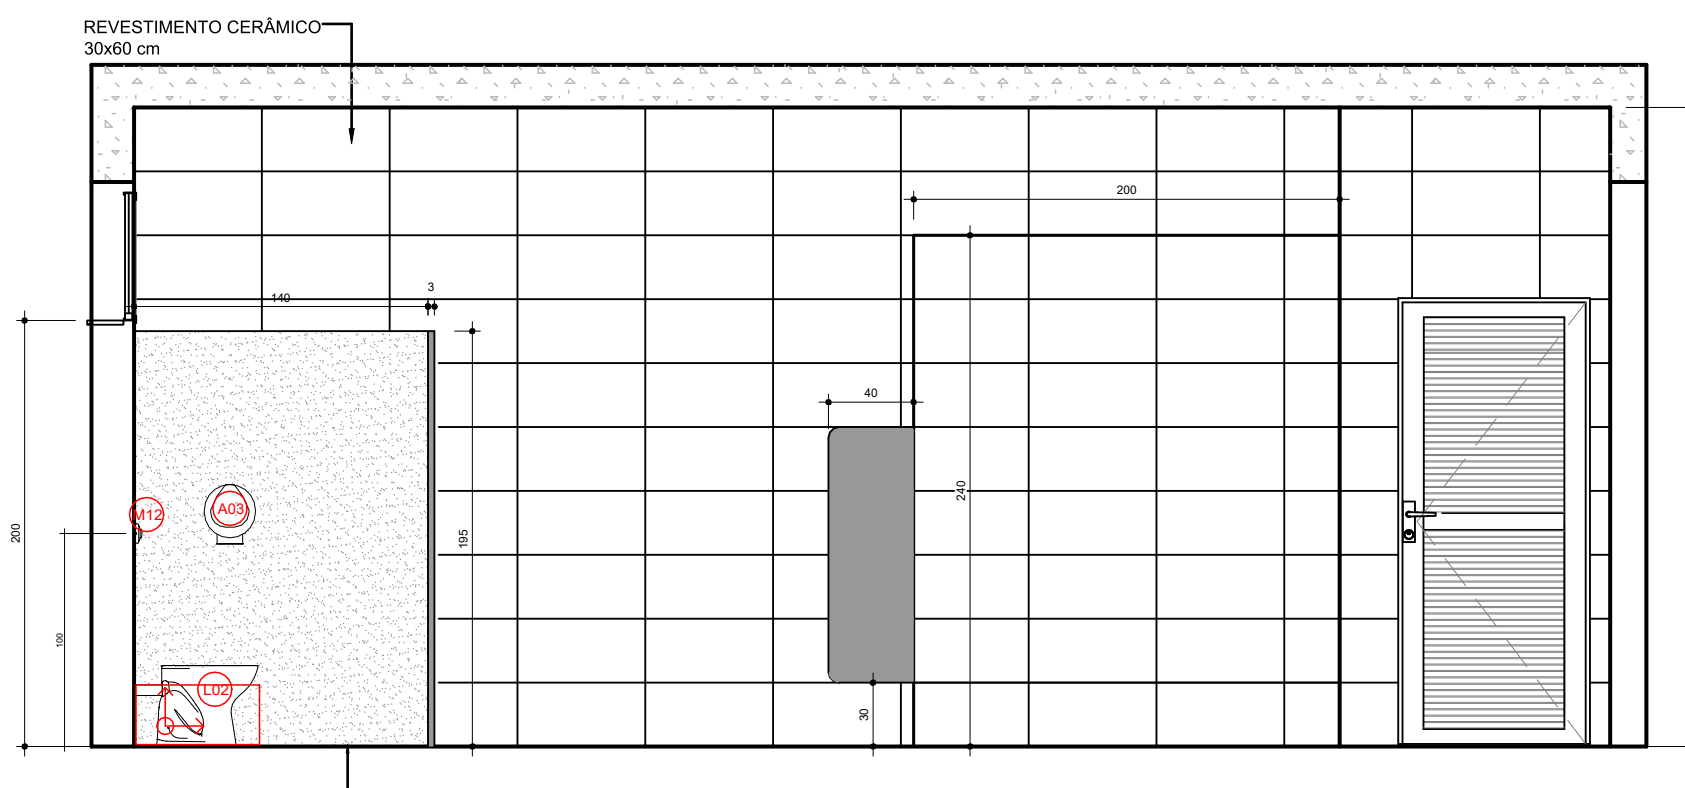

ELEVÇÃO 4
Escala 1:25

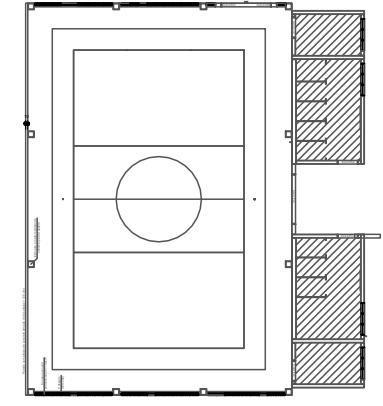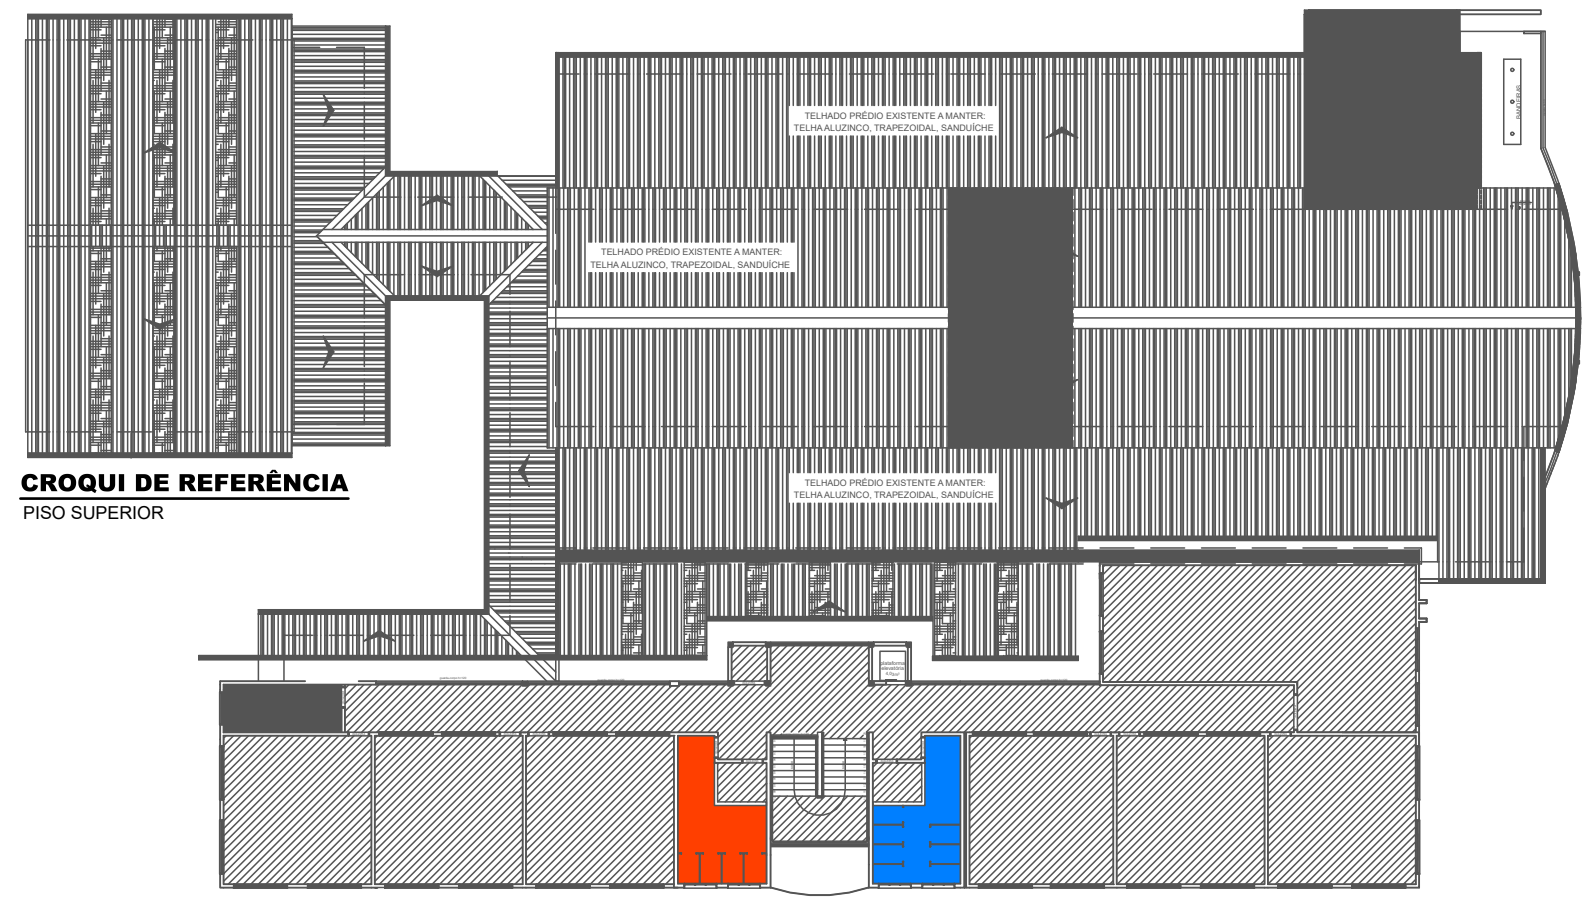


CROQUI DE REFERÊNCIA
PISO TERREJO




CÓDIGO	DESCRIÇÃO	AMBIENTE	QUANTIDADE	REPRESENTAÇÃO GRÁFICA
L02	Bacia Sanitária Convencional com assessorio, louça branca. DECA - Ref. Bacia Izy Branco, Código P11.17 + Assento Sanitário Plástico com Microban Izy Branco - Deca - Código AP01.17	SANITÁRIO	07	
L05	Cuba Oval na cor branca. Ref. Cuba de embutir, Código L.59.17 DECA	SANITÁRIO	04	
M09	Torneira em latão, acabamento cromado, de mesa, acionamento hidromecânico e fechamento automático. DOCCOL - Ref. Pressmatic 110 1/2 Chrome, Código 90171580006	SANITÁRIO	04	
M12	Válvula de descarga completa em latão fundido, acionamento hidráulico, registro integrado, acabamento cromado. DOCCOL - Ref. Válvula de descarga 1 1/2 com Acabamento Salva Água Clássica (dois estágios), código 01021506	SANITÁRIO	07	
A01	Dispenser Saboneteira em ABS com reservatório. JSN - Ref.: J8	SANITÁRIO	02	
A02	Dispenser para Papel Toalha. JSN - Ref.: N15B	SANITÁRIO	02	
A03	Dispenser para Papel Higiênico em ABS, rolo de 300 a 400m, JSN - modelo Start ABS. Ref.: S13	SANITÁRIO	07	
A06	Sifão universal com copo em ABS. FURUSI - Ref.: 1680	SANITÁRIO COZINHA	04	


ESPECIFICAÇÃO DE REVESTIMENTO DE PAREDE			
AMBIENTE	PISO	TIPO	ÁREA (m²)
SANIT. INFANTIL	TERREJO	REVESTIMENTO CERÂMICO 30x60 cm	64,29
SANIT. INFANTIL	SUPERIOR	REVESTIMENTO CERÂMICO 30x60 cm	64,29

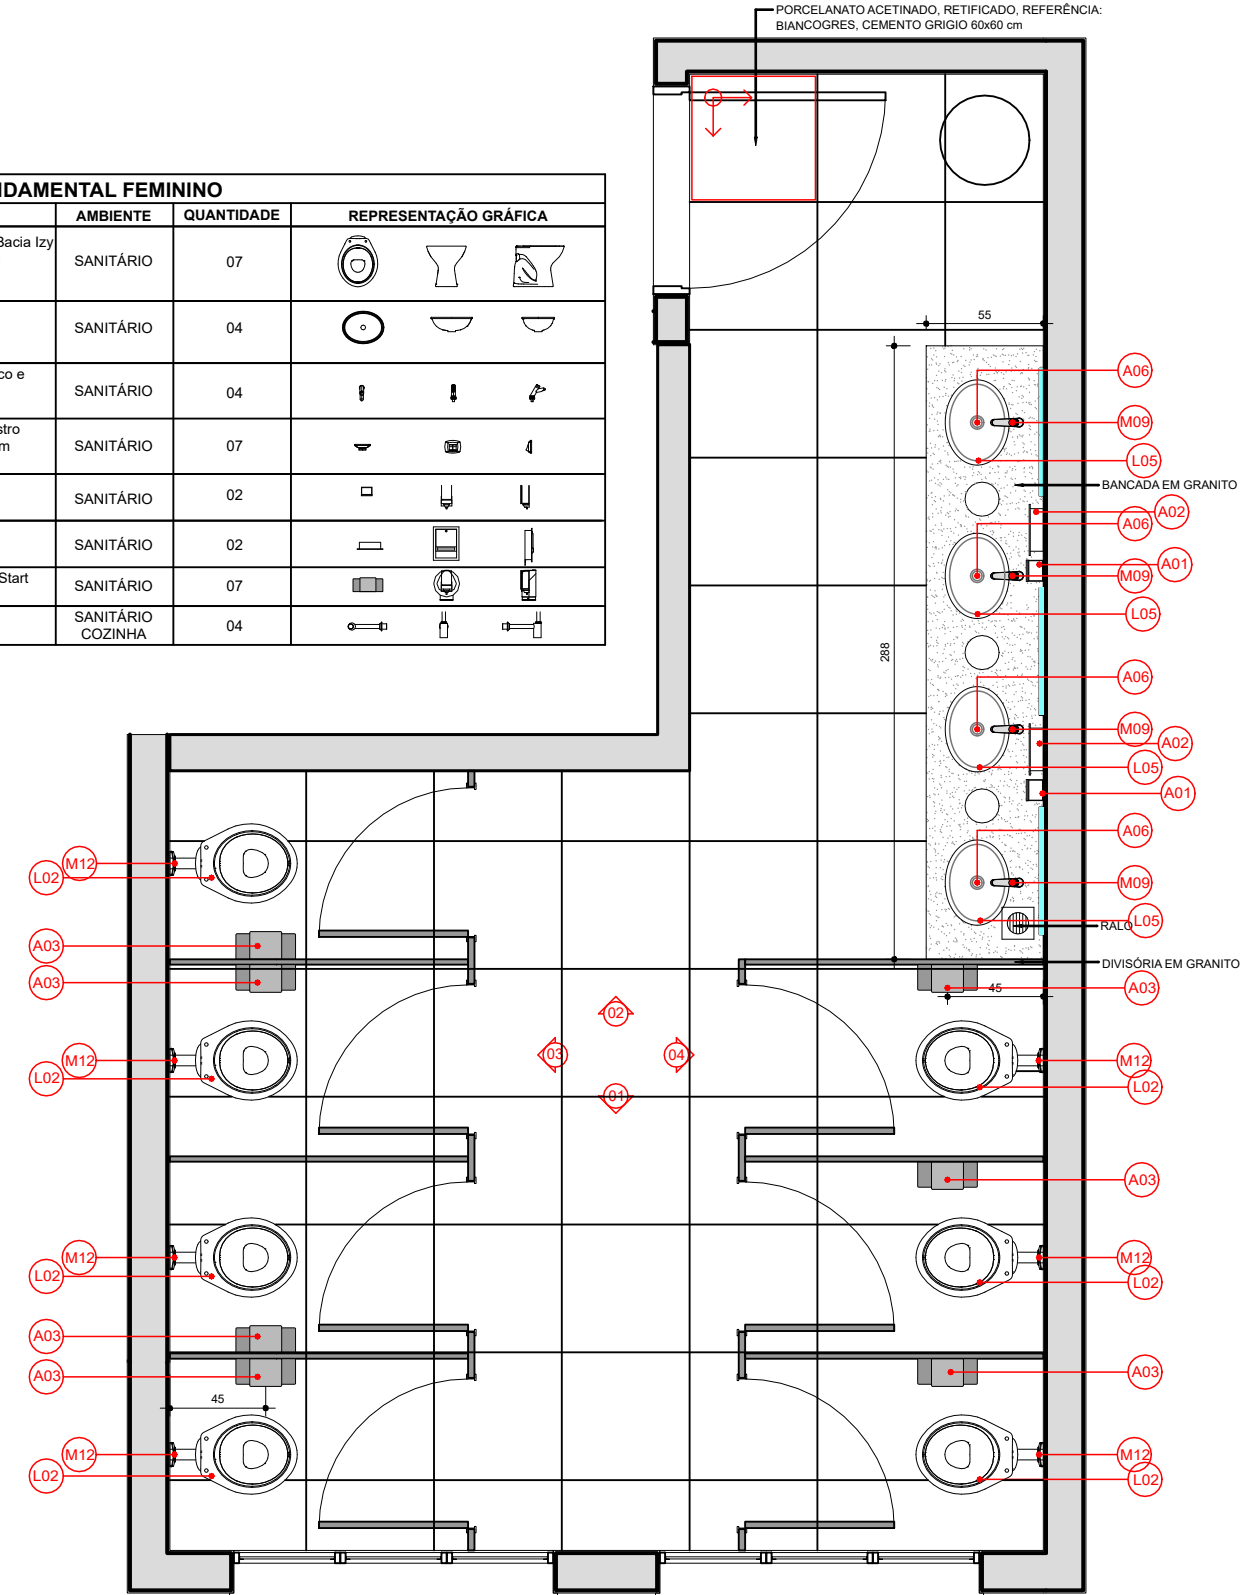


PLANTA BAIXA
Escala 1:25

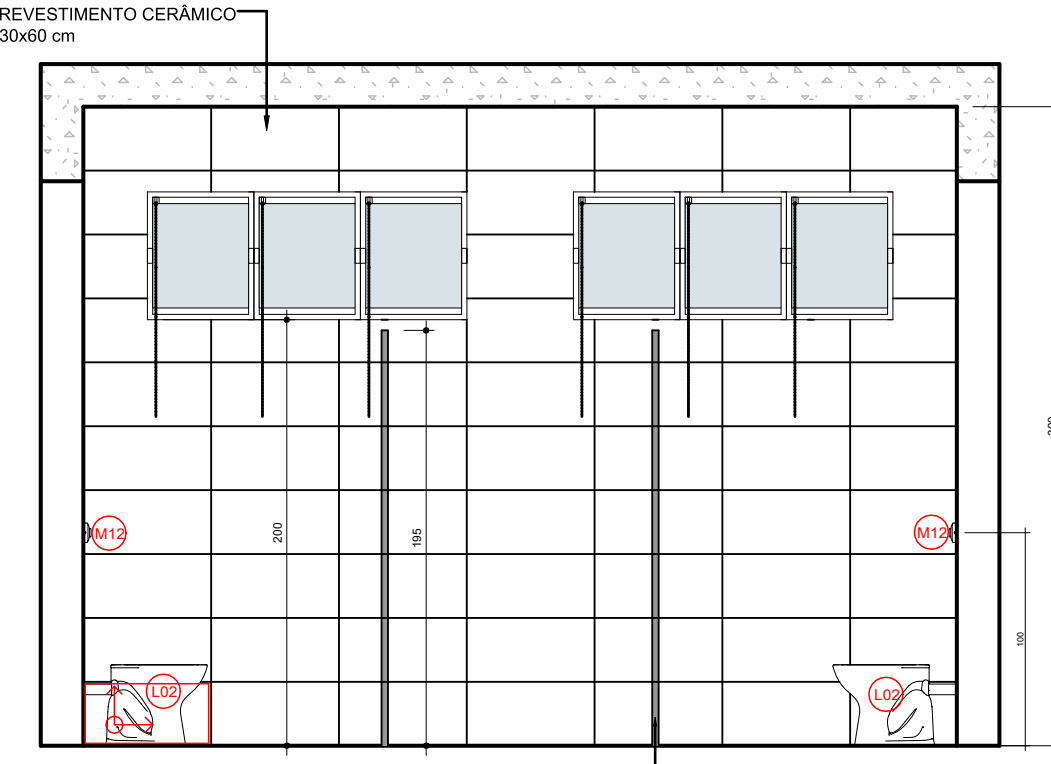

ELEVÇÃO 1
Escala 1:25

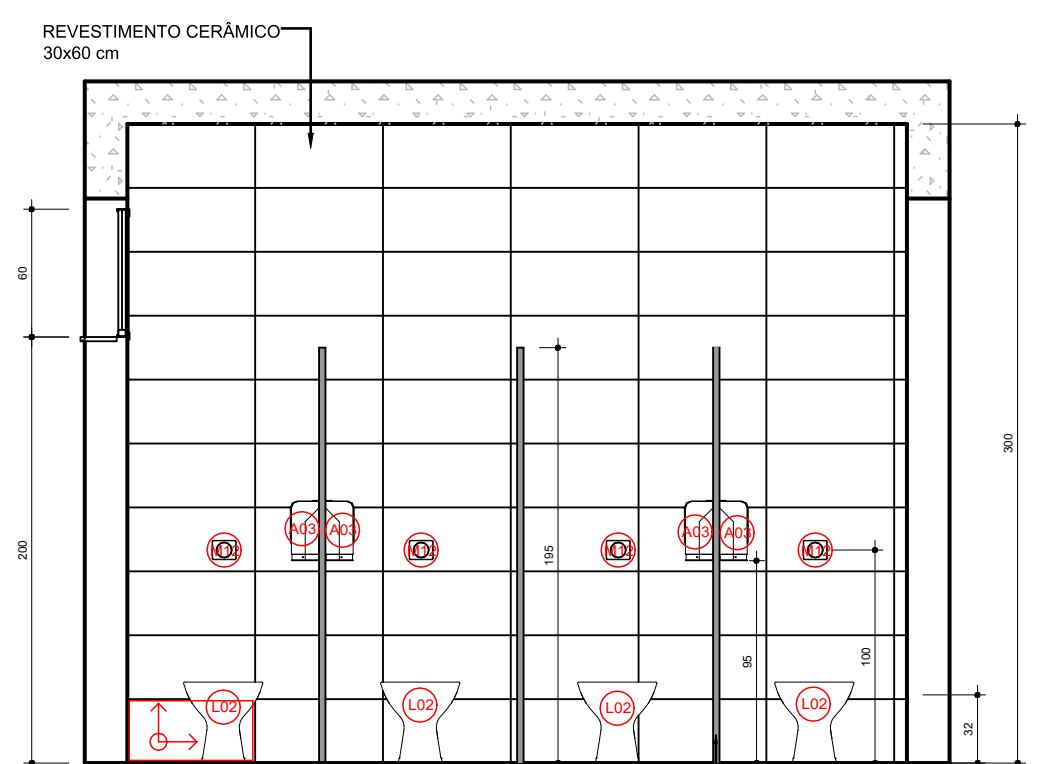

ELEVÇÃO 2
Escala 1:25

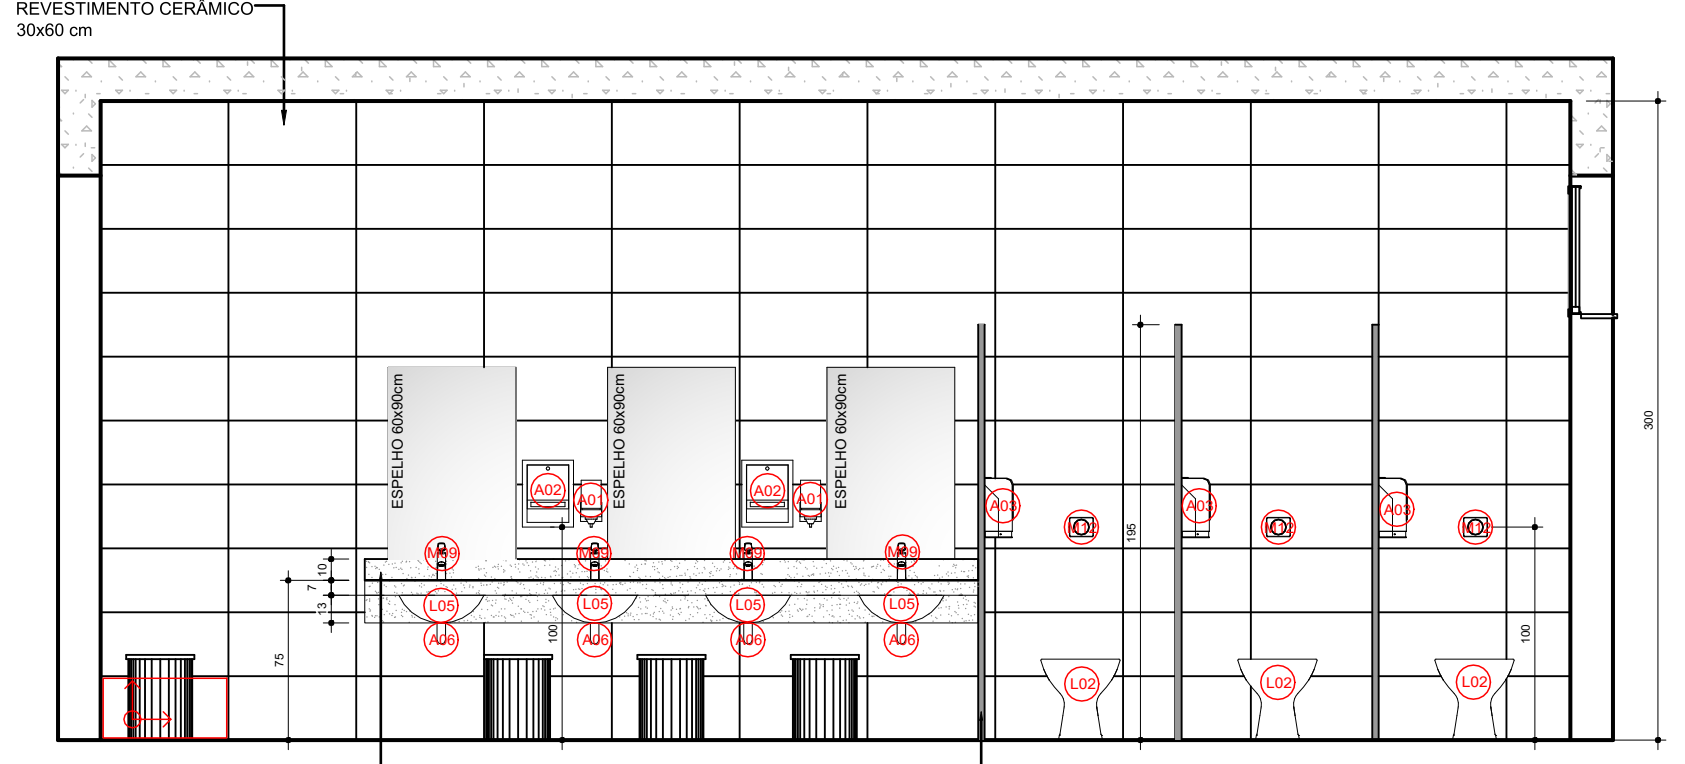

ELEVÇÃO 3
Escala 1:25



OBS.: HAVENDO DIVERGÊNCIAS ENTRE COTA E ESCALA, PREVALECE A COTA.

PROPRIETÁRIO	PROJETISTA
RESPONSÁVEL TÉCNICO EXECUÇÃO	RESPONSÁVEL TÉCNICO PROJETO
MUNICÍPIO DE JARAGUÁ DO SUL CNPJ: 08.142.488/0001-23	
Documento assinado digitalmente SANDRA MICHELE BORCHARDT HARTVIG Data: 29/09/2025 13:33:42 -0300 Verifique em https://validar.jbr.gov.br	
SANDRA MICHELE BORCHARDT HARTVIG ARQUITETA, URBANISTA CRL: Nº 488531-2	
SECRETARIA MUNICIPAL DE EDUCAÇÃO	
PROJETO ARQUITETÔNICO	
TÍTULO: EMEB MARIA MOKWA KIATKOSKY	
CONTEÚDO: DETALHAMENTOS	
PROPRIETÁRIO: MUNICÍPIO DE JARAGUÁ DO SUL	
CONDOMÍNIO: RUA FRANCISCO GRETER, 1580	
CÓDIGO: 04/2025	
REVISÃO: SANDRA	
INDICADA	
ARQ 24	
33	