

PLANTA BAIXA ELÉTRICA
ESCALA 1/50

LEGENDA ELÉTRICA BAR		
	TIPO	QUANTIDADE
	TOMADA BAIXA DUPLA 10 A	1 unidade
	ILUMINAÇÃO COM PENDENTE COLONIAL	1 unidade
	VARAL DE LUZES COM LAMPADA BOLINHA SOQUETE A CADA 50CM	30metros
	PASSAGEM SUBTERRÂNEA DE PONTO DE ENERGIA DE POSTE CENTRAL	11metros
	FOTOELÉTRICO	1 unidade
	QUADRO DE DISTRIBUIÇÃO	1 unidade
	CAIXA DE PASSAGEM	3 unidades


VARAL DE LUZES
SOQUETE A CADA 50CM
LAMPÂDA BOLINHA 3000K
30metros de comprimentos
total ao longo da fachada em
frente as tesouras de madeira

MODELO SIMILIAR A
INFORMAR E APROVAR
COM FISCALIZAÇÃO



Puxar ponto elétrico
de poste central

Fazer passagem
subterrânea

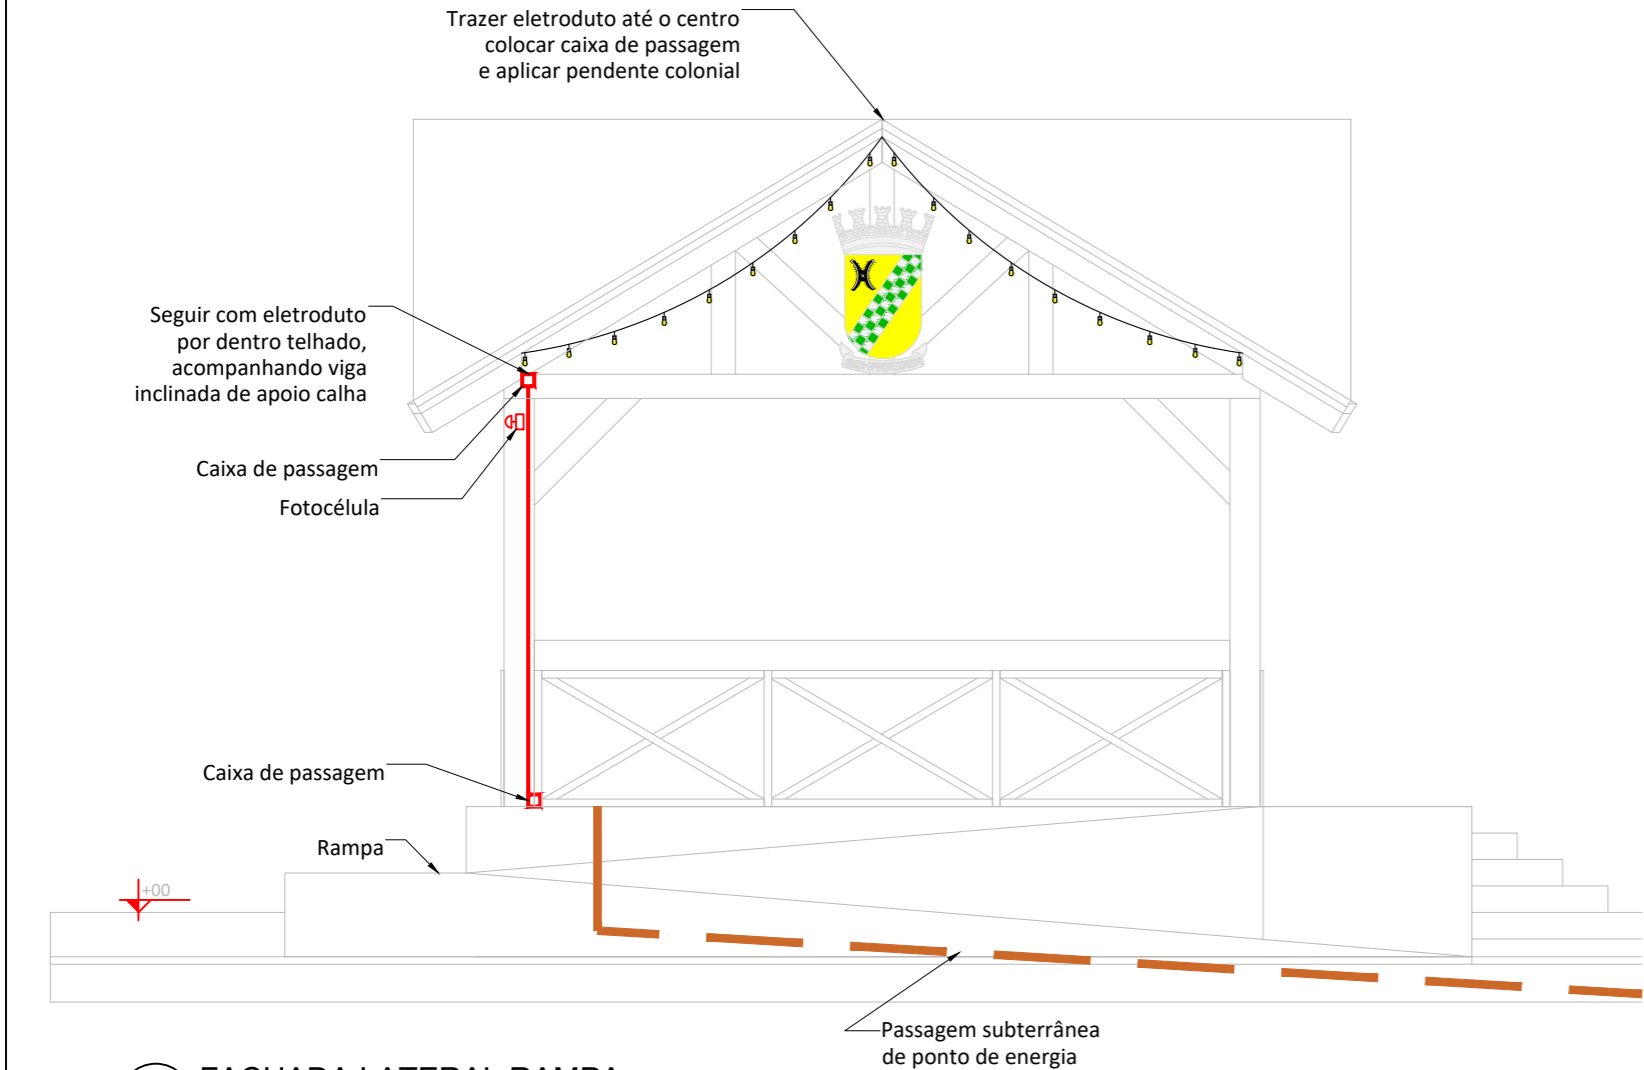

FACHADA LATERAL RAMPA
ESCALA 1/50

OBSERVAÇÃO
Instalações elétricas serão utilizadas da construção existente
As instalações devem seguir a NBR 5410
Deixar fiação elétrica o mais oculta possível para pendente e varal de luz
Utilizar cabeamento 4mm

PROJETO ELÉTRICO

TITULOS
DETALHAMENTO ELÉTRICA

DESENHO
AMANDA

ESCALA
INDICADA

DATA
MAIO/2026

REVISÃO
00/00

PRANCHA
01/
01

OBRA
CONSTRUÇÃO EM ALVENARIA DE CORETO NA PRAÇA EM FRENTE À PREFEITURA MUNICIPAL DE SCHROEDER

ENDEREÇO
RUA 01 - MARECHAL CASTELO BRANCO, BAIRRO CENTRO, SCHROEDER/SC, CEP 89275-000

SITUAÇÃO
Sem Escala

ÁREAS:
ÁREA TOTAL.....6.004,38 m²
ÁREA TOTAL EXISTENTE.....5.945,58 m²
ÁREA A CONSTRUIR CORETO.....58,80m²

IMÓVEL.....12088
MATRÍCULA.....42.408
ÁREA TOTAL TERRENO.....28.007,87 m²

TAXA DE OCUPAÇÃO.....21,44%
TAXA DE PERMEABILIDADE.....78,56%
CLASSIFICAÇÃO DE USO.....CNAE 93
ZONEAMENTO.....ZUAE-SEIP

MUNICÍPIO DE SCHROEDER
SECRETARIA MUNICIPAL DE OBRAS E
INFRAESTRUTURA URBANA
DIRETORIA DE INFRAESTRUTURA URBANA

PROPRIETÁRIO

MUNICÍPIO DE SCHROEDER
CNPJ: 83.102.491/0001-09
JAIR BRIDAROLI
PREFEITO

PREFEITURA

RESPONSÁVEIS TÉCNICOS

AMANDA CRISTINA RODNISKI
ARQUITETA E URBANISTA
CAU/SC - A288152-7
amanda.r@schroeder.sc.gov.br

BEATRIZ MENDONÇA LOPES MARESANA
ENGENHEIRA CIVIL
CREA/SC - 210095-2
beatriz.m@schroeder.sc.gov.br

Rua Marechal Castelo Branco, 3201, CEP 89.275-000, Centro, Schroeder - SC
Fone (47) 3374-6500 - email - prefeitura@schroeder.sc.gov.br