






LEGENDA E QUANTIDADES		
	Caixa de Captação	04 Unid.
	Caixa de Captação Dupla	02 Unid.
	Poço de Visita	01 Unid.
	Caixa Existente	
	Tubo concreto Ø 50 cm	128,00 m
	Tubo concreto Ø 60 cm	21,00 m
	Rede Existente	

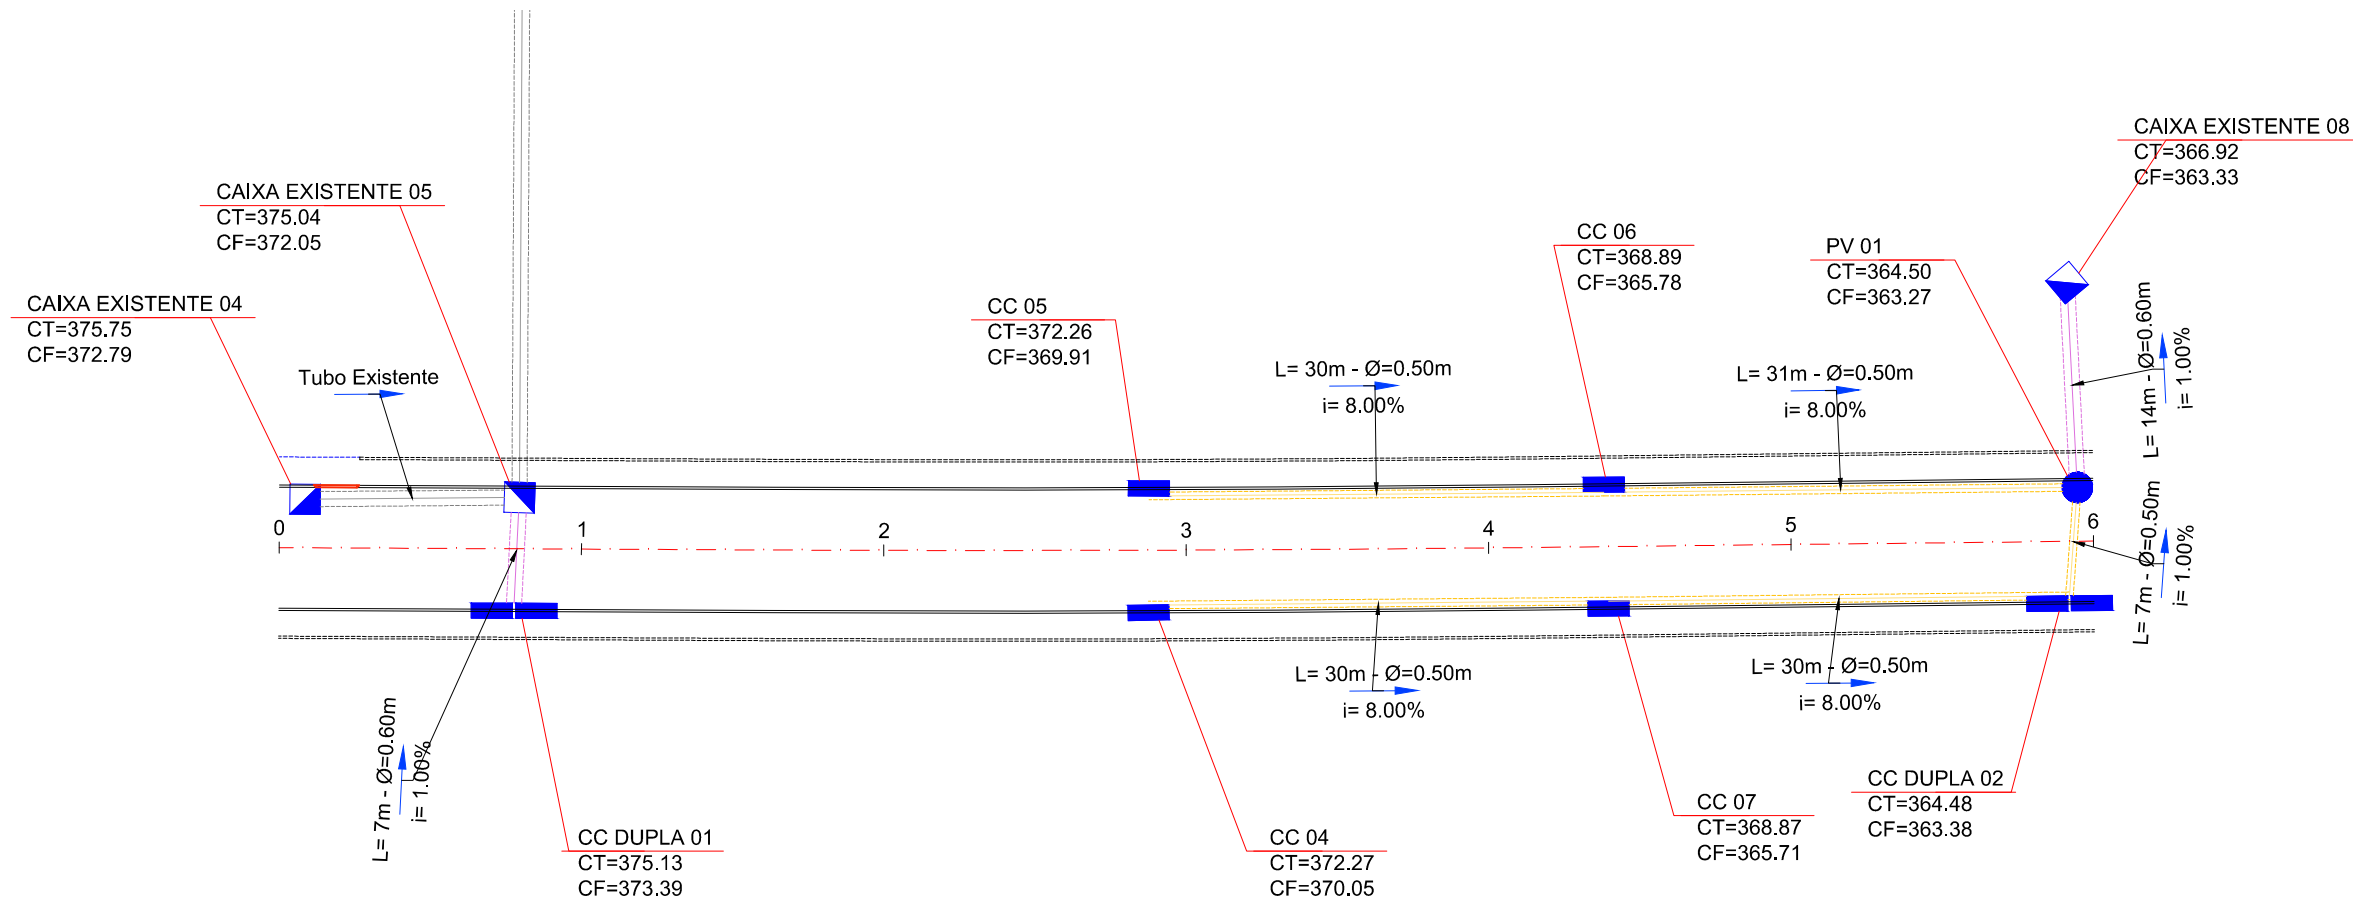

Planta Baixa - Rua Luigi Chirolli
Est: 0+0.00 à 6+0.000
Esc: 1/500

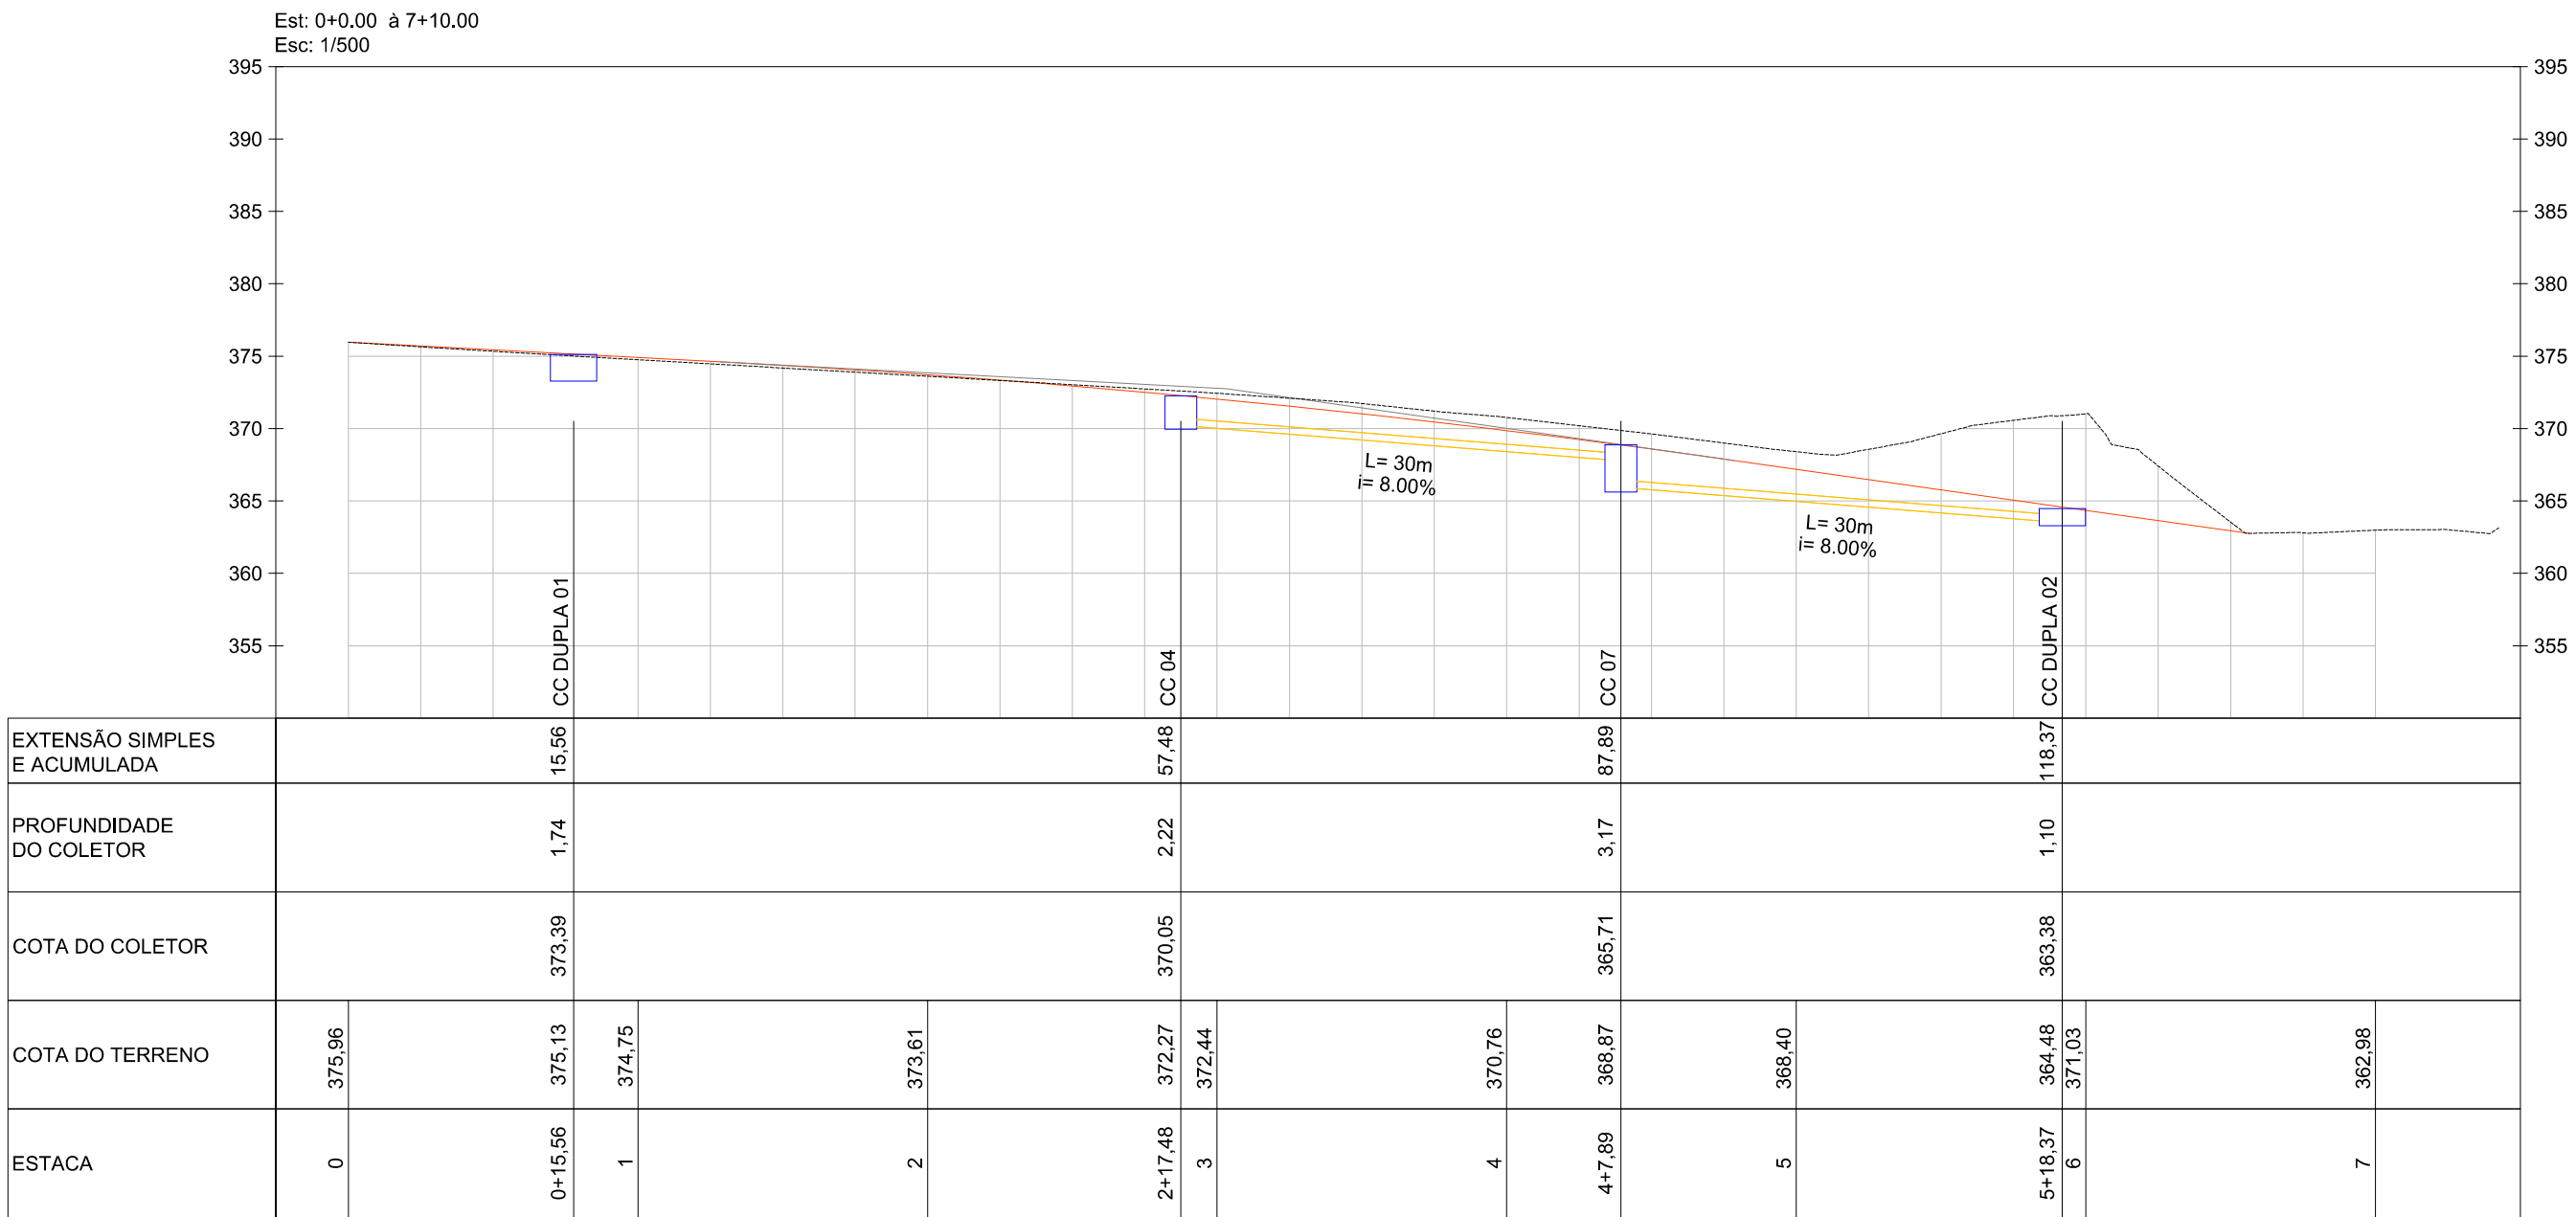

Perfil Drenagem - Rua Luigi Chirolli (Lado Direito)
Est: 0+0.00 à 7+10.00
Esc: 1/500

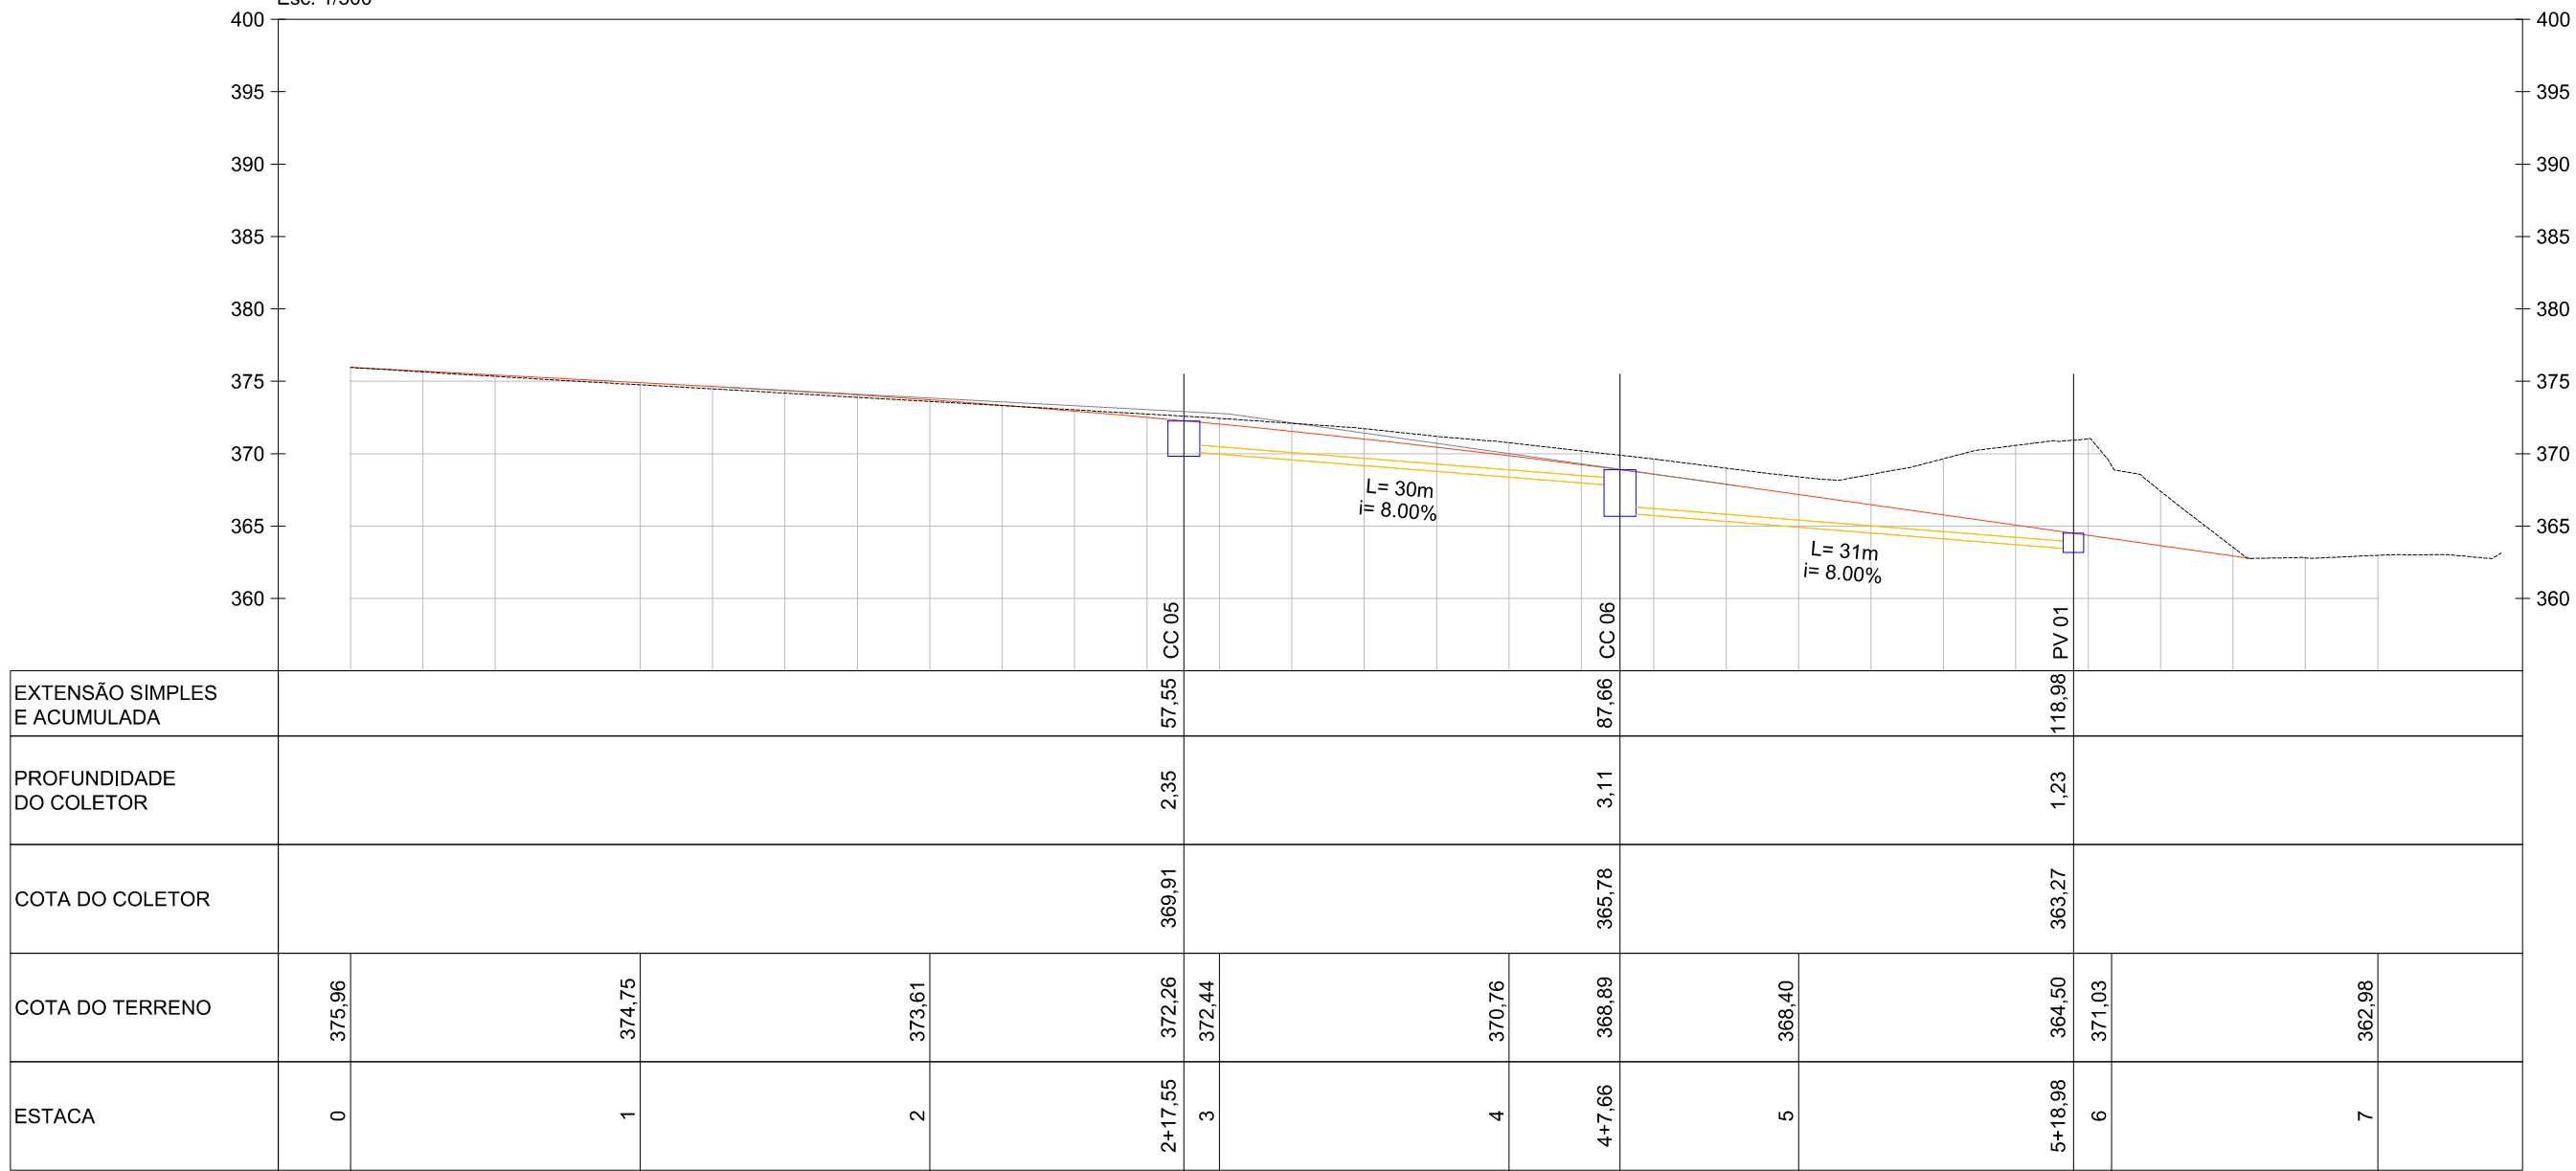



AV. BARÃO DO RIO BRANCO, 99 - RIO DO SUL - SC - (47) 3521-8457



PREFEITURA MUNICIPAL DE LAURENTINO
SECRETARIA DE OBRAS E SERVIÇOS URBANOS

OBRA: **RUA LUIGI CHIROLLI** Laurentino/SC

PROJETO: **PROJETO DE PAVIMENTAÇÃO**

REFERÊNCIA: **PROJETO DE DRENAGEM PLUVIAL** ARQUIVO: ACESSO_GINASIO_R04.dwg

PROPRIETÁRIO: **MUNICÍPIO DE LAURENTINO**

ENGENHEIRO RESPONSÁVEL: **ANTÔNIO CARLOS DE OLIVEIRA**
ENGENHEIRO AGRIMENSOR
CREA/SC nº 032.895-5

DESENHO: **MARIA EDUARDA ARAGÃO**

ESCALA: **1/500**

DATA: **Jun/2024**

TÍTULO: **DRE**

PRANCHETA: **01** 03