





LEGENDA E QUANTIDADES		
	Caixa de Captação	07 Unid.
	Caixa de Captação com Junção	01 Unid.
	Caixa de Captação com Inspeção	01 Unid.
	Tubo concreto Ø 40 cm	187,00 m
	Tubulação Existente	

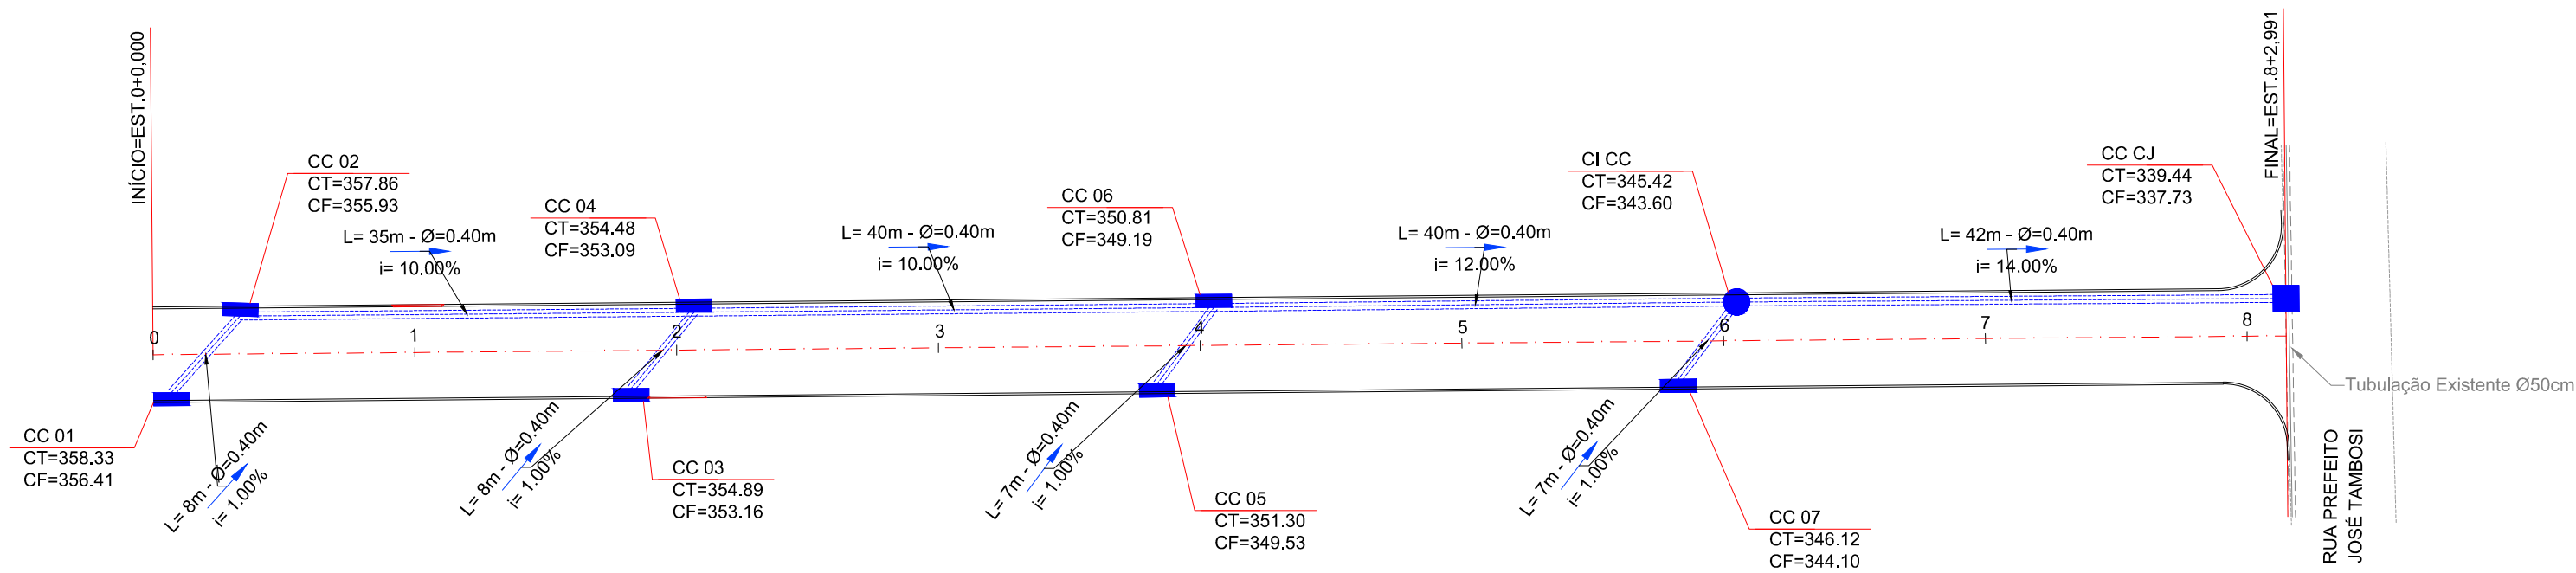


Planta Baixa - Rua Irmã Maria Avosani
Est. 0 + 0,00 à 8 + 2,991
Esc: 1/500


Perfil Drenagem - Rua Irmã Maria Avosani
0+0,00 à 8+5,00
Esc: 1/500

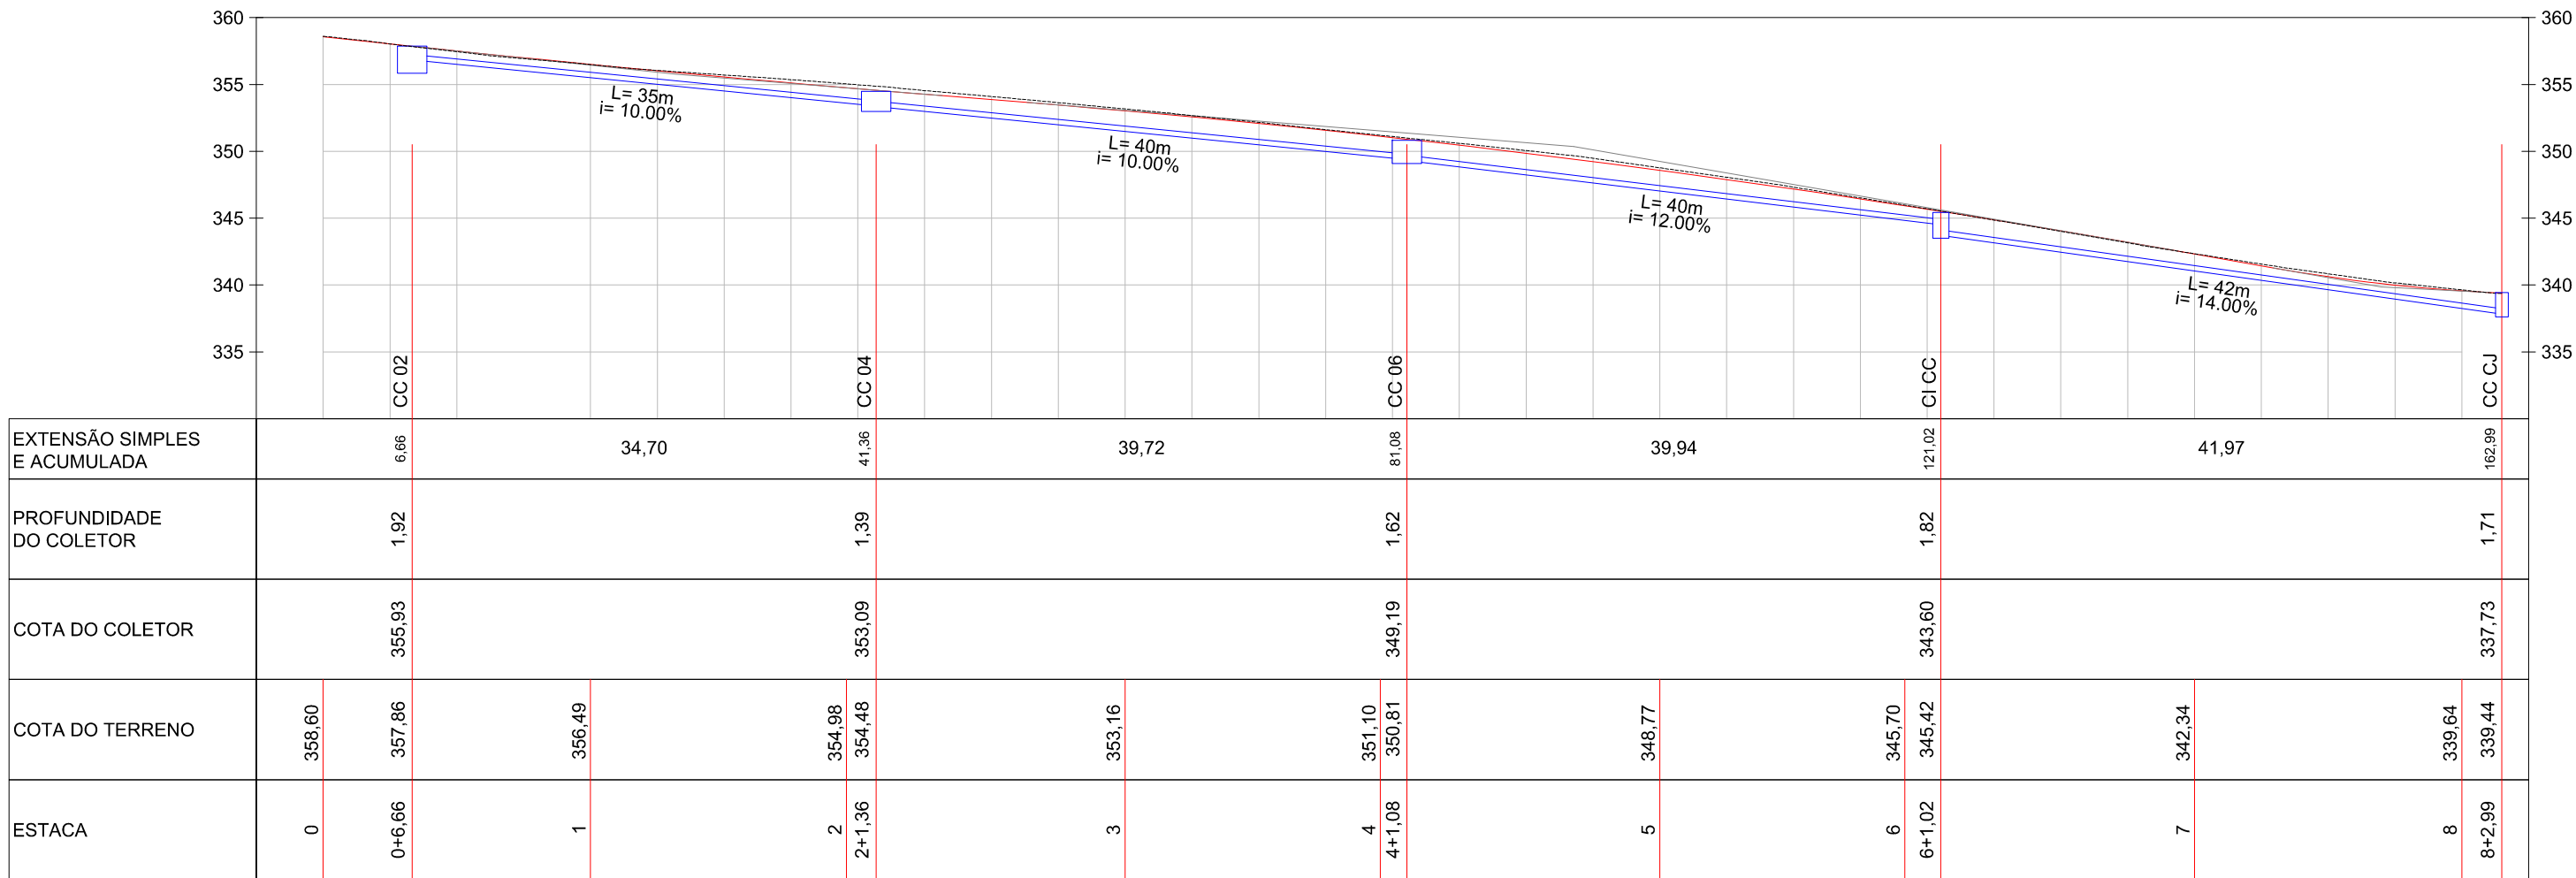


Travessia 01
0+0,00 à 0+10,00
Esc: 1/500

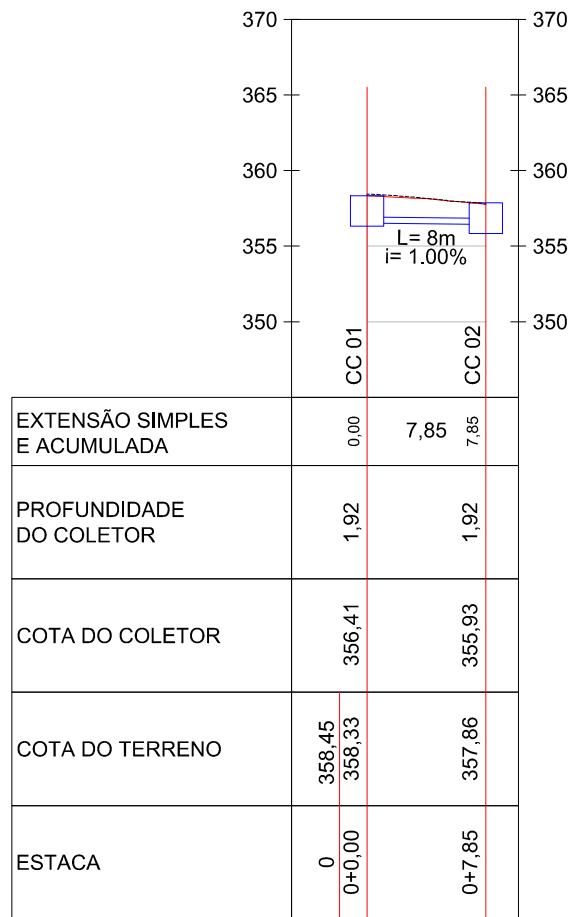


Travessia 02
0+0,00 à 0+10,00
Esc: 1/500

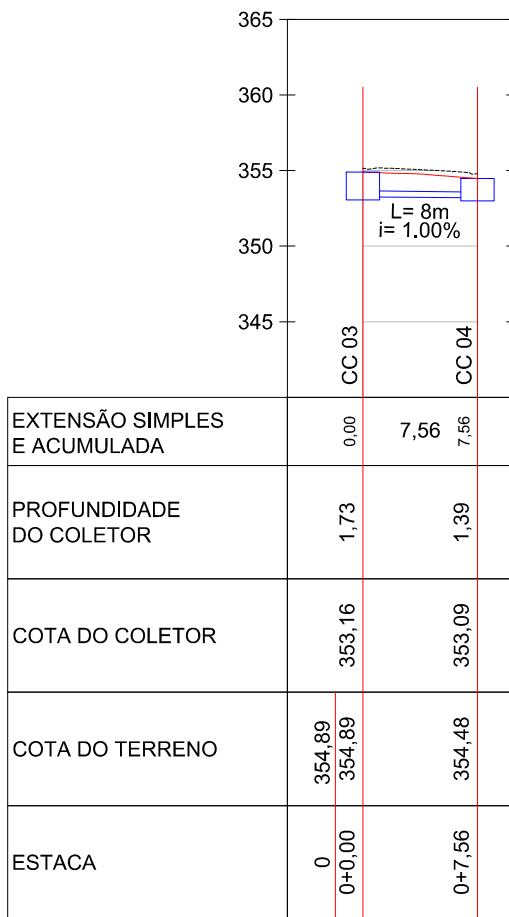

Travessia 03
0+0,00 à 0+10,00
Esc: 1/500

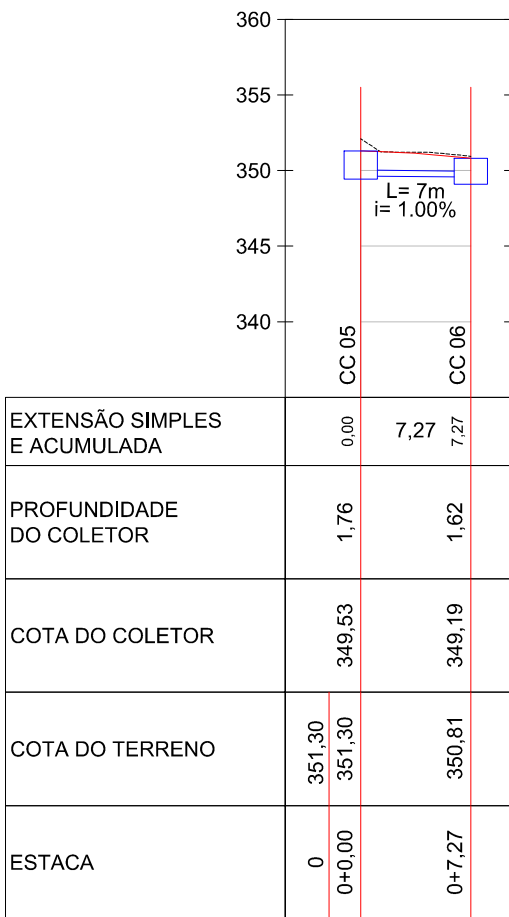

Travessia 04
0+0,00 à 0+10,00
Esc: 1/500

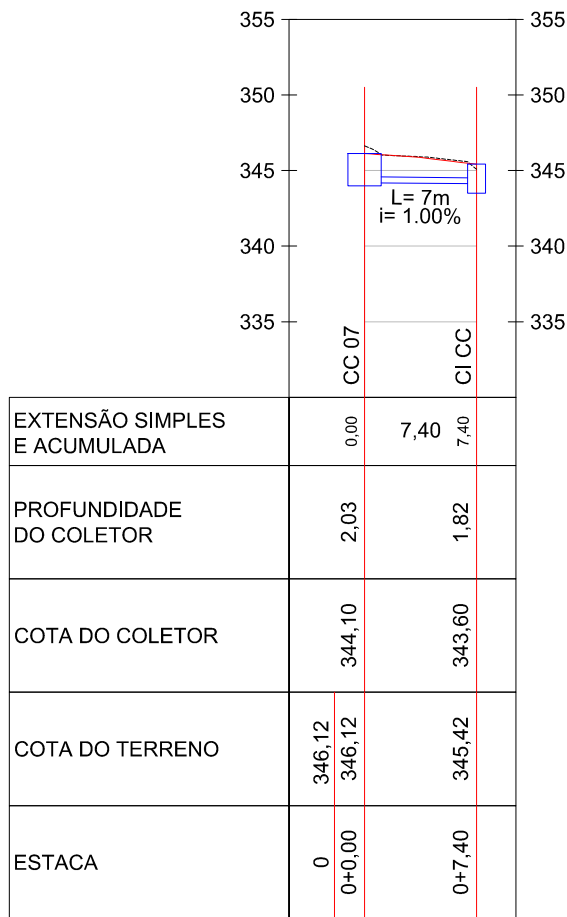

AV. BARÃO DO RIO BRANCO, 99 - RIO DO SUL - SC (47) 3521-8457

PREFEITURA MUNICIPAL DE LAURENTINO
SECRETARIA DE OBRAS E SERVIÇOS URBANOS

OBRA: **RUA IRMÃ MARIA AVOSANI** Rua Irmã Maria Avosani - Laurentino/SC

PROJETO: **PROJETO DE PAVIMENTAÇÃO**

REFERÊNCIA: **PROJETO DE DRENAGEM PLUVIAL**

PROPRIETÁRIO: **MUNICÍPIO DE LAURENTINO**
CNPJ Nº 83.102.857/0001-97

RESPONSÁVEL TÉCNICO: **GABRIELA SKOWASCH BOSSE**
ENGENHEIRA CIVIL
CREA/SC Nº 176.970-0

DESENHO: **MARIA EDUARDA ARAGÃO**

ESCALA: **1/500**

DATA: **Jun/2023**

TÍTULO: **DRE**

PRONÓCIO: **01**

DIREITOS AUTORAIS RESERVADOS – PROIBIDA QUALQUER REPRODUÇÃO SEM AUTORIZAÇÃO EXPRESSA