


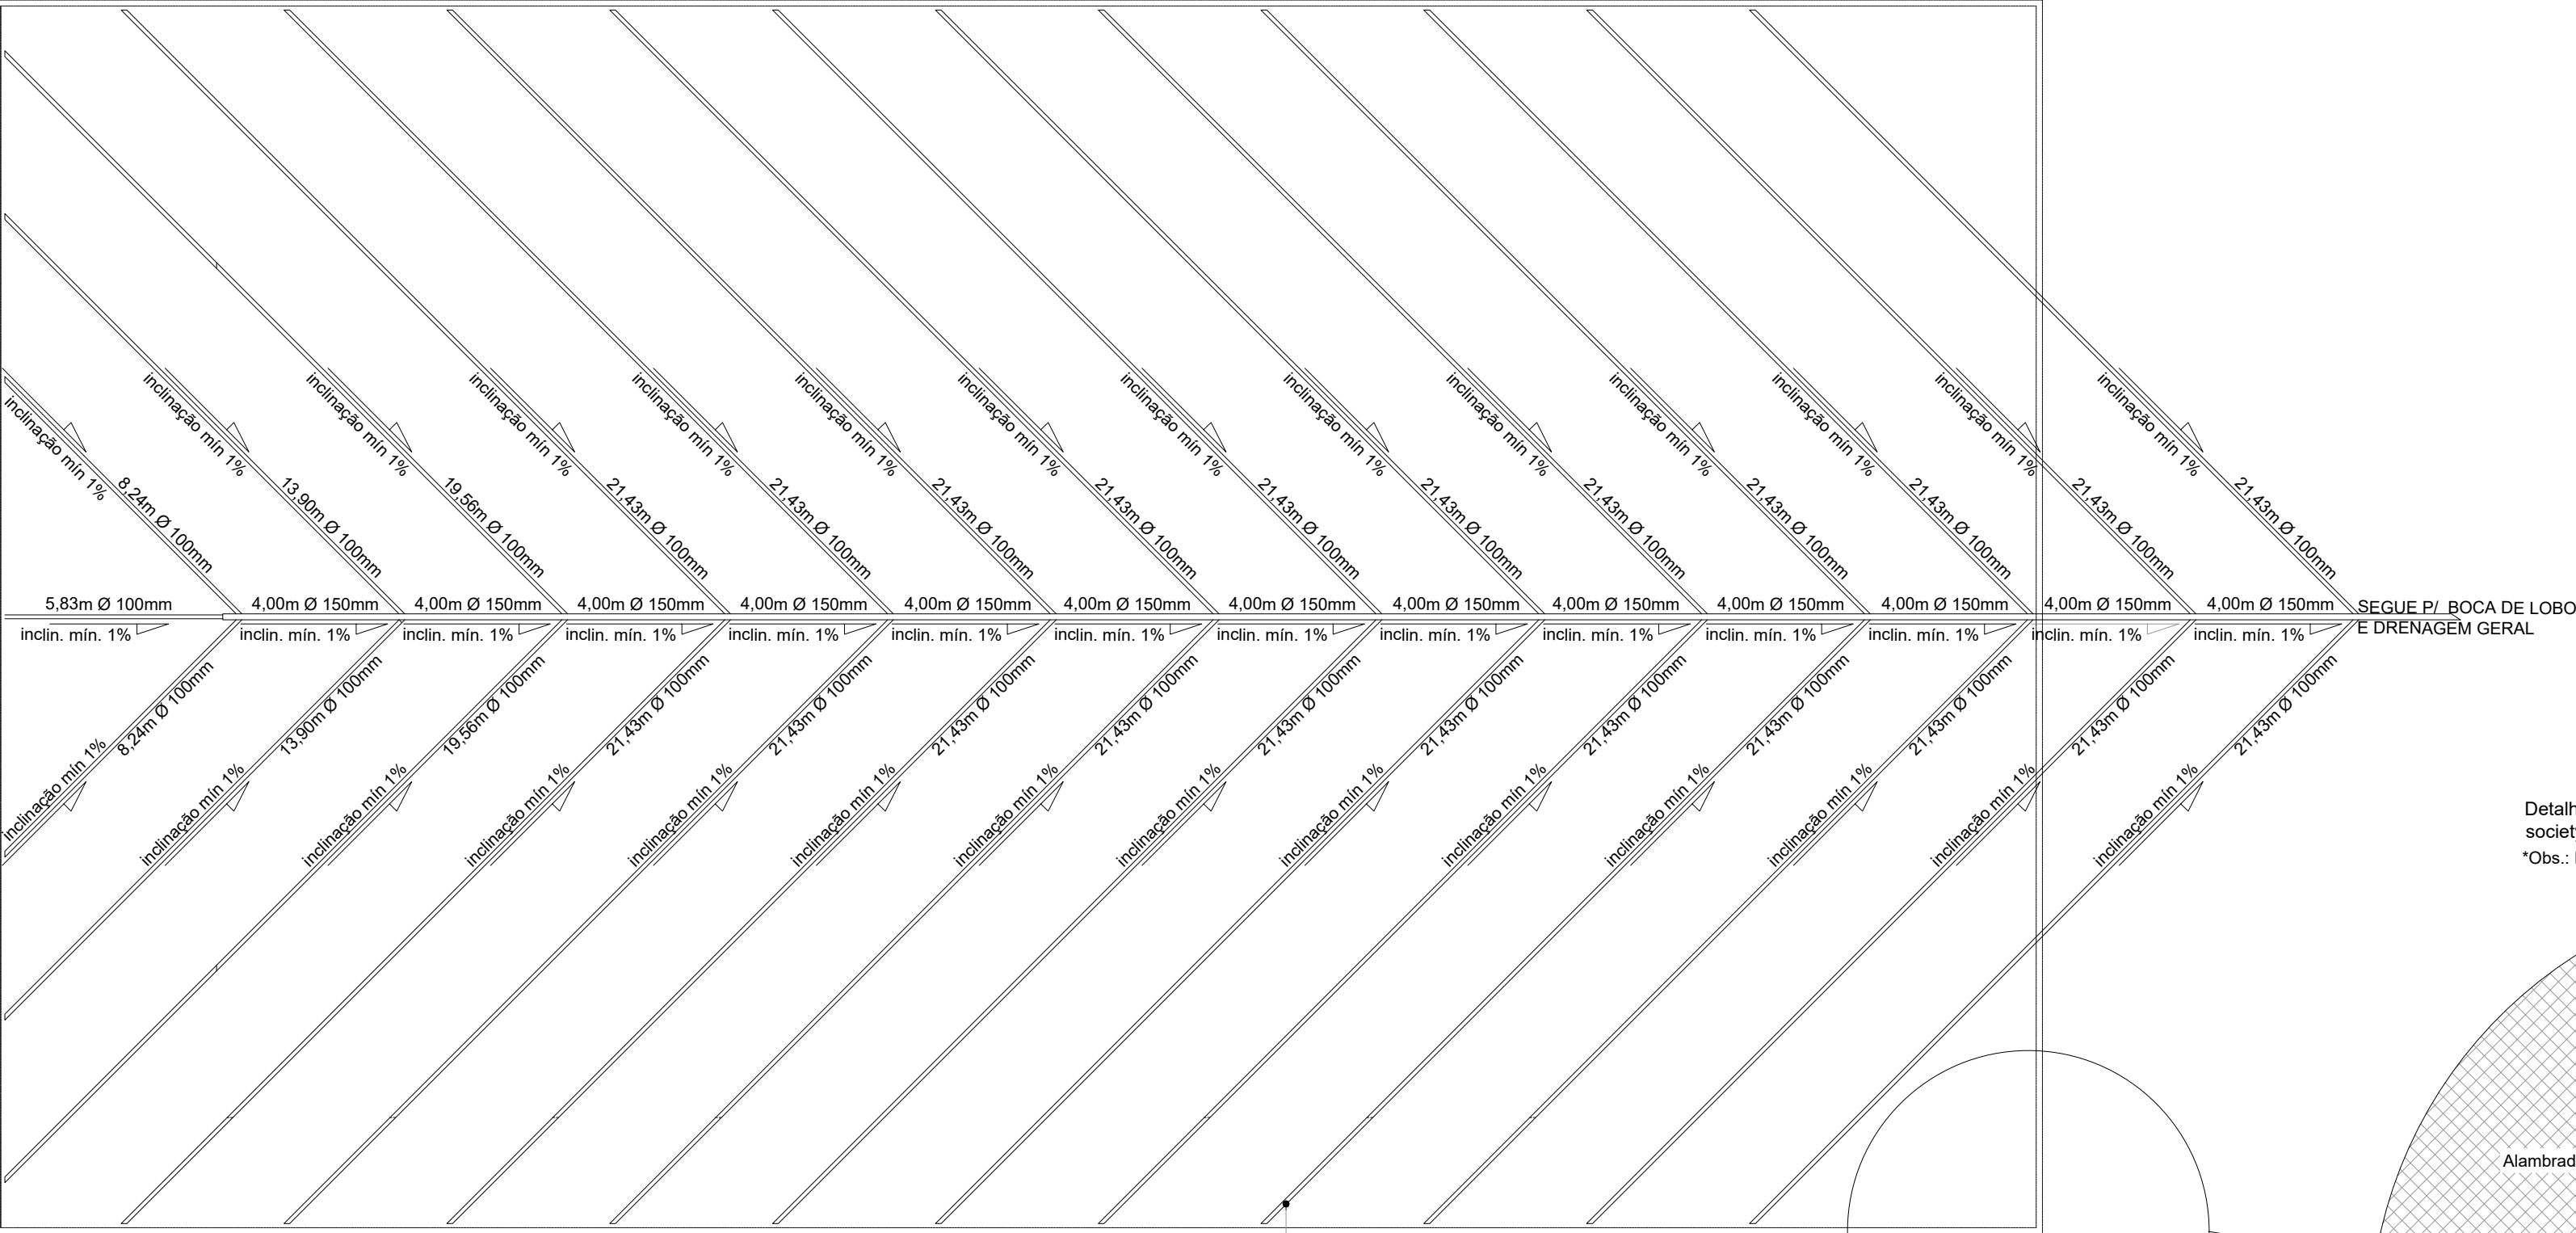


PLANTA BAIXA DRENAGEM DO CAMPO DE FUTEBOL SOCIETY
ÁREA TOTAL: 1.524,09m²
ESC 1:150

Obs.: Declividade superficial média do campo: 1,0% (admitindo variação entre 0,8% e 1,0% em função do ajuste em obra).

TUBO CORRUGADO EM PEAD PARA DRENO PROJETO (Inclinação Mínima 1%)

Detalhe típico do sistema de gramado natural para campo de futebol society, dimensionado para uso esportivo e alto índice de pisoteio.
*Obs.: Elementos metálicos em aço galvanizado a fogo, sem pintura.

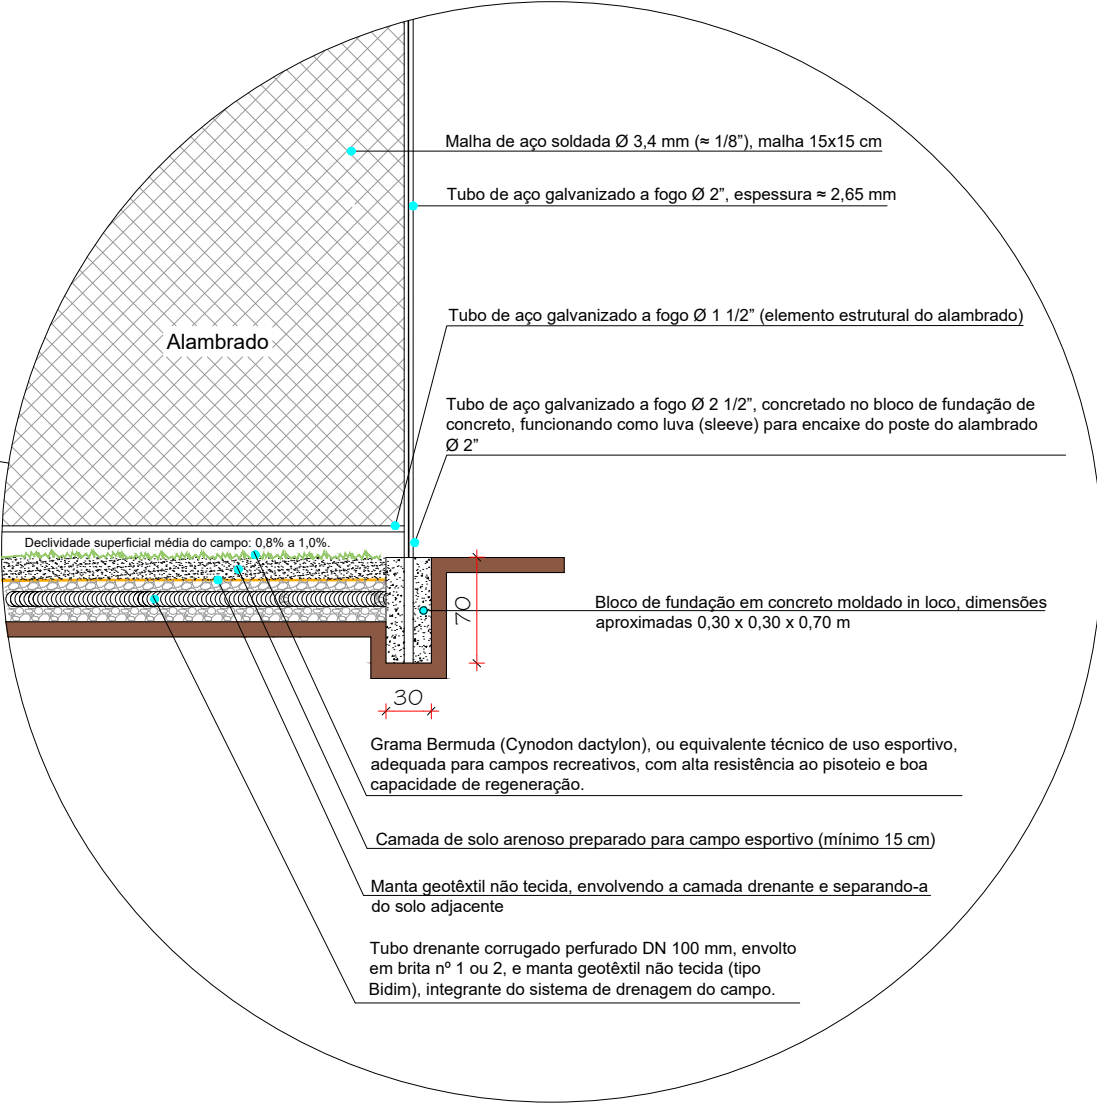

DETALHE – CAMPO DE FUTEBOL
ESCALA 1/50

LEGENDA

Tubo drenante corrugado em PEAD perfurado DN100 (ramais) e DN150 (coletor), envolto em brita graduada e manta geotêxtil, integrante do sistema de drenagem subterrânea do campo, com descarga em boca de lobo e rede de drenagem pluvial existente.

Obs.: Prever caixas de inspeção/limpeza deverão ser previstas a cada mudança de direção e, no máximo, a cada 20,00 m de extensão do coletor principal.

Obs. 2: A ligação do sistema de drenagem do campo à boca de lobo existente deverá ser executada após verificação da capacidade e condições da drenagem geral.

PROPRIETÁRIO PREFEITURA MUNICIPAL DE RODEIO			
OBRA Complexo Esportivo Rodeio 12			
LOCAL R. Erwin Pacher, Bairro Rodeio 12 - Rodeio / SC			
PROJETO Projeto de conclusão da área externa do Complexo Esportivo Pavilhão Rodeio 12			
REFERÊNCIAS Campo de Futebol - Drenagem Detalhe _ R04			
ESCALA Indicadas	DATA Março/26	RESPONSÁVEL TÉCNICO Arq. Isadora Reis	CAU-SC A108881-5



FOLHA

03 /03

VISTO