



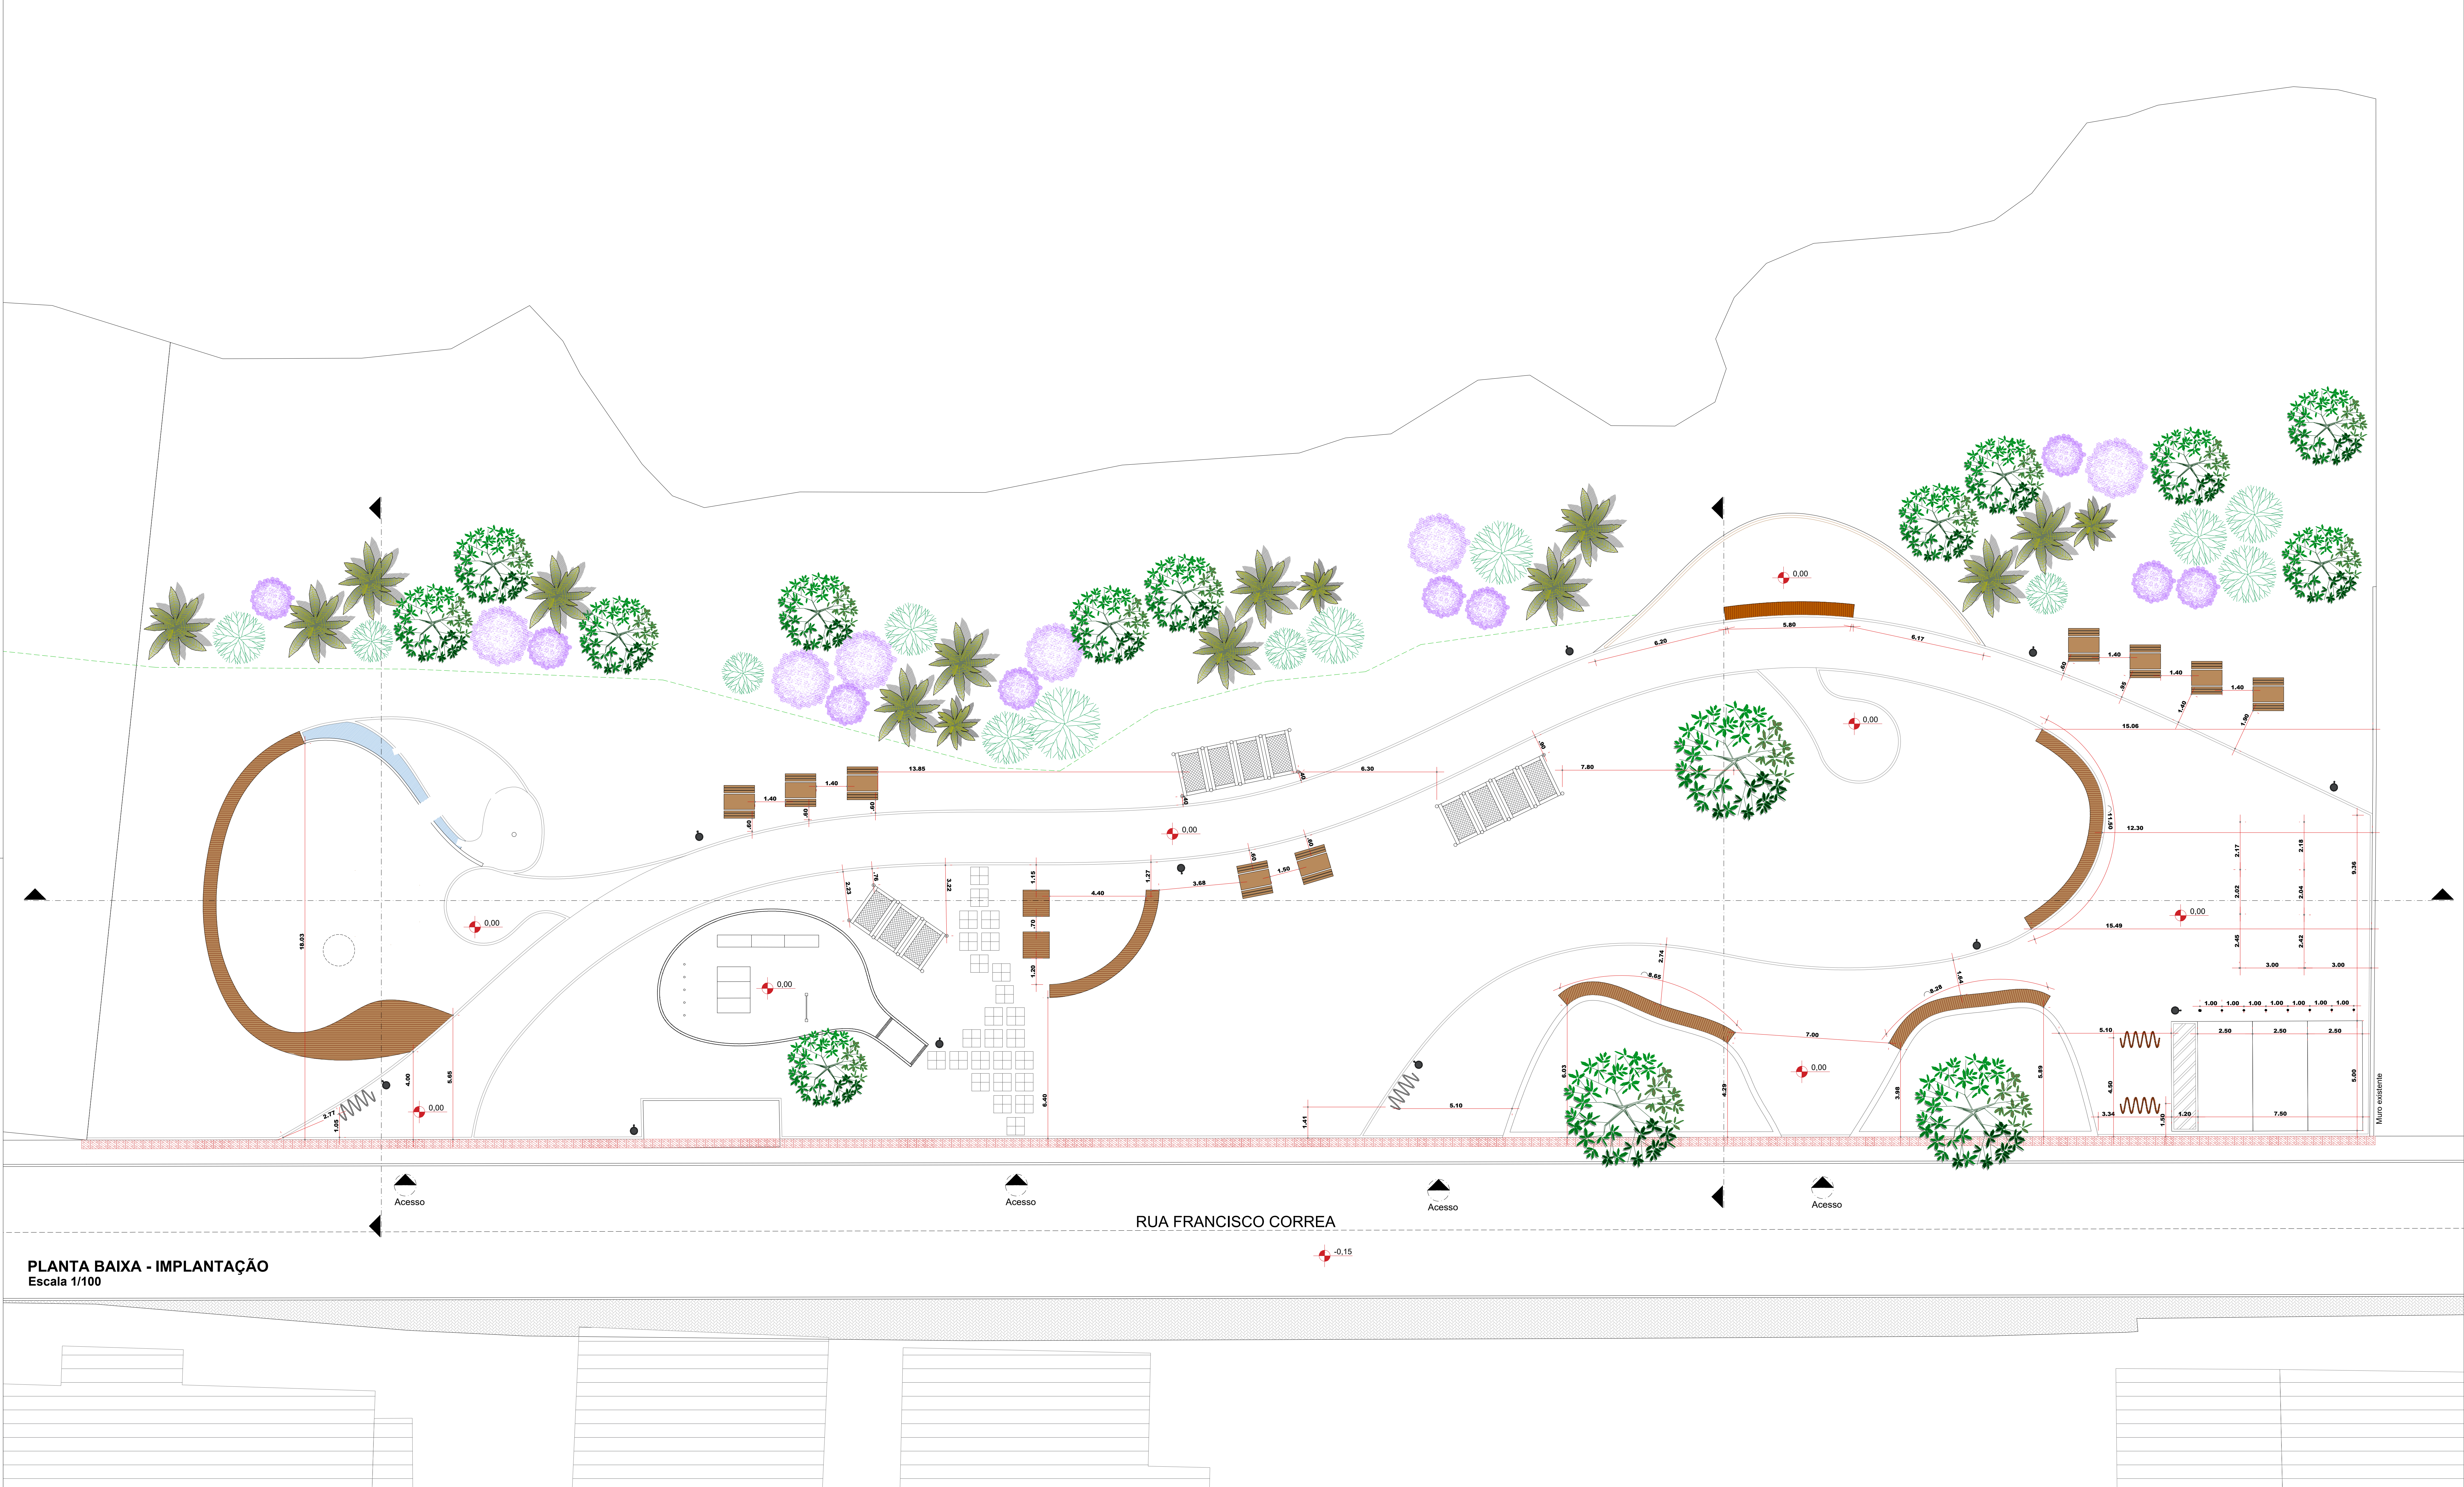

PLANTA BAIXA - IMPLANTAÇÃO
Escala 1/100

LEGENDA - MOBILIÁRIO E EQUIPAMENTOS		
LEGENDA	DESCRIÇÃO	QNTD
	Mesa de piquenique com bancos Vera Solo - Mmcité ou similar	9
	Bicicletário Spyra laranjado ou grafite - metalco ou similar	4
	Balizador Donat - Mmcité ou similar	8
	Lixeira Avyz - De Lazzari ou similar	10
	Poste Iluminação	1
	Refletores com grades de proteção	8
	ATI - Placa Orientativa	1
	ATI - Alongador três alturas	1
	ATI - Simulador de caminhada triplo	1
	ATI - Pressão de pernas triplo	1
	ATI - Rotação vertical duplo	1
	ATI - Esqui triplo	1
	ATI - Surf duplo	1
	ATI - Simulador cavalgada triplo	1
	ATI - Simulador remo	1
	Banco tipo espreguiçadeira	3
	Obstáculo para Pet Place	1
	Túnel para Pet Place	1
	Baliza para Pet Place	5
	Rampa Dupla para Pet Place	1
A instalação dos postes de iluminação, refletores e infraestrutura subterrânea ficam a cargo da SEURB.		

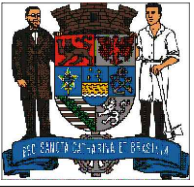

ESTADO DE SANTA CATARINA
MUNICÍPIO DE BLUMENAU
SECRETARIA DE PLANEJAMENTO URBANO

PARQUE LINEAR TESTO SALTO

LOCAL

Rua Francisco Corrêa
Bairro Testo Salto

REFERÊNCIA

Locação Mobiliário

ESPECIFICAÇÃO

Planta Baixa - Vista Geral

EQUIPE RESPONSÁVEL

Equipe DDP

DATA

08/2024

ESCALA

1/100

PRANCHA

03

H:\SEPLAN\Obr Desenvolvimento\01_Projetos_DDP\Projeto_2021_24\02_Proyto Karsten