



PLANTA BAIXA: TRAVESSIA B21  
ESCALA 1:500

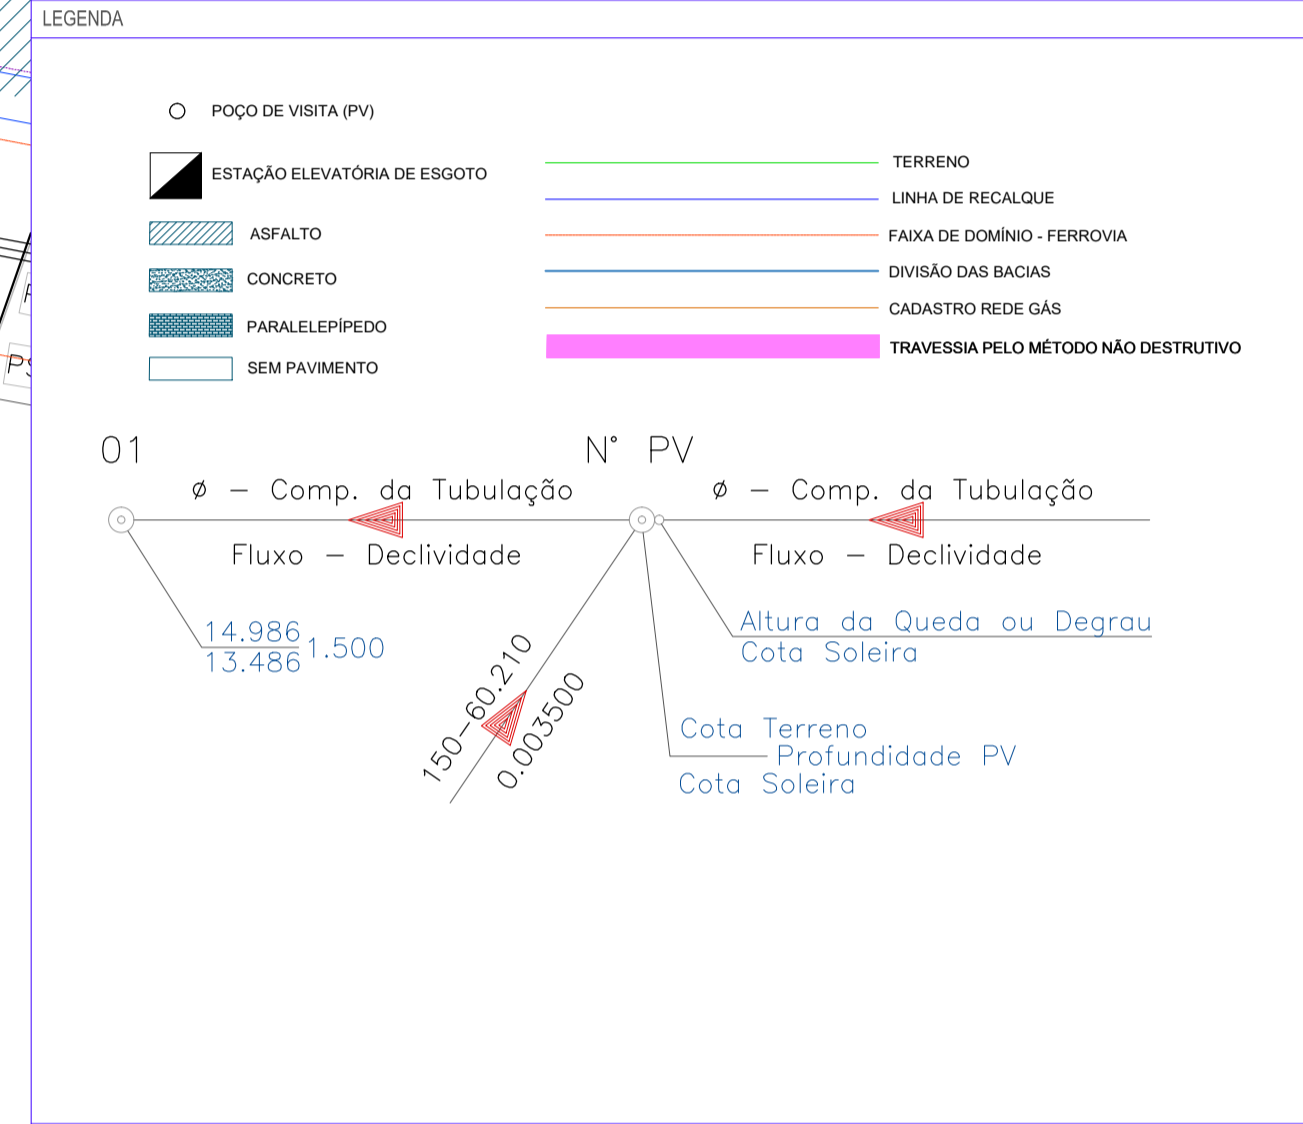


NOTAS

- LOCALIZAÇÃO: RUA BERNARDO WERNER GRUBA JÚNIOR
- FLUIDO TRANSPORTADO: ESGOTO BRUTO POR RECALQUE
- MATERIAL DA TUBULAÇÃO TRANSPORTADORA: TUBOS PEAD PN8, DE140
- MATERIAL DA TUBULAÇÃO CAMISA: TUBOS PEAD SDR11 PN16, DE315
- TIPO DE JUNTA DA TUBULAÇÃO TRANSPORTADORA: SOLDA POR TERMOFUSÃO

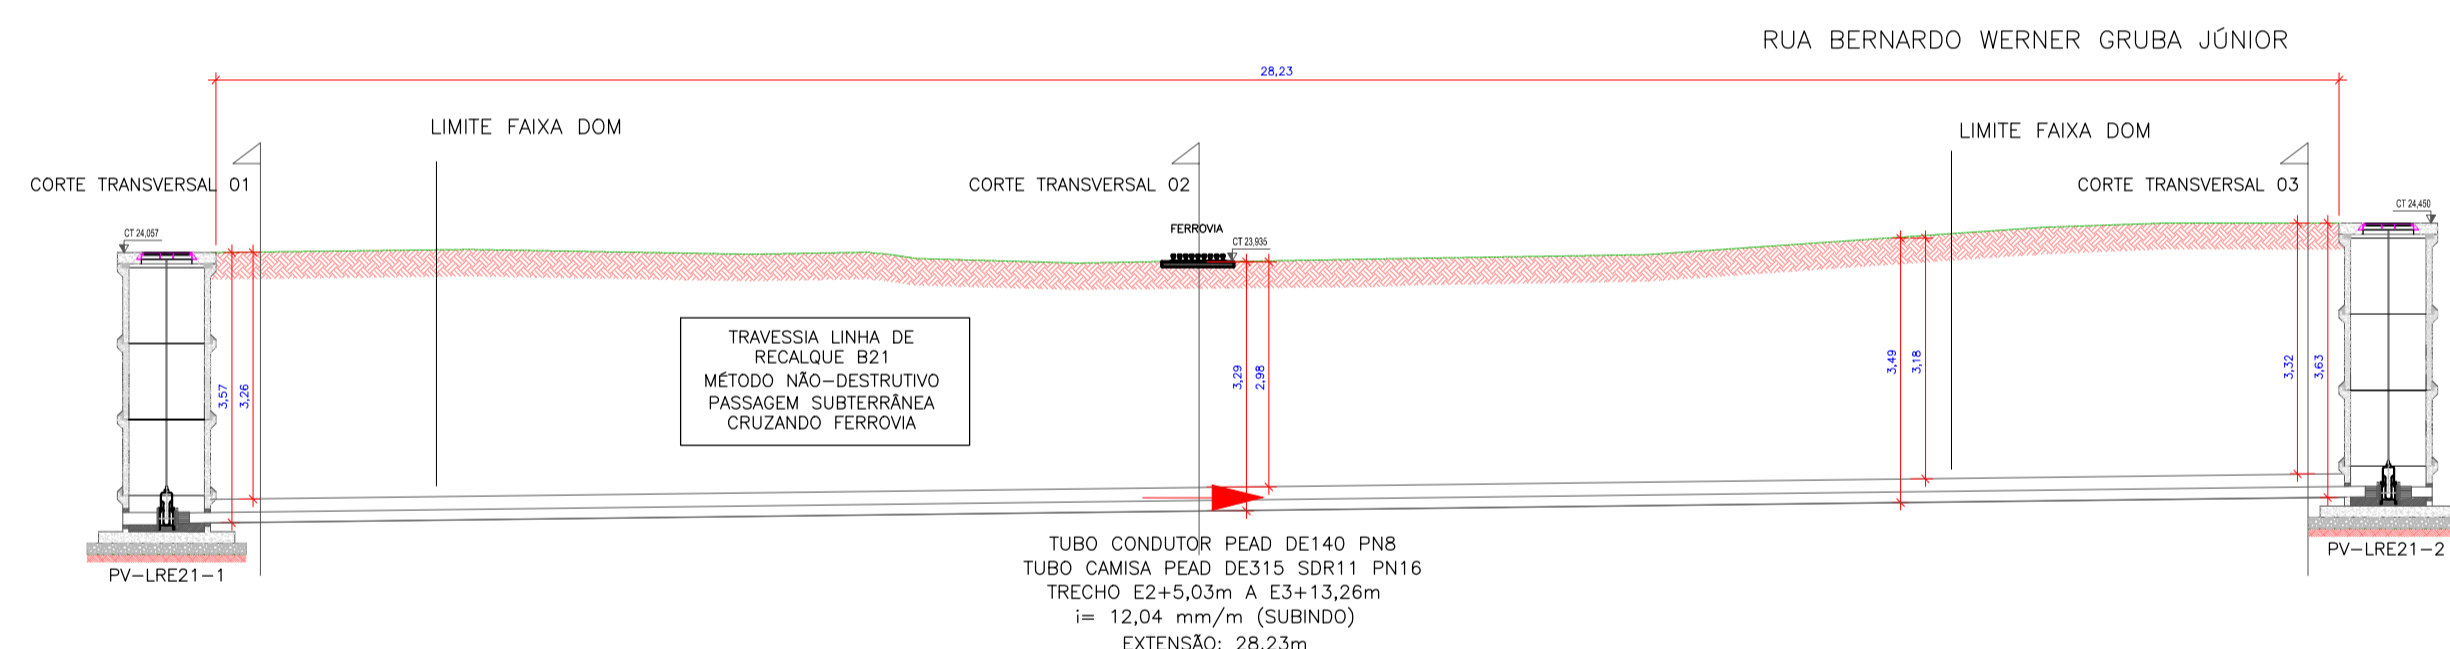

CORTE: TRAVESSIA B21  
ESCALA 1:100

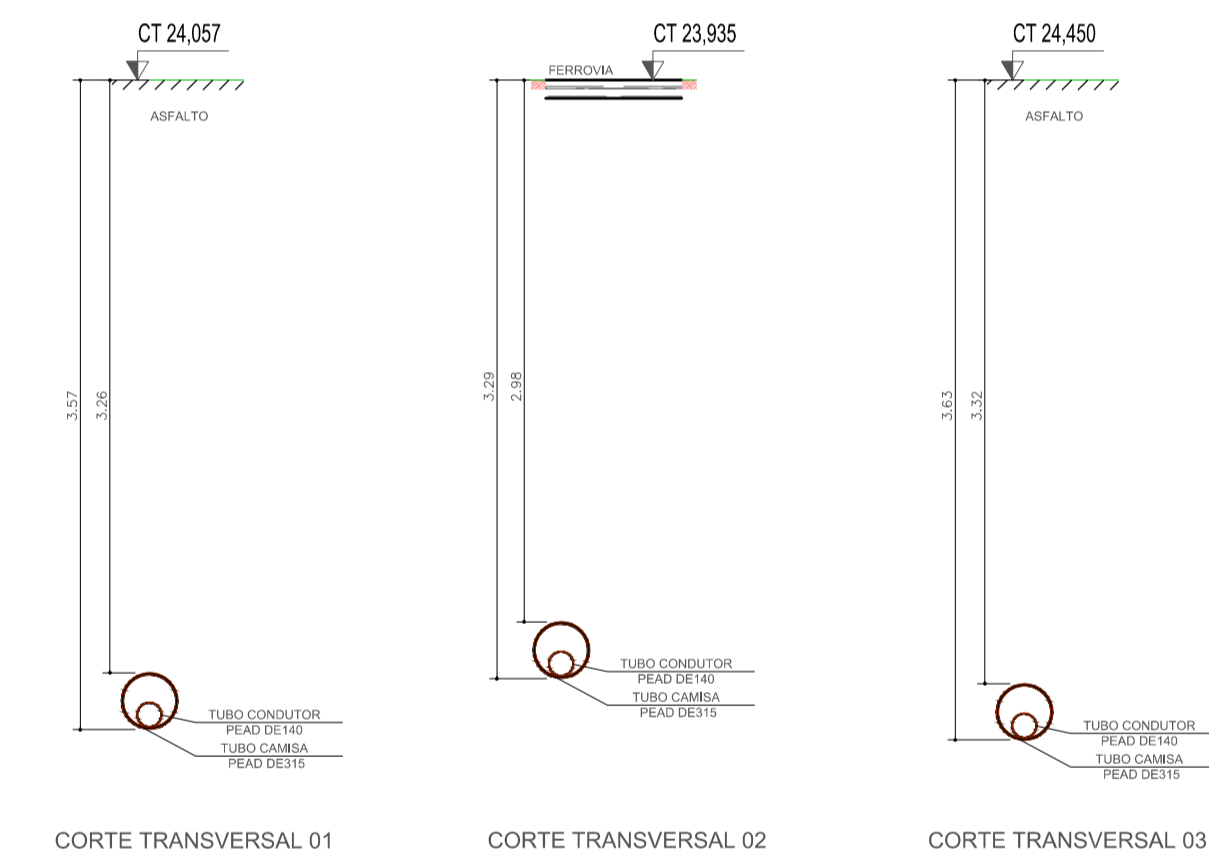


CORTES TRANSVERSAIS: TRAVESSIA B21  
ESCALA 1:50

QUADRO DE POÇOS DE VISITA (PV) - TRAVESSIA - LINHA DE RECALQUE 21

DESCRIÇÃO	TIPO	DN	CT (COTA DO TERRENO)	CF (COTA DO FUNDO)	PROFUNDIDADE
PV-LRE21-1	N	1000	24,057	20,485	3,572
PV-LRE21-2	N	1000	24,450	20,825	3,625

QUADRO DE PEÇAS - TRAVESSIA LINHA DE RECALQUE 21

Nº	DESCRIÇÃO	MATERIAL	UNID.	QUANT.
1	TAMPÃO DE POLIETILENO, ARTICULADO, COM TRAVAMENTO AUTOMÁTICO DN600	PE	PÇ	2
2	LAJE PARA PV, TAMPÃO DN600, H=15CM, 130CM X 130CM	CA	PÇ	2
3	ANEL P/ PV, PB, JE, ANEL DE BORRACHA, DN1000 H = 100 cm	CA	PÇ	8
4	LAJE DE FUNDO, H=15CM	CA	PÇ	2
5	TUBO PEAD ESGOTO DE140, PE100, PN8 - CONDUTOR	PEAD	m	29
6	TUBO PEAD ESGOTO DE315, PE100, SDR11, PN16 - CAMISA	PEAD	m	29
7	VÁLVULA DE GAVETA COM FLANGES E CUNHA DE BORRACHA CORPO CURTO COM CABEÇOTE EURO 23, PN10, DN150	F"F"	PÇ	2
8	COLARINHO POLIETILENO P/ FLANGE DE140 PN10	PEAD	PÇ	3
9	FLANGE A VULSO, DN150	AÇO	PÇ	3

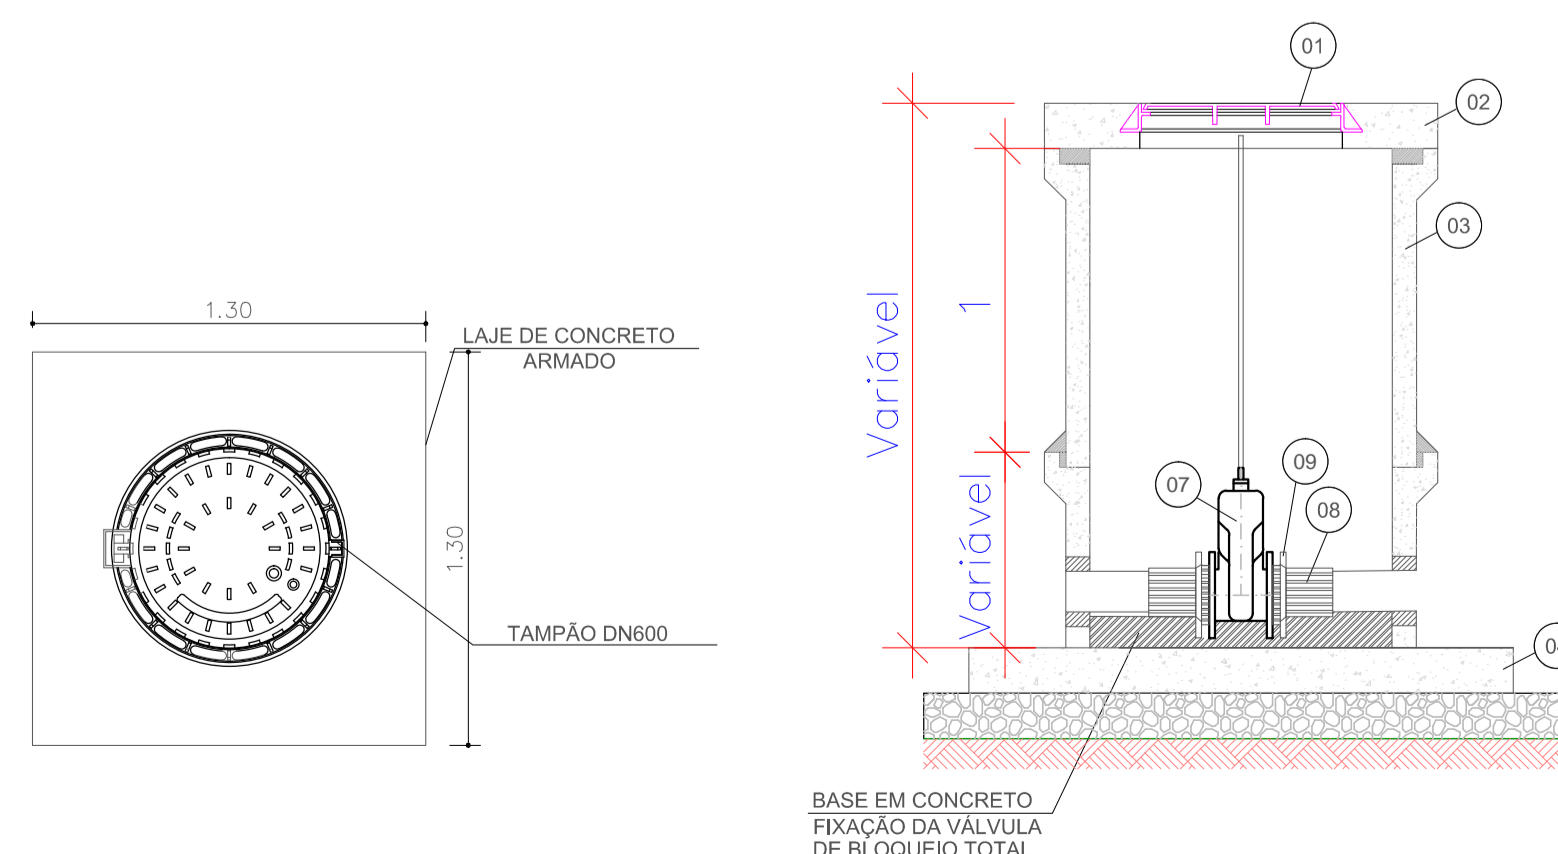

DETALHES DOS PVS  
ESCALA 1:25

OA	EMISSÃO INICIAL	06/2025	FF	FPS	FPS
REV.	DESCRIÇÃO	DATA	EXEC.	VERIF.	APROV.
AS INFORMAÇÕES DESTA DOCUMENTO SÃO DE PROPRIEDADE DA CONTRATANTE. SENDO PROIBIDA A UTILIZAÇÃO SEM PRÉVIA AUTORIZAÇÃO.					
		CONTRATANTE: SAMAÊ ESTADO: JARAGUÁ DO SUL MUNICÍPIO: JARAGUÁ DO SUL		CONTRATO Nº: BARRIOBARRA: JARAGUÁ DO SUL	
		REST. TÉCNICO: CREA: ASSINATURA:		LOCAL: JARAGUÁ DO SUL DATA: 27/06/2025 ART:	
<b>TÍTULO</b> SES JARAGUÁ - SC					
<b>CONTEÚDO</b> PROJETO EXECUTIVO - SISTEMA DE ESGOTAMENTO SANITÁRIO LINHAS DE RECALQUE DE ESGOTO INTERFERÊNCIA EM FAIXA DE DÔMÍNIO (RUMO) DETALHAMENTO: TRAVESSIA LR21					
PROJETO	FPS	APPROVAÇÃO:	FORMATO:	ESCALA:	FOLHA:
DESENHO	FF	VERIFICAÇÃO:	A1	INDICADA	03/05
APPROVAÇÃO:		APPROVAÇÃO CLIENTE:	CÓDIGO:		REVISÃO:
					0A
SES-JGS-LRE-HID-01A05-PlaPerRUMO					