


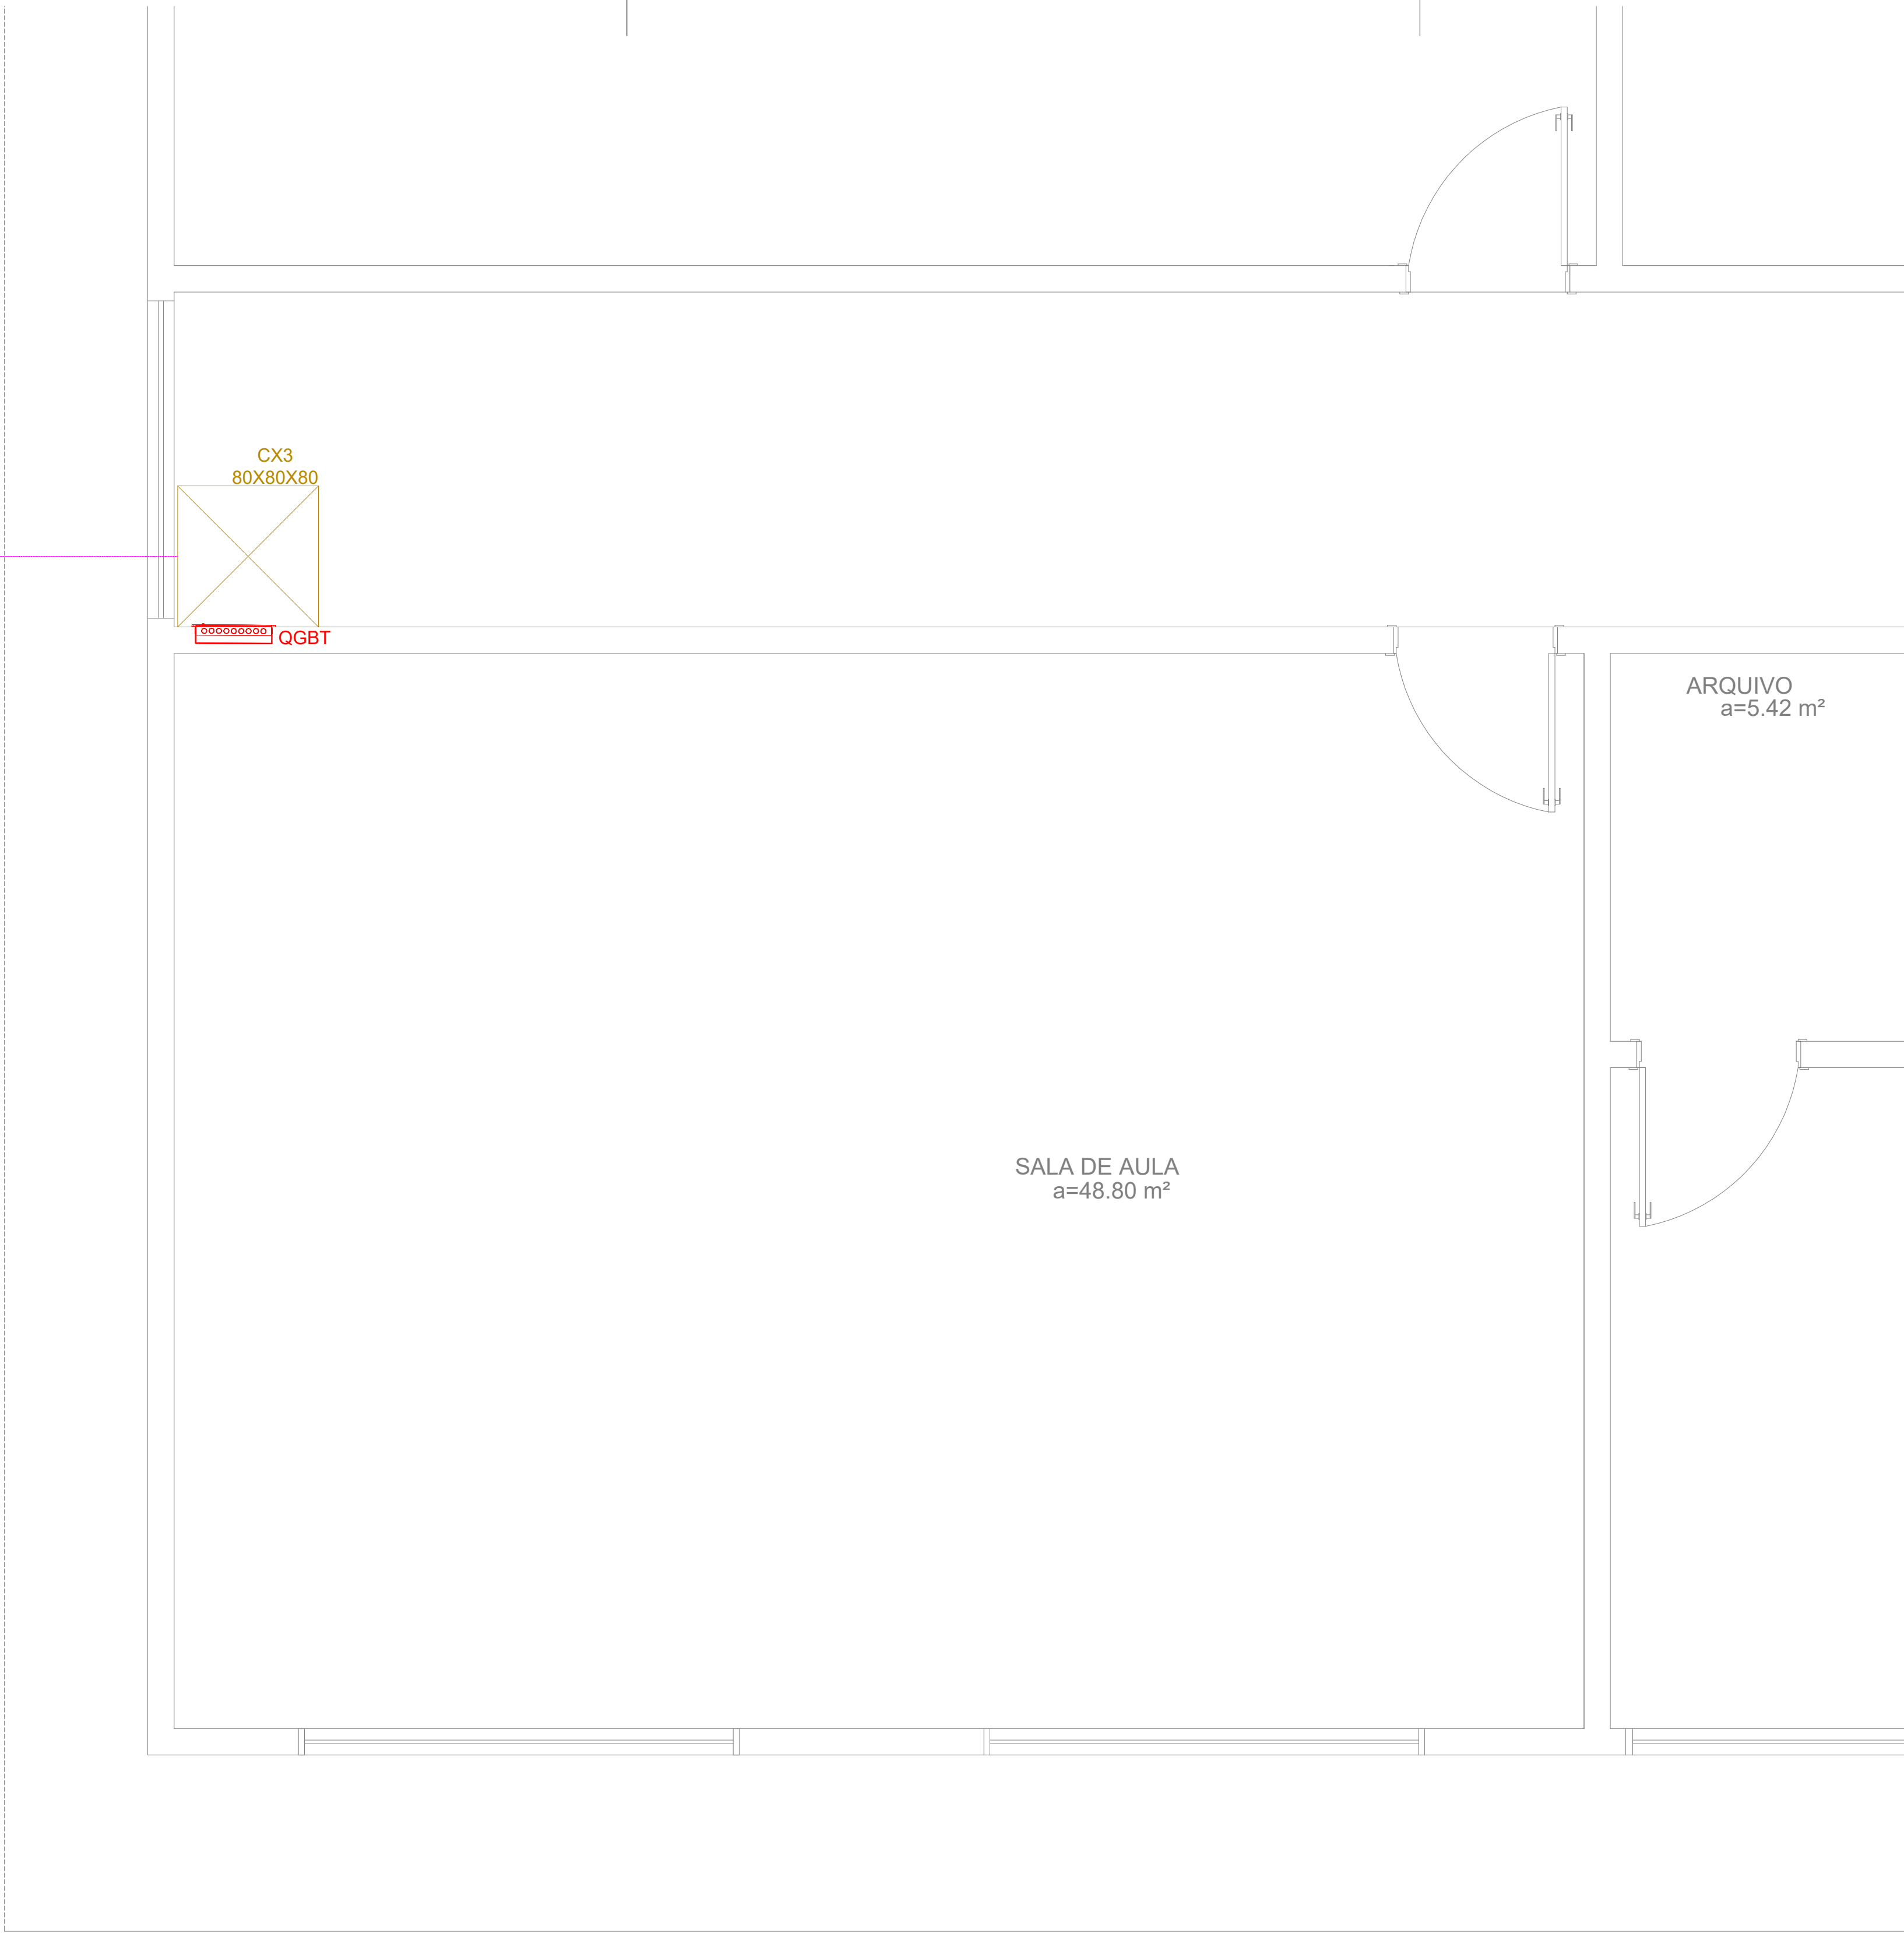


Calçada

Planta Baixa - Pós Reforma

01 PLANTA BAIXA - ELÉTRICO


ESCALA 1:100

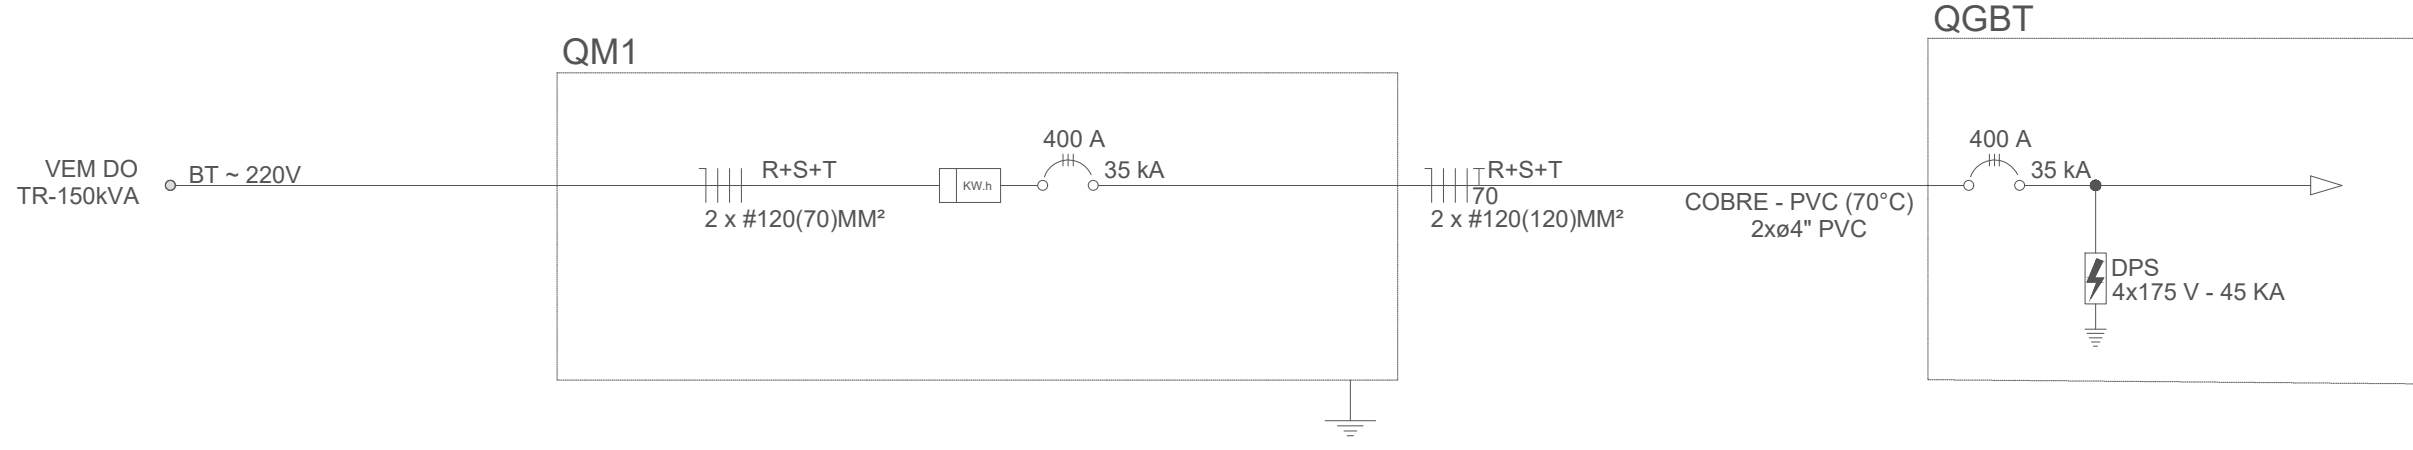

NOTA:
ESTE PROJETO NÃO CONTEMPLA OS
DISPOSITIVOS DE PROTEÇÃO,
INFRAESTRUTURA E CABEAMENTO
ELÉTRICO PARA OS CIRCUITOS DE SAÍDA.

02 DIAGRAMA UNIFILAR

S/ESCALA

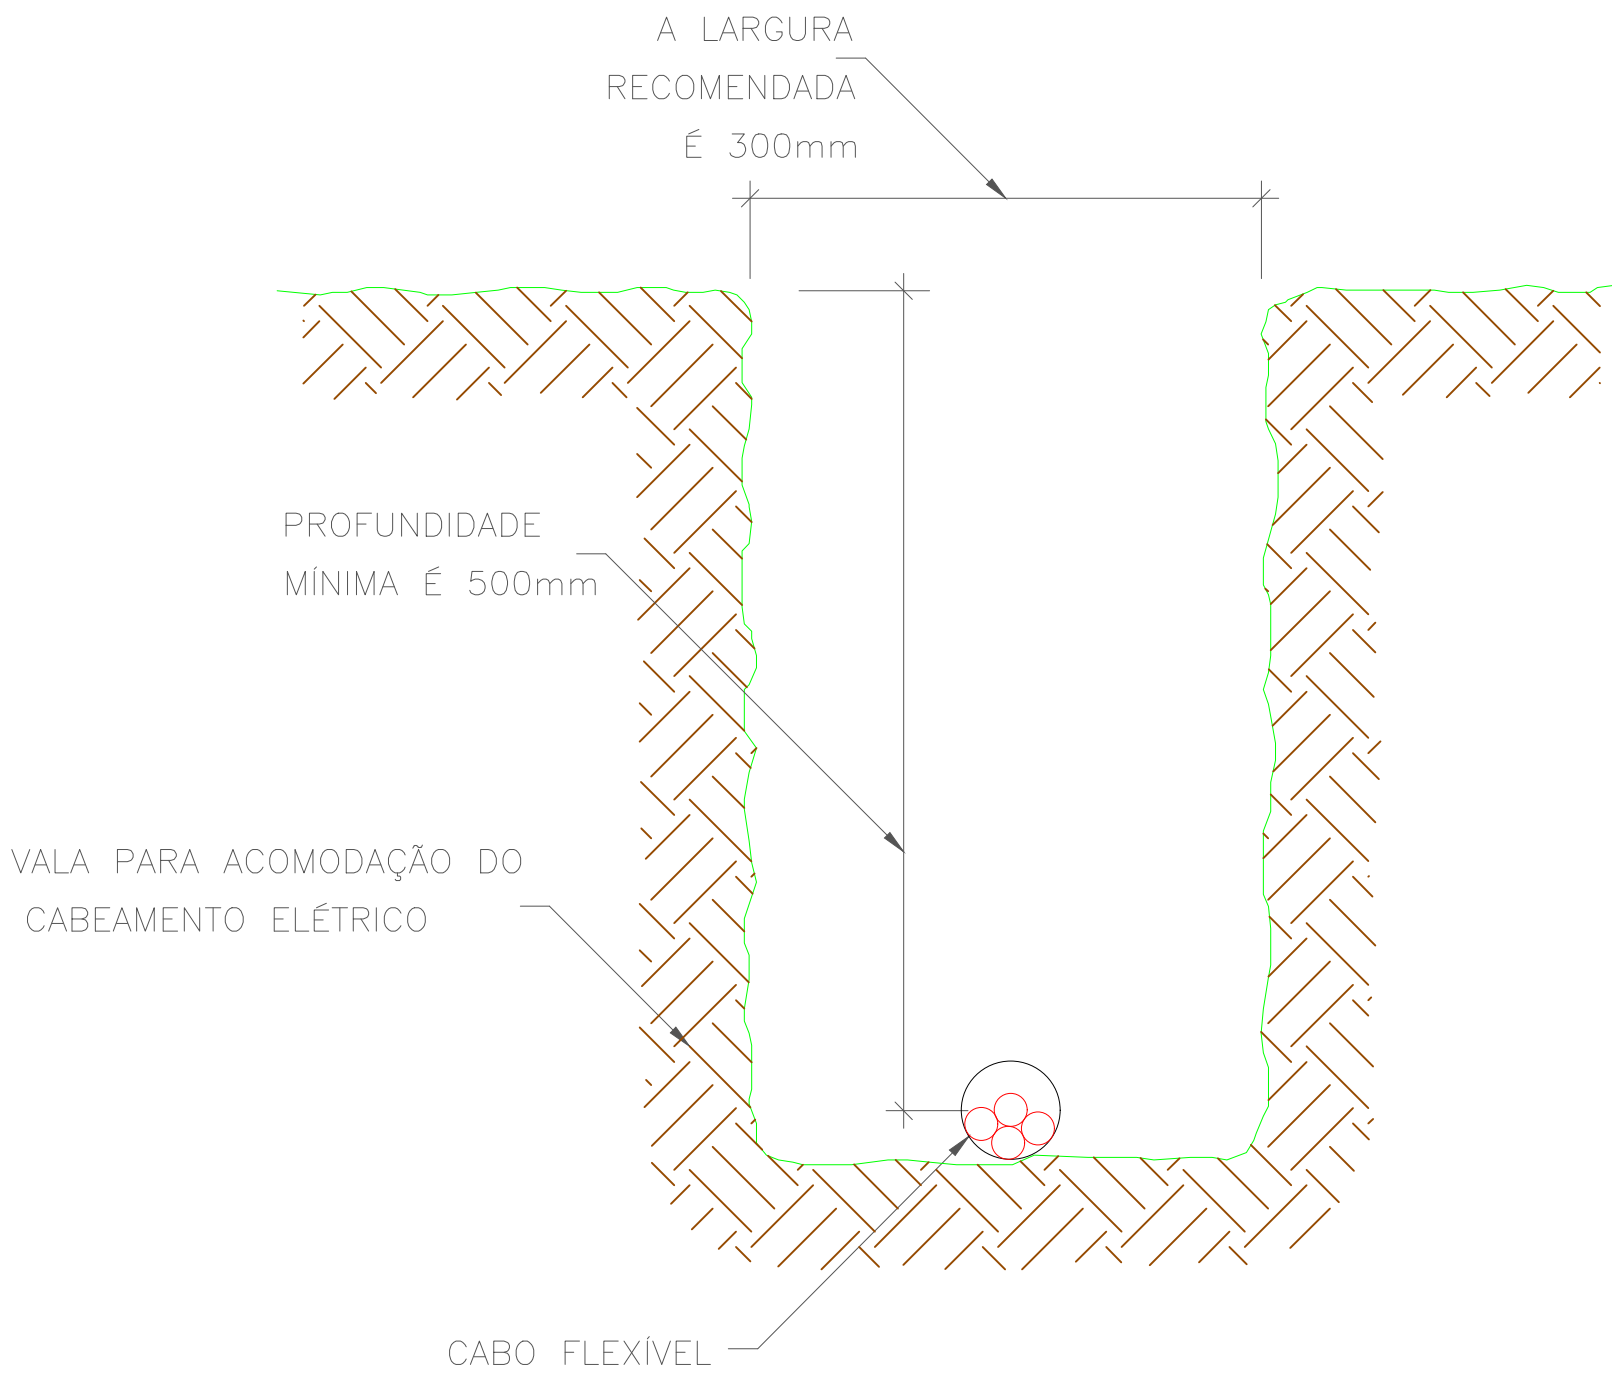

VALA PARA ELETRODUTO

03 DETALHE CONSTRUTIVO

S/ESCALA

Legenda	
	Entrada de Energia/Medição
	Quadro de Distribuição Geral
	Caixa de passagem
	Conduto subterrâneo

PROPRIETÁRIO:						PREFEITURA MUNICIPAL DE THEOBROMA - RO	
OBRA:						SUBESTAÇÃO DA ESCOLA MUNICIPAL MANOEL RIBEIRO THEOBROMA - RO	
LOCAL DA OBRA AV. BRASIL, S/N, BAIRRO CENTRO, VILA PALMARES D' OESTE, THEOBROMA - RO					CONTEÚDO - Diagrama Unifilar - Planta Baixa - Elétrico - Detalhe Construtivo		
DESENHO	PRANCHA Nº	DATA DO PROJETO	ESCALA *				
Caio Specia	03-03	maio 2024	INDICADA				
LOCALIZAÇÃO SEM ESCALA			NOME E ASSINATURA DO PREFEITO				
			_____ Prefeito (a) Municipal CNPJ: 04.727.601/0001-90				
			IDENTIFICAÇÃO E ASSINATURA AUTOR DO PROJETO				
			_____ Caio Vinicius Specia Engenheiro Eletricista CREA-PR 172850/D				
ESPAÇO RESERVADO PARA APROVAÇÃO			IDENTIFICAÇÃO E ASSINATURA RESP. P/ EXECUÇÃO				

