



PLANTA DE IMPLANTAÇÃO
UEMS AMAMBAI – MS
ESCALA: 1:250

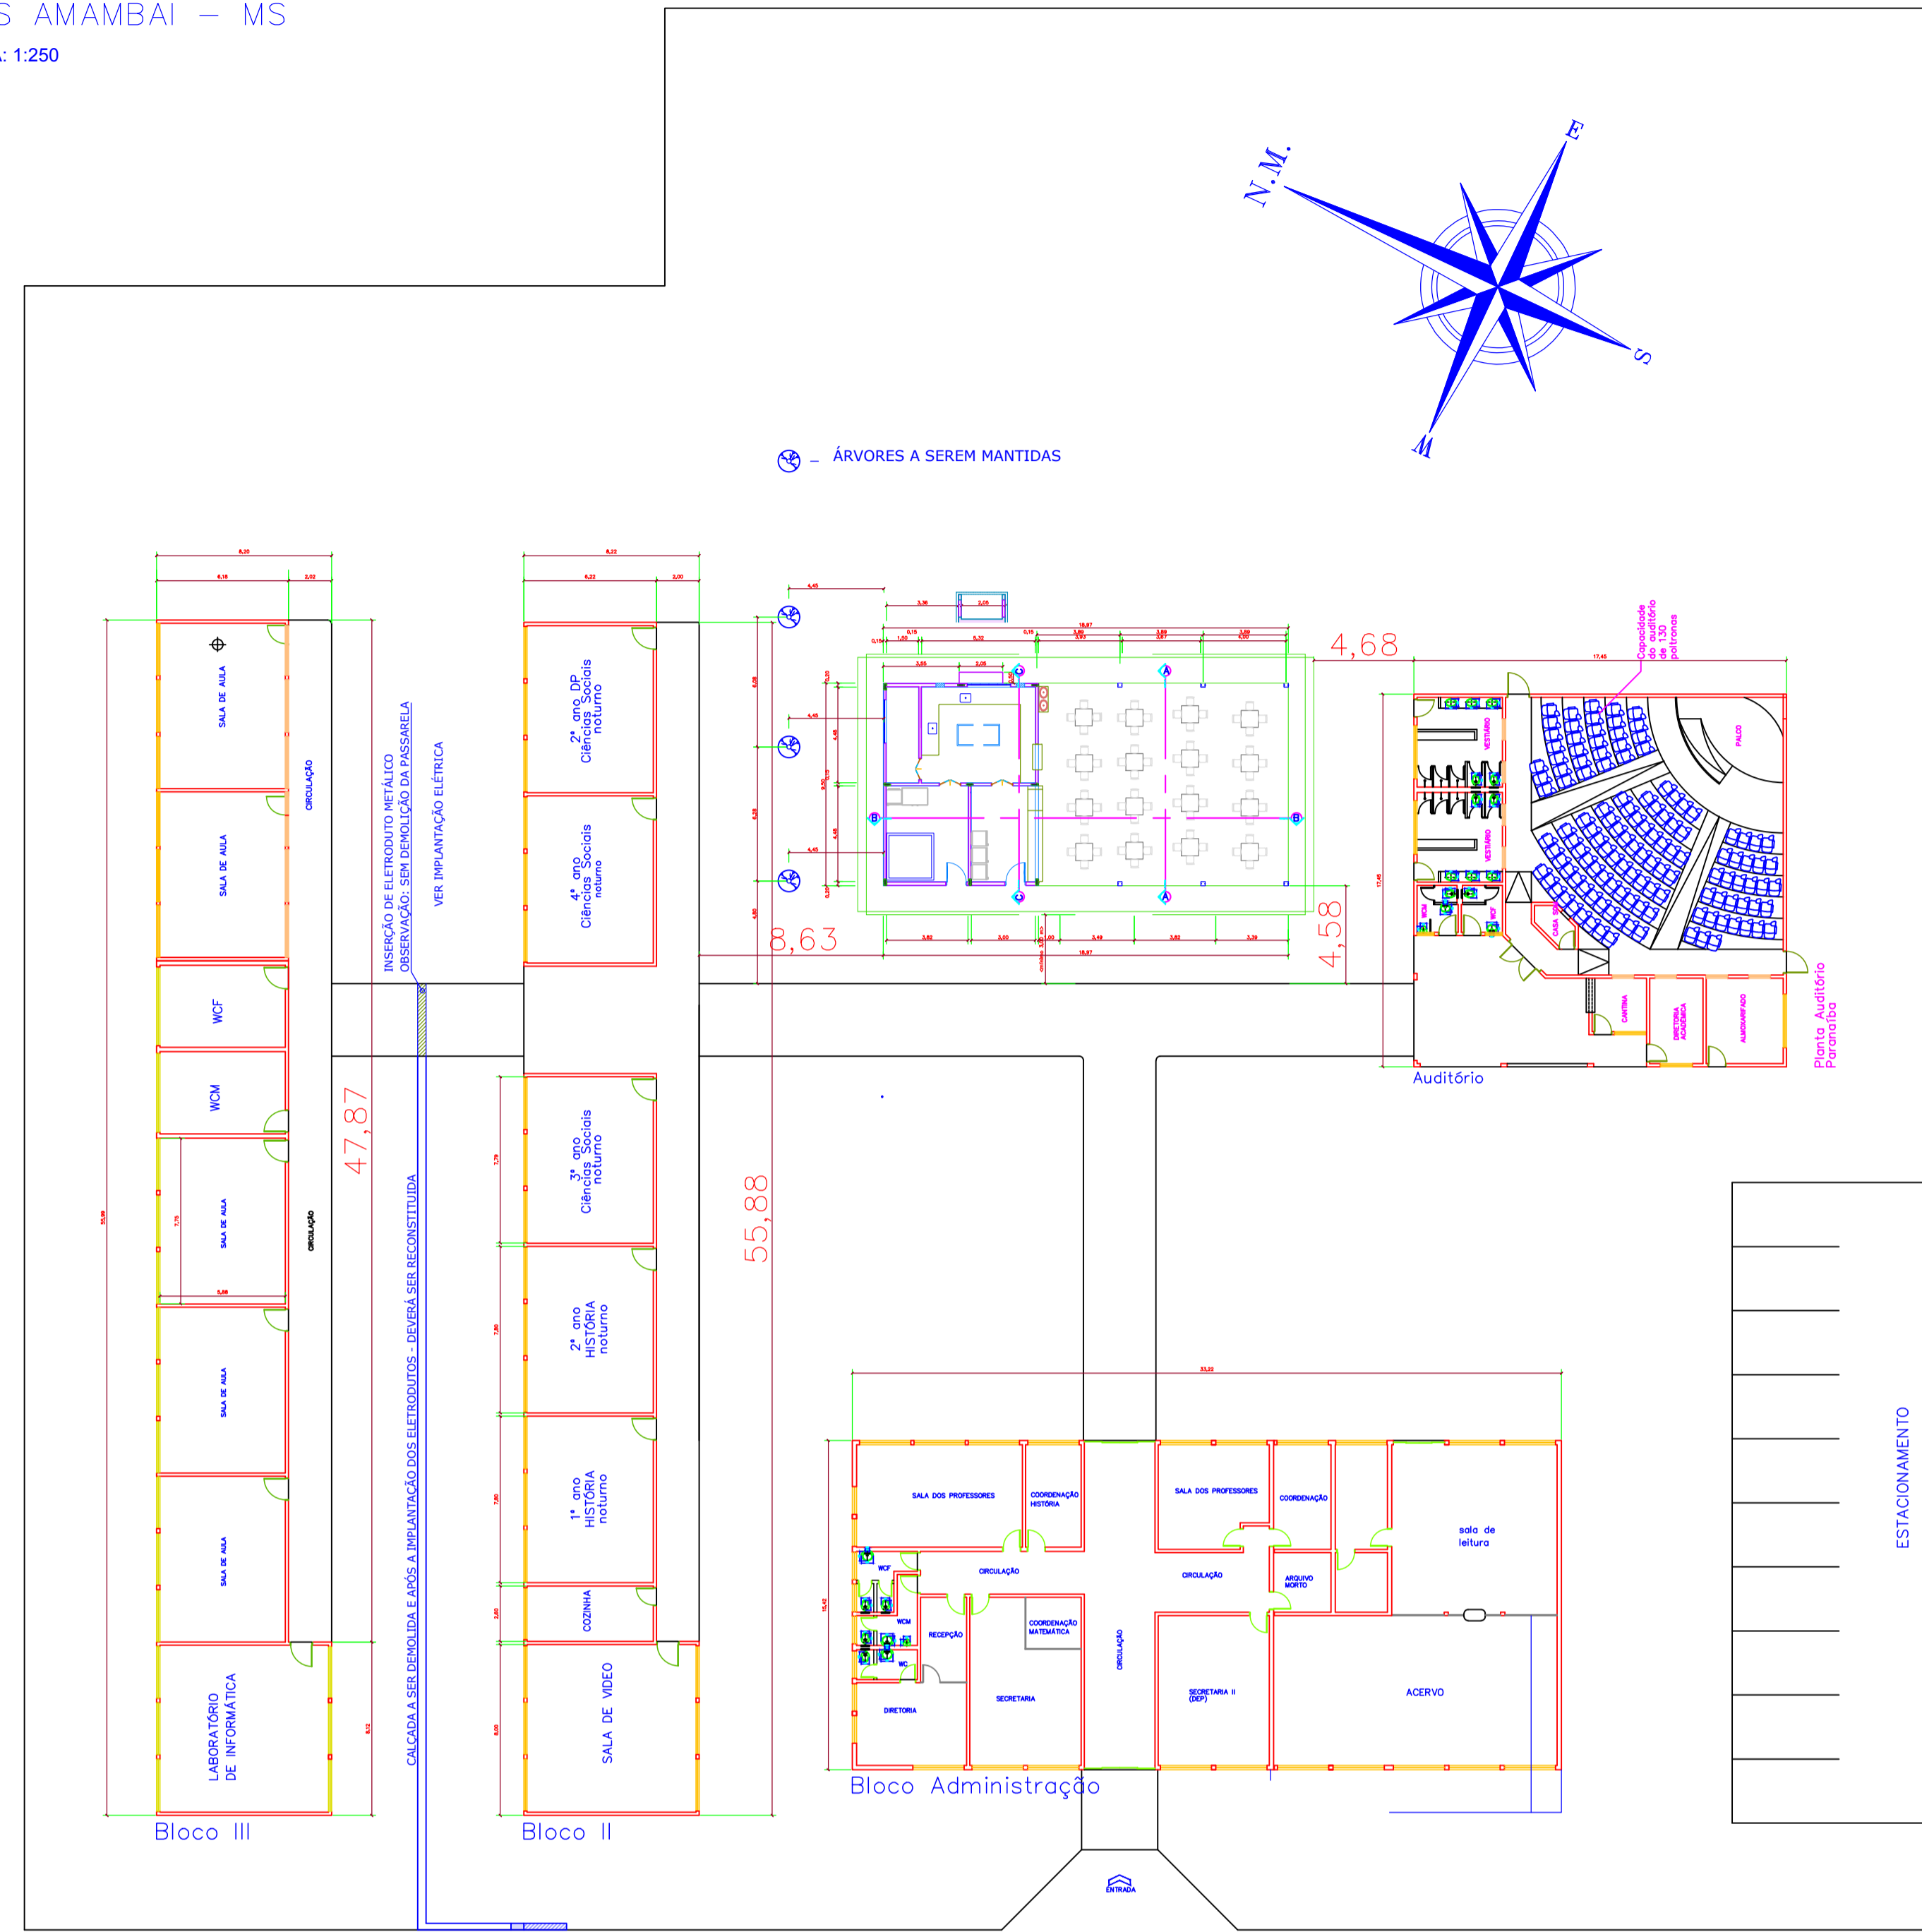

Unidade Universitária de Amambai


PLANTA DE COBERTURA
ESCALA 1:100

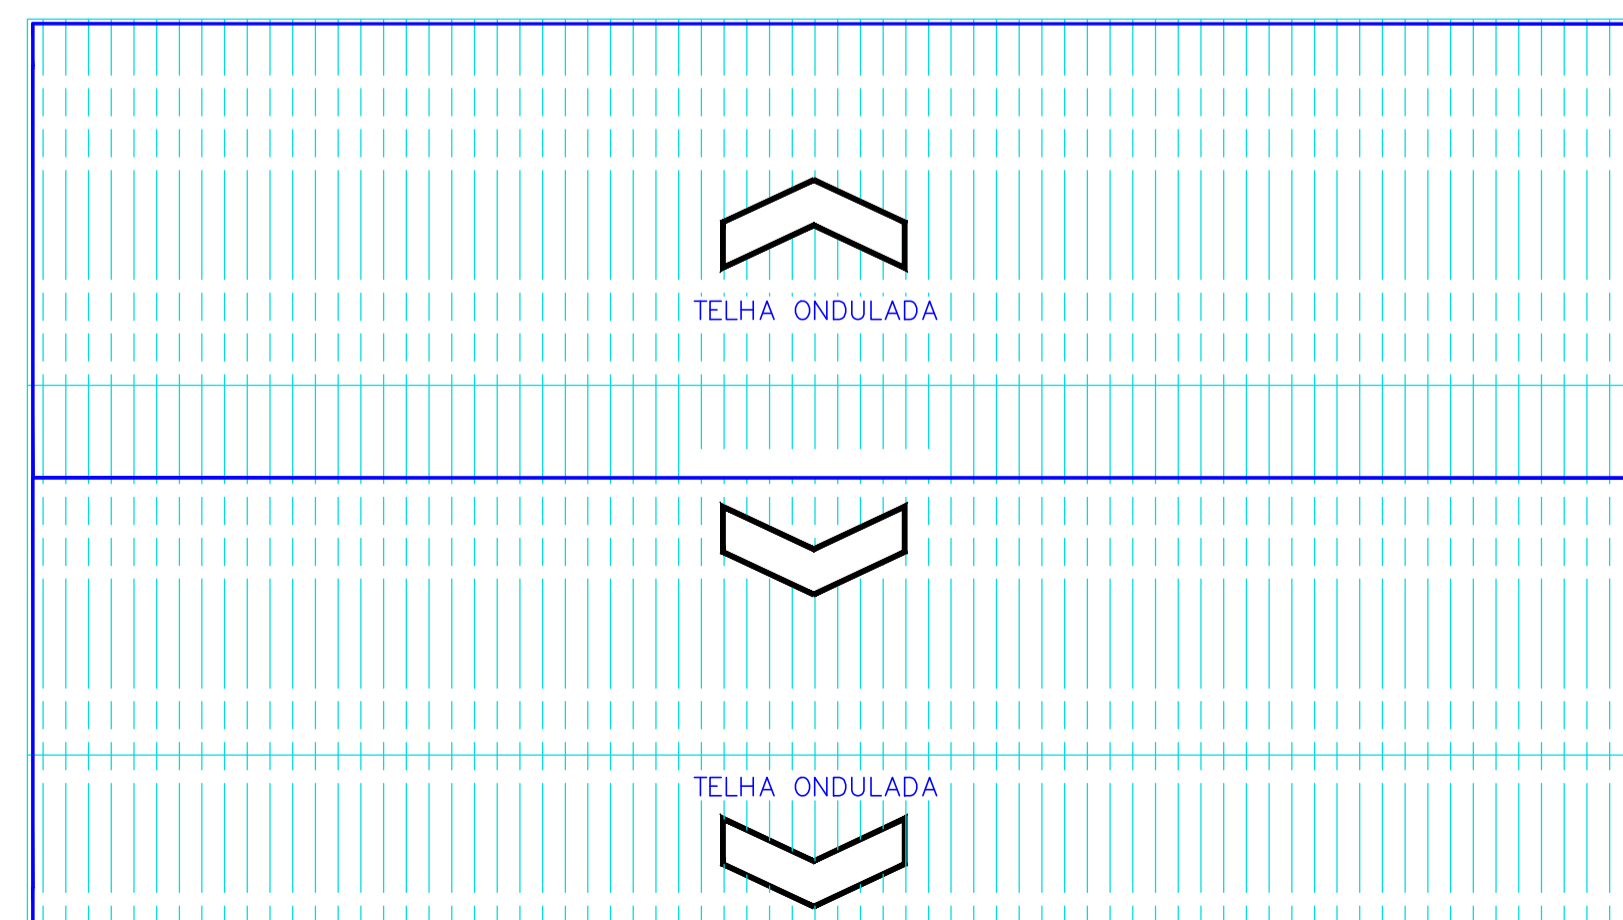


VISTA AÉREA DA UNIDADE
SEM ESCALA



PILAR METÁLICO
ESCALA 1:20

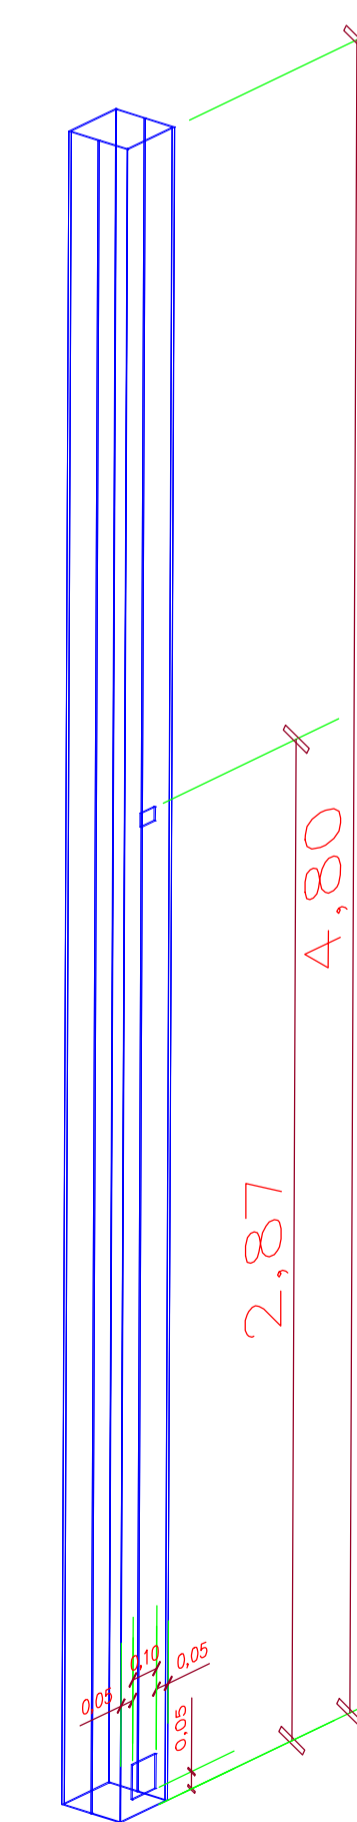


CORTE - ESTRUTURA PIAS
ESCALA 1:20

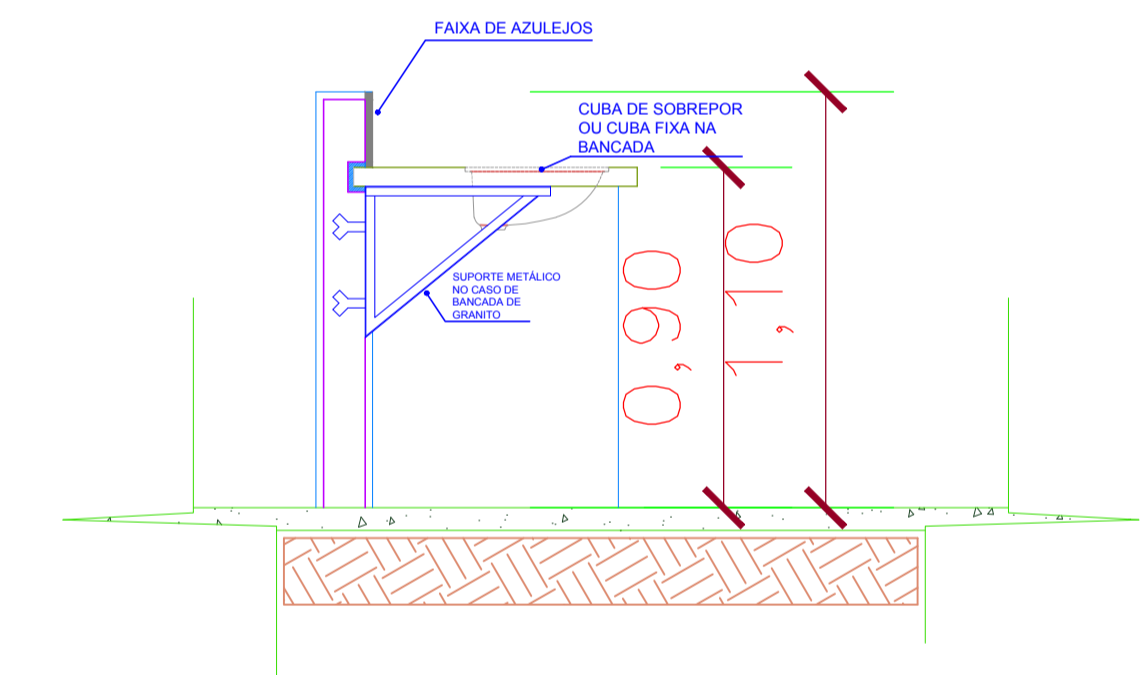


QUADRO GERAL DE ÁREAS	
ÁREA DE CONSTRUÇÃO	180,22m ²
ÁREA DE COBERTURA	202,72m ²
ÁREAS INTERNAS	
REFEITÓRIOS	111,15m ²
COZINHA	23,81m ²
ATENDIMENTO	13,43m ²
DEPÓSITO SECO	8,71m ²
DEPÓSITO DE PRODUTOS SOB REFRIGERAÇÃO	12,25m ²
CÂMARA FRIA	4,00m ²

	PROPRIETÁRIO	UNIVERSIDADE ESTADUAL DO MATO GROSSO DO SUL
	TÍTULO	REFEITÓRIO
PROJETO	ARQUITETÔNICO	
LOCAL	UNIDADE UNIVERSITÁRIA DE AMAMBAI UNIVERSIDADE ESTADUAL DO MATO GROSSO DO SUL	
AUTOR DO PROJETO	PROPRIETÁRIO	
WAGNER LUIZ MANARA - CREA 27.190/D-PR		FUNDAÇÃO UNIVERSIDADE ESTADUAL DO MATO GROSSO DO SUL CNPJ: 06.963.803/0001-50
REFERÊNCIA	FOLHA Nº / PE	
REFEITÓRIO IMPLANTAÇÃO, PLANTA DE COBERTURA E DETALHES	ARQ-PA	
ESCALA INDICADA	UNIDADE METRO	ARQUIVO
DATA: OUTUBRO/2025	DESENHO: WAGNER	REVISÃO: R03
		VISTO
		01/02


PLANTA BAIXA
ESCALA 1:50

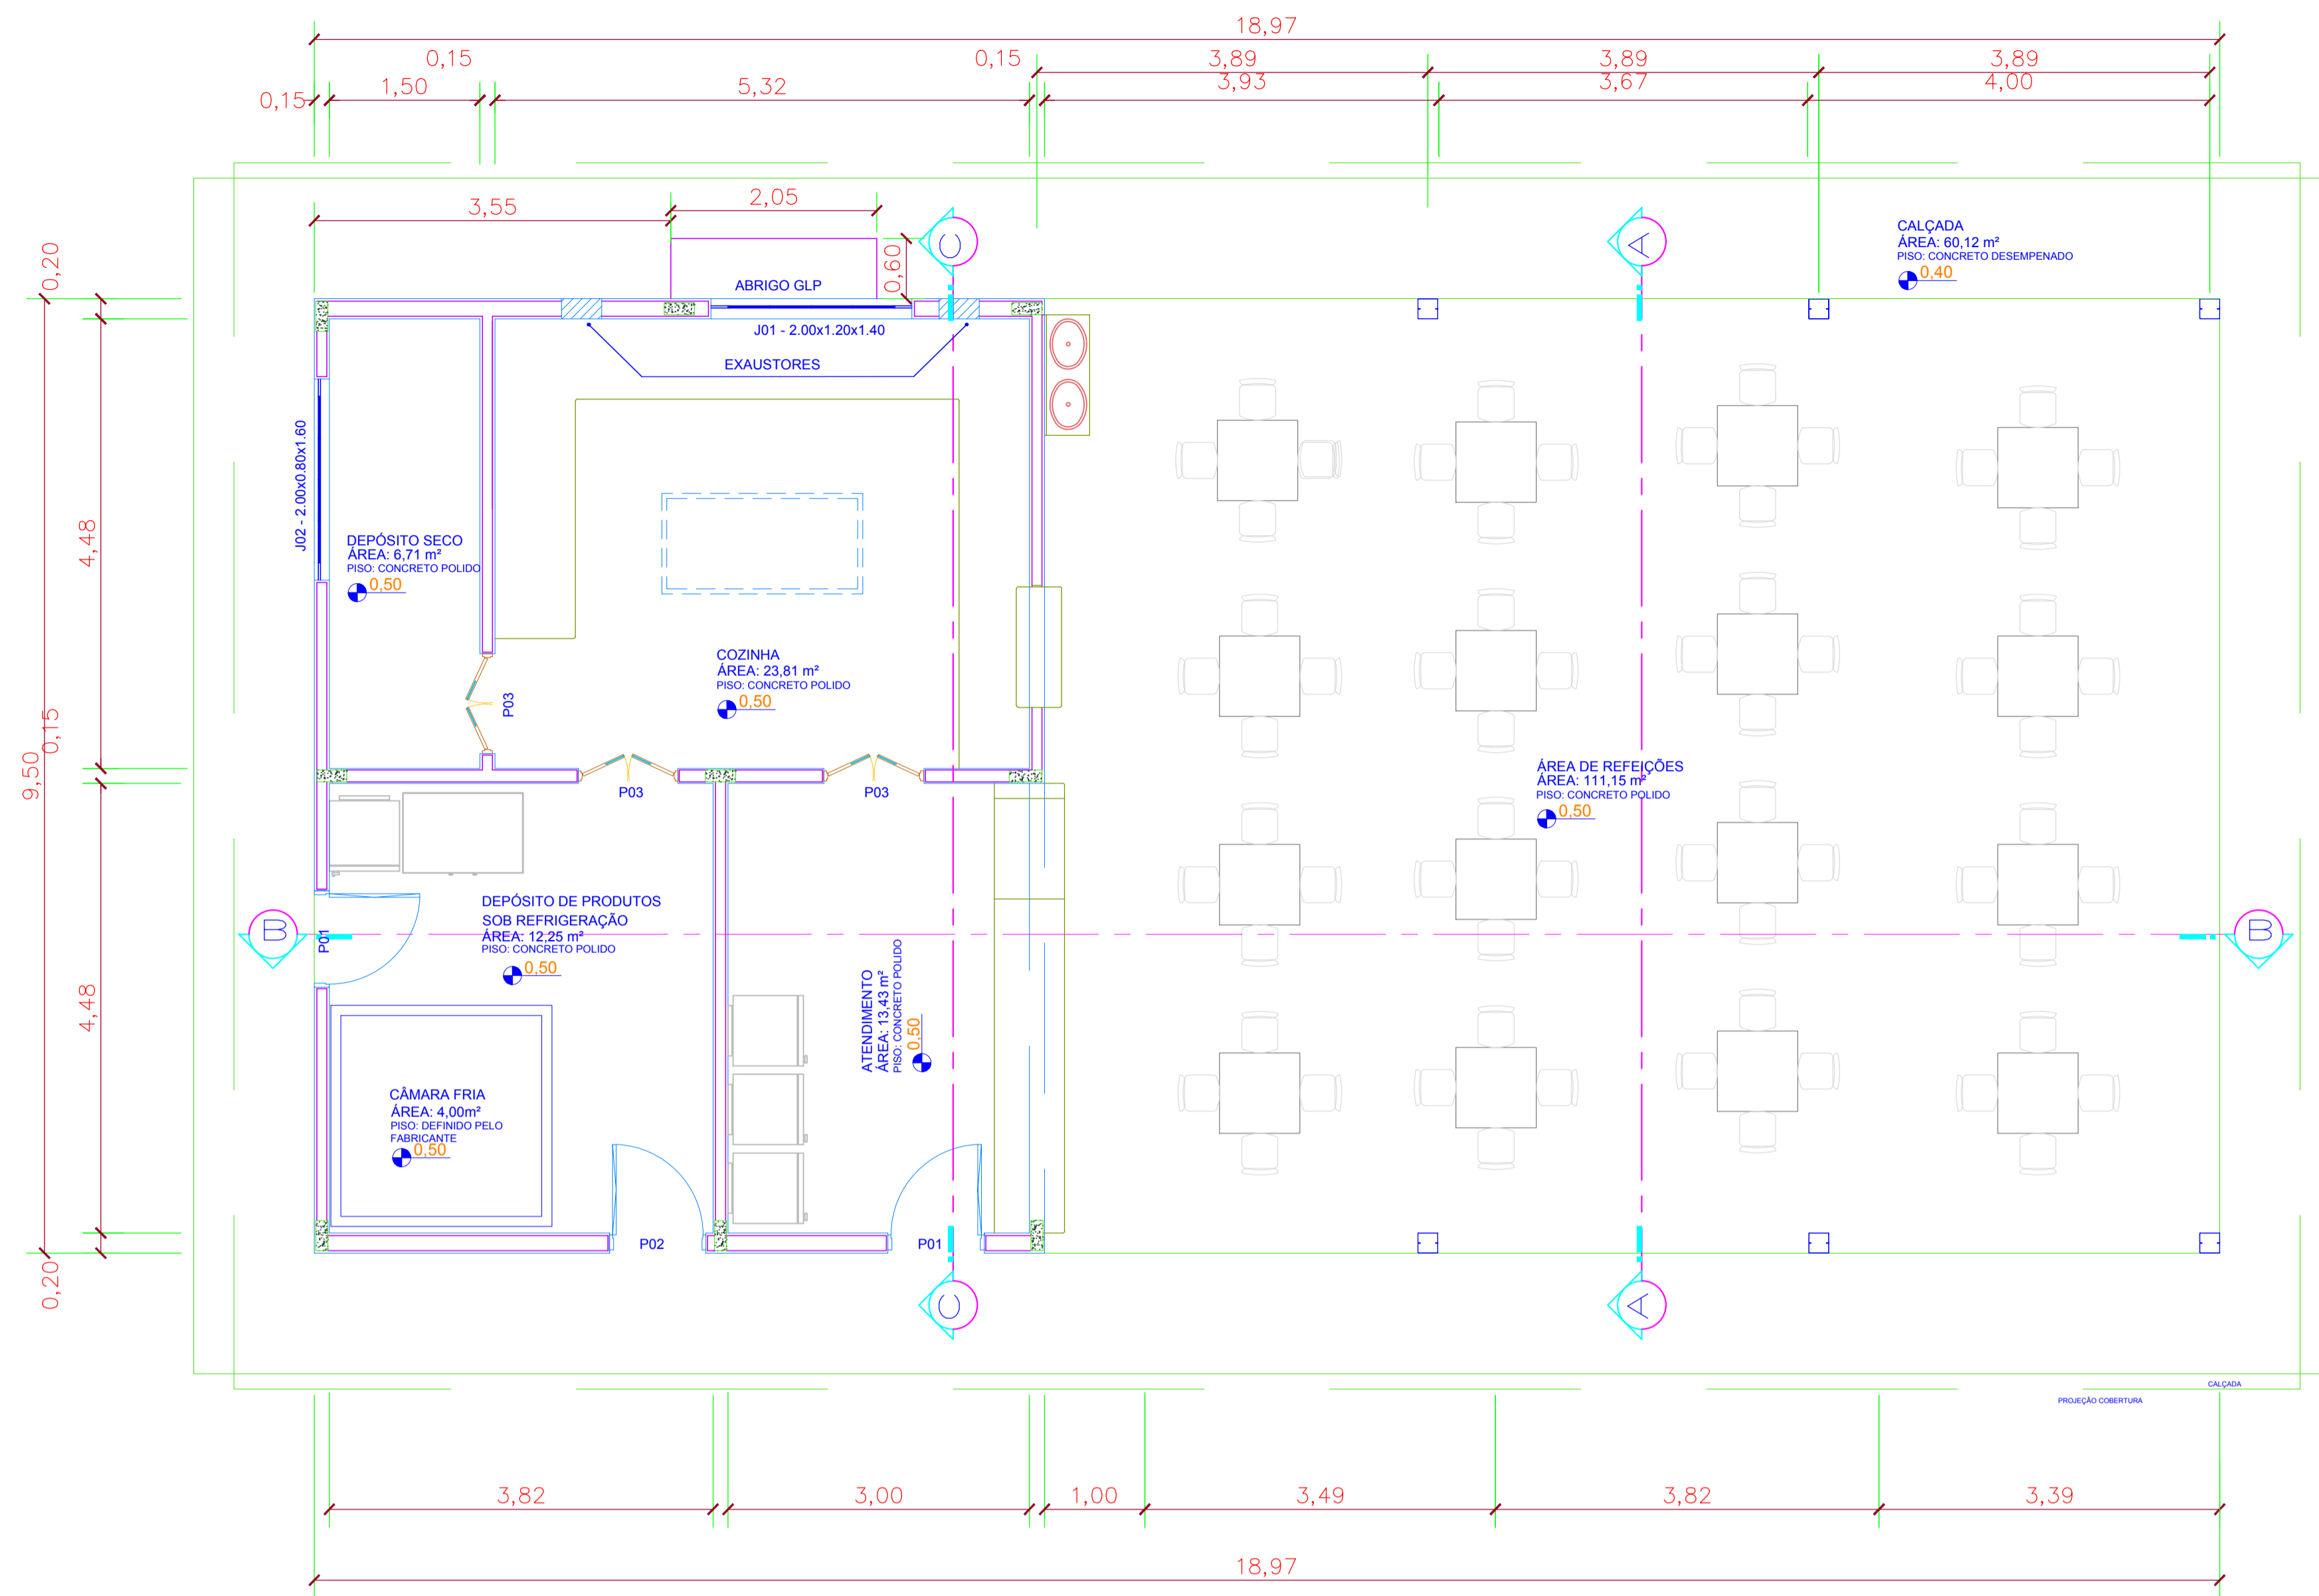


CORTE AA
ESCALA 1:75

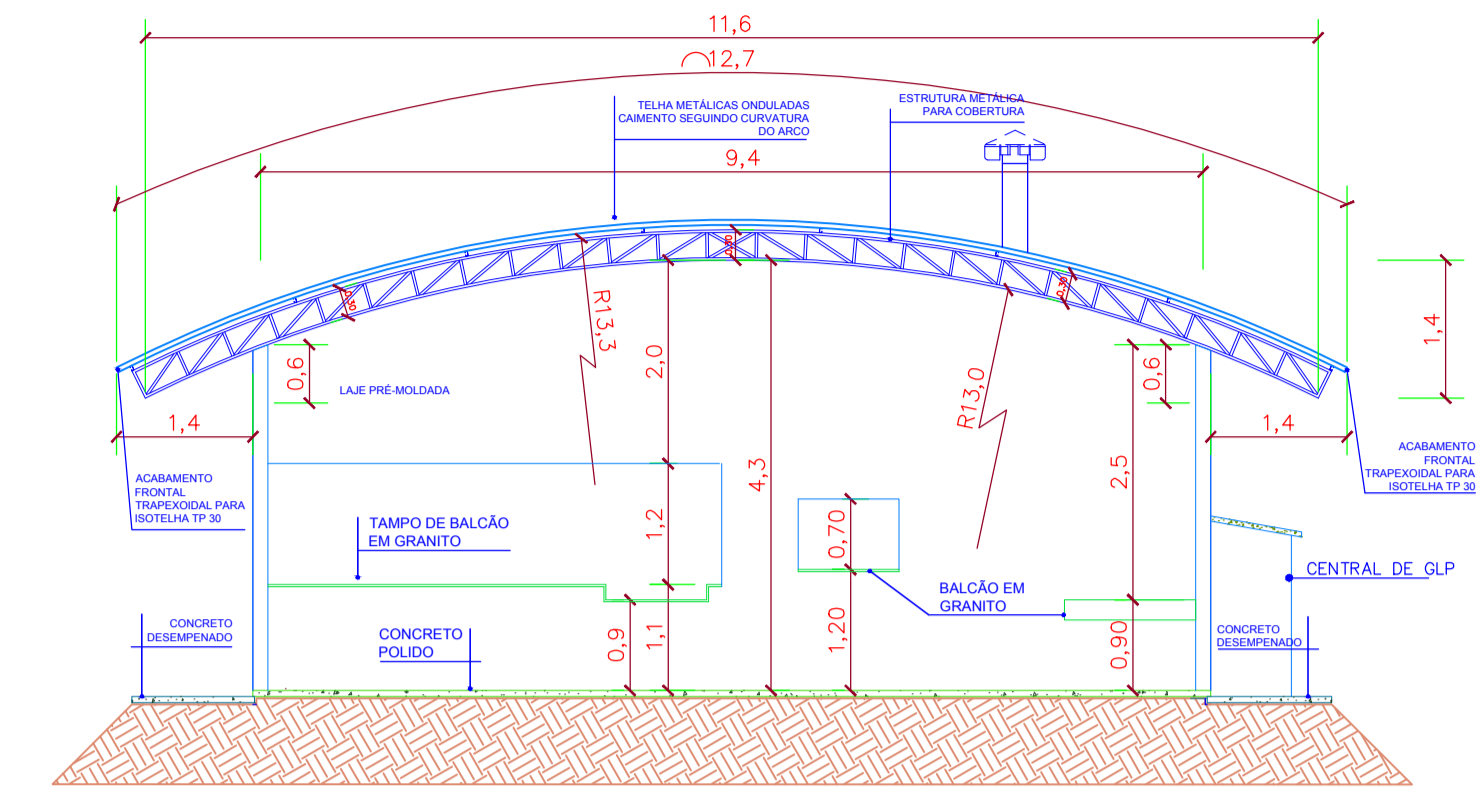


CORTE CC
ESCALA 1:50

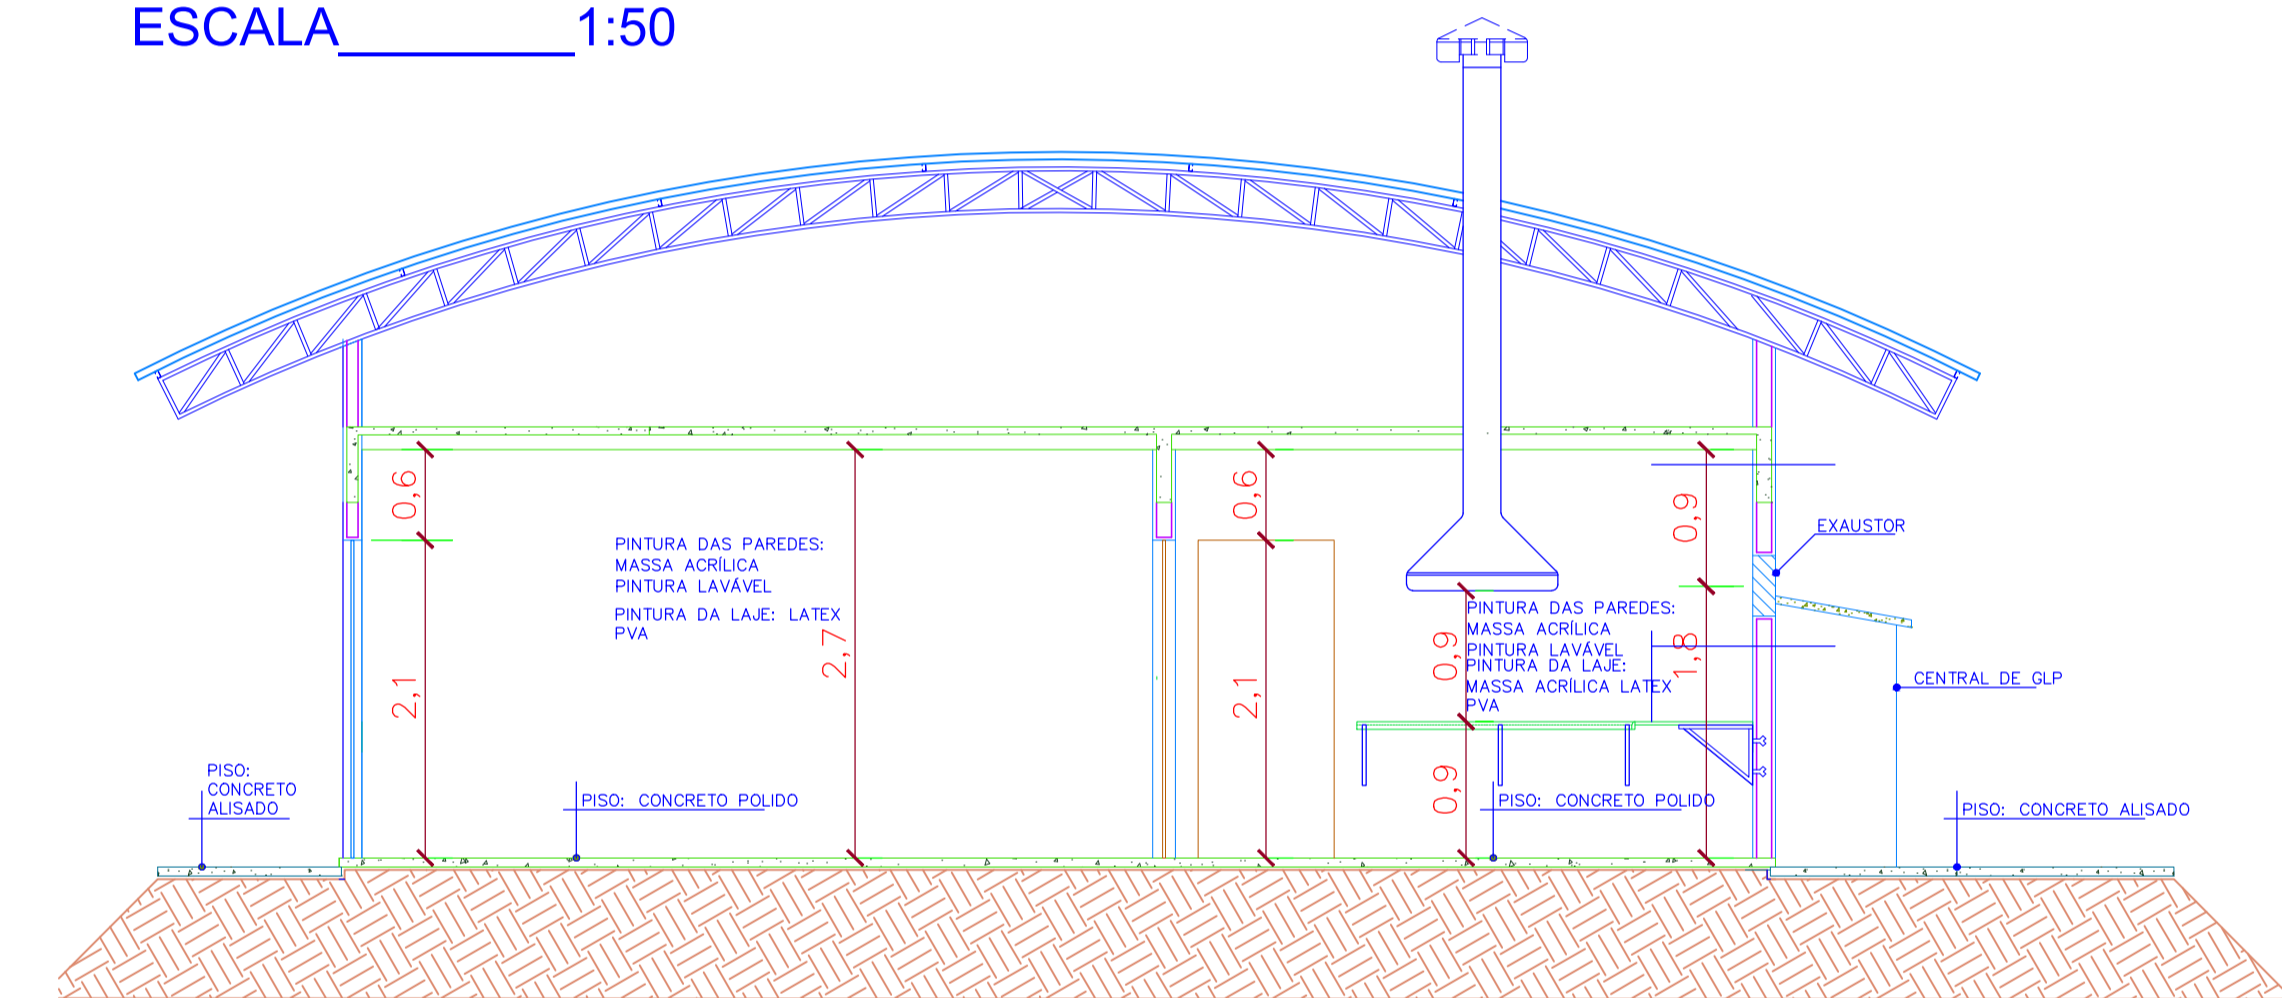

CORTE BB
ESCALA 1:75

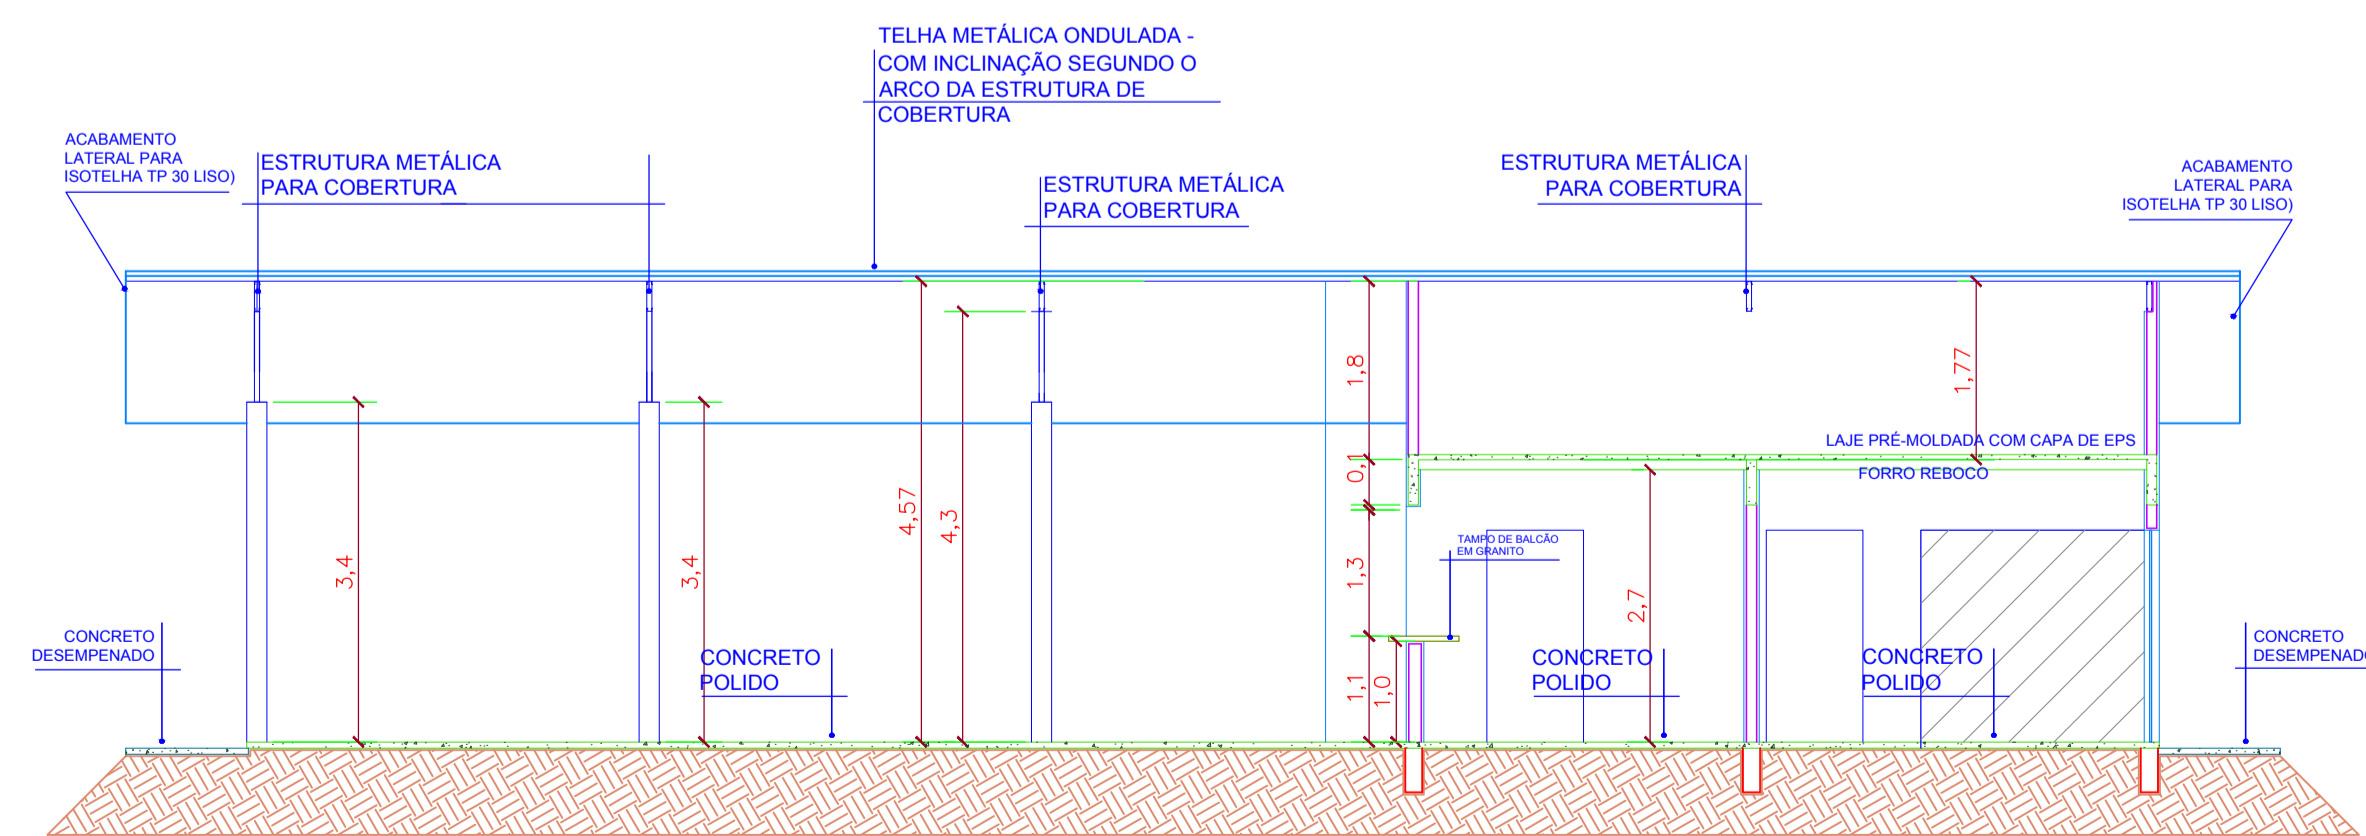

DETALHAMENTO ESQUADRIAS SEM ESCALA

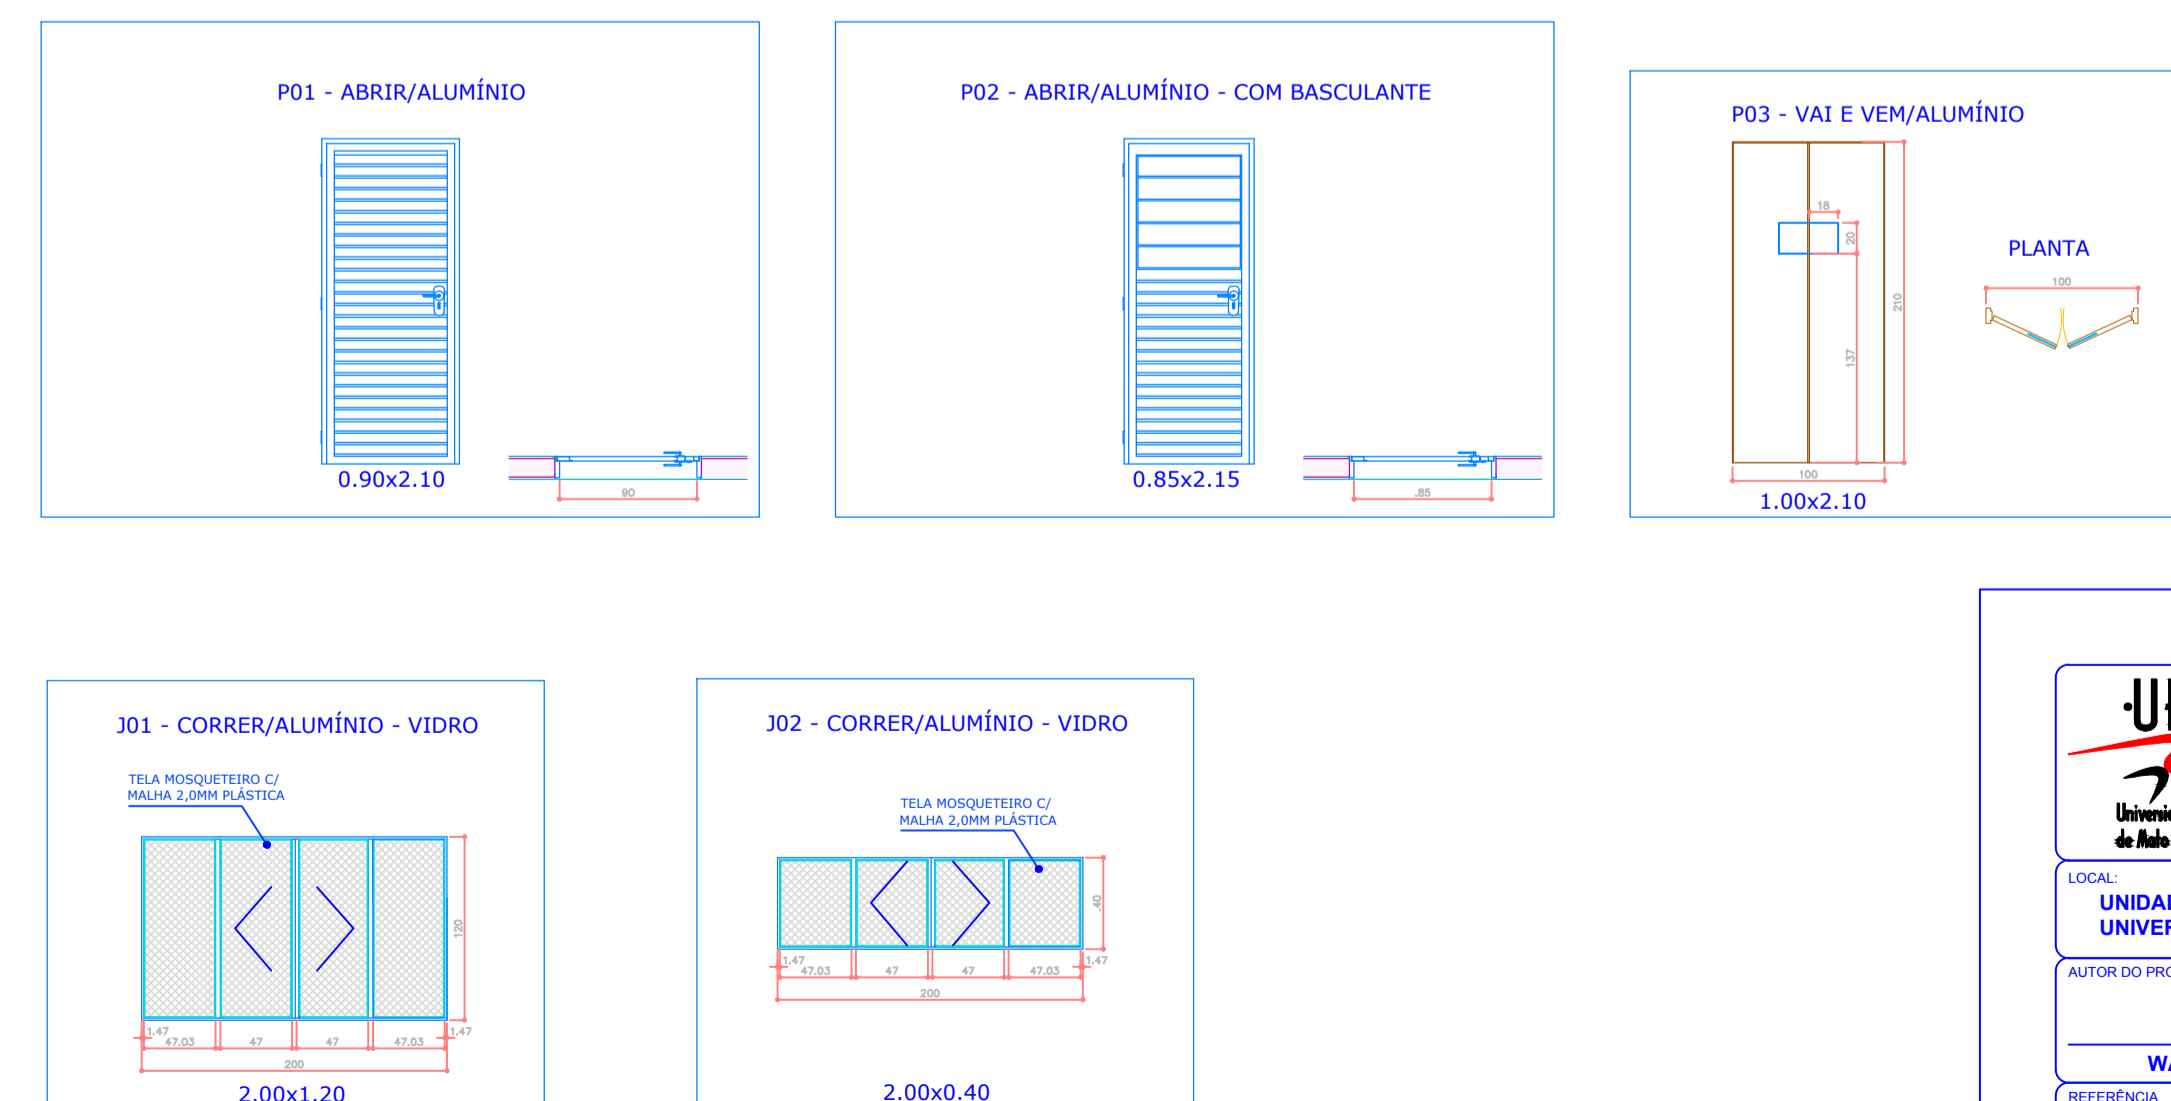

QUADRO GERAL DE ESQUADRIAS

JANELAS						
COD.	COMPR.	ALTURA	PROF.	QUANT.	ESPECIFICAÇÃO	
J01	2,00	1,20	1,40	1,0	CORRER / FERRO - VIDRO	
J02	2,00	0,40	1,60	1,0	CORRER / FERRO - VIDRO	
PORTAS						
COD.	COMPR.	ALTURA	PROF.	QUANT.	ESPECIFICAÇÃO	
P01	1,00	2,10	-	3,0	VAI E VEM / ALUMÍNIO	
P02	0,90	2,10	-	2,0	ABRIR / ALUMÍNIO	
P03	0,85	2,15	-	1,0	ABRIR / ALUMÍNIO - CHAPA VINCADA	

NOTA: TODAS AS JANELAS SERÃO PINTADAS EM TINTA ESMALTE SINTÉTICO, NA MESMA COR DAS EXISTENTES NA UNIDADE.

UNIVERSIDADE ESTADUAL DO MATO GROSSO DO SUL

TÍTULO: **REFEITÓRIO**

PROJETO: **ARQUITETÔNICO**

LOCAL: **UNIDADE UNIVERSITÁRIA DE AMAMBAI**
UNIVERSIDADE ESTADUAL DO MATO GROSSO DO SUL

AUTOR DO PROJETO: **WAGNER LUIZ MANARA - CREA 27.190/D-PR**

PROPRIETÁRIO: **FUNDAÇÃO UNIVERSIDADE ESTADUAL DO MATO GROSSO DO SUL**
CNPJ: 06.969.805/0001-80

REFERÊNCIA: **REFEITÓRIO PLANTA BAIXA, CORTES E DETALHES**

FOLHA Nº / PE: **02/02**

ESCALA: **INDICADA** UNIDADE: **METRO** ARQUIVO: **OUTUBRO/2025** DATA: **WAGNER** DESENHO: **REVISÃO** VISTO: **03**