


PAVTO. INFERIOR
A DEMOLIR
ESCALA 1/50

FACHADA
FRONTAL

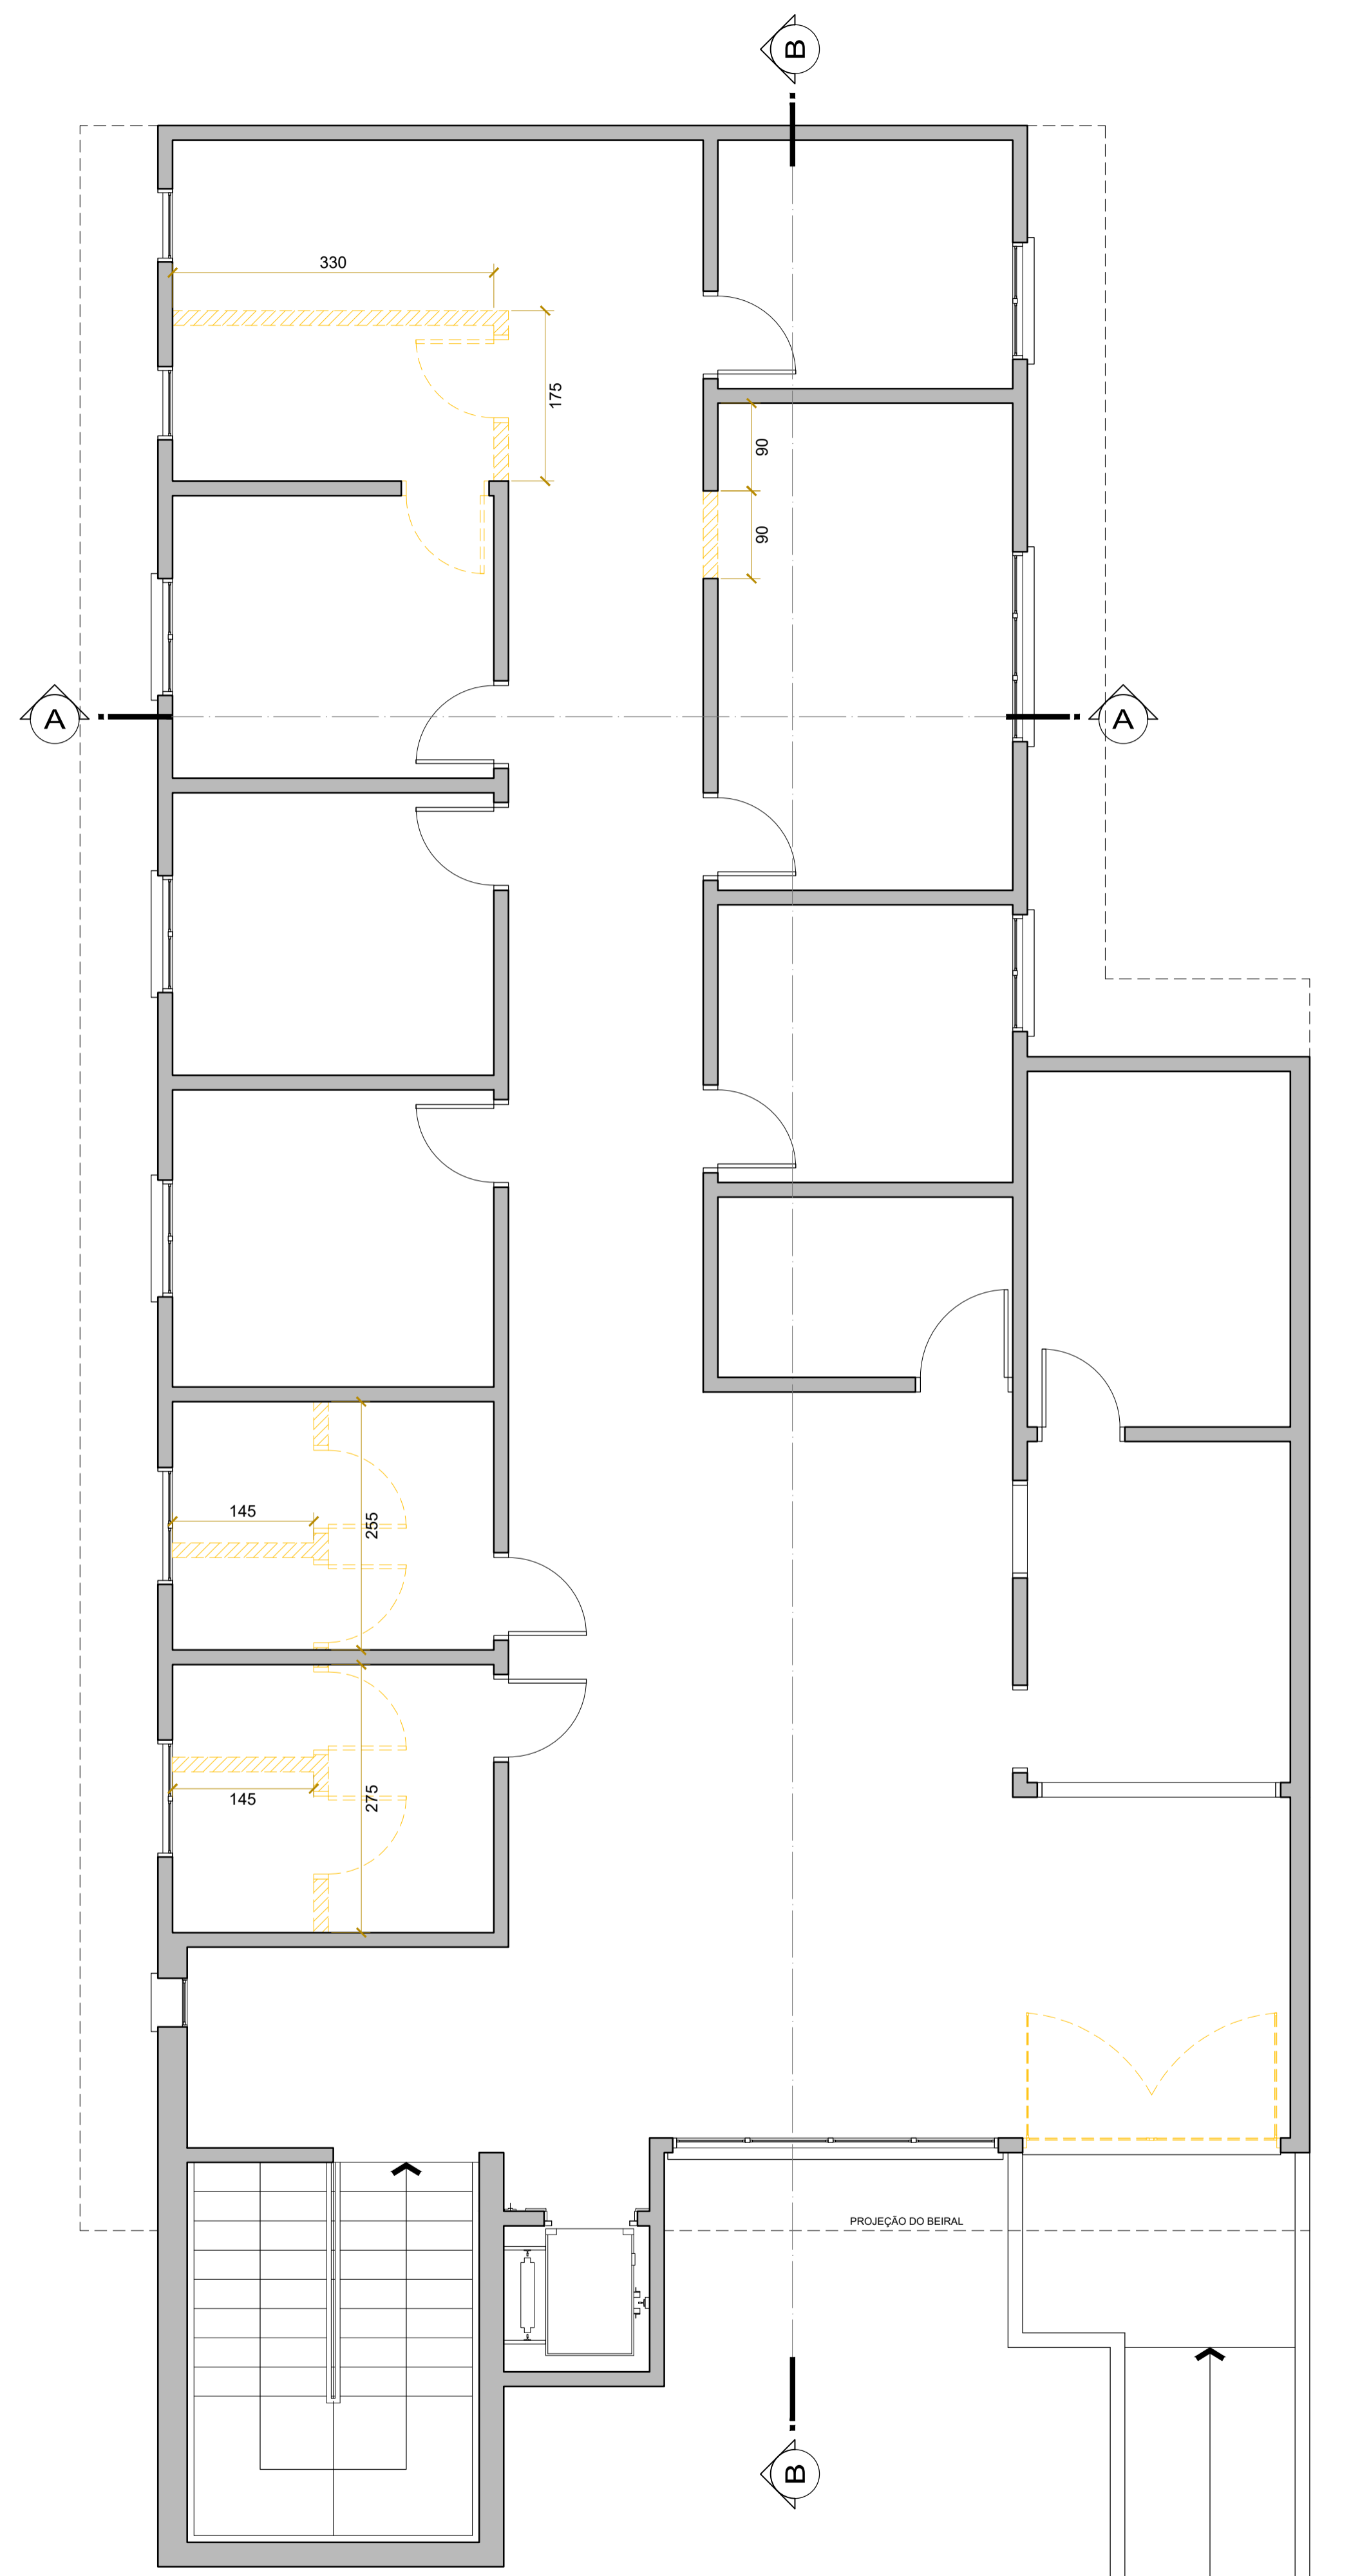

PAVTO. SUPERIOR
PLANTA BAIXA
ESCALA 1/50

FACHADA
FRONTAL

LEGENDA:
A DEMOLIR

PREFEITURA MUNICIPAL DE
CRUZEIRO DO SUL - RS

Jacson Samuel Pacheco
Vigilância Sanitária
Eng. Civil CREA/RS 226855
Portaria nº 620-01/2025

PREFEITURA MUNICIPAL DE CRUZEIRO DO SUL
SETOR DE ENGENHARIA

Obra
REFORMA POSTO MUNICIPAL CLETO JOHNER


PLANTA BAIXA A DEMOLIR

Desenho
KARINA

Data
AGOSTO /2025

Arquivo
Y:\Engenharias - PROJETOS
INTERMUNICIPAIS DE SAÚDE E
SANEAMENTO\POSTO DE SAÚDE
CLETO JOHNER03-Reforma 2025

Área
496,61 m²

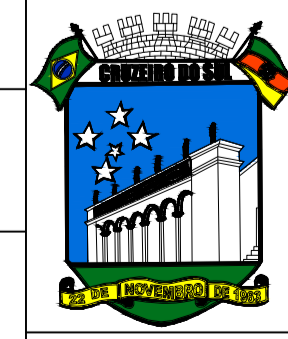

Prancha

04