

PLANTA BAIXA
ESCALA 1:100

LEGENDA:

	EXISTENTES
	FALTANTES


LEGENDA

	EXTINTOR PORTÁTIL DE PÓ TIPO ABC
	PLACA ORIENTAÇÃO DO SENTIDO DA SAÍDA DE EMERGÊNCIA
	PLACA ORIENTAÇÃO DO SENTIDO DA SAÍDA DE EMERGÊNCIA
	PLACA ORIENTAÇÃO DO SENTIDO DA SAÍDA DE EMERGÊNCIA
	PLACA ORIENTAÇÃO DO SENTIDO DA SAÍDA DE EMERGÊNCIA
	PLACA ORIENTAÇÃO DO SENTIDO DA SAÍDA DE EMERGÊNCIA
	PLACA ORIENTAÇÃO DO SENTIDO DA SAÍDA DE EMERGÊNCIA
	PLACA ORIENTAÇÃO DO SENTIDO DA SAÍDA DE EMERGÊNCIA
	PLACA SAÍDA DE EMERGÊNCIA
	PLACA SAÍDA DE EMERGÊNCIA
	PLACA INSTRUÇÃO DE ABERTURA DE PORTA POR BARRA ANTIPÂNICO
	PLACA PROIBIDO FUMAR
	PLACA PROIBIDO PRODUIR CHAMA
	PLACA SINALIZAÇÃO CUIDADO RISCO DE INCÊNDIO
	PLACA ACIONADOR MANUAL
	PLACA AVISADOR SONORO
	PLACA EXTINTORES PORTÁTEIS
	PLACA MANGOTINHO
	PLACA MANGOTINHO
	PLACA MANGOTINHO
	BARRA ANTIPÂNICO
	ACIONADOR MANUAL DO SISTEMA DE ALARME
	CENTRAL DE ALARME
	PONTO DE ILUMINAÇÃO DE EMERGÊNCIA
	PONTO DE ILUMINAÇÃO DE BALIZAMENTO
	ILUMINAÇÃO DE EMERGÊNCIA TIPO FAROLETE
	RESERVA DE INCÊNDIO
	Hidrante tipo 01 - dotado de 01 tomada storz de 40mm (1/2 pol). E uma mangueira semi-rígida permanentemente acoplada (mangotinho).
	DISPOSITIVO DE RECALQUE SIMPLES
	CENTRAL DE GLP
	CORRIMÃO

ESTADO DO RIO GRANDE DO SUL
PREFEITURA MUNICIPAL DE VENÂNCIO AIRES
SECRETARIA DE EDUCAÇÃO

SISTEMAS DE PREVENÇÃO - E.M.E.I. ARCO ÍRIS
LOCAL: RUA CARLOS WAGNER, 1219, BAIRRO AVIAÇÃO - VENÂNCIO AIRES - RS

ÁREA TOTAL:	915,63 m ²	PLANTA BAIXA
ESCALA:	Indicada	RESP. TÉCNICO:
DATA:	Outubro de 2025	ARIANE MANOELA STERTZ
PRANCHA:	1/7	Engenheira Civil - CREA-RS 221.137

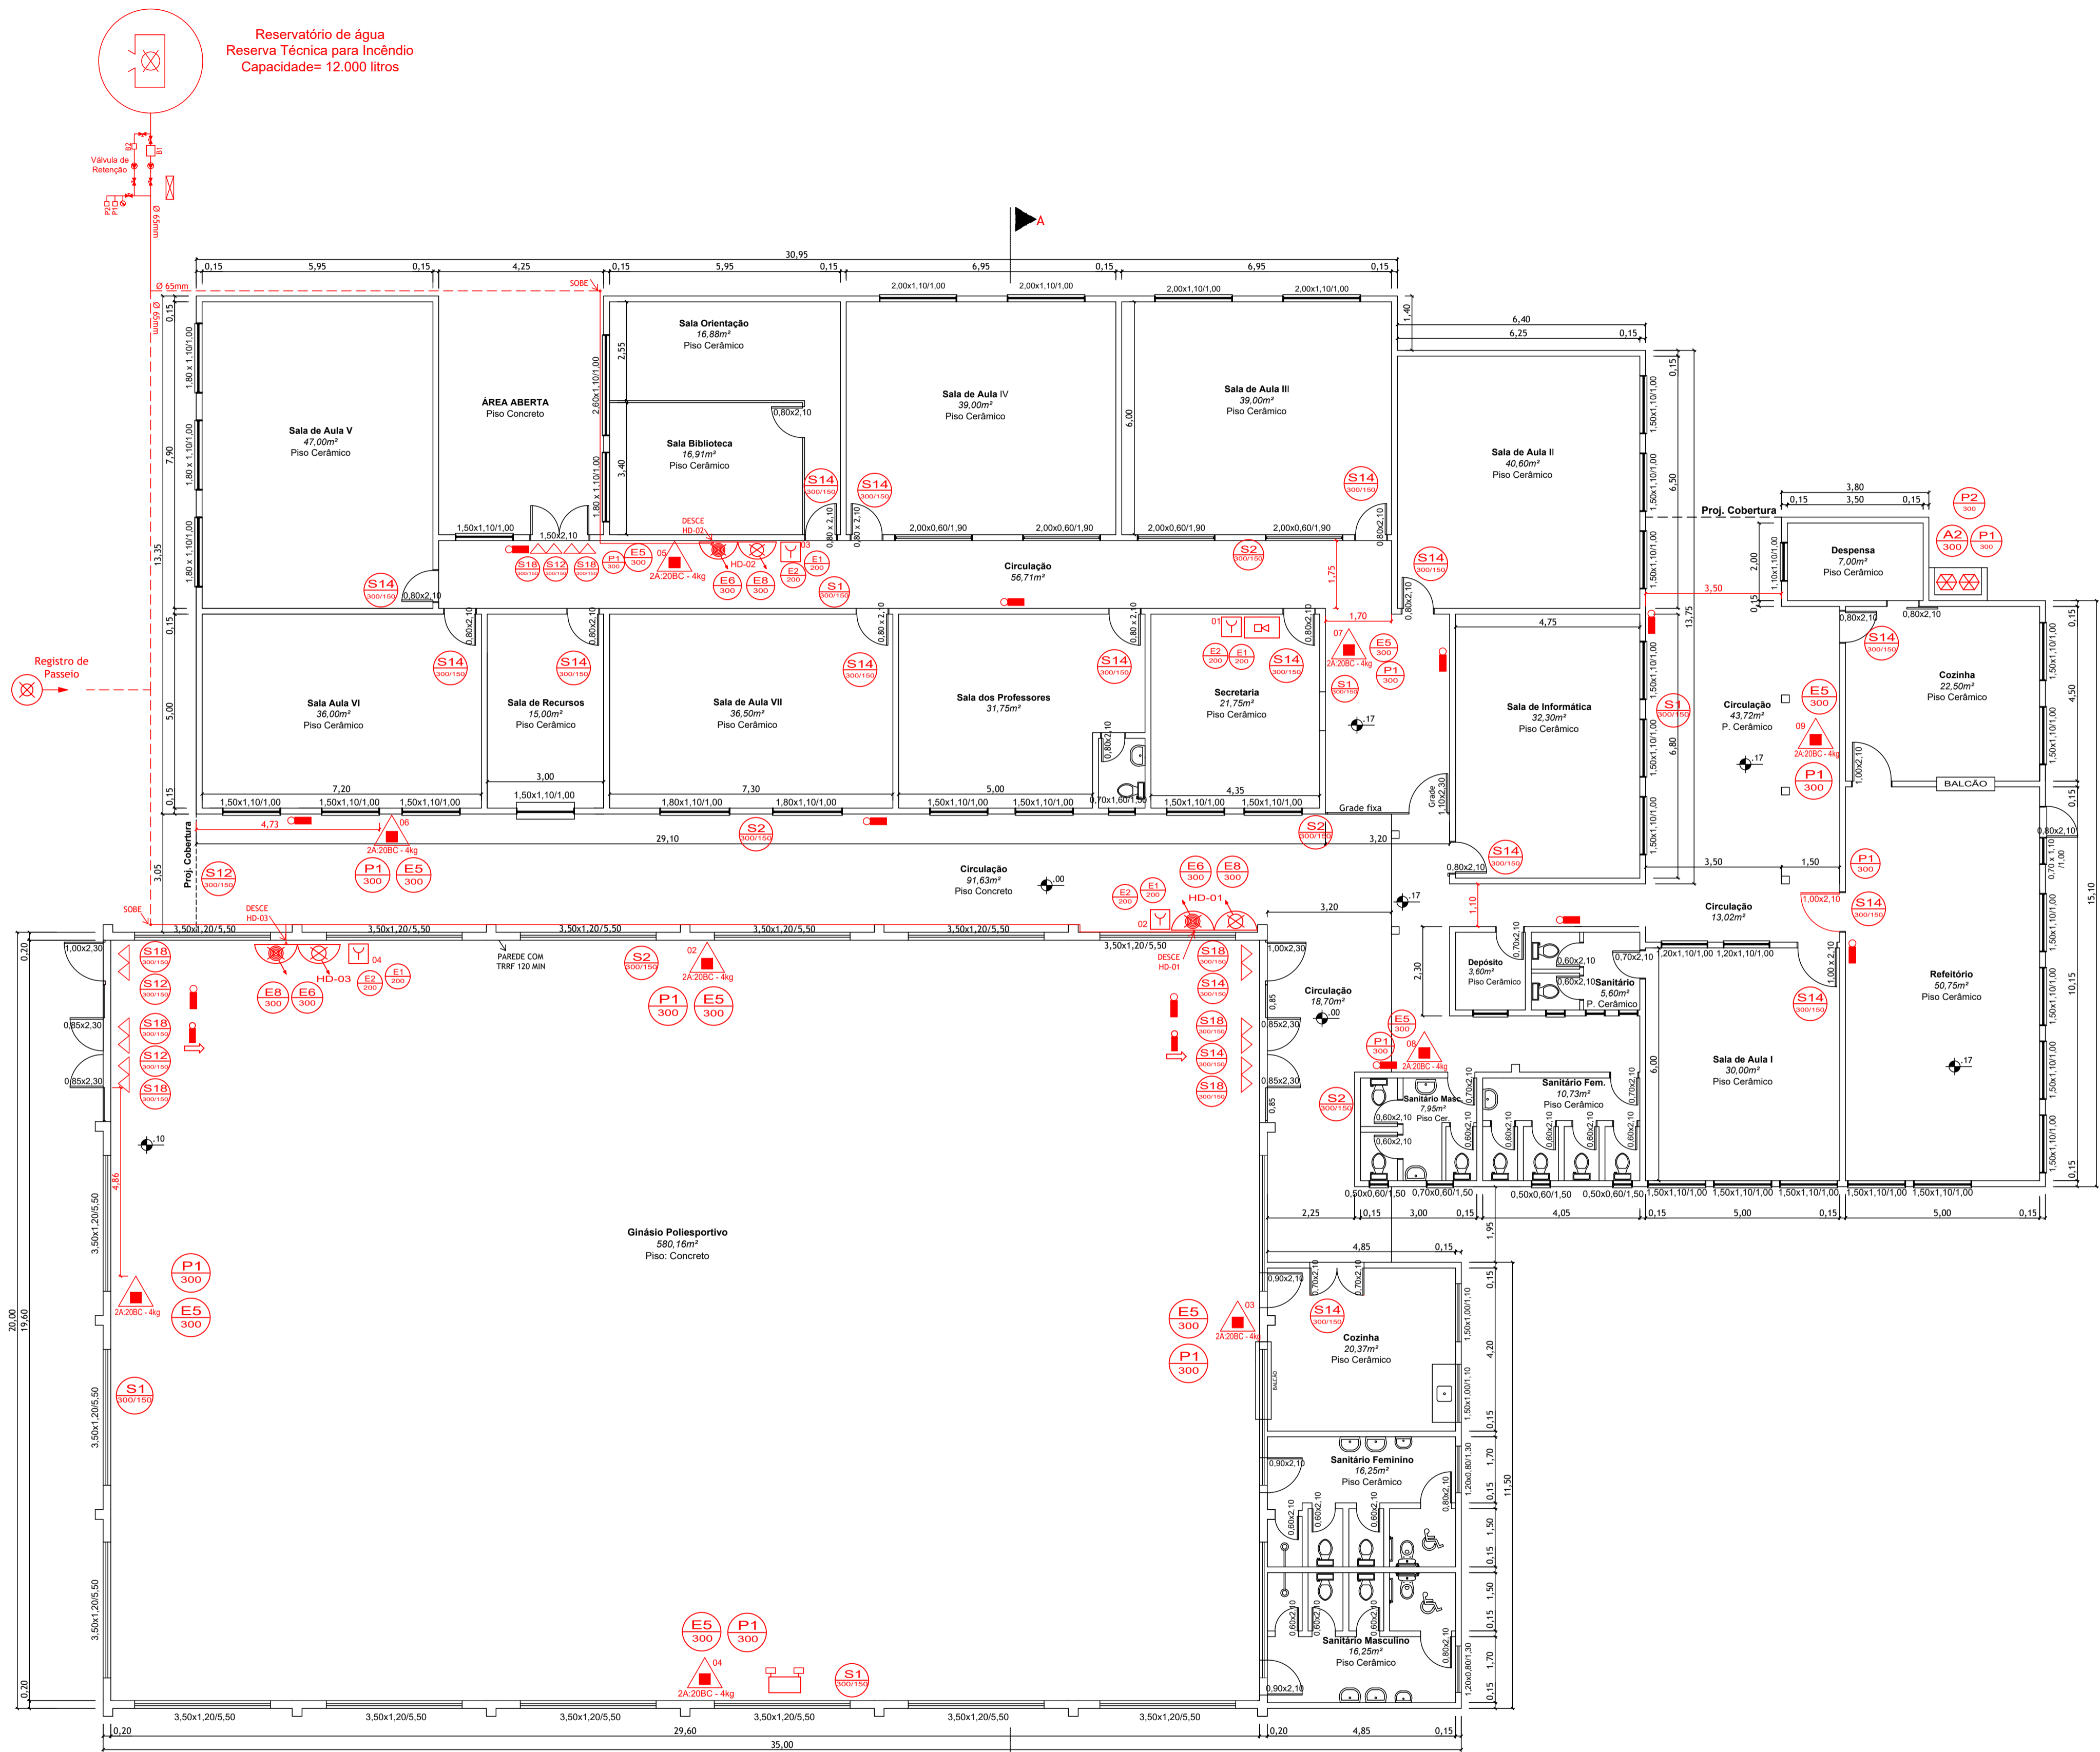

LEGENDA	
	EXTINTOR PORTÁTIL DE PÓ TIPO ABC
	PLACA ORIENTAÇÃO DO SENTIDO DA SAÍDA DE EMERGÊNCIA
	PLACA ORIENTAÇÃO DO SENTIDO DA SAÍDA DE EMERGÊNCIA
	PLACA ORIENTAÇÃO DO SENTIDO DA SAÍDA DE EMERGÊNCIA
	PLACA SAÍDA DE EMERGÊNCIA
	PLACA SAÍDA DE EMERGÊNCIA
	PLACA INSTRUÇÃO DE ABERTURA DE PORTA POR BARRA ANTIPÂNICO
	BARRA ANTIPÂNICO
	ACIONADOR MANUAL DO SISTEMA DE ALARME
	CENTRAL DE ALARME
	PONTO DE ILUMINAÇÃO DE BALIZAMENTO
	RESERVA DE INCÊNDIO
	Hidrante tipo 02
	Hidrante tipo 01 - dotado de 01 tomada storz de 40mm. E uma mangueira semi-rígida permanentemente acoplada (mangotinho).
	DISPOSITIVO DE RECALQUE SIMPLES
	CENTRAL DE GLP
	ILUMINAÇÃO DE EMERGÊNCIA TIPO FAROLETE
	PONTO DE ILUMINAÇÃO DE EMERGÊNCIA
	PLACA PROIBIDO FUMAR
	PLACA PROIBIDO PRODUIR CHAMA
	PLACA SINALIZAÇÃO CUIDADO RISCO DE INCÊNDIO
	PLACA ACIONADOR MANUAL
	PLACA AVISADOR SONORO
	PLACA EXTINTORES PORTÁTEIS
	PLACA MANGOTINHO
	PLACA HIDRANTE


ESTADO DO RIO GRANDE DO SUL
PREFEITURA MUNICIPAL DE VENÂNCIO AIRES
 SECRETARIA DE EDUCAÇÃO

SISTEMAS DE PREVENÇÃO - E.M.E.F. CORONEL THOMAZ PEREIRA
 LOCAL: ESTRADA CERRO DOS NARCISOS - LINHA CERRO DOS BOIS - INTERIOR
 CIDADE: VENÂNCIO AIRES - RS


ÁREA: Ginásio: 657,50m ² Escola: 818,77m ²	PLANTA BAIXA
ESCALA: 1:100 DATA: Outubro/2025 PRANCHA: 2/7	RESP. TÉCNICO: ARIANE MANOELA STERTZ Engenheira Civil - CREA-RS 221.137

Planta Baixa
A: 1.476,27 m²
 Escala 1:100

Reserva de água (Reserva Técnica para Incêndio)
Capacidade: 12.000 litros

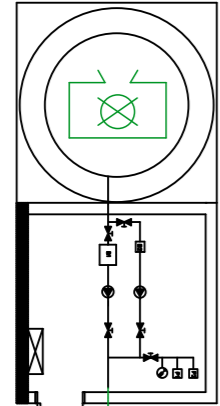

Casa de bombas

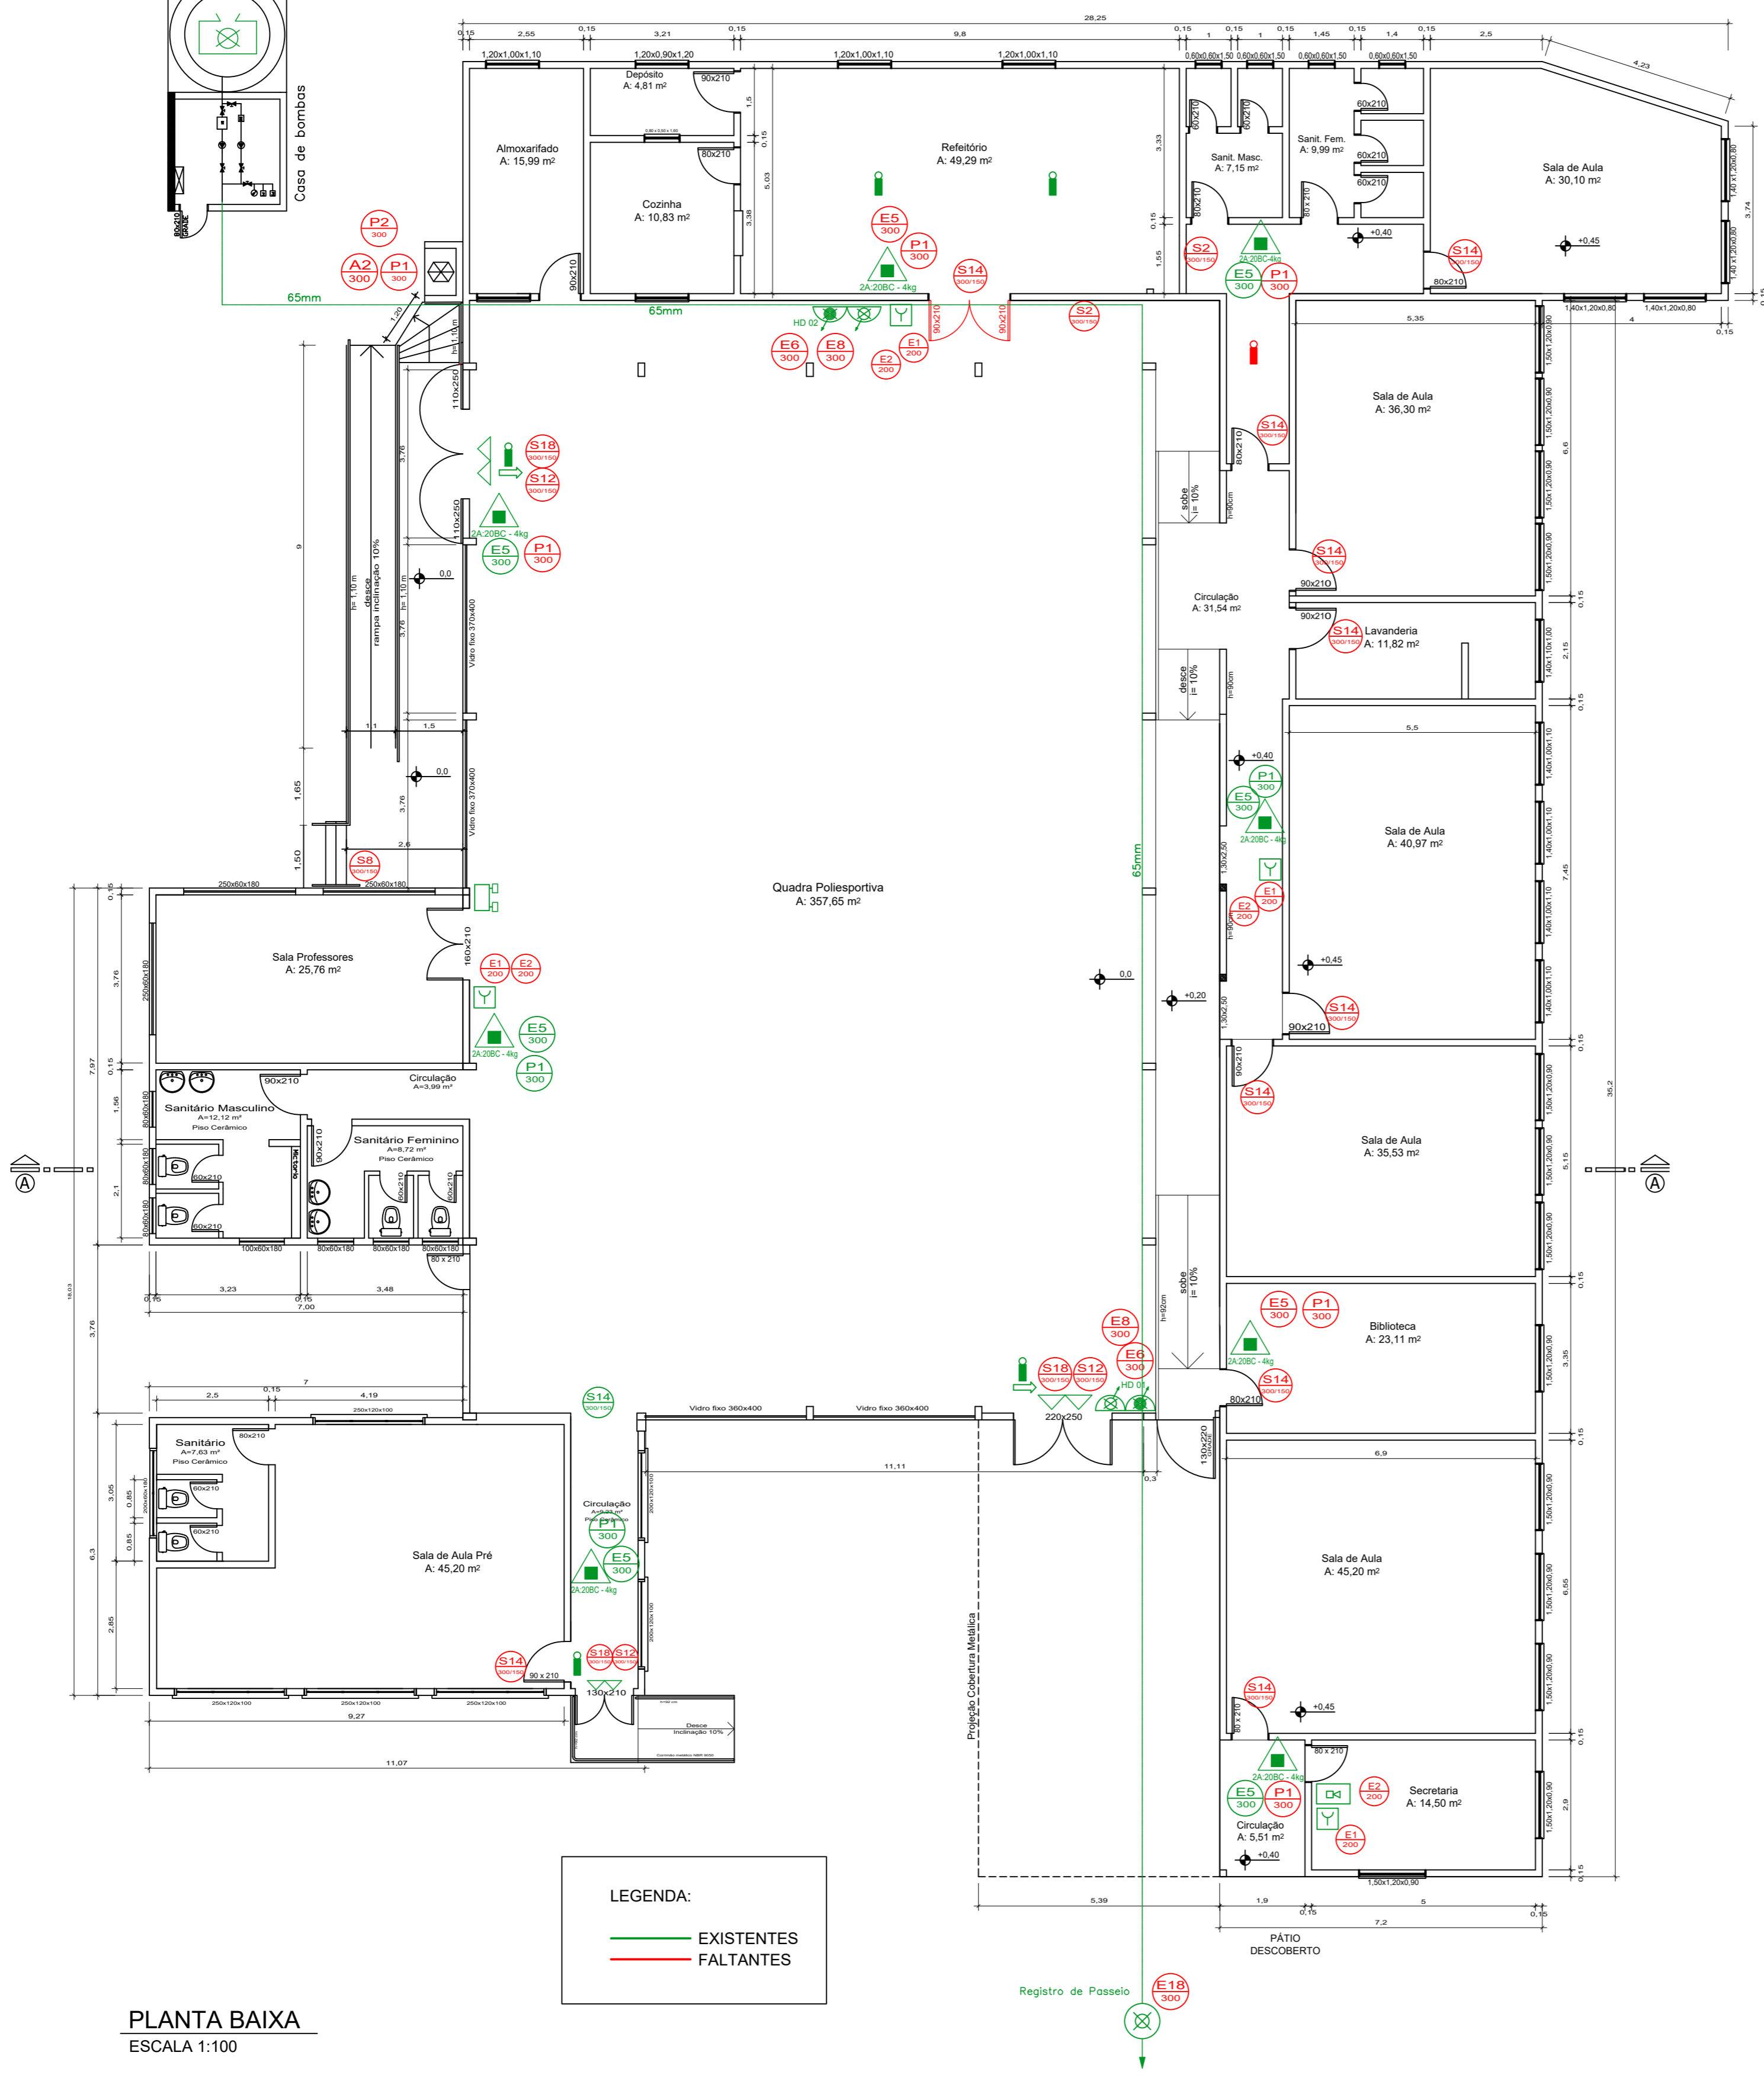

LEGENDA:
 EXISTENTES
 FALTANTES




LEGENDA	
	EXTINTOR PORTÁTIL DE PÓ TIPO ABC
	PLACA ORIENTAÇÃO DO SENTIDO DA SAÍDA DE EMERGÊNCIA
	PLACA ORIENTAÇÃO DO SENTIDO DA SAÍDA DE EMERGÊNCIA
	PLACA ORIENTAÇÃO DO SENTIDO DA SAÍDA DE EMERGÊNCIA
	PLACA SAÍDA DE EMERGÊNCIA
	PLACA SAÍDA DE EMERGÊNCIA
	PLACA INSTRUÇÃO DE ABERTURA DE PORTA POR BARRA ANTIPÂNICO
	BARRA ANTIPÂNICO
	ACIONADOR MANUAL DO SISTEMA DE ALARME
	CENTRAL DE ALARME
	PONTO DE ILUMINAÇÃO DE BALIZAMENTO
	RESERVA DE INCÊNDIO
	Hidrante tipo 02
	Hidrante tipo 01 - dotado de 01 tomada storz de 40mm. E uma mangueira semi-rígida permanentemente acoplada (mangotinho).
	DISPOSITIVO DE RECALQUE SIMPLES
	CENTRAL DE GLP

PLANTA BAIXA
ESCALA 1:100

ESTADO DO RIO GRANDE DO SUL
PREFEITURA MUNICIPAL DE VENÂNCIO AIRES
 SECRETARIA DE EDUCAÇÃO

SISTEMAS DE PREVENÇÃO - E.M.E.F. SÃO JUDAS TADEU
 LOCAL: LINHA GRÃO PARÁ, INTERIOR - VENÂNCIO AIRES/RS

AREA TOTAL: 947,99 m²	PLANTA BAIXA
ESCALA: Indicada	
DATA: Outubro de 2025	RESP. TÉCNICO:
PRANCHA: 3/7	ARIANE MANOELA STERTZ Engenheira Civil - CREA-RS 221.137

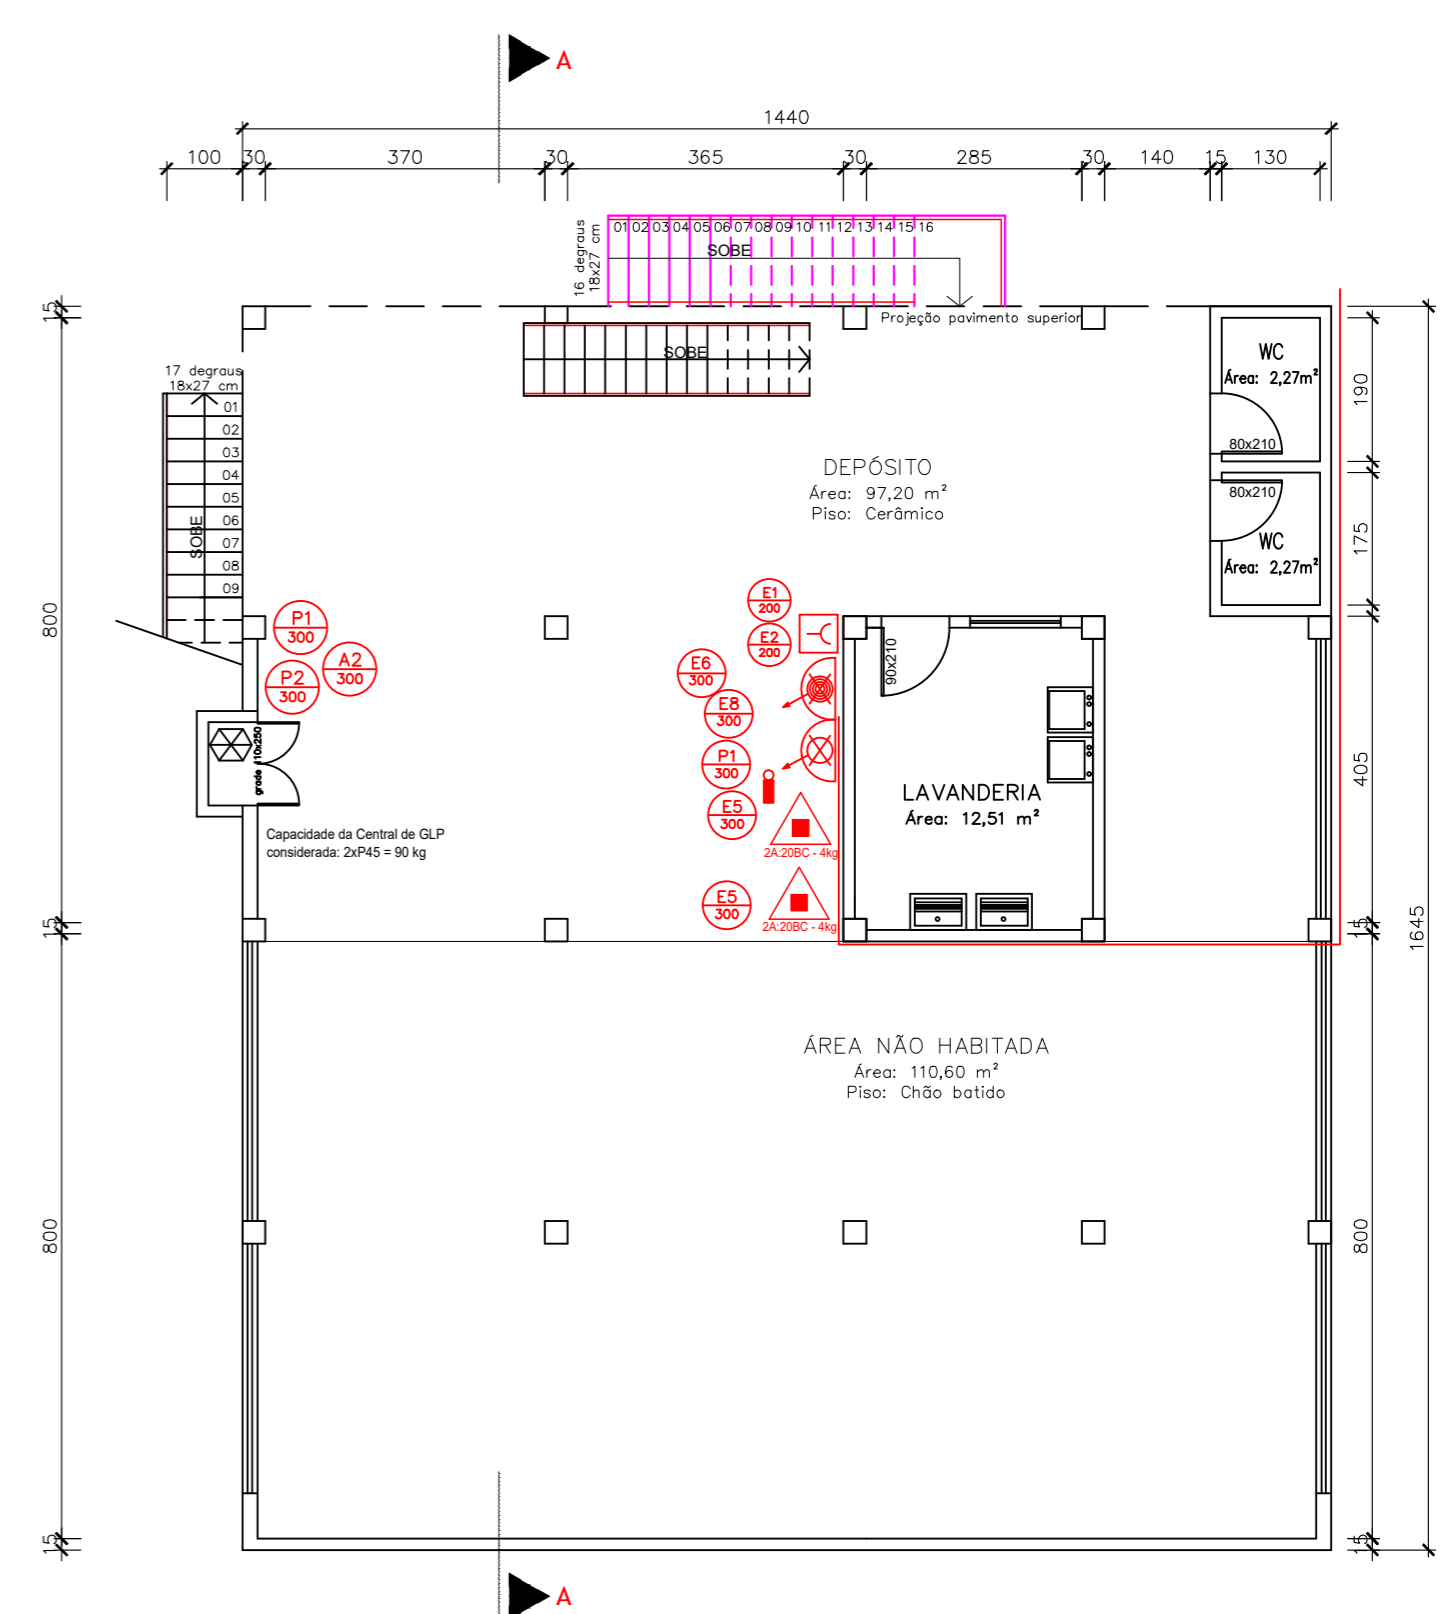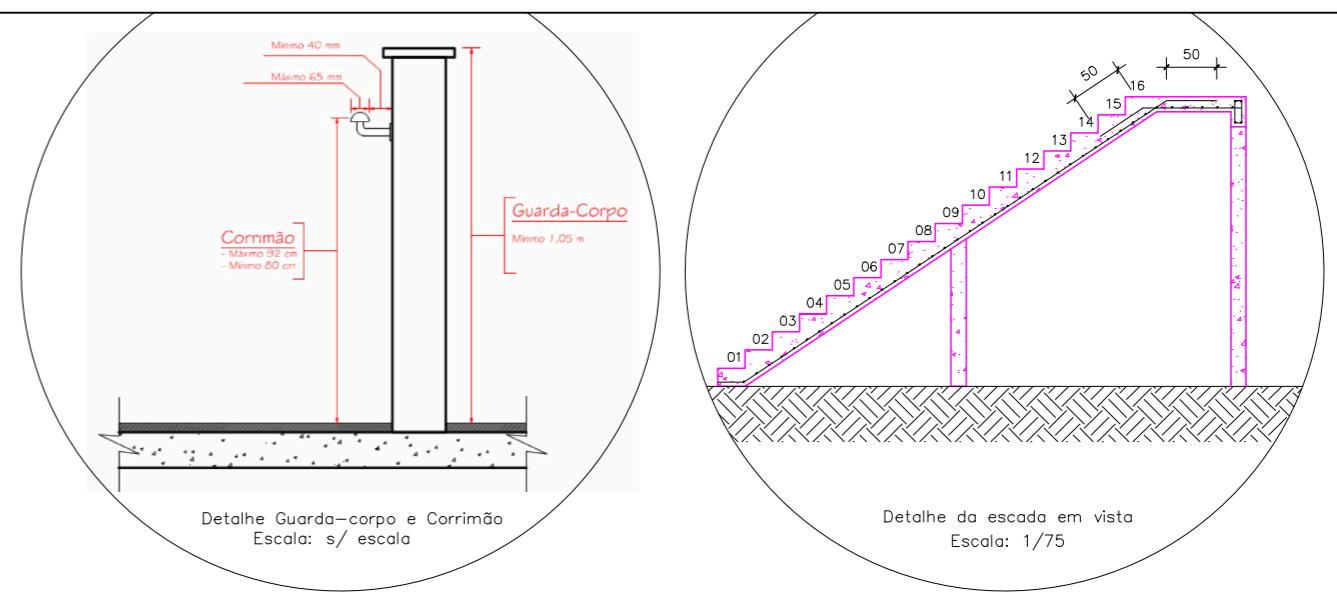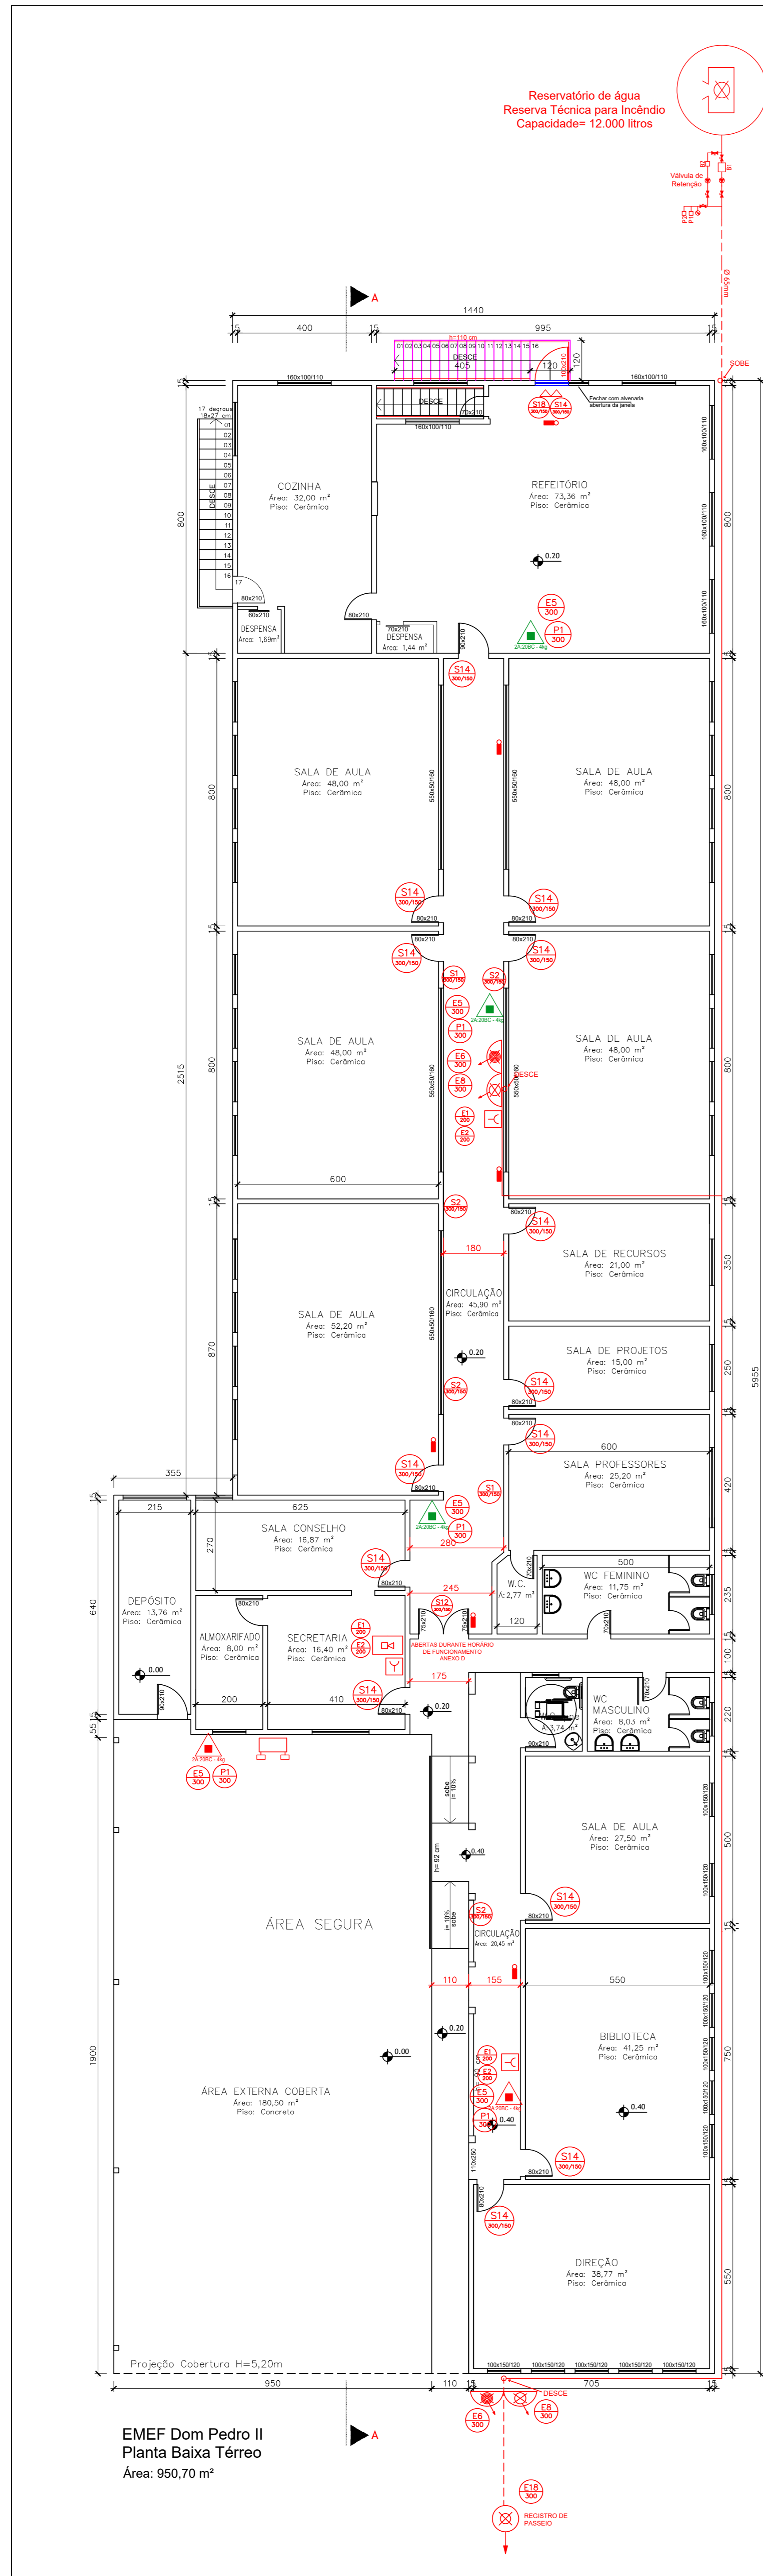


LEGENDA	
	EXTINTOR PORTÁTIL DE PÓ TIPO ABC
	PLACA ORIENTAÇÃO DO SENTIDO DA SAÍDA DE EMERGÊNCIA
	PLACA ORIENTAÇÃO DO SENTIDO DA SAÍDA DE EMERGÊNCIA
	PLACA ORIENTAÇÃO DO SENTIDO DA SAÍDA DE EMERGÊNCIA
	PLACA SAÍDA DE EMERGÊNCIA
	PLACA SAÍDA DE EMERGÊNCIA
	PLACA INSTRUÇÃO DE ABERTURA DE PORTA POR BARRA ANTIPÂNICO
	BARRA ANTIPÂNICO
	ACIONADOR MANUAL DO SISTEMA DE ALARME
	CENTRAL DE ALARME
	PONTO DE ILUMINAÇÃO DE BALIZAMENTO
	RESERVA DE INCÊNDIO
	Hidrante tipo 02
	Hidrante tipo 01 - dotado de 01 tomada storz de 40mm. E uma mangueira semi-rígida permanentemente acoplada (mangotinho).
	DISPOSITIVO DE RECALQUE SIMPLES
	CENTRAL DE GLP
	CORRIMÃO

LEGENDA:	
	EXISTENTES
	FALTANTES
	À CONSTRUIR
	À DEMOLIR


ESTADO DO RIO GRANDE DO SUL
PREFEITURA MUNICIPAL DE VENÂNCIO AIRES
SECRETARIA DE EDUCAÇÃO

SISTEMAS DE PREVENÇÃO - E.M.E.F. DOM PEDRO II
LOCAL: LINHA HANSEL, 5220, INTERIOR - VENÂNCIO AIRES/RS.


ÁREA:	1.187,58 m ²	PLANTA BAIXA
ESCALA:	1:100	RESP. TÉCNICO:
DATA:	Outubro/2025	ARIANE MANOELA STERTZ
PRANCHA:	4/7	Engenheira Civil - CREA-RS 221.137

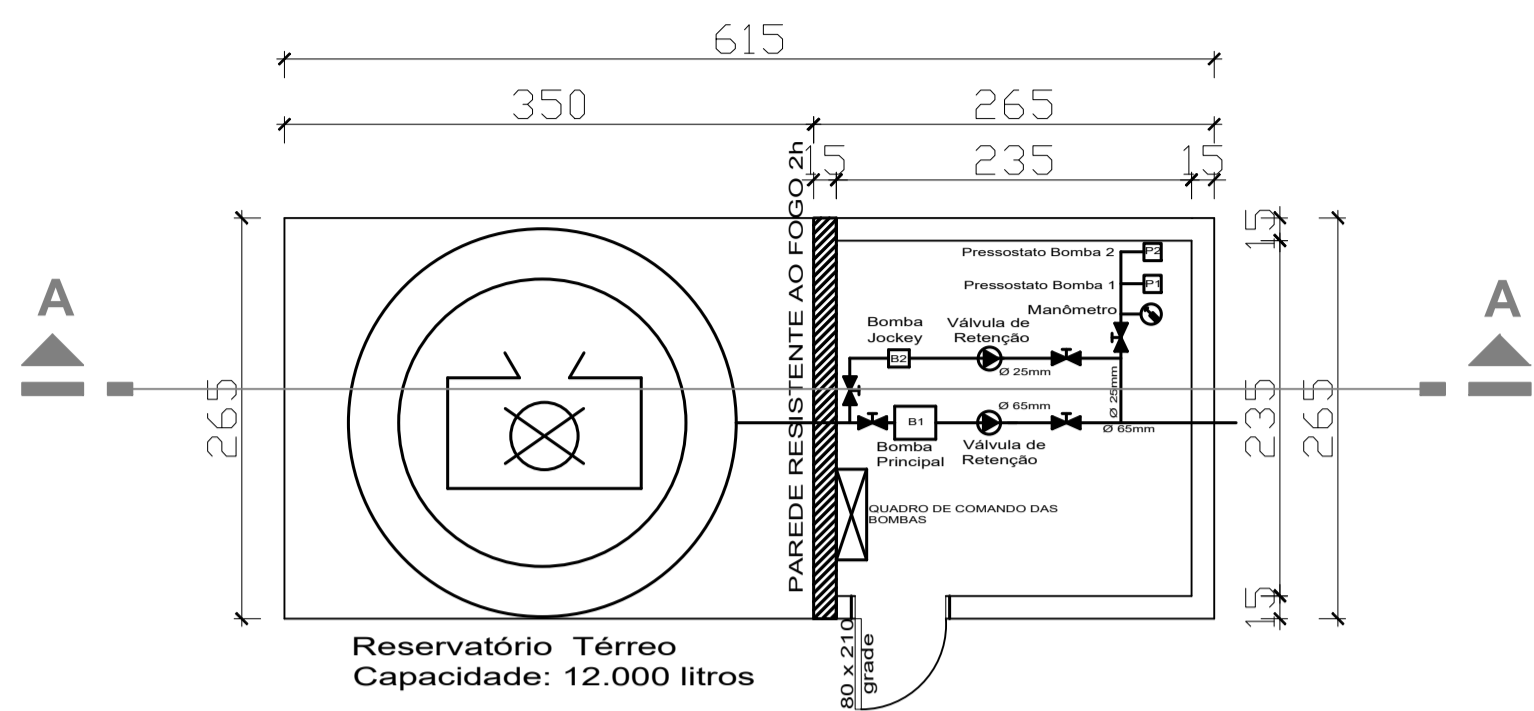

PLANTA BAIXA - CASA DE BOMBAS
ESCALA 1:50


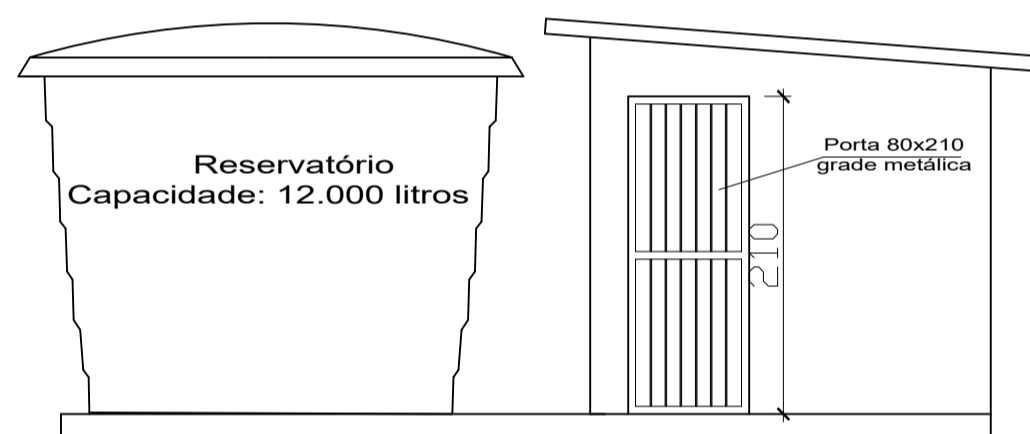


FACHADA - CASA DE BOMBAS
ESCALA 1:50


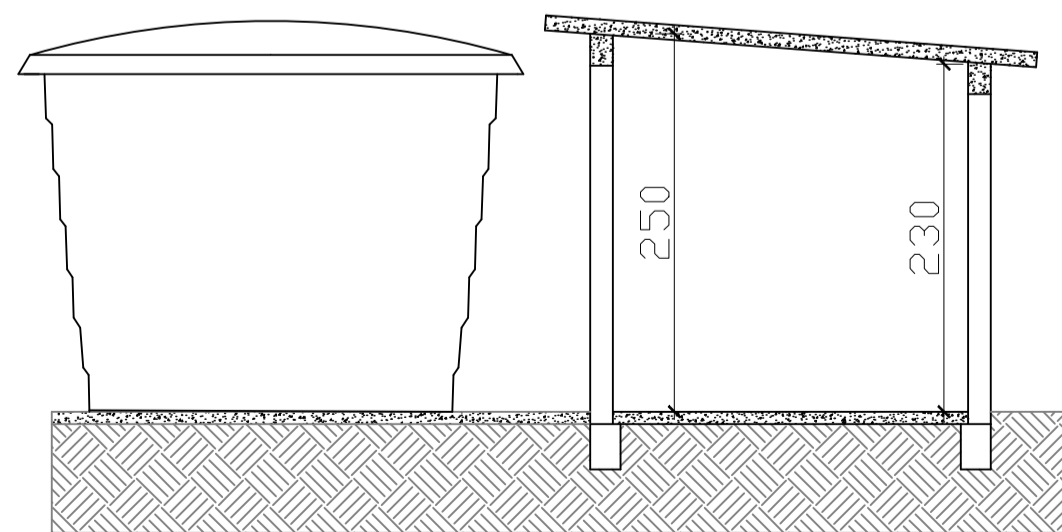


CORTE AA - CASA DE BOMBAS
ESCALA 1:50



VIGAS PISO
V1=V2=V3=V4 (15x30)

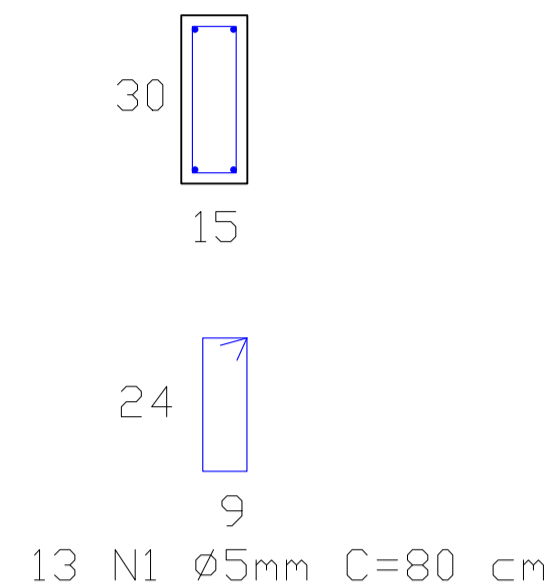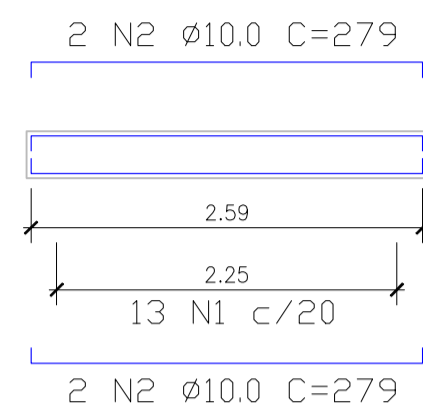

VIGAS RESPALDO
V1=V2=V3=V4 (15x20)

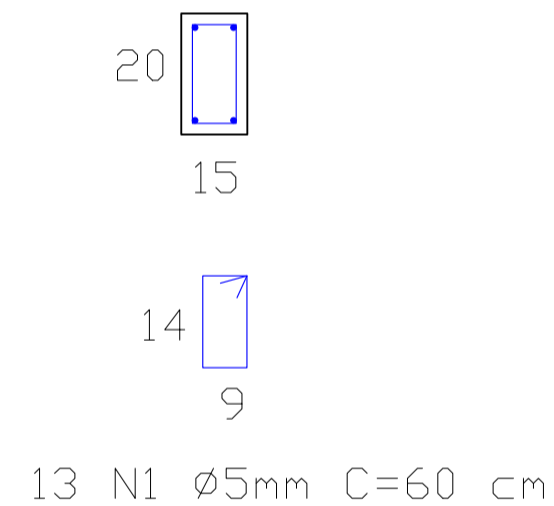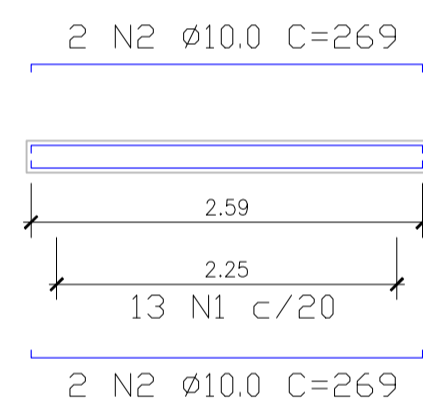

Detalhe das Estacas

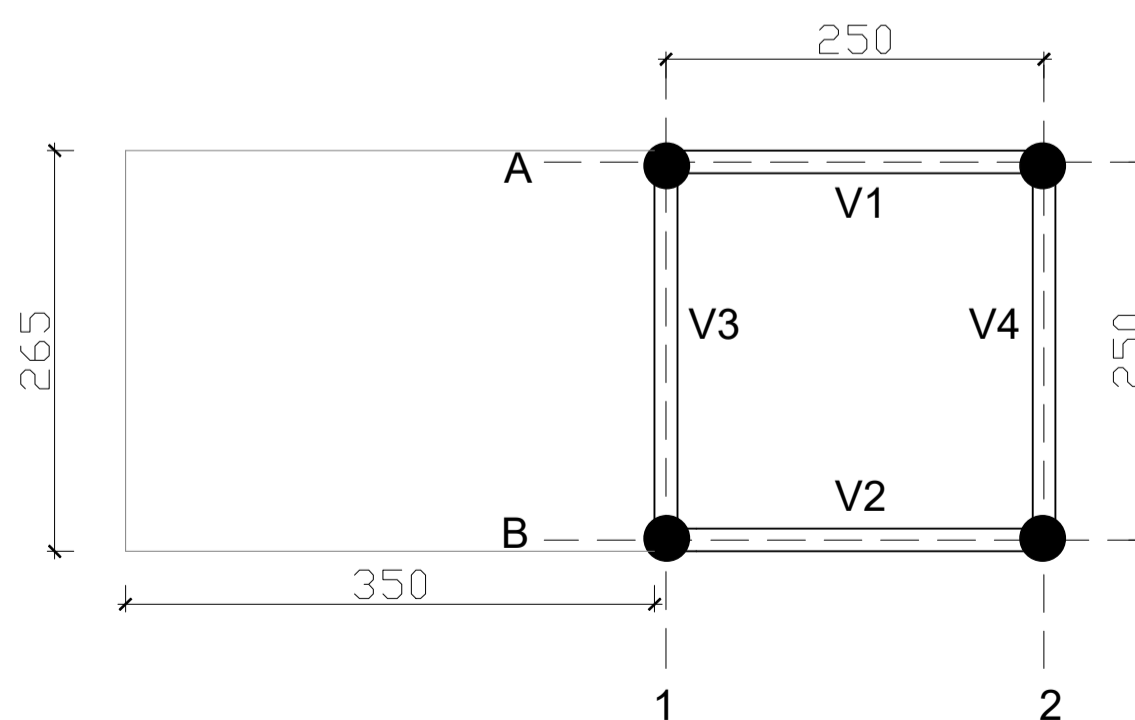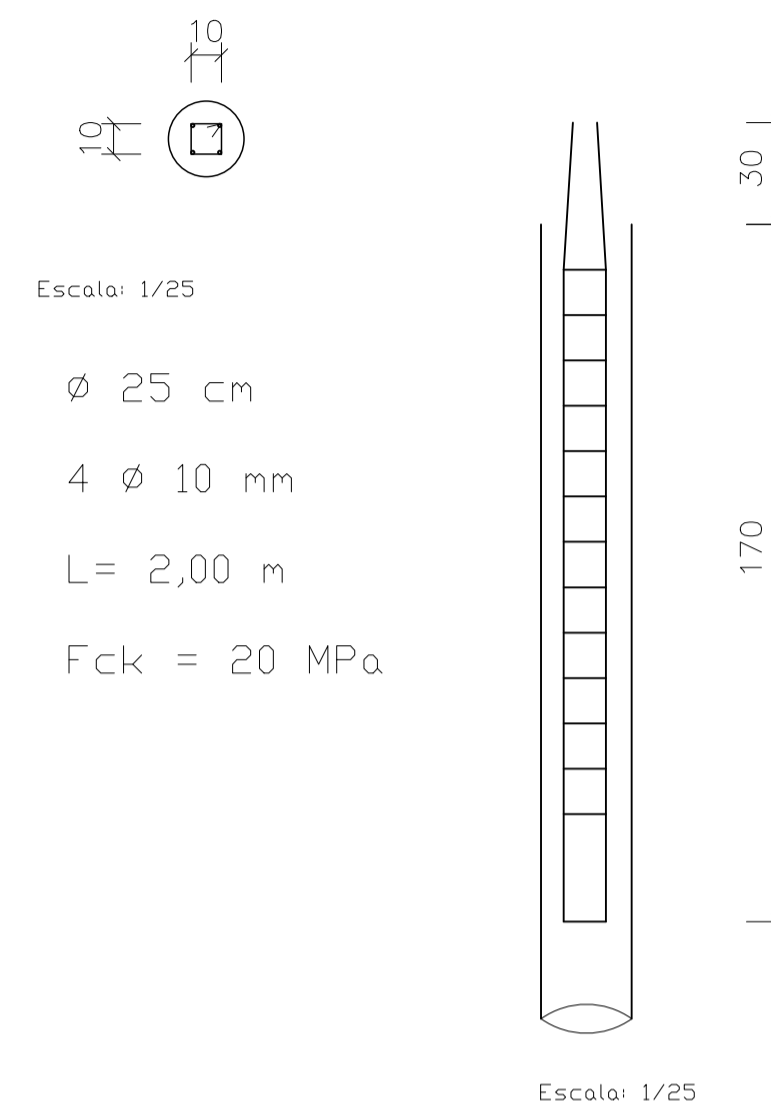

PLANTA DE LOCAÇÃO - CASA DE BOMBAS
ESCALA 1:50

ESTADO DO RIO GRANDE DO SUL
PREFEITURA MUNICIPAL DE VENÂNCIO AIRES
SECRETARIA DE EDUCAÇÃO


SISTEMAS DE PREVENÇÃO
EMEF CORONEL THOMAZ PEREIRA E EMEF DOM PEDRO II

ÁREA:	7,02 m ²	DETALHE CASA DE BOMBAS RESP. TÉCNICO: ARIANE MANOELA STERTZ Engenheira Civil - CREA-RS 221.137
ESCALA:	1:50	
DATA:	Outubro/2025	
PRANCHA:	5/7	


RS-287



ESTRADA CERRO DOS NARCISOS

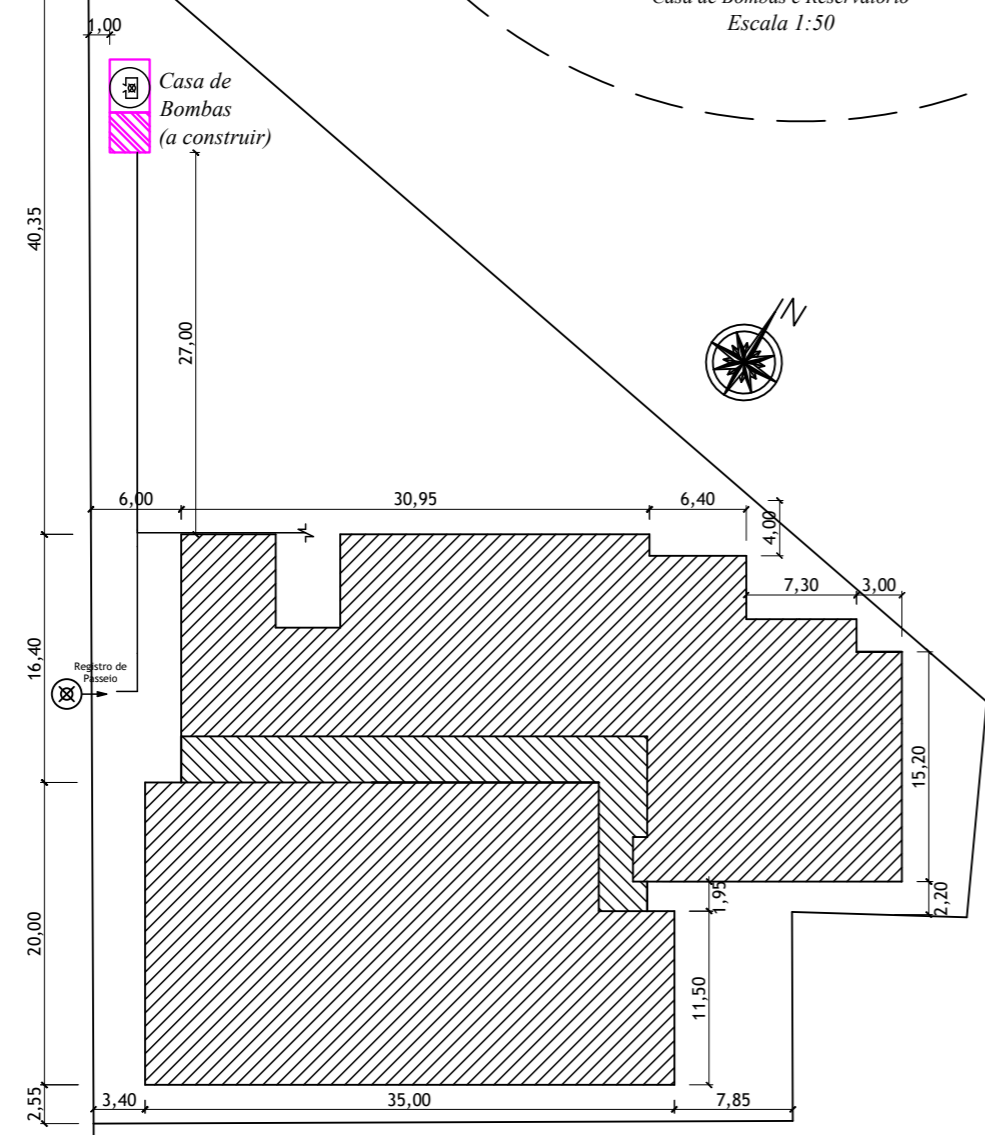


Situação e Localização
Escala 1:500

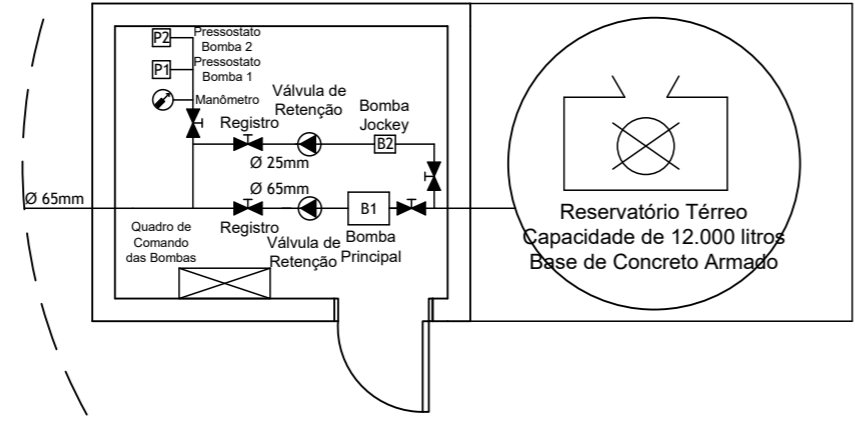

Detalhamento
Casa de Bombas e Reservatório
Escala 1:50



LEGENDA

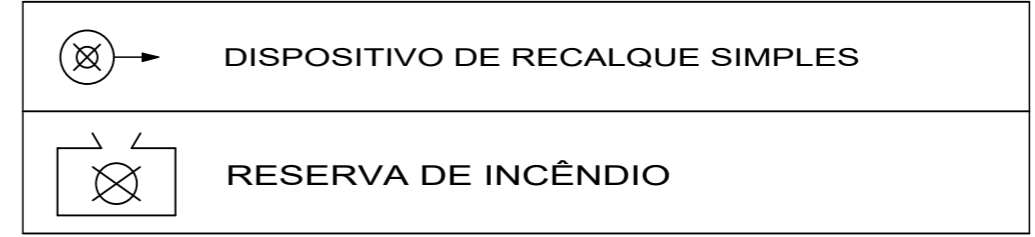


ESTADO DO RIO GRANDE DO SUL
PREFEITURA MUNICIPAL DE VENÂNCIO AIRES
SECRETARIA DE EDUCAÇÃO

**SISTEMAS DE PREVENÇÃO
DETALHE CASA DE BOMBAS**

ÁREA:	7,02 m ²	PLANTA DE IMPLANTAÇÃO CORONEL THOMAZ PEREIRA
ESCALA:	1:500	
DATA:	Outubro/2025	RESP. TÉCNICO:
PRANCHA:	6/7	ARIANE MANOELA STERTZ Engenheira Civil - CREA-RS 221.137

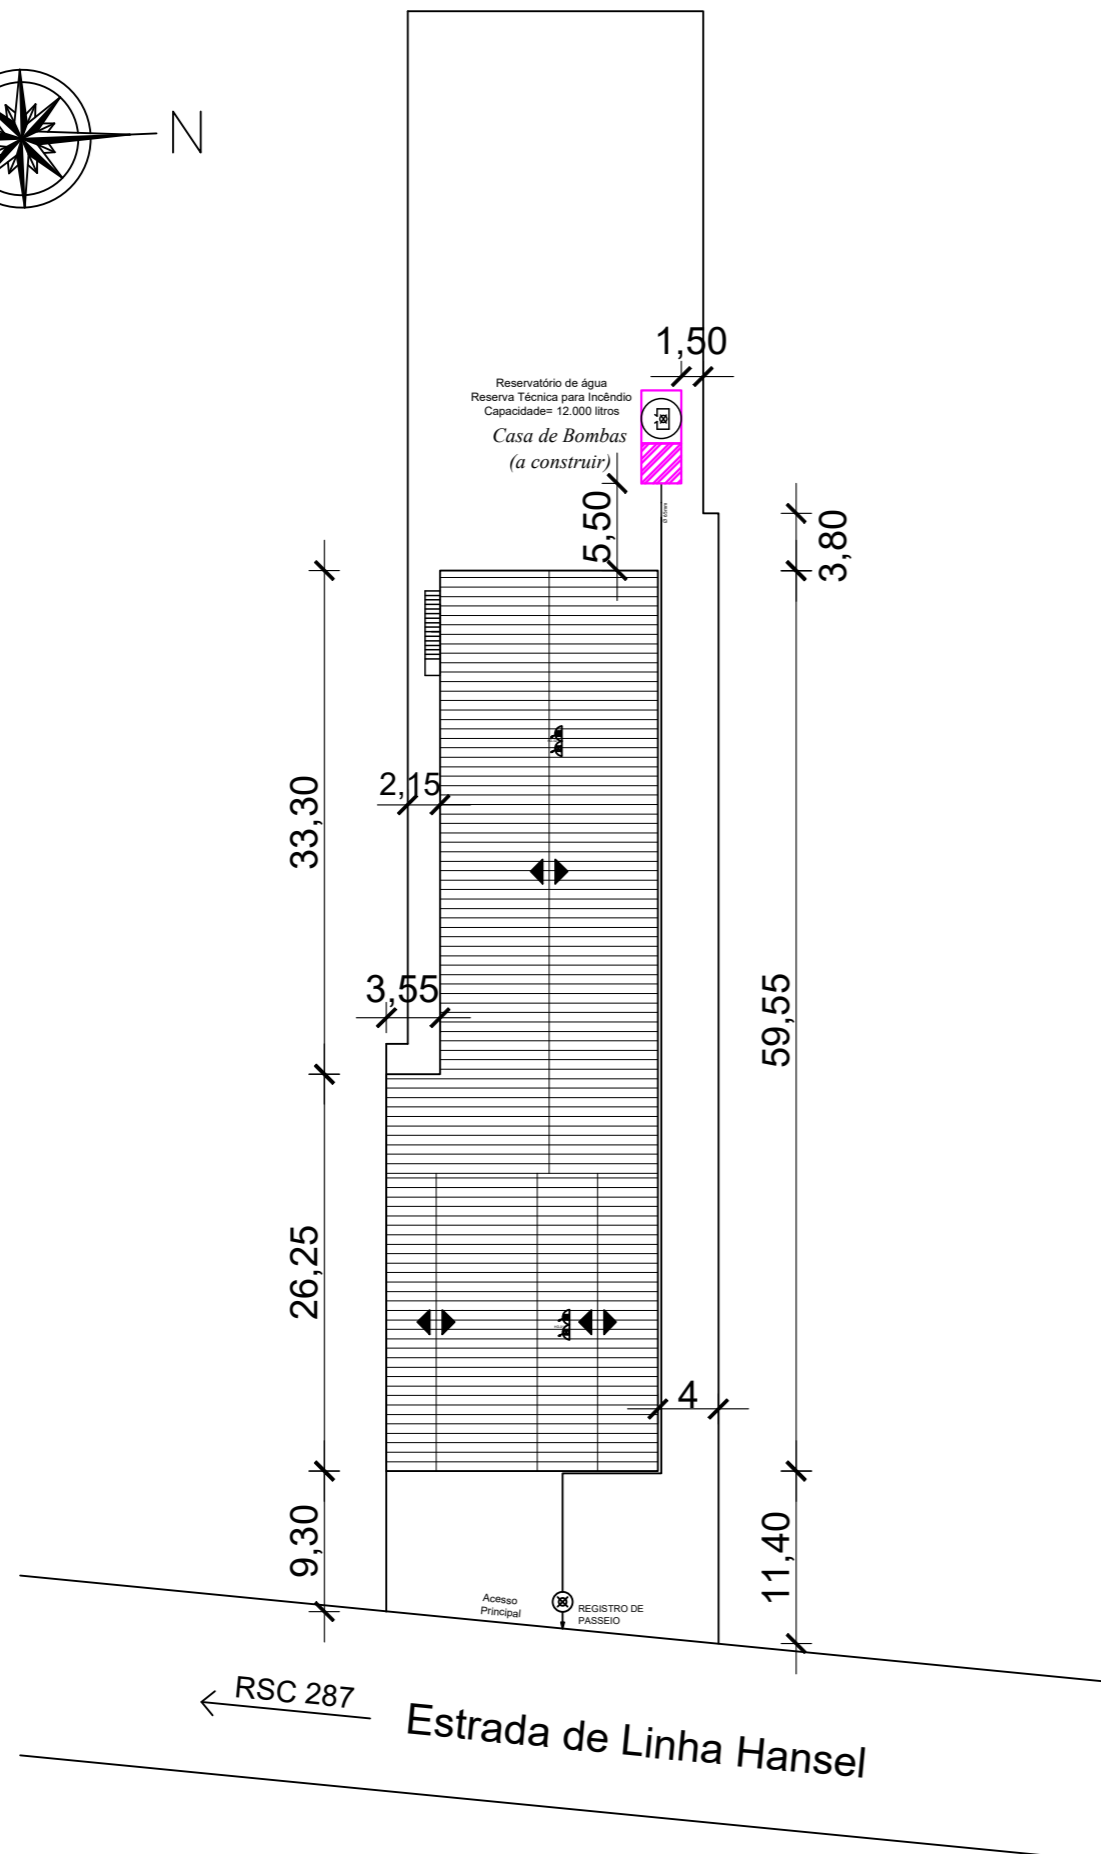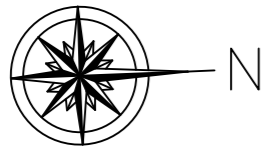

PLANTA DE IMPLANTAÇÃO
ESCALA 1:1000

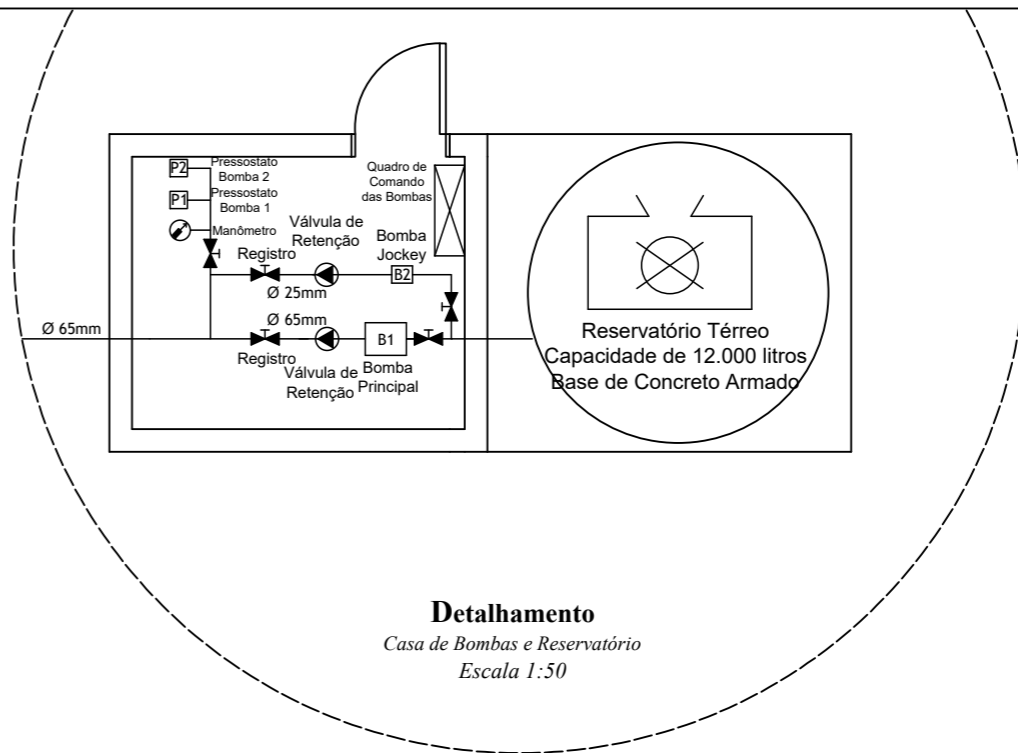

Detalhamento
Casa de Bombas e Reservatório
Escala 1:50

ESTADO DO RIO GRANDE DO SUL
PREFEITURA MUNICIPAL DE VENÂNCIO AIRES
SECRETARIA DE EDUCAÇÃO

**SISTEMAS DE PREVENÇÃO
DETALHE CASA DE BOMBAS**

ÁREA:	7,02 m ²	PLANTA DE IMPLANTAÇÃO DOM PEDRO II	
ESCALA:	1:500		
DATA:	Outubro/2025	RESP. TÉCNICO:	
PRANCHA:	7/7	ARIANE MANOELA STERTZ Engenheira Civil - CREA-RS 221.137	