


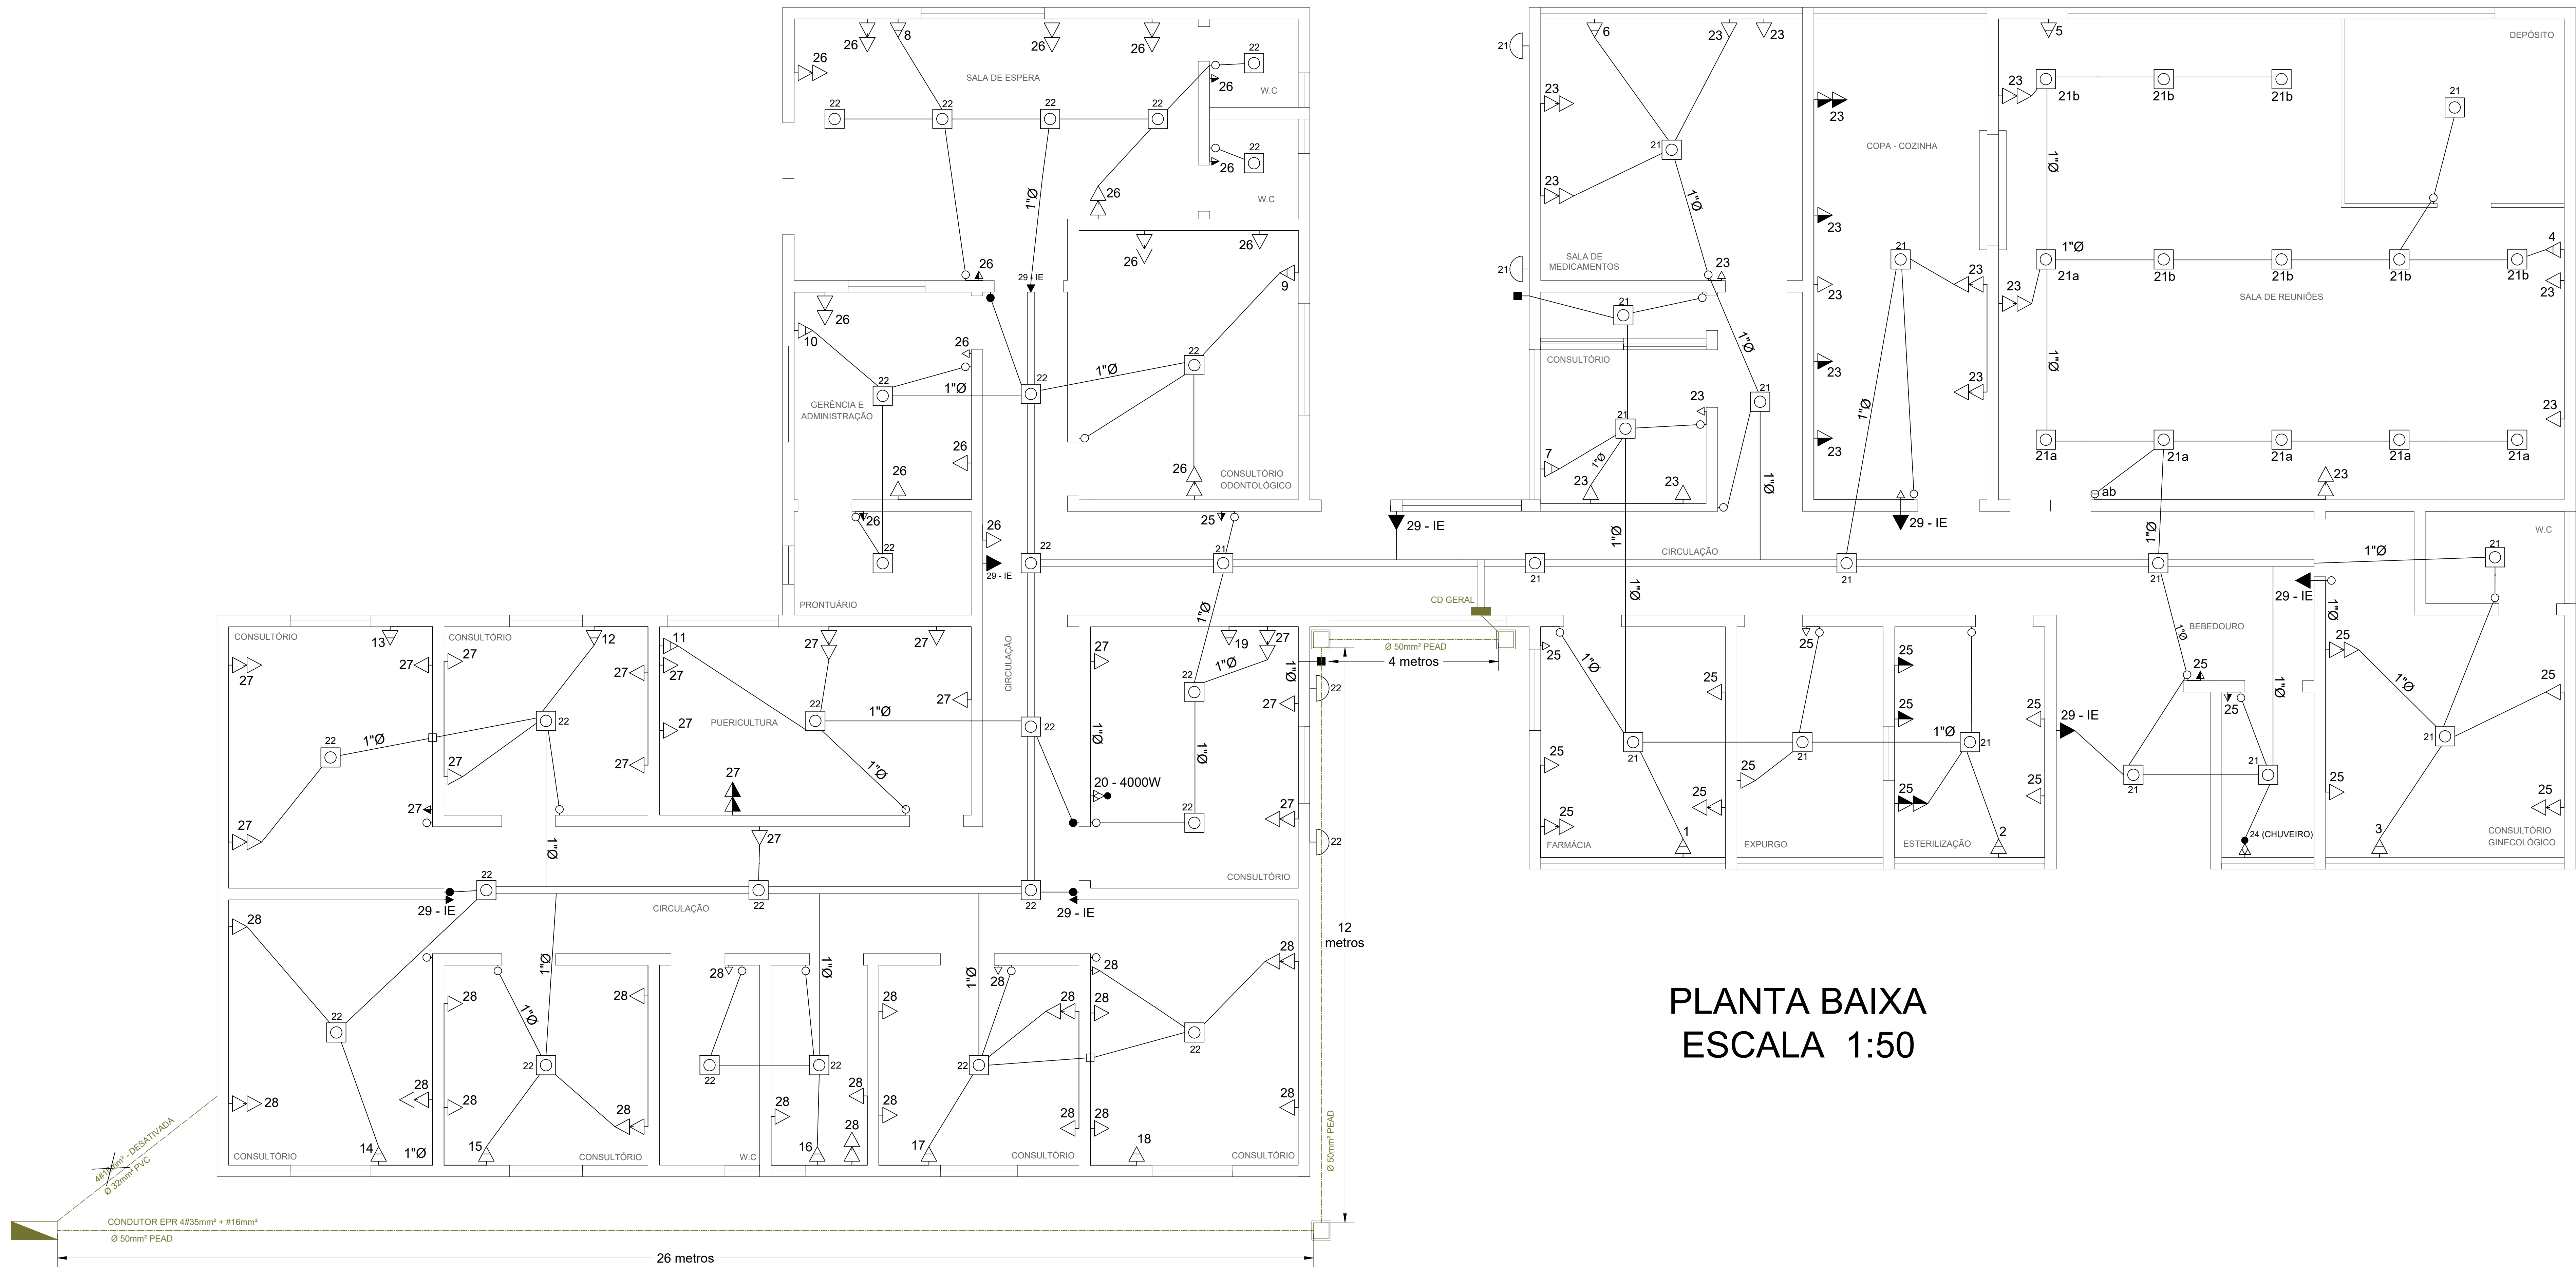

PLANTA BAIXA
ESCALA 1:50

BALANCEAMENTO DE FASES			
FASE A	FASE B	FASE C	TOTAL
15.320W	15.280W	14.920W	45.520W

TABELA DE CARGAS – IQD ELÉTRICA COMUM					
Nº CIRCUITO	DESCRIÇÃO	CARGA TOTAL (W)	DISJUNTOR		FASE
			(A)	POLOS	
1	AR. CONDIÇÃOADO – 1	900W	16	1	2,5 A
2	AR. CONDIÇÃOADO – 2	900W	16	1	2,5 B
3	AR. CONDIÇÃOADO – 3	900W	16	1	2,5 C
4	AR. CONDIÇÃOADO – 4	1.720W	20	1	2,5 A
5	AR. CONDIÇÃOADO – 5	1.720W	20	1	2,5 B
6	AR. CONDIÇÃOADO – 6	900W	16	1	2,5 A
7	AR. CONDIÇÃOADO – 7	900W	16	1	2,5 B
8	AR. CONDIÇÃOADO – 8	1.720W	20	1	2,5 C
9	AR. CONDIÇÃOADO – 9	900W	16	1	2,5 C
10	AR. CONDIÇÃOADO – 10	900W	16	1	2,5 A
11	AR. CONDIÇÃOADO – 11	900W	16	1	2,5 B
12	AR. CONDIÇÃOADO – 12	900W	16	1	2,5 C
13	AR. CONDIÇÃOADO – 13	900W	16	1	2,5 A
14	AR. CONDIÇÃOADO – 14	900W	16	1	2,5 B
15	AR. CONDIÇÃOADO – 15	900W	16	1	2,5 C
16	AR. CONDIÇÃOADO – 16	900W	16	1	2,5 A
17	AR. CONDIÇÃOADO – 17	900W	16	1	2,5 B
18	AR. CONDIÇÃOADO – 18	900W	16	1	2,5 C
19	AR. CONDIÇÃOADO – 19	900W	16	1	2,5 B
20	DUCHA HIGIENIA – DR	4.920W	25	1	4,0 A
21	ILUMINAÇÃO	790W	10	1	1,5 B
22	ILUMINAÇÃO	680W	10	1	1,5 B
23	TOMADA COPA-COZINHA, SALA DE REUNIOES, SALA DE MEDICAMENTOS, CONS. – DR	2.800W	20	1	2,5 C
24	CHUVEIRO – DR	7.500W	50	1	10,0 B
25	TOMADA FARMACIA/EXPURSO/ESTERILIZACAO/CONS. GINECOLOGIA/CONS. BEBEDOURO	2.300W	20	1	2,5 C
26	TOMADA CIRC./SALA ESPERA/GERENCIA E ADM./PRONTUARIO/CONS. ODONTO/ W.C.	2.500W	20	1	2,5 C
27	TOMADA PUERICULTURA/CONSULTORIO/CIRCULAÇÃO	2.300W	20	1	2,5 A
28	TOMADA CONSULTORIO/W.C	2.400W	20	1	2,5 A
29	EMERGENCIA	100W	10	1	1,5 C
TOTAL		45.520W	100	3	35,0 ABC

LEGENDA

	LUMINÁRIA SOBREPÔR		Interruptor 01 tecla simples		Tomada universal 2P+T, 10A/250V, SPLIT h=2,20m do piso
	Luminária de sobrepôr, com corpo em alumínio e pintada eletrostaticamente, refletor em alumínio anodizado de alta pureza e refletância, difusor em vidro leitoso.		Interruptor 02 teclas simples		Tomada para iluminação de emergência
	01 Módulo LED - 25W		Interruptor 01 tecla paralela		Caixa de passagem 40X40X40cm fundo britado + areia champa
			Interruptor 01 tecla aquatic		Caixa tipo condutele PVC
	ARANDELA A PROVA DE TEMPO		Tomada universal 2P+T, 20A/250V, h=0,30m do piso		Medição de energia Equatorial (DJI 3x100A/cabo de cobre #5mm²/EPR 90°)
	Arandela com corpo e grade de alumínio fundido de alta resistência mecânica e a corrosão, dotada de terminal de aterramento, acabamento em pintura eletroestática epóxi+poliéster, na cor branca. h= 1,80m		Tomada universal 2P+T, 20A/250V, h=1,30m do piso		Quadro de distribuição de sobrepôr com geral + barramento 100A para 36 disjuntores DIN
	01 Lâmpada LED bulbo - 15W		Tomada universal 2P+T, 20A/250V, h=2,20m do piso		Eletroduto PVC rígido aparente 425mm ou indicado
			Espera para chuveiro elétrico, h=2,10m do piso		Eletrocalha perfurada 100x100x3000mm



GOTUZZO & FERREIRA LTDA.
PROJETOS E MONTAGENS ELÉTRICAS
Rua Visconde de Abaeté, 179 - FONE: (53)3025-1200 - PELOTAS-RS

Proprietário:	Prefeitura Municipal de Pelotas CNPJ: 87.455.531/0001-57	Data:	Dezembro/2023
Obra:	Iluminação e Força Unidade Básica de Saúde Acréscimo	Desenvolvimento:	Gotuzzo
Local:	Rua Quatro, nº30 - Navegantes - Pelotas/ RS	Prancha:	01/01
Resp. Técnico:	Fábio da Costa Ferreira Engº Eletricista - CREA: 067369-D	Escala:	1:50