



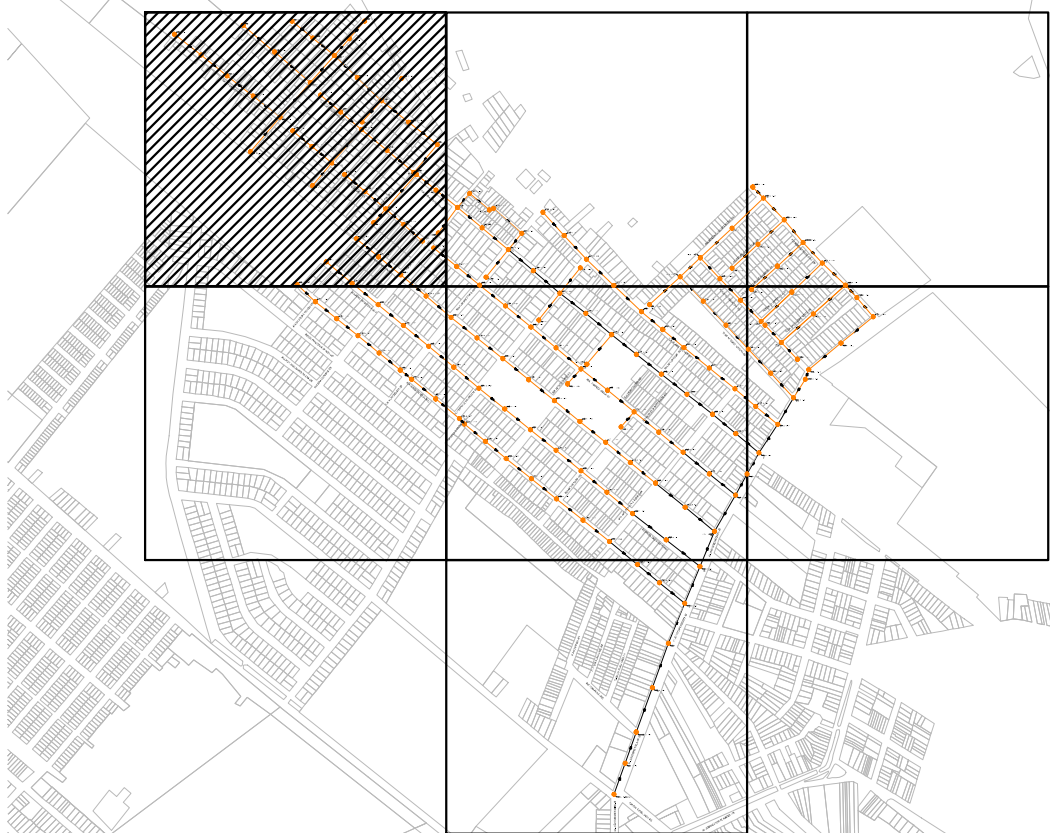


ESTADO DO RIO GRANDE DO SUL
PREFEITURA MUNICIPAL DE PELOTAS
S.M.A. - DEPARTAMENTO DE COMPRAS GOVERNAMENTAIS - 1/1

ANEXO XI

PROJETO BÁSICO

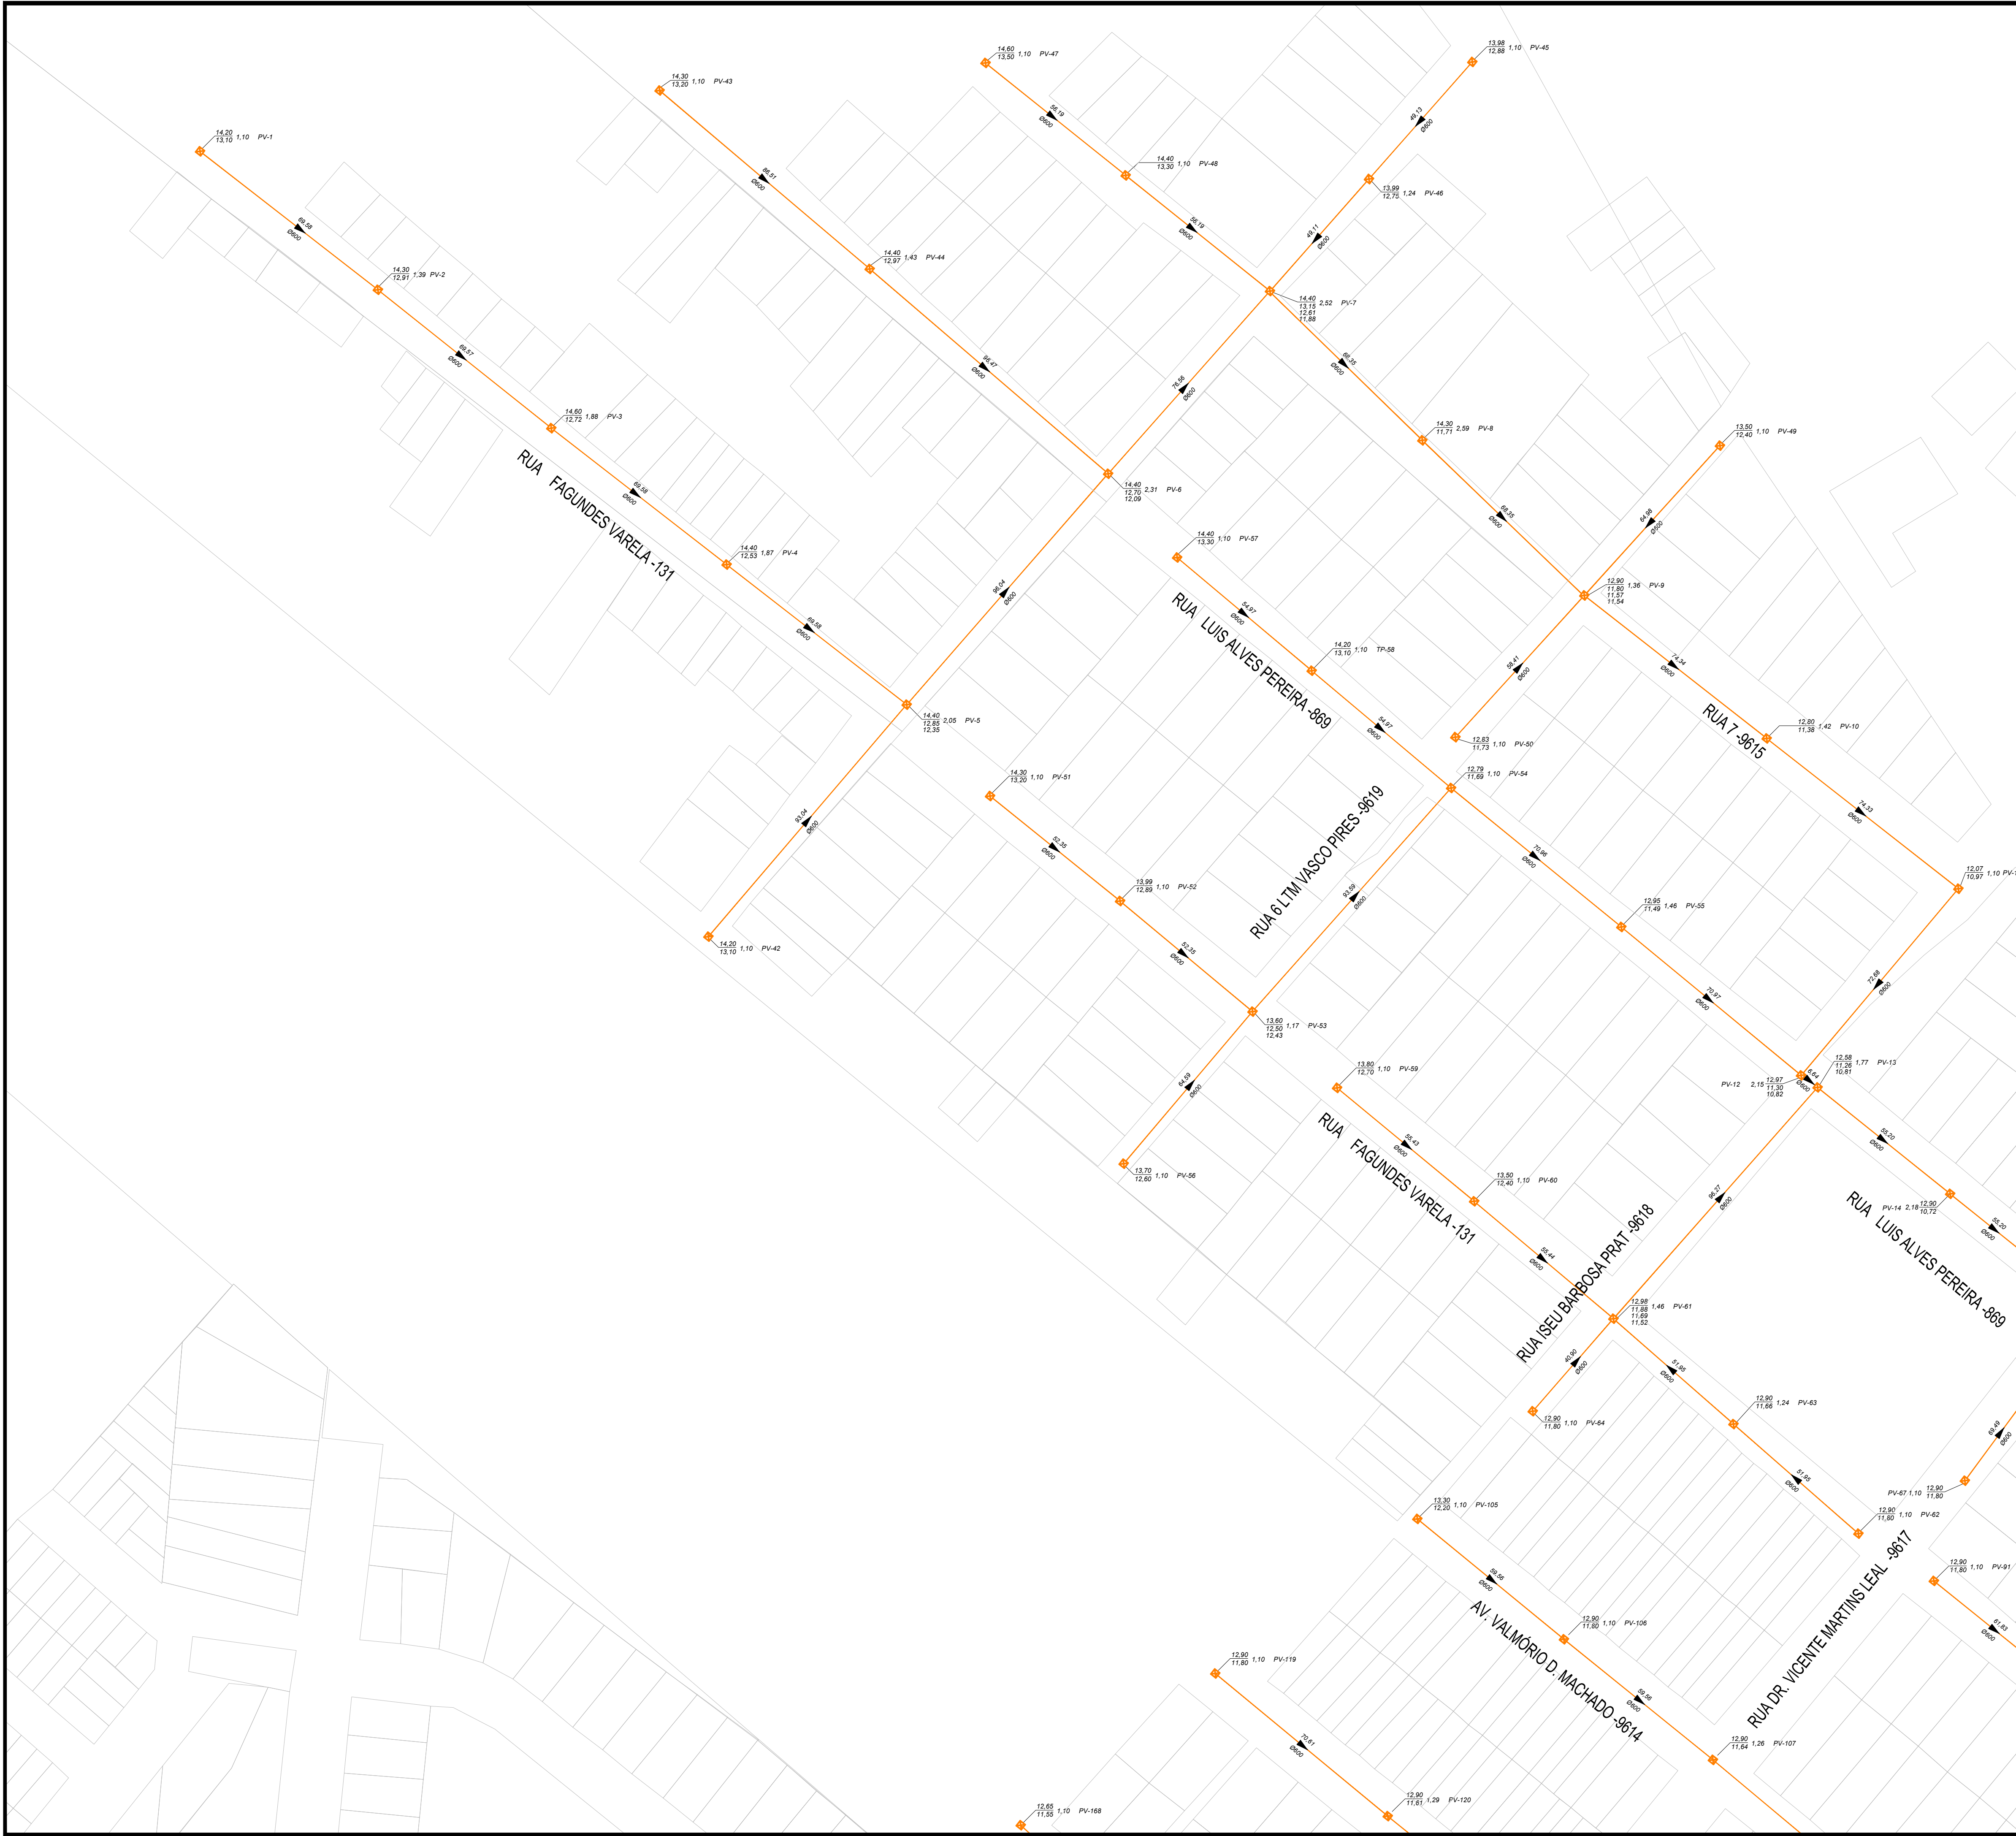

PLANTA-CHAVE

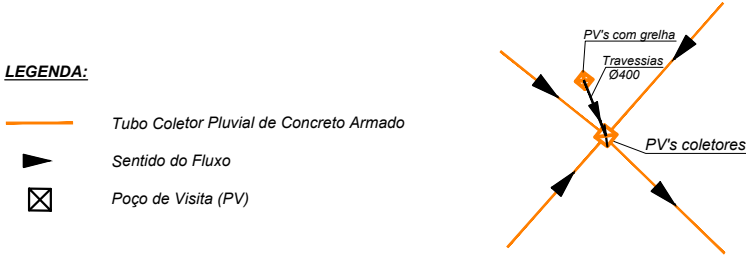

Serviço Autônomo de Saneamento de Pelotas
Departamento de Projetos

Número de Cadastro

Discriminação:

Sistema de Drenagem Pluvial
Rede Coletora de Esgoto Pluvial
Loteamento Vasco Pires e Solar da Figueira
Planta Baixa

Projeto: Mirela Faria
Eng.º Civil Mirela Miranda CREA 146.401 RS

Topografia:

Desenho:



Nº. da Franca:
01/07

Arquivo:

Escala:
1/1000

Data:
Set/2024

Observação:

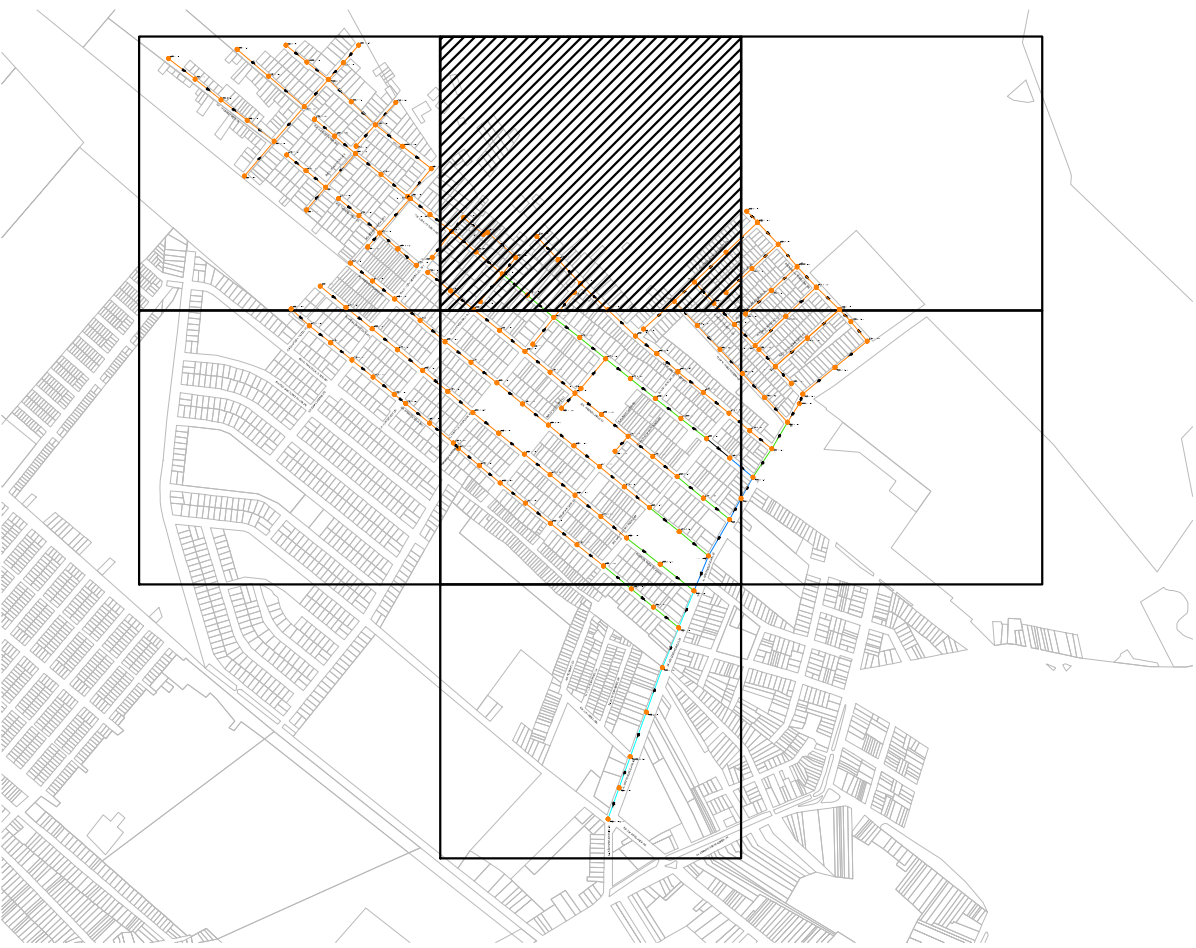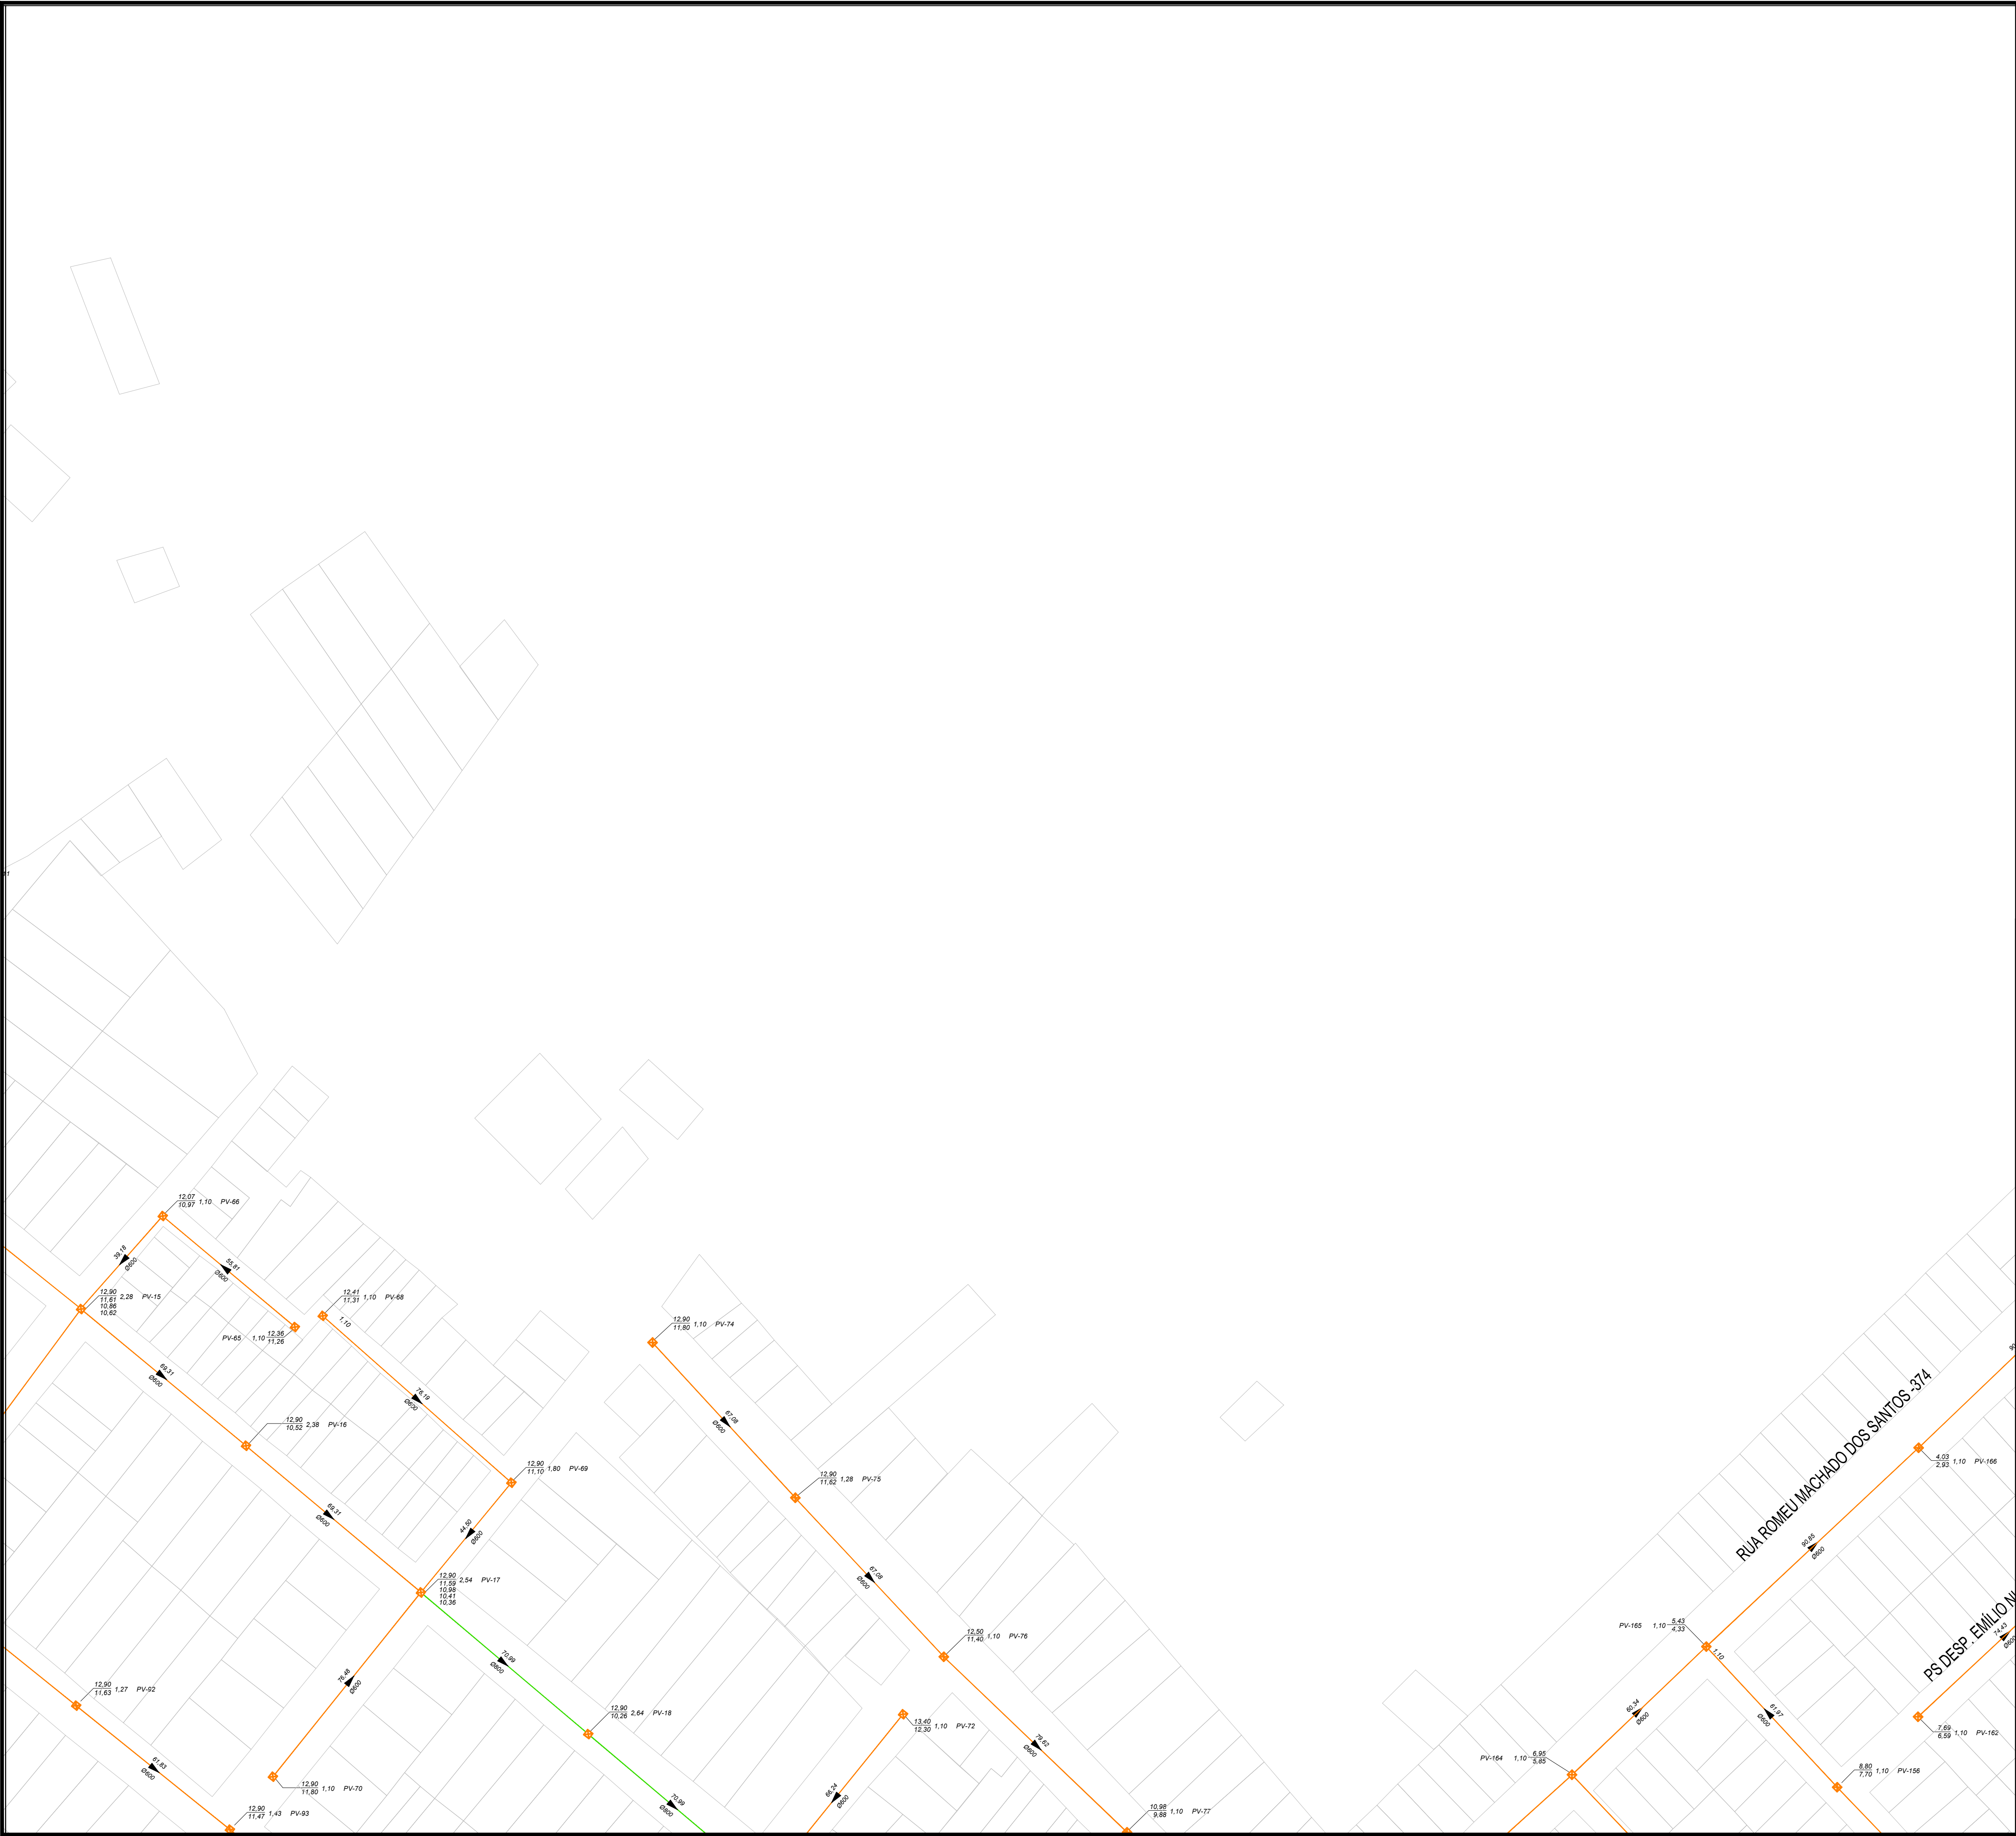

PLANTA-CHAVE

LEGENDA:

- Tubo Coletor Pluvial de Concreto Armado
- Sentido do Fluxo
- Poço de Visita (PV)

PV com anilha
P/Vs coletoras



Serviço Autônomo de Saneamento de Pelotas
Departamento de Projetos

Número de Cadastro
[] [] [] [] [] []

Observação:
[] [] [] [] [] []

Discriminação:


Sistema de Drenagem Pluvial
Rede Coletora de Esgotos Pluvial
Loteamento Vasco Pires e Solar da Figueira
Planta Baixa

Projeto: Mirela Faria
Eng.º Civil Mirela Miranda CREA 146.401 RS

Topografia:

Nº. da Franca:
02/07
Arquivo:
Escala:
1/1000
Data:
Set/2024


Desenho:

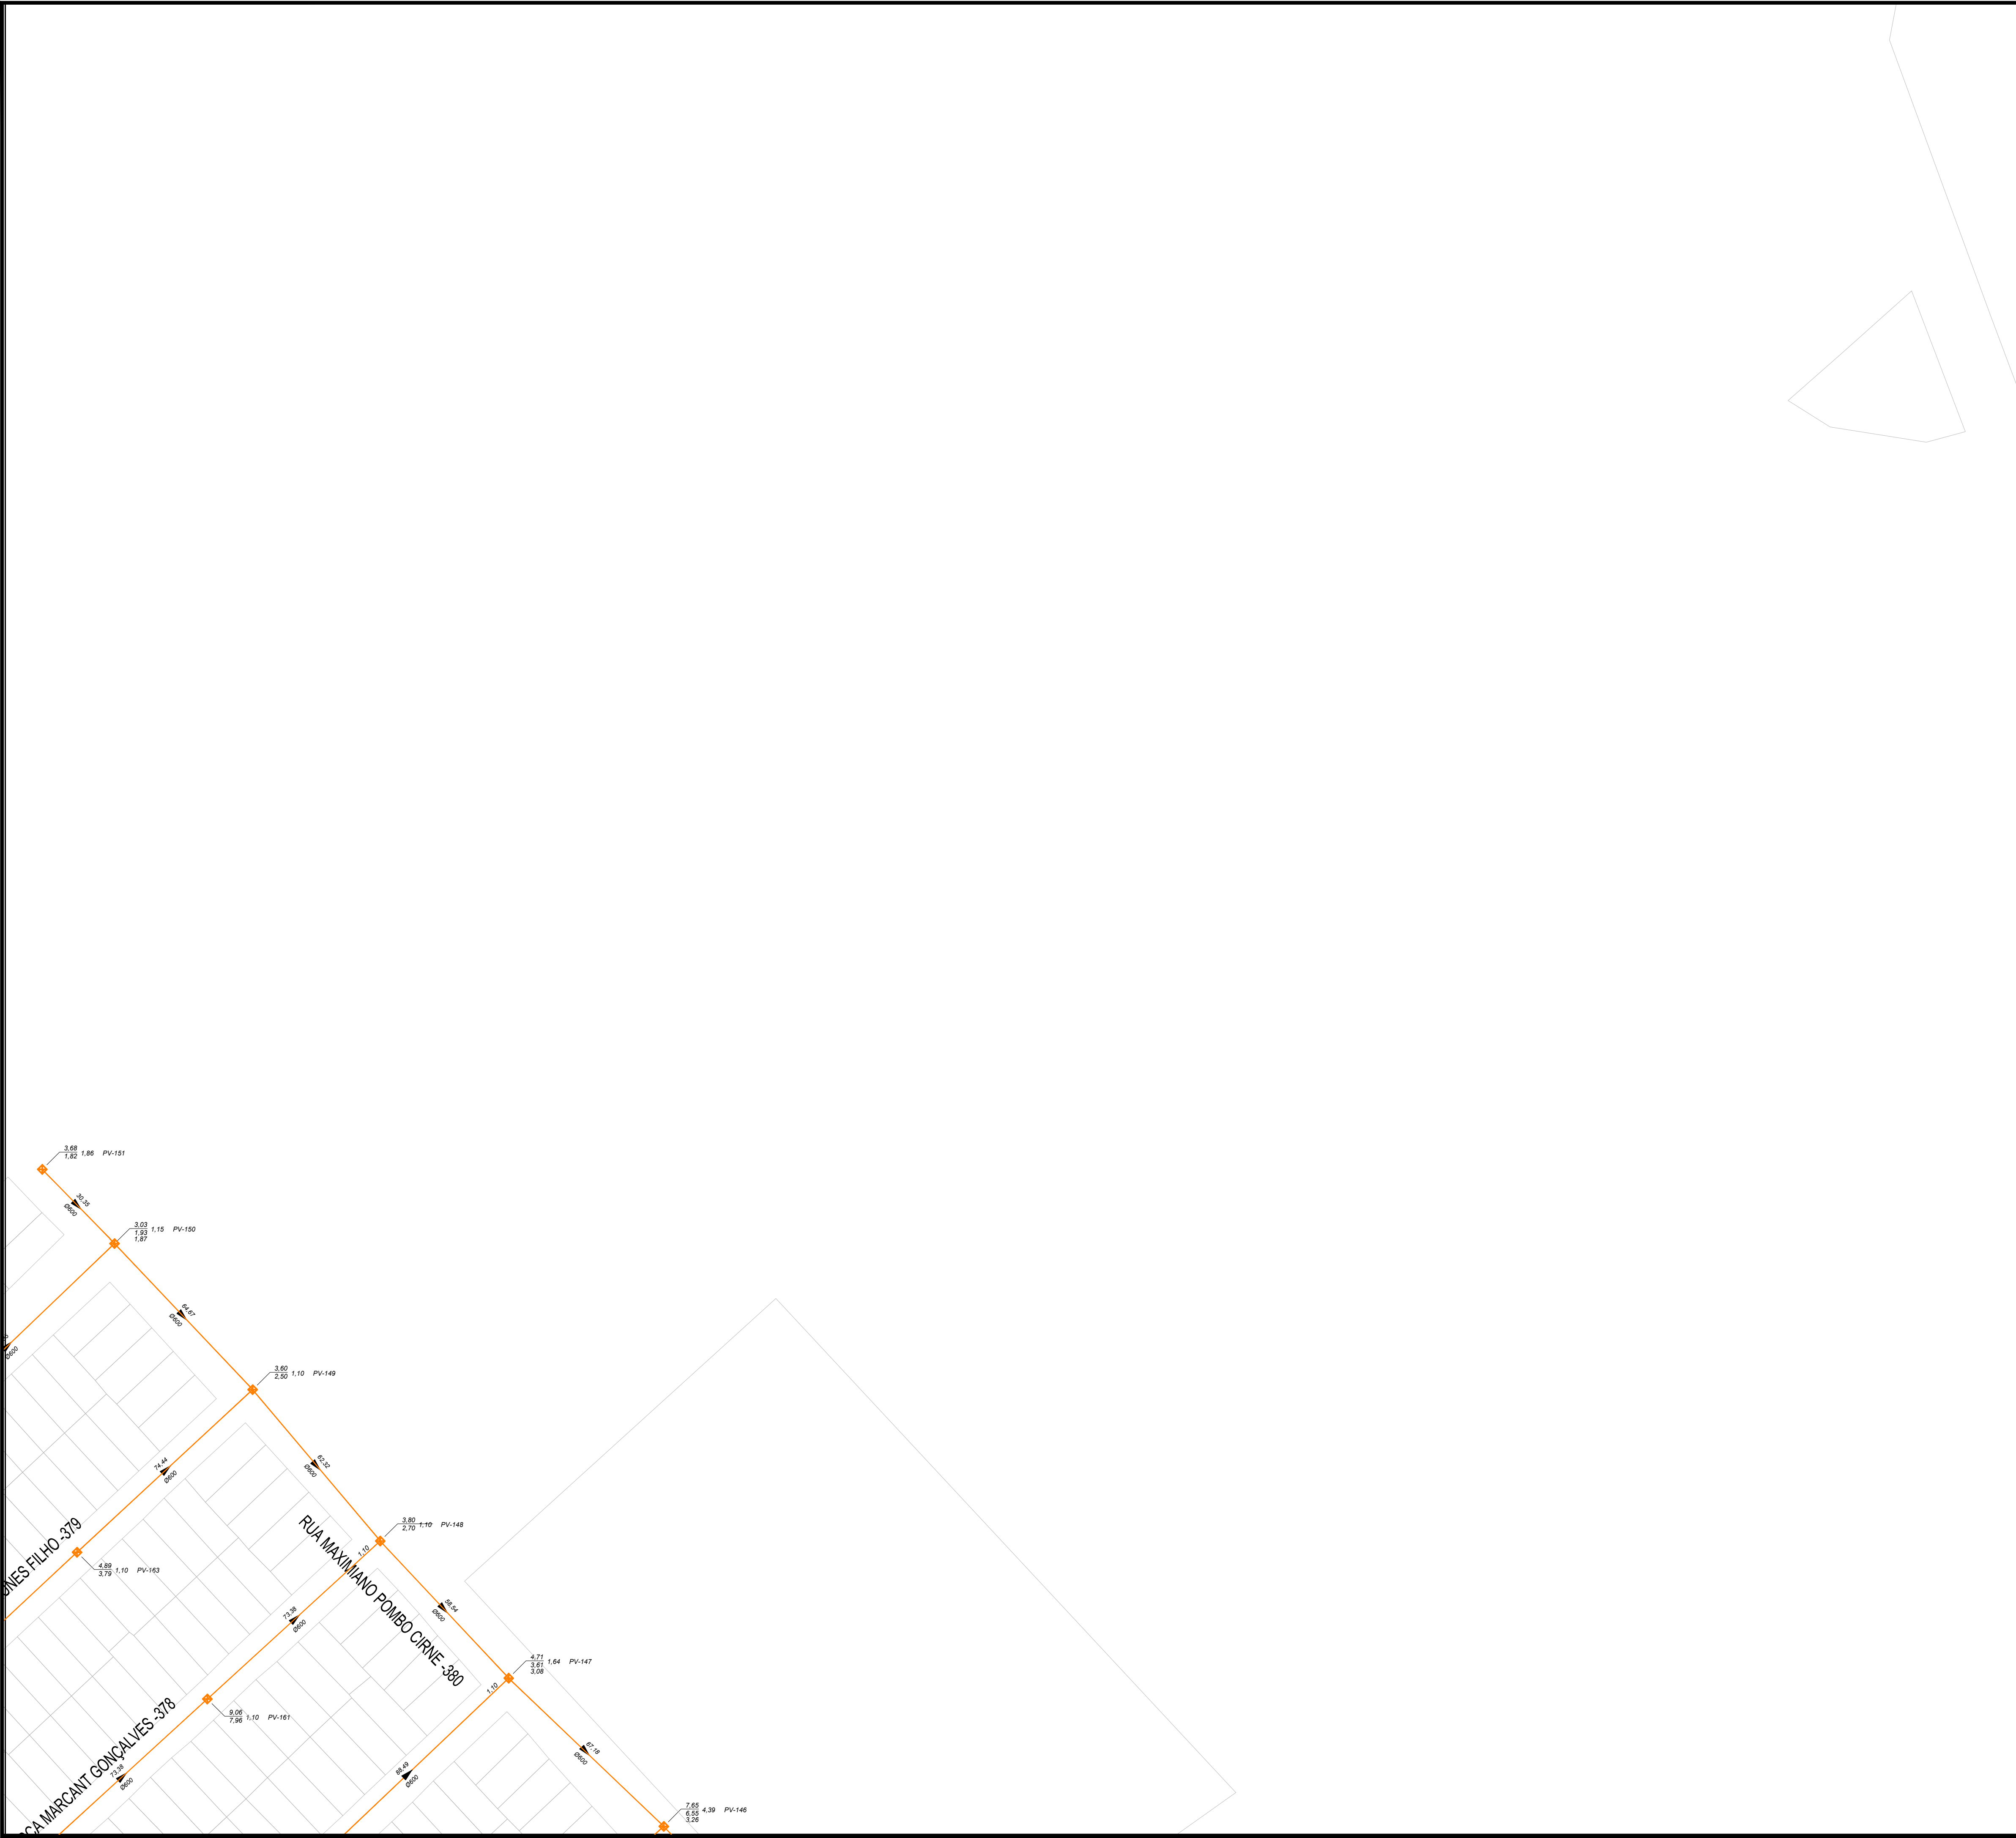

PLANTA-CHAVE

LEGENDA:

- Tubo Coletor Pluvial de Concreto Armado
- Sentido do Fluxo
- Poço de Vista (PV)

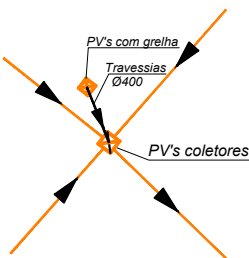

Serviço Autônomo de Saneamento de Pelotas
Departamento de Projetos

Número de Cadastro

Observação:

Discriminação:

Sistema de Drenagem Pluvial
Rede Coletora de Esgotos Pluvial
Loteamento Vasco Pires e Solar da Figueira
Planta Baixa

Projeto: **Mirêla Faria**
Eng.º Civil Mirela Miranda CREA 146.401 RS

Topografia:


Desenho:

Nº. da Prancha:
03/07

Arquivo:

Escala:
1/1000

Data:
Set/2024

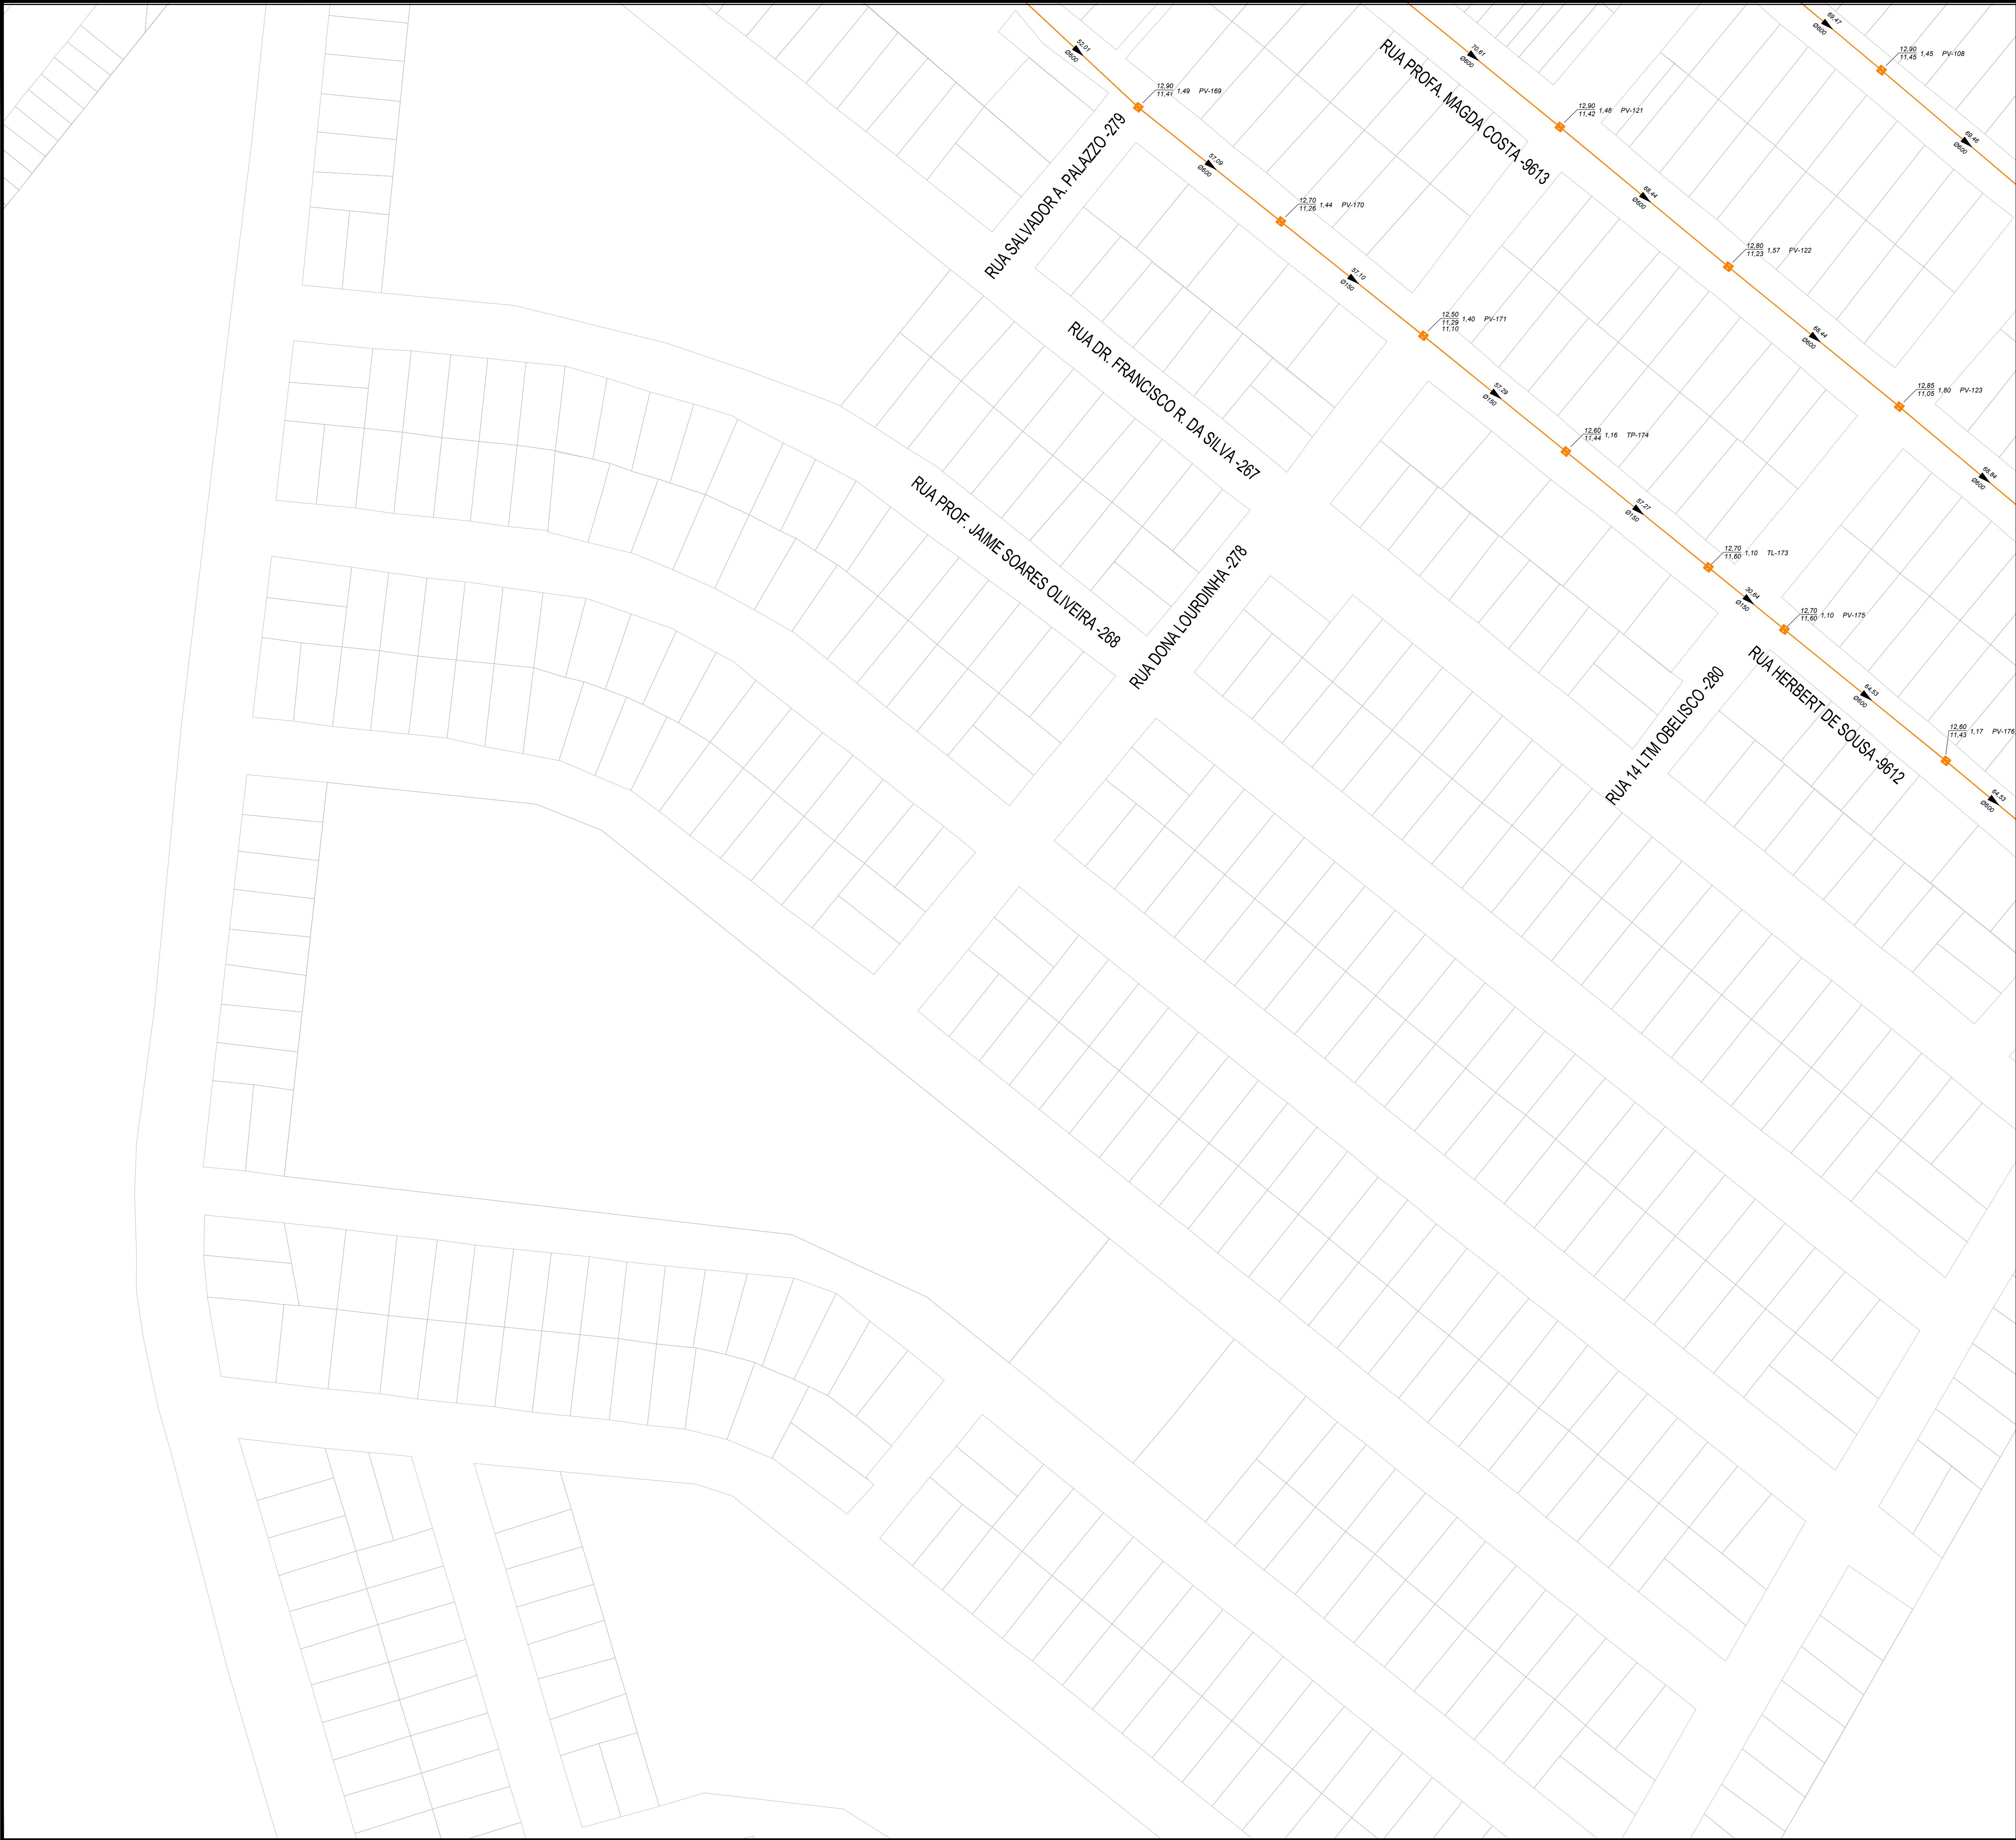

PLANTA-CHAVE

LEGENDA:

- Tubo Coletor Pluvial de Concreto Armado
- Sentido do Fluxo
- Pogo de Vista (PV)



Serviço Autônomo de Saneamento de Pelotas
Departamento de Projetos

Número de Cadastro
[] [] [] [] [] []

Observação:

Discriminação:

Sistema de Drenagem Pluvial
Rede Coletora de Esgotos Pluvial
Loteamento Vasco Pires e Solar da Figueira
Planta Baixa

Nº. da Francha:
04/07

Arquivo:



Escala:
1/1000

Data:
Set/2024

Projeto: Mirela Faria
Engª. Civil Mirela Miranda CREA 146.401 RS

Topografia:


Desenho:

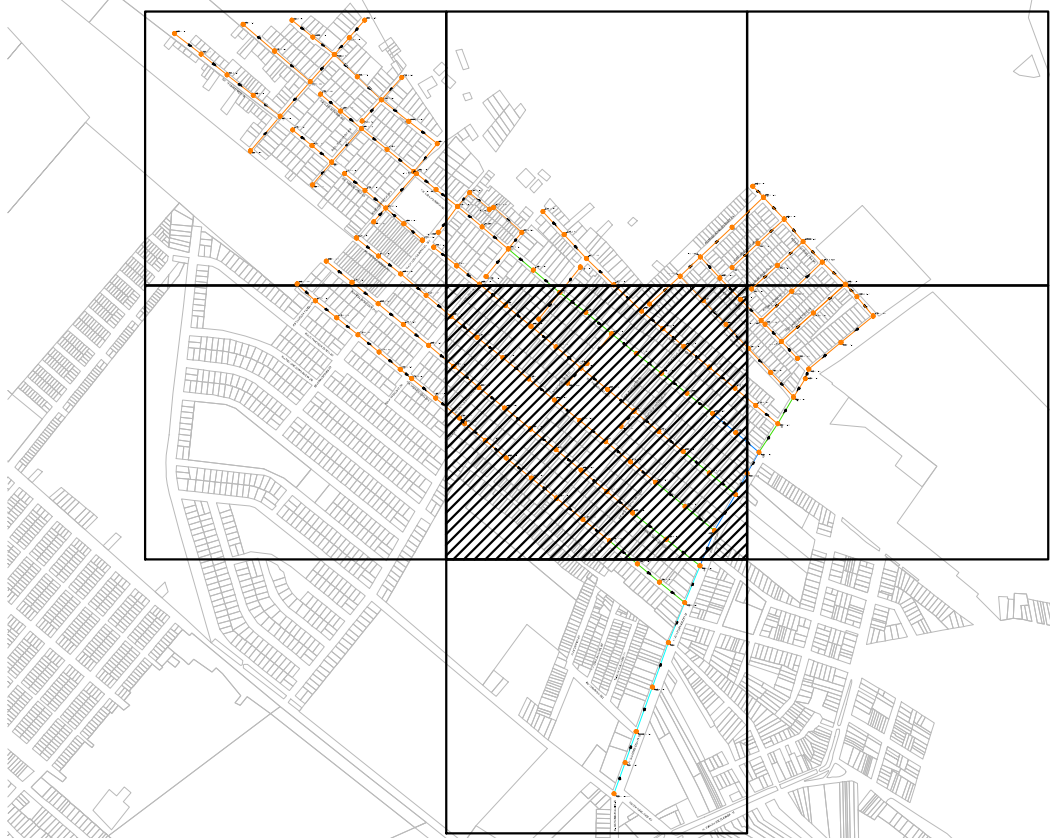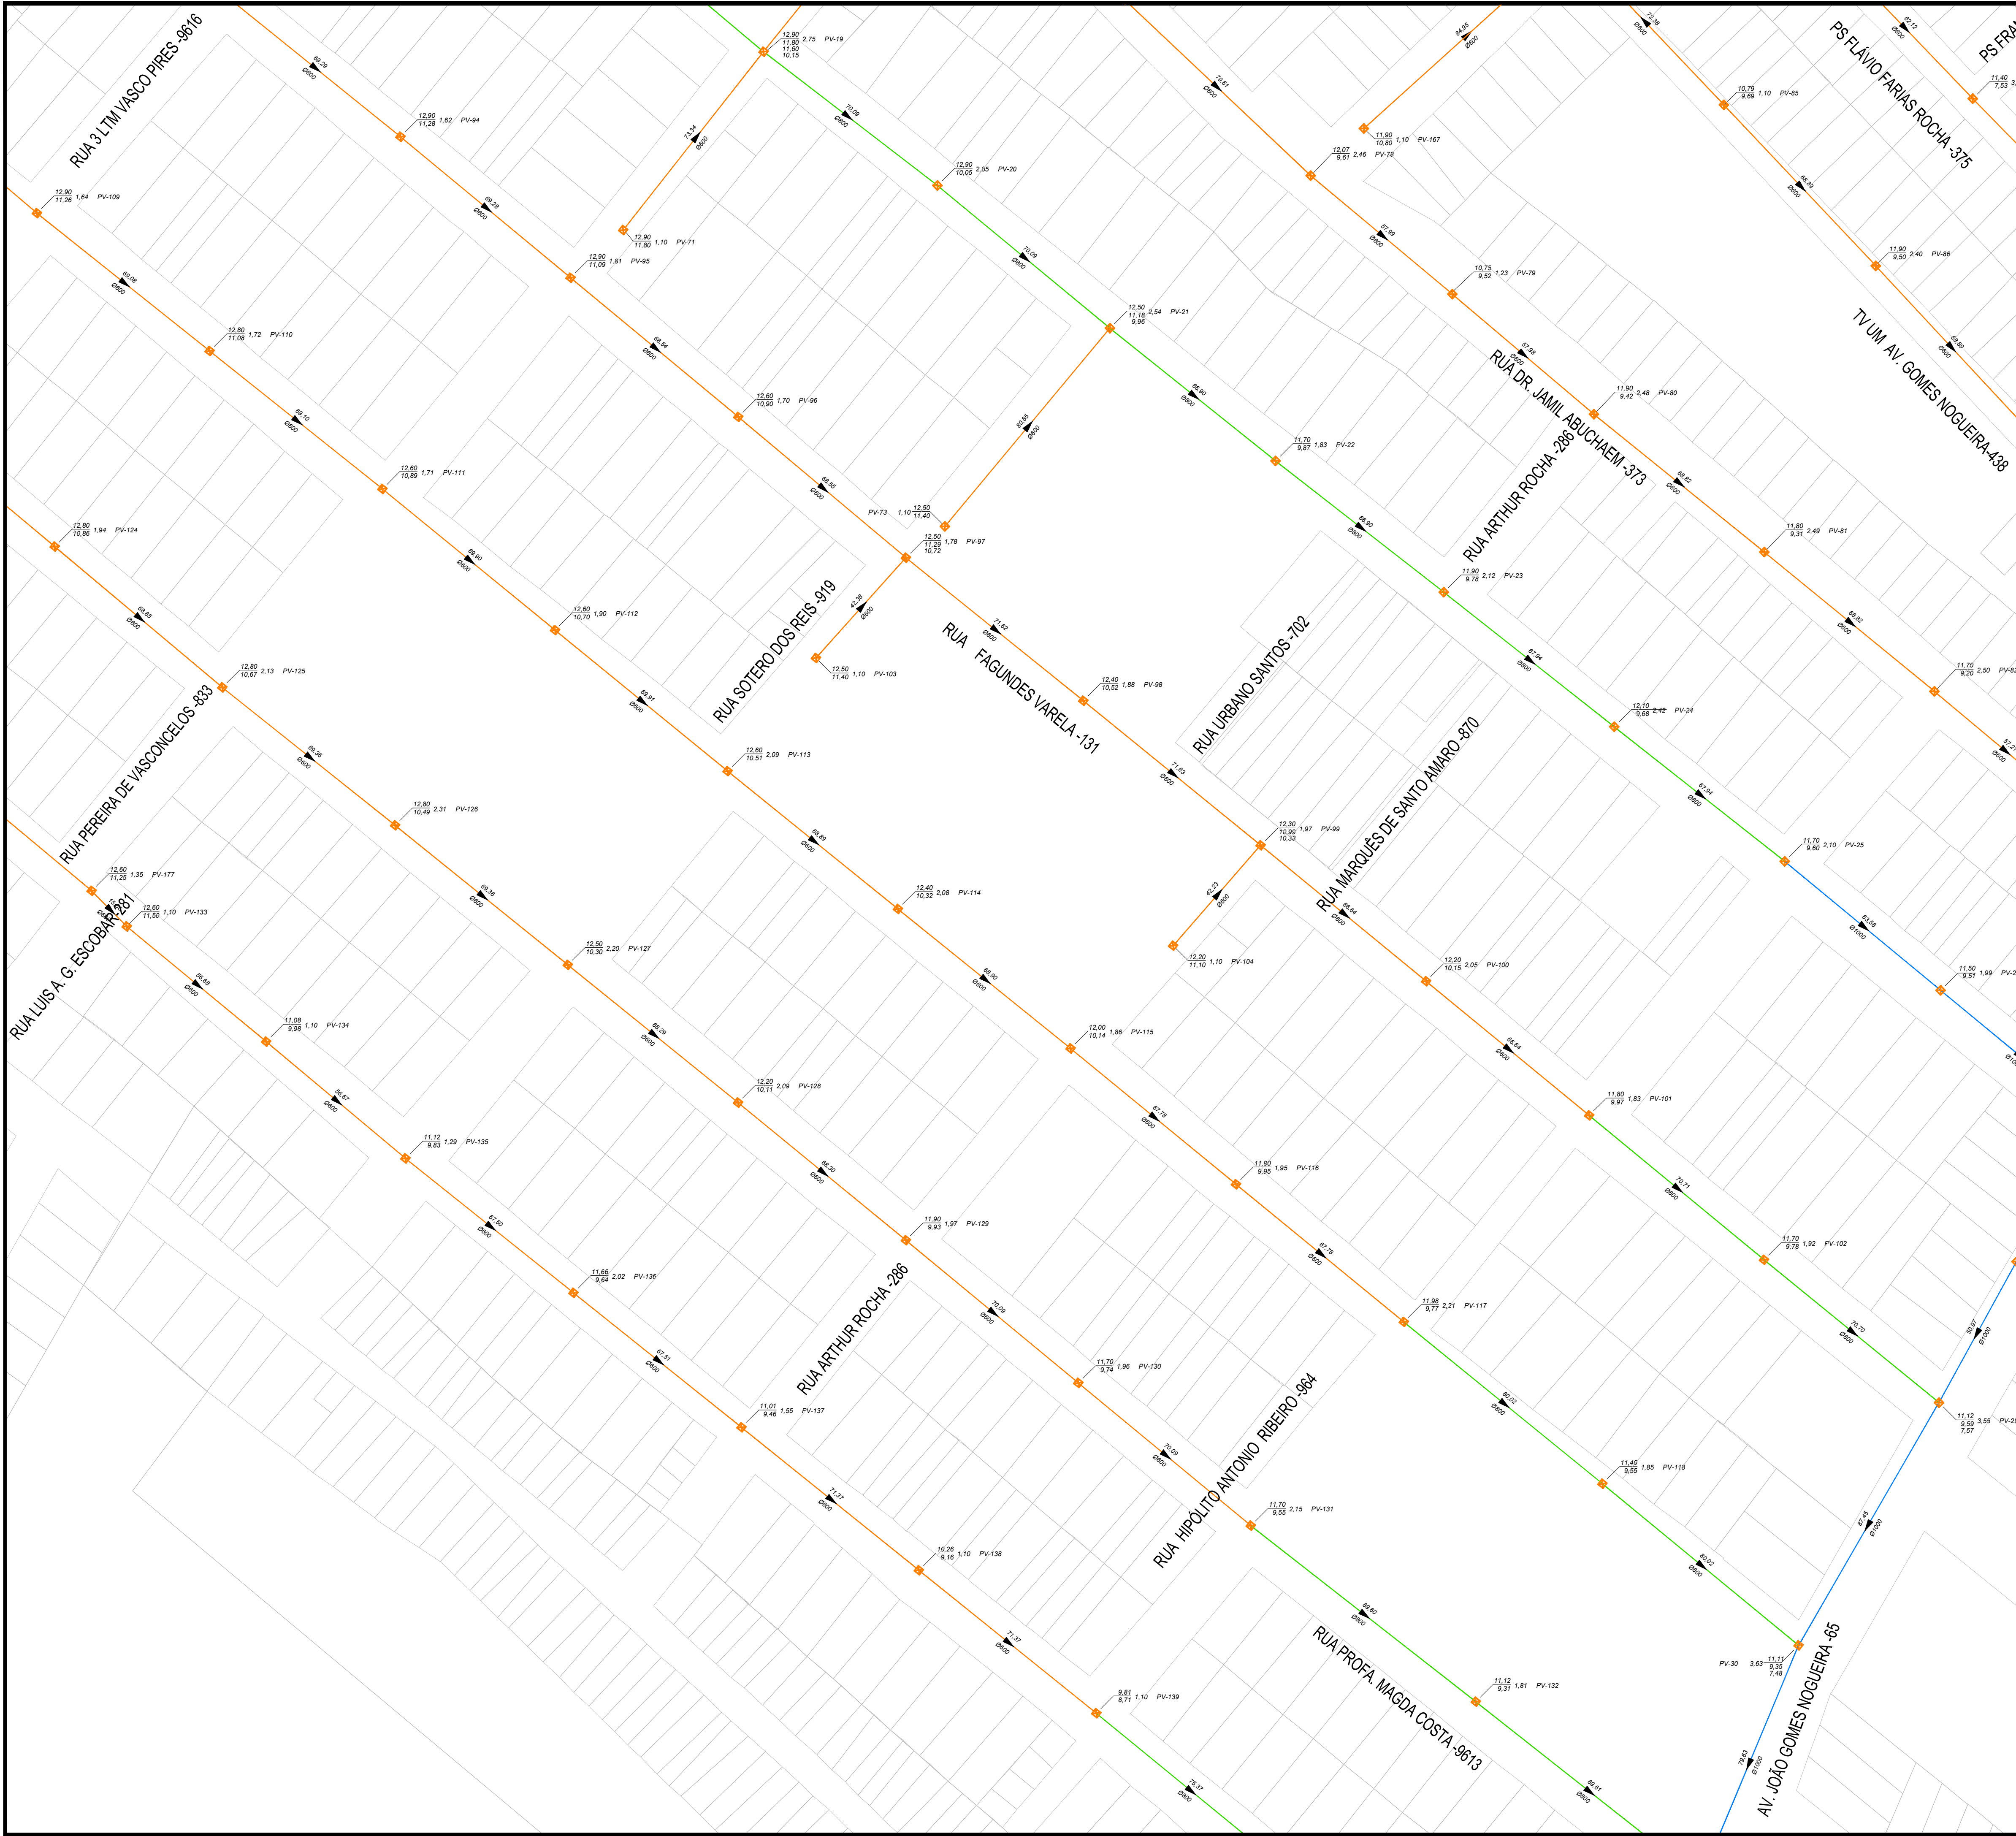

PLANTA-CHAVE

LEGENDA:

- Tubo Coletor Pluvial de Concreto Armado
- Sentido do Fluxo
- Poço de Visita (PV)

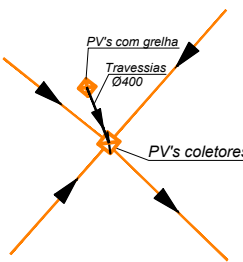

Serviço Autônomo de Saneamento de Pelotas
Departamento de Projetos

Número de Cadastro

Discriminação:

Sistema de Drenagem Pluvial
Rede Coletora de Esgotos Pluvial
Loteamento Vasco Pires e Solar da Figueira
Planta Baixa

Projeto: Mirela Faria
Engª. Civil Mirela Miranda CREA 146.401 RS

Topografia:

Desenho:



Observação:

Nº. da Prancha:
05/07

Arquivo:

Escala:
1/1000


Data:
Set/2024

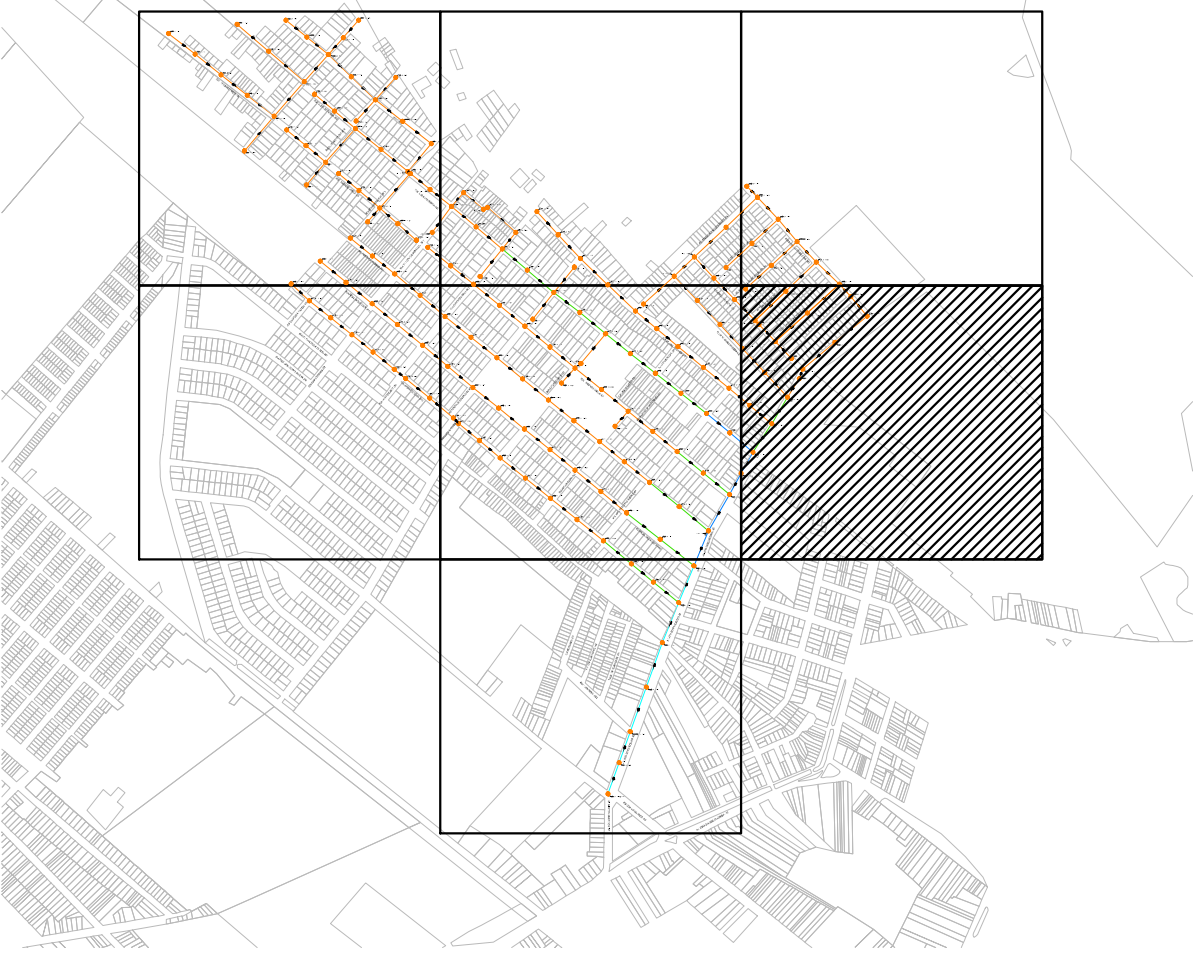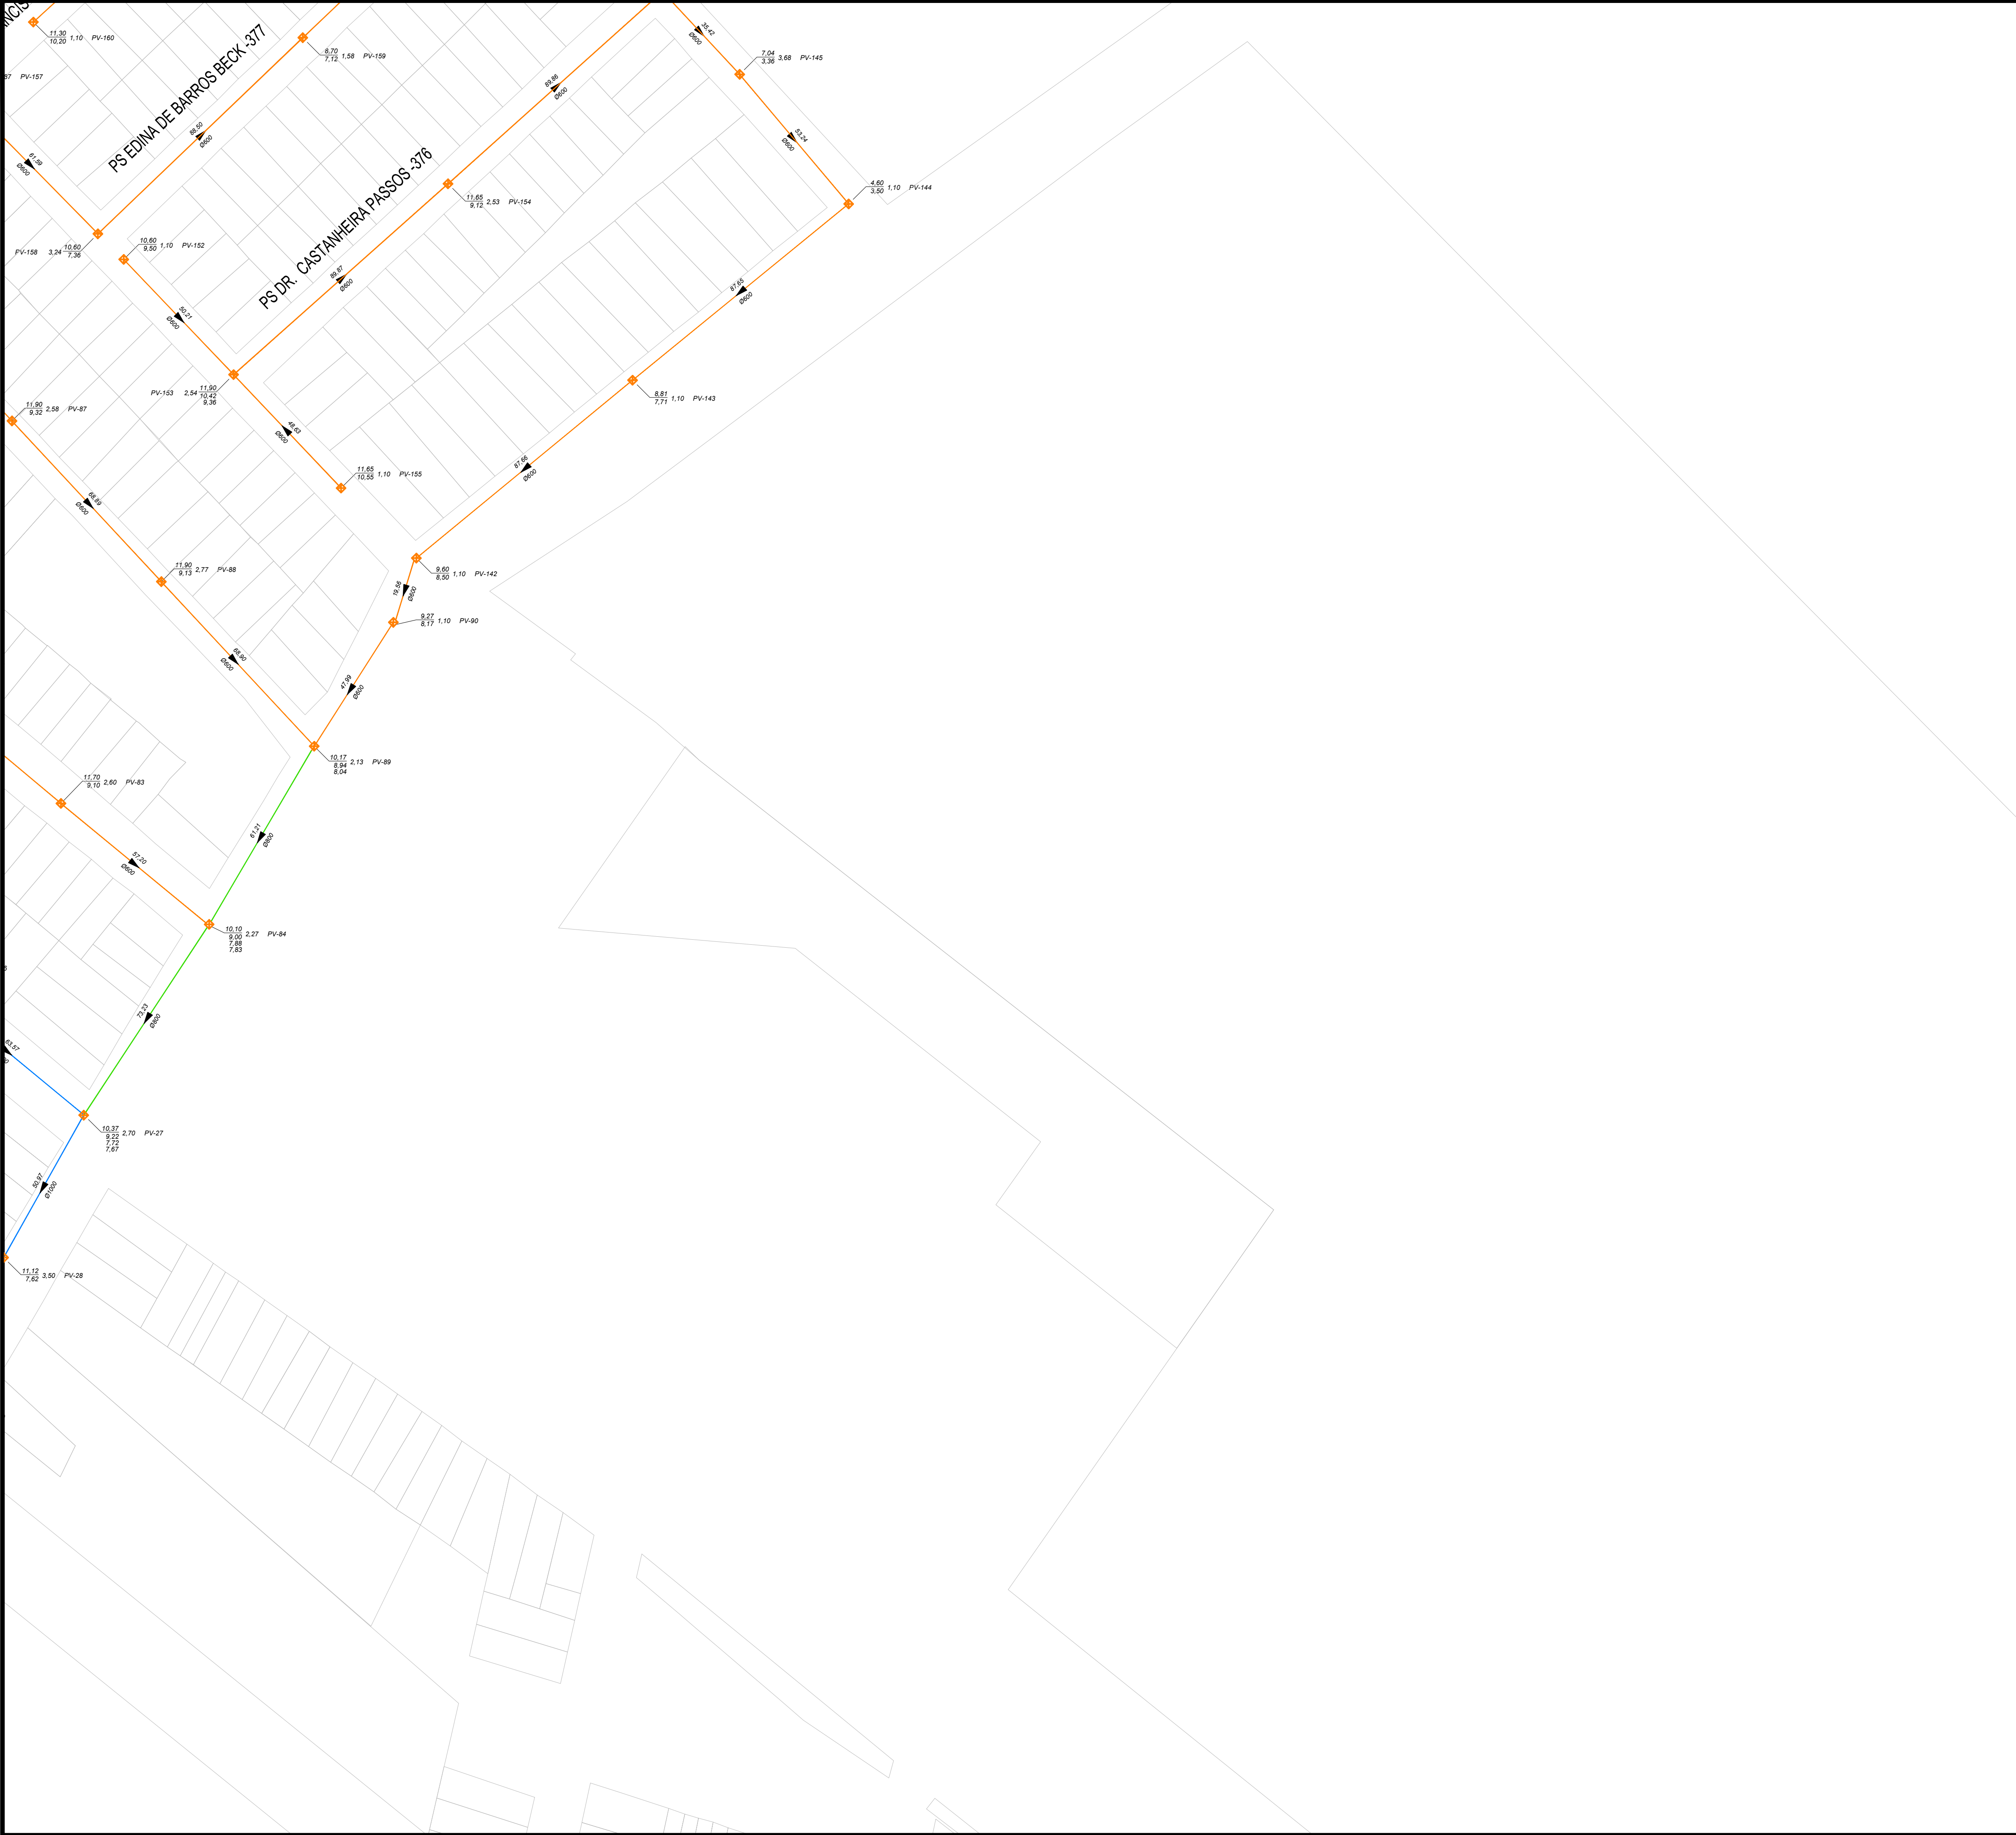

PLANTA-CHAVE

LEGENDA:

- Tubo Coletor Pluvial de Concreto Armado
- Sentido do Fluxo
- Pogo de Vista (PV)

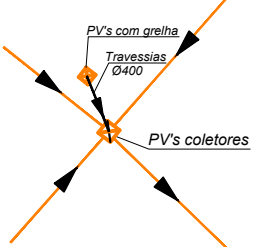

Serviço Autônomo de Saneamento de Pelotas
Departamento de Projetos

Número de Cadastro
[] [] [] [] [] []

Observação:

Discriminação:

Sistema de Drenagem Pluvial
Rede Coletora de Esgotos Pluvial
Loteamento Vasco Pires e Solar da Figueira
Planta Baixa

Nº. da Prancha:
06/07

Arquivo:

Escala:
1/1000

Data:
Set/2024

Projeto: Mirêla Faria
Eng.º Civil Mirela Miranda CREA 146.401 RS

Topografia:

Desenho:

