


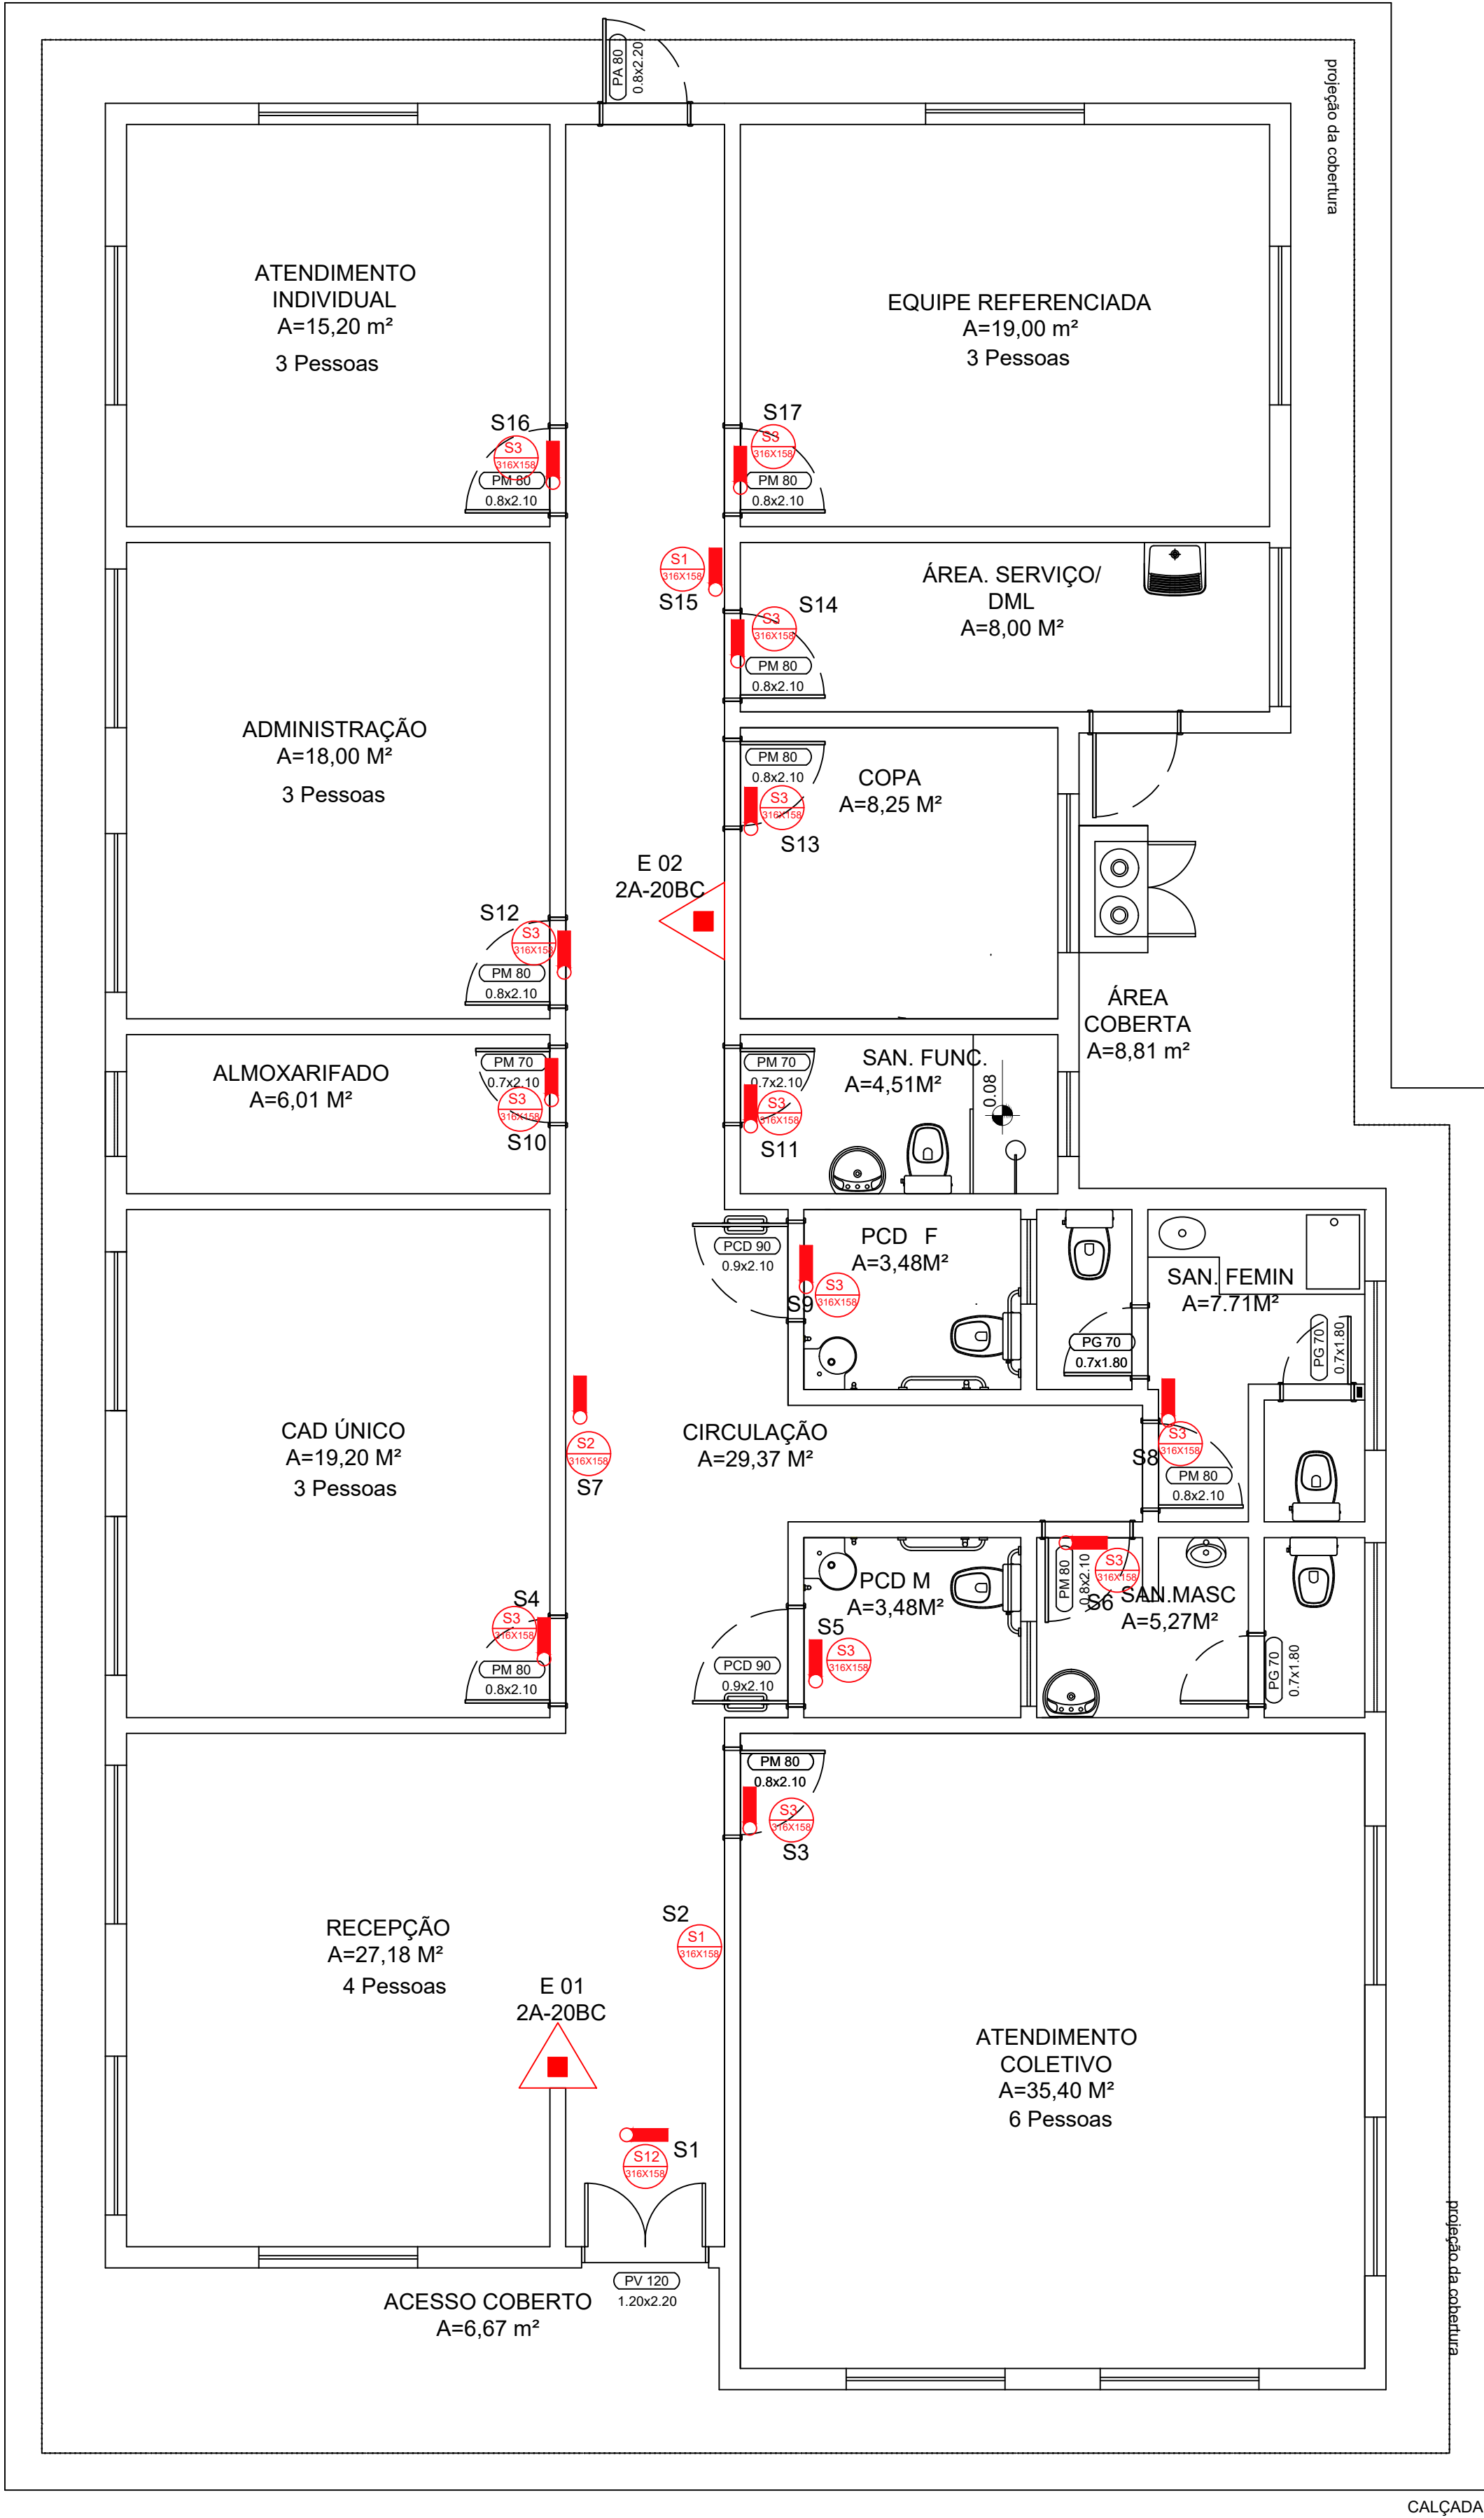

LEGENDA

S1
116X159

PLACA DE SAÍDA A DIREITA

S2
116X159

PLACA DE SAÍDA A ESQUERDA

S3
116X159

PLACA DE ROTA DE FUGA PARA FRENTE

S6
116X159

PLACA DE ROTA DE FUGA - DESCIDA PARA A DIREITA

S7
116X159

PLACA DE ROTA DE FUGA - DESCIDA PARA A ESQUERDA

S8
116X159

PLACA DE ROTA DE FUGA NA DESCIDA DA ESCADA, LADO DIREITO

S9
116X159

PLACA DE ROTA DE FUGA NA DESCIDA DA ESCADA, LADO ESQUERDO

S12
116X159

PLACA DE SAÍDA

S17
224X224

PLACA DE INDICAÇÃO DO NÚMERO DO PAVIMENTO

S18
116X159

PLACA DE FORMA DE ACIONAMENTO DA BARRA ANTIPÂNICO

A7
L-340

PLACA DE CUIDADO, RISCO DE CHOQUE ELÉTRICO

P1
Ø252

PLACA DE PROIBIDO FUMAR

P2
Ø252

PLACA DE PROIBIDO PRODUIR CHAMAS

EXTINTOR PORTÁTIL DE PÓ QUÍMICO SECO ABC

EXTINTOR PORTÁTIL DE PÓ QUÍMICO SECO BC

EXTINTOR PORTÁTIL DE ÁGUA PRESSURIZADA - AP

EXTINTOR PORTÁTIL DE GÁS CARBÔNICO BC

ACIONADOR MANUAL DO ALARME DE INCÊNDIO

CENTRAL DO ALARME DE INCÊNDIO

LUMINÁRIA DE BALIZAMENTO

LUMINÁRIA DE ACLARAMENTO

BLOCO AUTÔNOMO

Prefeitura Municipal de Agudo

CNPJ: 87531976000179
Avenida Tiradentes, 1625
Bairro Centro, RS, BRASIL

OBRA

CENTRO DE REFERÊNCIA DE ASSISTÊNCIA SOCIAL - CRAS

LOCAL

RUA ARNILDO EHLE, Nº 377 - BAIRRO CAIÇARA - AGUDO - RS

PROJETO

PPCI

ASSUNTO

Ppci

RESPONSÁVEL TÉCNICO

Nome: Mateus da Costa
CPF: ***.636.250-**
Assinado com certificado digital avançado

Mateus da Costa
Engenheiro Civil Crea RS 200556

PROPRIETÁRIO DA OBRA

Luis Henrique Kittel - Prefeito Municipal

ESCALA

indicada

DATA

Setembro / 2025

ÁREA PROJETO

248,81 m²

A.R.T. / R.R.T.

14216619

PRANCHA

1/1

Planta Baixa de Instalações de Prevenção Contra Incendio
Escala 1:50

