



## ASSINATURA ELETRÔNICA

**Complemento de assinaturas presentes no documento**

**Código para verificação: 6a0f-4c2e-fc08-4f41-52d7-8bdf**


---

Assinado por **Luana Bohr** em 21/05/2026 às 15:17:21  
Identificador Único: **SVNRAJFmzyugzZ5PUNHRST**


---


Para verificar a validade das assinaturas, acesse: <https://ibiruba.aprova.com.br/consulta?documentAuthenticatorCode=6a0f-4c2e-fc08-4f41-52d7-8bdf>

---

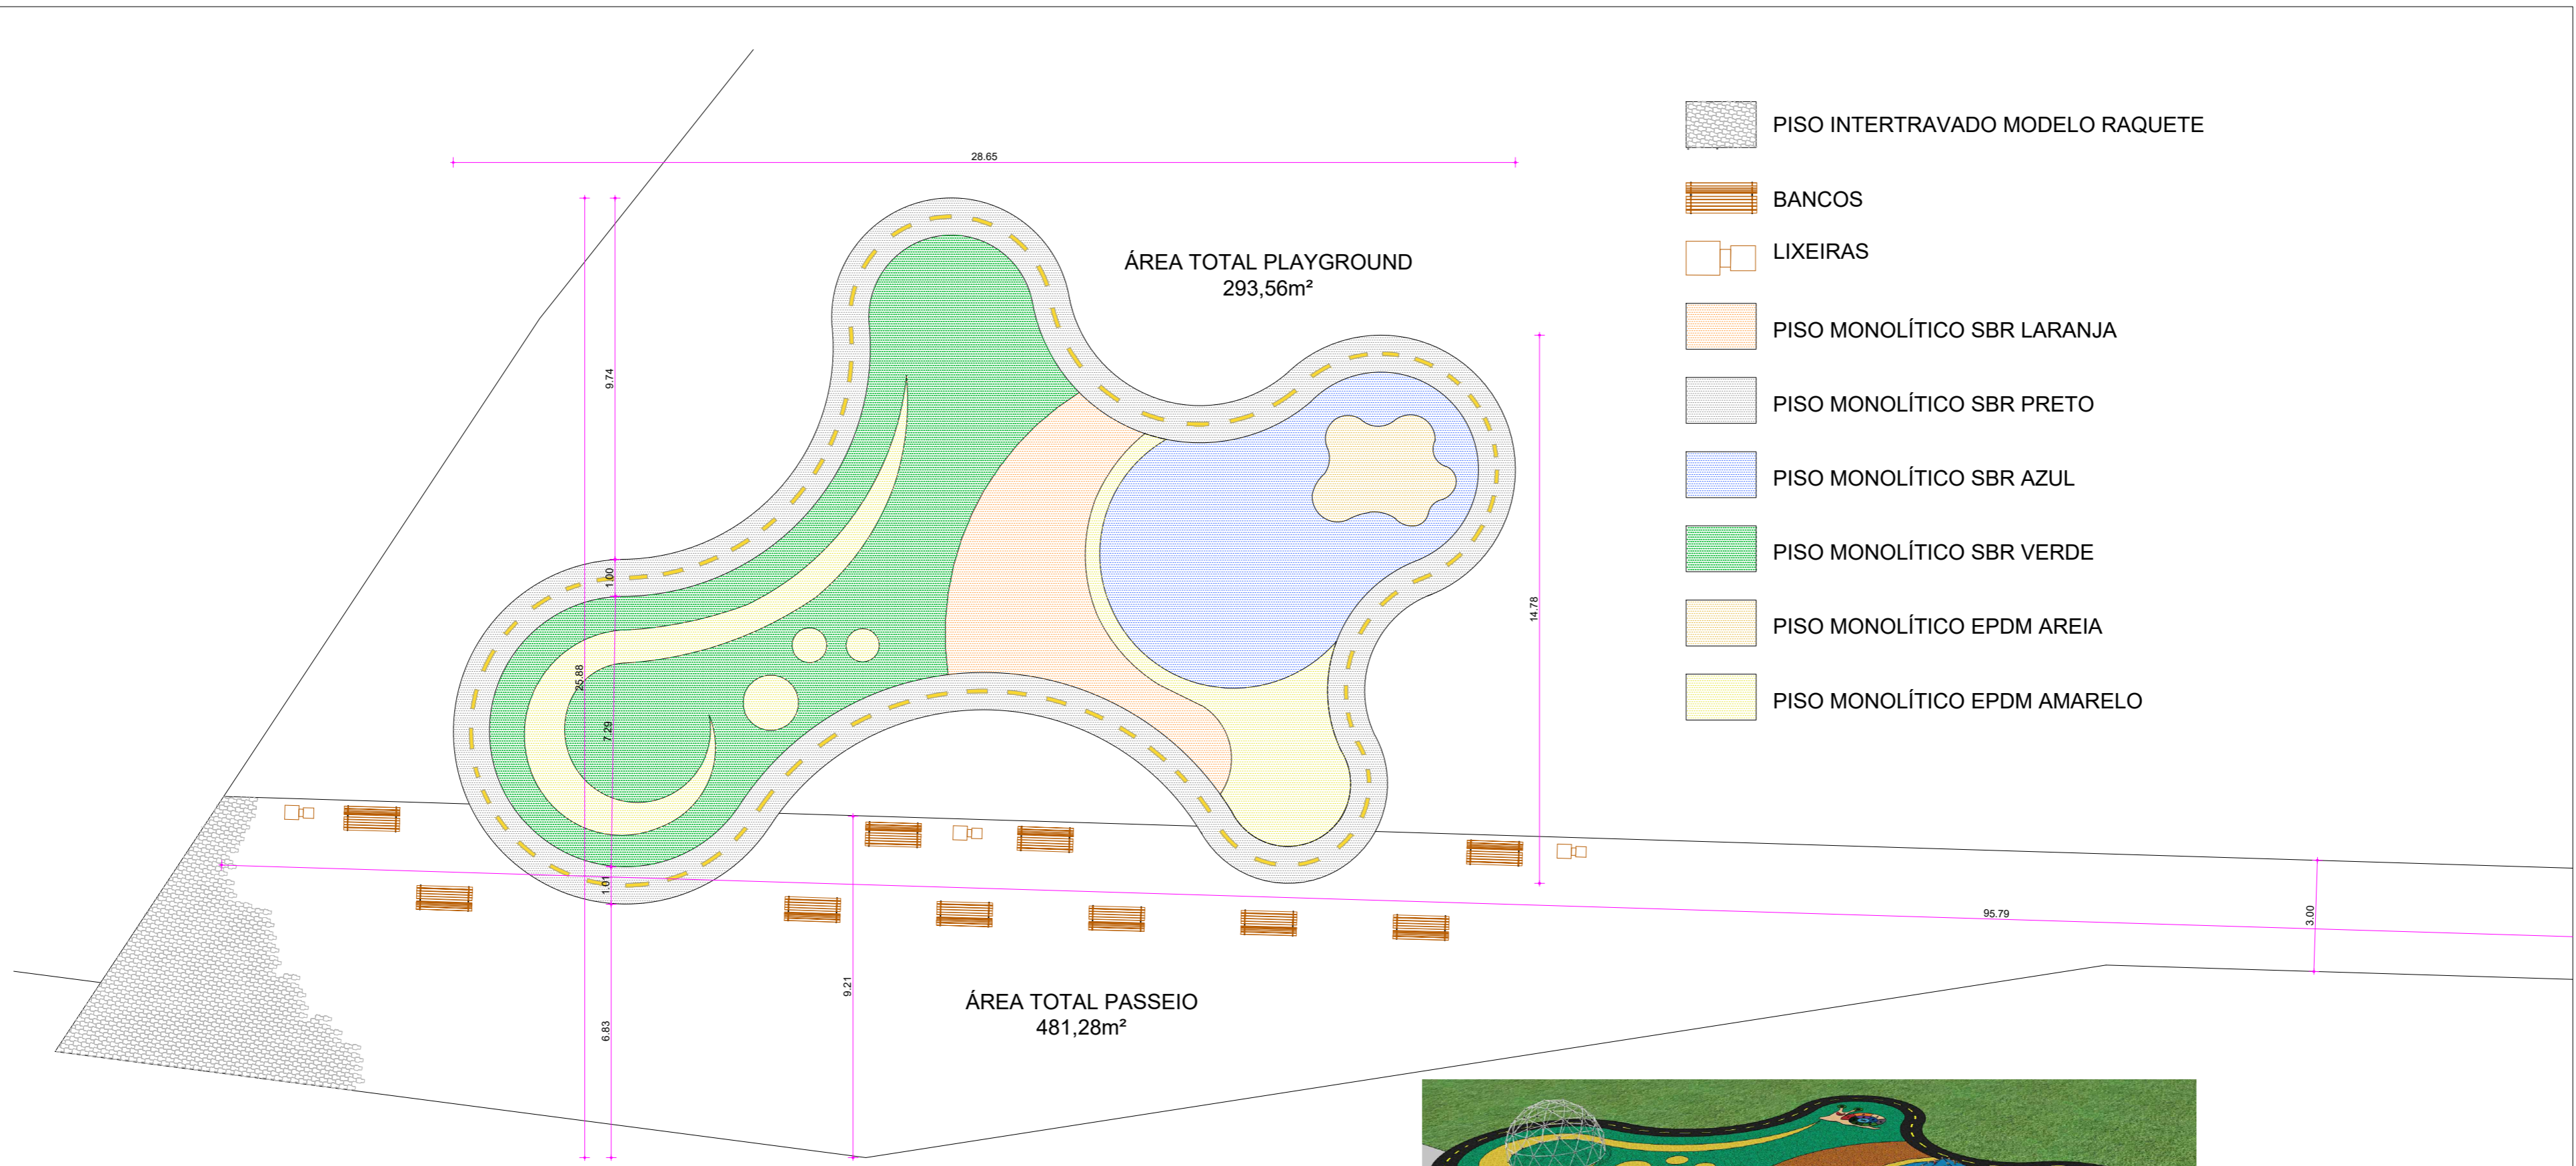

-  PISO INTERTRAVADO MODELO RAQUETE
-  BANCOS
-  LIXEIRAS
-  PISO MONOLÍTICO SBR LARANJA
-  PISO MONOLÍTICO SBR PRETO
-  PISO MONOLÍTICO SBR AZUL
-  PISO MONOLÍTICO SBR VERDE
-  PISO MONOLÍTICO EPDM AREIA
-  PISO MONOLÍTICO EPDM AMARELO

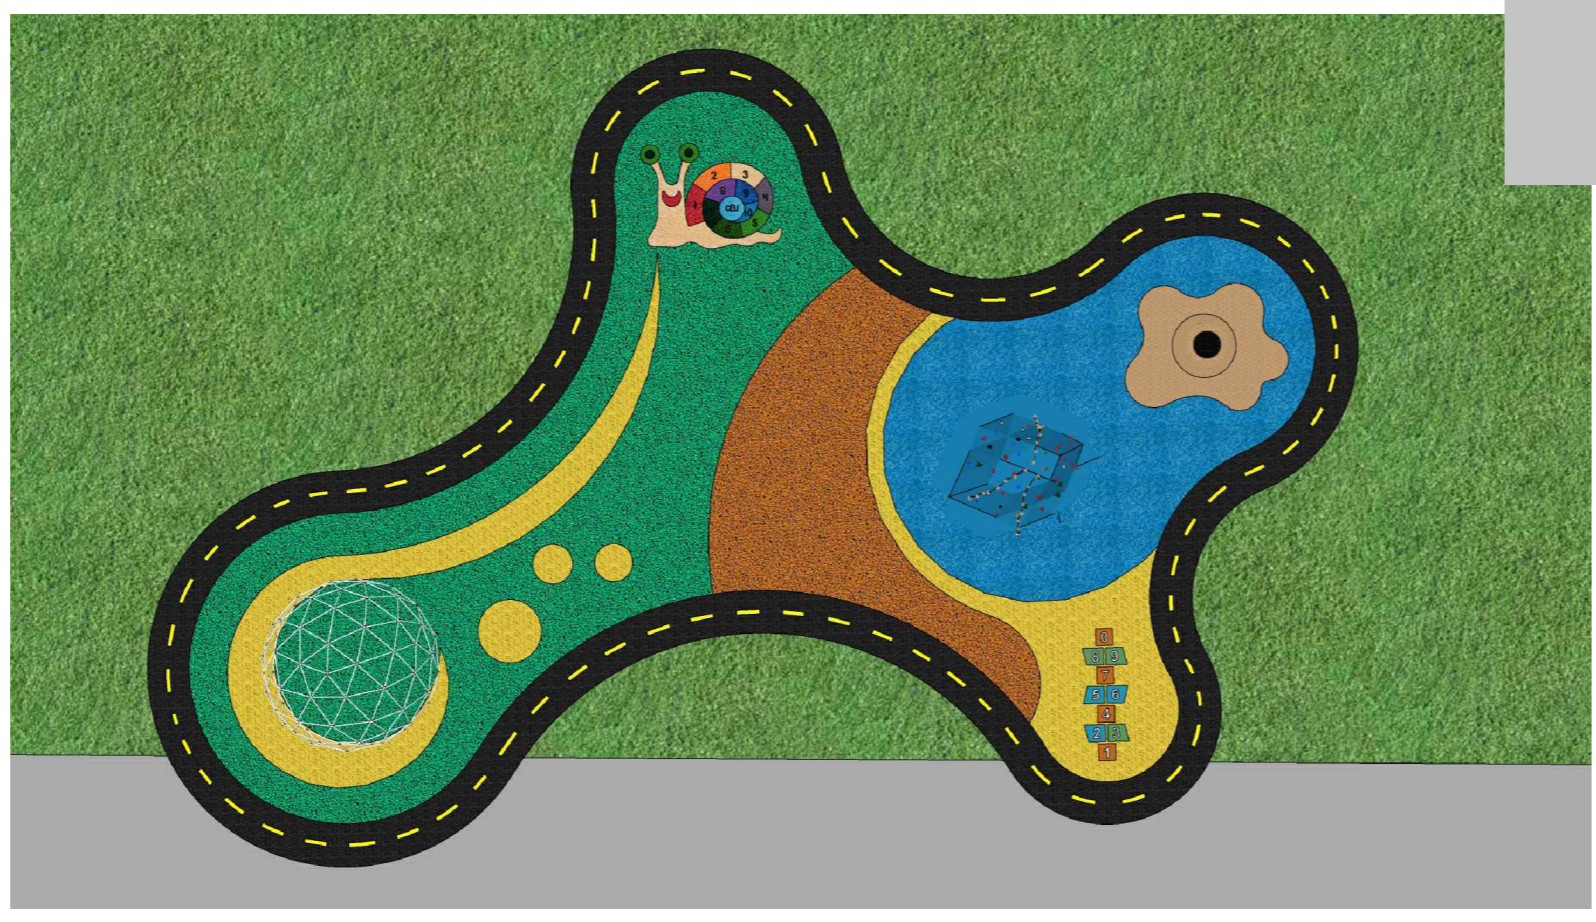



## MUNICÍPIO DE IBIRUBÁ

PROJETO PLAYGROUND PRAÇA BAIRRO SANTA HELENA

OBRA <b>AVENIDA FRANCISCO EMÍLIO TREIN</b>	PLANTAS PLANTA BAIXA, IMPLANTAÇÃO	
PROPRIETÁRIO MUNICÍPIO DE IBIRUBÁ CNPJ 875643810001-10	PROJETO LUANA BOHRZ ARQUITETA CAU A72685-0	EXECUÇÃO
ESCALA <b>1/125</b>	DESENHO	PRANCHA <b>2/2</b>

## ASSINATURA ELETRÔNICA

**Complemento de assinaturas presentes no documento**

**Código para verificação: 6a0f-4c51-673c-d479-2c7c-b72d**


---

Assinado por **Luana Bohr** em 21/05/2026 às 15:17:55  
Identificador Único: **9Whvv56ZTGyRtghtVZ52jP**

---


Para verificar a validade das assinaturas, acesse: <https://ibiruba.aprova.com.br/consulta?documentAuthenticatorCode=6a0f-4c51-673c-d479-2c7c-b72d>

---

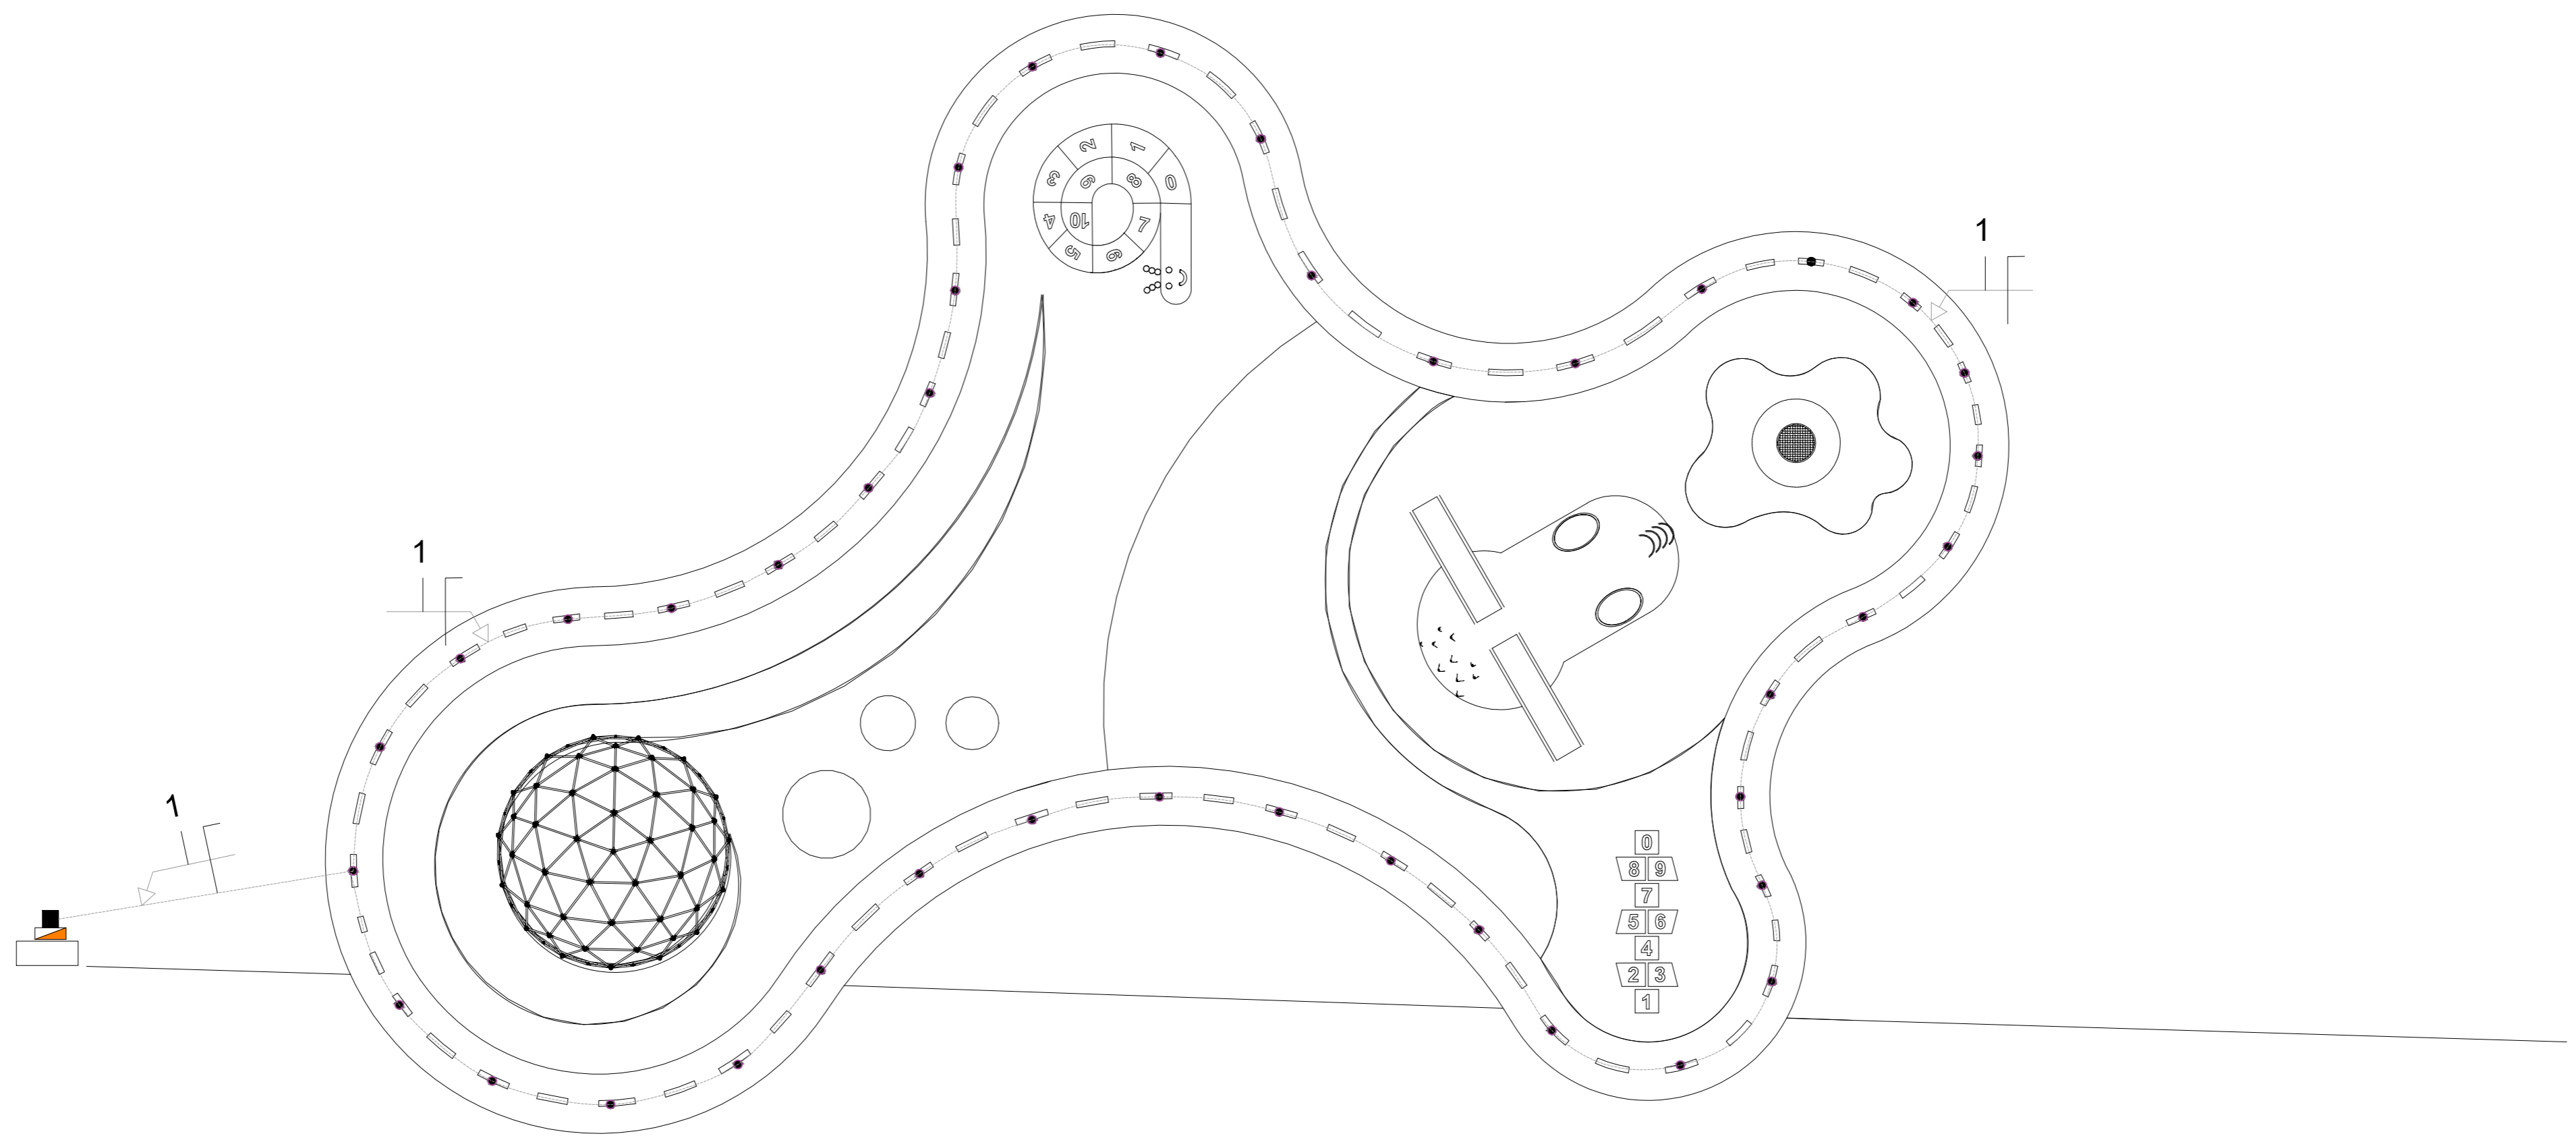

QUADRO DE CARGAS						
CIRCUITO	ILUMINAÇÃO	POTÊNCIA INSTALADA [W]	ACIONAMENTO	TENSÃO [V]	CORRENTE [A]	BITOLA DO FIO [mm²]
	●					
1	40 unid 3W	120	Comando 1x30A	220	0,54	2,50mm²
TOTAL	40 unid	120	--	--	0,54	--

LEGENDA	
SÍMBOLO	DESCRIÇÃO
●	Luminária de Piso, 3W LED
□	Entrada de energia monofásica
---	Tubulação PEAD PVC Ø3/4"
■	Caixa de passagem em alvenaria 300x300x300mm.
☐	Quadro de comando automático 1x30A, em caixa metálica, com disjuntor de proteção 30A, acionado por fotocélula 1000W.
Obs.:	Bitola da fiação conforme quadro de cargas;

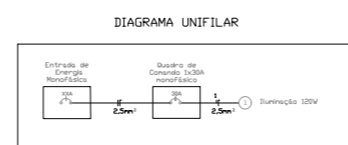

# MUNICÍPIO DE IBIRUBÁ

PROJETO PLAYGROUND PRAÇA BAIRRO SANTA HELENA

OBRA <b>AVENIDA FRANCISCO EMILIO TREIN</b>	PLANTAS PROJETO ELÉTRICO	
PROPRIETÁRIO MUNICÍPIO DE IBIRUBÁ CNPJ 875643810001-10	PROJETO LUANA BOHRZ ARQUITETA CAU A72685-0	EXECUÇÃO
ESCALA 1/125	DESENHO	PRANCHA 1/1

## ASSINATURA ELETRÔNICA

Complemento de assinaturas presentes no documento

Código para verificação: 6a0f-4c6e-6bd1-5c01-1341-fb48

---

Assinado por **Luana Bohrz** em 21/05/2026 às 15:18:25  
Identificador Único: **VG1VvsQ38YLMdqqPQtHruC**

---

Para verificar a validade das assinaturas, acesse: <https://ibiruba.aprova.com.br/consulta?documentAuthenticatorCode=6a0f-4c6e-6bd1-5c01-1341-fb48>

---