
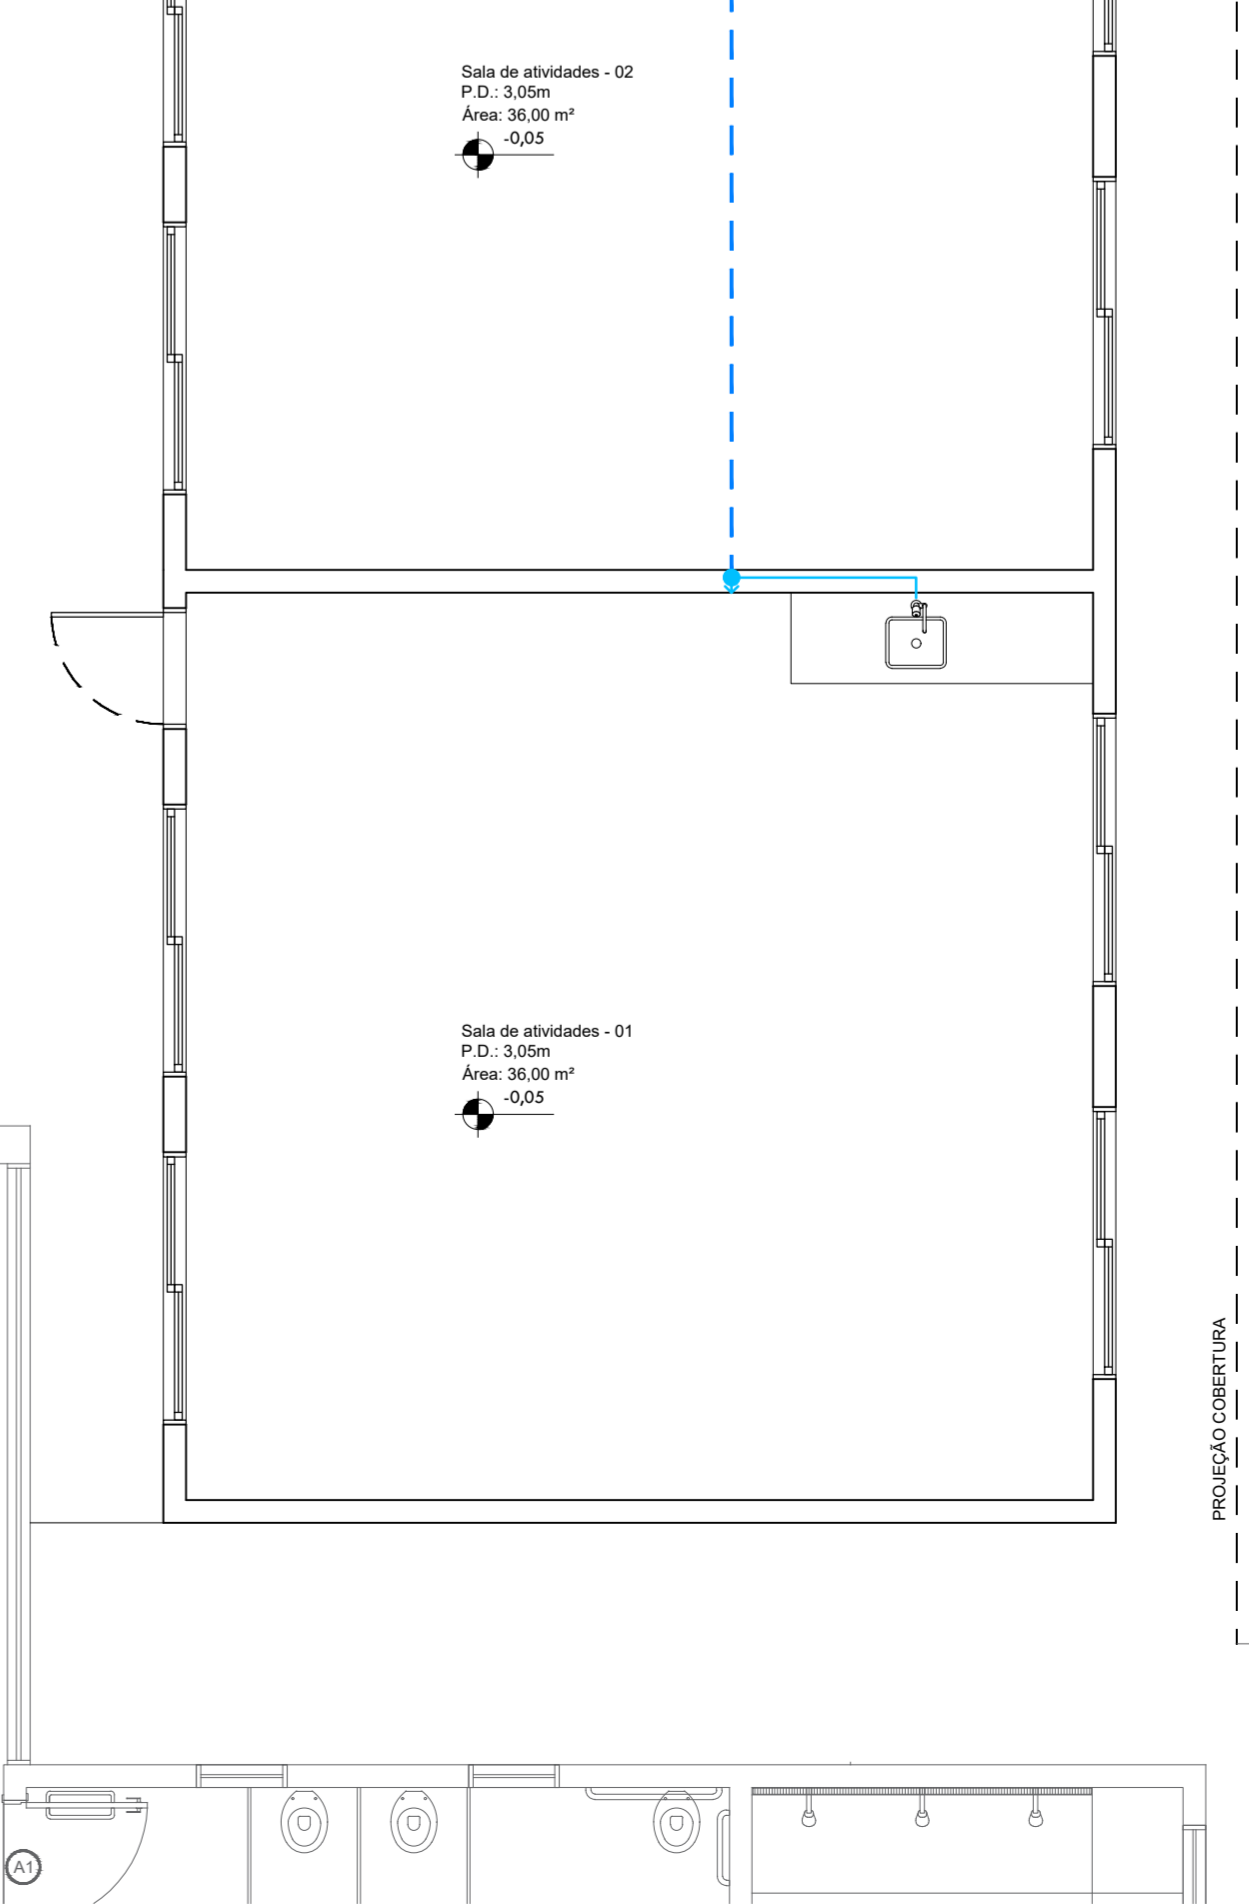
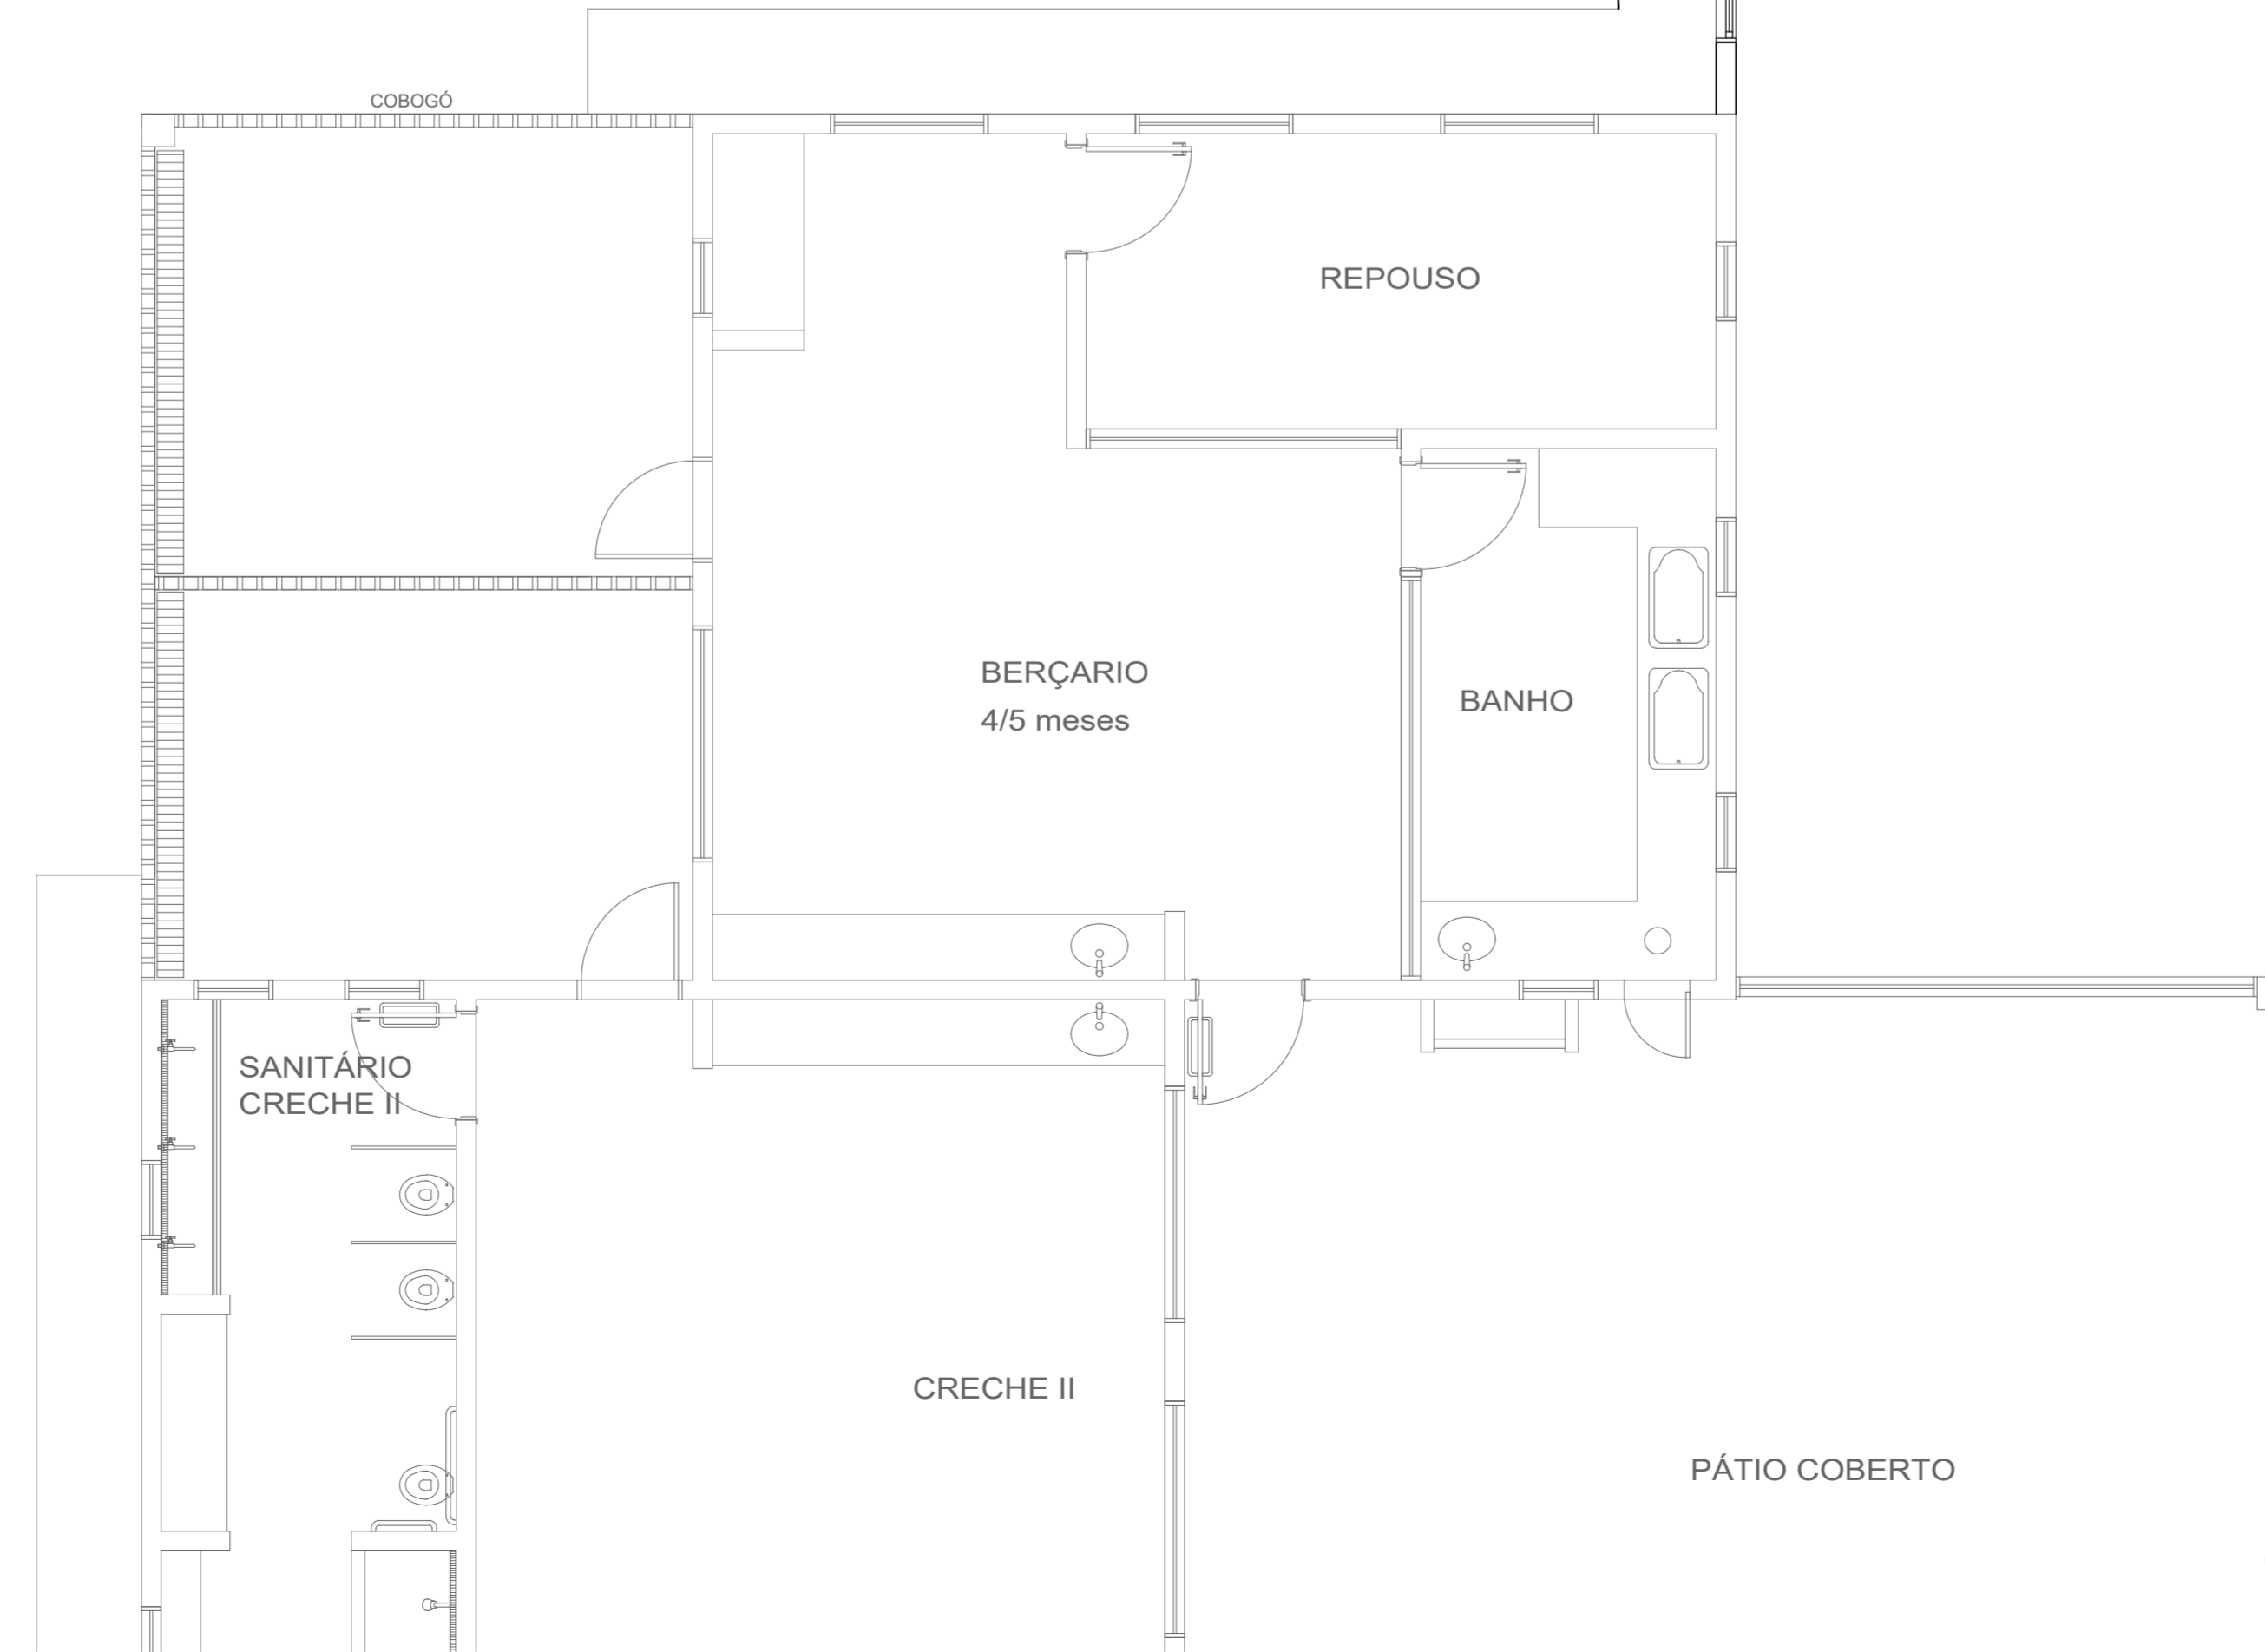
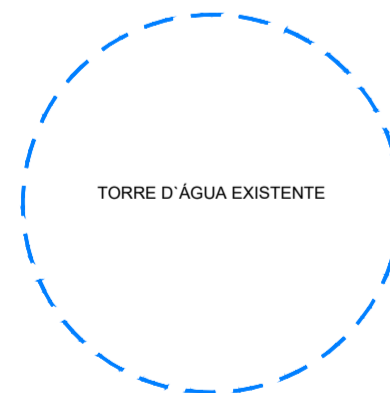


**PLANTA BAIXA HIDRÁULICO**  
Escala: 1/50

**OBSERVAÇÕES:**  
1) O PROJETO FOI ELABORADO CONFORME:  
- NBR 5520/1998;  
2) REGISTROS POSICIONADOS CONFORME MEMORIAL DESCRITIVO.

LEGENDAS	
	TUBULAÇÃO DE ÁGUA FRIA NO FORRO 020
	TUBULAÇÃO DE ÁGUA FRIA NA PAREDE 025
	TUBULAÇÃO DE ÁGUA FRIA NO PISO 025
	COLUNAS D'ÁGUA FRIA SUBINDO E DESCENDO

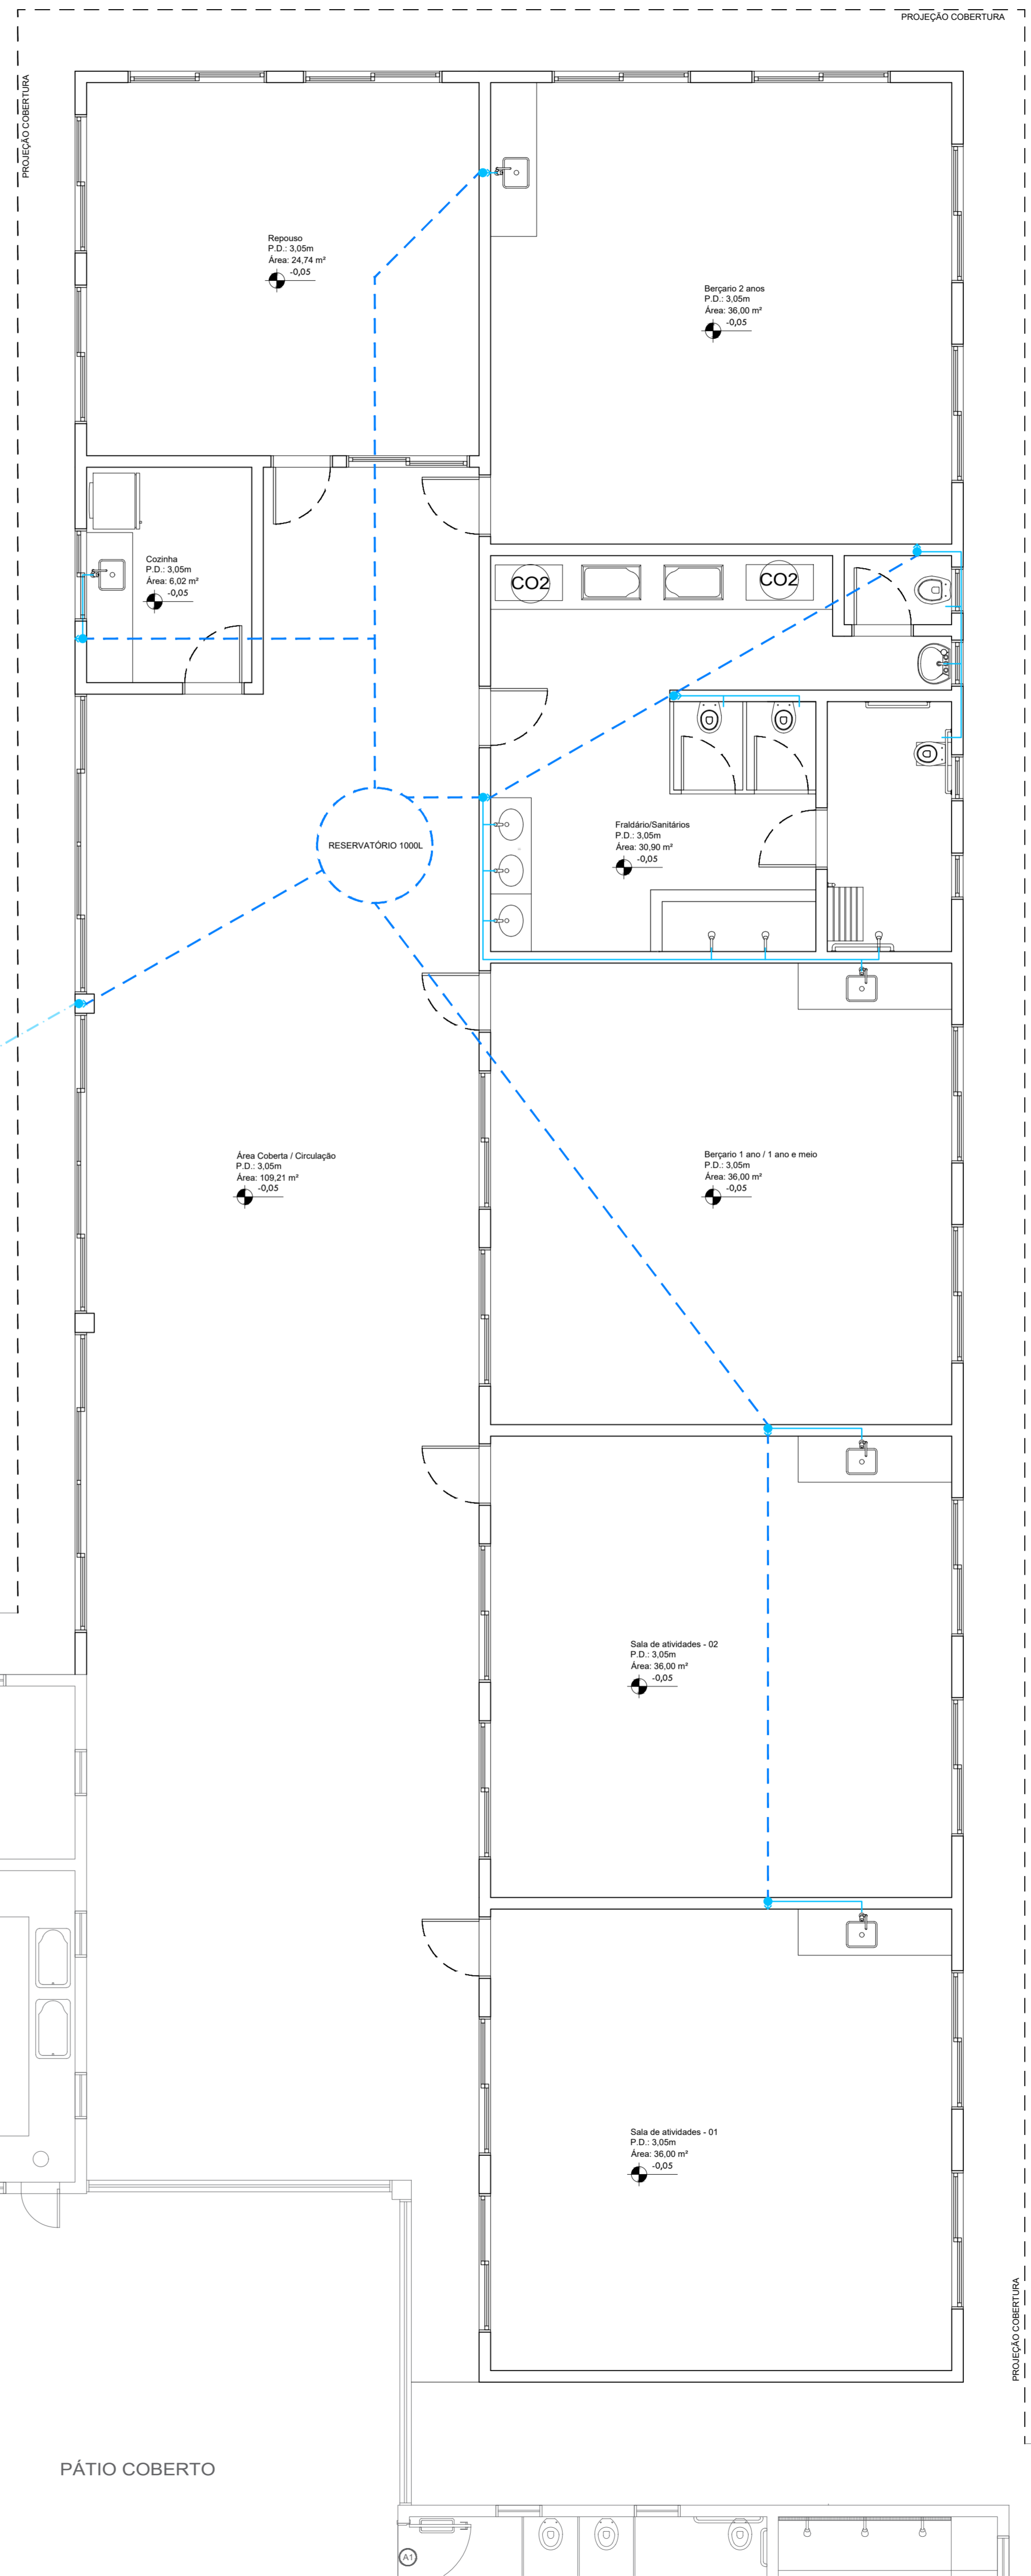

ÁREA:	356,14m <sup>2</sup>	LOCALIZAÇÃO DA OBRA:	RUA SANTA ROSA, Nº 53 BAIRRO CENTRO, CAMPINA DAS MISSÕES/RS
ESCALA:	INDICADA	TIPO DE OBRA:	PROJETO DE AMPLIAÇÃO INSTITUCIONAL
DATA:	DEZ/2022	DESCRIÇÃO:	PLANTA BAIXA HIDRÁULICO
OBRA:	AMPLIAÇÃO	PROPRIETÁRIO:	MUNICÍPIO DE CAMPINA DAS MISSÕES - CNPJ: 87.612.859/0001-30
		RESP. TÉCNICO:	ARQ. & URB. LUANA GRIEBELER - CAU A272314-0