

LEGENDA:

TRECHO IMPRIMAÇÃO
PAVIMENTO EXISTENTE: ASFÁLTICO (DETERIORADO)

EXECUÇÃO:
SERÁ EXECUTADA DRENAGEM NESTES TRECHOS.
PORTANTO, DEVE-SE EXECUTAR IMPRIMAÇÃO
SOBRE A CAMADA DE RECOMPOSIÇÃO DE BASE DE
BRITA GRADUADA SIMPLES. ÁREA: 1.052,17 M2

ÁREA TOTAL DE PROJETO: 5.515,97 M2


Quantitativo de tubulação Ø400mm: 6,40m + 6,93m + 7,29m + 7,15m + 7,42m + 7,39m + 7,53m + 7,47m + 7,41m + 6,93m + 6,97m + 6,53m + 6,40m + 6,28m + 6,15m + 5,80m = 110,07m x 2 = **220,14 m**

Quantitativo de tubulação Ø1000mm: 24,55m + 24,59m + 11,46m + 30,80m + 31,22m + 18,58m + 29,31m + 29,31m + 29,31m + 14,16m + 19,60m + 17,70m + 26,75m + 26,75m + 23,40m + 26,75m + 26,75m + 10,21m + 5,00m = **226,20m**

Quantitativo de caixas: 1,80m x 1,80m x 0,80m = **16 unidades**
1,80m x 1,80m x 1,80m = **15 unidades**
1,80m x 1,80m x 2,50m = **4 unidades**

PLANTA BAIXA IMPRIMAÇÃO
ESCALA 1:500

02

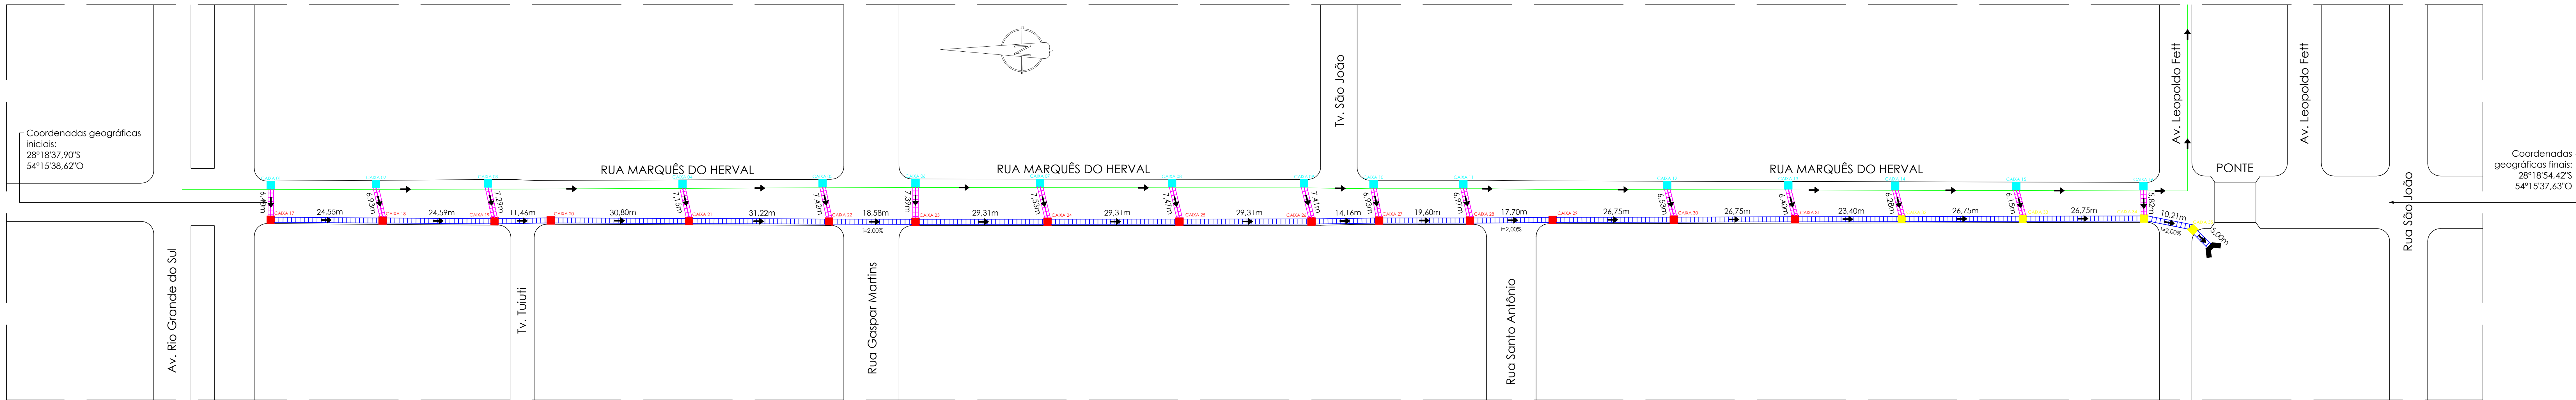

LEGENDA:

REDE DE ESGOTO EXISTENTE (CORSAN) - 75CM DE PROFUNDIDADE

REDE PLUVIAL 2xØ400mm = À EXECUTAR

REDE PLUVIAL Ø1000mm - À EXECUTAR

CAIXA COLETORA COM GRELHA - DIMENSÕES:
1,80m x 1,80m x 0,80m (16 unidades)

CAIXA COLETORA COM GRELHA - DIMENSÕES:
1,80m x 1,80m x 1,80m (15 unidades)

CAIXA COLETORA COM GRELHA - DIMENSÕES:
1,80m x 1,80m x 2,50m (4 unidades)

DIREÇÃO DO ESCOAMENTO

BOCA PARA BUEIRO EM CONCRETO COM ALAS DE ESCONDSIDADE 30°

PLANTA BAIXA DRENAGEM
ESCALA 1:500

01

APROVADO

RANIERI LUCIANO DE OLIVEIRA:95607773000
Assinado de forma digital por RANIERI LUCIANO DE OLIVEIRA:95607773000
Dados: 2024.05.09 16:44:56 -03'00'

CHARLES ENDRIGO MAKULIA:00326180001
Assinado de forma digital por CHARLES ENDRIGO MAKULIA:00326180001
Dados: 2024.05.09 16:31:21 -03'00'

PREFEITURA MUNICIPAL DE SANTO ÂNGELO
Secretaria Municipal de Planejamento
Setor de Projetos

Obra: PAVIMENTAÇÃO ASFÁLTICA - RUA ANTUNES RIBAS E MARQUÊS DO HERVAL
Prancha: 05/08

Especificação: Detalhamento drenagem pluvial - Rua Marquês do Herval
Área: 5515,97 m²
Escala: S/ escala

Responsável Técnico: Charles E. Makulia
Eng. Civil - CREA/RS nº 151.671

Prefeito Municipal: Jacques G. Barbosa
Chefe Setor de Projetos: Eng. Civil José Carlos Ferraz
Data: Fevereiro/2024