

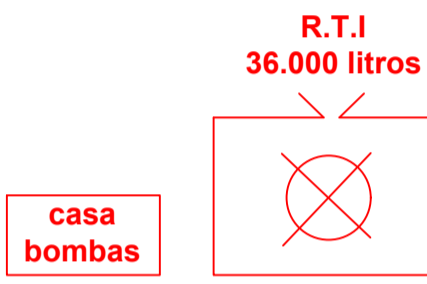


PLANTA BAIXA MEZANINO DEPÓSITO
 ÁREA: 140,40m²
 POPULAÇÃO: 5 PESSOAS


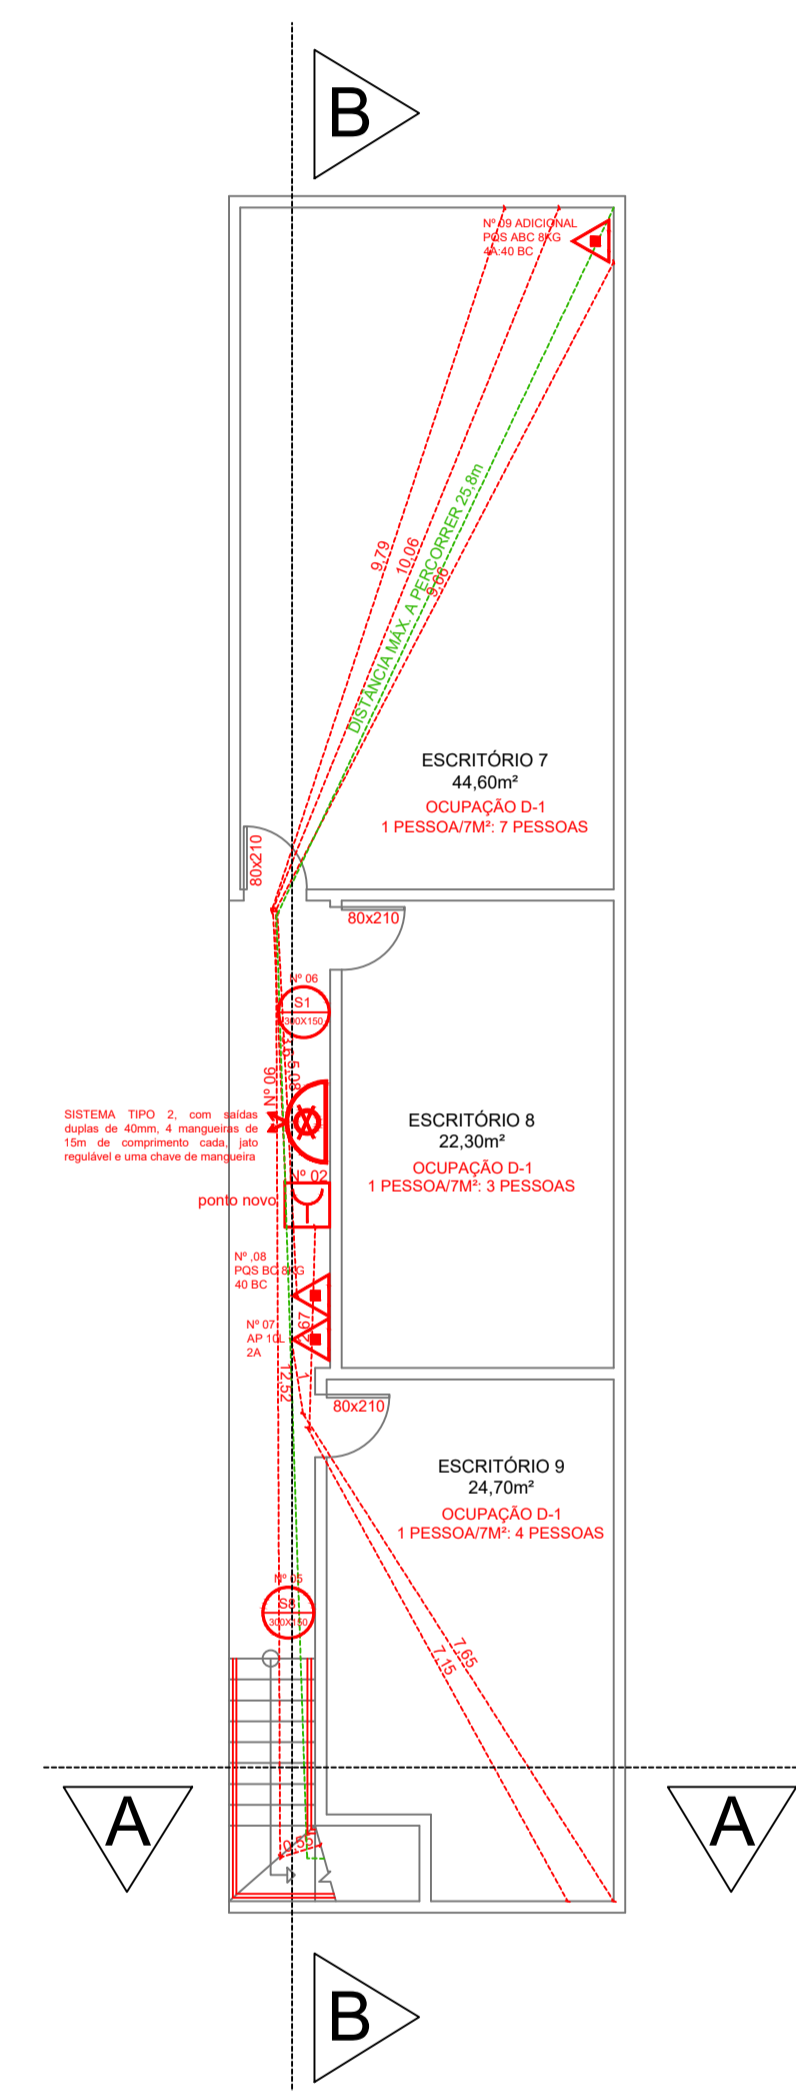


casa bombas

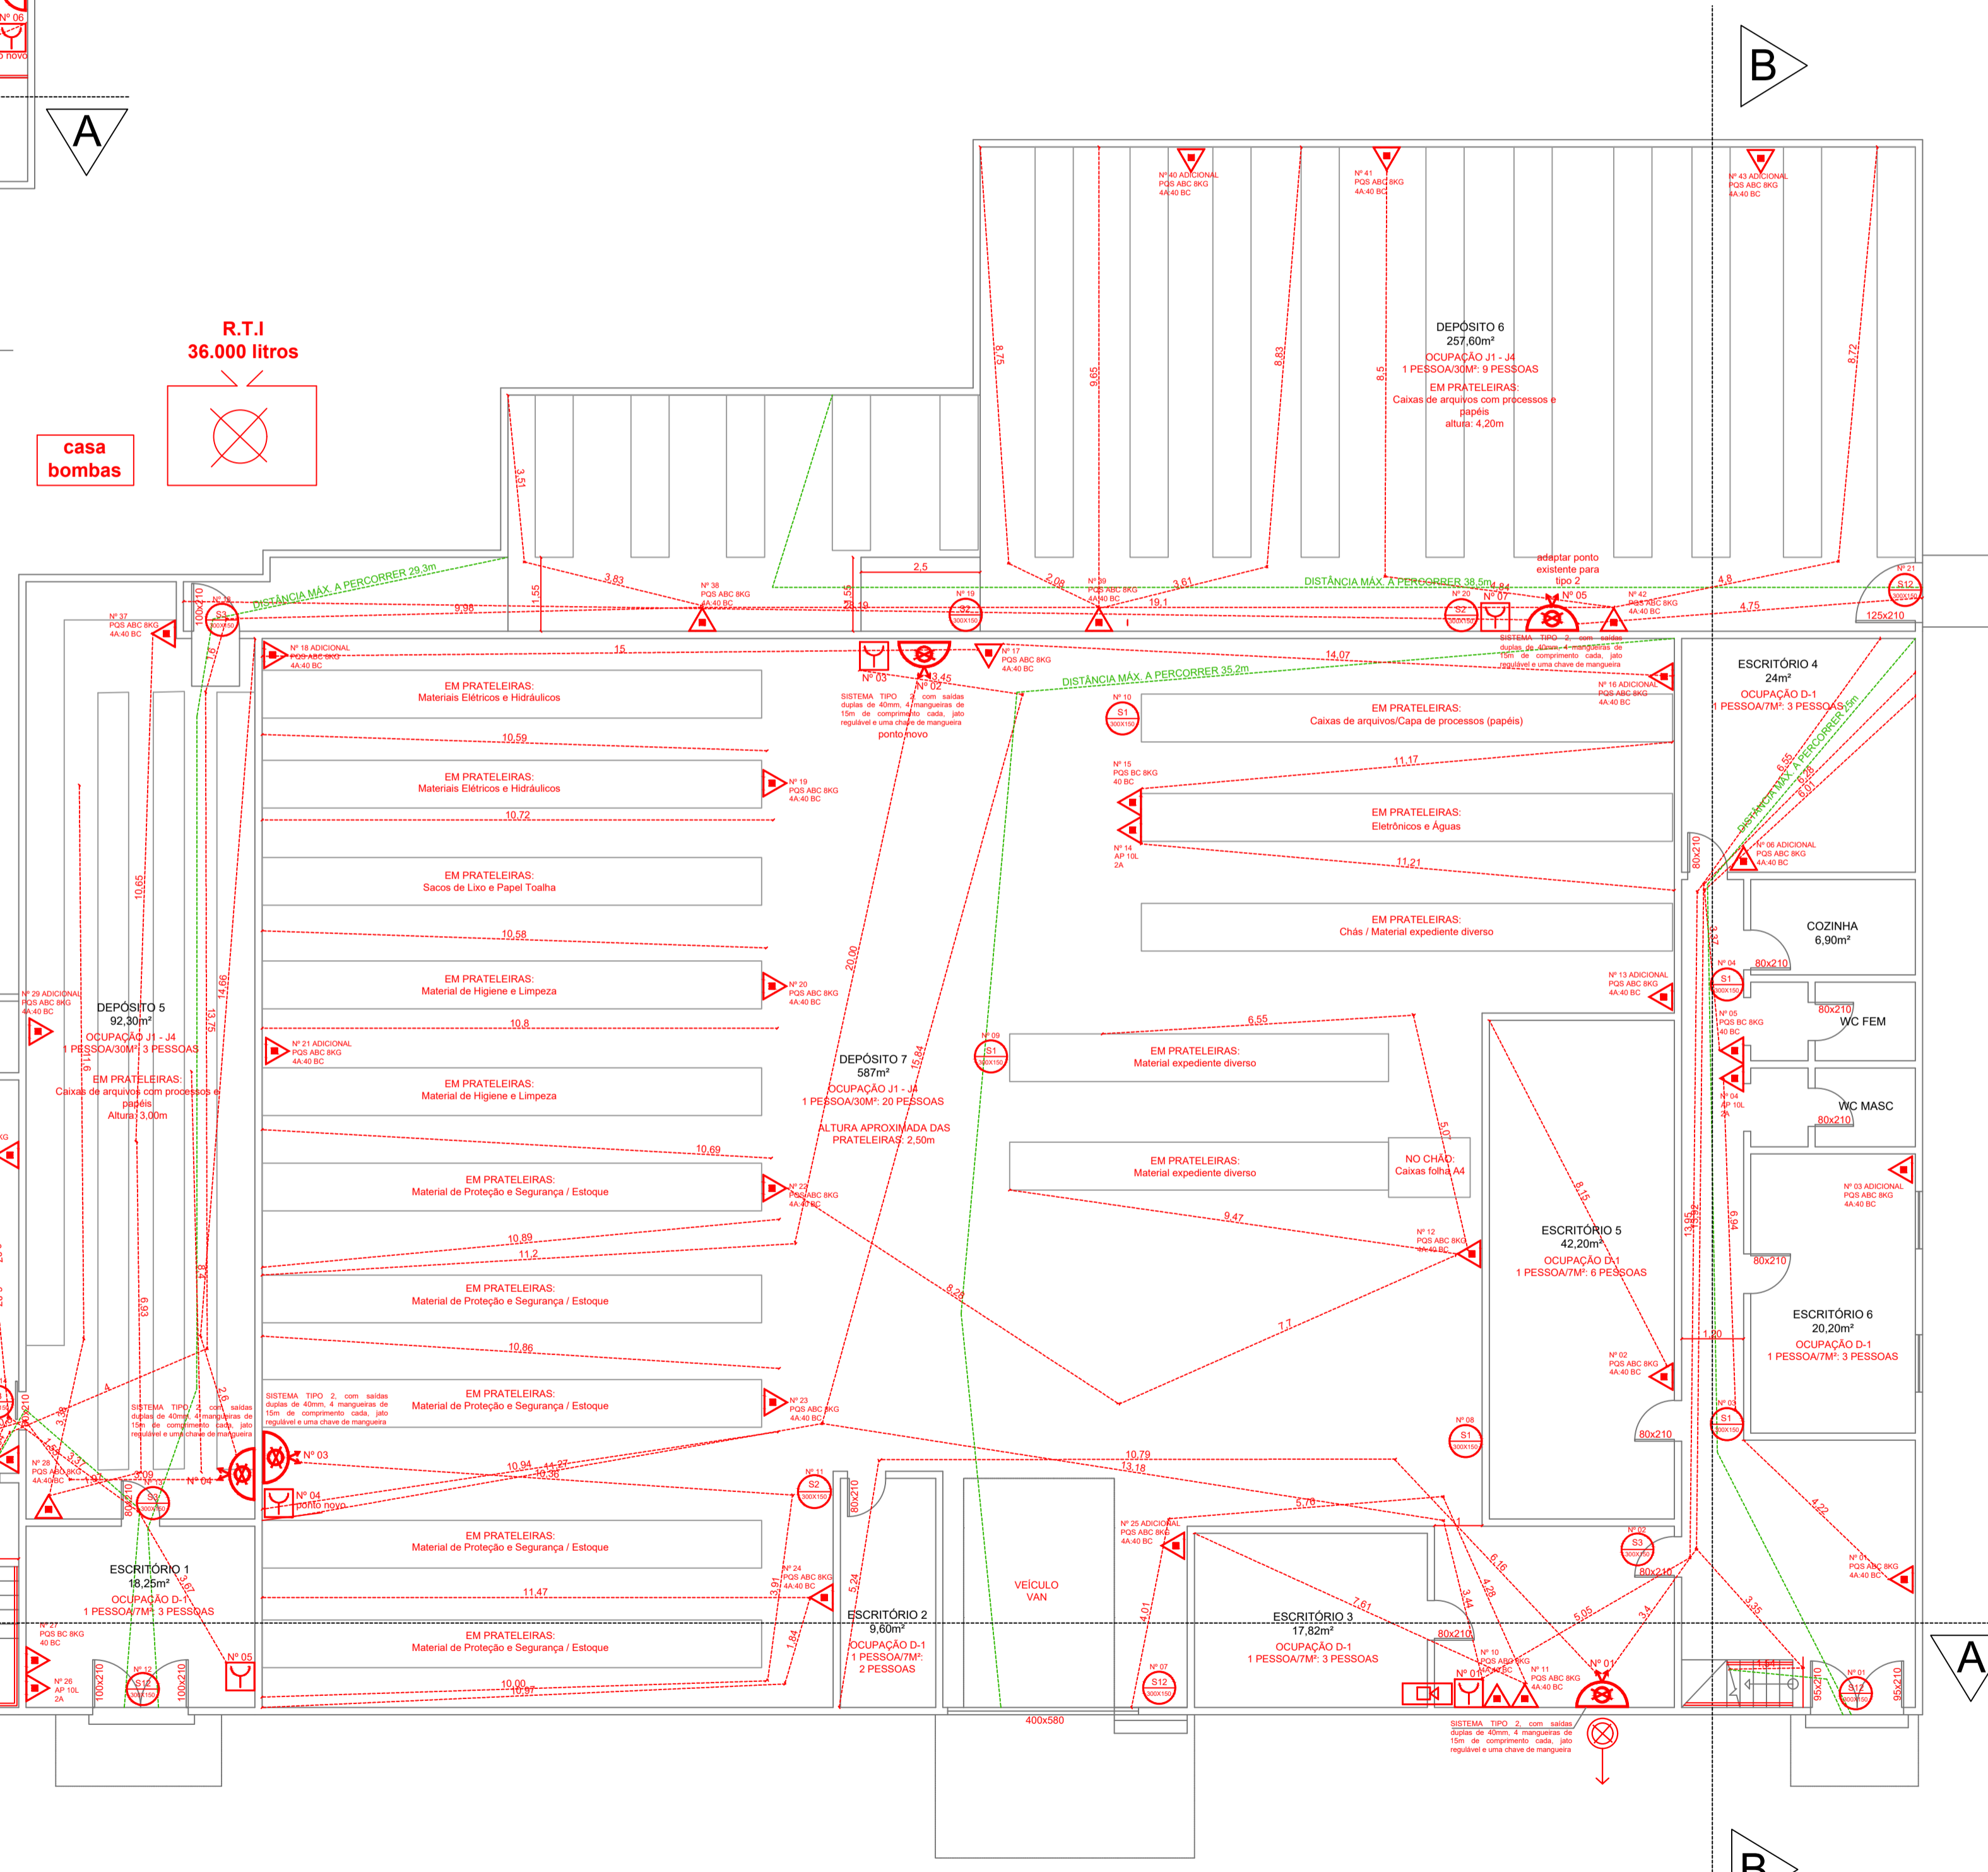

PLANTA BAIXA MEZANINO ESCRITÓRIO
 ÁREA: 118,90m²
 POPULAÇÃO: 14 PESSOAS

PLANTA BAIXA PAVIMENTO TÉRREO
 ÁREA: 1198,55m²
 POPULAÇÃO: 54 PESSOAS

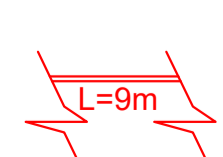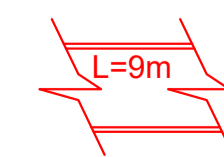

LEGENDA		
SINALIZAÇÃO (PLACAS) CONFORME RESOLUÇÃO TÉCNICA CBMRS Nº 12 SINALIZAÇÃO DE EMERGÊNCIA 2021		
PLACA	CÓDIGO E DIMENSÃO	DESCRIÇÃO
	P1 (315)	PROIBIDO FUMAR
	E1 (300x150)	ALARME SONORO
	E2 (300x150)	COMANDO MANUAL DE ALARME
	E3 (300x150)	EXTINTOR DE INCÊNDIO
	E4 (300x150)	ABRIGO DE MANGUEIRA E HIDRANTE
	E5 (300x150)	HIDRANTE DE INCÊNDIO
	S1 (300x150)	SAÍDA DE EMERGÊNCIA
	S2 (300x150)	SAÍDA DE EMERGÊNCIA 1,8m DO PISO ACABADO
	S3 (300x150)	SAÍDA DE EMERGÊNCIA
	S4 (300x150)	ESCALADA DE EMERGÊNCIA DESCENDO
	S12 (300x150)	SAÍDA DE EMERGÊNCIA INDICAÇÃO ACIMA DA SAÍDA
LEGENDA		
EQUIPAMENTOS CONFORME RESOLUÇÃO TÉCNICA CBMRS Nº 05 PARTE 08 - SÍMBOLOS GRÁFICOS - 2016 E COMPLEMENTAR NBR 14.100		
EQUIPAMENTO	DIMENSÃO	DESCRIÇÃO
	H=1,2m DO PISO ACABADO	EXTINTOR POS ABC
	H=1,2m DO PISO ACABADO	EXTINTOR POS BC
	-	EXTINTOR AP
	H=2,2 A 3,5m DO PISO	ILUMINAÇÃO DE EMERGÊNCIA
	H=0,80 A 0,90m H=1,05m DO PISO	CORRIMÃO/GUARDA-CORPO
	-	HIDRANTE DE SAÍDA DUPLA
	-	RESERVA DE INCÊNDIO
	-	LARGURA INDICADA EM PLANTA
	-	MANGOTINHO DE SAÍDA SIMPLES
	-	CENTRAL DE DETECÇÃO E ALARME
	-	DISPOSITIVO DE RECALQUE

RUA CARLOS DEMOLINER, Nº 309 ERECHIM/RS

PPCI
PLANO DE PREVENÇÃO E
PROTEÇÃO CONTRA INCÊNDIO

Projeto: ALMOXARIFADO PREFEITURA ERECHIM	Área total: 1457,85 m²		
Data: DEZEMBRO/2025	Endereço: Av. Farrapos, nº 509 - Erechim/RS		
Responsável técnico: Engº Lara Roesler CREA/RS 212.435	Proprietário: PREFEITURA MUNICIPAL DE ERECHIM		
PLANTA BAIXA	Escala: 1:100	Prancha: 2/3	Folha: A1