




ESCOLA MUNICIPAL HERMINIA SICHINEL

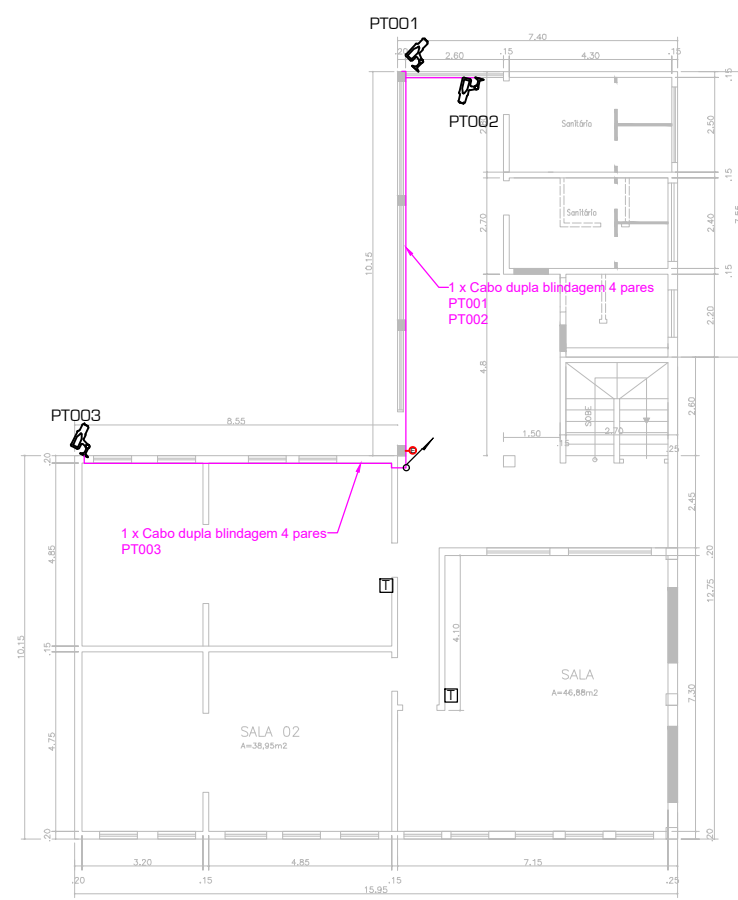

Planta Baixa-Sub-Solo

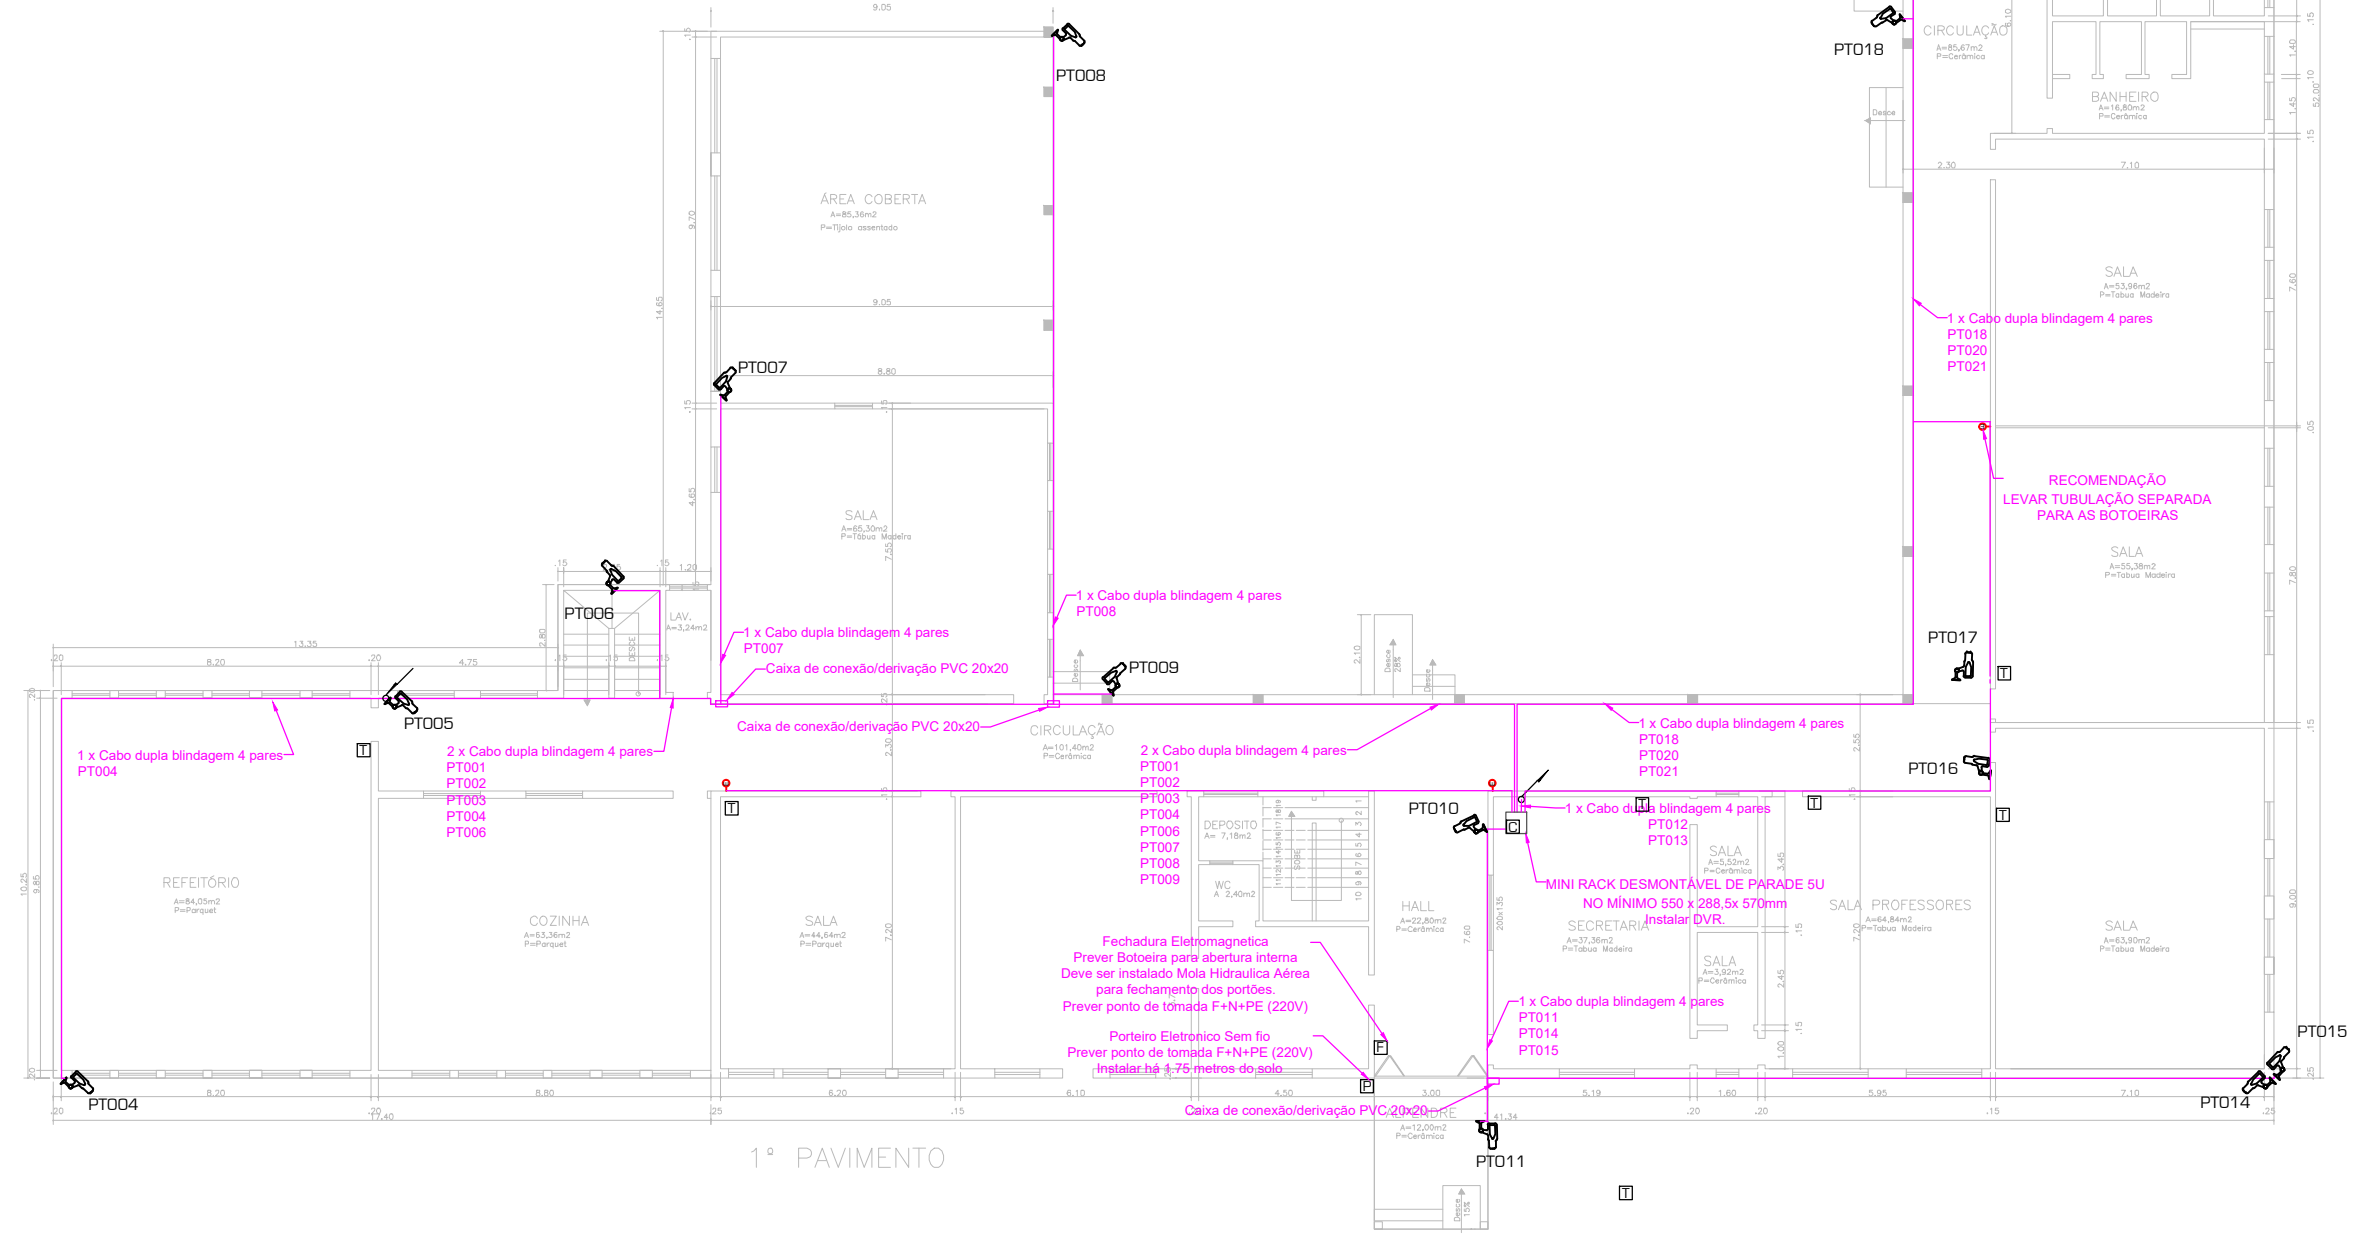


1º PAVIMENTO

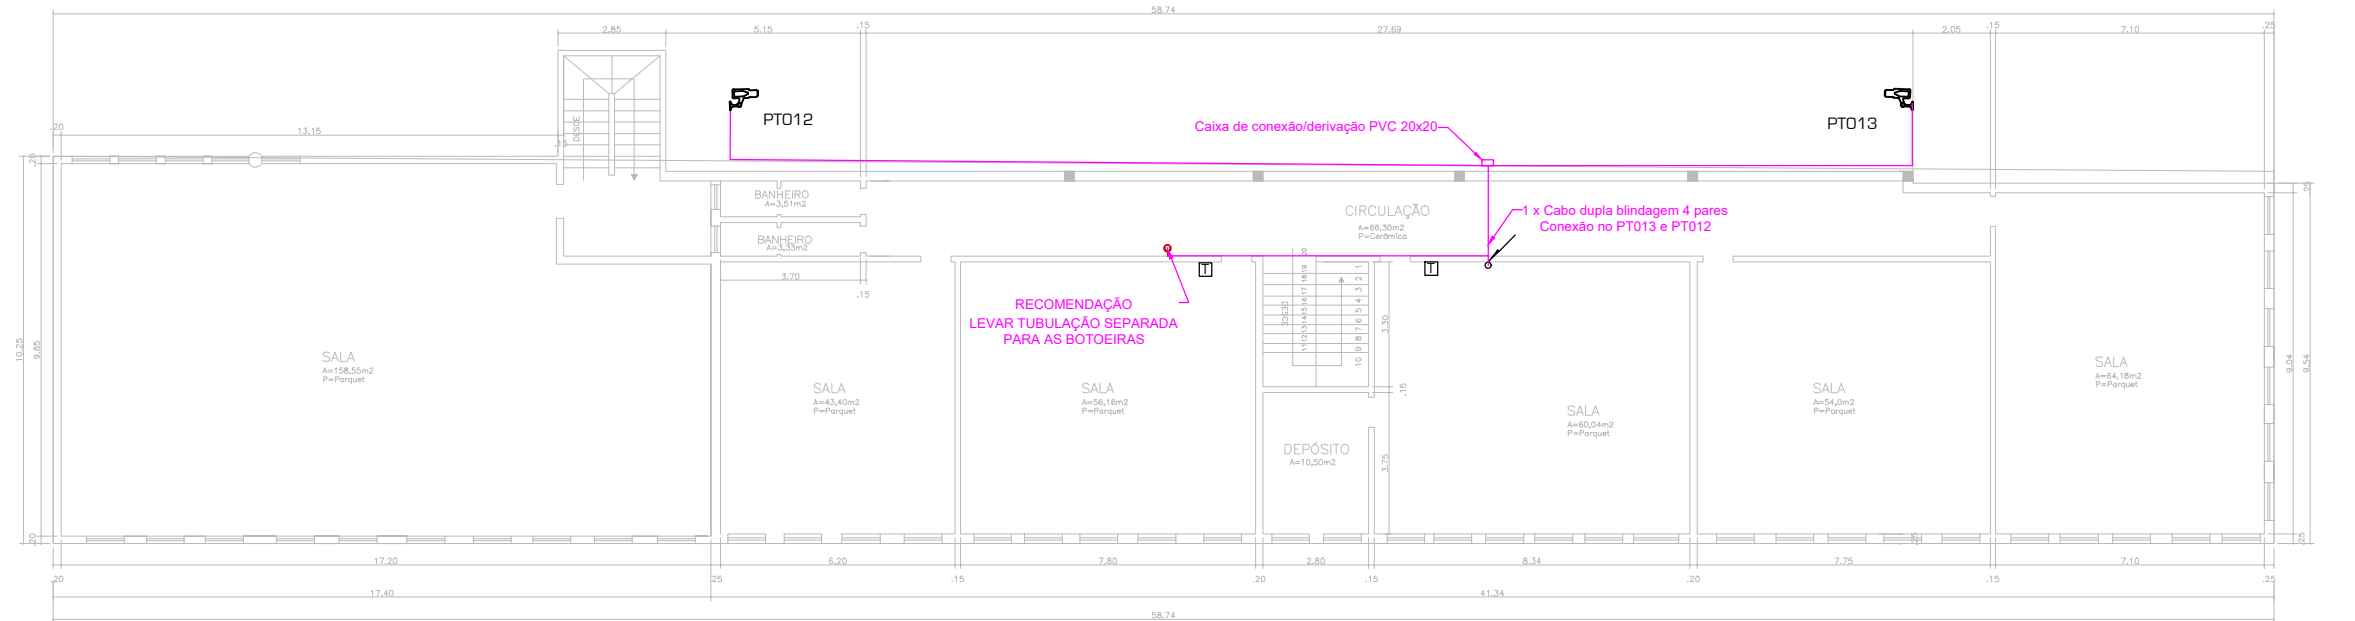

2º PAVIMENTO




PAVIMENTO TÉRREO 1

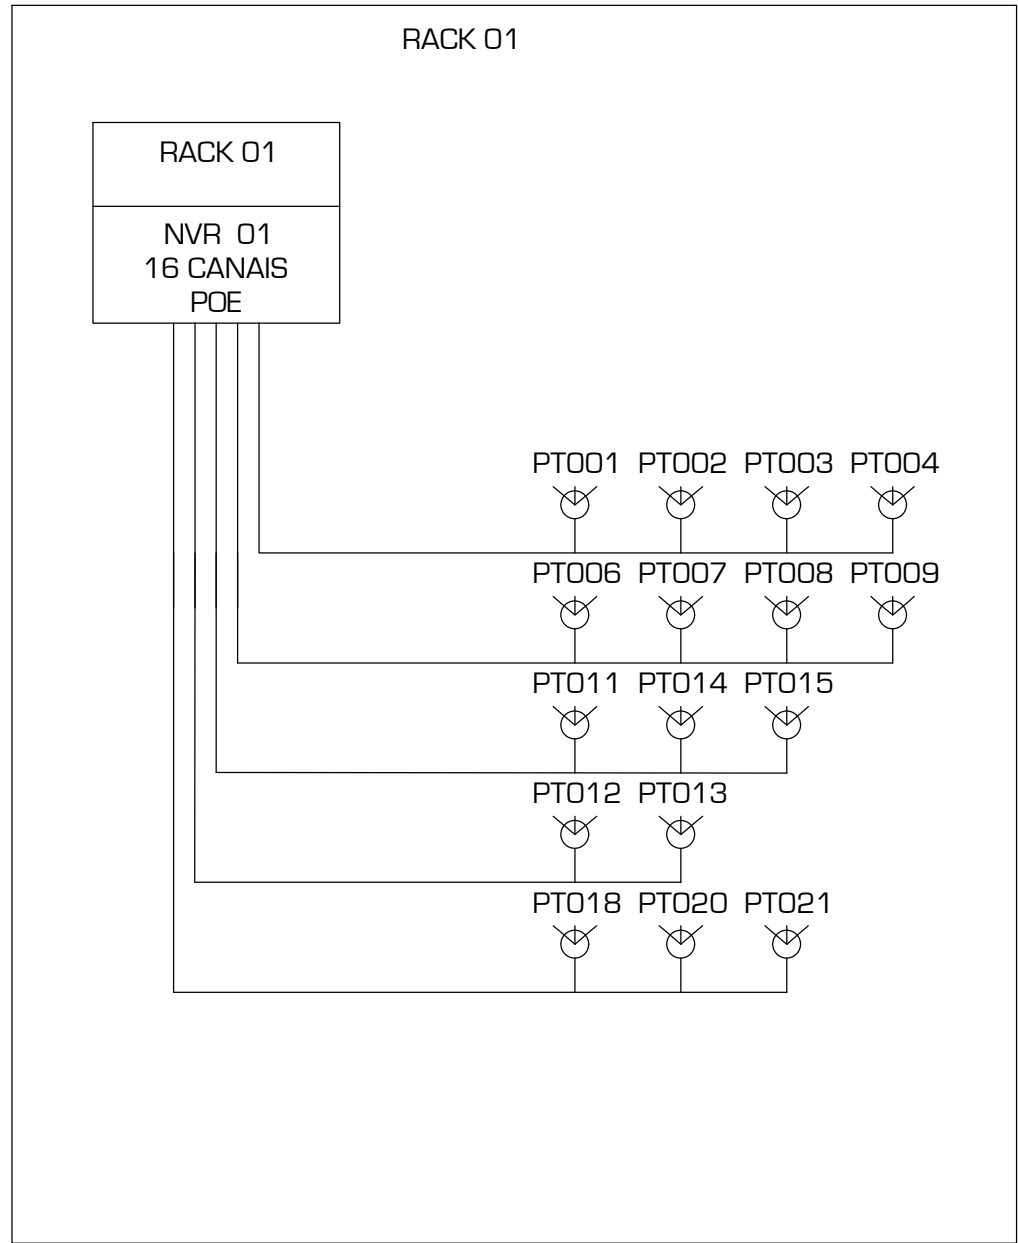

NOTAS:	
LEGENDA LÓGICA E TELEFONIA	
	BOTÃO DE EMERGÊNCIA
	CAMERA
	ELETRODUTO DE SOBREPOR 3/4"
	ELETRODUTO QUE SOBE
	ELETRODUTO QUE DESCE
	TELEFONE SEM FID
	PORTEIRO ELETRÔNICO SEM FID
	FECHADURA ELETROMAGNÉTICA
	CENTRAL TELEFÔNICA

PLANTA BAIXA
ESCALA: 1:200

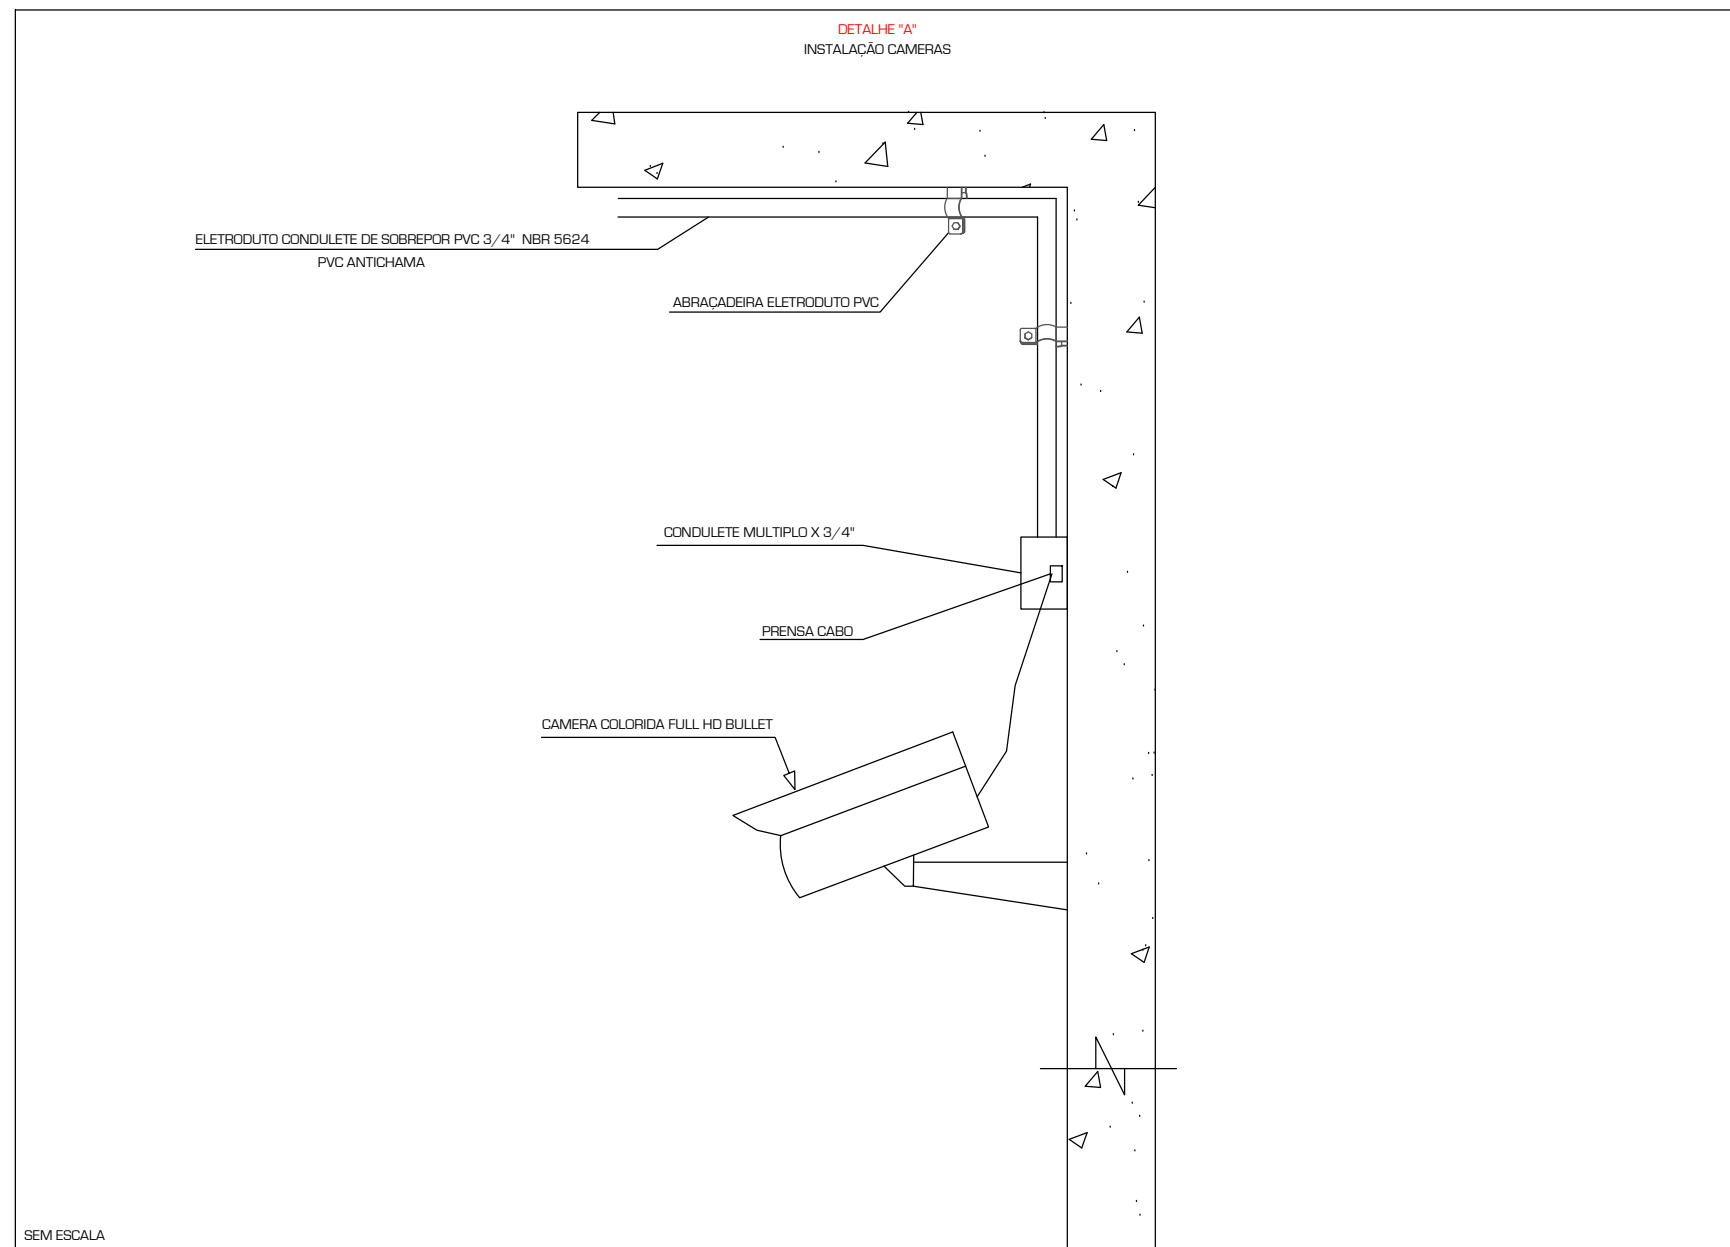

TÍTULO: CFTV ESCOLA MUNICIPAL HERMINIA SICHINEL	PROJETO: CFTV MUNICIPAL HERMINIA SICHINEL	PÁGINA: 1/4
CLIENTE: PREFEITURA MUNICIPAL DE TUPARENDI	DESCRIÇÃO: SISTEMA DE SEGURANÇA	
LOCAL: TUPARENDI	ARQUIVO: 2023.3105.01	
TRUE ENGENHARIA ELÉTRICA		Santa Rosa - RS Rua Ferroviária - 315 Bairro: Central CEP: 98787-456 contato@true.eng.br www.true.eng.br

Resp. Técnico: HENRIQUE MASCHIO
CREA: RS230904
ART: 12913654

Cliente: PREFEITURA MUNICIPAL DE TUPARENDI
CNPJ: 07.613.634/0001-60