




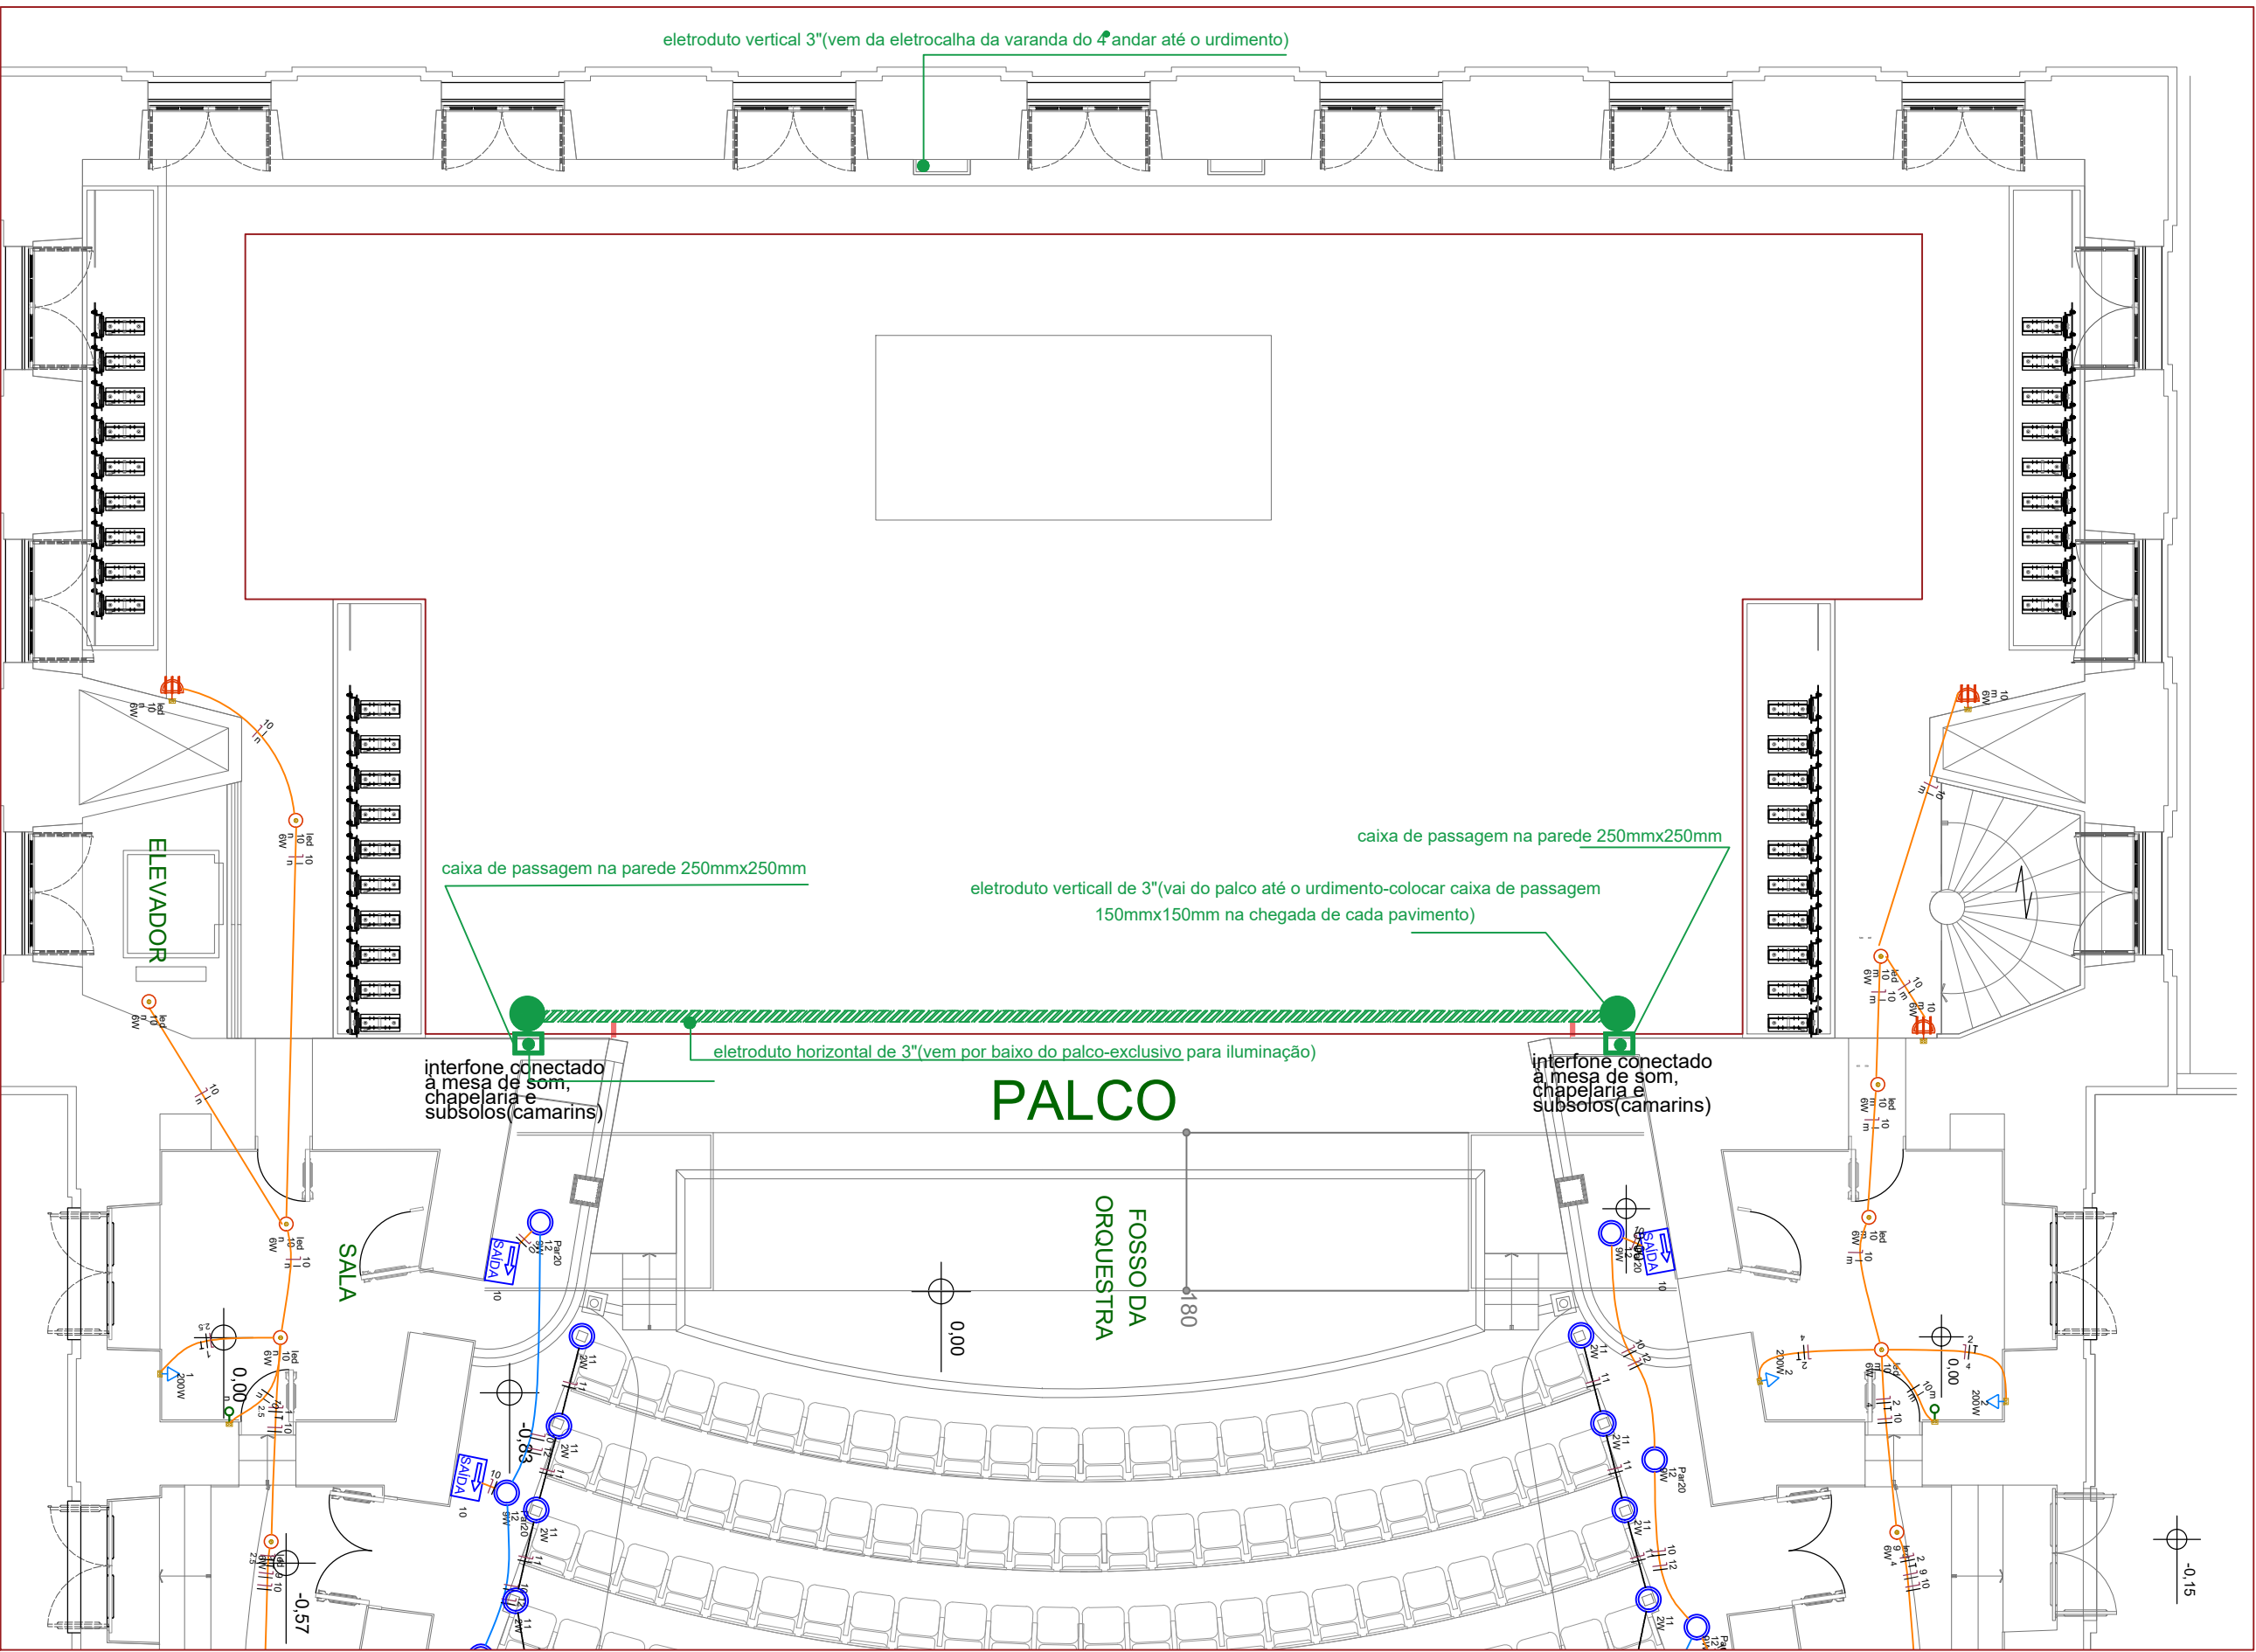


PLANTA BAIXA TÉRREO-PALCO COM TUBULAÇÕES PARA PASSAGEM CABOS DMX
ESCALA 1:75

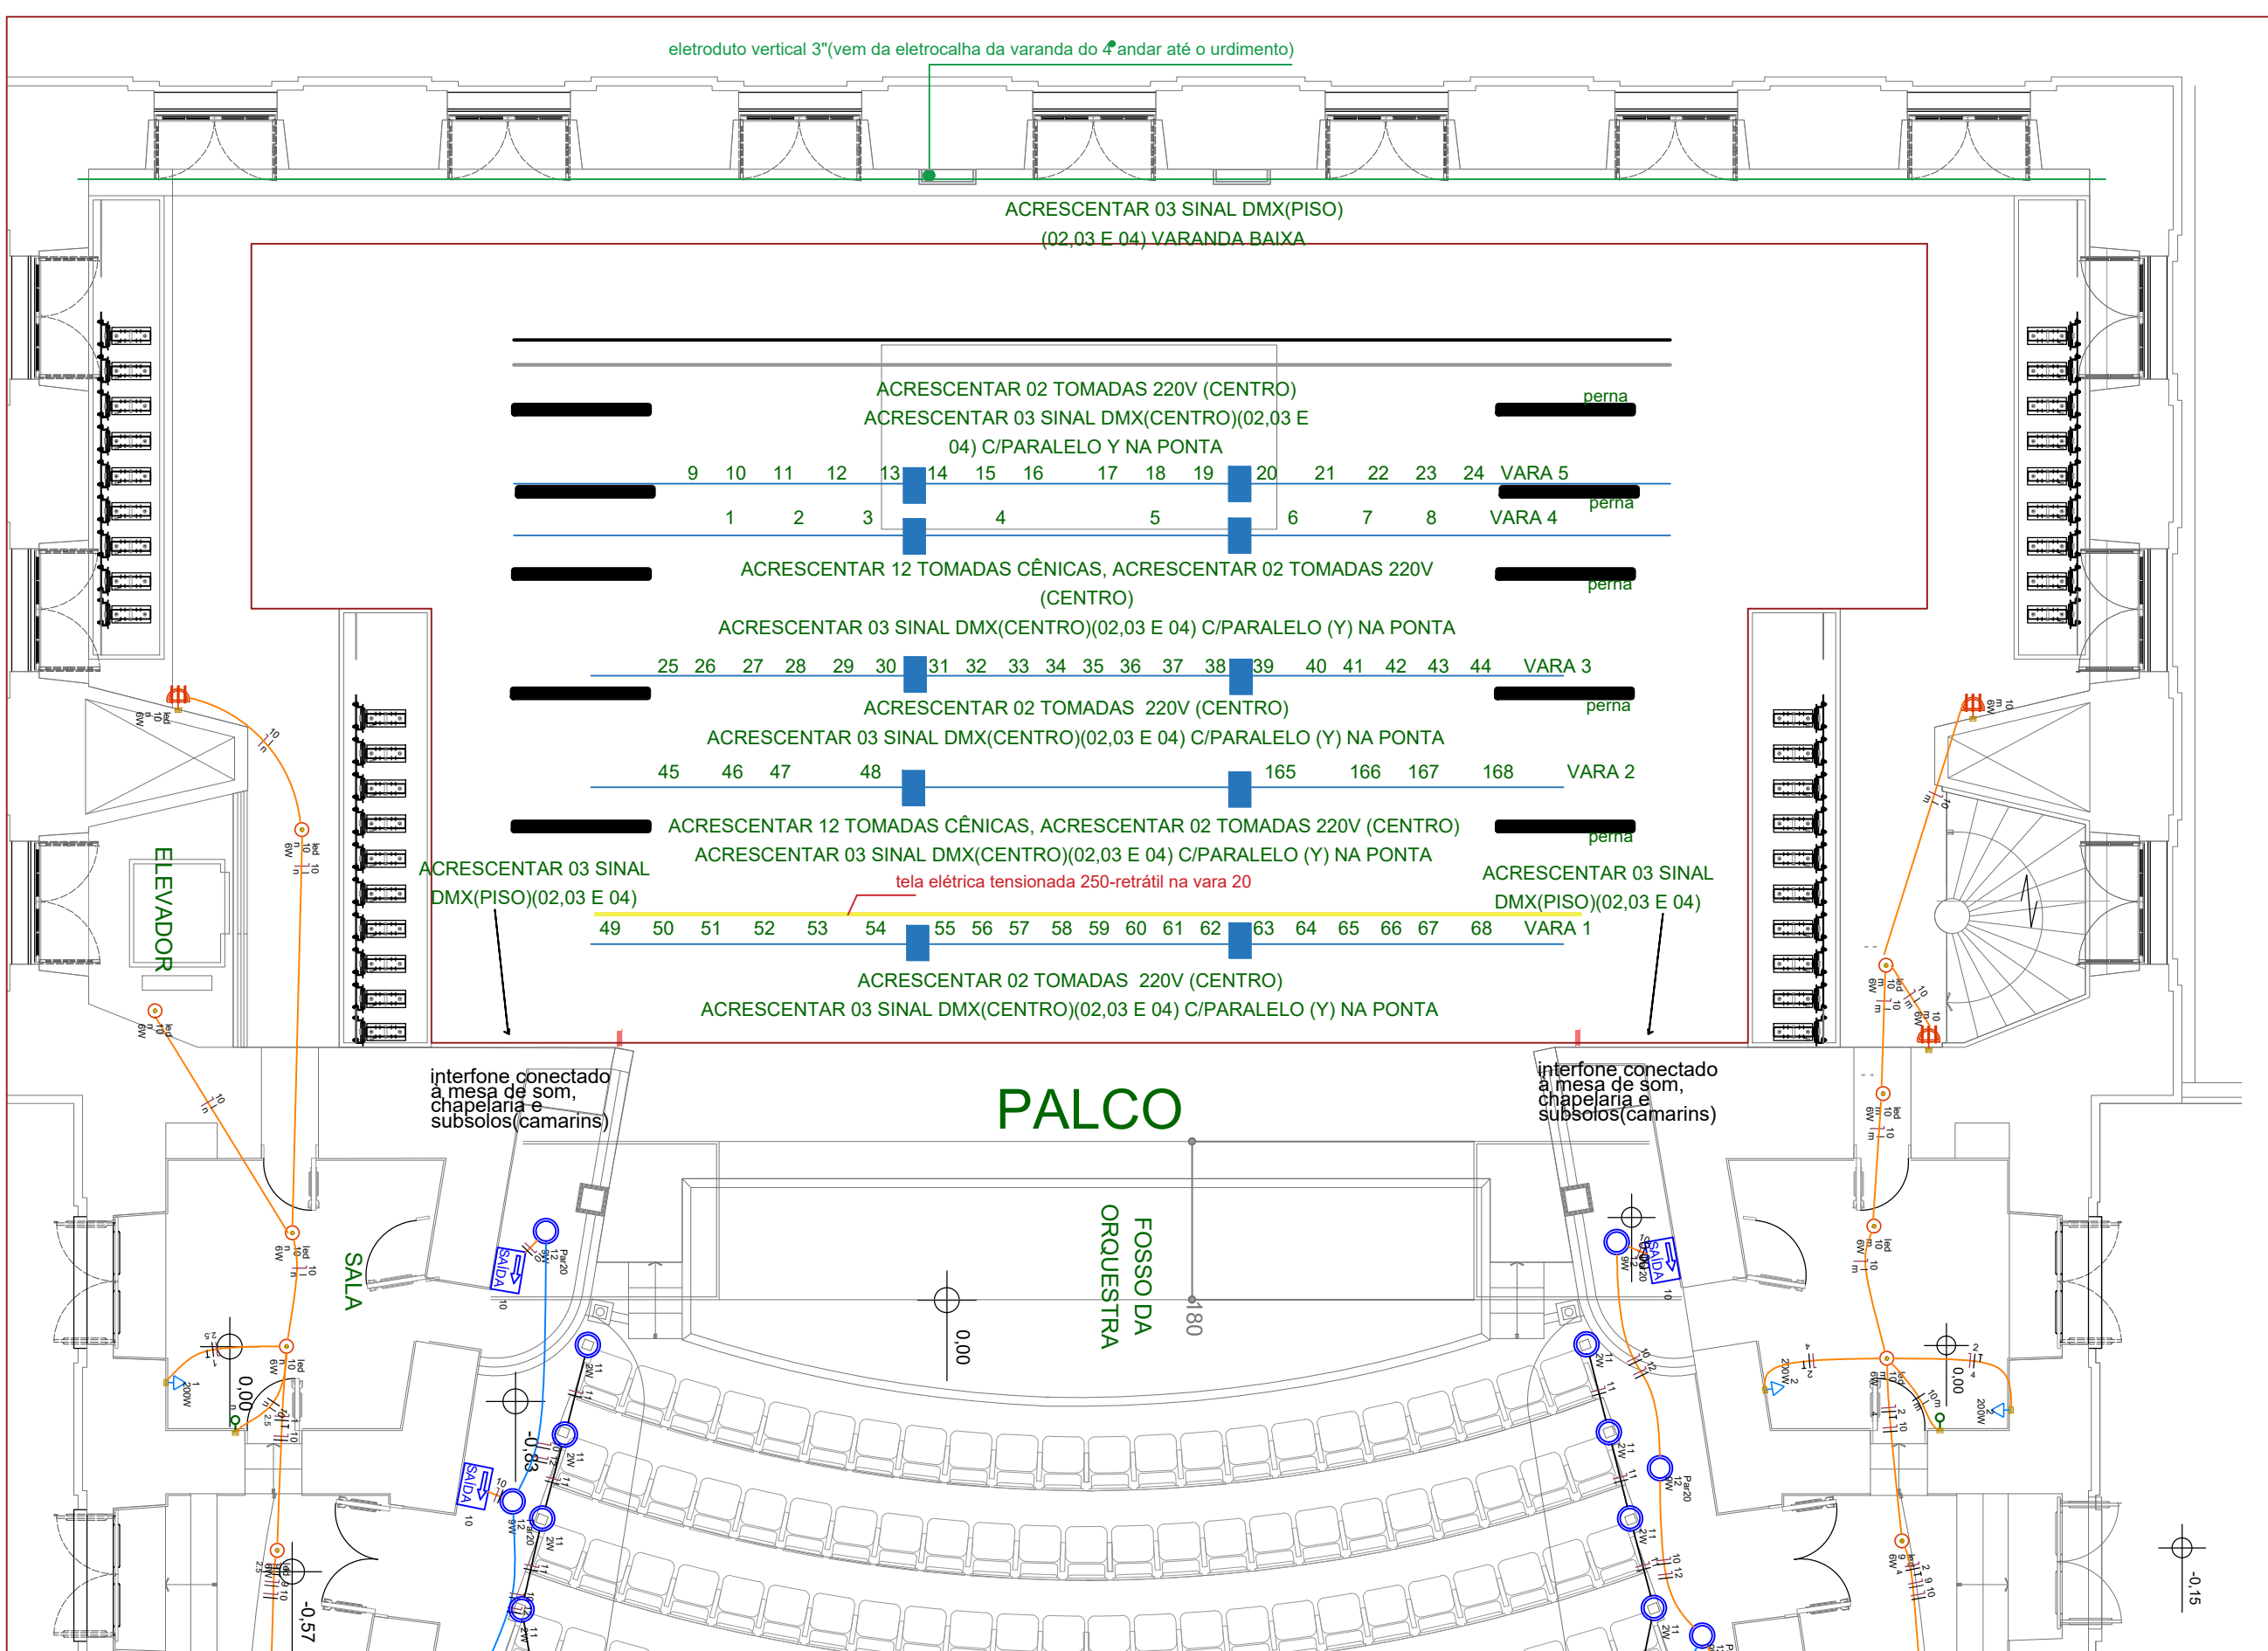


PLANTA BAIXA TÉRREO-PALCO COM VARAS CÊNICAS
ESCALA 1:75

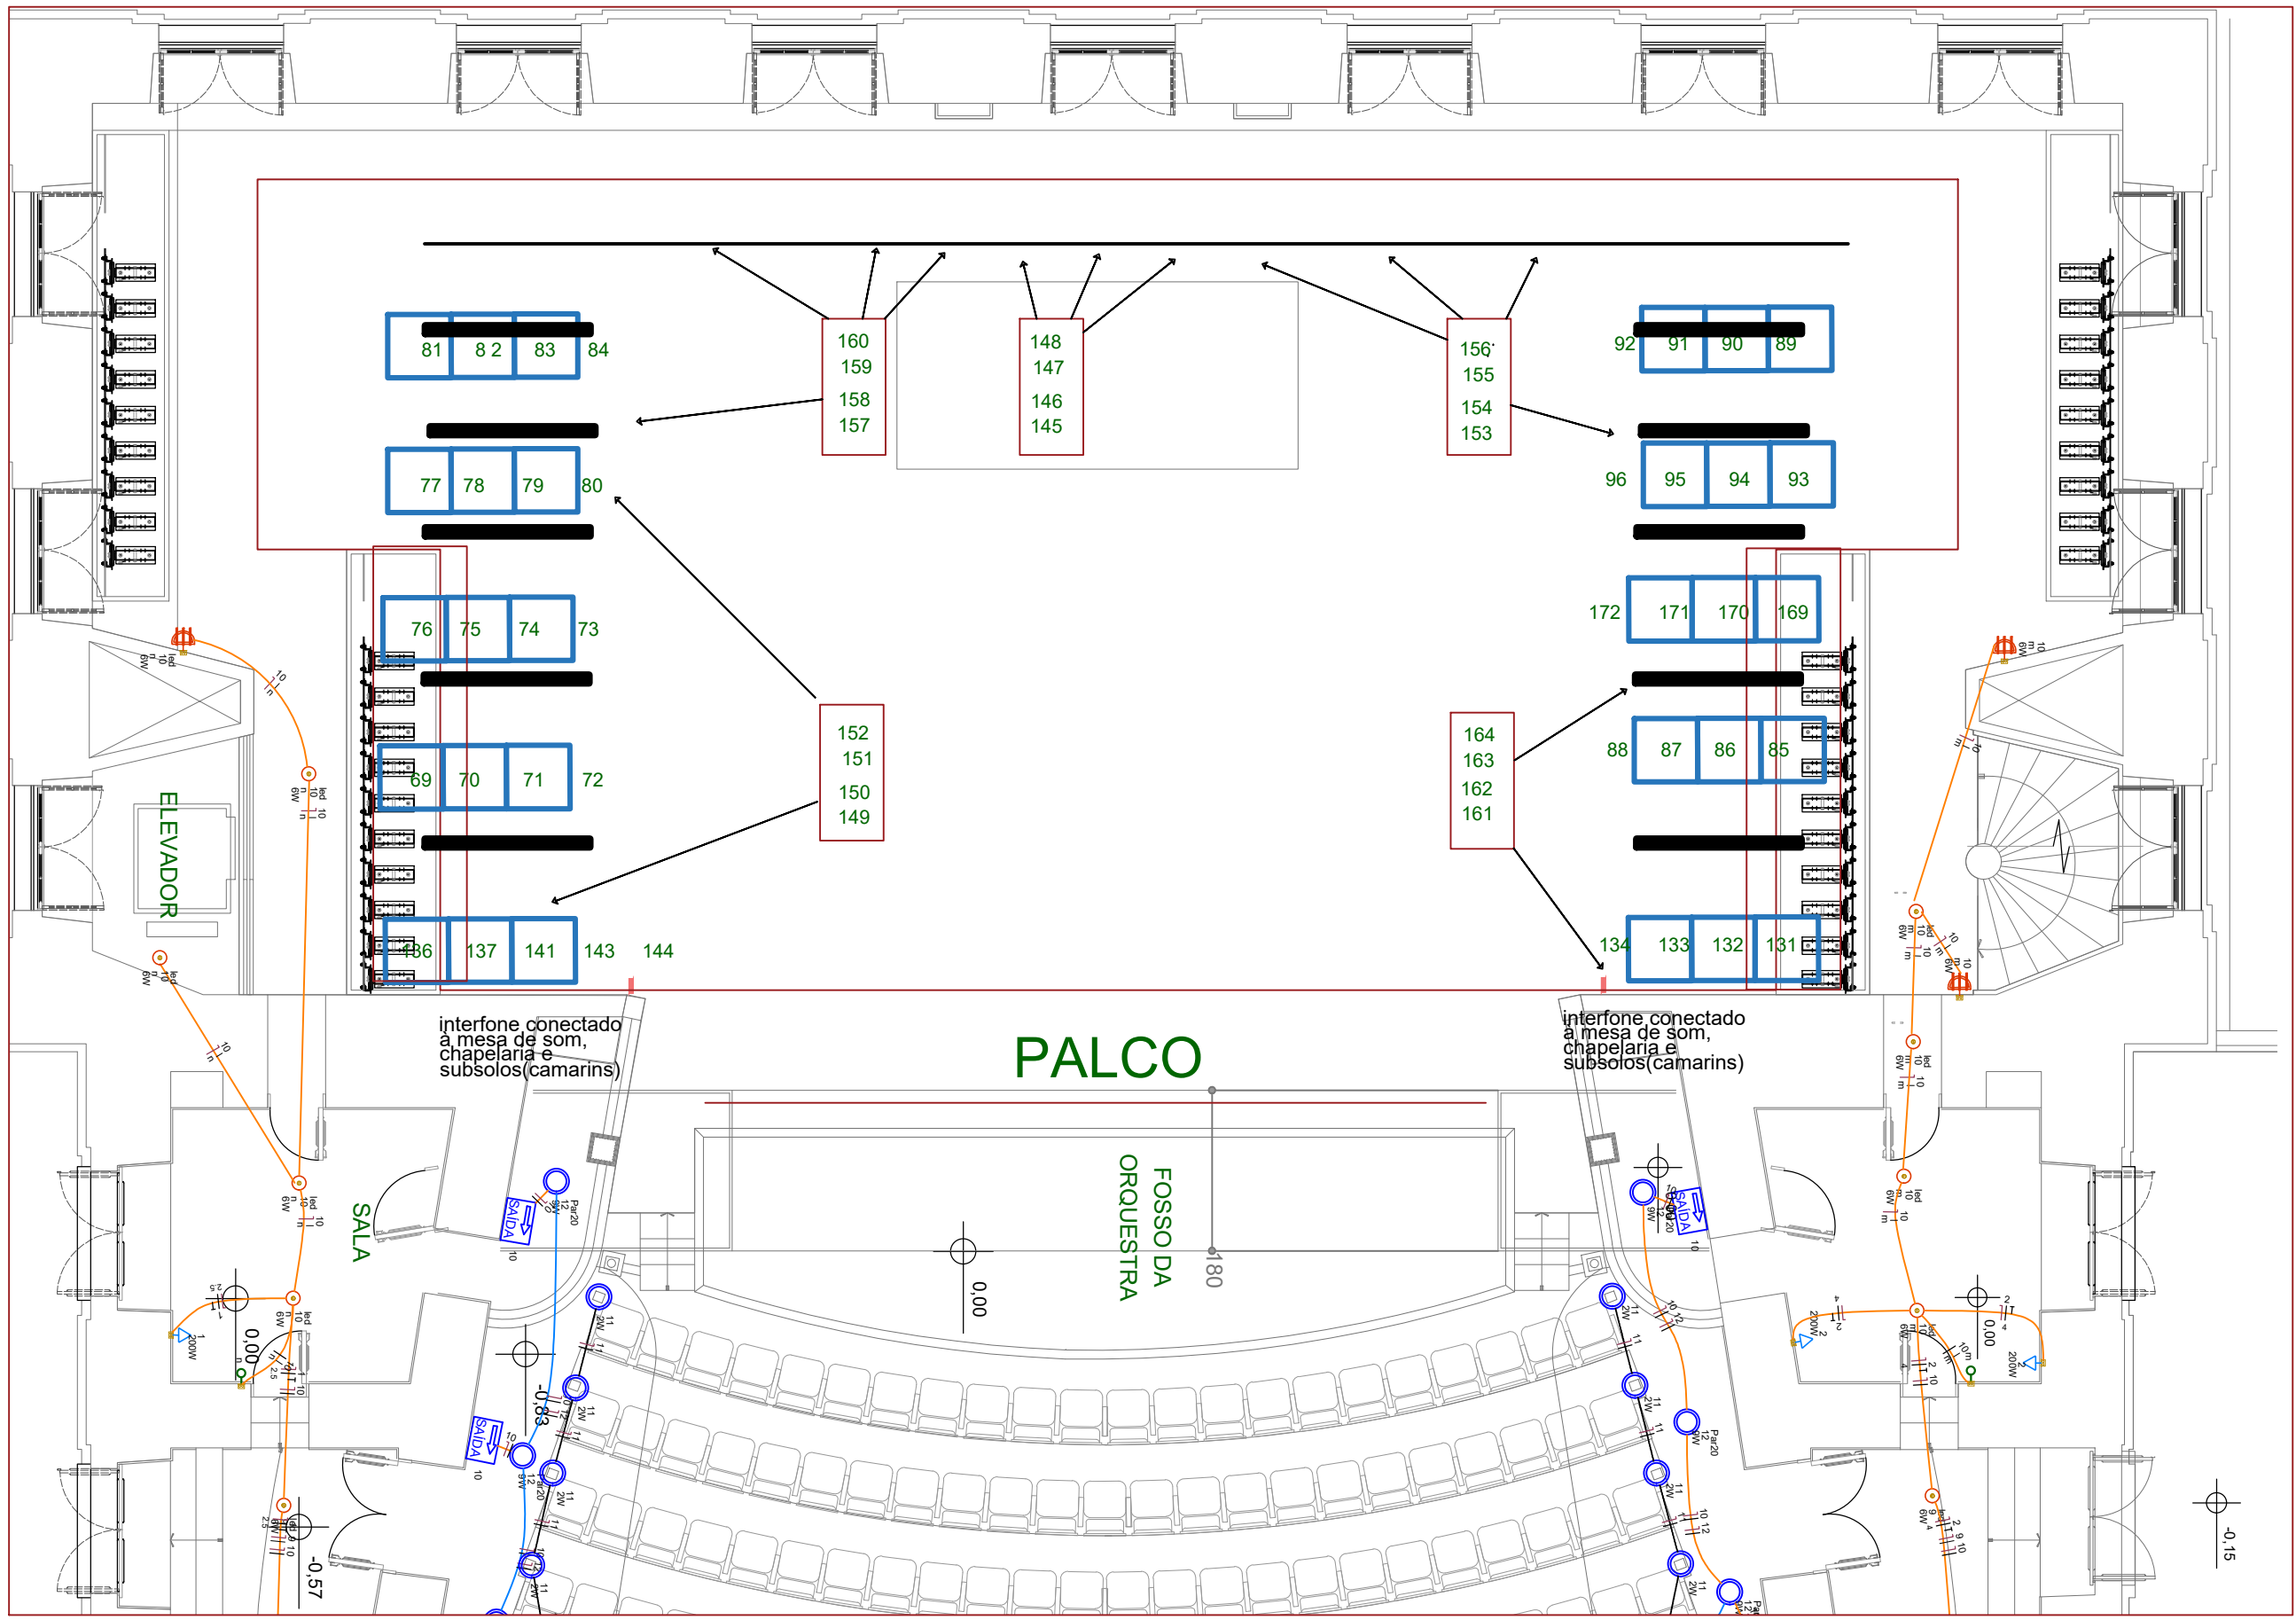

PLANTA BAIXA TÉRREO- IDENTIFICAÇÃO TOMADAS PISO
ESCALA 1:75

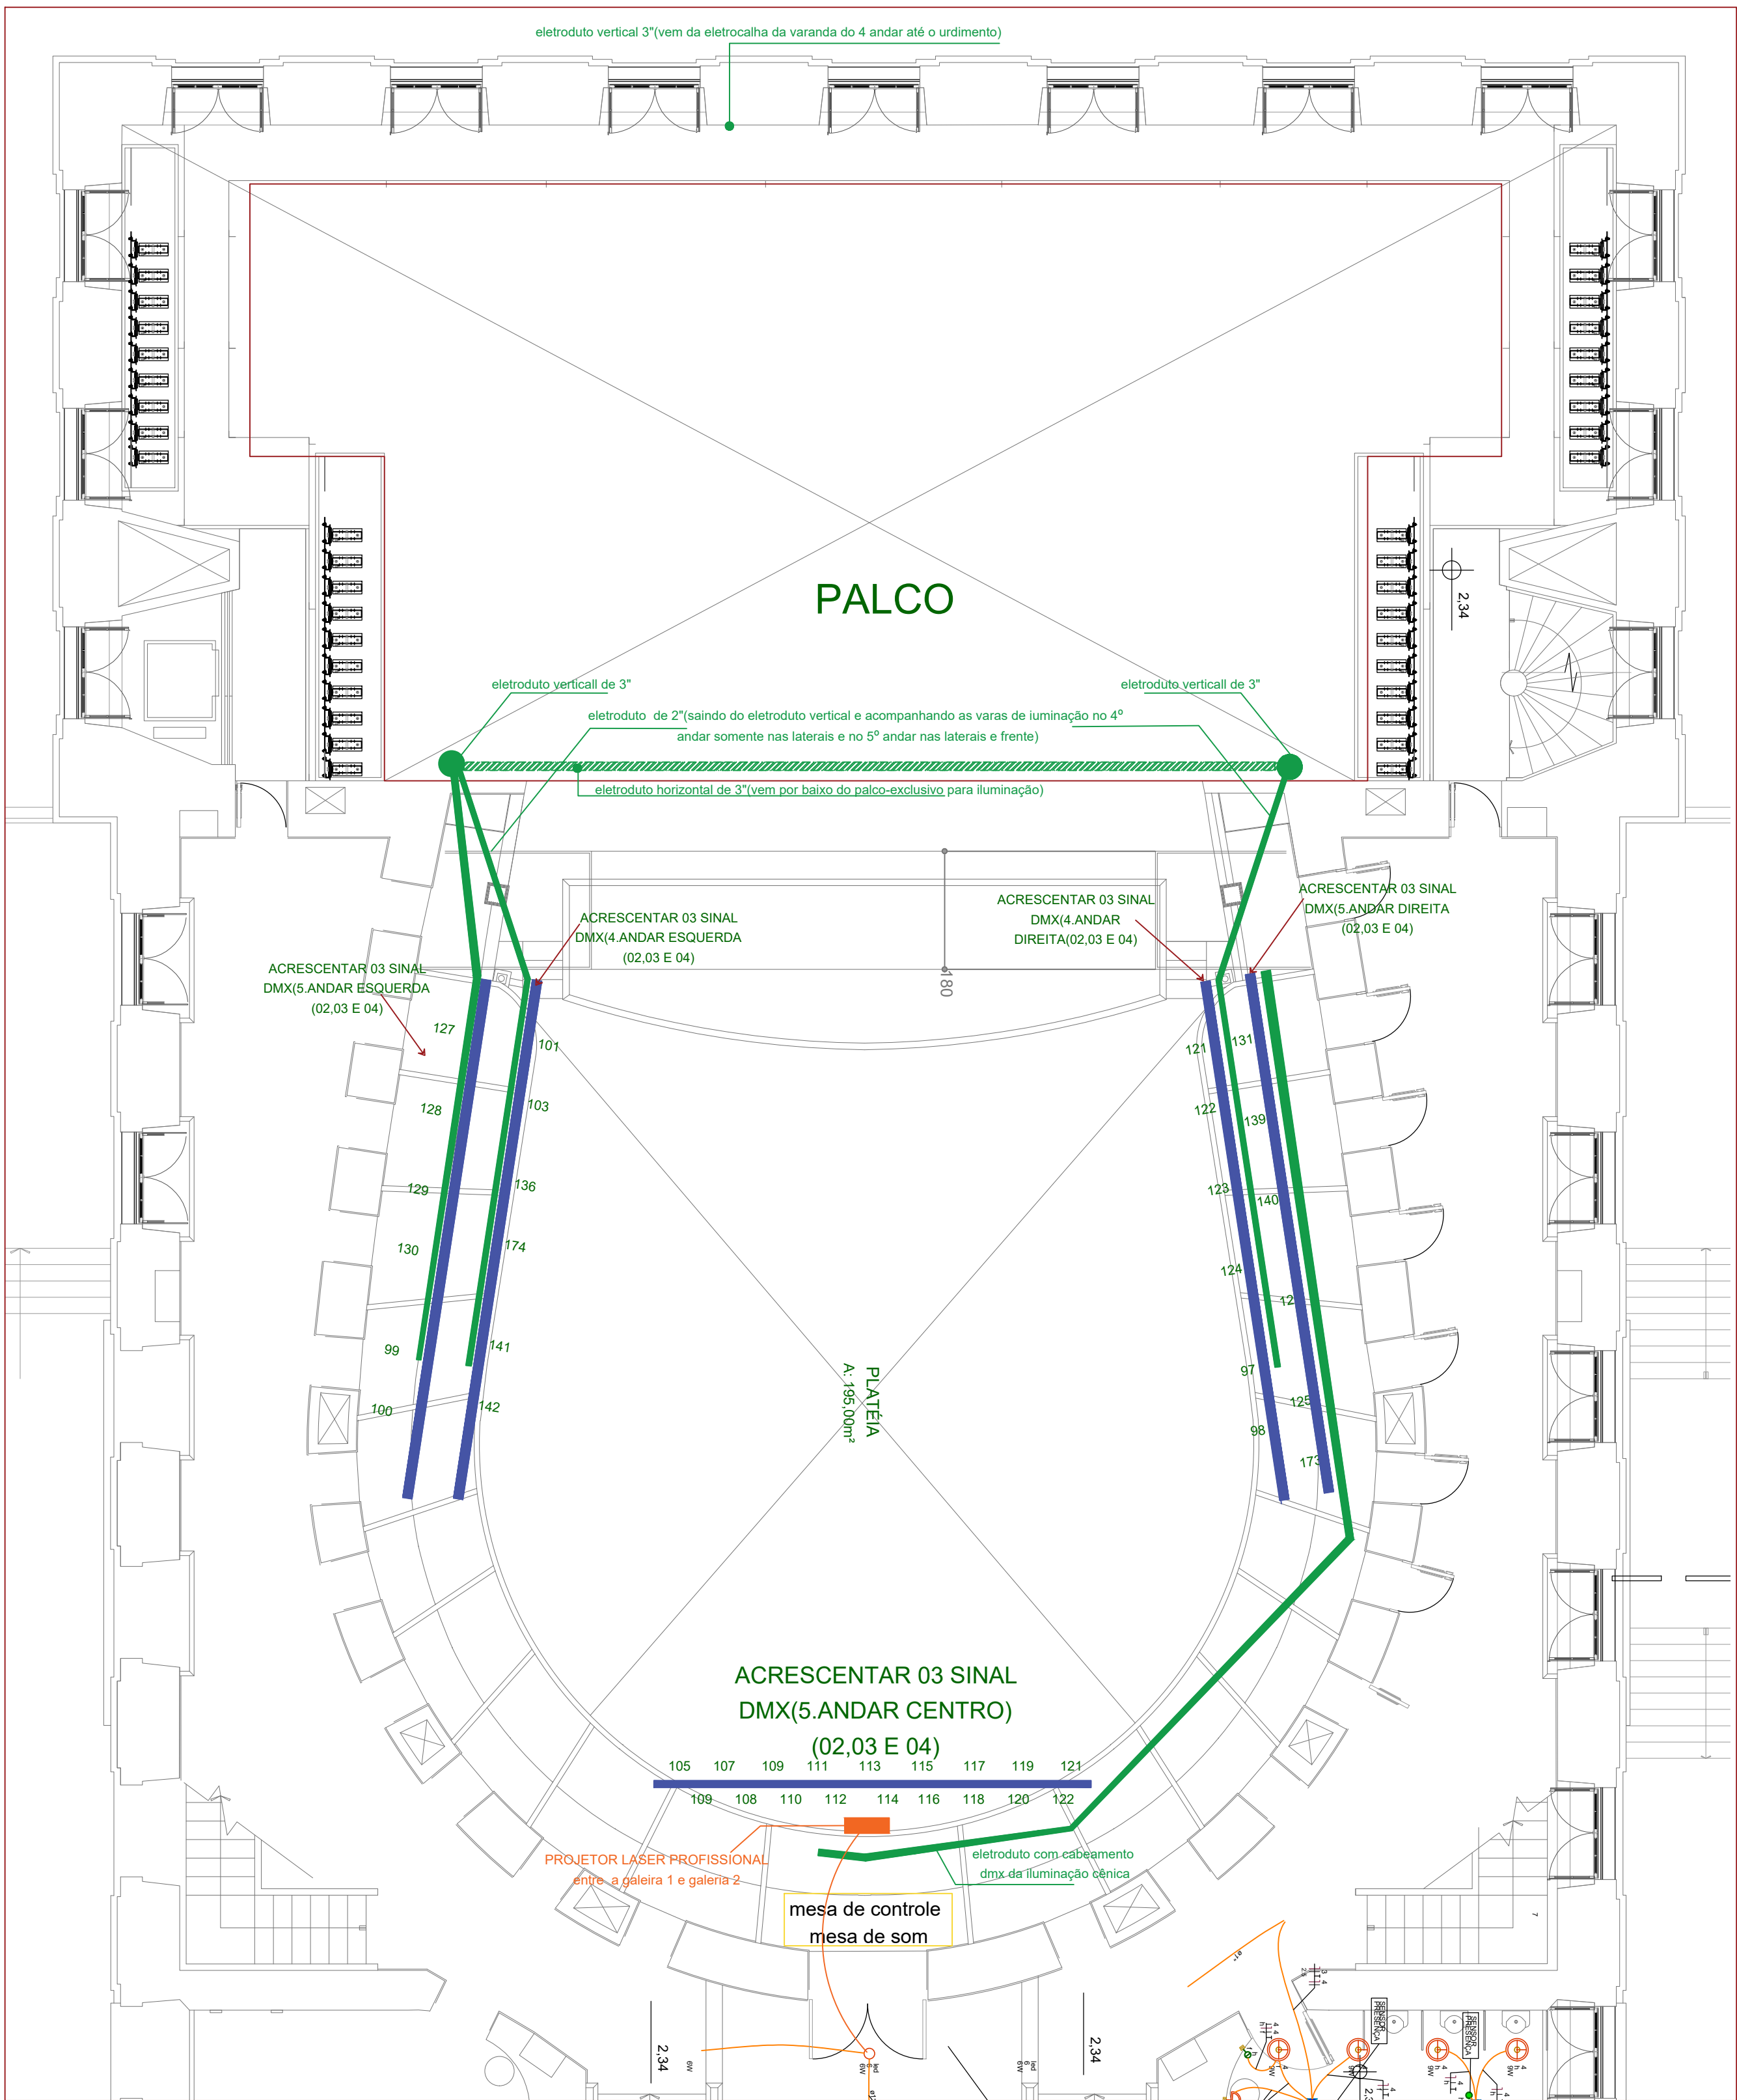

PLANTA BAIXA TÉRREO-VARAS ELÉTRICAS E DUTOS TUBULAÇÃO CABEAMENTOS DMX
ESCALA 1:75

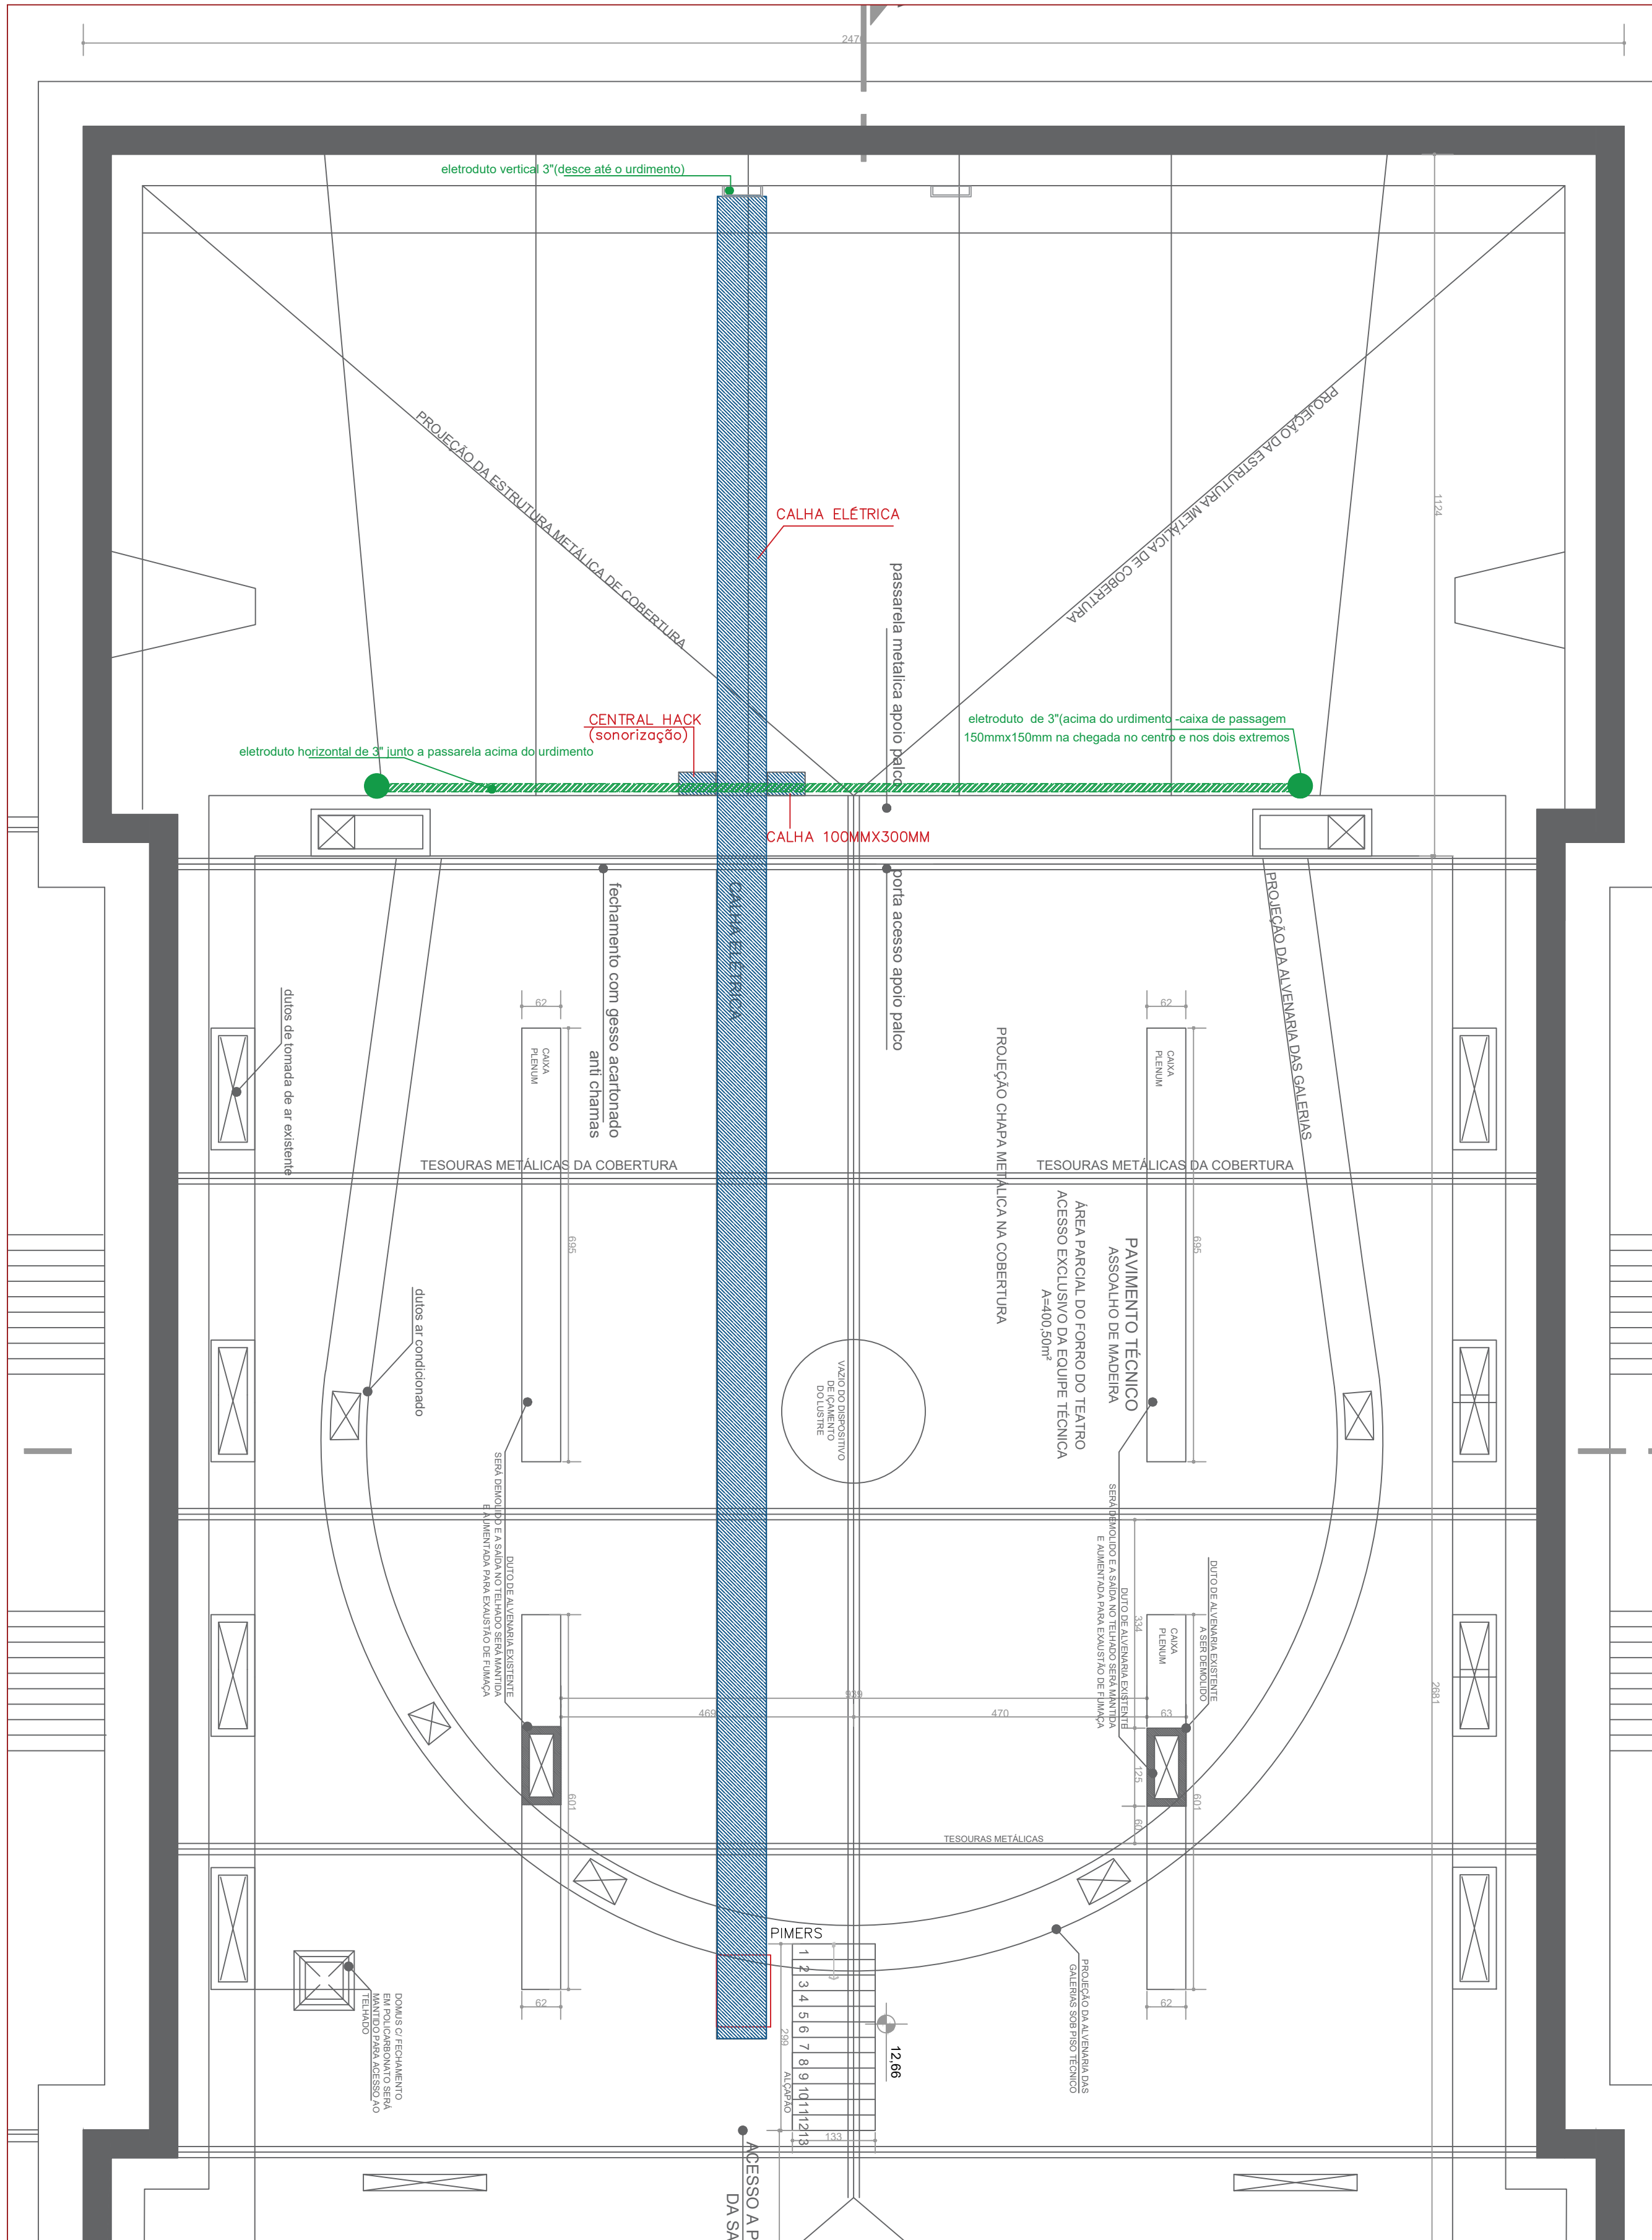

PLANTA BAIXA ÁREA TÉCNICA-DISTRIBUIÇÃO DUTOS INFRAESTRUTURA
ESCALA 1:75

Legenda de condutos	
Elétrica	
Elétrica	Direta
Elétrica	Teto
Elétrica	Alta
Elétrica	Média
Elétrica	Baixa
Elétrica	Piso

projetor de mídia
vara cênica
eletroduto de 3"



PROJETO: F13JUN2020-041 P1 3878-1

G			
F			
E			
D			
C			
B			
A			
REVISÃO	ASSUNTO	NOME	DATA

PROPRIETÁRIO	FUNDAÇÃO THEATRO SÃO PEDRO	ESCALAS INDICADAS
RESPONSÁVEL TÉCNICO	IRANI OLIVEIRA QUEIROZ CREA RS 173114	DESENHO UNIC
OBRALOCAL	THEATRO SÃO PEDRO PRAÇA MARCHEL, DECÓRIO S/N PORTO ALEGRE RS	DATA JUNHO 2020
PROJETO VARAS CÊNICAS PARA ILUMINAÇÃO E TUBULAÇÕES VISTA ESQUEMÁTICA PALCO, CAMAROTES 1,2,3, ÁREA TÉCNICA		PRANCHA IC 001
IRANI O QUEIROZ ENGENHARIA RUA NASCIMENTO SOARES DE ARAUJO 180 - PORTO ALEGRE RS		