
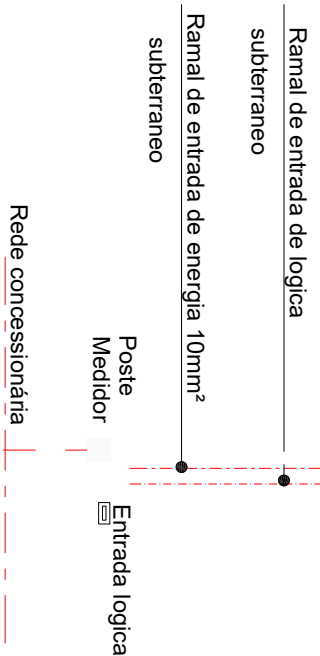


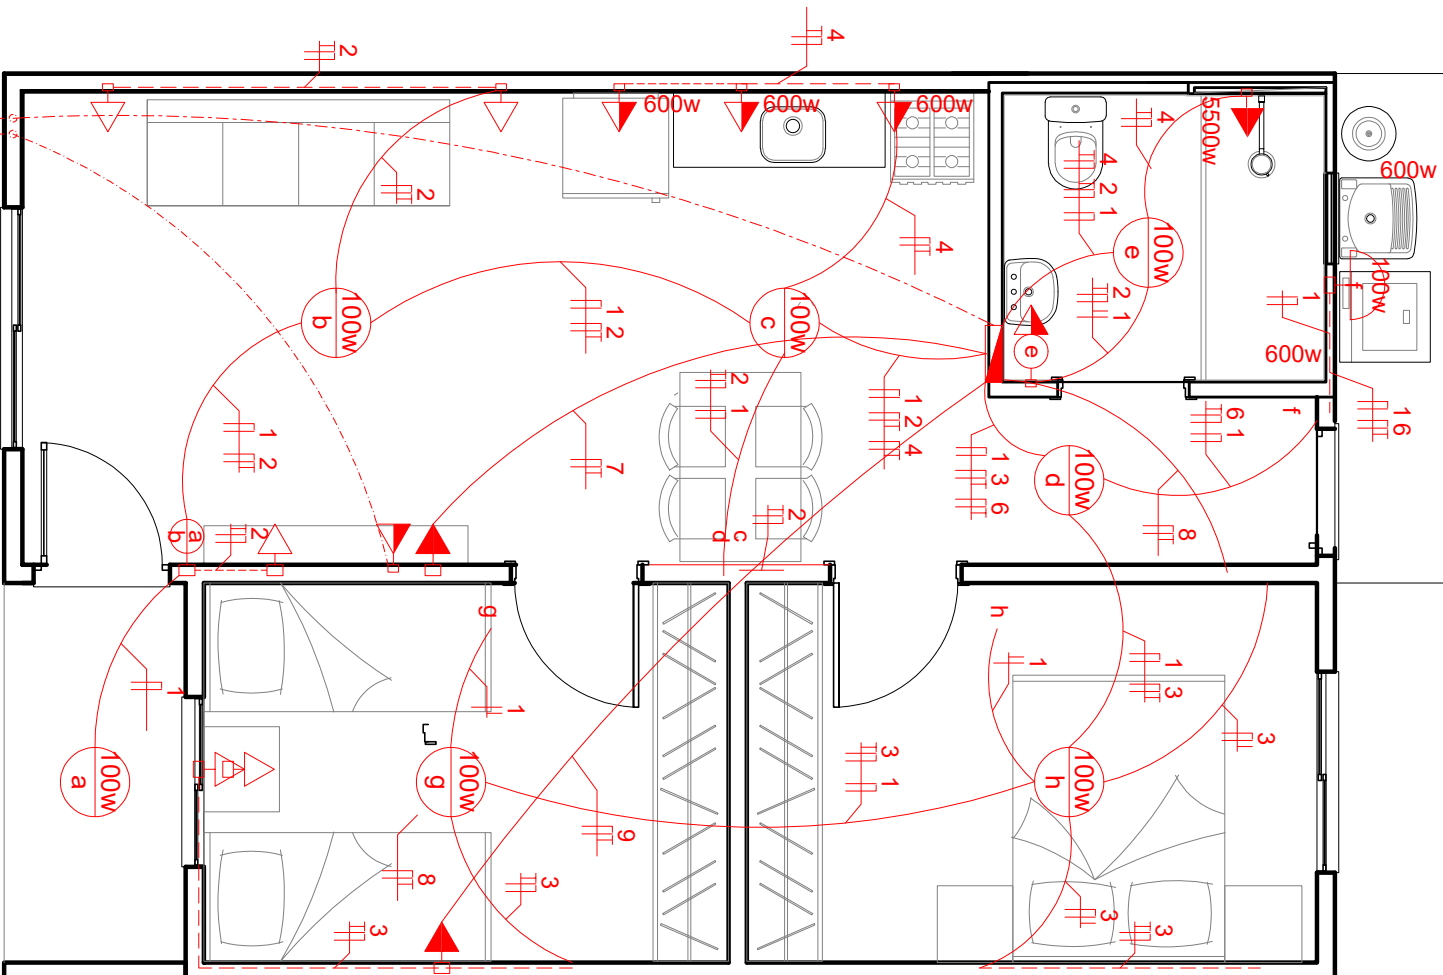

PLANTA BAIXA

ESCALA 1:50

LEGENDA ELÉTRICA	
tomada baixa h= 0,40m	tomada média h= 1,30m
interruptor simples h= 1,30m	interruptor duplo h= 1,30m
100w # ponto de luz embutido no tecto	100w # ponto de luz na parede h= 2,10m
condutores neutro, fase, retorno e terra	antena tv h= 0,40m
	centro de distribuição embutido a 1,30 do piso acabado
	campânha
	tomada alta h= 2,10m

QUADRO DE CARGAS												
CIRCUITO	DESCRIÇÃO	ILUMINAÇÃO		TOMADAS				CARGA (W)	TENSÃO 12V		TENSÃO 220V	
		QDDE	POTÊNCIA	QDDE	POTÊNCIA	QDDE	POTÊNCIA		CONSUMIDOR (VA)	DISJUNTOR (A)	CONSUMIDOR (VA)	DISJUNTOR (A)
1	Iluminação	8	100	-	-	-	-	800	2,5	15	2,5	15
2	Tomadas sala/banho	-	-	6	100	-	-	600	2,5	15	2,5	15
3	Tomadas quartos	-	-	5	100	-	-	500	2,5	15	2,5	15
4	Tomadas (cozinha / as)	-	-	-	-	3	600	1800	2,5	15	2,5	15
5	Tomada chuveiro	-	-	-	-	1	5500	5500	6,0	60	4,0	40
6	Tomada externa	-	-	-	-	1	600	600	6,0	60	4,0	40
7	Tomada ar-cond. sala	-	-	-	-	1	1000	1000	6,0	60	4,0	40
8	Tomada ar-cond. Q1	-	-	-	-	1	1000	1000	6,0	60	4,0	40
9	Tomada ar-cond. Q2	-	-	-	-	1	1000	1000	6,0	60	4,0	40

A CASA É SUA - CALAMINIDADES

**SECRETARIA DE HABITAÇÃO E
REGULARIZAÇÃO FUNDIÁRIA**

CENTRO ADMINISTRATIVO FERNANDO FERRARI - AV. BORGES DE MEDEIROS N. 1501 - POA/RSP

RESPONSÁVEL TÉCNICO P/ AMPLIAÇÃO:

ARQ. Marcos Hofmeister CAU A60466-6

ARQ. Samila Balbinot CAU A116142-3

DESENHO
MARCOS HOFMEISTER

OBRA	TIPO DE OBRA		AREA	52,80 m²
ENDEREÇO	XXXXXXXXXXXXXXXXXXXX	MUNICÍPIO	XXXXXXXX	
PROJETO	ASSUNTO	Nº PRANCHA		
ELETRICO		PLANTA BAIXA UNIFILAR	unica	
ESCALA	DATA			
1:50	MARÇO 2026			

NOME ARQUIVO
000000-0000-00-0-ARQ-PL-333-444-R00N