

MAPA DE LOCALIZAÇÃO
ESCALA: 1/1000


- TUBO EXISTENTE
- TUBO PB PA-1 Ø300mm
- TUBO PB PS-1 Ø400mm
- TUBO PB PA-1 Ø400mm
- CAIXA COLETORA 0,80 x 0,80 (INT.)
- CAIXA COLETORA 1,30 x 1,30 (INT.)

- QUANTITATIVO DA REDE DRENAGEM:**
- 302 METROS TUBO PS1 DN 400MM
 - 41 METROS TUBO PA1 DN 400MM
 - 48 METROS TUBO PA1 DN 300MM
 - 900 METROS MEIO-FIO PRÉ-MOLDADO 100X30X13/30CM
 - 19 MEIOS-FIOS PRÉ-MOLDADO VAZADO
 - 18 CAIXAS TIPO BOCA-DE-LOBO 0,80 X 0,80M
 - 01 CAIXAS TIPO BOCA-DE-LOBO 1,30 X 1,30M



- LEGENDA:**
- ▨ EXECUÇÃO DE BGS ESP. 6CM + PÓ-DE-PEDRA 1CM- LARGURA 6,00 METROS
 - ▨ REGULARIZAÇÃO DE PASSEIO/ ATERRO
 - MEIO-FIO
 - EIXO DE VIA

PLANTA BAIXA – QUALIFICAÇÃO DE VIA
ESCALA: 1/1000

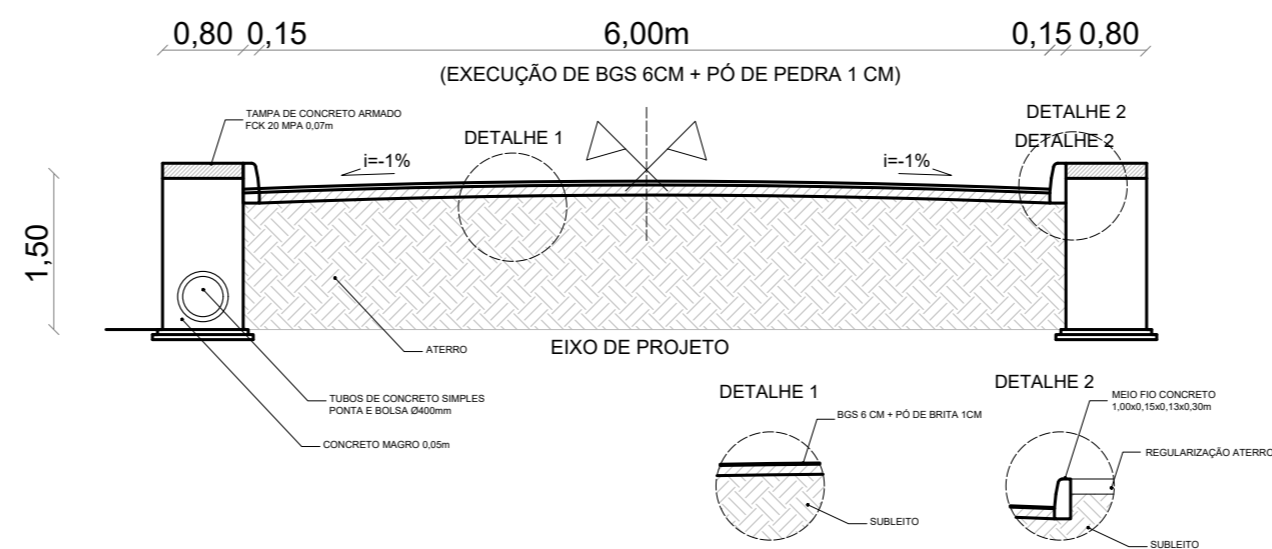

SEÇÃO TIPO
ESCALA: 1/75

COORDENADAS DO LOCAL DA OBRA:
 PONTO INICIAL: LATITUDE: 29°58'3.74"S
 LONGITUDE: 51°47'25.75"O
 PONTO FINAL: LATITUDE: 29°58'6.35"S
 LONGITUDE: 51°47'42.95"O

<p>PREFEITURA MUN. SÃO JERÔNIMO</p> <p>Objeto: EXECUÇÃO DE DRENAGEM E MELHORIAS NA RUA OSÓRIO CORRÊA DOS SANTOS, NA LOCALIDADE DO PORTO DO CONDE, MUNICÍPIO DE SÃO JERÔNIMO/RS</p> <p>RESPONSÁVEL TÉCNICO:</p>	<p>ASSUNTO: OBRAS DE INFRAESTRUTURA URBANA REQUALIFICAÇÃO VIÁRIA</p>
	<p>LOCAL: RUA OSÓRIO CORRÊA DOS SANTOS</p>
	<p>TRECHO: RUAS SADI DE SOUZA CAPELÃO E DO CEMITÉRIO</p>
	<p>ÁREA: 444,00 x 6,00 = 2.664,00 m²</p>

TO. PRANCHA: A2 (594 x 420mm)

Assinantes

Veracidade do documento



Documento assinado digitalmente.
Verifique a veracidade utilizando o QR Code ao lado ou acesse o site **verificador-assinaturas.plataforma.betha.cloud** e insira o código abaixo:

V4Z

PJY

22Y

NZ5