


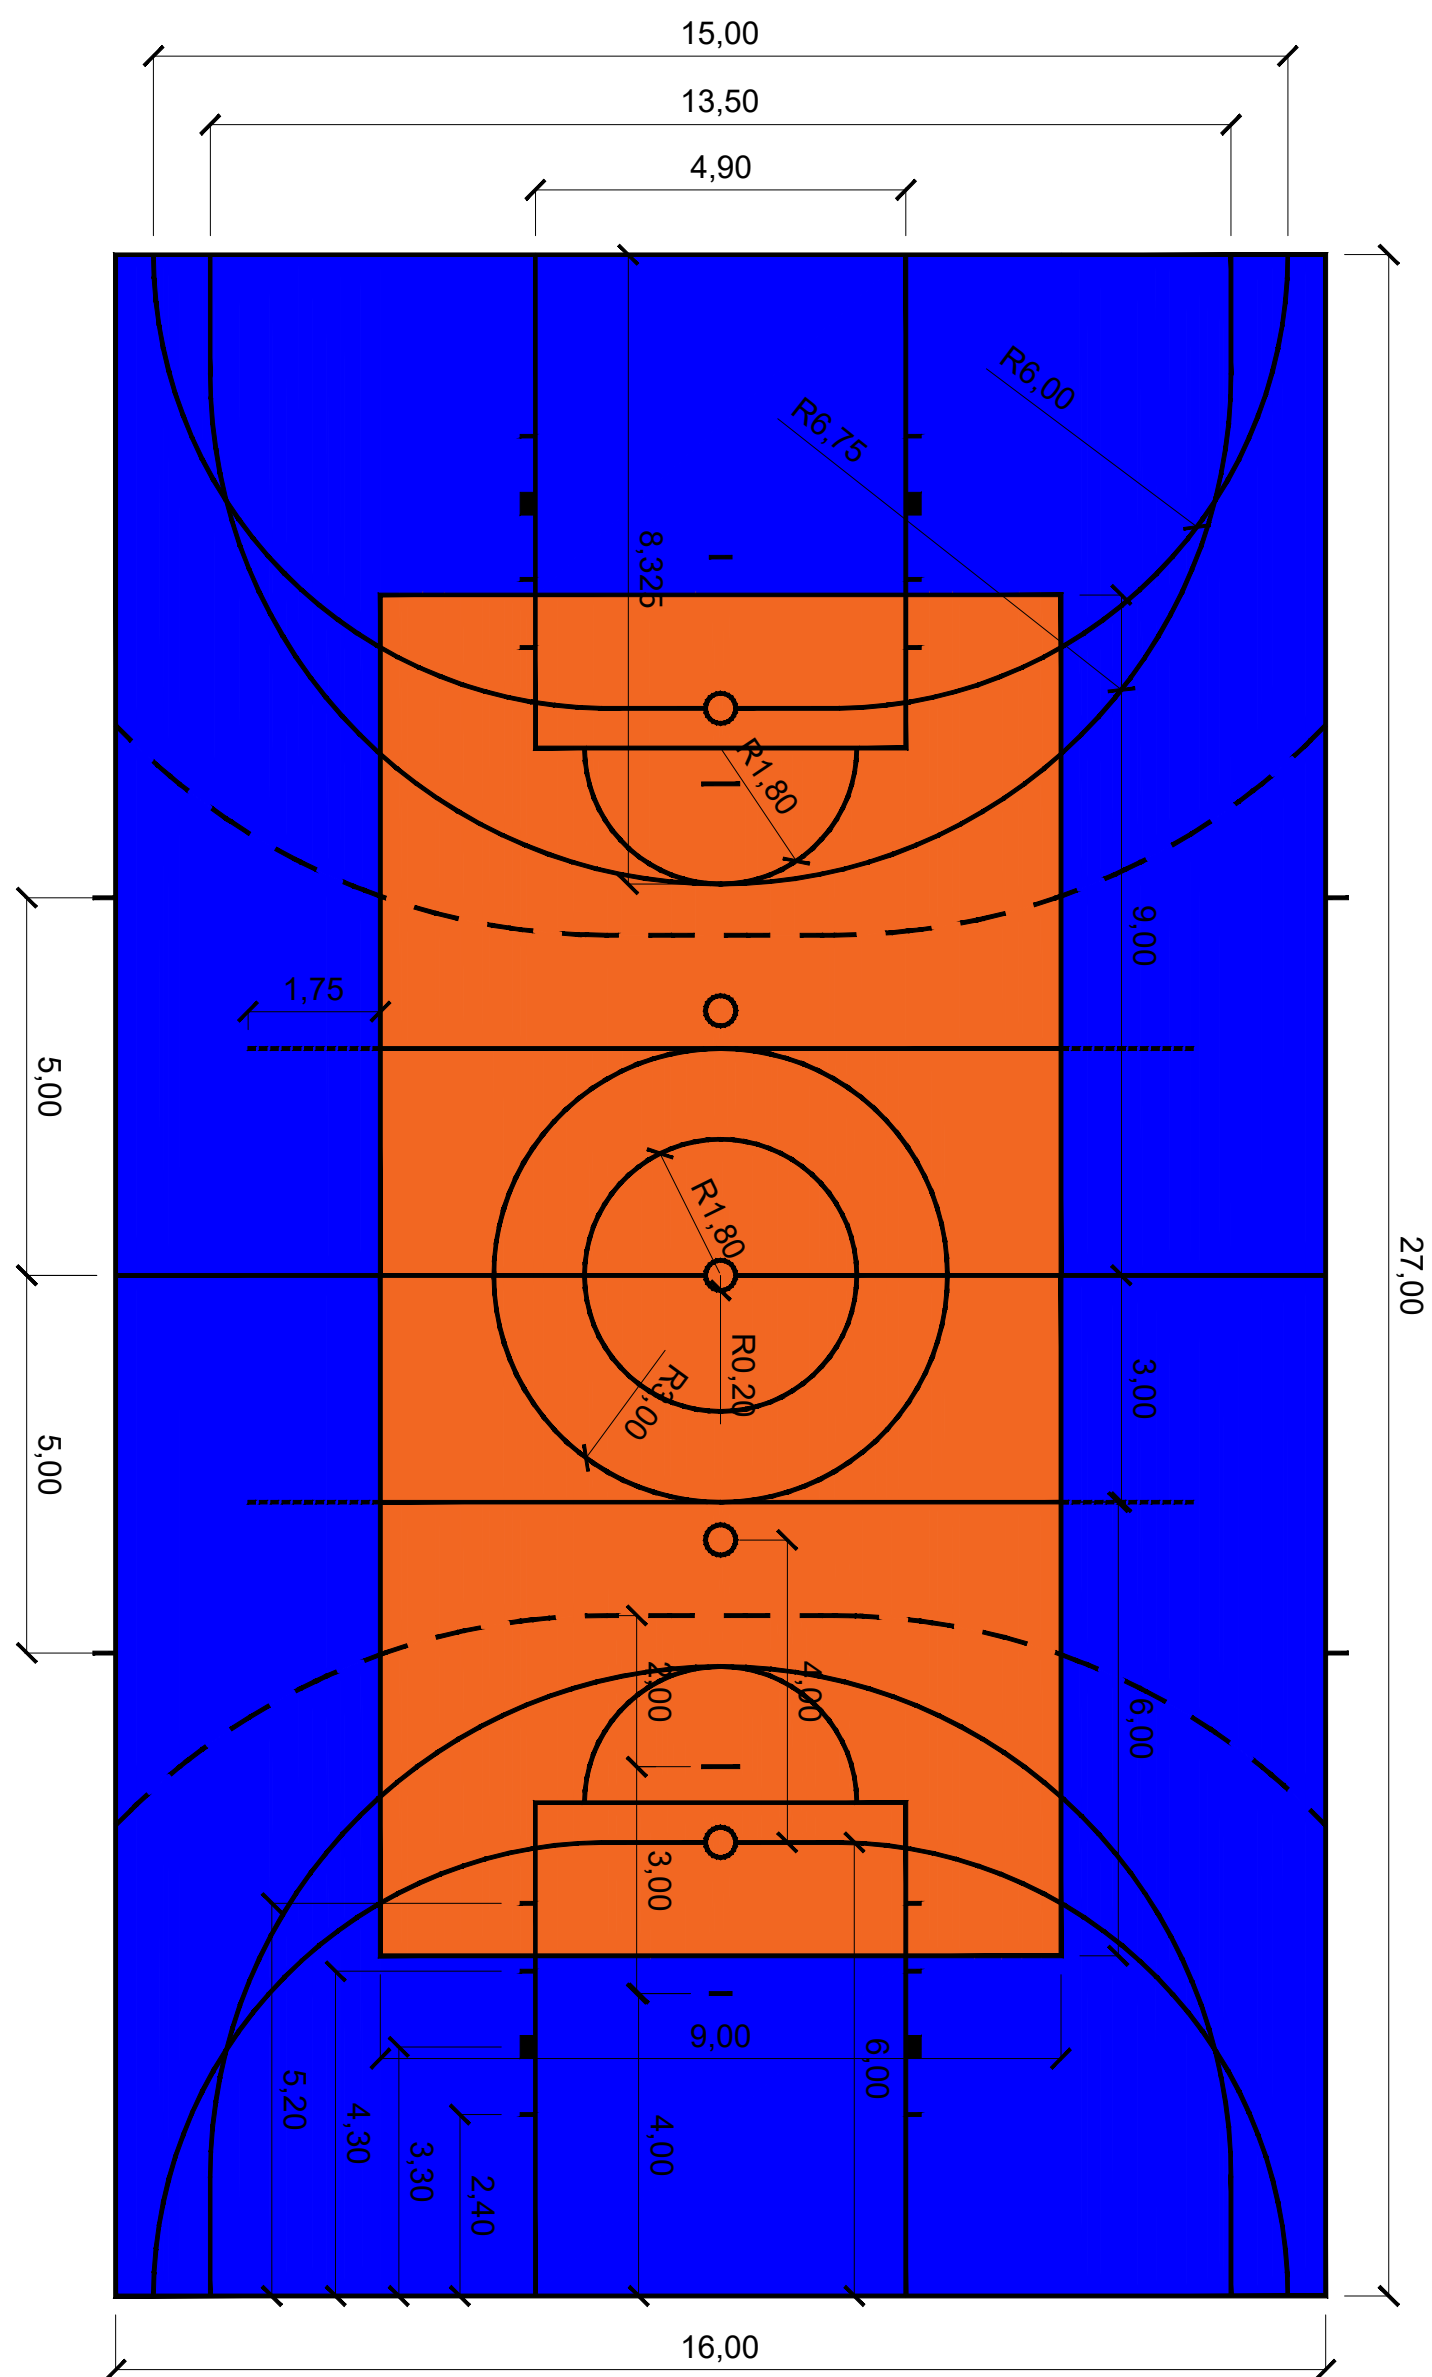


PLANTA BAIXA - Pintura do Piso

ESCALA 1:100

LEGENDA:

- CI1** Caixa de Inspeção 80x80cm
- CI2** - Caixa de Drenagem com Grelha de Ferro Fundido
- CI3** - Caixa de Drenagem com Grelha de Ferro Fundido

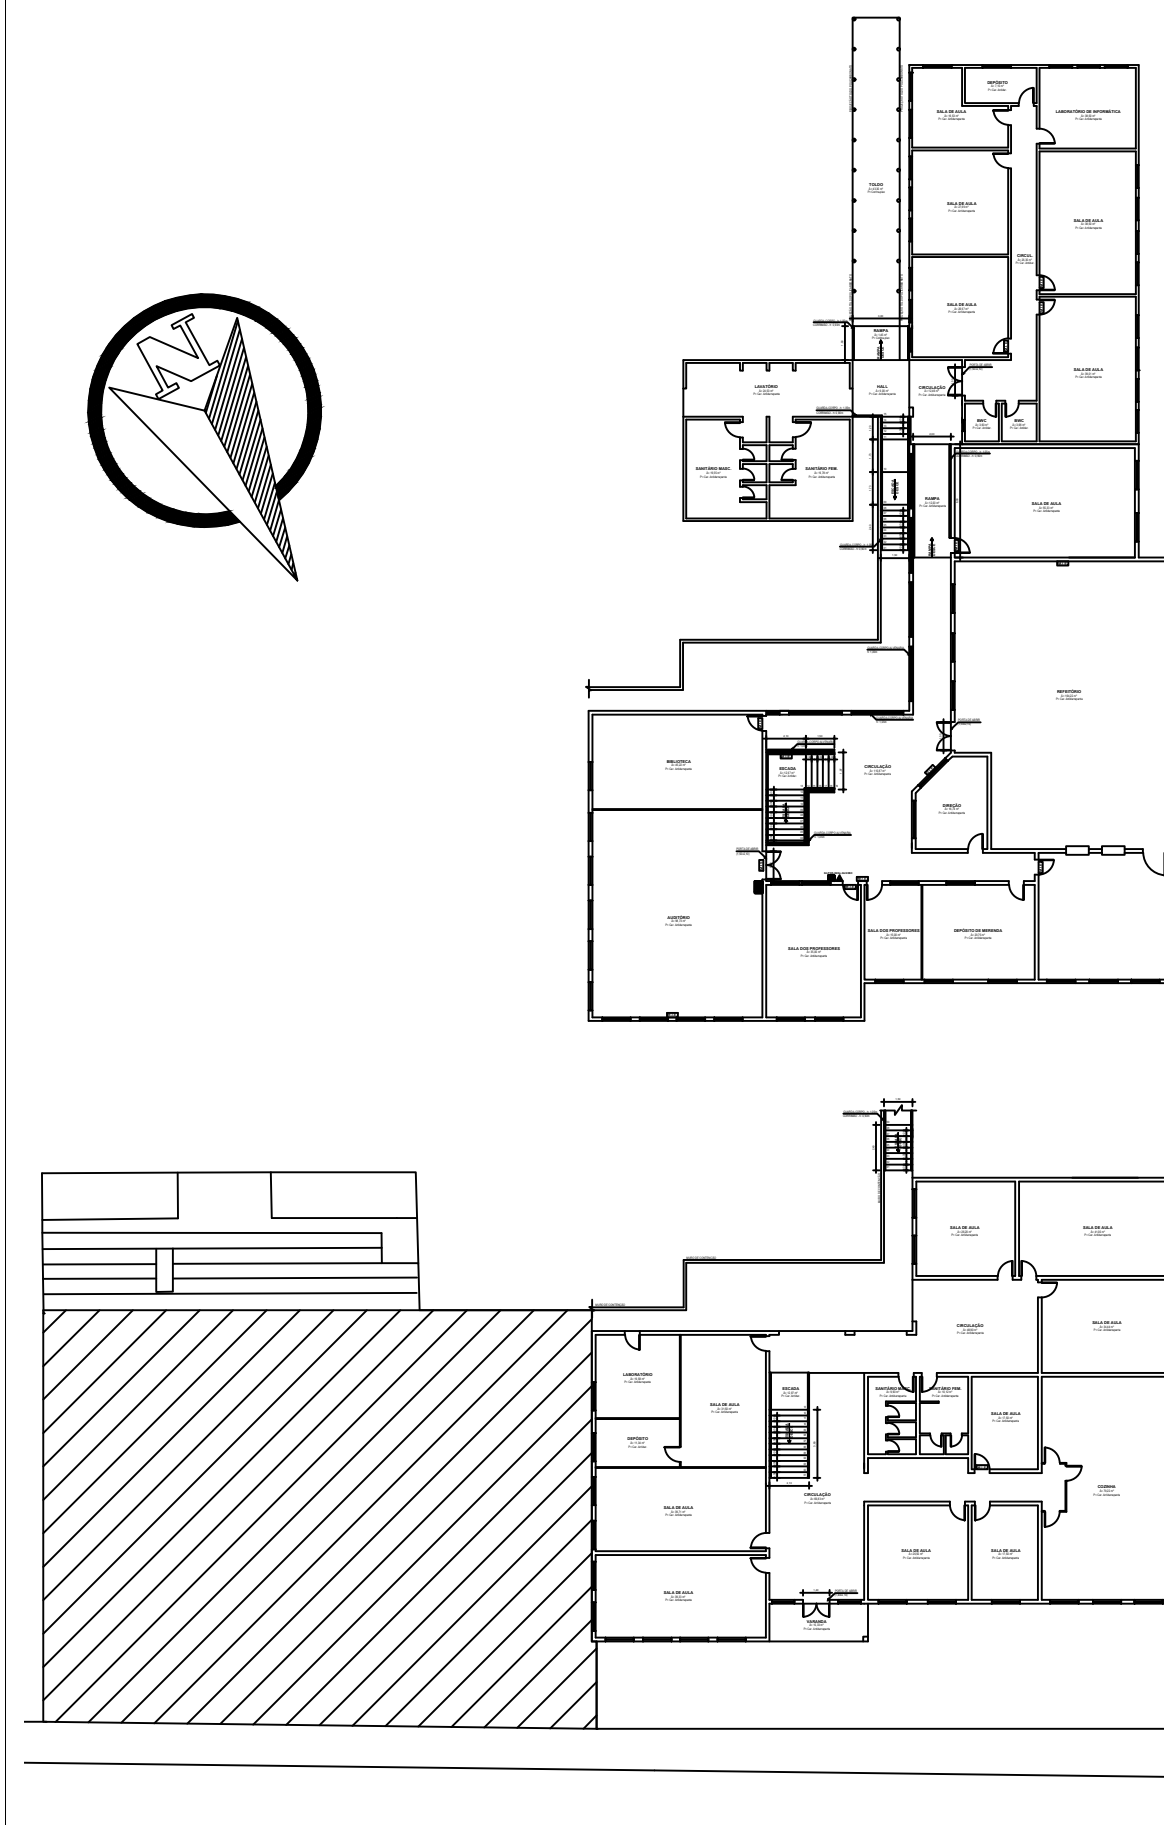


PLANTA DE LOCALIZAÇÃO - Nível Superior

ESCALA 1:400


PLANTA DE LOCALIZAÇÃO - Nível Térreo

ESCALA 1:400

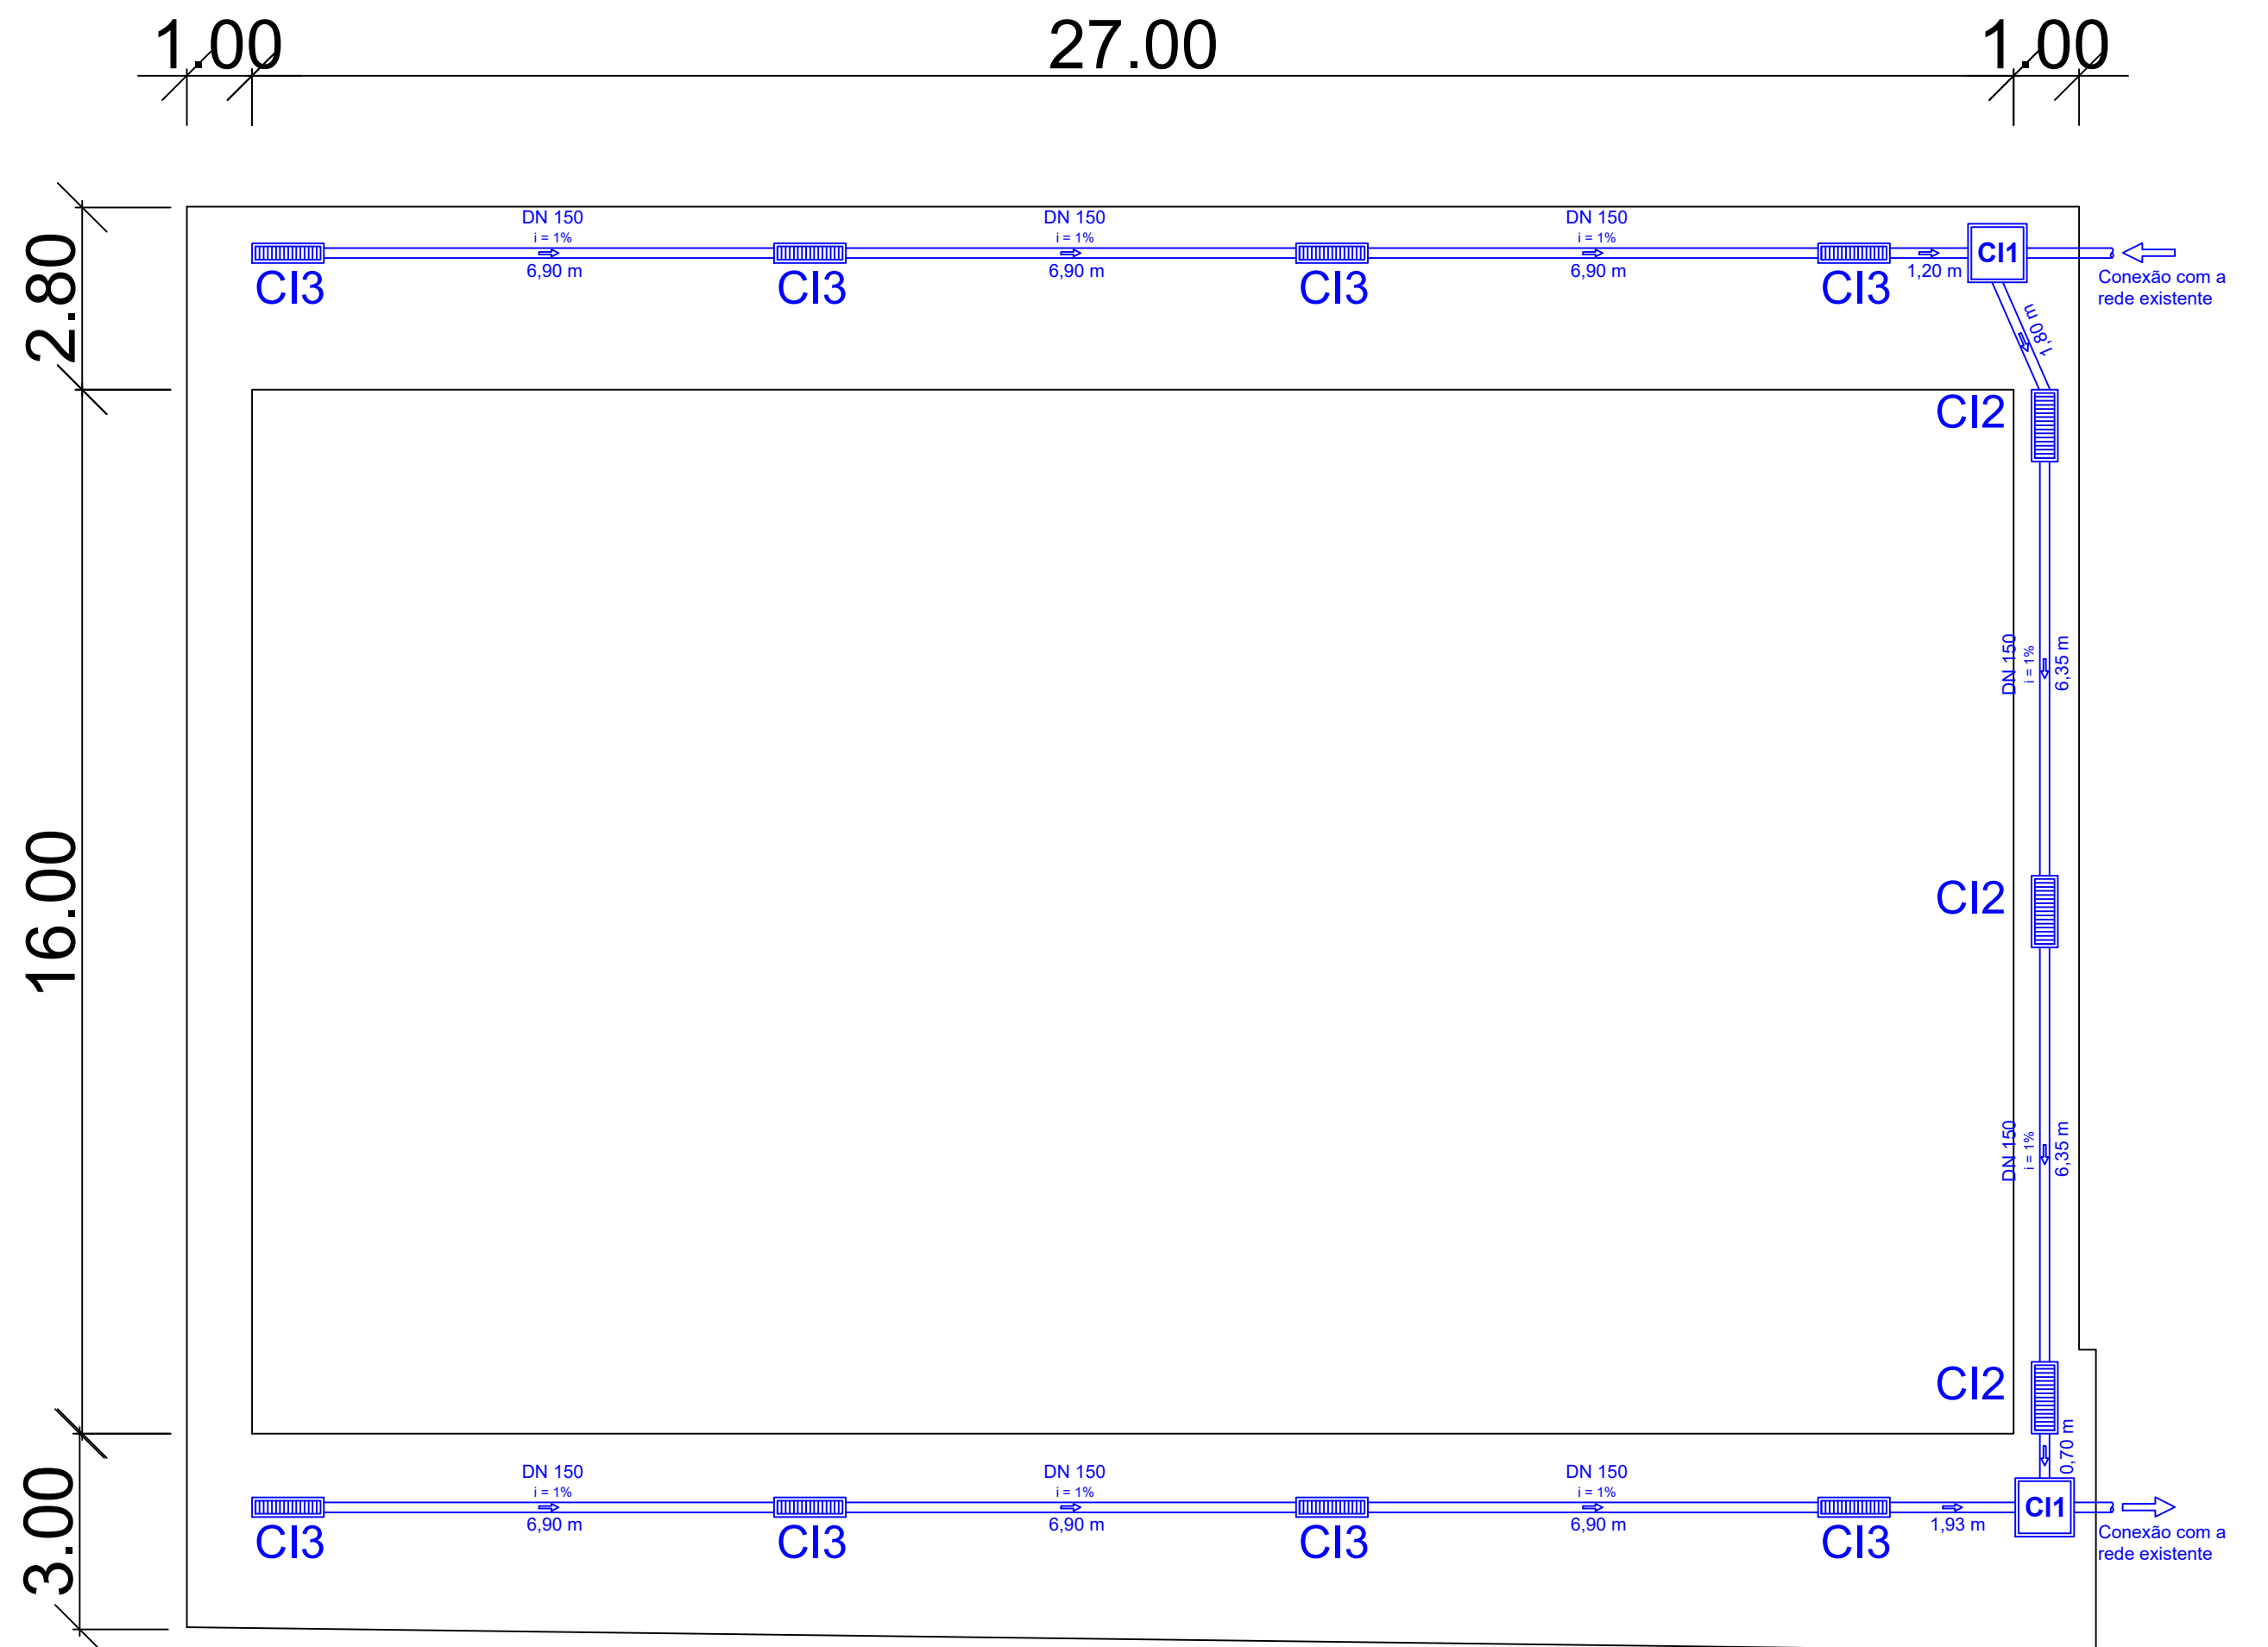


PLANTA BAIXA - Rede Pluvial

ESCALA 1:100

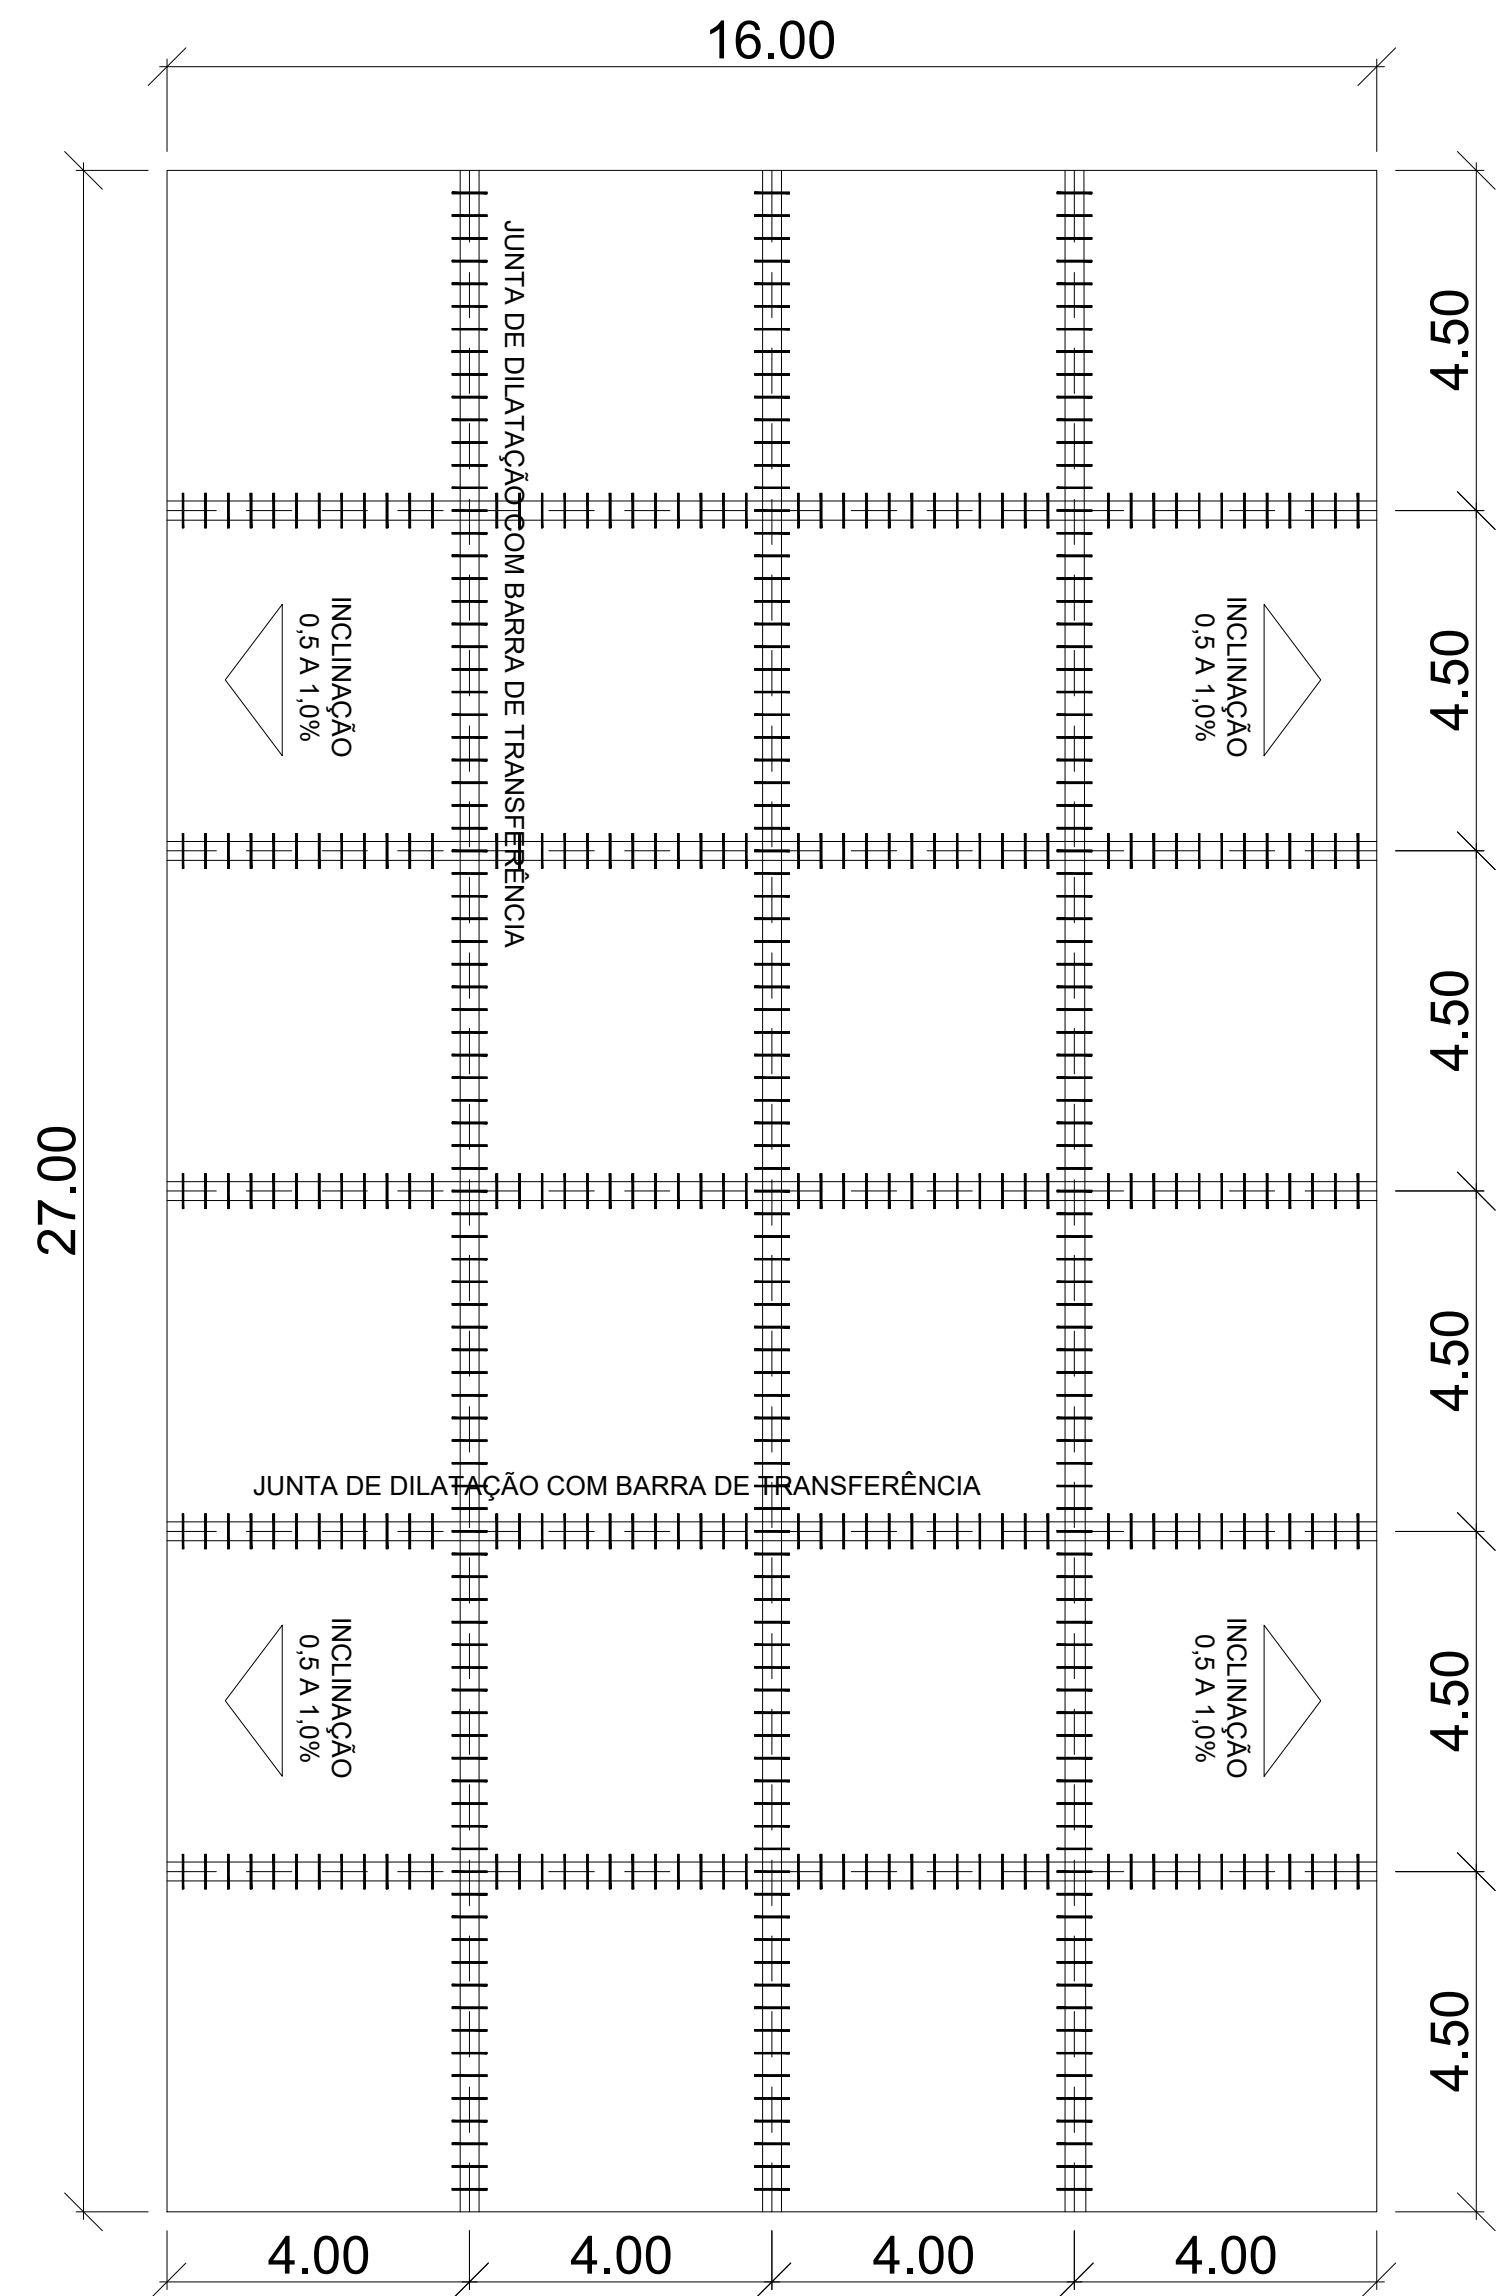

PLANTA BAIXA - Juntas de Dilatação e Barras de Transferência

ESCALA 1:100

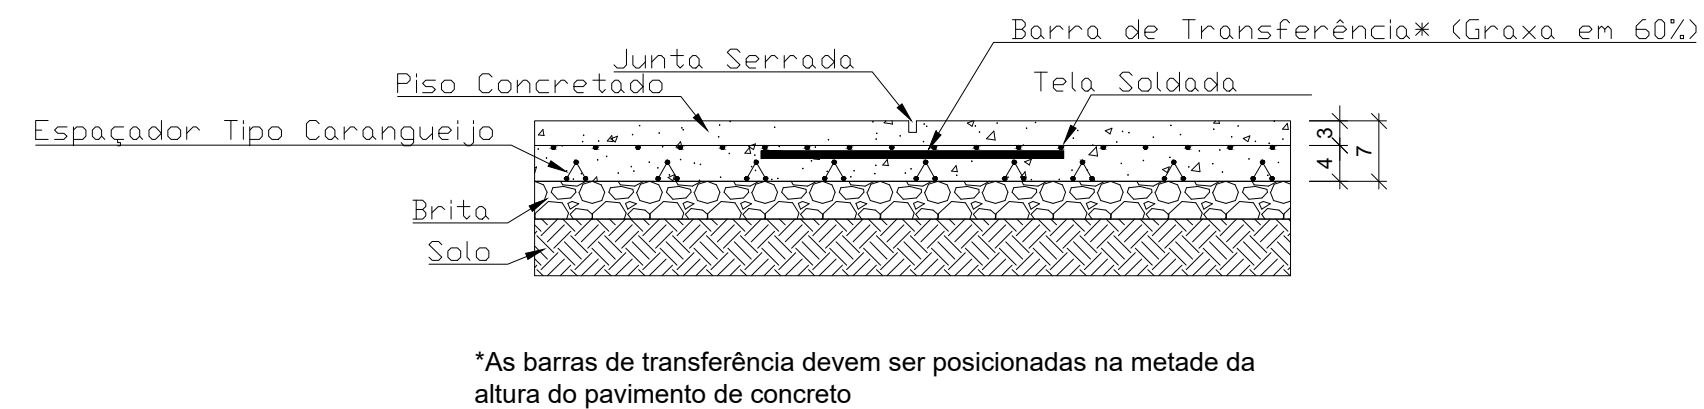

REVISÃO	DATA	DESENHO	RESP. TÉCNICO/PROJETISTA	ALTERAÇÃO
PREFEITURA MUNICIPAL DE TRIUNFO SECRETARIA DE COORDENAÇÃO E PLANEJAMENTO ESTADO DO RIO GRANDE DO SUL				
ESPECIFICAÇÃO PROJETO: REFORMA DA QUADRA POLIESPORTIVA - E.M.E.F. SERAFIM ÁVILA			PRANCHAS: 02/02	ÁREA: 638,00m ²
RESP. TÉCNICO: HUMBERTO BRANDÃO ENGENHEIRO CIVIL CREA/RS 247391			REFERÊNCIA: PLANTAS BAIXAS E DETALHAMENTOS REVISÃO: R00	ESCALA: INDICADA DATA: MARÇO-2024 DESENHO: —