


Planta baixa

Extensão 144,00m
Escala 1:250

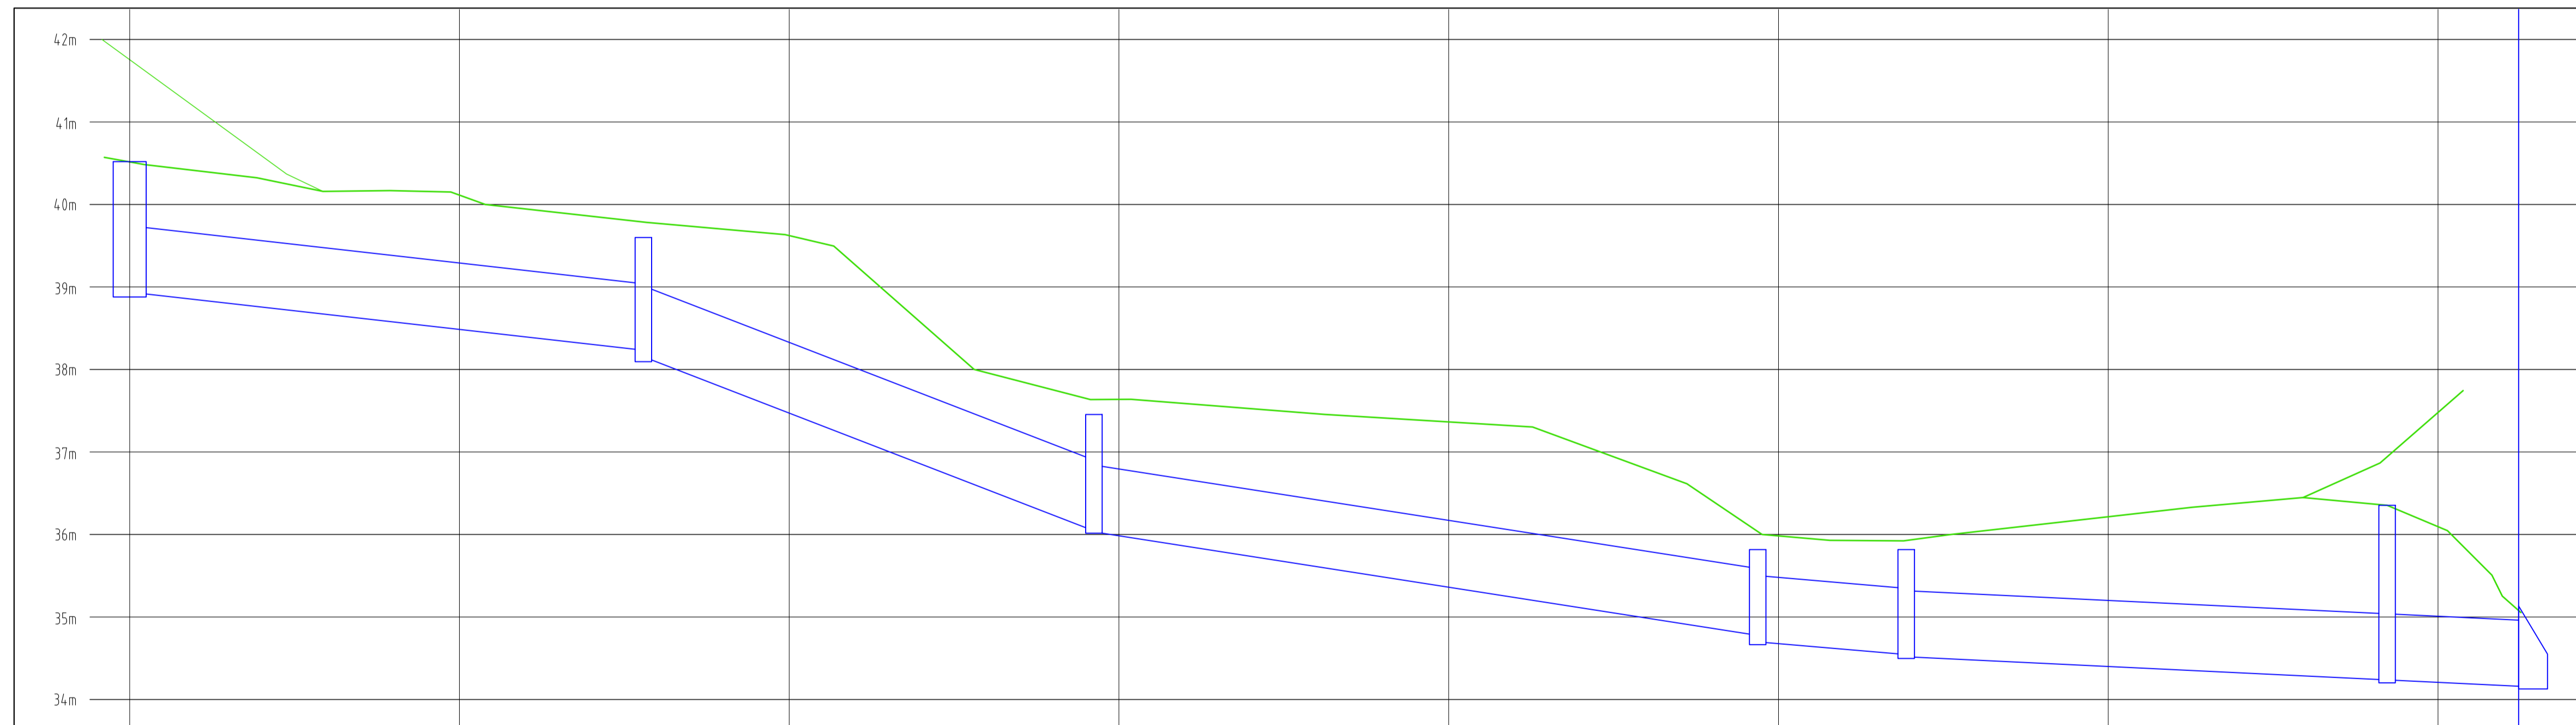

Estaca	0+000	0+020	0+040	0+060	0+080	0+100	0+120	---	07
Cota terreno	40,516	40,114	39,623	37,637	37,364	35,983	36,215	---	36,014
Caixa	01	02	03	04	05	06	07		
Cota caixa fundo	38,875	38,004	36,003	34,665	34,451	34,202	34,018		34,014
Comprimento trecho (m)	30,00	27,00	4,00	8,00	28,00	8,00			
Declividade (m/m)	0,0223	0,0752	0,0305	0,0172	0,0100	0,0100			
Diâmetro tubo - DN (cm)	80	80	80	80	80	80			

Perfil
Extensão 144,00m
Escala Horizontal 1:250
Escala Vertical 1:50


Prefeitura Municipal de
Parobé

obra: **Micro-drenagem Vila Feliz**
endereço: **Rua Inês Maria Vieira e Rua Libório Raymundo**
descrição da prancha: **Geométrico e Drenagem**
proprietário: _____ responsável técnico: _____

Prefeitura Municipal de Parobé
CNPJ 08.372.883/0001-01
Av. João Mosmann Filho 143 - Centro - Parobé/RS - CEP: 95.630-000
(51)3543-8600 - planejamento@parobe.rs.gov.br

Silmar S. de Melo
eng. civil crea/rs 126.804-d

área: ----
extensão: ---- m
data: **Mar/2026**
escala: ----
Indicada
prancha n°:

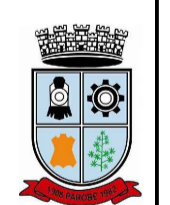

F:\Projeto - PAROBÉ-Vila Feliz - Drenagem\Drenagem.dwg
23/04/2026