


Divisória Sicredi em vidro a instalar

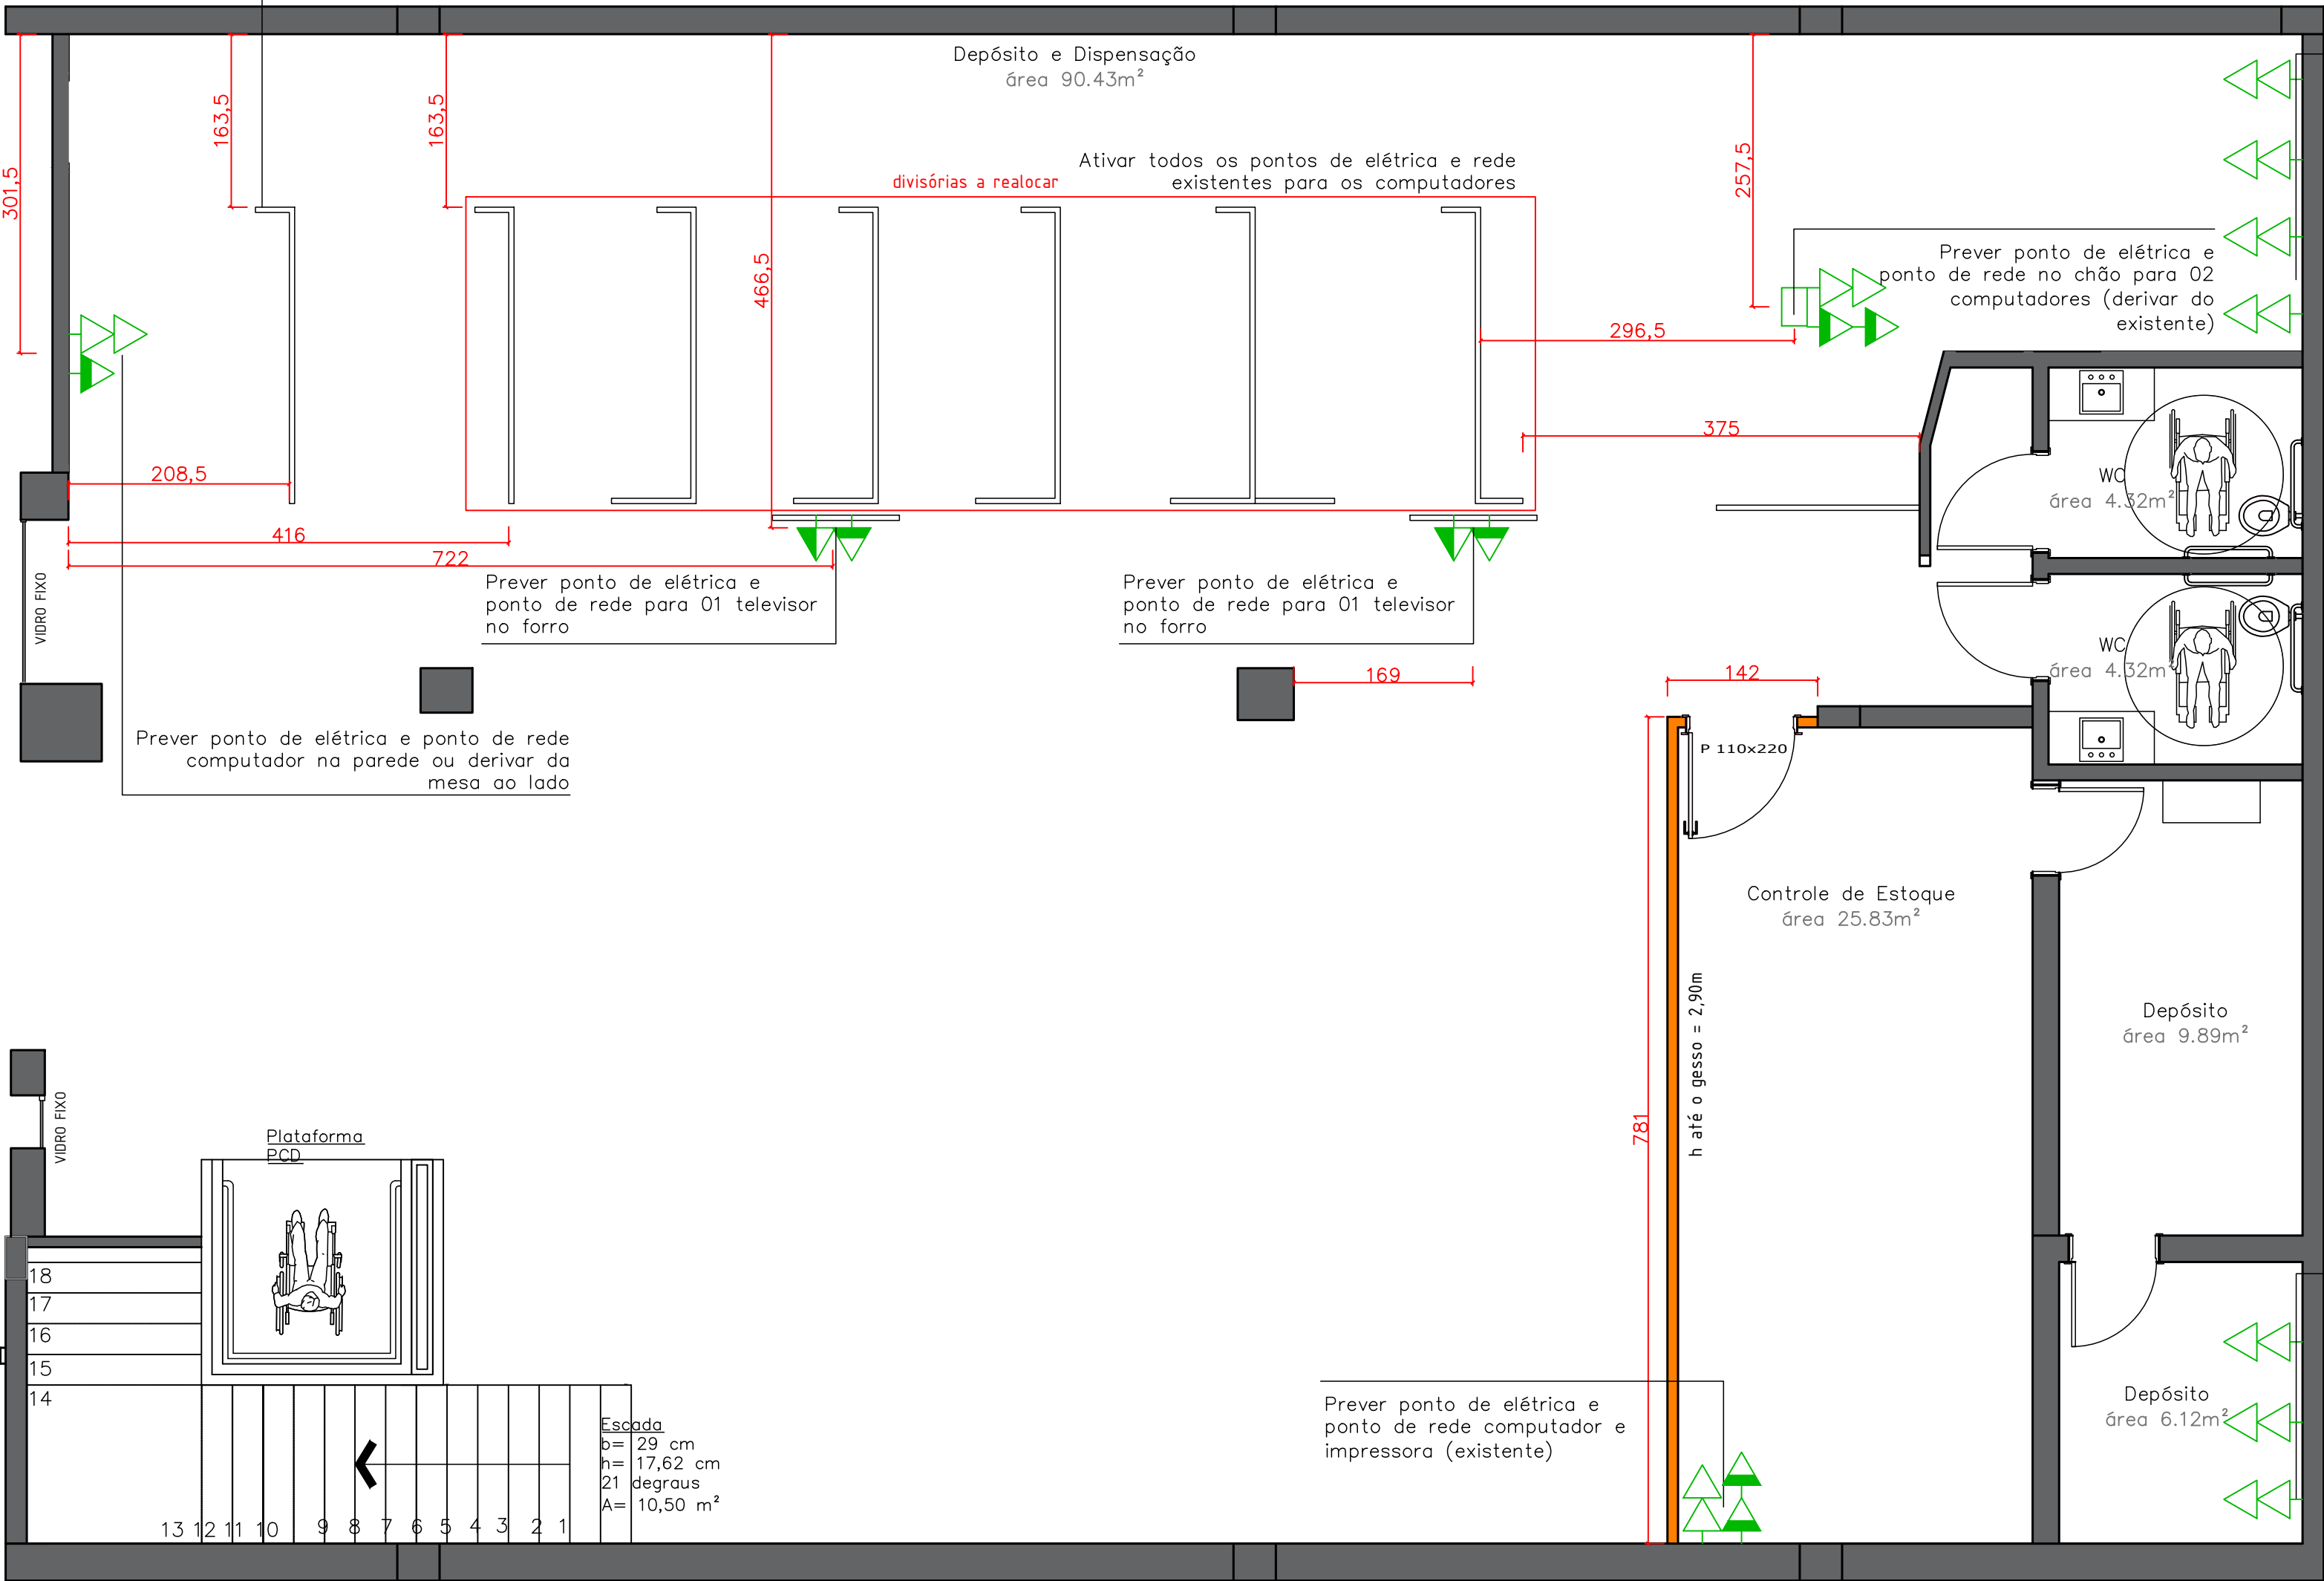

Prever 4 pontos de elétrica tomada 20A para 6 refrigeradores

Prever ponto de elétrica e ponto de rede no chão para 02 computadores (derivar do existente)

WC  
área 4.32m²

WC  
área 4.32m²

Controle de Estoque  
área 25.83m²

Depósito  
área 9.89m²

Depósito  
área 6.12m²

Prever 3 pontos de elétrica tomada 20A para 6 refrigeradores

Prever ponto de elétrica e ponto de rede computador e impressora (existente)

Escada  
b= 29 cm  
h= 17,62 cm  
21 degraus  
A= 10,50 m²

PLANTA BAIXA – TÉRREO SEGUNDO AMBIENTE – EXECUTIVO  
ESCALA 1:50

PREFEITO MUNICIPAL: RODRIGO DÉCIMO  
SECRETÁRIO: GUILHERME SCHNEIDER  
RUA VENÂNCIO AIRES 2277 • 5º ANDAR • CENTRO  
CEP 97010-005 • SANTA MARIA • RS  
(55) 3274-1562



OBRA  
LOCAL

**FARMÁCIA UNIFICADA**  
AV. Rio Branco, 809, BAIRRO CENTRO, SANTA MARIA/RS

PROJETO  
ASSUNTO

**ARQUITETÔNICO E INTERIORES**  
EXECUTIVO

PROPRIETÁRIO  
RESPONSÁVEL TÉCNICO

PREFEITURA MUNICIPAL DE SANTA MARIA

MARCOS GUTERRES GIOVELLI  
CAU: A2480-060-3 PMDM 18137

|                         |                  |                      |         |
|-------------------------|------------------|----------------------|---------|
| ÁREA                    | DESENHO ORIGINAL |                      | PRANCHA |
| ESCALA<br>1/50          | AJUSTES          | DATA<br>JANEIRO 2026 | 02/03   |
| UNIDADES<br>CENTÍMETROS |                  |                      |         |