


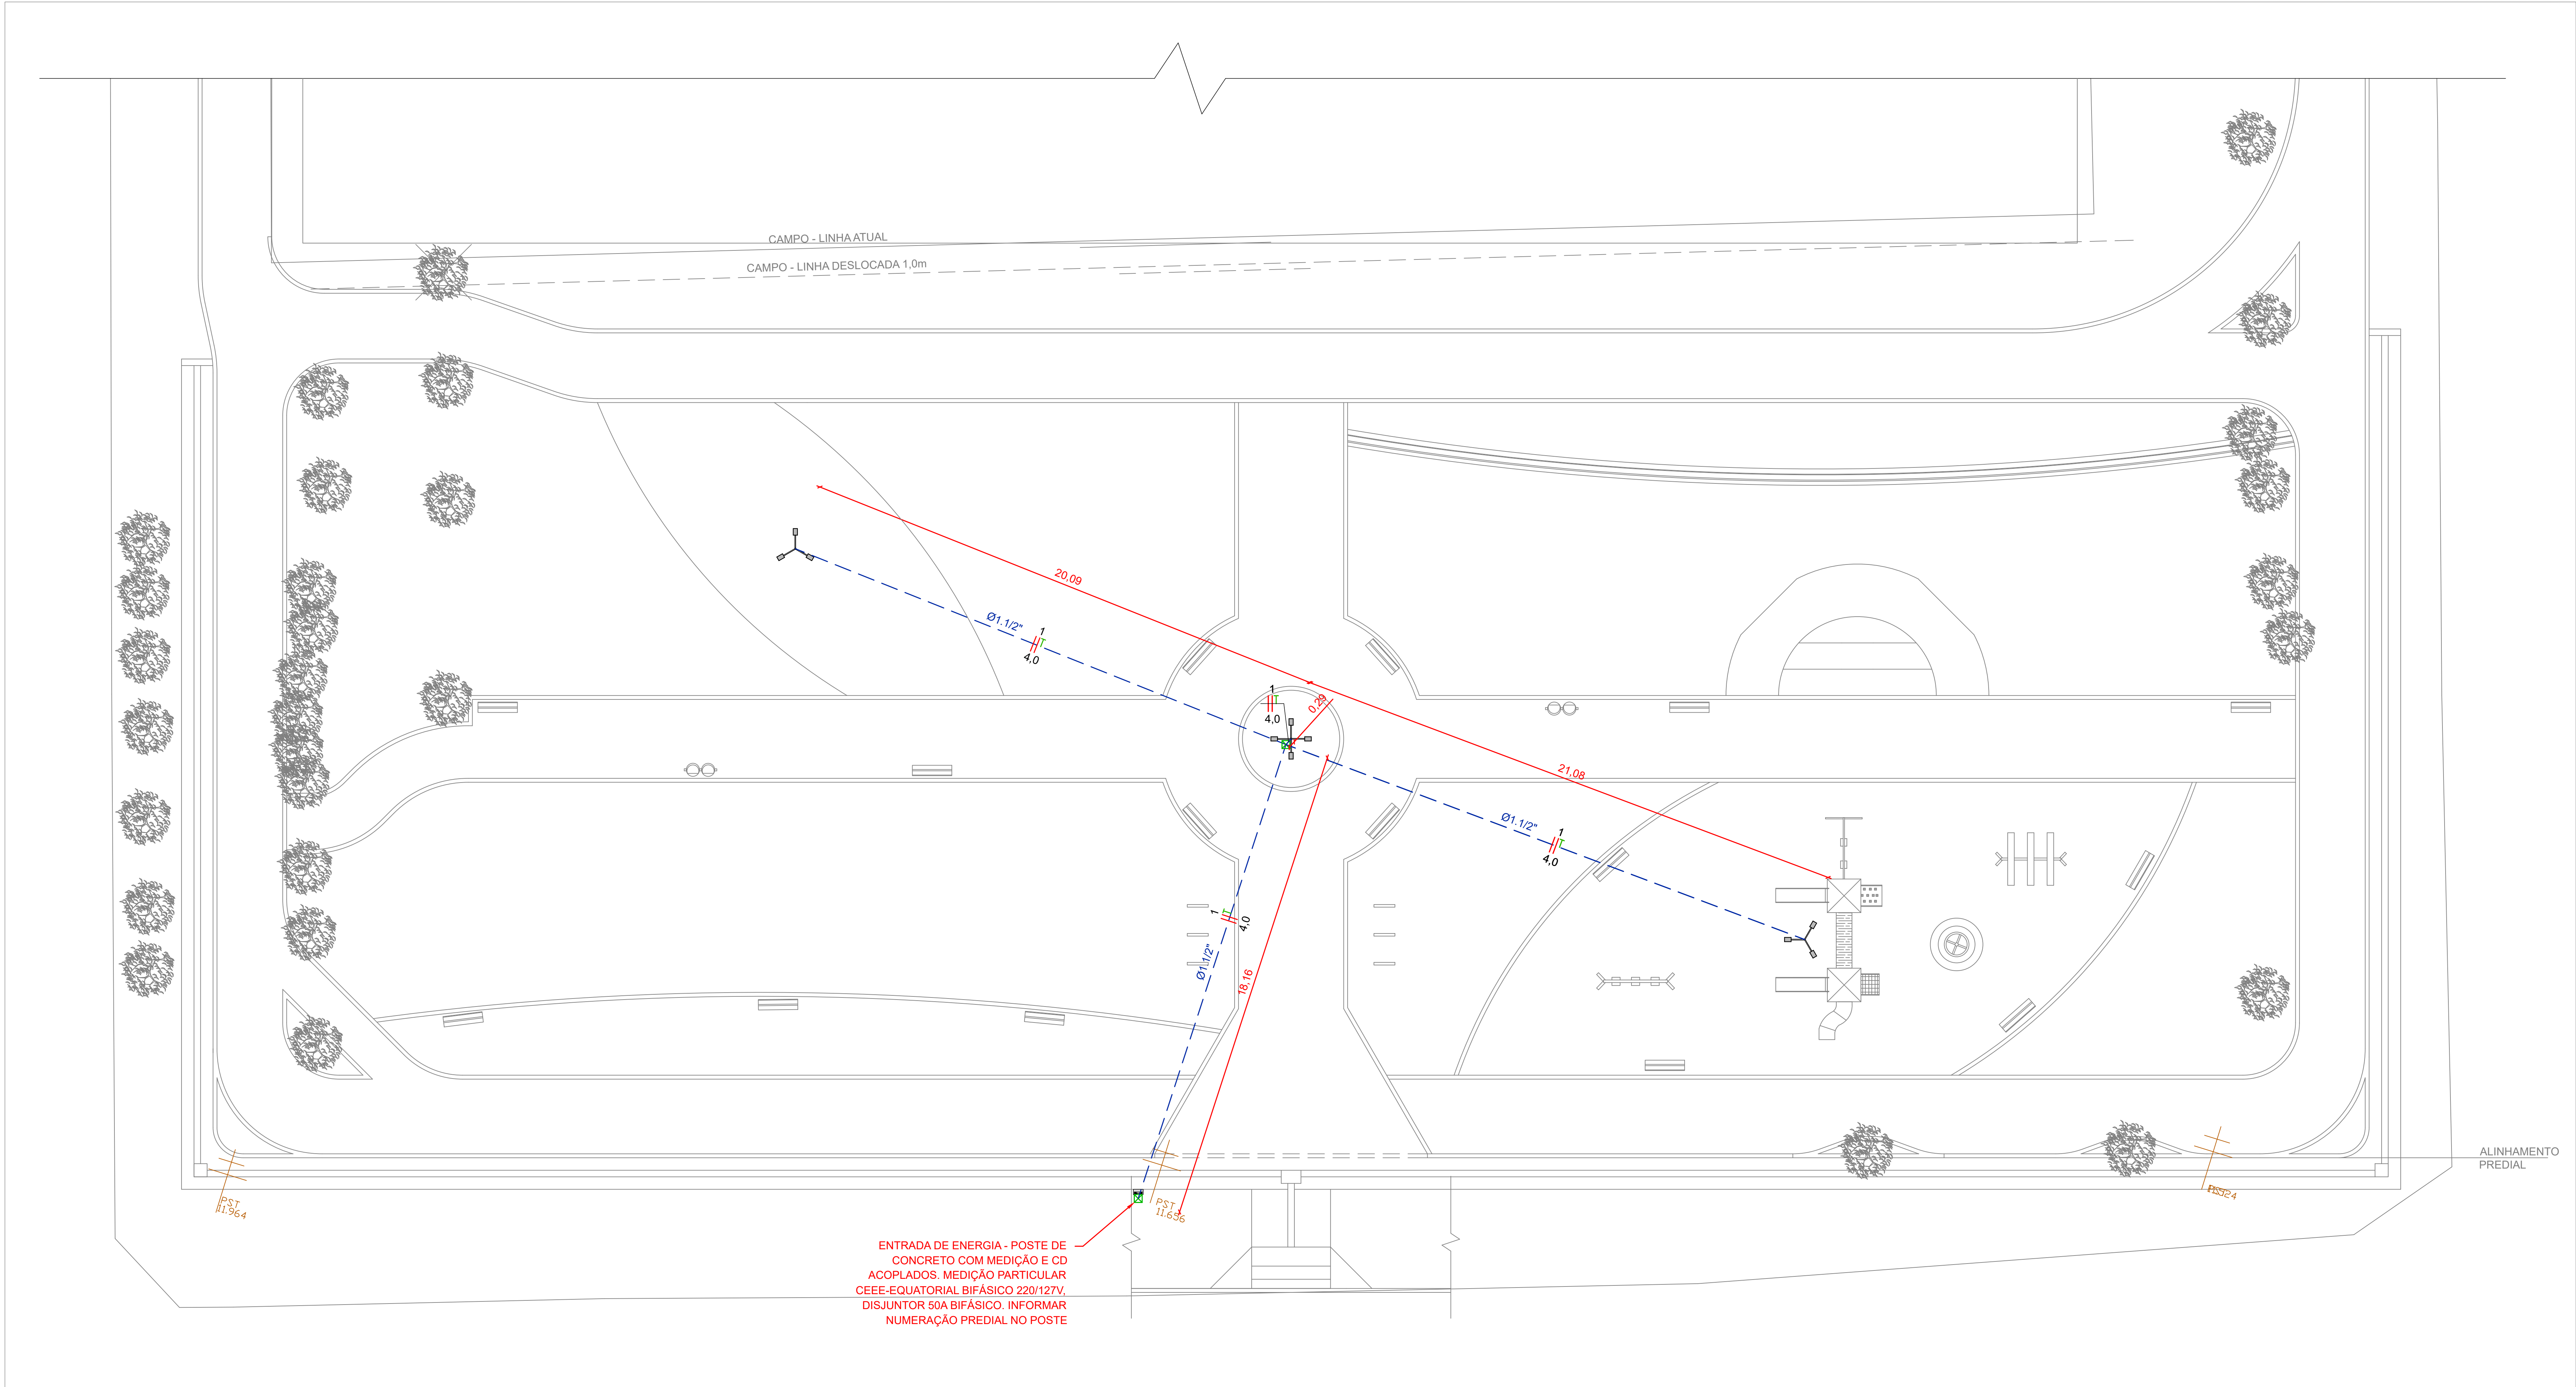

01 PLANTA BAIXA ELÉTRICA
Escala: 1/100

LEGENDA

POSTE INTEGRANTE DA REDE ELÉTRICA EXISTENTE


POSTE METÁLICO CÔNICO SIMPLES, GALVANIZADO A FOGO, ALTURA LIVRE 7,0 m, COM SUPORTE PARA 04 LUMINÁRIAS. LUMINÁRIAS PÚBLICAS LED 70W, 220V, 10500lm, 4000K, ACIONADAS POR RELÉ FOTOELÉTRICO 220V BIFÁSICO ACOPLADO

POSTE METÁLICO CÔNICO SIMPLES, GALVANIZADO A FOGO, ALTURA LIVRE 7,0 m, COM SUPORTE PARA 03 LUMINÁRIAS. LUMINÁRIAS PÚBLICAS LED 70W, 220V, 10500lm, 4000K, ACIONADAS POR RELÉ FOTOELÉTRICO 220V BIFÁSICO ACOPLADO

CAIXA DE PASSAGEM ELÉTRICA DE ALVENARIA, DIMENSÕES 30x30x30cm, COM FUNDO DE BRITA E TAMPA DE CONCRETO ARMADO ENTERRADA 20cm NO SOLO

POSTE DE CONCRETO COM MEDIÇÃO E CD ACOPLADOS, PADRÃO CEEE-EQUATORIAL/RS, ALTURA 7m

ELETRODUTO DE PEAD CORRUGADO ENTERRADO NO SOLO COM ENVELOPAMENTO DE CONCRETO

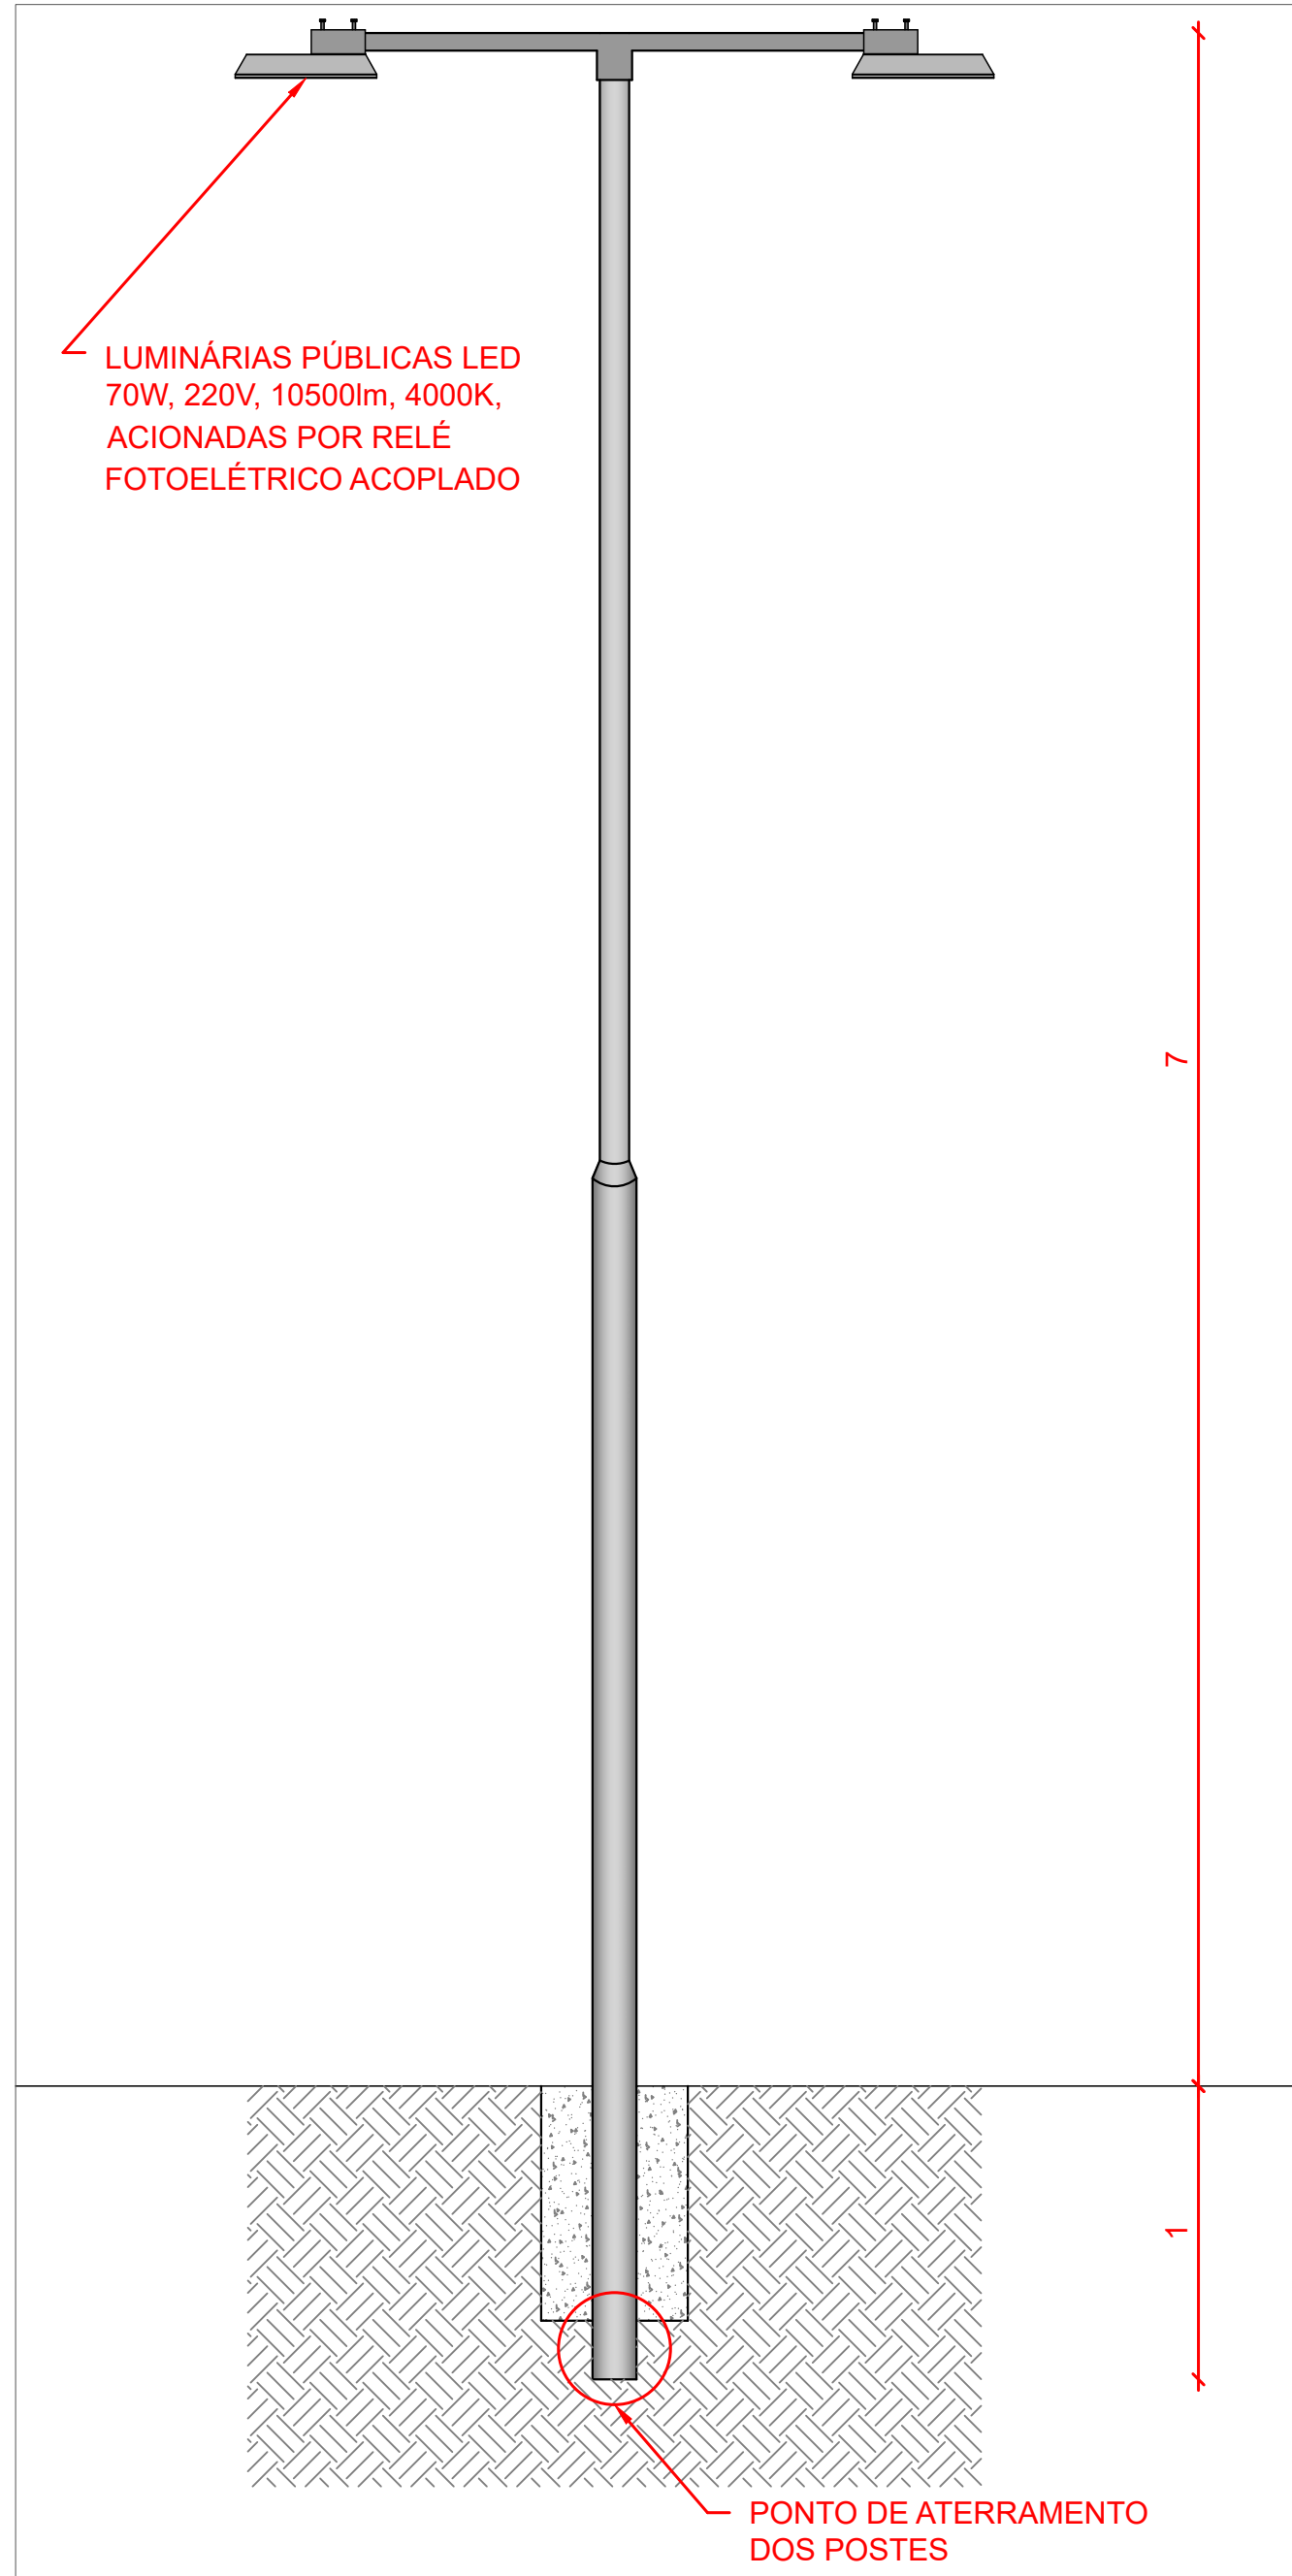

02 DETALHAMENTO - POSTES
Escala: 1/25

- NOTAS:
- TODOS OS MATERIAIS DA INSTALAÇÃO DEVERÃO ATENDER A NBR 5410, NT-01 E NT-02 DA CEEE-EQUATORIAL/RS, E DEMAIS NORMAS APLICÁVEIS;
 - TODOS OS CIRCUITOS ENTERRADOS SERÃO EM CABOS FLEXÍVEIS DE COBRE 4,0 mm², ISOLAÇÃO EPR 0,6/1KV 90°;
 - TODAS AS SUBIDAS NOS POSTES SERÃO EM CABOS PP 3x2,5mm² 500V;
 - TODOS OS ELETRODUTOS ENTERRADOS SERÃO DE Ø 1.1/2";
 - TODOS OS ELETRODUTOS ENTERRADOS POSSUIRÃO ENVELOPAMENTO DE CONCRETO 30x10cm;
 - TODAS AS EMENDAS DEVERÃO SER ISOLADAS COM DUPLA CAMADA DE FITA ISOLANTE (FITA ISOLANTE COMUM + FITA ISOLANTE ALTA FUSÃO);
 - TODOS OS CONDUTORES DEVERÃO POSSUIR ACRÉSCIMO DE 1 VOLTA NAS CAIXAS TERMINAIS;
 - O ATERRAMENTO DOS POSTES SERÁ REALIZADO ATRAVÉS DA BASE DO POSTE EM CONTATO COM O SOLO, CONFORME DETALHAMENTO;

PREFEITURA MUNICIPAL DO RIO GRANDE
GABINETE DE PROGRAMAS E PROJETOS ESPECIAIS



PROJETO DE PRAÇA PÚBLICA
PRAÇA SÃO JORGE
RUA ARTUR ROCHA, BAIRRO VILA JUNÇÃO, RIO GRANDE/RS

GPPE
02.2026

ENGº CIVIL ANDRÉ PEREIRA RAMOS
CREA RS 191455

GIOVANA CORVO DA TRINDADE
CHEFE DE GABINETE DE PROGRAMAS E PROJETOS ESPECIAIS

PROJETO ELÉTRICO
PLANTA BAIXA
DETALHAMENTOS

01/01
ESCALA INDICADA