



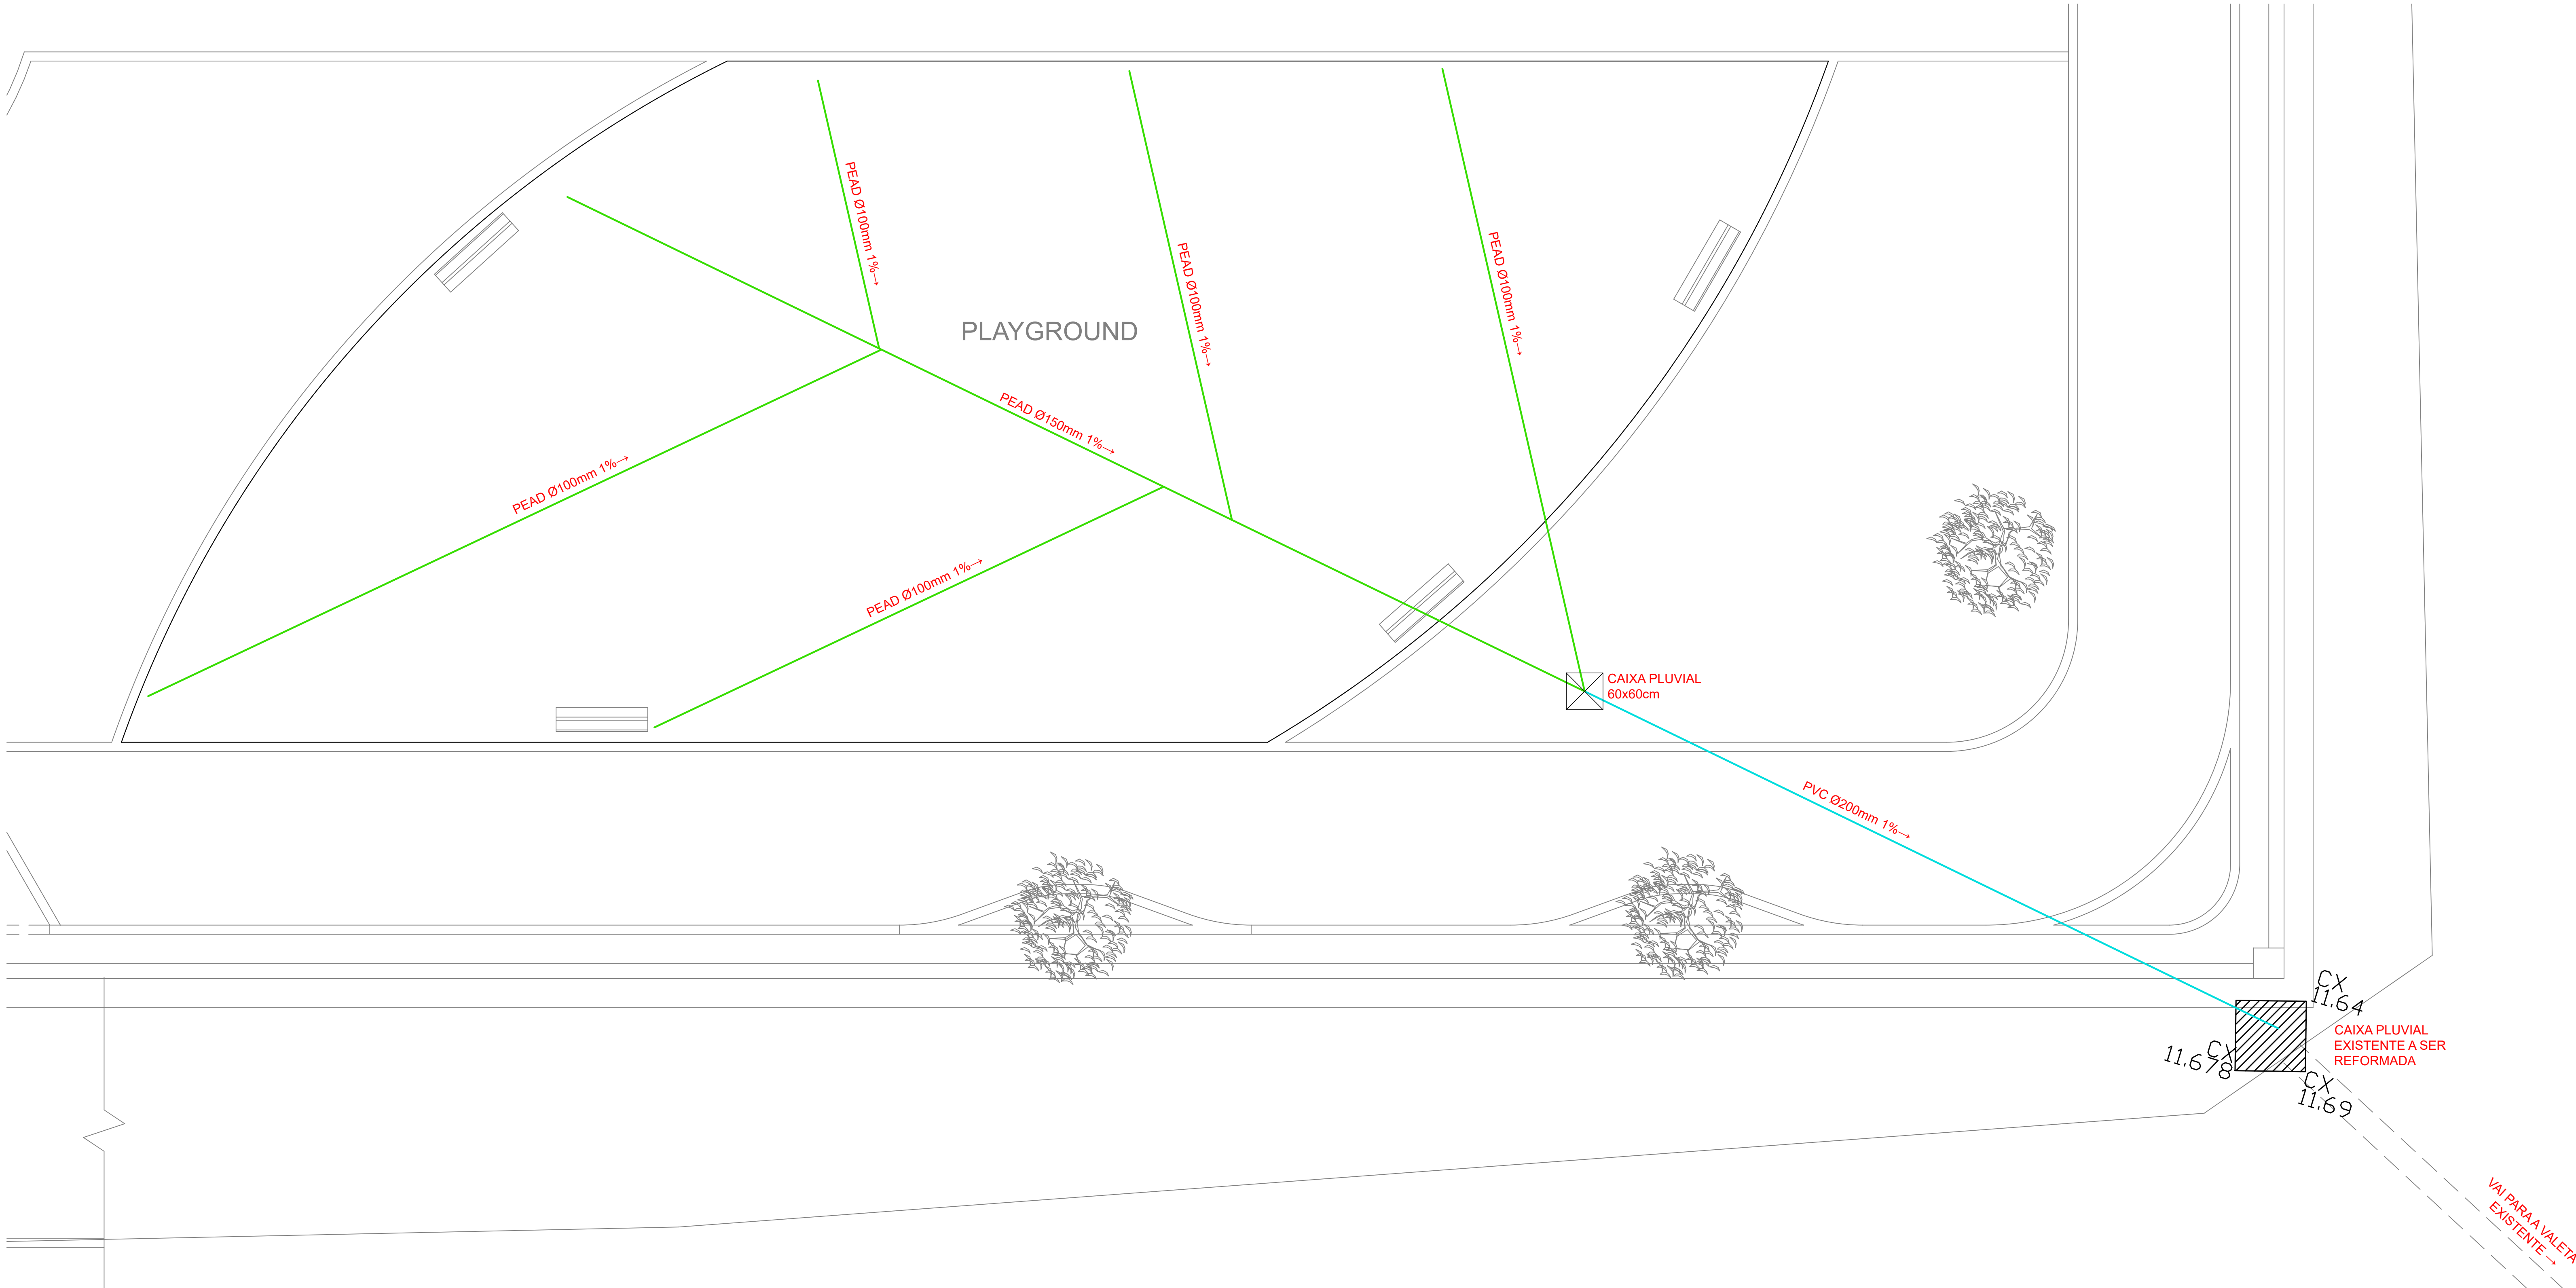


01 DRENAGEM DO PLAYGROUND
Escala: 1/100

LEGENDA	
	CAIXA DE DRENAGEM PLUVIAL DIMENSÕES INTERNAS 60x60cm, ALTURA VARIÁVEL CONFORME COTAS DE CAMPO
	CAIXA DE DRENAGEM PLUVIAL EXISTENTE A SER REFORMADA
	TUBULAÇÃO DE DRENAGEM EM PEAD CORRUGADO PERFURADO ASSENTADO EM VALA COM MANTA GEOTÊXTIL E CAMADA DRENANTE DE BRITA
	TUBULAÇÃO DE DRENAGEM EM PVC BRANCO SÉRIE NORMAL

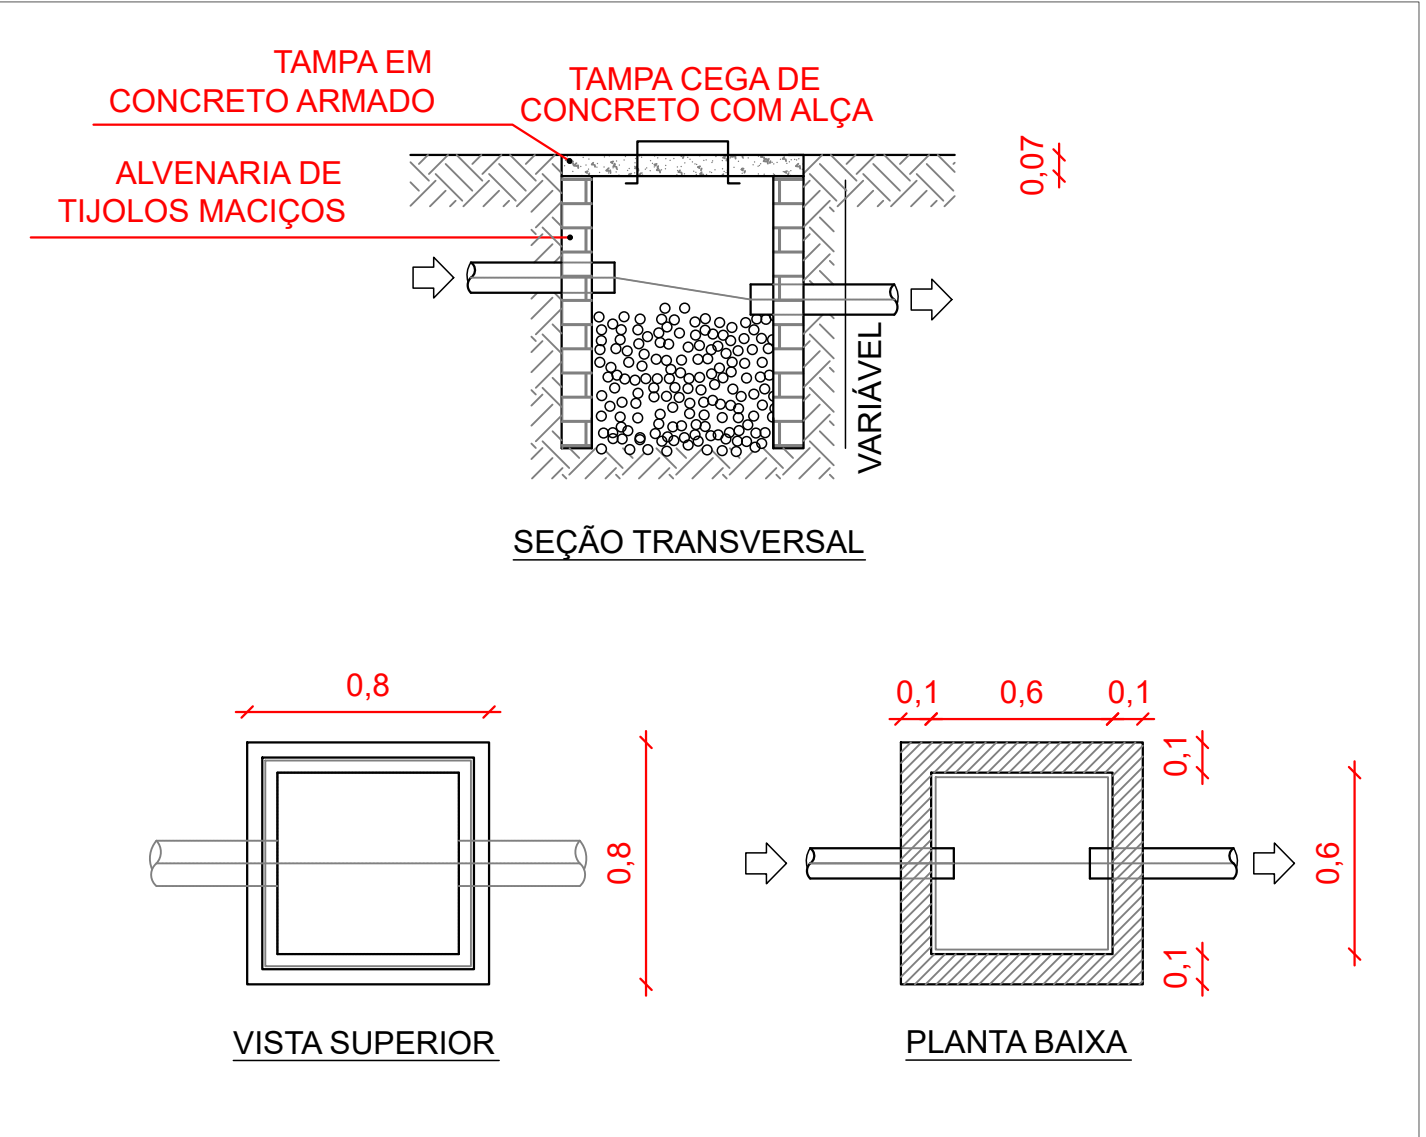

02 DETALHAMENTO - CAIXAS
Escala: 1/25

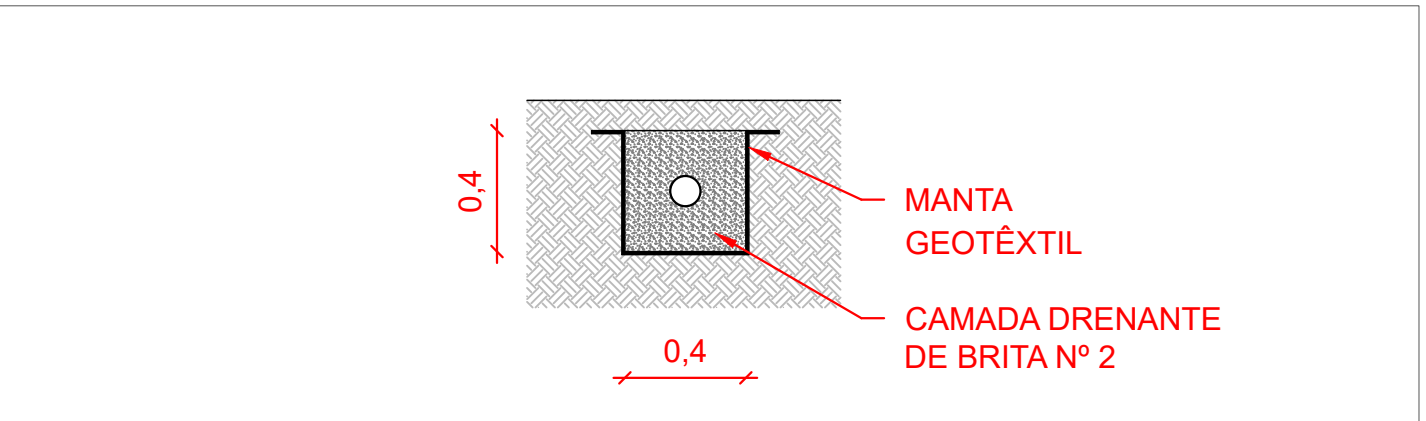

03 DETALHAMENTO - MANTA GEOTÊXTIL
Escala: 1/25

NOTAS:

- PREVER CAIMENTO EM DIREÇÃO ÀS ÁREAS VEGETADAS EM TODOS OS PISOS QUE NÃO POSSUÍREM DRENAGEM SUBTERRÂNEA;
- O SISTEMA DE DRENAGEM SUBTERRÂNEA DEVERÁ SER TESTADO ANTES DA ENTREGA DA OBRA;

PREFEITURA MUNICIPAL DO RIO GRANDE
GABINETE DE PROGRAMAS E PROJETOS ESPECIAIS



PROJETO DE PRAÇA PÚBLICA
PRAÇA SÃO JORGE
RUA ARTUR ROCHA, BAIRRO VILA JUNÇÃO, RIO GRANDE/RS

PROJETO DE DRENAGEM
PLANTA BAIXA
DETALHAMENTOS

GPPE
02.2026

ENGº CIVIL ANDRÉ PEREIRA RAMOS
CREA RS191425

GIOVANA CORVO DA TRINDADE
CHEFE DE GABINETE DE PROGRAMAS E PROJETOS ESPECIAIS

01/01
ESCALA INDICADA