
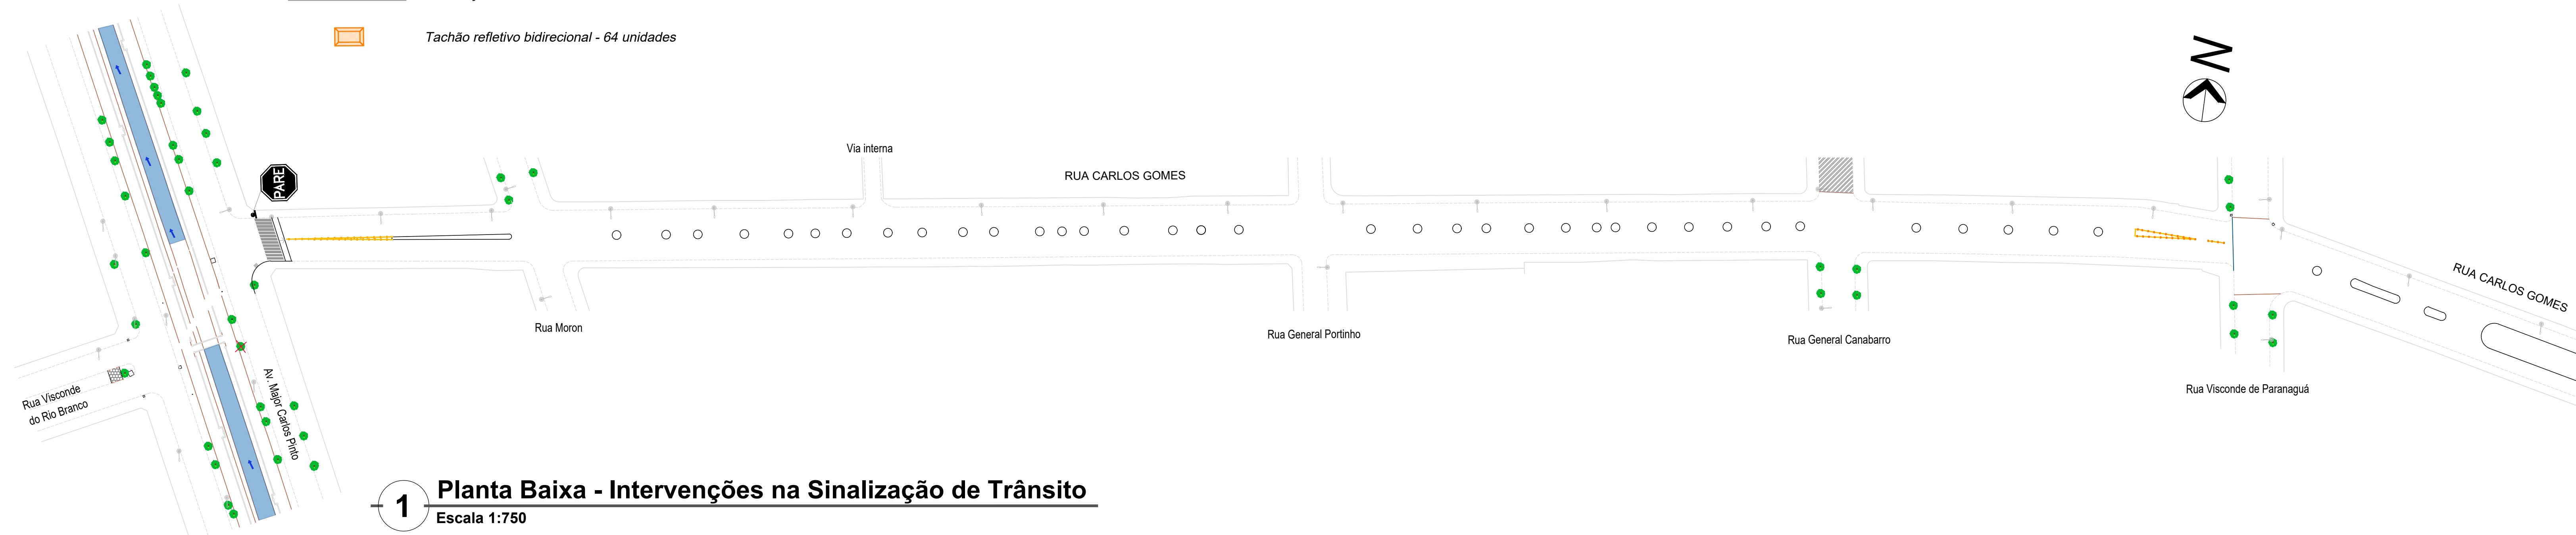


LEGENDA:

 Sinalização horizontal - amarela - 10,40m²

 Sinalização horizontal - branca - 10,40m²

 Tachão refletivo bidirecional - 64 unidades



1 Planta Baixa - Intervenções na Sinalização de Trânsito
Escala 1:750

PREFEITURA MUNICIPAL DO RIO GRANDE
GABINETE DE PROGRAMAS E PROJETOS ESPECIAIS



**RUA CARLOS GOMES
MACRODRENAGEM**

GPPE
12.2025

PROJETO DE DRENAGEM
PLANTA DE SINALIZAÇÃO DE TRÂNSITO

ENG.ª ANA PAULA MESQUITA CICHOWSKI
CREA RS207916

GIOVANA CORVO DA TRINDADE
CHEFE DE GABINETE DE PROGRAMAS E PROJETOS ESPECIAIS

06/06
ESCALA INDICADA