


1 Distribuição Obra 1  
Escala 1/50

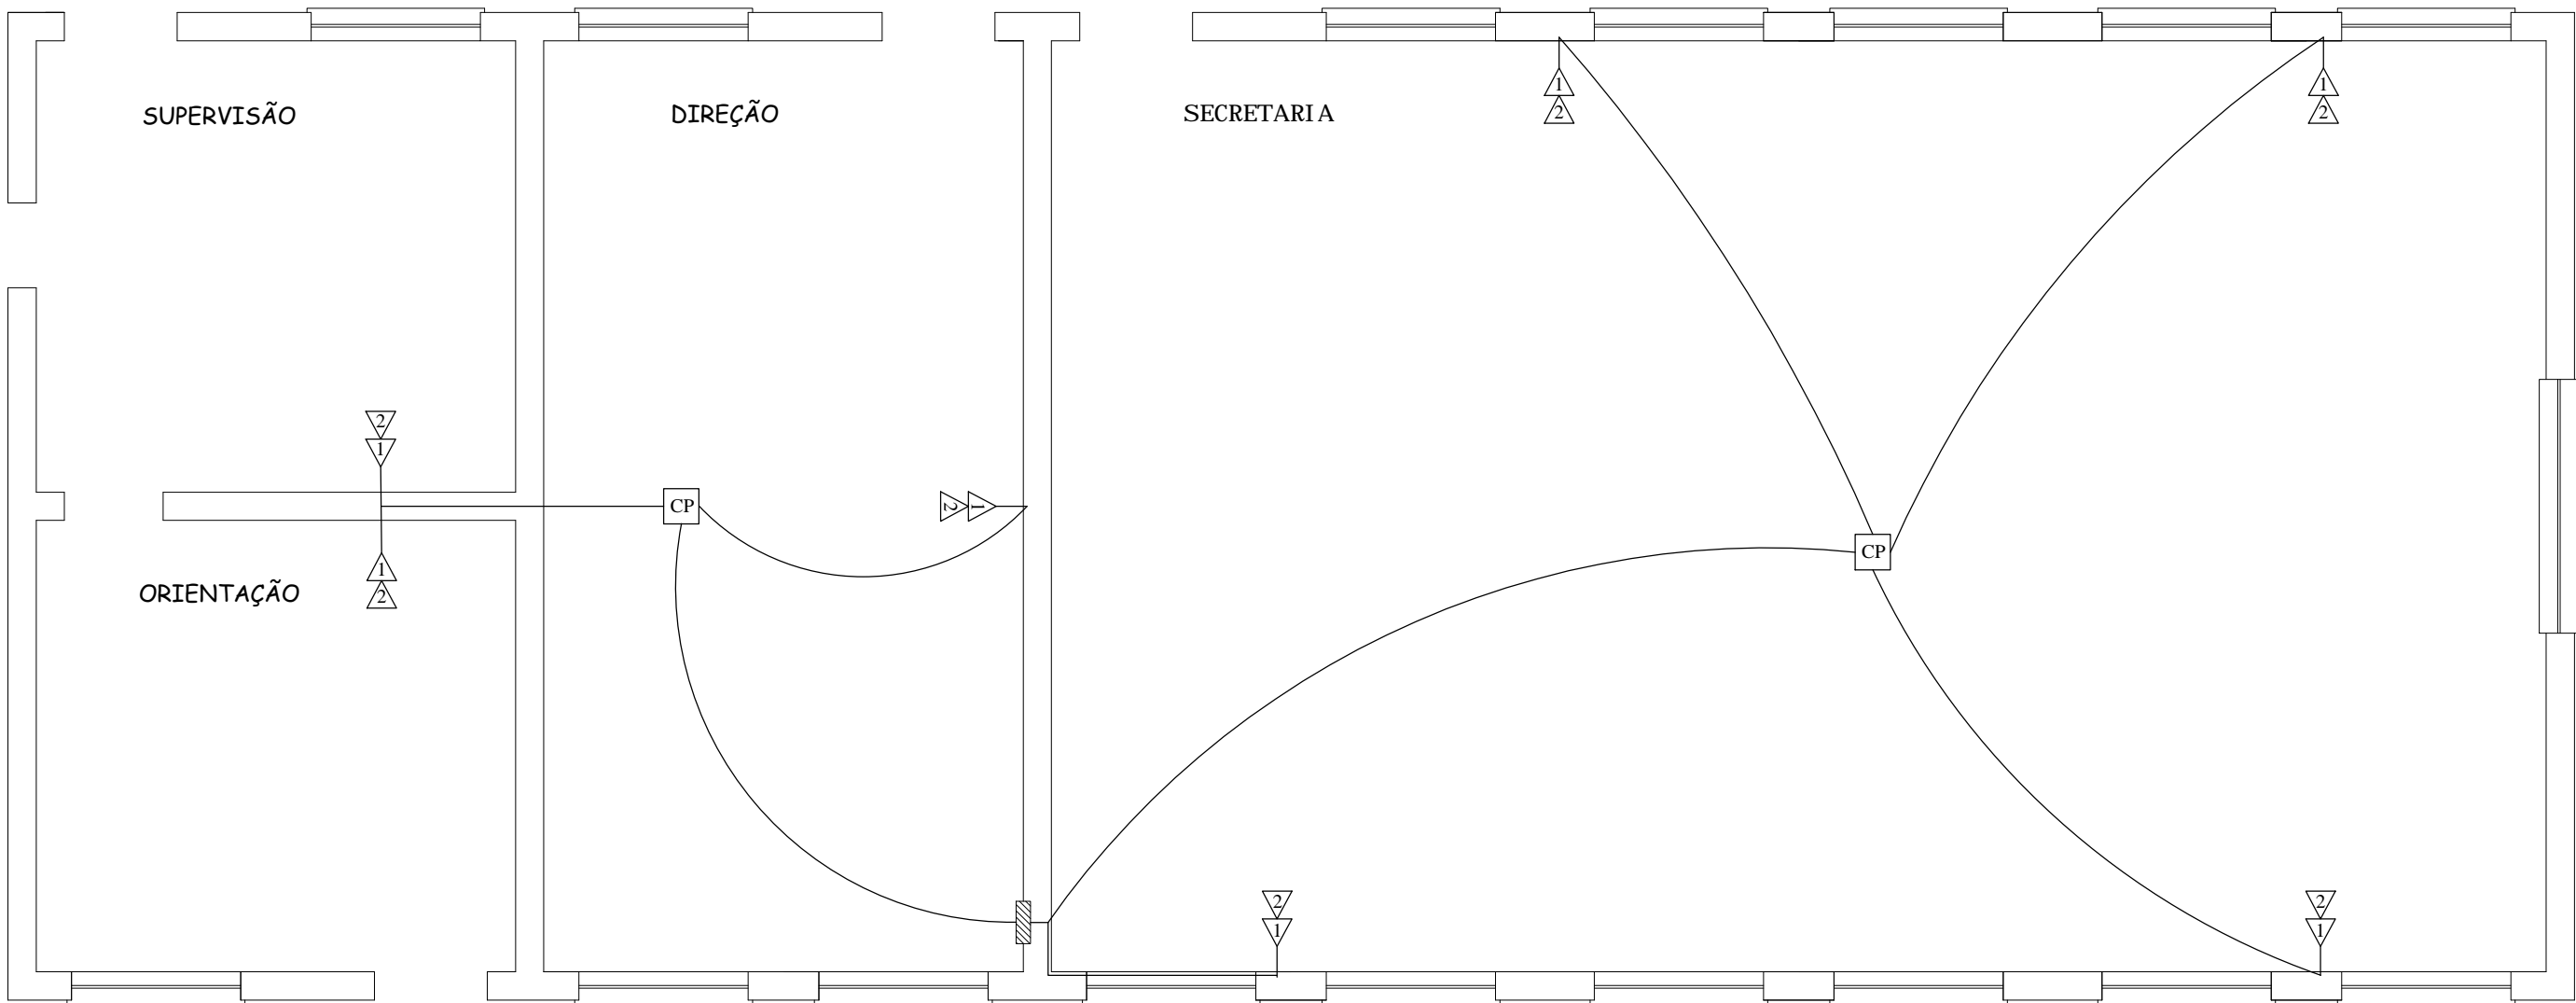

2 Distribuição Obra 2  
Escala 1/50

LEGENDA

Quadro de distribuição embutir a 1,5m do piso

CP

Caixa de passagem no teto

Ponto 4x2 RJ11 (H = 0,30m)

Ponto 4x2 RJ45 (H = 0,30m)

Ponto 4x2 RJ11 + RJ45 (H=0,30m)

Ponto 4x2 RJ45 + RJ45 (H=0,30m)

Eletroduto PVC flexível corrugado 25mm antichamas embutido no teto ou parede

PREFEITURA MUNICIPAL DO RIO GRANDE  
SECRETARIA DE MUNICÍPIO DE COORDENAÇÃO E PLANEJAMENTO  
AMPLIAÇÃO E REFORMA E.M.E.F.  
PORTO SEGURO  
RUA DAS ALGAS, 340, RIO GRANDE | RS

SMCP  
04.2016

EVERTON MENA LOPES  
Engenheiro Civil - CREA/RS - 166622

MICHELE SCHNEIDER  
Engenheira Civil - CREA/RS - 202803

DISTRIBUIÇÃO LÓGICA  
PLANTA BAIXA

01/01  
ESC. INDICADA