


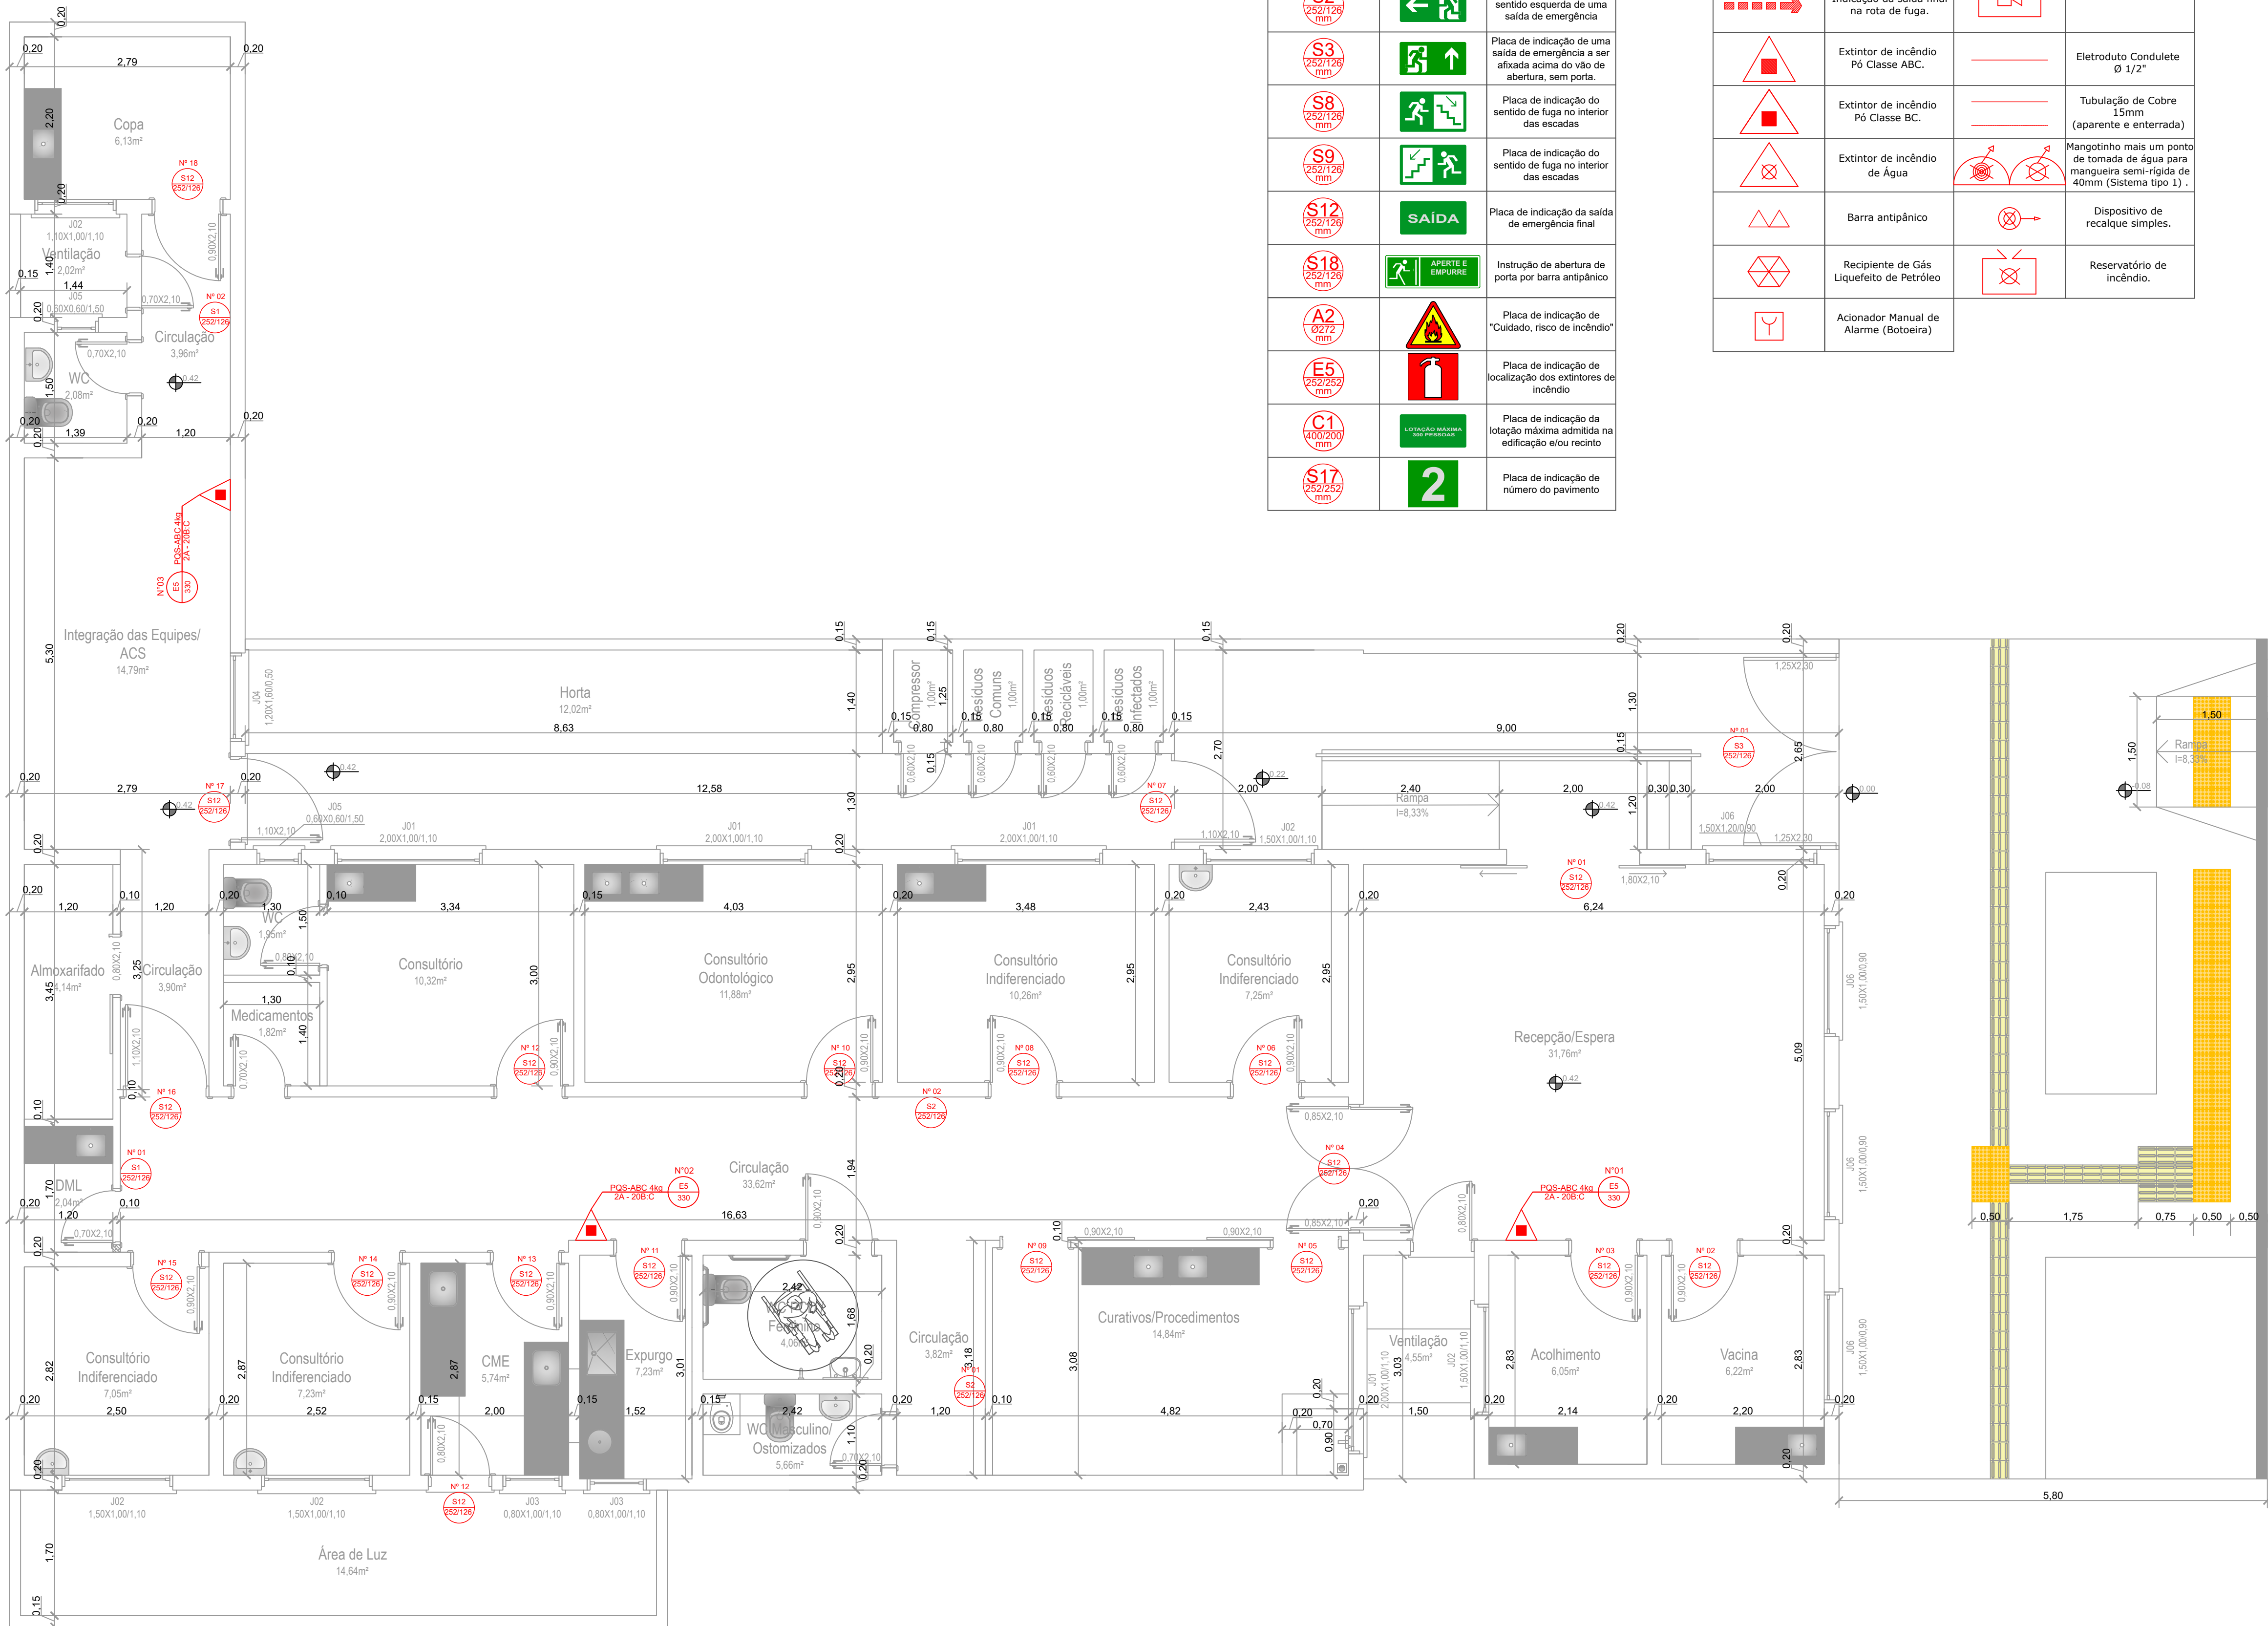

CONVENÇÕES PLACAS

SÍMBOLO	PLACA	DESCRIÇÃO
		Placa de indicação do sentido direito de uma saída de emergência
		Placa de indicação do sentido esquerdo de uma saída de emergência
		Placa de indicação de uma saída de emergência a ser afixada acima do vão de abertura, sem porta
		Placa de indicação do sentido de fuga no interior das escadas
		Placa de indicação do sentido de fuga no interior das escadas
		Placa de indicação da saída de emergência final
		Instrução de abertura de porta por barra antipânico
		Placa de indicação de "Cuidado, risco de incêndio"
		Placa de indicação de localização dos extintores de incêndio
		Placa de indicação da lotação máxima admitida na edificação e/ou recinto
		Placa de indicação de número do pavimento

CONVENÇÕES EQUIPAMENTOS

SÍMBOLO	DESCRIÇÃO	SÍMBOLO	DESCRIÇÃO
	Indicação do percurso da rota de fuga.		Central de Alarme de Incêndio
	Indicação da saída final na rota de fuga.		Eletroduto Condulete Ø 1/2"
	Extintor de incêndio Pó Classe ABC.		Tubulação de Cobre 15mm (aparente e enterrada)
	Extintor de incêndio Pó Classe BC.		Mangotinho mais um ponto de tomada de água para mangueira semi-rígida de 40mm (Sistema tipo 1)
	Extintor de incêndio de Água		Dispositivo de recalque simples.
	Barra antipânico		Reservatório de incêndio.
	Recipiente de Gás Liquefeito de Petróleo		
	Accionador Manual de Alarme (Botão)		

PREFEITURA MUNICIPAL DO RIO GRANDE
GABINETE DE PROGRAMAS E PROJETOS ESPECIAIS



UNIDADE BÁSICA DE SAÚDE DA FAMÍLIA
DR. ARTUR BALDEZ SCHMIDT

REFORMA E AMPLIAÇÃO
Rua Dr. Marciano Espindola Nº191 | Bairro Getúlio Vargas | Rio Grande/RS

GPPE
04.2026

GIOVANA CORVO DA TRINDADE
CHEFE DO GABINETE DE PROGRAMAS E PROJETOS ESPECIAIS

MICHELE SEUS NORNBERG
Eng. Civil - CREA/RS 195.502

01/01

ESCALA 1/50

PPCI
Planta Baixa

CTB: daf