


01

PLANIALTIMÉTRICO - DRENAGEM

Escala: 1/1000

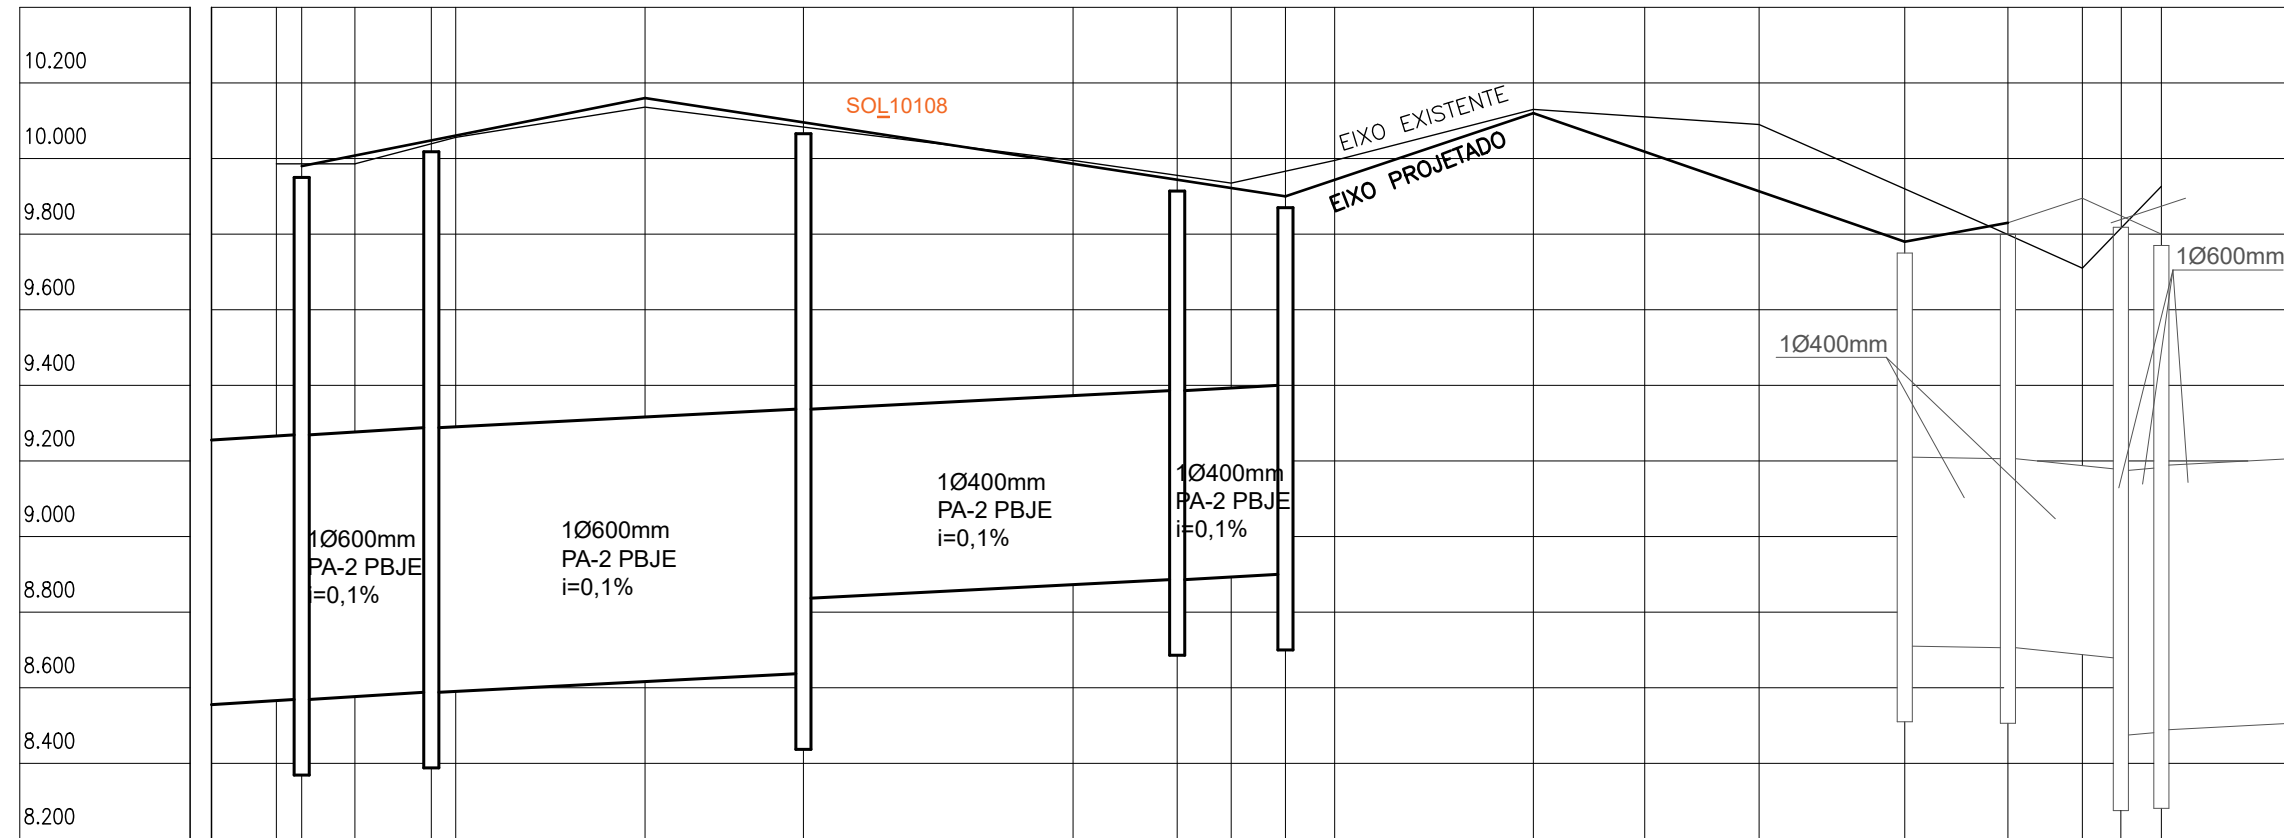


COTA LT	9269	9288	9337	9396	9400	9350	9218	9206	9175	9181	9189
INCLINAÇÃO	i=0,40%			i=0,31%			i=0,70%			i=0,71%	
EIXO PROJETADO											
EIXO EXISTENTE											
DISTÂNCIA	34	35	36	37	38	39	40	41	42	43	44
ESTACA	500,23	503,57	510,62	520,73	523,96	549,00	569,95	605,63	619,40	626,55	633,72

ESC. HOR.: 1/1000
ESC. VERT.: 1/20

03

CORTE TRANSVERSAL

Escala Horizontal: 1/100
Escala Vertical: 1/25

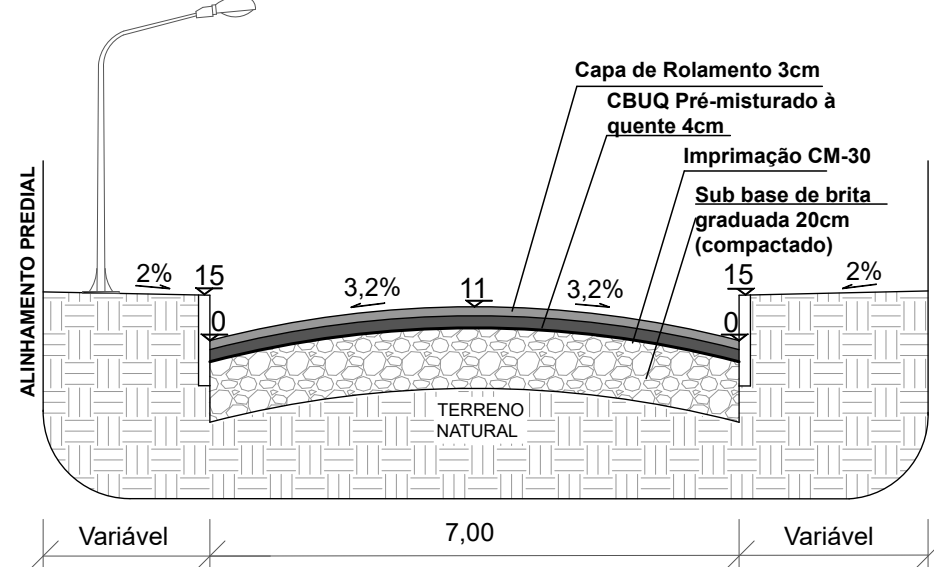


LEGENDA

	CAIXA COM BOCA DE LOBO PROJETADA
	CAIXA COM BOCA DE LOBO EXISTENTE
	CAIXA COM BOCA DE LOBO PREVISTA EM OUTRA OBRA
	CAIXA A SER RECUPERADA / MODIFICADA
	TUBULAÇÃO PROJETADA
	TUBULAÇÃO EXISTENTE
	TUBULAÇÃO PREVISTA EM OUTRA OBRA
	MEIO FIO REBAIXADO
	MEIO FIO PROJETADO
	MEIO FIO EXISTENTE
	SENTIDO DO ESCOAMENTO NA TUBULAÇÃO
	SENTIDO DO ESCOAMENTO SUPERFICIAL
	PAVIMENTAÇÃO EM BLOCOS DE CONCRETO PROJETADA EM OUTRA OBRA
	PAVIMENTAÇÃO ASFÁLTICA PROJETADA
	PAVIMENTAÇÃO ASFÁLTICA EXISTENTE
	PAVIMENTAÇÃO EM BLOCO DE CONCRETO EXISTENTE
	ATERRO EM SAIBRO PARA CONCORDÂNCIA COM O TERRENO EXISTENTE
	COTA DO LOMBO DA TUBULAÇÃO
	POSTE EXISTENTE
	ÁRVORE EXISTENTE
	ÁRVORE EXISTENTE A SER RETIRADA
	VALA EXISTENTE A SER ATERRADA

02

PLANTA DE PAVIMENTAÇÃO

Escala: 1/1000

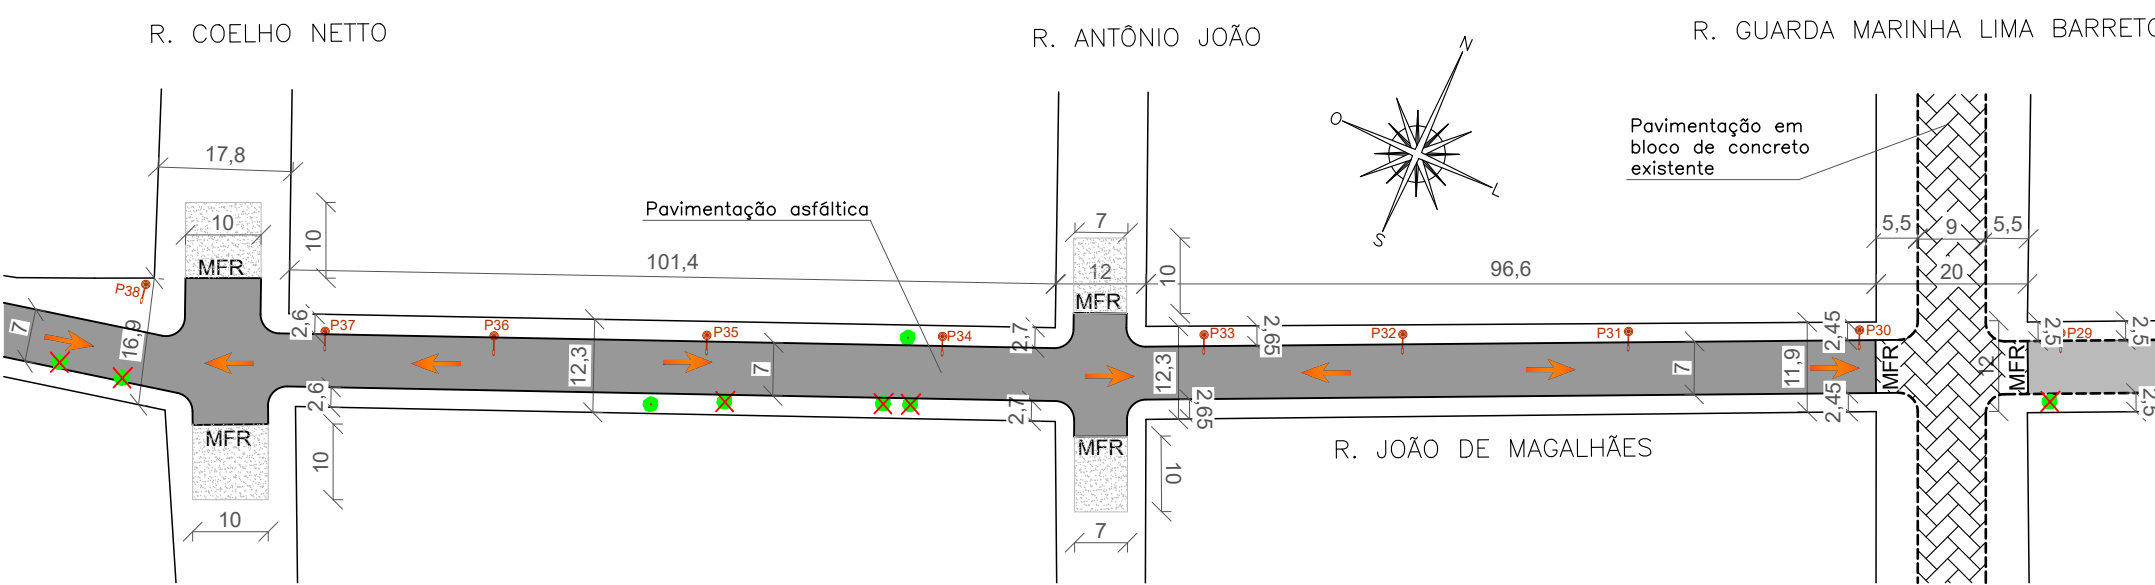

PREFEITURA MUNICIPAL DO RIO GRANDE GABINETE DE PROGRAMAS E PROJETOS ESPECIAIS



RUA JOÃO DE MAGALHÃES PROJETO DE INFRAESTRUTURA BAIRRO VILA SÃO MIGUEL / VILA SÃO JOÃO

PROJETO DE PAVIMENTAÇÃO E DRENAGEM PLANTA BAIXA E PERFIL PLANIALTIMÉTRICO DE PAVIMENTAÇÃO E DRENAGEM PARTE 2

BARBARA LOTHAMER
PEIXE 021.685.310
99 02/07/2024 09:40:32
Assinatura digital avançada com certificado digital não ICP-Brasil.

ENGª. BÁRBARA LOTHAMER PEIXE
CREA RS202828
GILBERTO ARABIDIAN JUNIOR
007.905.840-00 10/07/2024 11:21:49

GILBERTO ARABIDIAN JUNIOR
Assinatura digital avançada com certificado digital não ICP-Brasil.

GPPE
03.2024

04/06

ESCALA INDICADA