


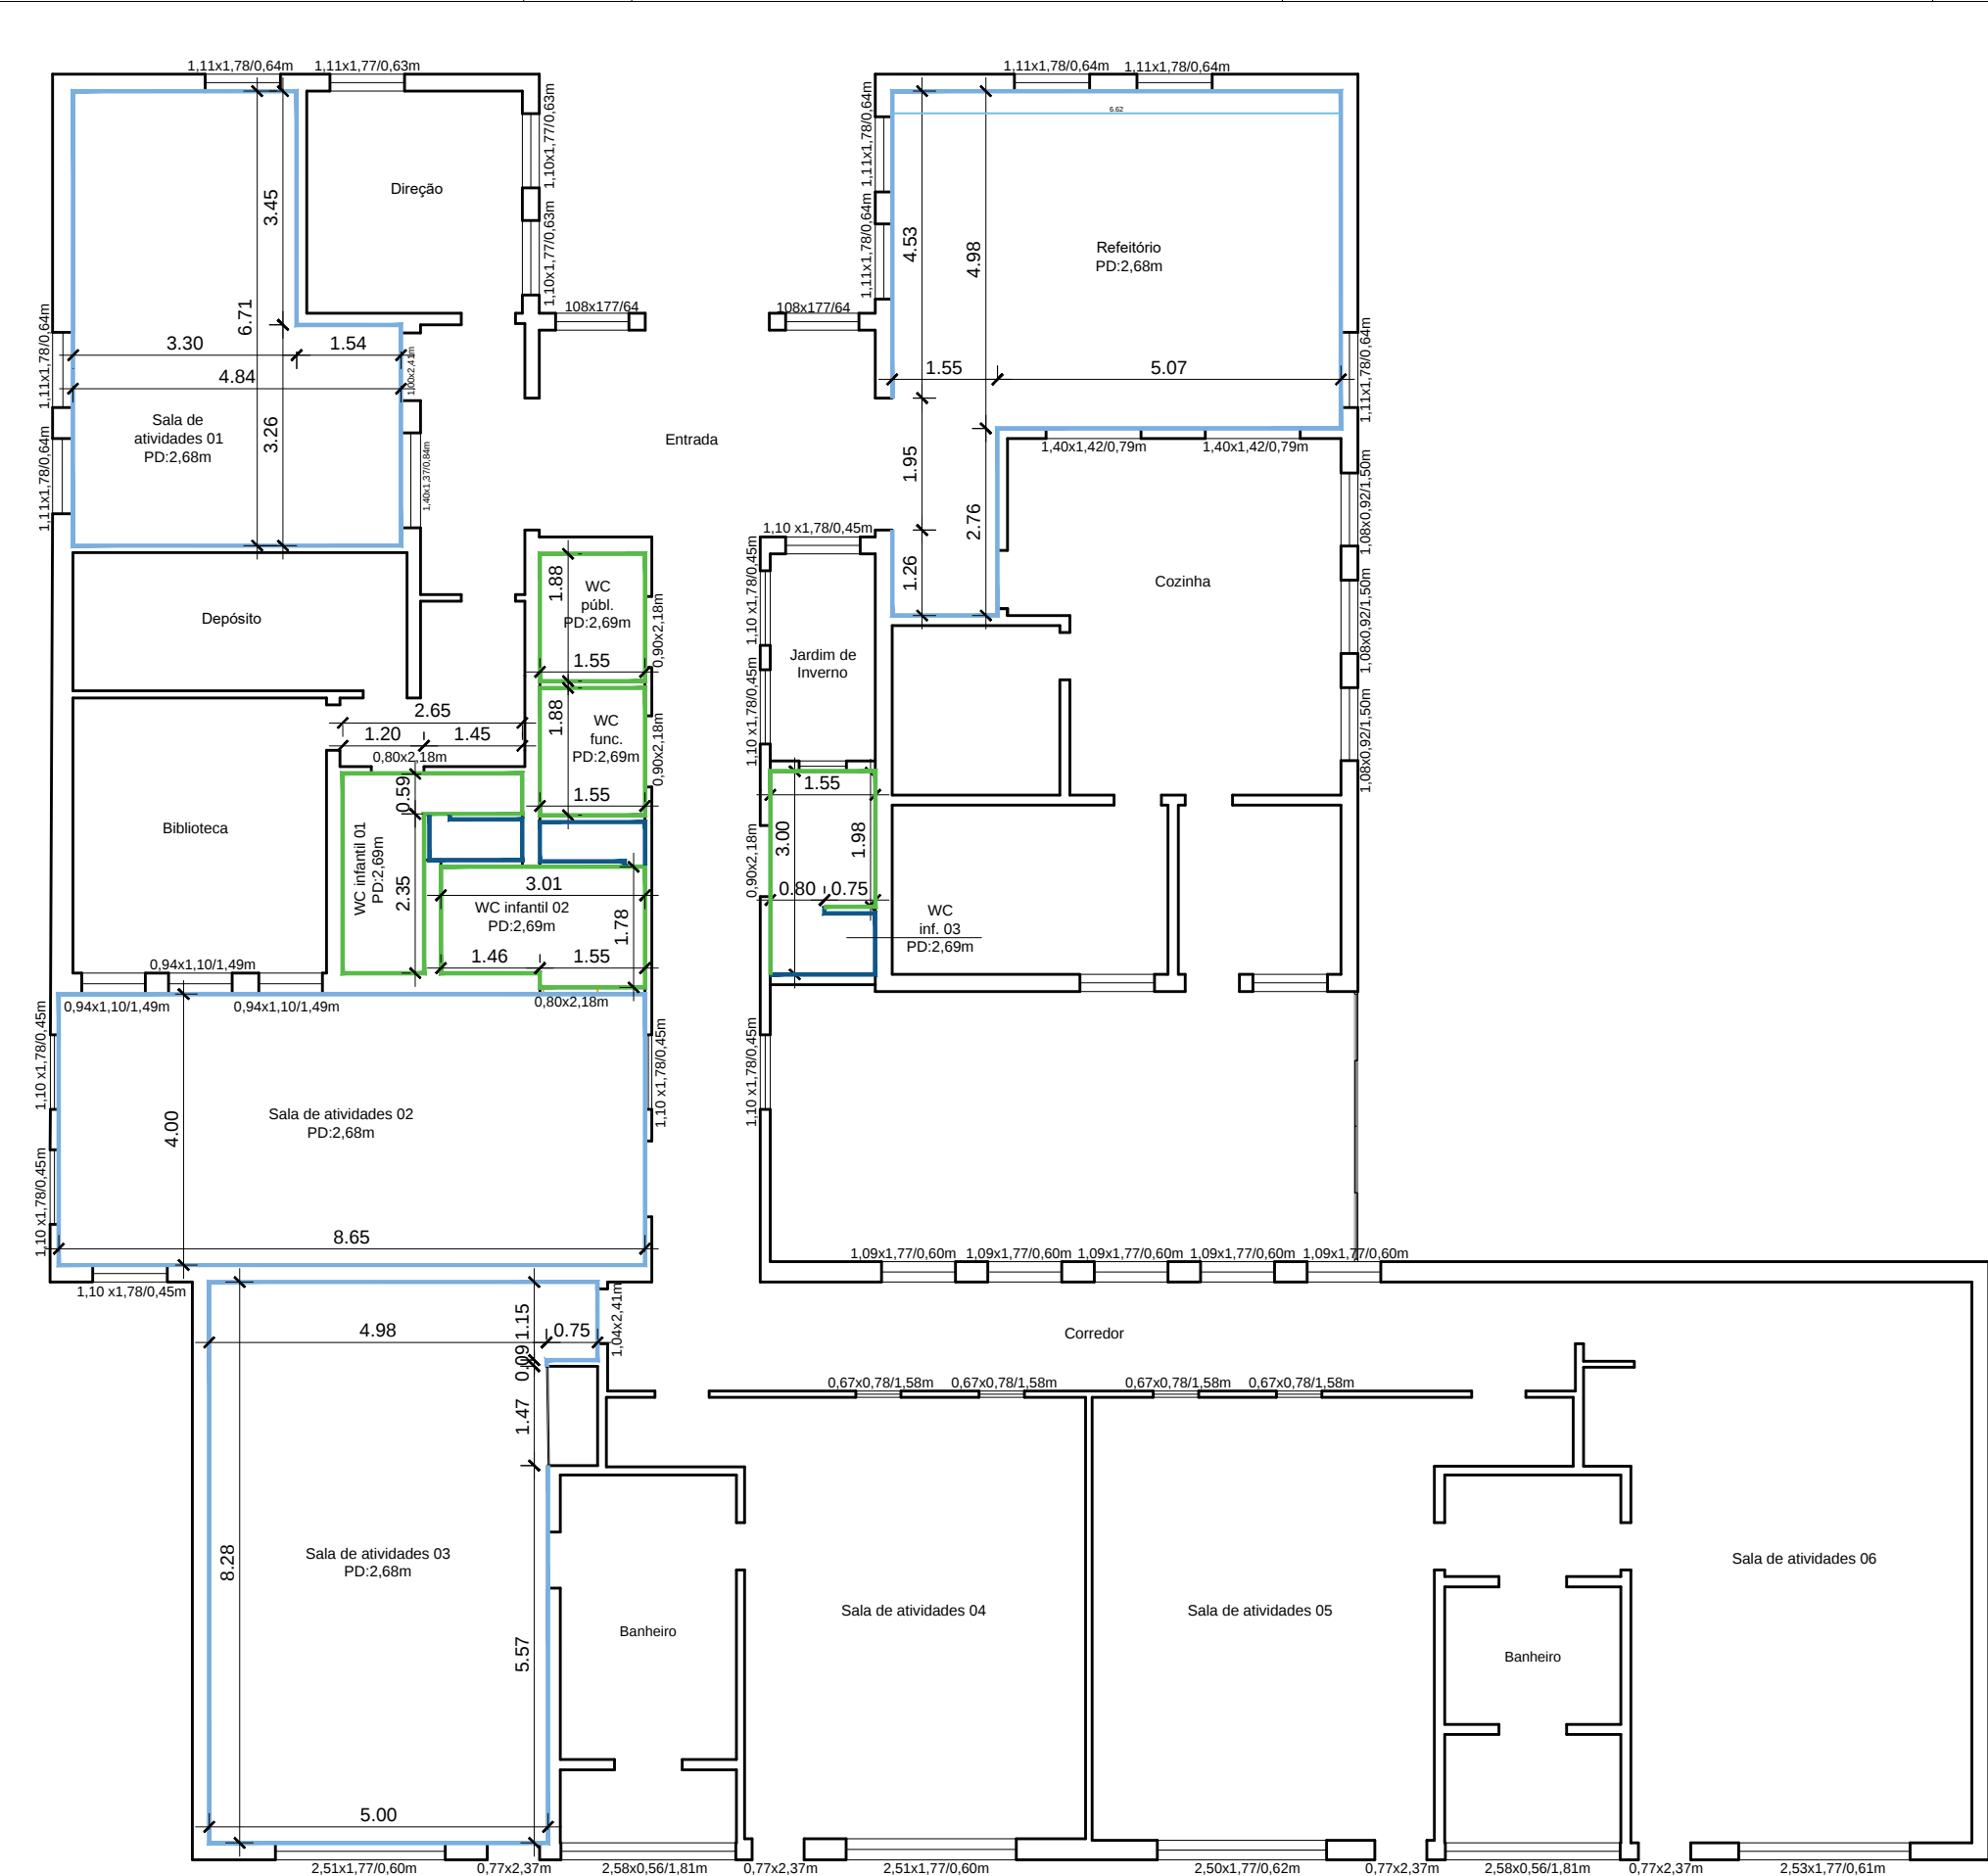

PLANTA BAIXA REVESTIMENTOS PAREDES INTERNAS

Escala: 1/100

— Legenda —

- Pintura paredes internas - tinta acrílica semi brilho
- vigas na cor RGB (212,235,235) cor referência Água Fresca/Suvinil
- paredes na cor RGB (243,227,227) cor referência Magnólia/Suvinil
- Metade da parede pintura - tinta epóxi
- Outra metade revestimento - porcelanato (até 1,50m de altura)


— Área com porcelanato em toda parede

*confirmar cor com a fiscalização



Exemplo do revestimento em porcelanato granilite a ser utilizado na parede dos banheiros

*Confirmar modelo com a fiscalização

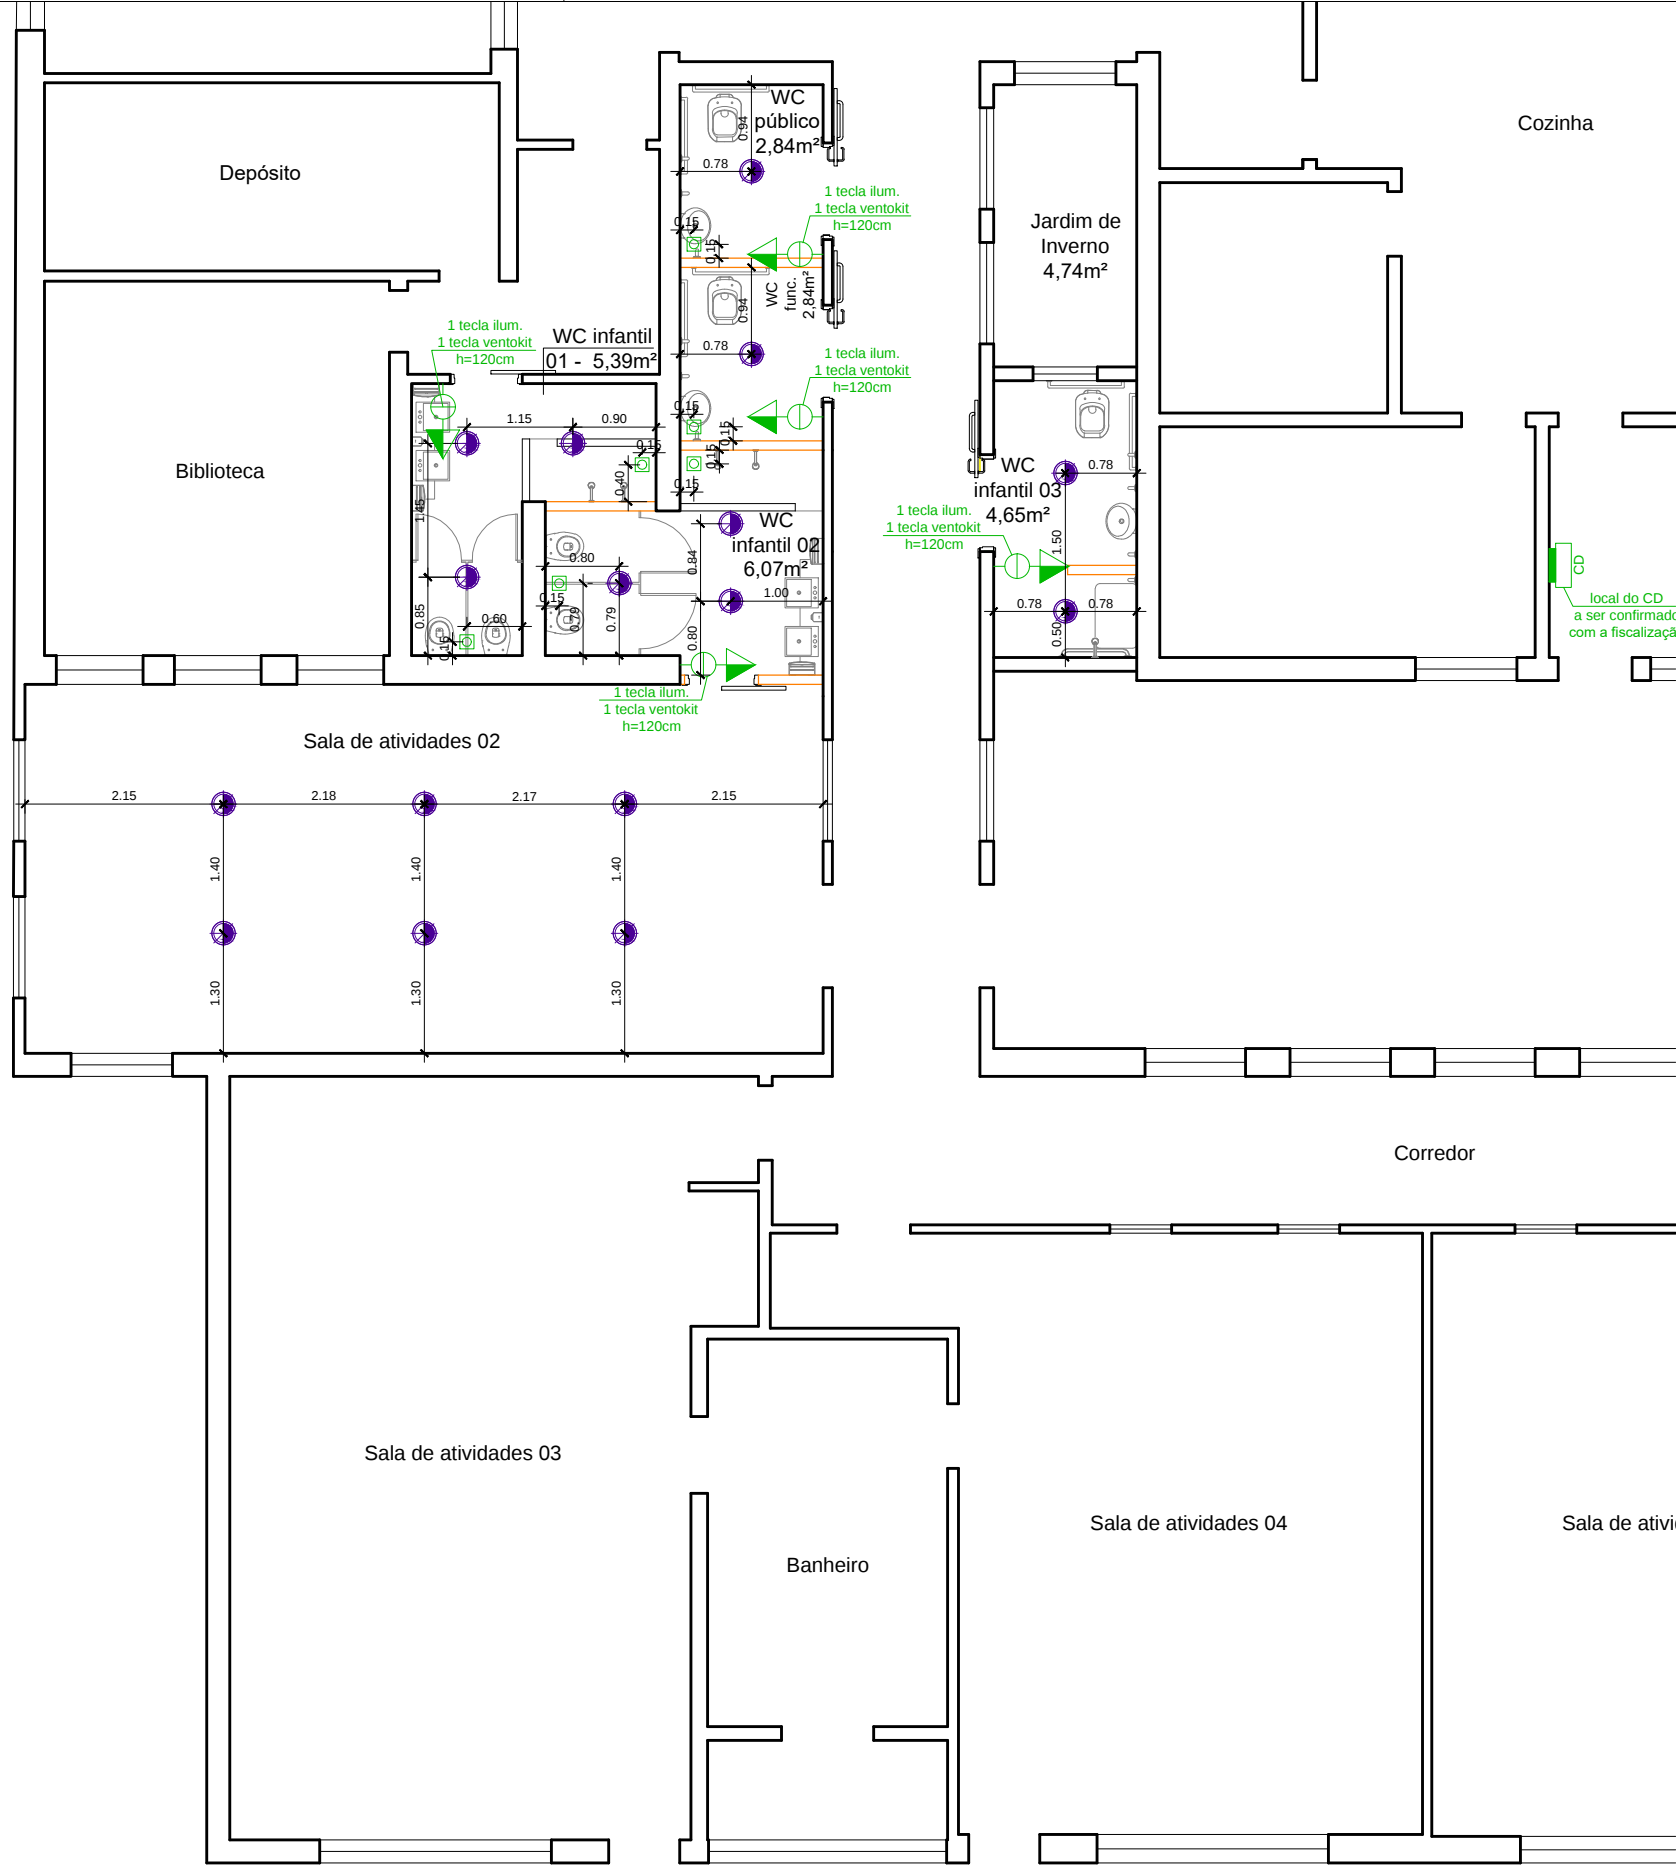

PLANTA BAIXA PONTOS ELÉTRICOS

Escala: 1/75

— Legenda —

- Plafon de Sobrepor
- Interruptor duplo
- Tomada média
- Exaustor (ventokit) com sensor de presença



MUNICÍPIO DE CARLOS BARBOSA
SECRETARIA MUNICIPAL DE PROJETOS PÚBLICOS

PROJETO		REFORMAS EMEI AURORA					
ENDEREÇO		RUA SALVADOR DO SUL, 450, BAIRRO AURORA					
ELEMENTO		PINTURA/REV. PAREDES PONTOS ELÉTRICOS E LUMI					
DESENHO	MAIARA	ÁREA	159,50m²	ESCALA	INDICADA	DATA	FEV. / 2024
RESPONSÁVEL TÉCNICO		ARQUITETA LUTIELI SAMPAIO DOS SANTOS CAU/RS A172447-9					