




PLANTA BAIXA
ESCALA 1/250

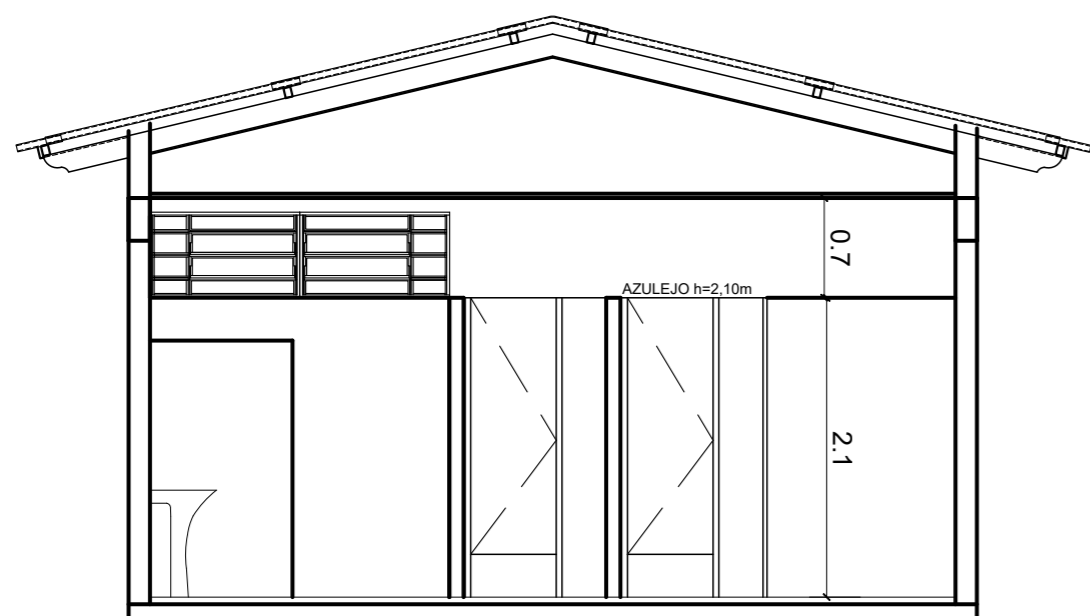

CORTE A-A
ESCALA: 1/50

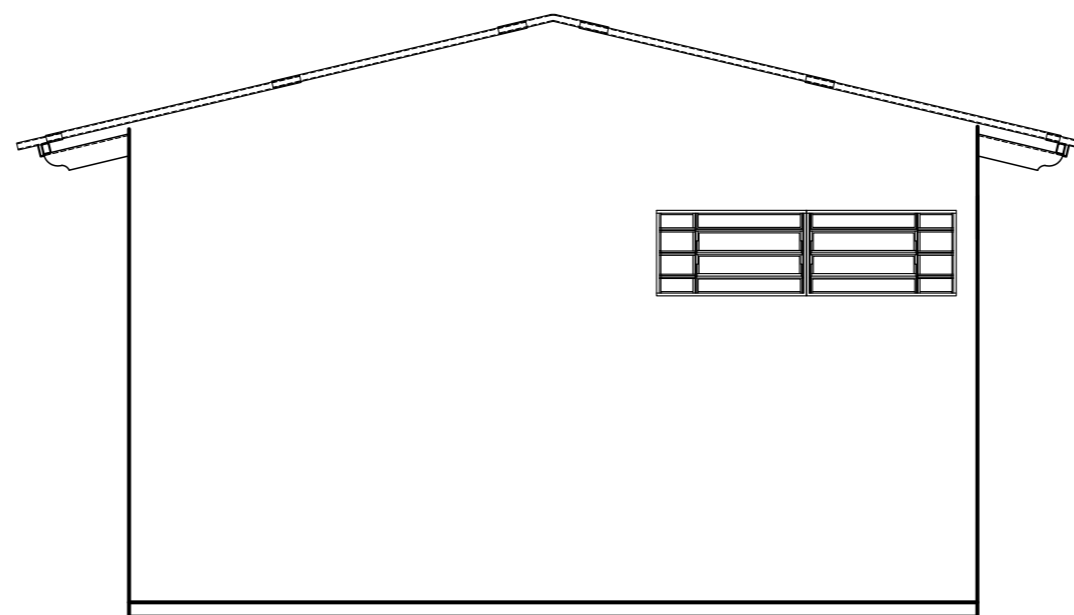

FACHADA LATERAL
ESCALA: 1/50

REV.:	DATA:	MOTIVO:	REVISADO POR:
 <p>Prefeitura Municipal de Guaíba Endereço: Av. Nestor de Moura Jardim, 111 - Centro CNPJ: 88.811.922/0001-20 Fone: (51) 3480-7000</p>			
Serviço Técnico: COMPLEXO ESPORTIVO CAMPO DO ÁGUA - BAIRRO COLINA			
Endereço: Av. Pastor Luiz Antonio Rodrigues das Luz - Bairro Colina - Guaíba/RS			
Responsabilidade Técnica (espaço para assinatura digital):		Proprietário/Responsável pelo Uso (espaço para assinatura digital):	
Michele Sylvania Terres Eng ^o Civil - CREA RS 158753 Coordenadora de Engenharia		PREFEITURA MUNICIPAL DE GUAÍBA	
Assunto: INSTALAÇÕES ELÉTRICAS - VESTIÁRIOS		Desenho: Juliana Rodrigues Desenhista Projetista	
Área: 63,36m²	Data: 11/11/2024	Escala: INDICADAS	Prancha: única