



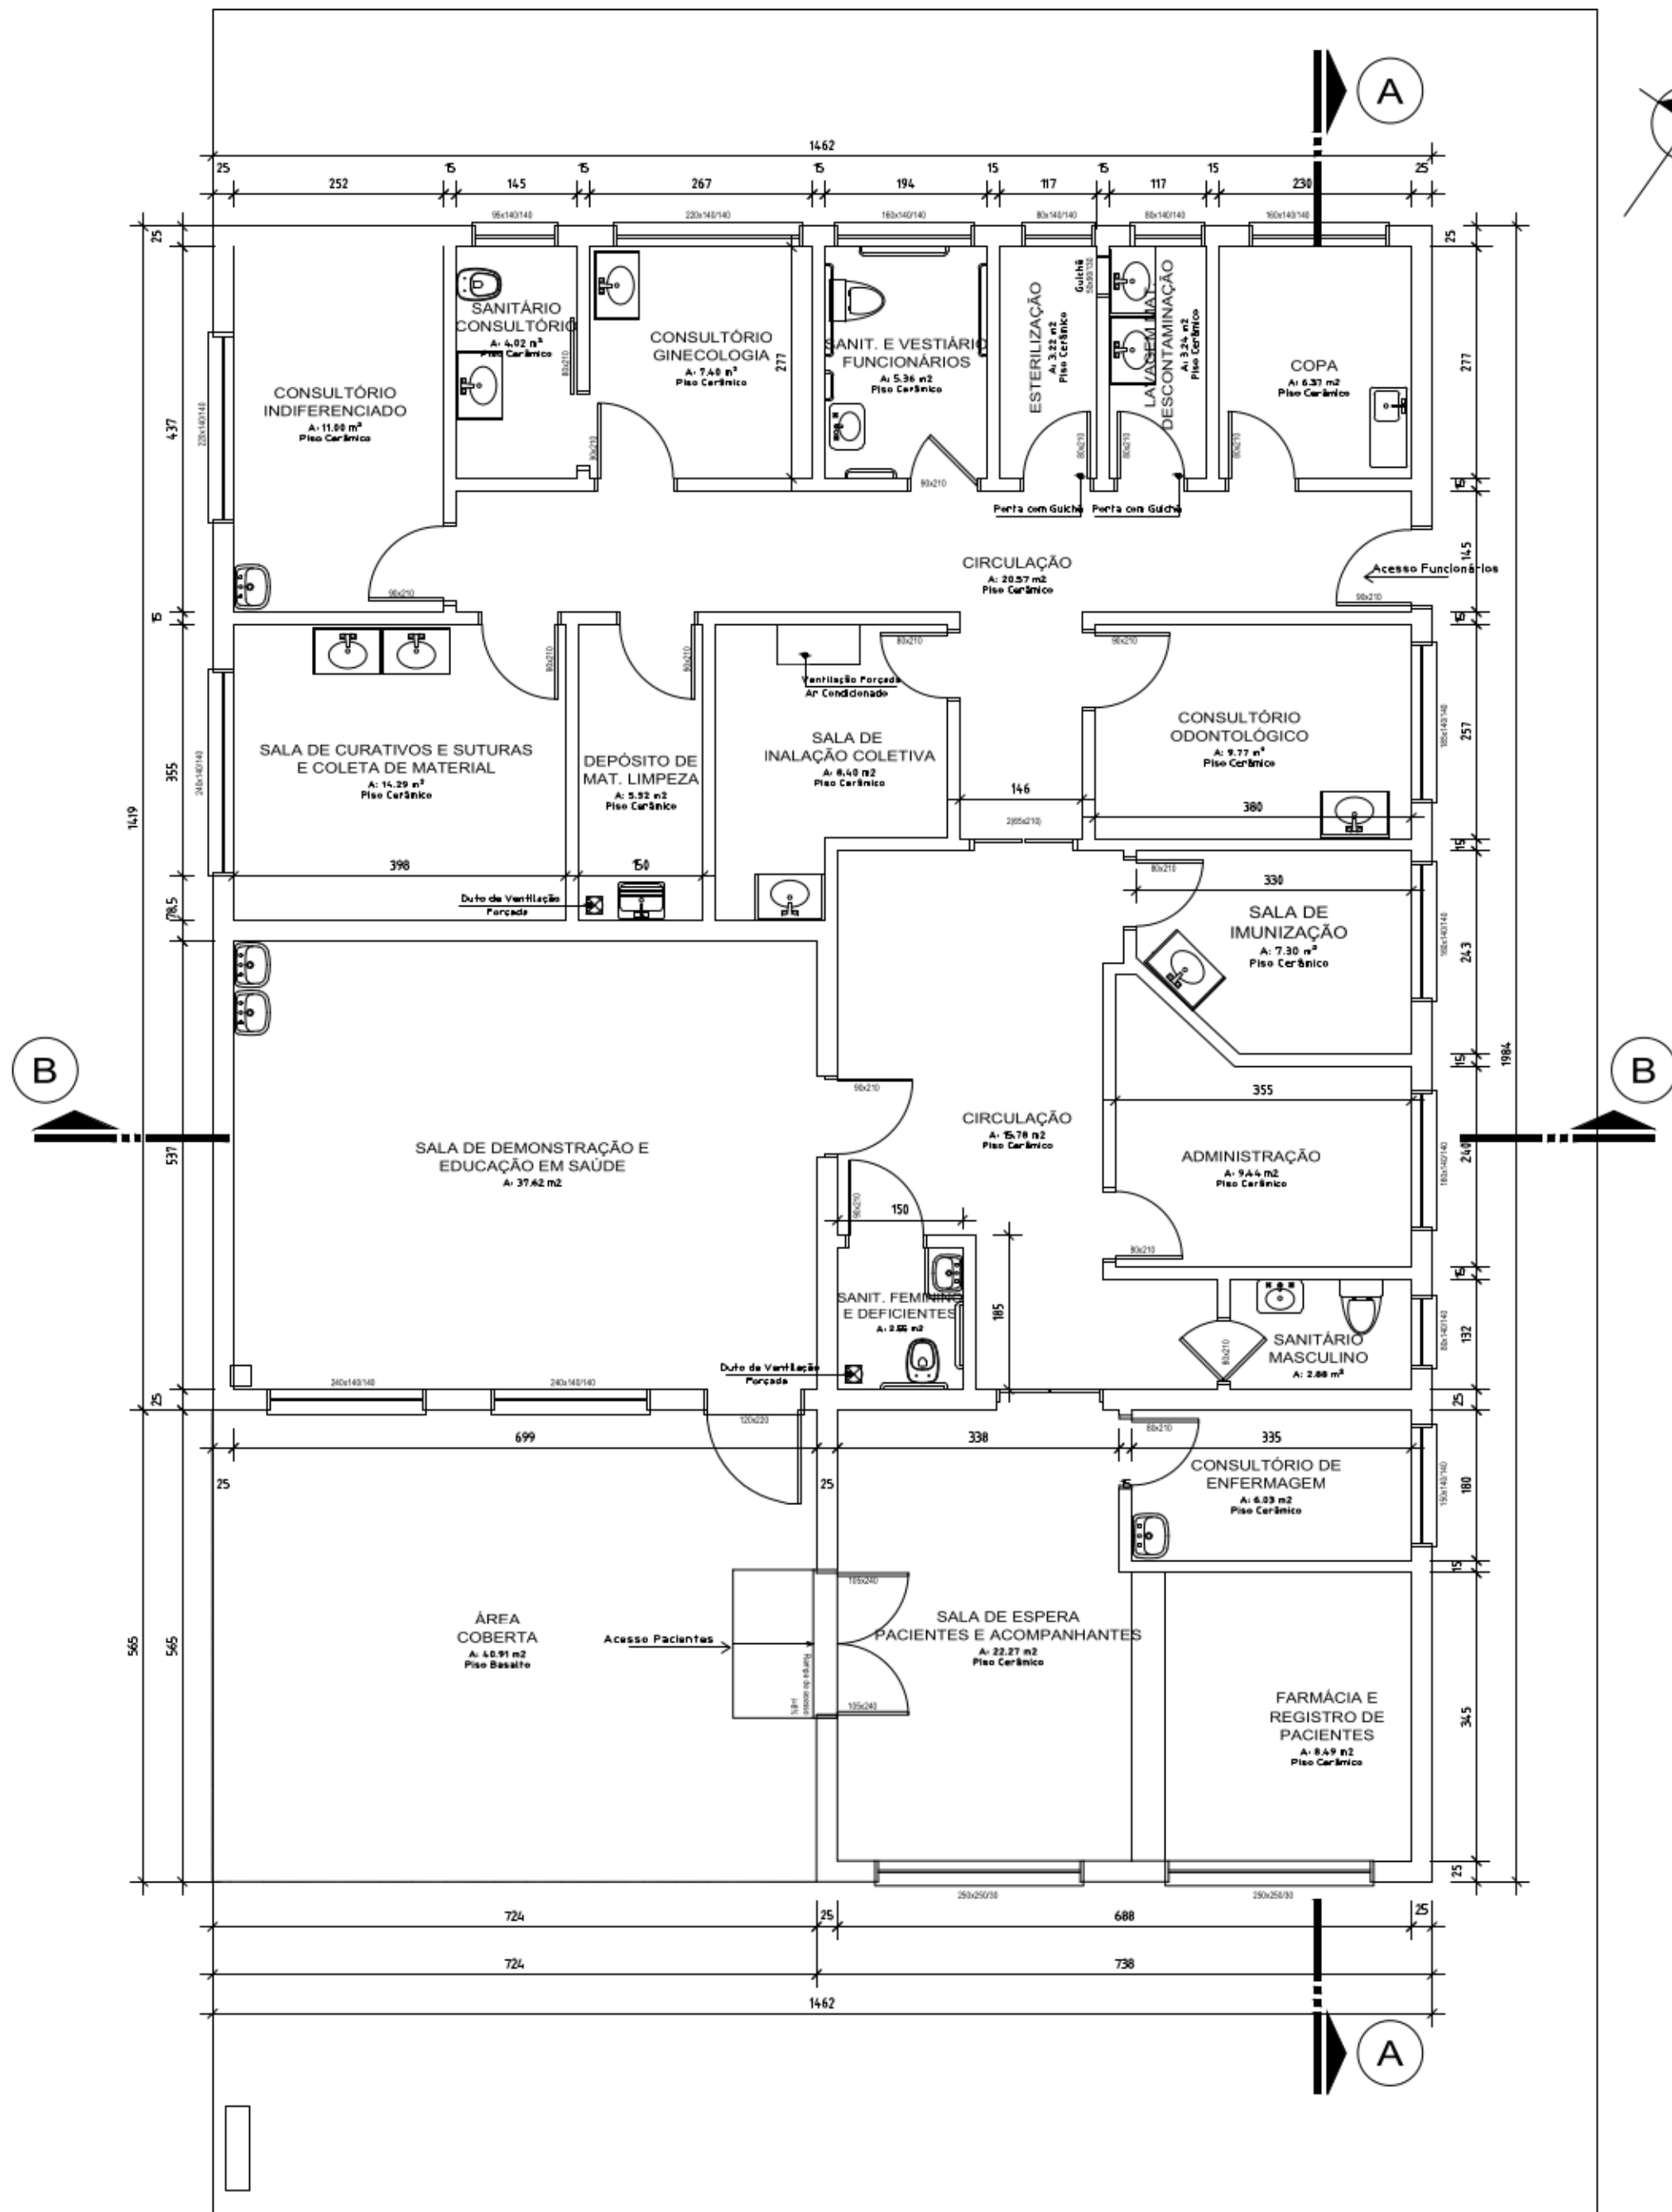

PLANTA BAIXA
Escala 1:75
A: 290.06 m²

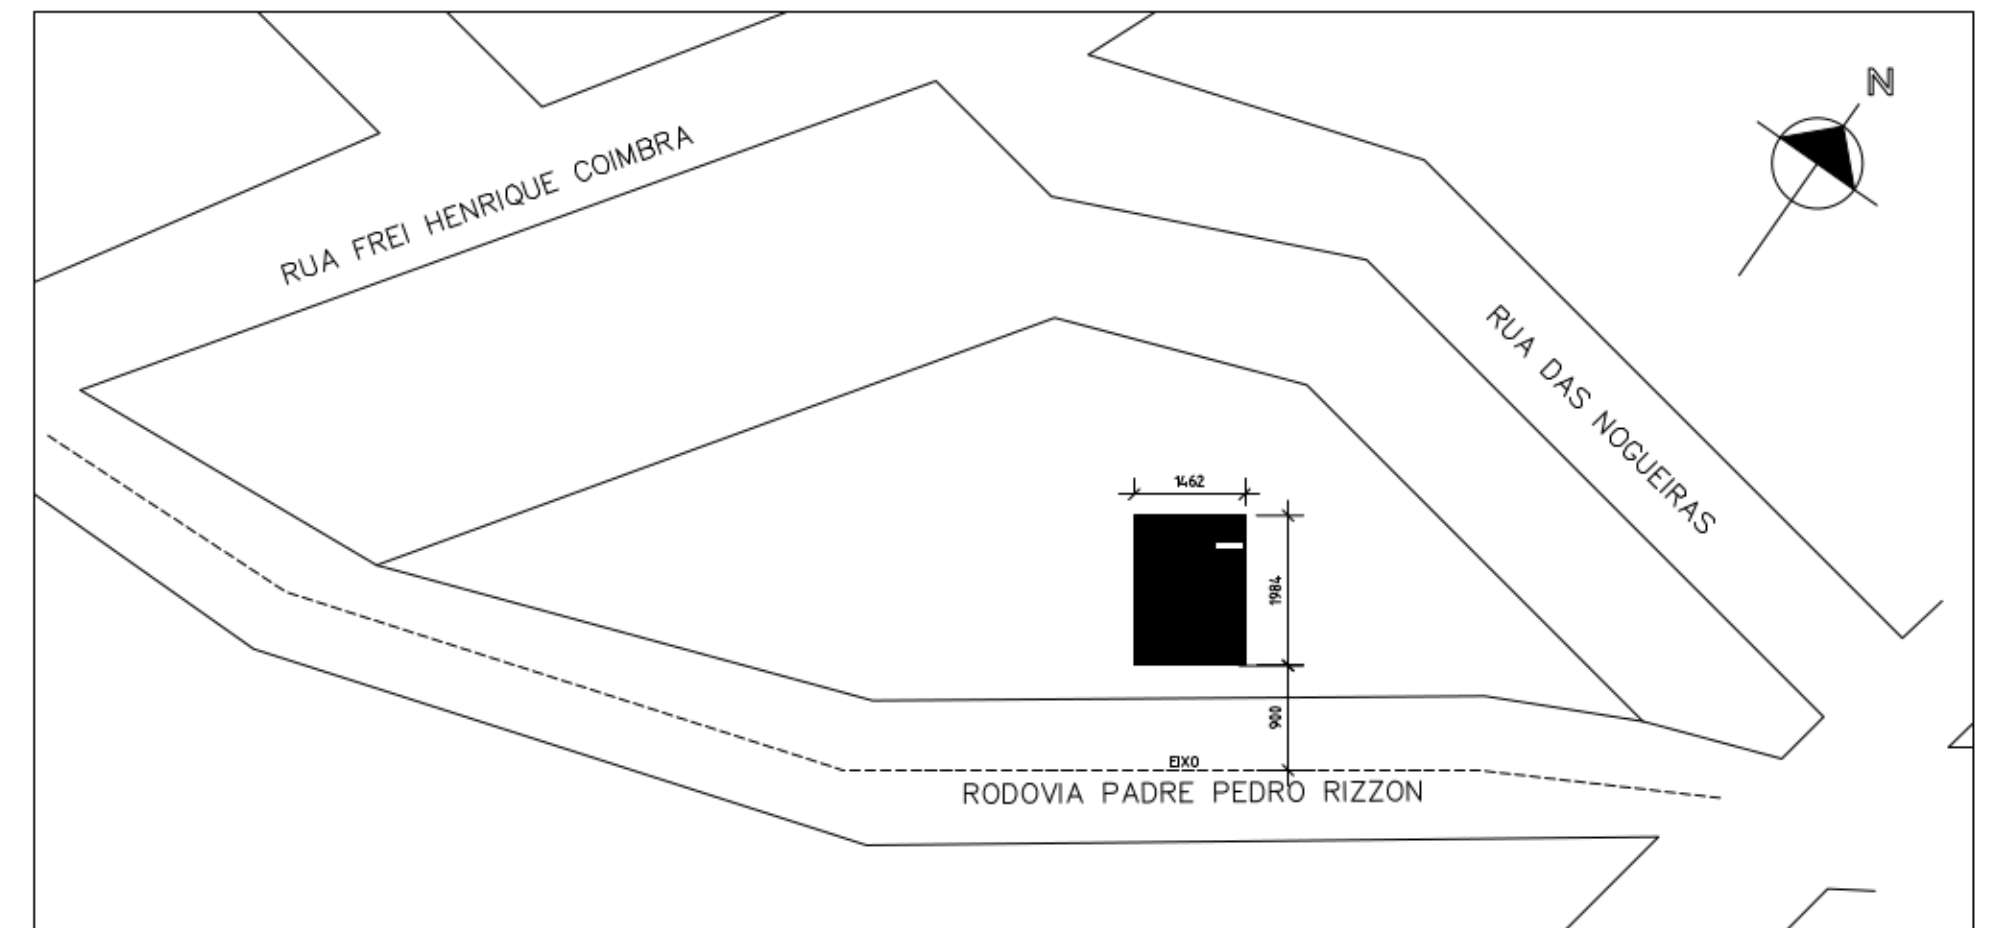

PLANTA DE SITUAÇÃO E LOCALIZAÇÃO
Escala 1:1000



APROVADO

Em 27/05/2024
Alexandre Müller Ribeiro

APROVADO CONFORME:

PROJEC
TÉCNICO Nº 01/2024

Alexandre Müller Ribeiro
Fiscal Sanitário
Matrícula 10065

Prefeitura Mun. de São Marcos - RS
Ramona Romio
Arquiteta e Urbanista - CAU A42.350-5



PREFEITURA MUNICIPAL DE SÃO MARCOS
NÚCLEO DE ENGENHARIA

OBRA: **OBRA DE RECUPERAÇÃO / MANUTENÇÃO DA ESF SÃO JOSÉ**

PROPRIETÁRIO: **PREFEITURA MUNICIPAL DE SÃO MARCOS - SECRETARIA MUNICIPAL DE SAÚDE**

LOCALIZAÇÃO: **RODOVIA PADRE PEDRO RIZZON, N.º 888, BAIRRO SÃO JOSÉ OPERÁRIO - SÃO MARCOS / RS**

DISTRITO: 01	ZONA: 02	QUADRA: 0116	LOTE: 0323	T.O.:	I.A.:
-----------------	-------------	-----------------	---------------	-------	-------

PROJETOS: **SITUAÇÃO/LOCALIZAÇÃO - PLANTA BAIXA**

ESCALAS: INDICADAS	DESENHO:	DATA: MARÇO / 2024	ÁREA: 290,06 m ²	VERSÃO: 01	PRANCHA: 01/03
-----------------------	----------	-----------------------	--------------------------------	---------------	-------------------

ASSINATURA RESPONSÁVEL TÉCNICO: ANÍDRIA GABRIELA P. MARCON Engenheira Civil - CREA/RS 174.673	ASSINATURA DO PROPRIETÁRIO: EVANDRO CARLOS KUWER PREFEITO MUNICIPAL	Assinado de forma digital por EVANDRO CARLOS KUWER-488305500 Dados: 2024.05.23 15:34:37 -03'00'
---	---	--