

LAYOUT DA INSTALAÇÃO ELÉTRICA:
QUADRA POLIESPORTIVA
ESCALA: 1/100

- LEGENDA:
- 1 X DUTO PEAD 1 1/4" 41 mm
 - Caixa de passagem de alvenaria 400 x 400 x 600 mm
 - Alvenaria com quadro geral de distribuição
 - Padrão de entrada de energia elétrica RGE / CPFL
 - Projeto LED 200 W de 33.000 lm
 - Poste de fibra de vidro 7 m (altura útil)
 - Condutor fase, neutro e terra respectivamente



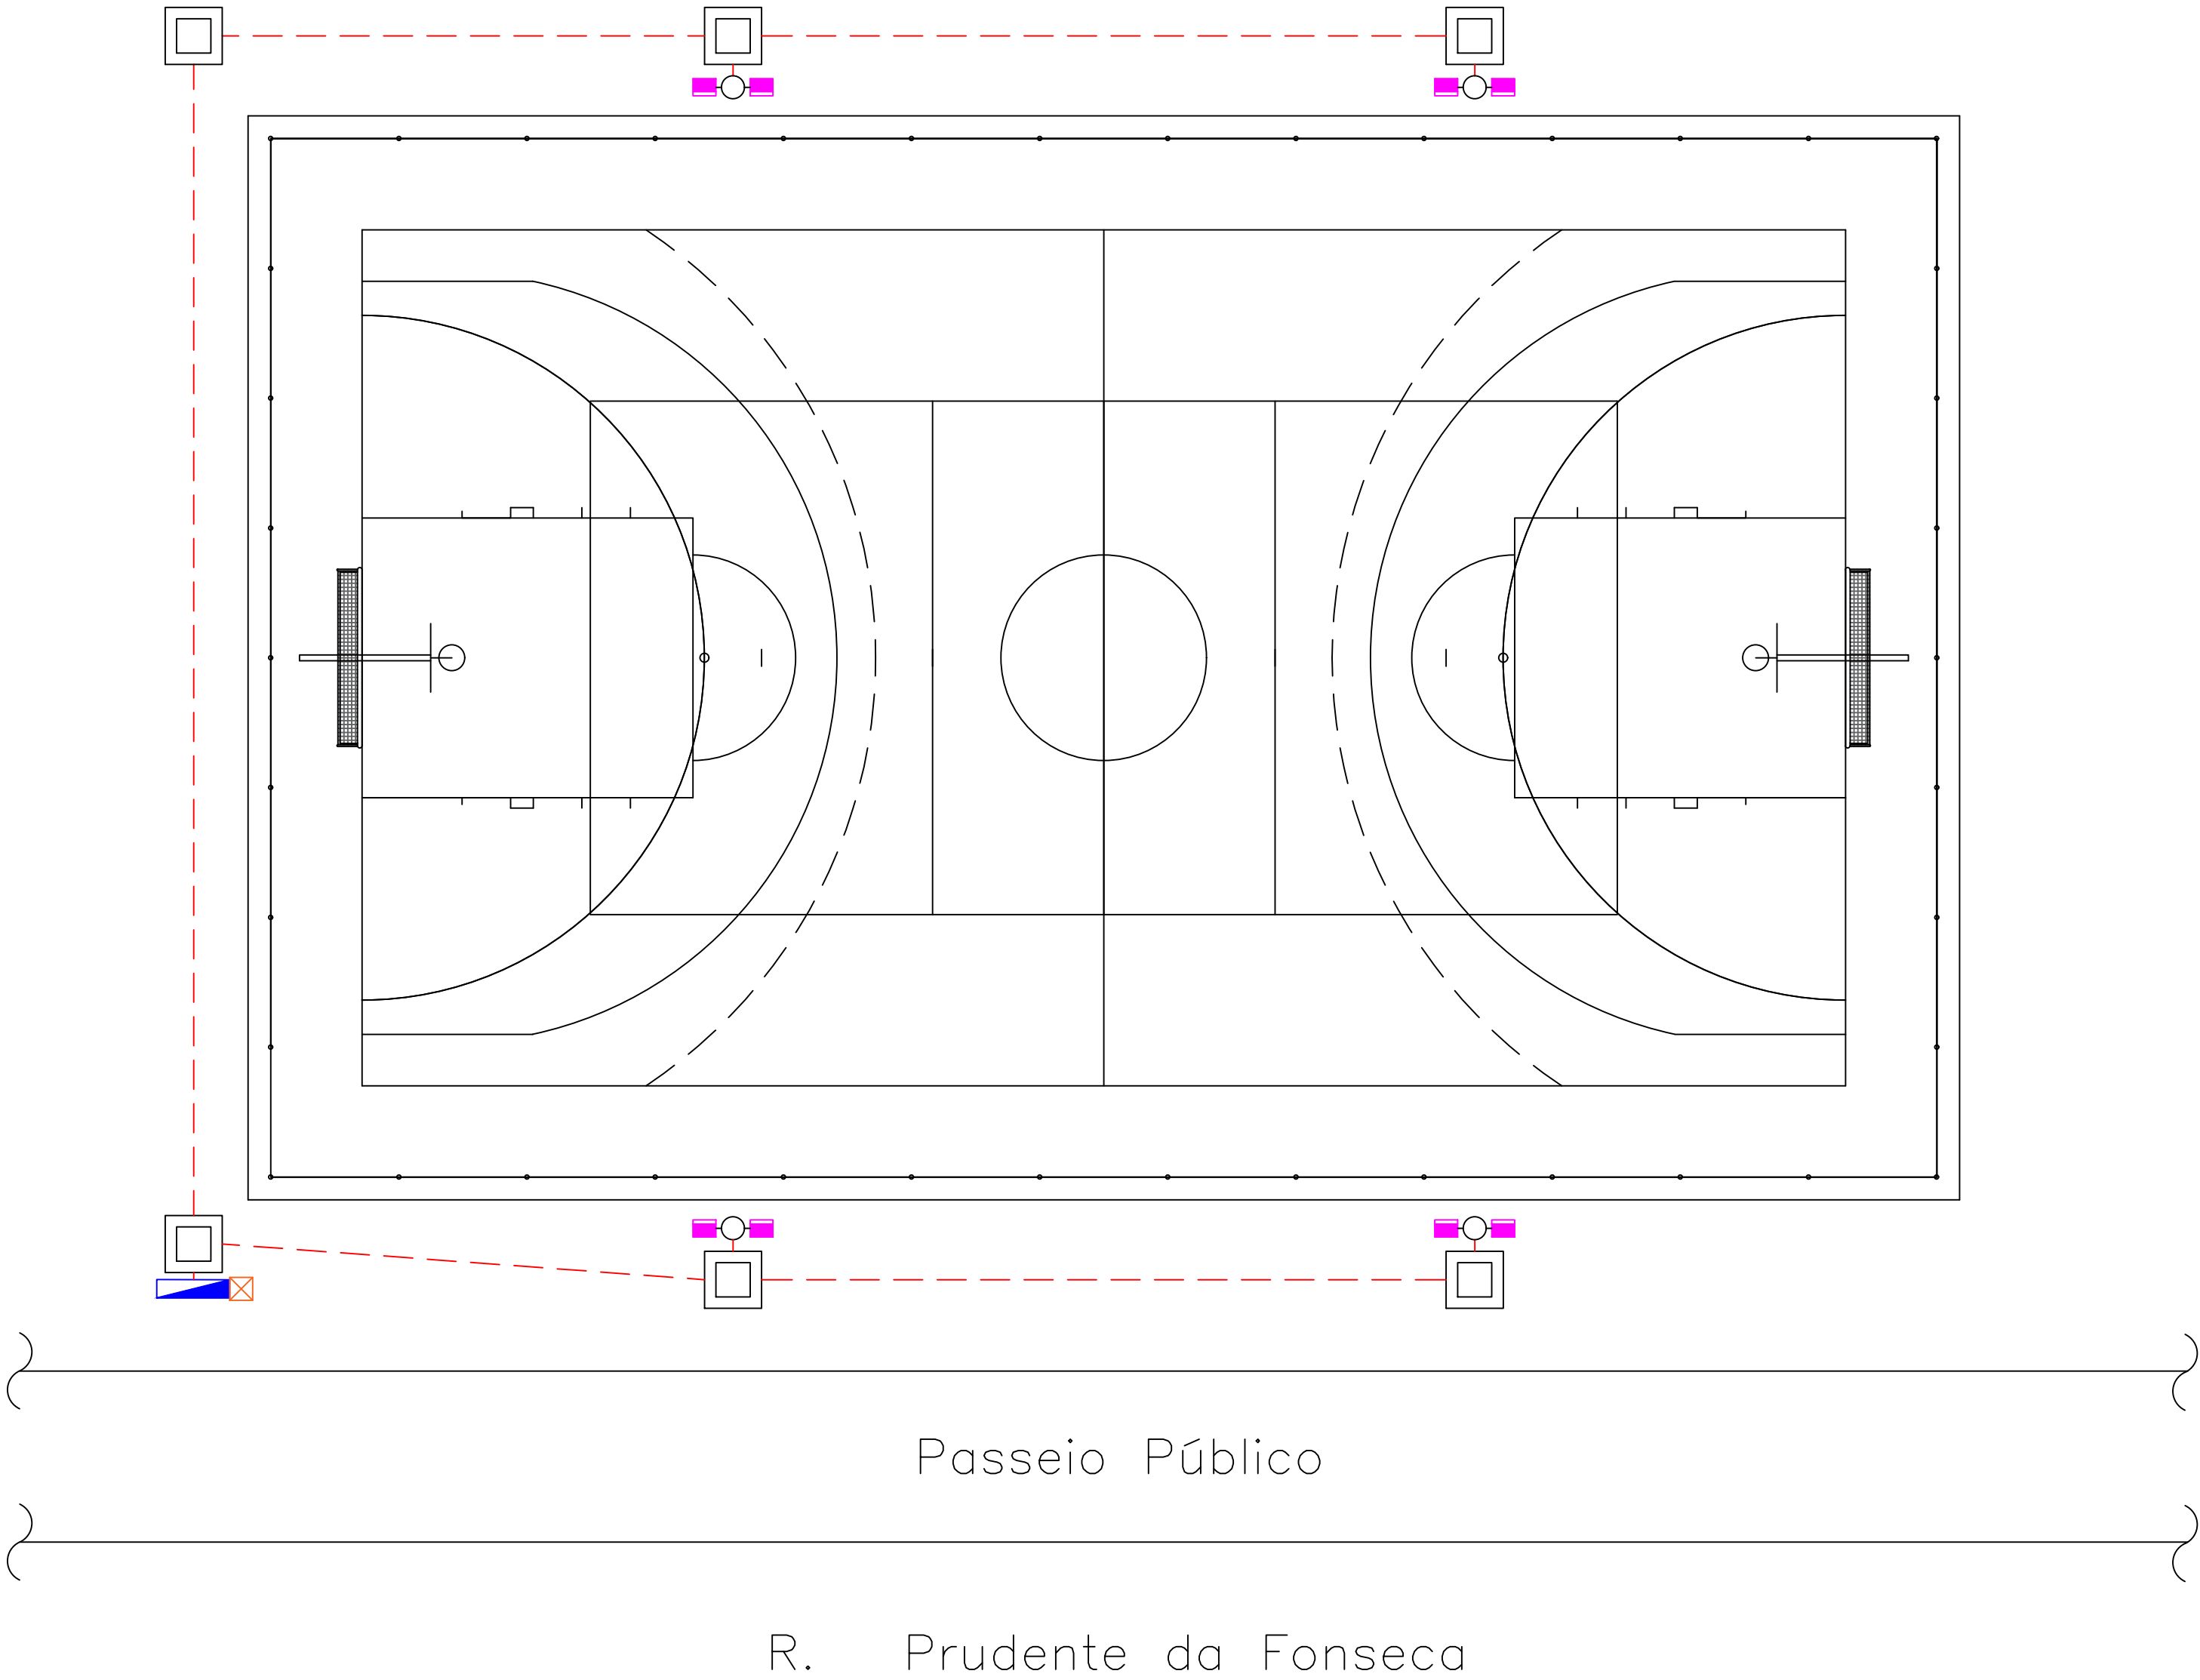



DIAGRAMA UNIFILAR:
SEM ESCALA

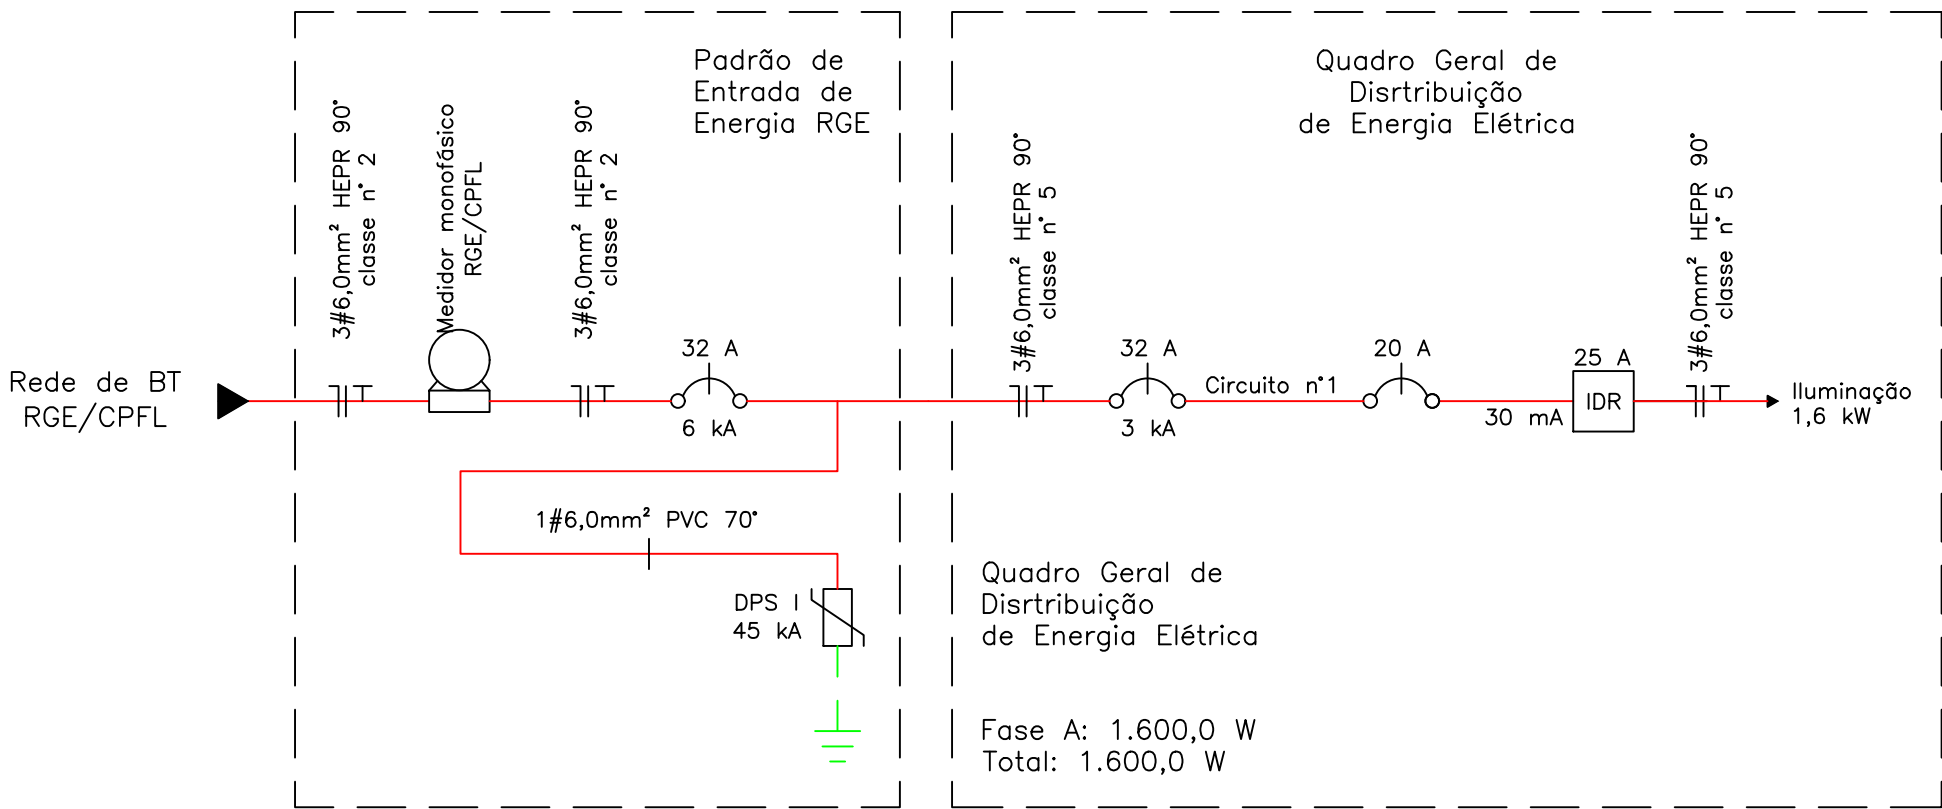


DETALHE DA INSTALAÇÃO
DOS DUTOS:
ESCALA: 1/20

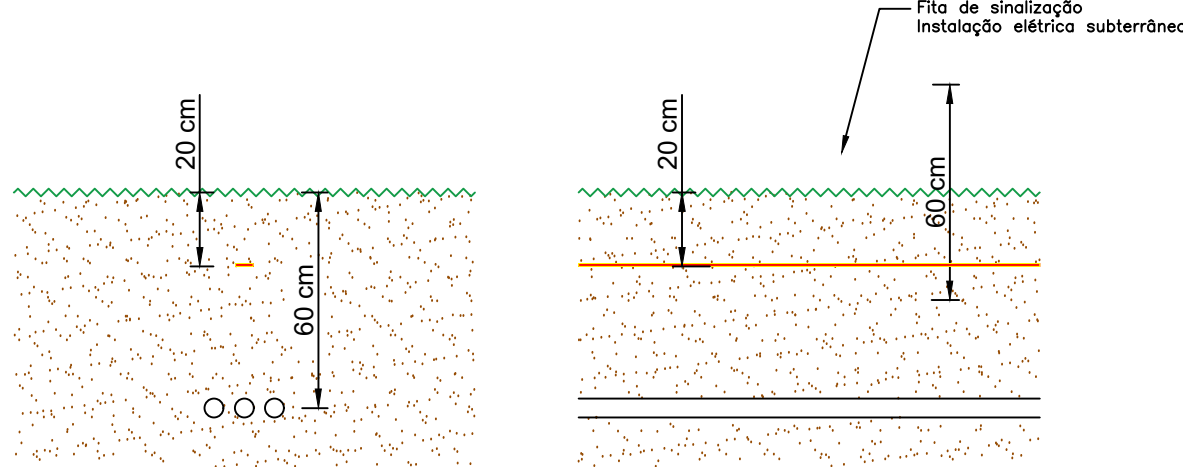

DETALHE ENTRADA DE ENERGIA
E QUADROS DE DISTRIBUIÇÃO:
ESCALA: 1/20

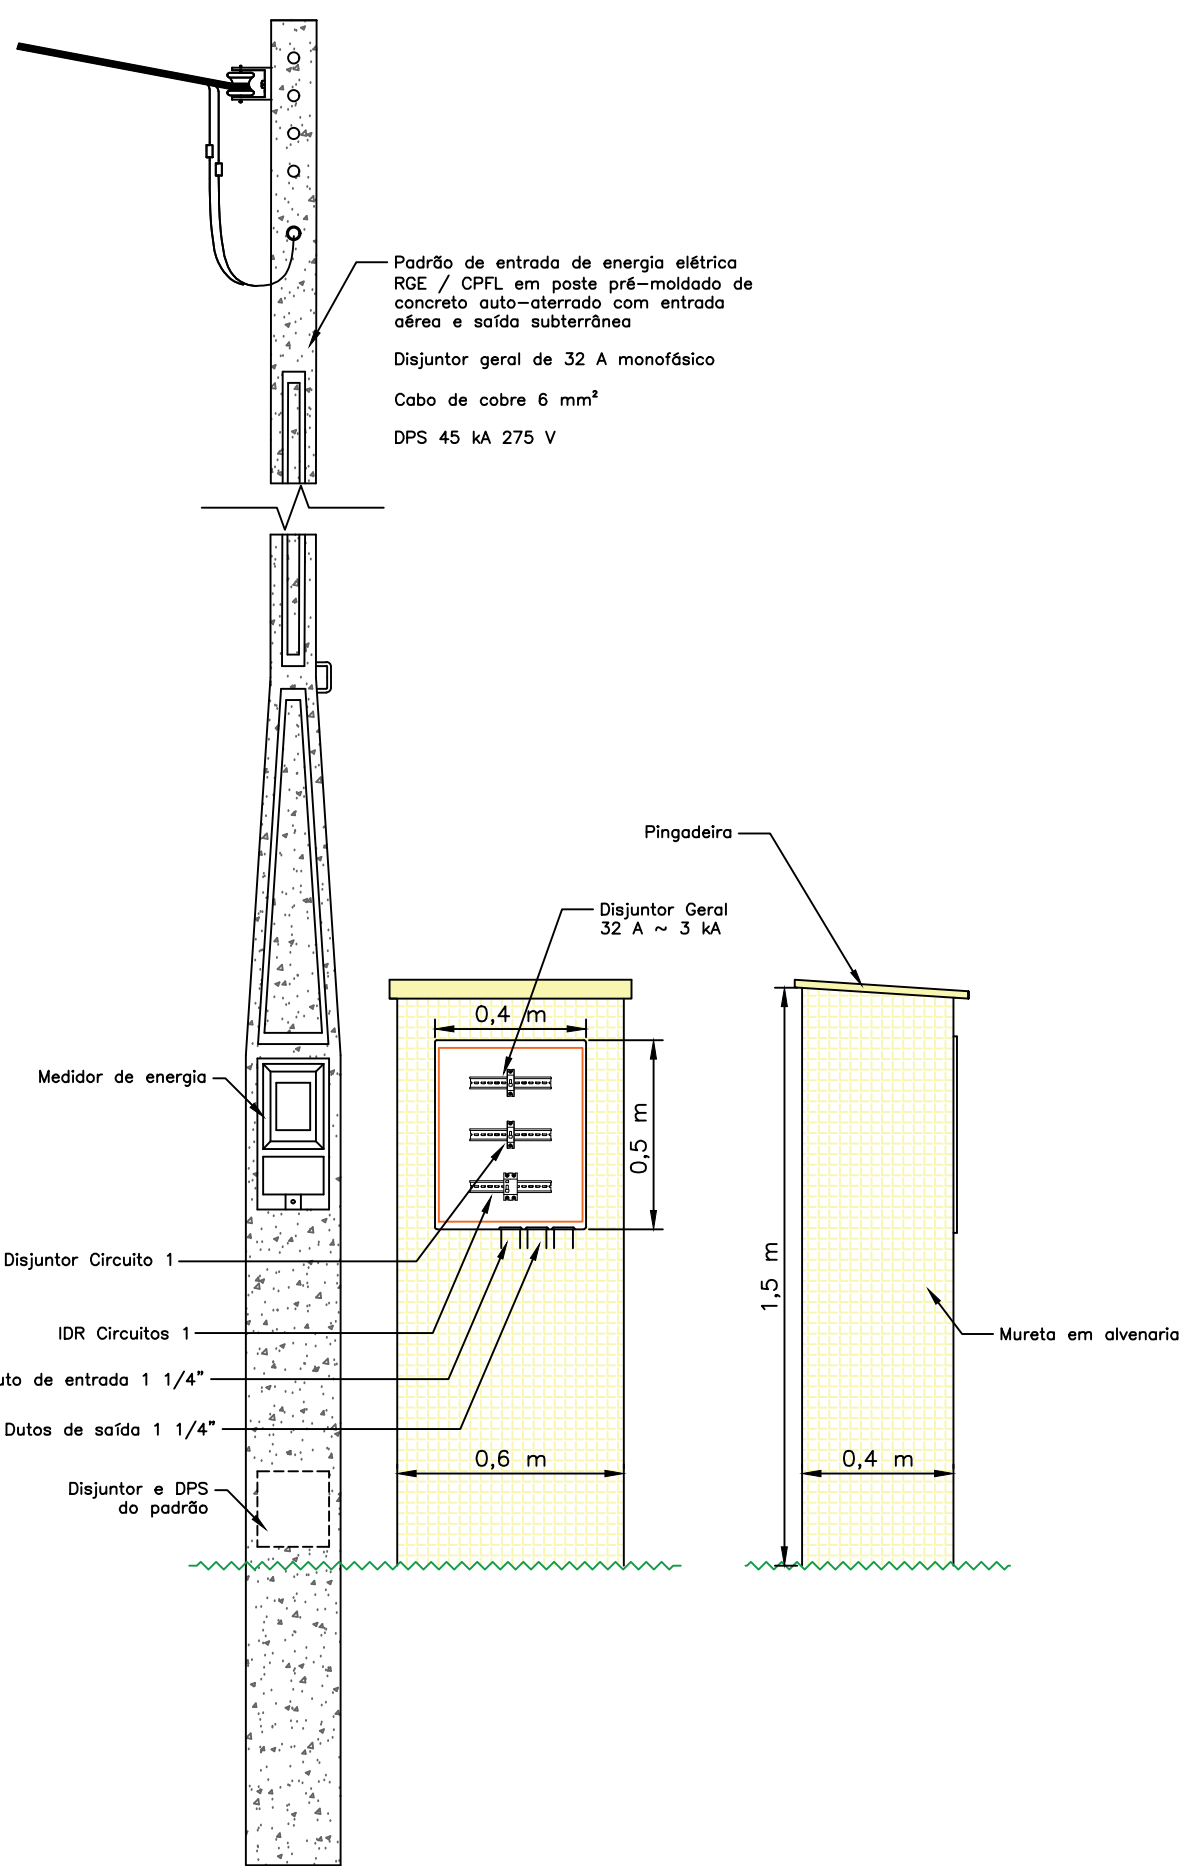

DETALHE DAS
CAIXAS DE PASSAGEM:
ESCALA: 1/20

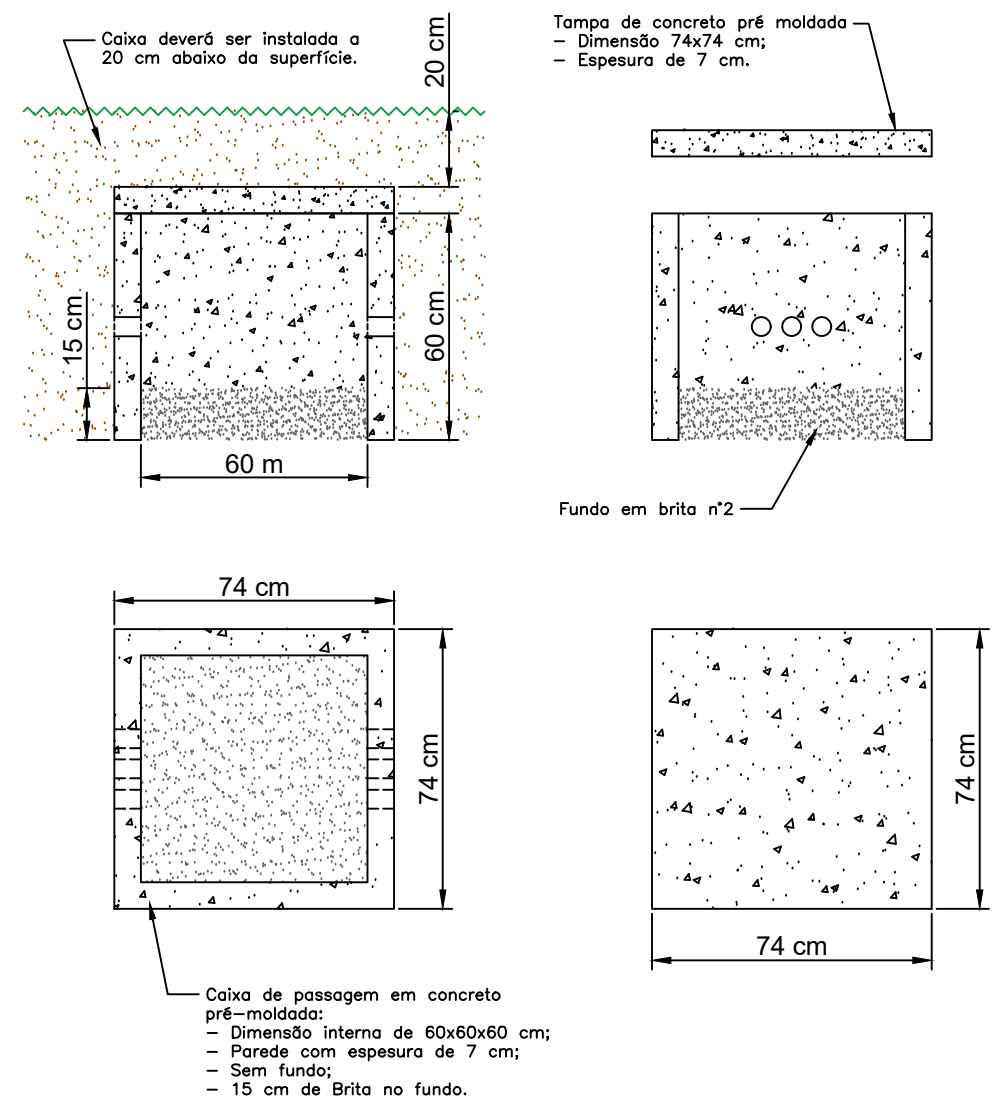

DETALHE POSTE, PROJETO
E NÚCLE DE ILUMINAÇÃO
ESCALA: 1/20

